




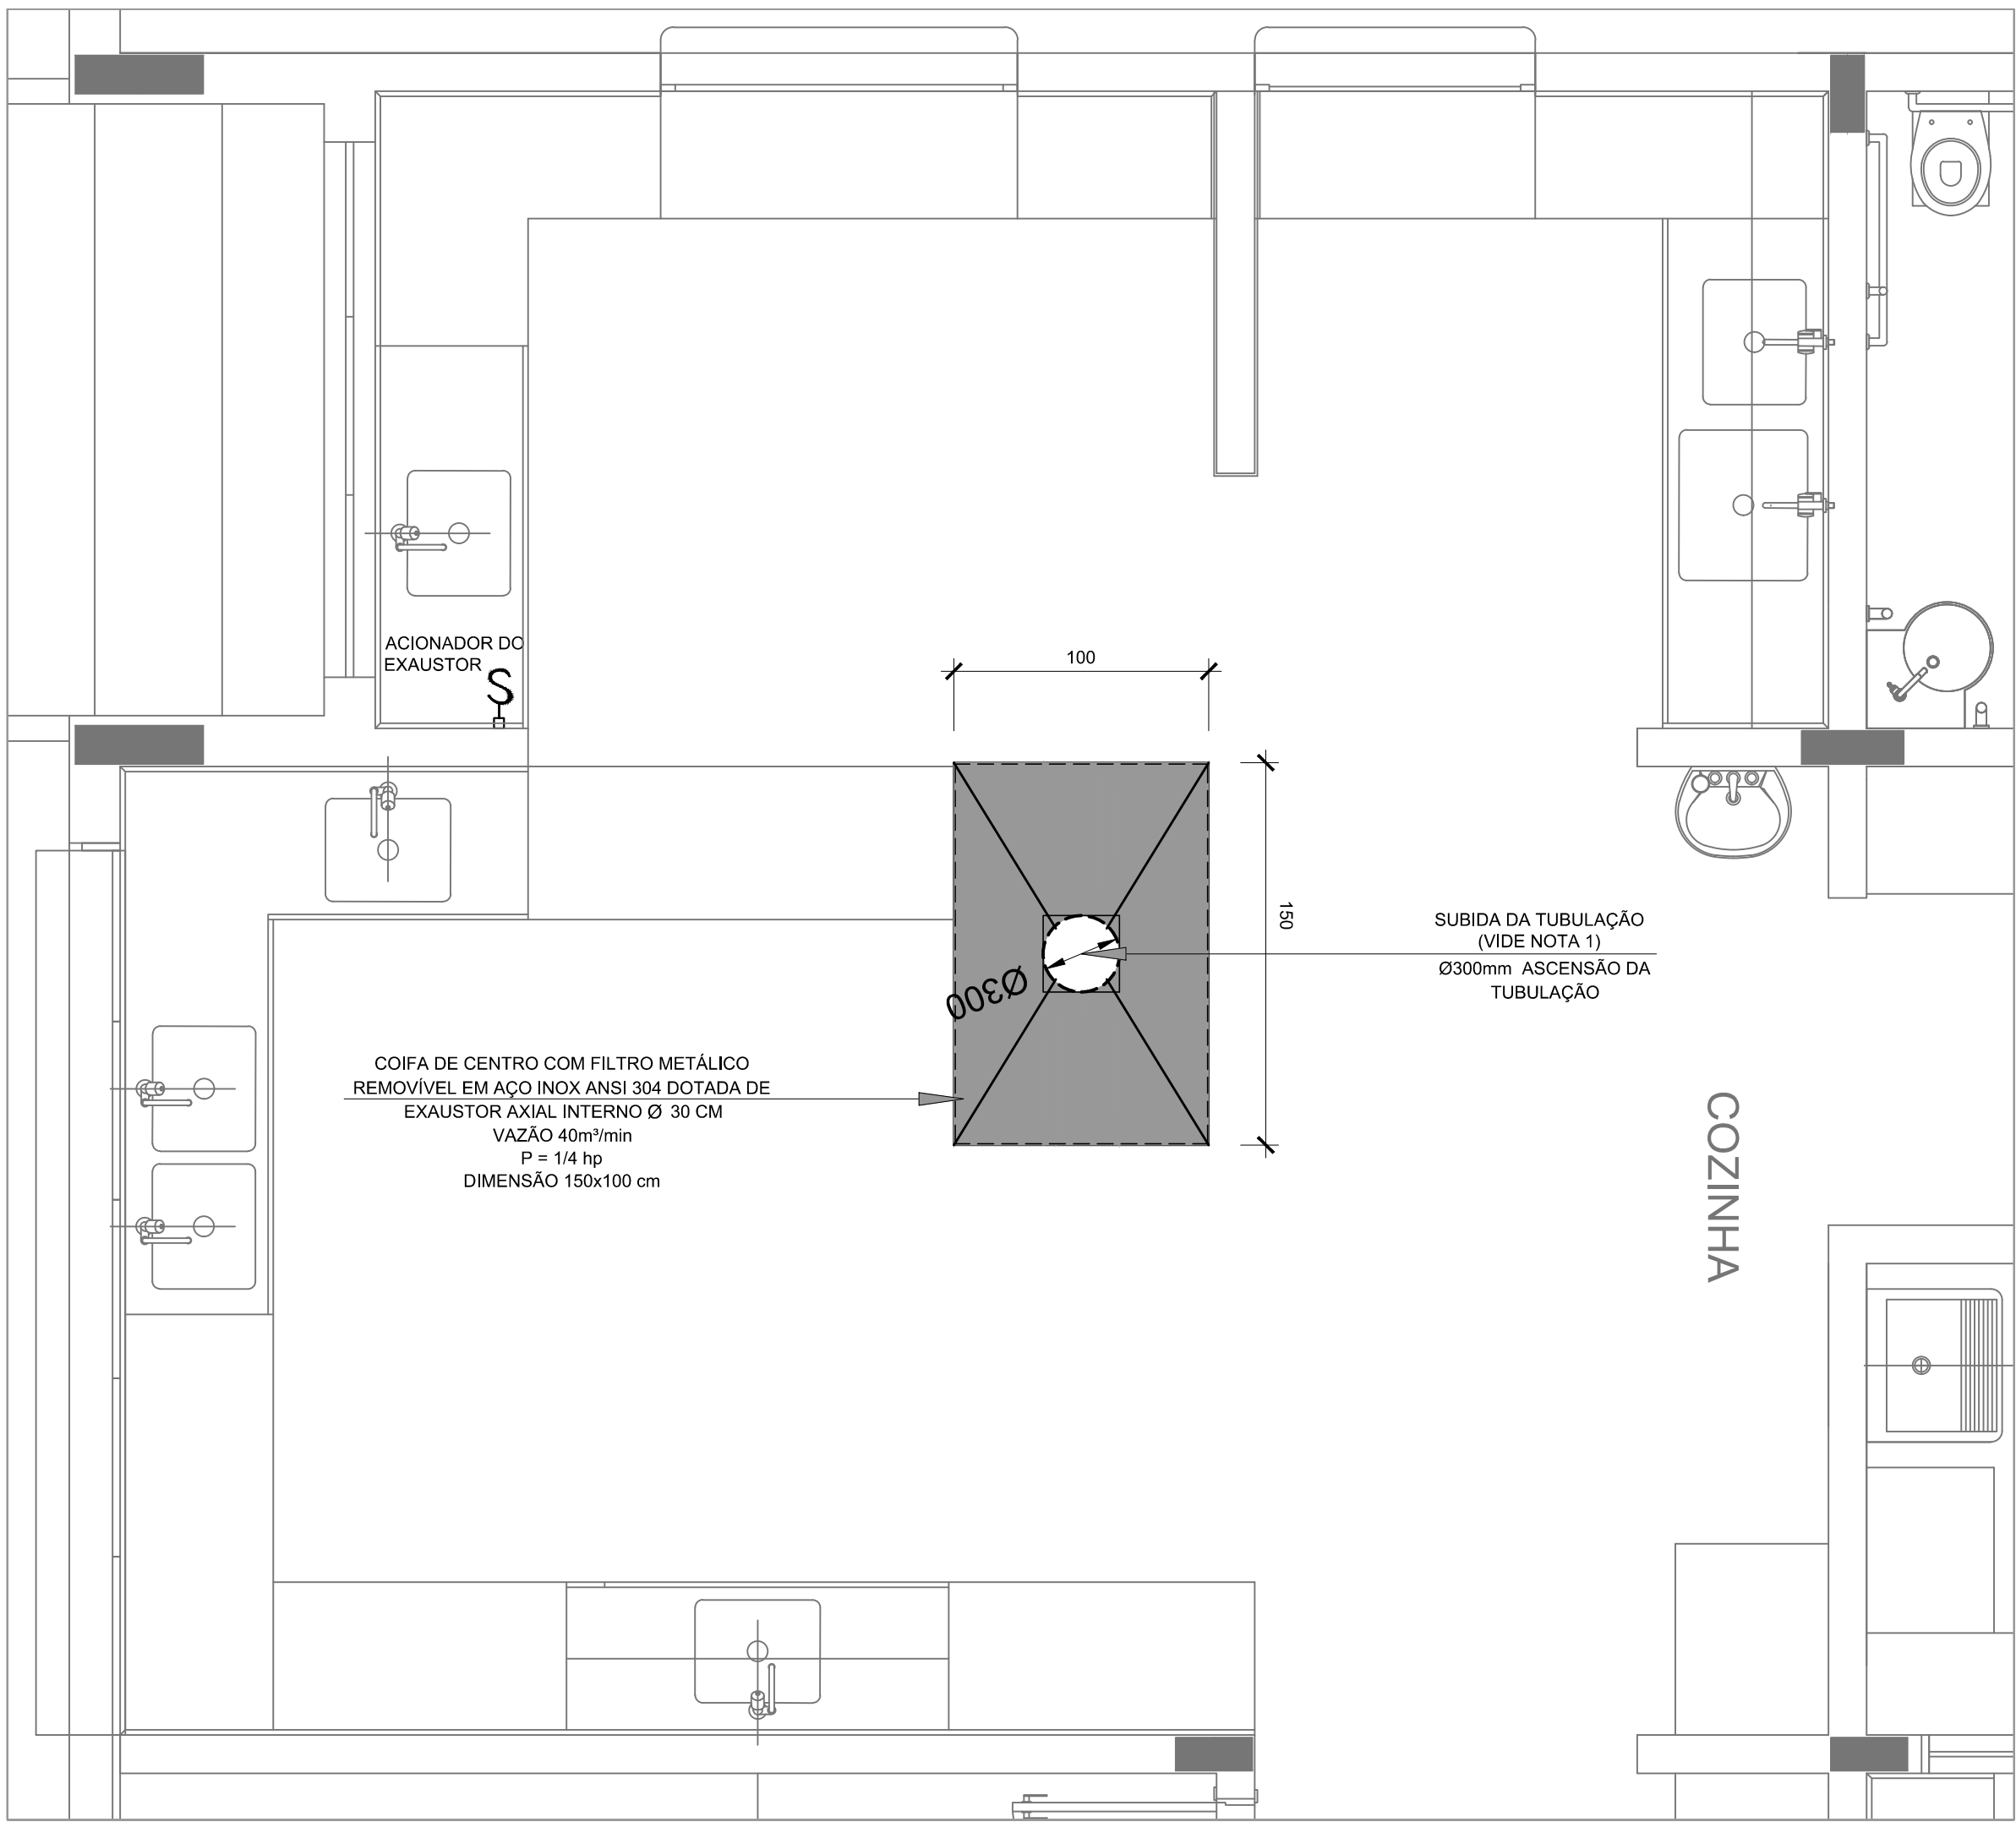


1 EXAUSTÃO - COZINHA
ESCALA 1/25

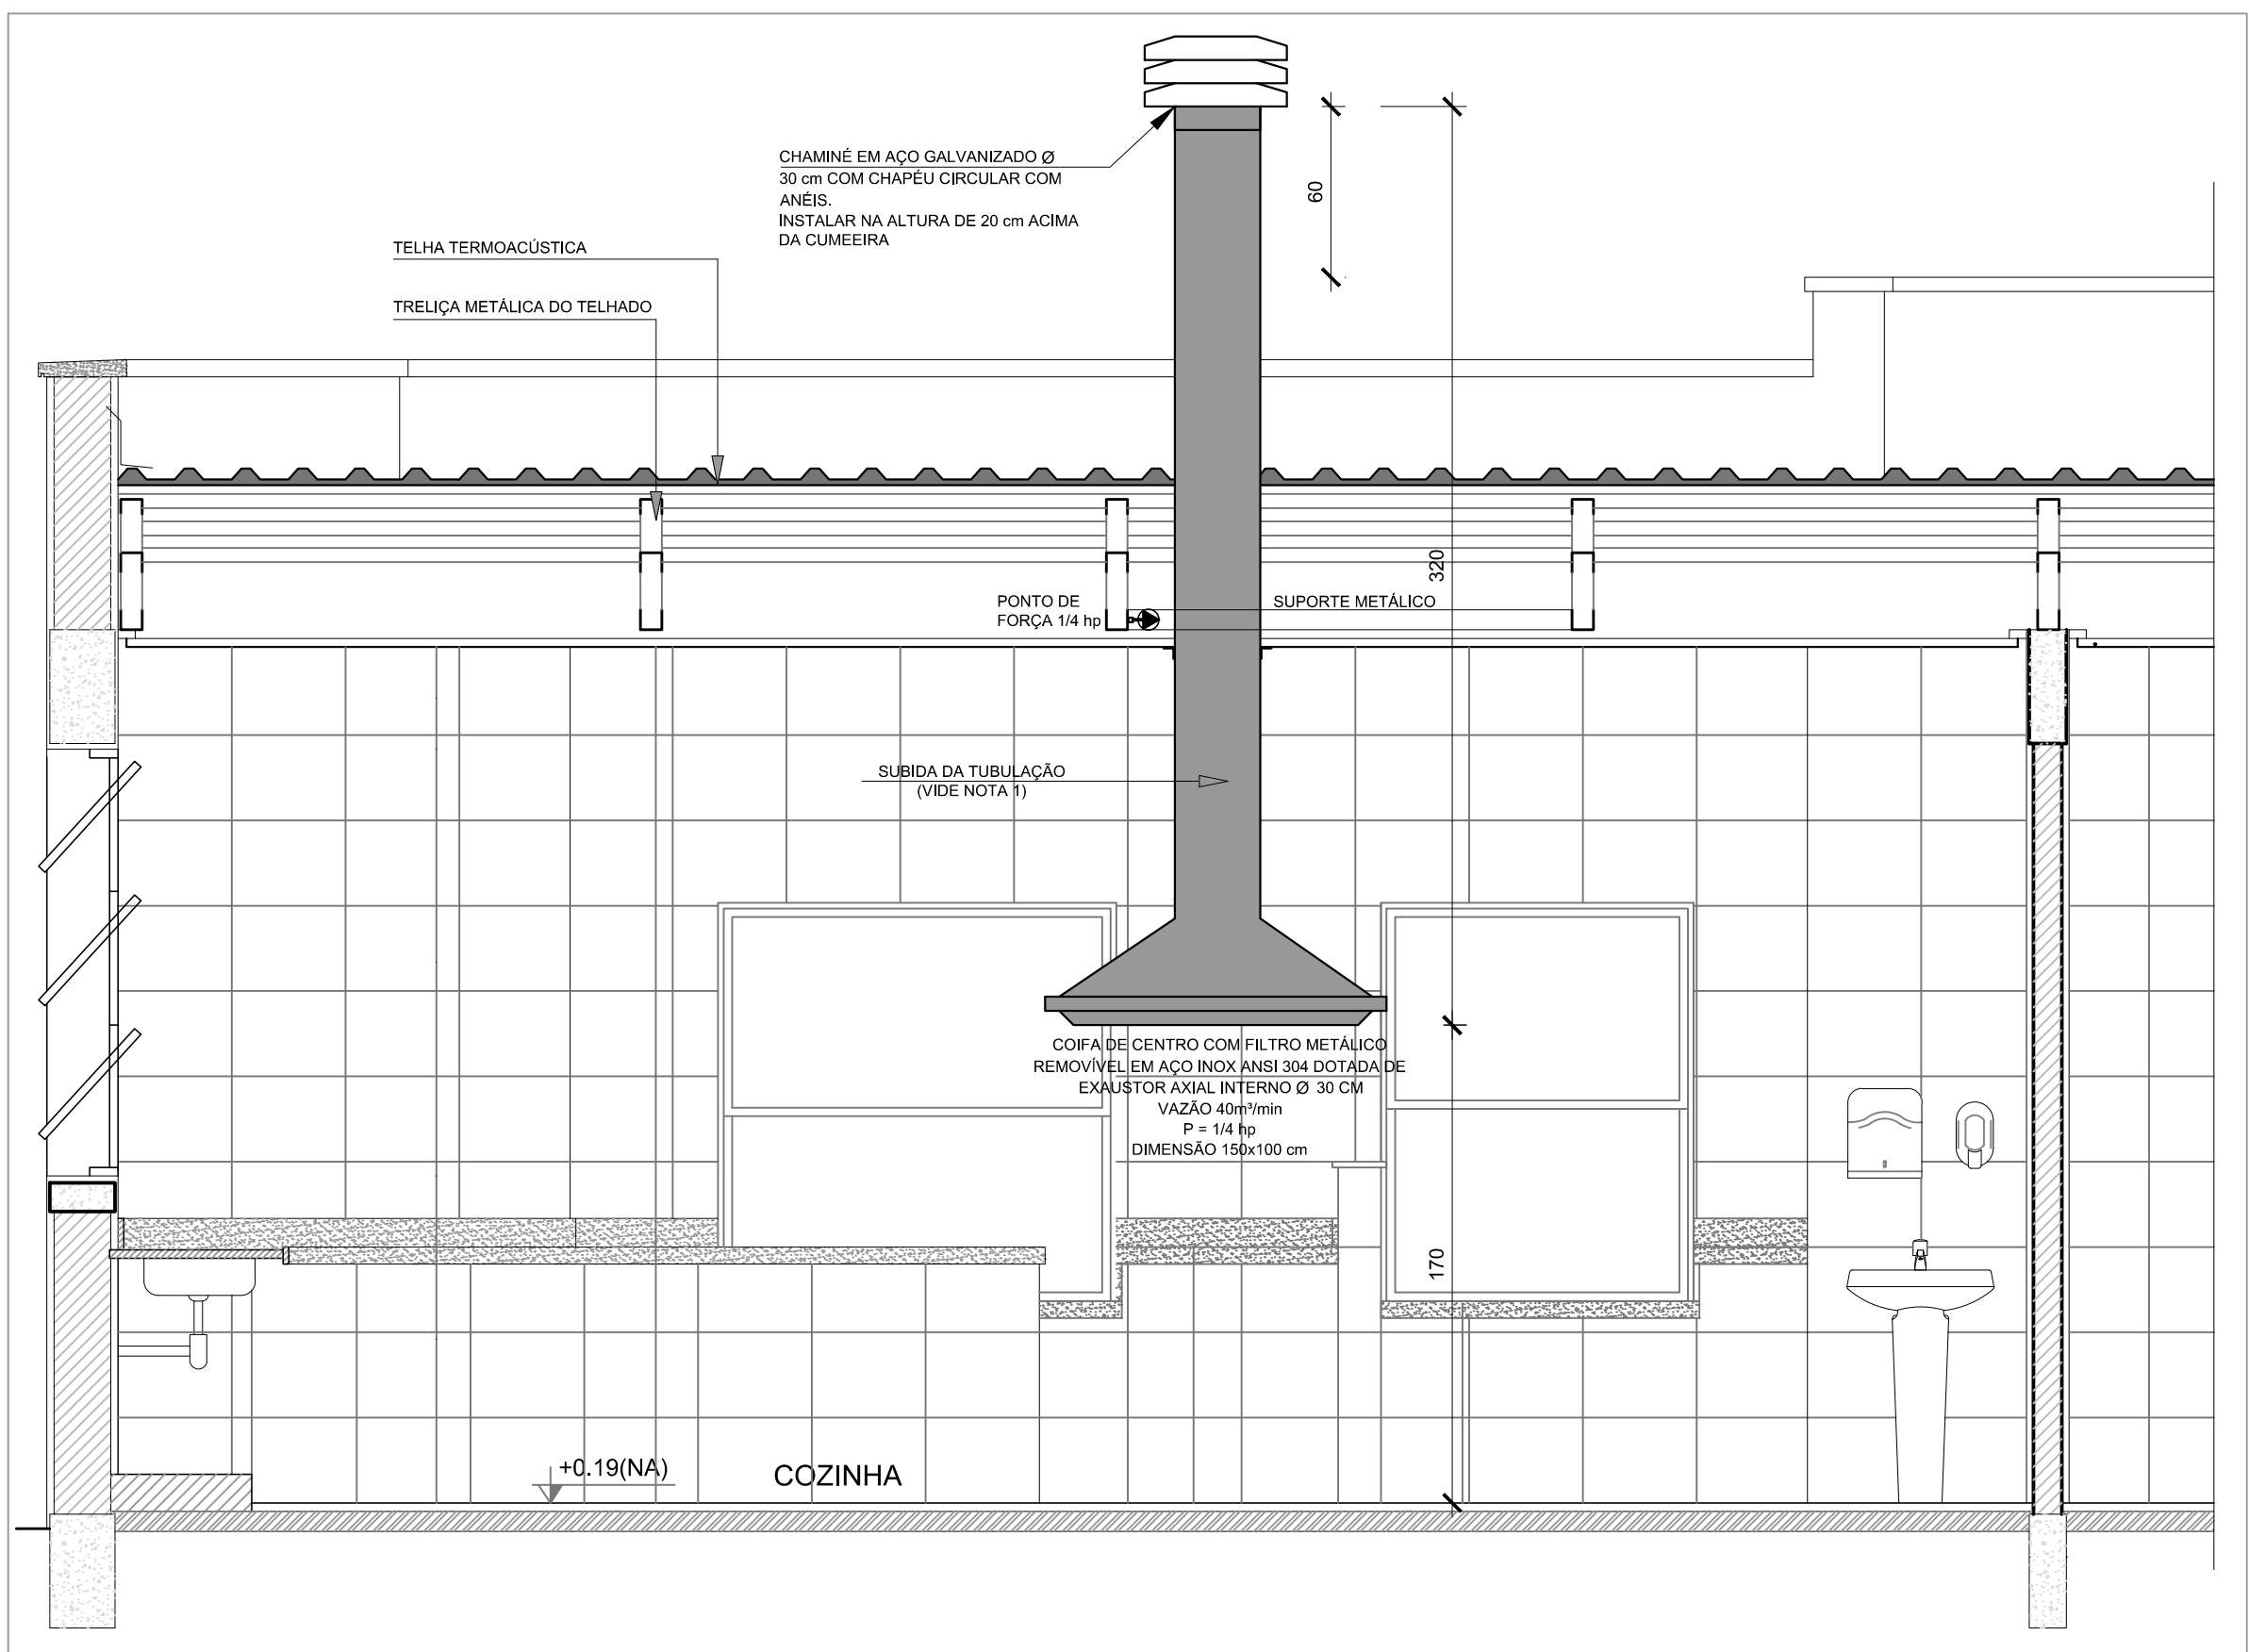

2 DETALHE - TUBULAÇÃO VERTICAL E EQUIPAMENTO
ESCALA 1/25

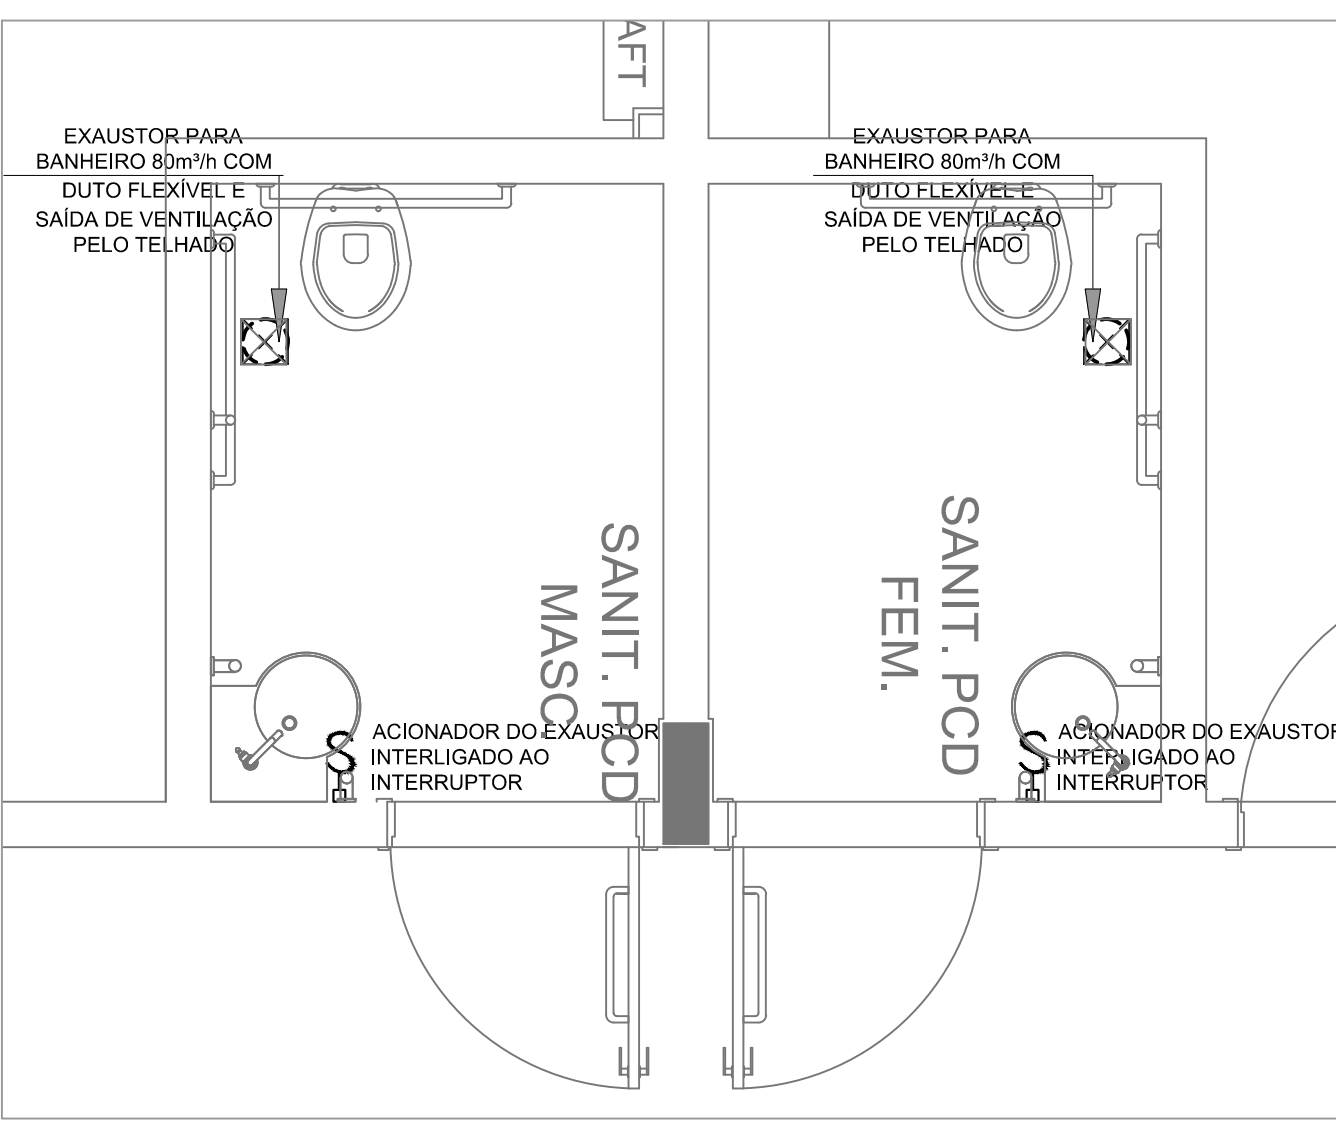

3 EXAUSTÃO - PCD FEMININO E MASCULINO
ESCALA 1/25

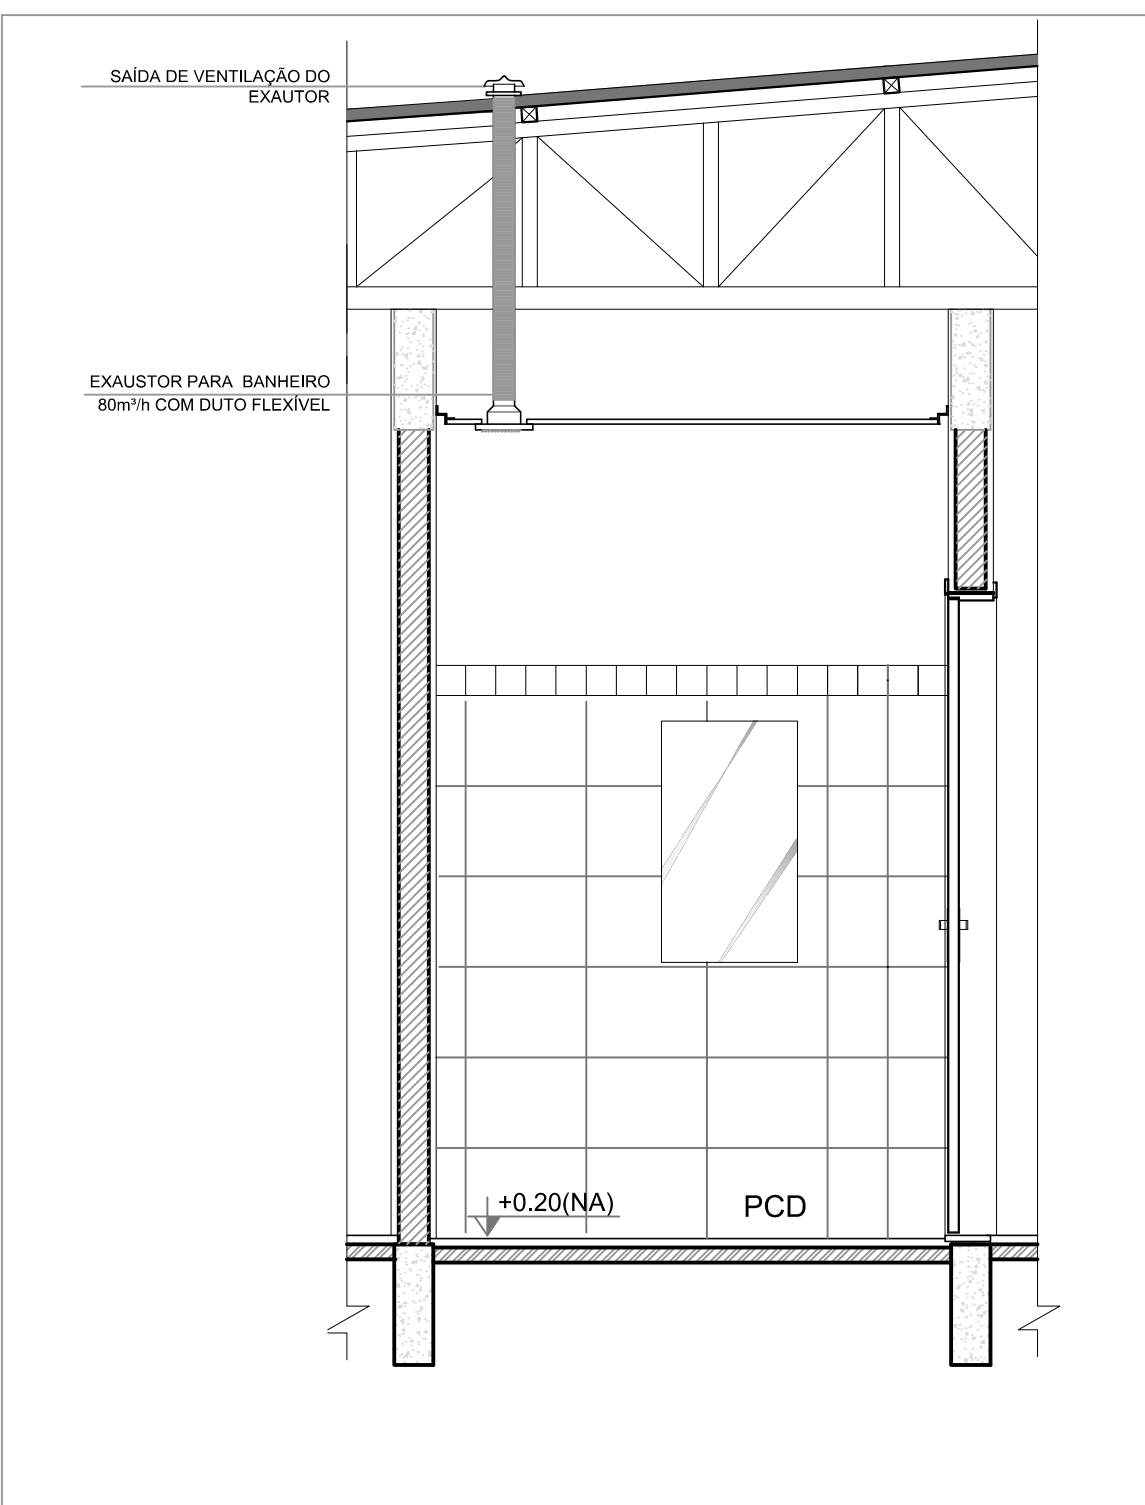


4 DETALHE - TUBULAÇÃO VERTICAL
ESCALA 1/25

NOTAS TÉCNICAS


- PUNTO DE SUBIDA DA TUBULAÇÃO:
- NESTE PONTO, A TUBULAÇÃO SOBE DA COIFA DIRETAMENTE ATRAVESSANDO O FORRO DE GESSO ATÉ A SAÍDA NO TELHADO;
- EXAUSTORES:
- COMANDO DE ACIONAMENTO DO EXAUSTOR DA COZINHA SERÁ POR INTERRUPTOR SIMPLES CONFORME PROJETO, NO CASO DOS BANHEIROS O ACIONAMENTO SERÁ INTERLIGADO AO CIRCUITO DE ILUMINAÇÃO (MAIS DETALHES, VIDE PRANCHA DE INSTALAÇÕES ELÉTRICAS);
- SAÍDA AO AMBIENTE EXTERNO:
- NA SAÍDA PARA O AMBIENTE EXTERNO, A TUBULAÇÃO DEVE ESTAR VOLTADA EXCLUSIVAMENTE PARA A ABERTURA, SEM RESTRIÇÕES OU DESVIOS À SAÍDA DO AR;
- FIXAÇÃO DAS ABRAÇADEIRAS NOS APOIOS:
- PARA GARANTIR O ENGATE DA REDE DE DUTOS, AS ABRAÇADEIRAS PERFORADAS SERÃO FIXADAS NOS APOIOS (TANTO VERTICAL, COMO HORIZONTAL) POR MEIO DE PHILIPS "FIXES" CABEÇA DE PANELA BITOLA 6 ou 8;
- FIXAÇÃO DOS APOIOS:
- A FIXAÇÃO DOS APOIOS NA TRELIÇA METÁLICA DEVERÁ SER FEITA POR MEIO DE "ORELHAS" DE AÇO CHATO ESPESURA 3 mm OU EQUIVALENTE, DE PREFERÊNCIA SENDO AS MESMAS CONFECCIONADAS DE CORTES DE 14 mm DE LARGURA EM PERFIL CANTONEIRA;
- A FIXAÇÃO DA "ORELHA" TRELIÇA METÁLICA, HAVERÁ A UTILIZAÇÃO DE PARAFUSO PHILIPS AUTO ATARRAXANTE CABEÇA DE PANELA BITOLA 6 ou 8;
- EXECUTAR ESTE PROJETO JUNTAMENTE COM O PROJETO DE ESTRUTURA METÁLICA, DE INSTALAÇÕES ELÉTRICAS E DAS AMPLIAÇÕES DAS ÁREAS;

REFERÊNCIAS

- MEMORIAL DESCRITIVO E ESPECIFICAÇÕES TÉCNICAS;
- PLANILHA DE QUANTITATIVOS.

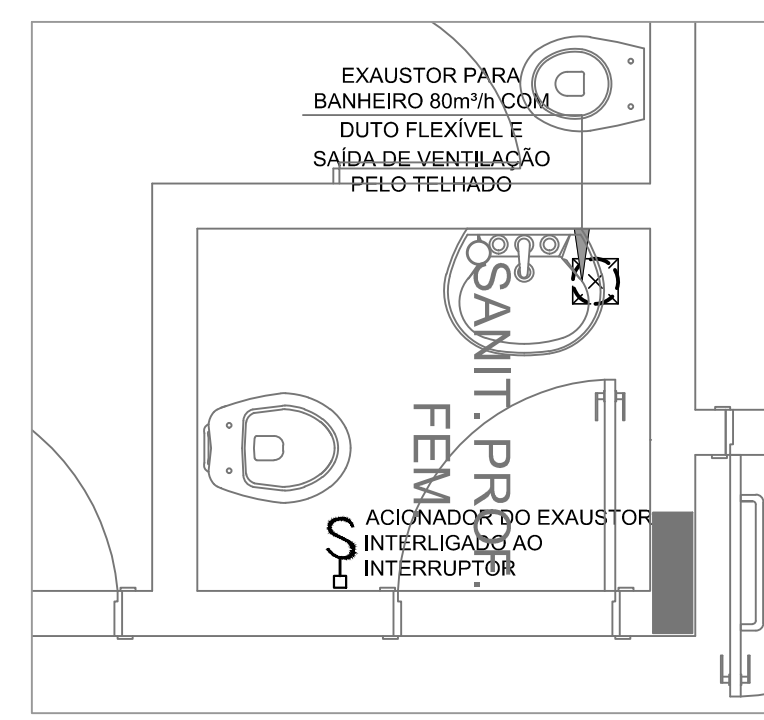

5 EXAUSTÃO - SANIT. PROFESSORES
ESCALA 1/25

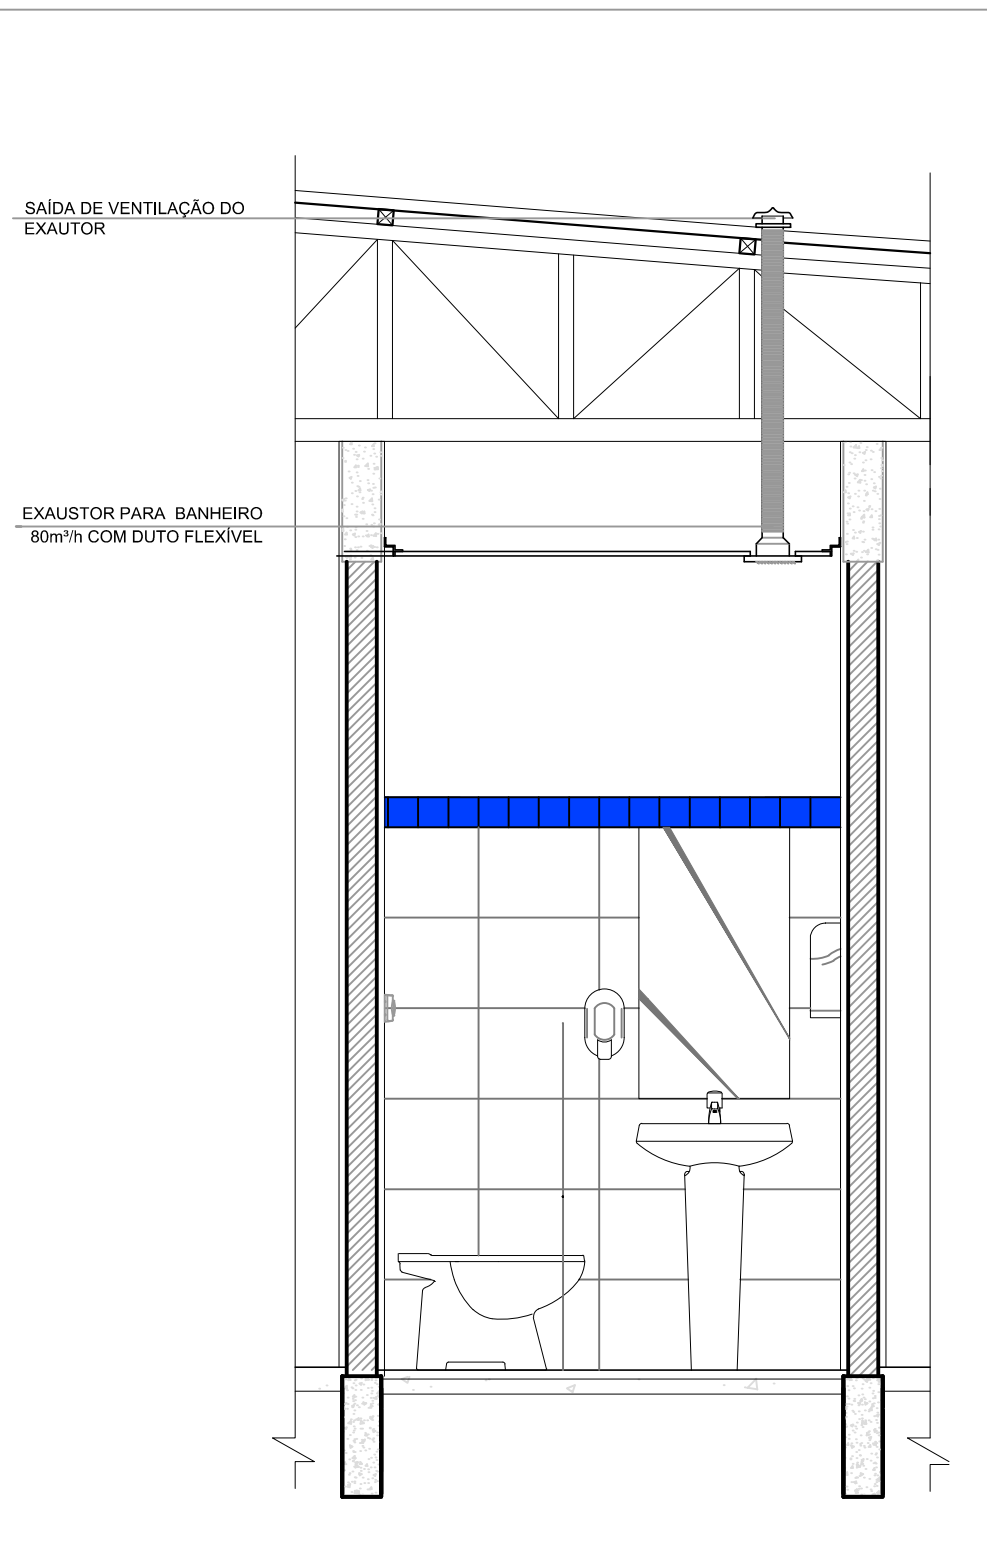

6 DETALHE - TUBULAÇÃO VERTICAL
ESCALA 1/25

- LEGENDA
- EXAUSTOR COM DUTO FLEXÍVEL
 - EXAUSTOR AXIAL
 - COIFA DE EXAUSTÃO PARA FOÇÃO DE 06 BOCAS
 - TUBULAÇÃO DE PASSAGEM DO AR DE EXAUSTÃO
 - APOIO E ABRAÇADEIRA DE DUTO PARA TUBULAÇÃO VERTICAL DE EXAUSTÃO
 - PUNTO DE FORÇA PARA O EXAUSTOR
 - INTERRUPTOR SIMPLES



CROQUI DE REFERÊNCIA

REV. 00	14/10/20	EMISSÃO INICIAL			DAC
REVISÃO: DATA :		DESCRIÇÃO:			RESP.:
 PREFEITURA SANTA RITA DO SAPUCAÍ - MG					
PROJETO		 Rua Miguel Vienna, nº 81, Sala 12 Bairro Morro Chic CEP: 37500-080 - Itajubá / MG Tel: (35) 3623-5720 www.dacengenharia.com.br GERÊNCIA DE PROJETOS DENIS DE SOUZA SILVA CREA: MG-127.216/D COORDENAÇÃO DE PROJETOS ALOSIO CAETANO FERREIRA CREA: MG-97.132/D RESPONSÁVEL TÉCNICO ENG. CIVIL FLÁVIA C. BARBOSA CREA: MG-187.842/D PROJETO ENG. CIVIL FELIPE GUIMARÃES ALEXANDRE DESENHO ENG. CIVIL FELIPE GUIMARÃES ALEXANDRE			
EMPREENDIMENTO					
IMPLANTAÇÃO DA CRECHE DR. LUIZ RENNÓ MENDES					
ENDEREÇO		RUA 06, ÁREA INSTITUCIONAL 1, C. H. DR. LUIZ R. MENDES SANTA RITA DO SAPUCAÍ - MINAS GERAIS DISCIPLINA EXAUSTÃO FASE DO PROJETO EXECUTIVO			
ASSUNTO		PROJETO EXECUTIVO DE SISTEMA DE EXAUSTÃO PLANTA BAIXA, CORTES E DETALHAMENTO FOLHA Nº. ÚNICA			
DATA INICIAL	ESCALA	REVISÃO	ARQUIVO		
14/10/2020	INDICADA	R00	DAC-SRS-CRE-PE-EXA-R00.DWG		