




FACHADA
Escala: 1:100

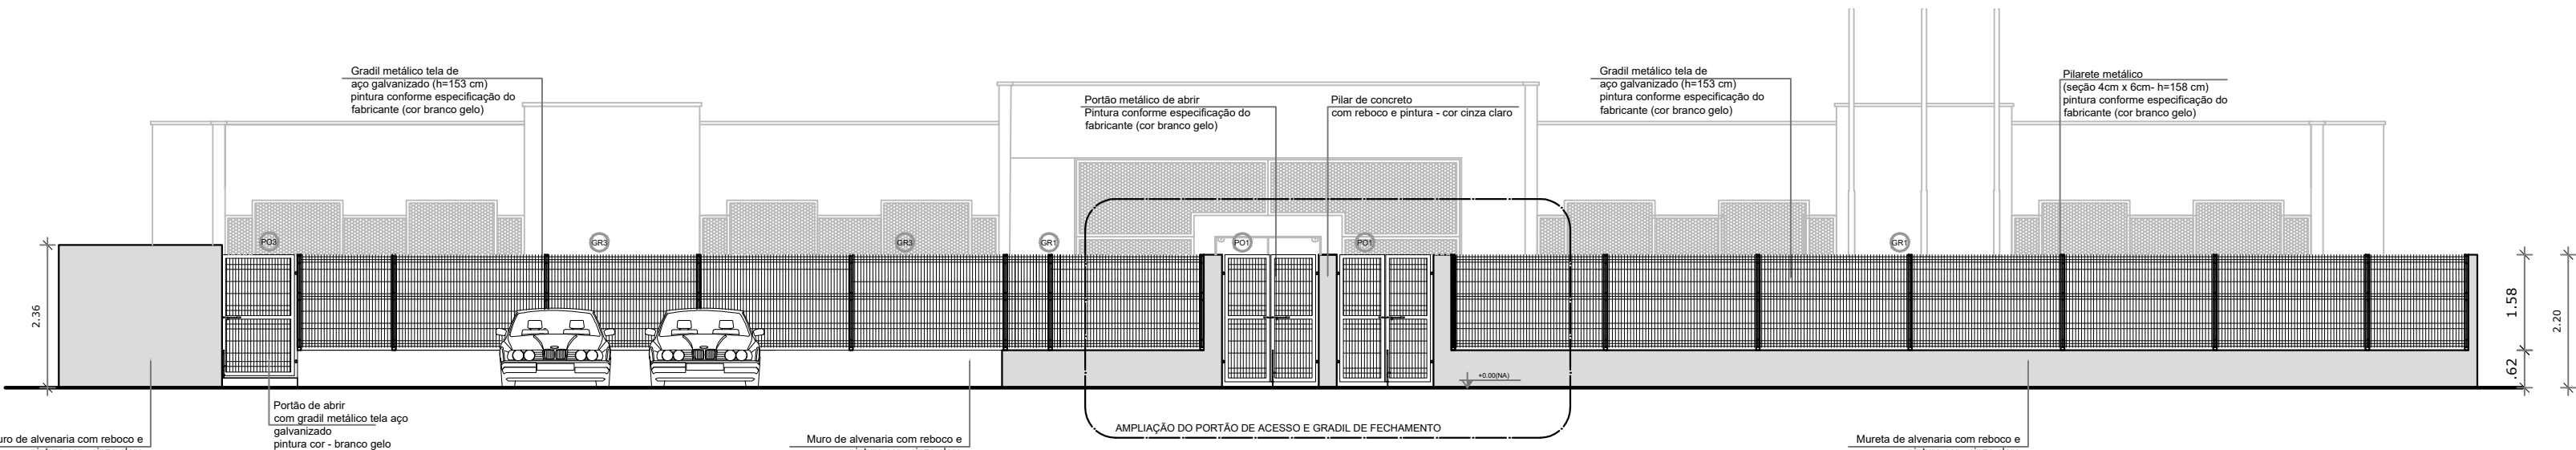

DETALHE - INSTALAÇÃO HIDRANTES (I.T.-17)

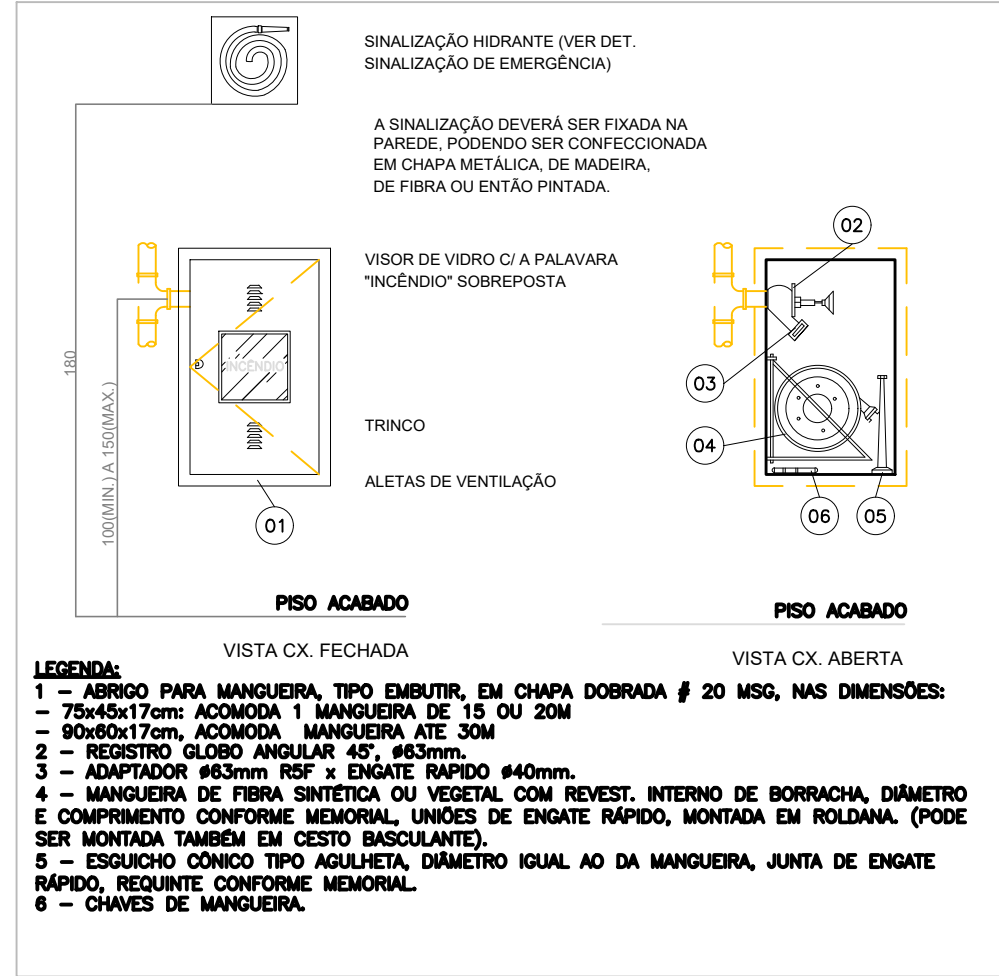

DETALHE - HIDRANTE DE RECALQUE (I.T.-17)

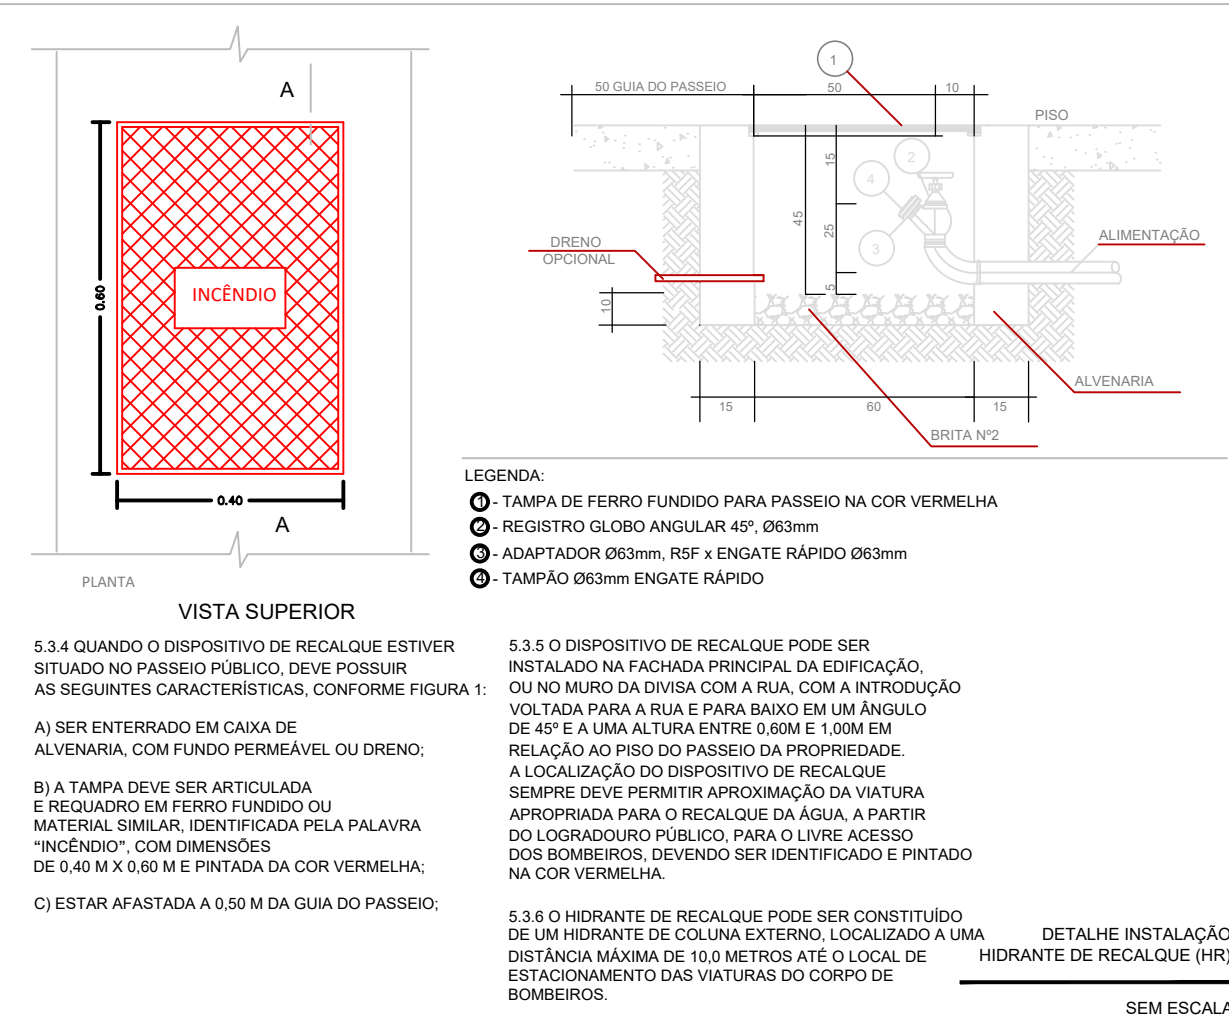

REV. 01	11/02/21	ALTERAÇÃO DOS DETALHES DA BOMBA DE INCÊNDIO			DAC
REV. 00	14/10/20	EMIÇÃO INICIAL			DAC
REVISÃO: DATA :		DESCRIÇÃO:			RESP.:
 PREFEITURA SANTA RITA DO SAPUCAÍ - MG					
PROJETO		GERÊNCIA DE PROJETOS			
 Rua Miguel Vienna, nº 81, Sala 12 Bairro Morro Chic CEP: 37500-080 – Itajubá / MG Tel: (35) 3623-5720 www.dacengenharia.com.br		DENIS DE SOUZA SILVA		CREA: MG-127.216/D	
		COORDENAÇÃO DE PROJETOS			
		ALOISIO CAETANO FERREIRA		CREA: MG-97.132/D	
		RESPONSÁVEL TÉCNICO			
		ENGR. CIVIL FLÁVIA C. BARBOSA		CREA: MG-187.842/D	
PROJETO		ENGR. CIVIL DIEGO MOUTINHO CAETANO			
DESENHO		ENGR. CIVIL DIEGO MOUTINHO CAETANO			
EMPREENDIMENTO					
IMPLANTAÇÃO DA CRECHE DR. LUIZ RENNÓ MENDES					
ENDEREÇO		RUA 06, ÁREA INSTITUCIONAL 1, C. H. DR. LUIZ R. MENDES		DISCIPLINA	
		SANTA RITA DO SAPUCAÍ – MINAS GERAIS		INCÊNDIO	
ASSUNTO		PROJETO DE INCÊNDIO		FASE DO PROJETO	
		PLANTA BAIXA, COBERTURA, ANEXOS, DETALHES.		EXECUTIVO	
				FOLHA Nº.	
				02/02	
DATA INICIAL	ESCALA	REVISÃO	ARQUIVO		
14/10/2020	INDICADA	R01	DAC-SRS-CRE-PE-INC-R00.DWG		