




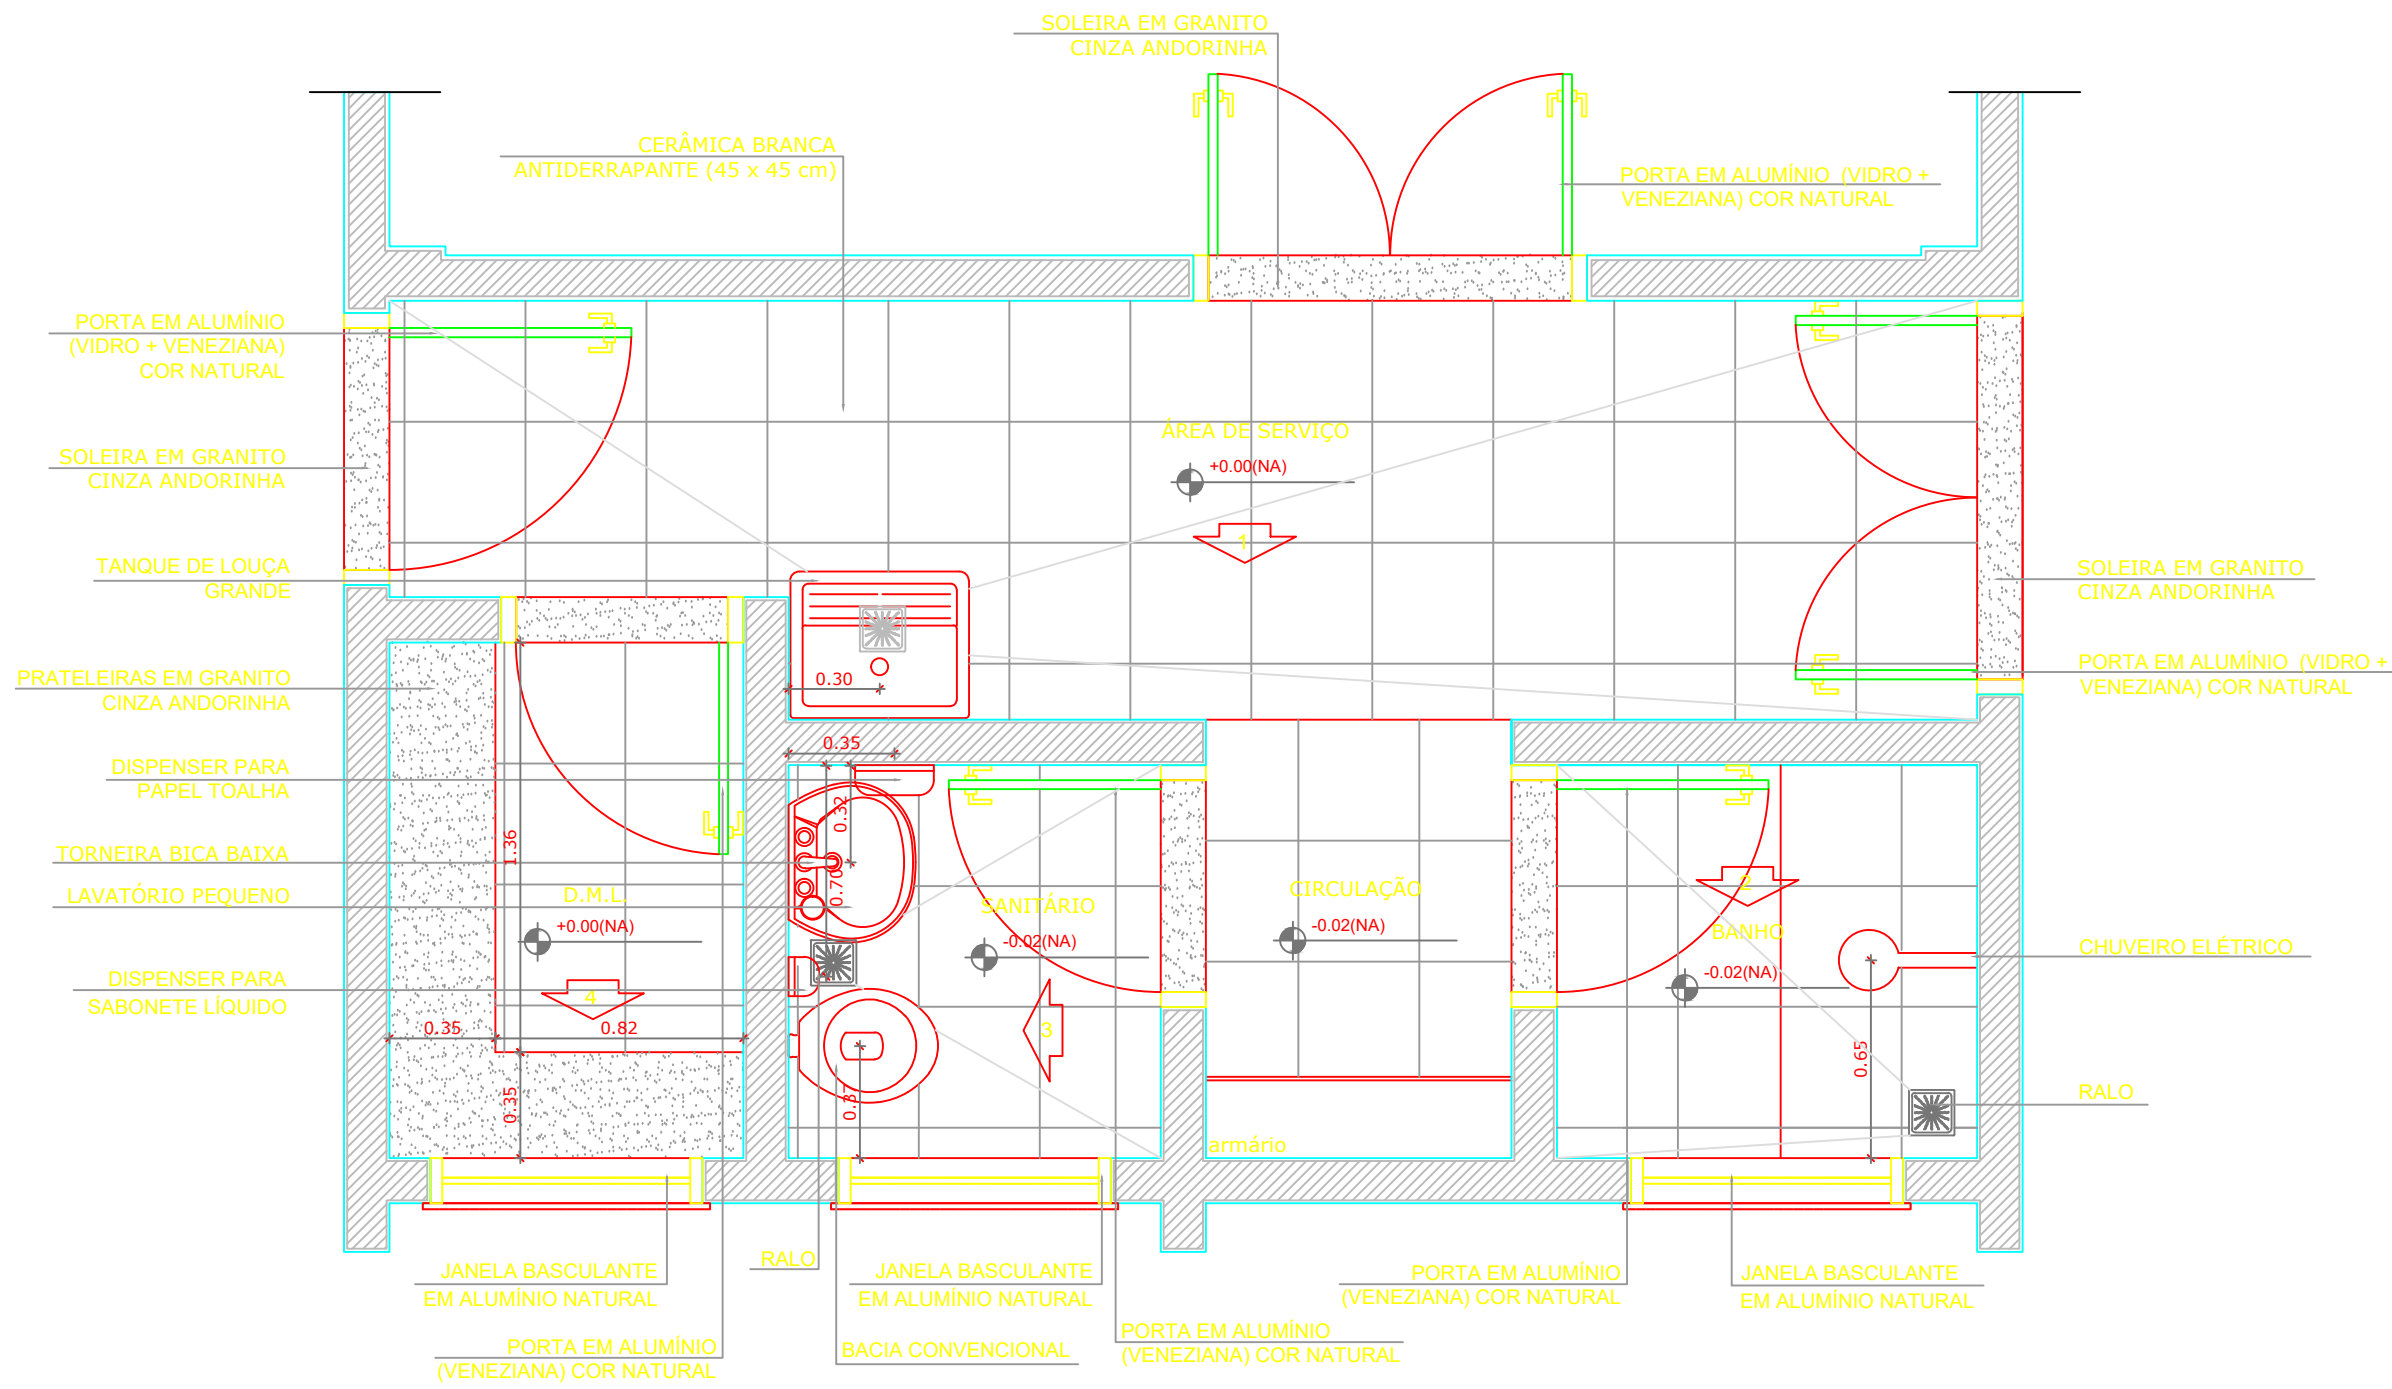


1 PLANTA BAIXA
ESCALA 1/25

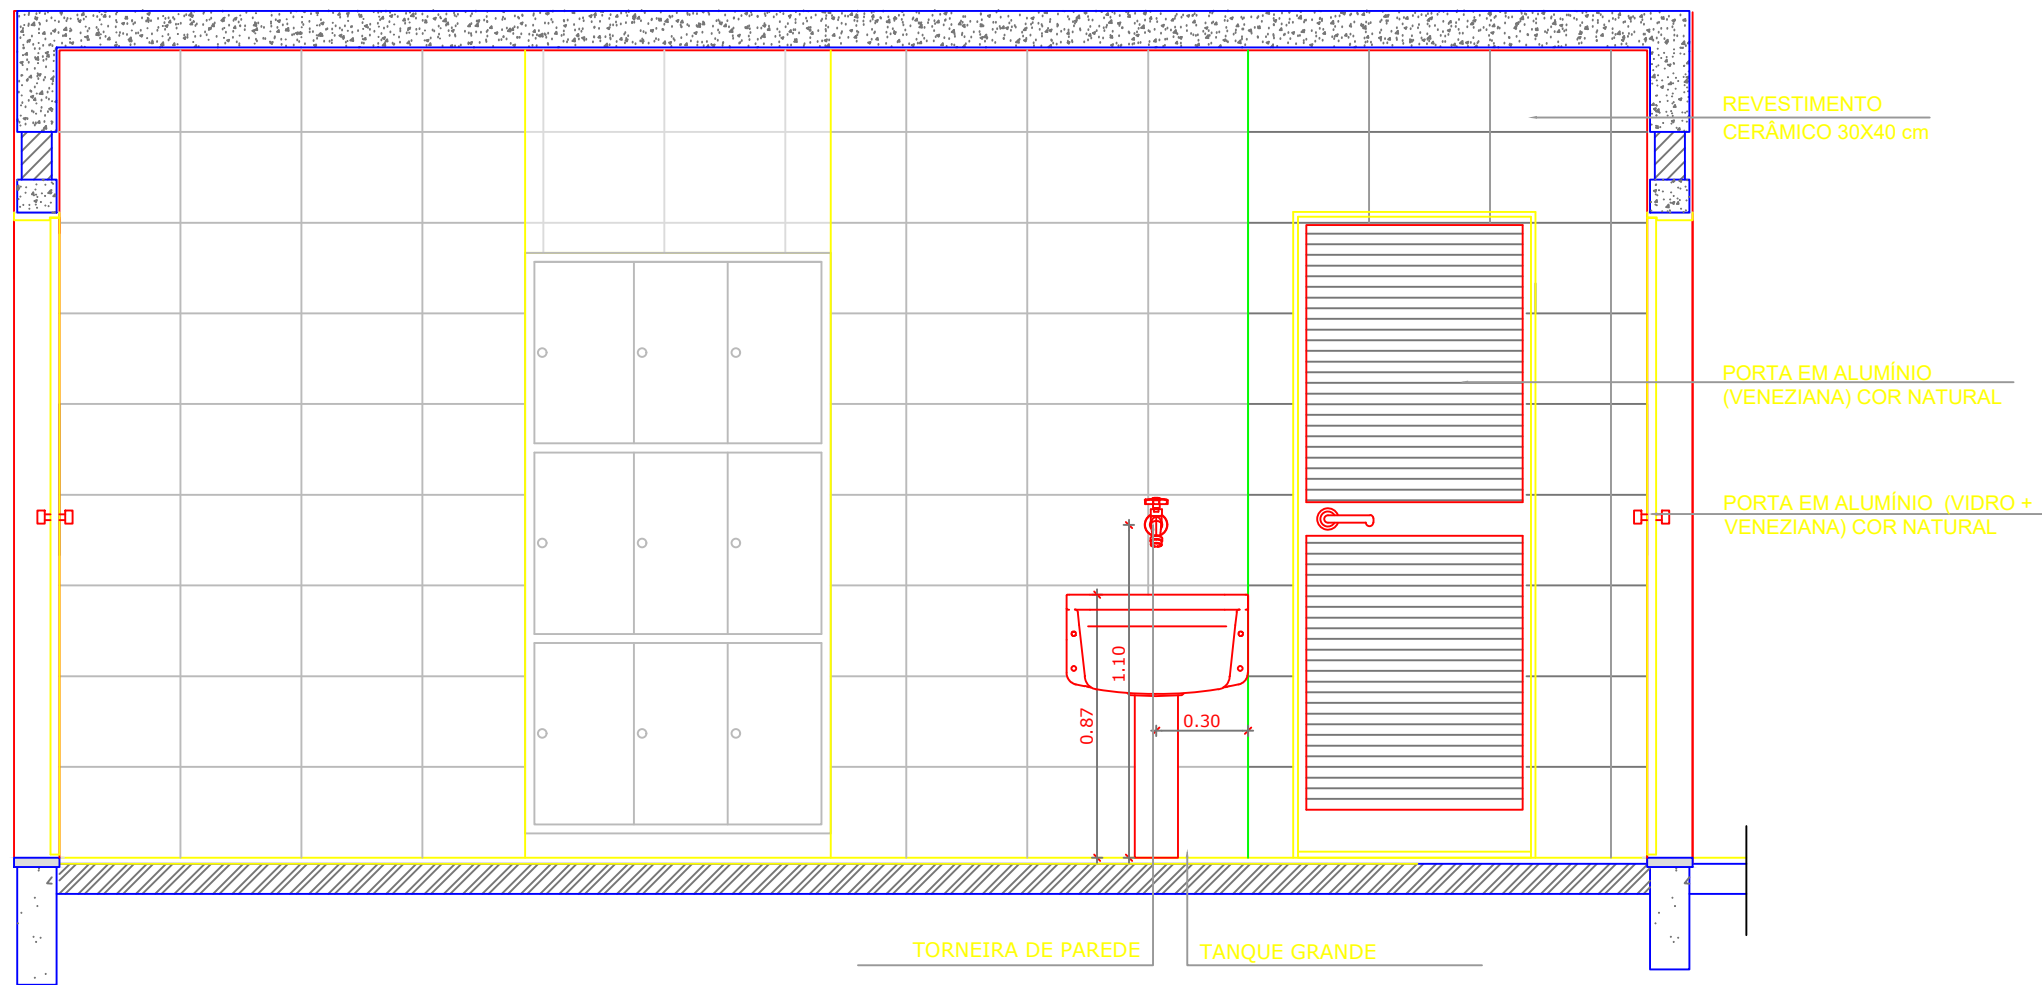


2 VISTA 1
ESCALA 1/25

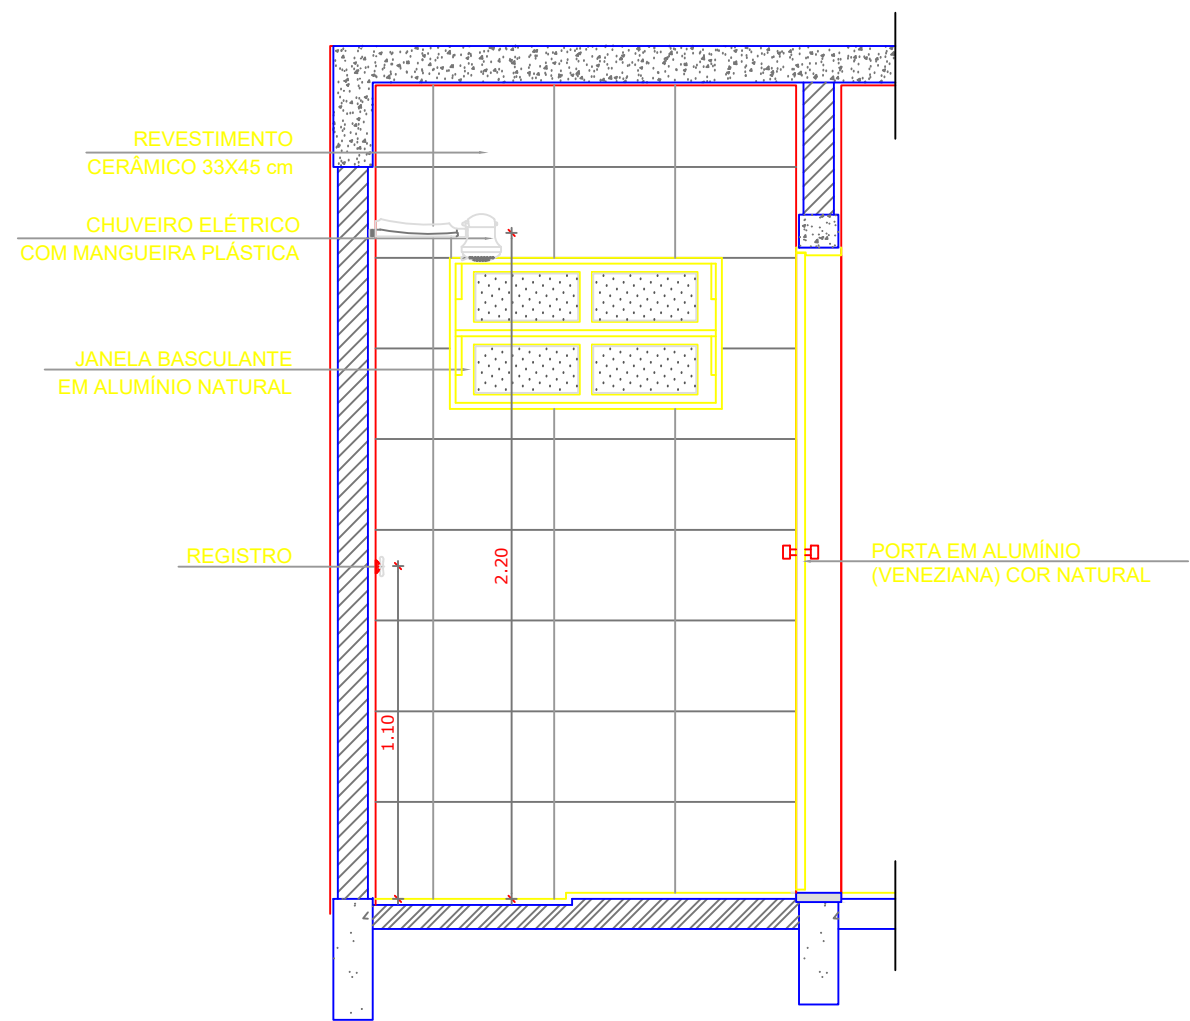


3 VISTA 2
ESCALA 1/25

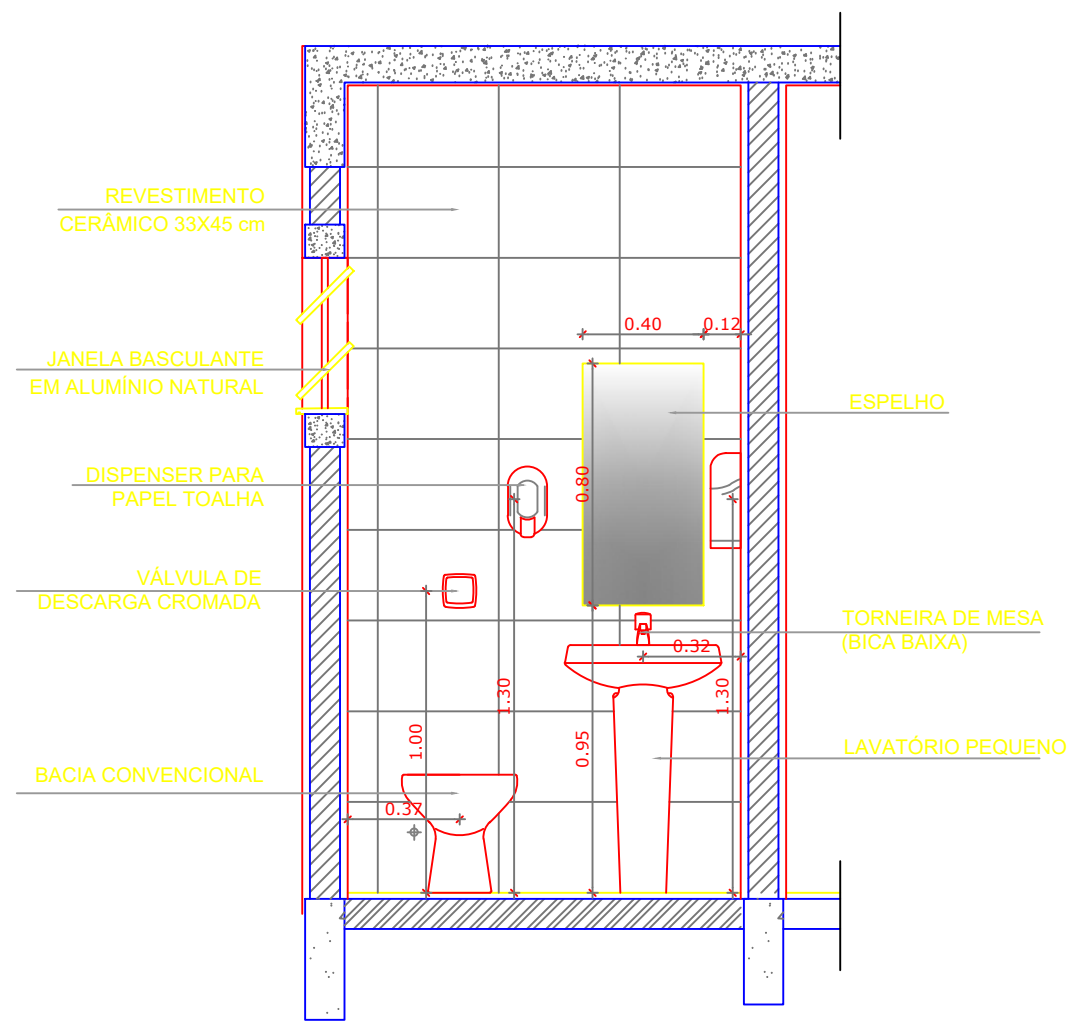

4 VISTA 3
ESCALA 1/25

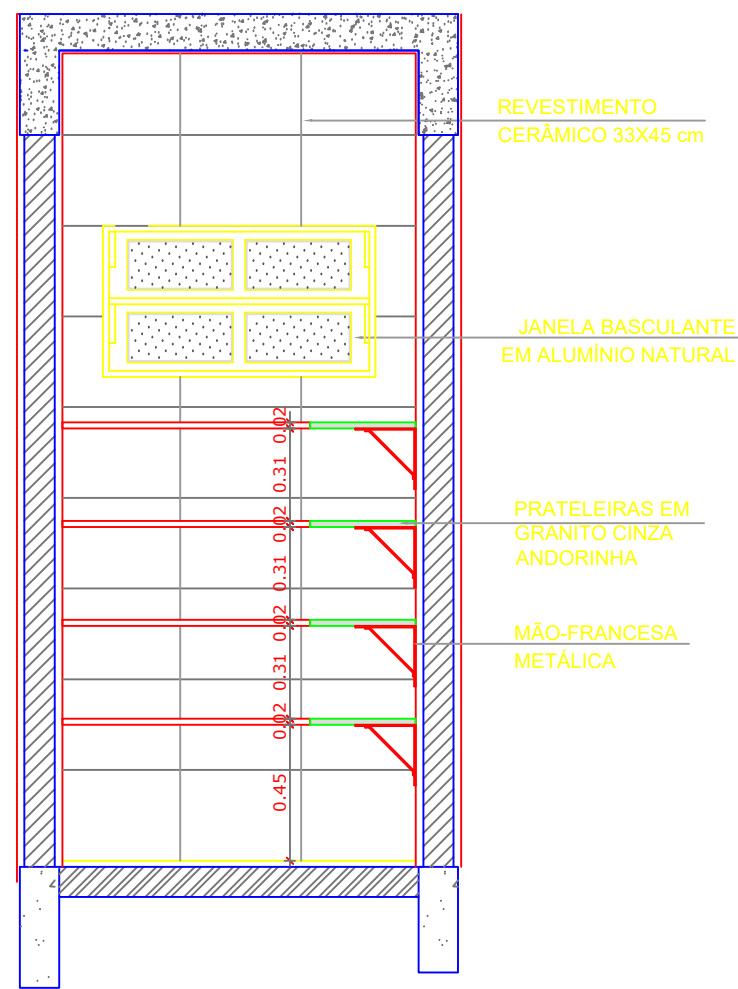

5 VISTA 4
ESCALA 1/25

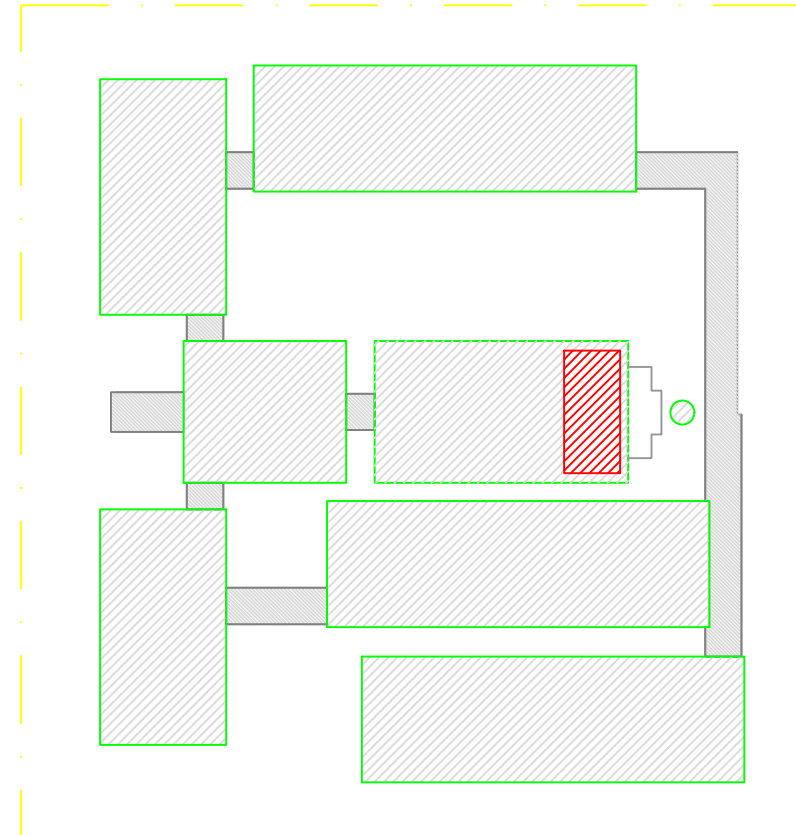

CROQUI DE REFERÊNCIA

LEGENDA:			
	INDICAÇÃO NÍVEIS PLANTA E CORTE		INDICAÇÃO DE VISTAS
	INDICAÇÃO DE CORTES		ESPECIFICAÇÃO DE MATERIAIS
	INDICAÇÃO DE FACHADAS		INDICAÇÃO DE EIXOS
	INDICAÇÃO DE PORTAS E JANELAS		INDICAÇÃO DE ELEMENTOS (BANCADA, PRATELEIRAS E ETC.)

NOTAS	
- MEDIDAS E NÍVEIS EM METROS - VERIFICAR POSIÇÃO EXATA DOS PILARES NO PROJETO ESTRUTURAL - VERIFICAR DETALHES CONSTRUTIVOS PERTINENTES NO PROJETO DE DETALHAMENTO - SEGUIR ORIENTAÇÃO DO PROJETO QUANTO A UTILIZAÇÃO DAS CORES; CASO SEJA NECESSÁRIA ALTERAÇÃO, CONSULTAR O CADERNO DE ESTUDO DE CORES - EM CASO DE CONFLITO DE INFORMAÇÕES ENTRE O PROJETO GRÁFICO E O MEMORIAL DESCRITIVO E ESPECIFICAÇÕES TÉCNICAS, PREVALECE A INFORMAÇÃO CONTIDA NO DESENHO - ALTERAÇÕES NESTE PROJETO SOMENTE COM AUTORIZAÇÃO EXPRESSA DO FNDE	
REFERÊNCIA:	
- PLANILHA DE QUANTITATIVOS - MEMORIAL DESCRITIVO E ESPECIFICAÇÕES TÉCNICAS	

PROJETO		RESPONSÁVEL TÉCNICO	
		Eng. Mario Marques Ribeiro	
		CREA: MG 48900/D	
CLIENTE			
 PREFEITURA SANTA RITA DO SAPUCAÍ - MG			
EMPREENHIMENTO			
IMPLANTAÇÃO DA ESCOLA NOVA			
ENDEREÇO		DISCIPLINA	
RUA 06, S/N - B. Luiz Rennó Mendes. SANTA RITA DO SAPUCAÍ - MINAS GERAIS		ARQUITETÔNICO	
ASSUNTO		FASE DO PROJETO	
BLOCO D - SERVIÇO AMPLIAÇÃO ÁREA DE SERVIÇO, BANHO, SANITÁRIO, DML PLANTA BAIXA E VISTAS		EXECUTIVO	
		FOLHA Nº:	
		29/35	
DATA INICIAL	ESCALA	REVISÃO	ARQUIVO
17/10/2019	INDICADA	R01	14-FAPEPE-DAC-PMSRS-ESC-PE-ARG-R01-27-29 - NVV.DWG