



1 DETALHE 2- CAIXA R1
SEM ESCALA

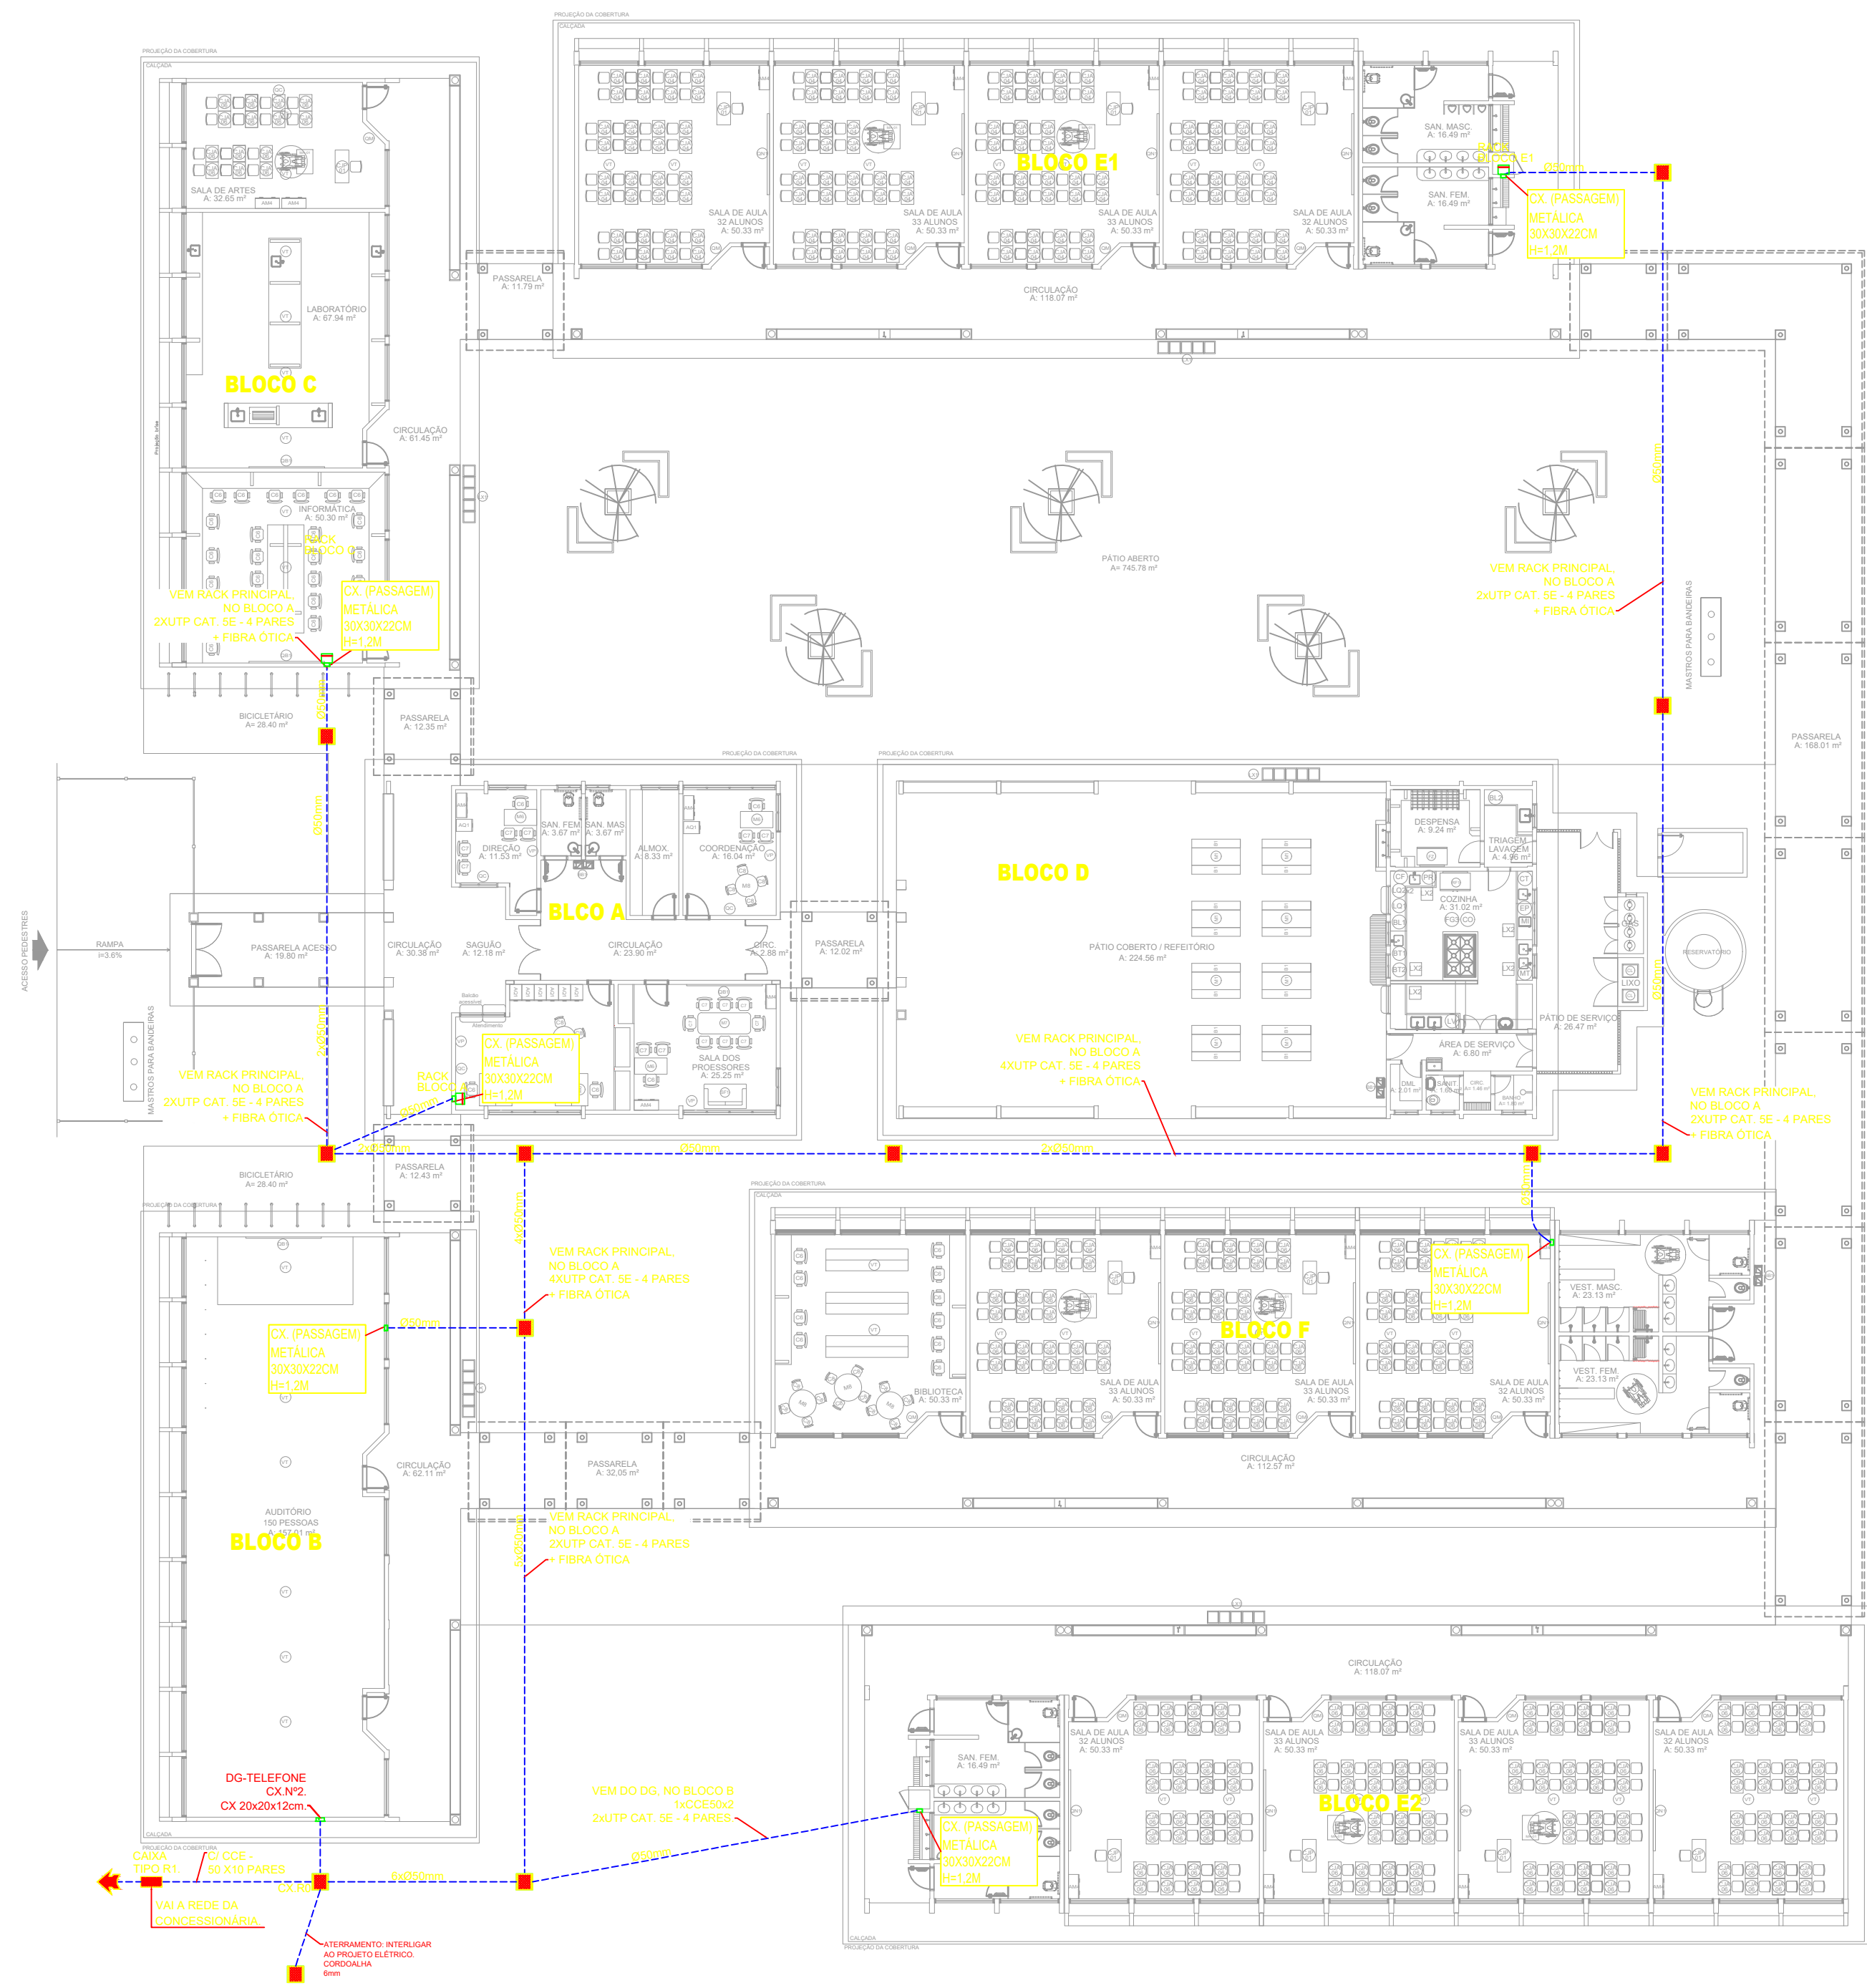


3 PLANTA BAIXA
ESCALA 1/200

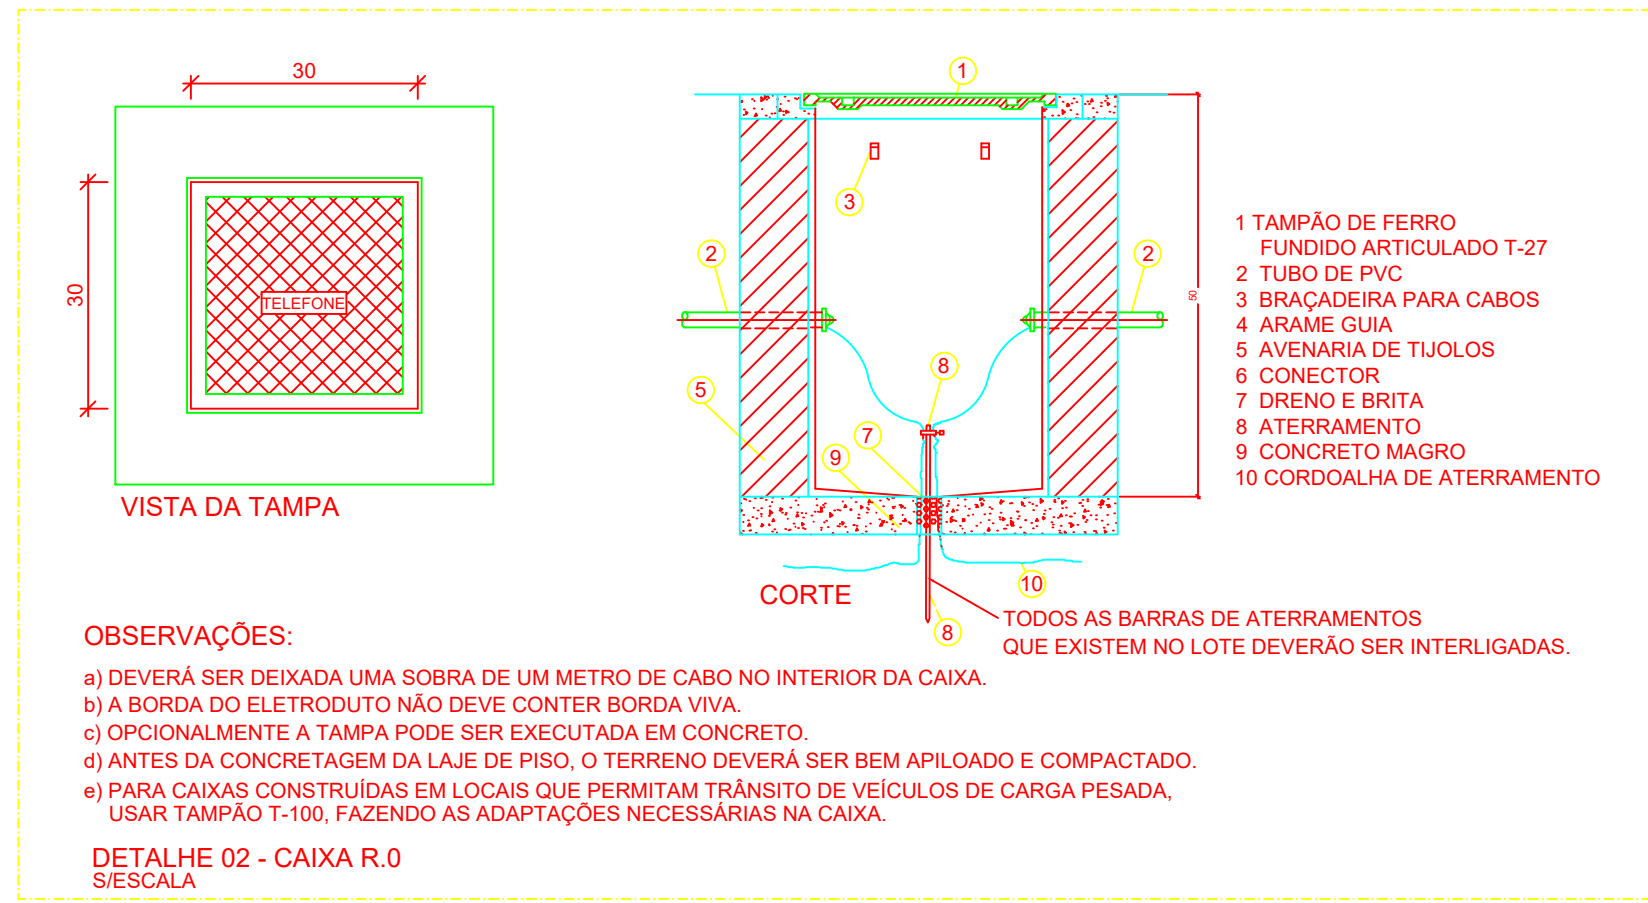

2 DETALHE 1- CAIXA R0
SEM ESCALA

CROQUI DE REFERÊNCIA

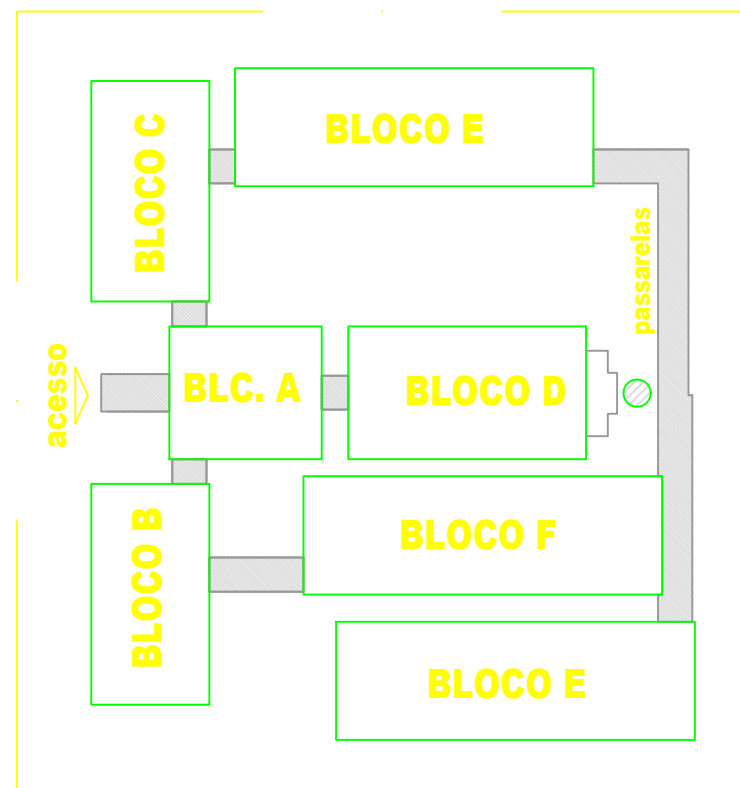

LEGENDA

- ELETRODUTOS PVC ROSCÁVEL DA TIGRE, NO PISO.
- CAIXA DE PASSAGEM R0 (30X30X30cm).

PROJETO		RESPONSÁVEL TÉCNICO	
		Eng. Mario Marques RibeiroCREA MG 48900/D	
CLIENTE			
 PREFEITURA SANTA RITA DO SAPUCAÍ - MG			
EMPREENHAMENTO			
IMPLANTAÇÃO DA ESCOLA NOVA			
ENDEREÇO		DISCIPLINA	
RUA 06, S/N - B. Luiz Rennó Mendes. SANTA RITA DO SAPUCAÍ - MINAS GERAIS		DADOS	
ASSUNTO		FASE DO PROJETO	
REDE DE DADOS IMPLANTAÇÃO - DETALHES		EXECUTIVO	
		FOLHA Nº.	
		01/07	
DATA INICIAL	ESCALA	REVISÃO	ARQUIVO
17/10/2019	INDICADA	R00	20-FAPEPE-DAC-PMSRS-ESC-PE-ECE-R00-01-07 - NVV.DWG