


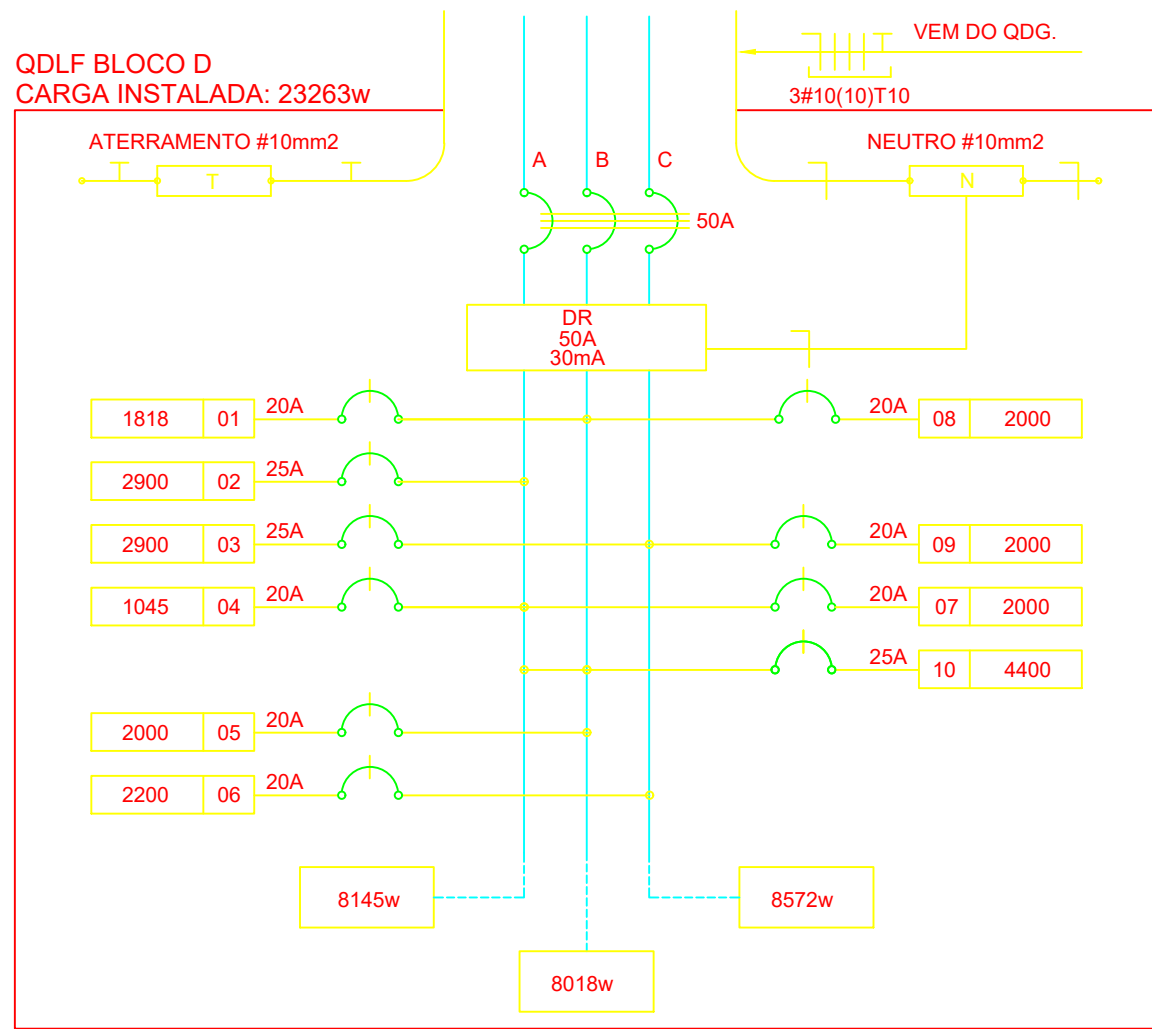


CÁLCULO DA DEMANDA TOTAL		
.1	ILUMINAÇÃO E TOMADAS	KVA
	14335x0,50	7
.2	AQUECIMENTO	
	10400X0,66	7
TOTAL	TOTAL DEMANDADO KVA	14
ALIMENTADOR 3#10(10)T110- Ø32mm - T1		

OBSERVAÇÕES

- ## CONVENÇÕES

- ## LOCALIZAÇÃO

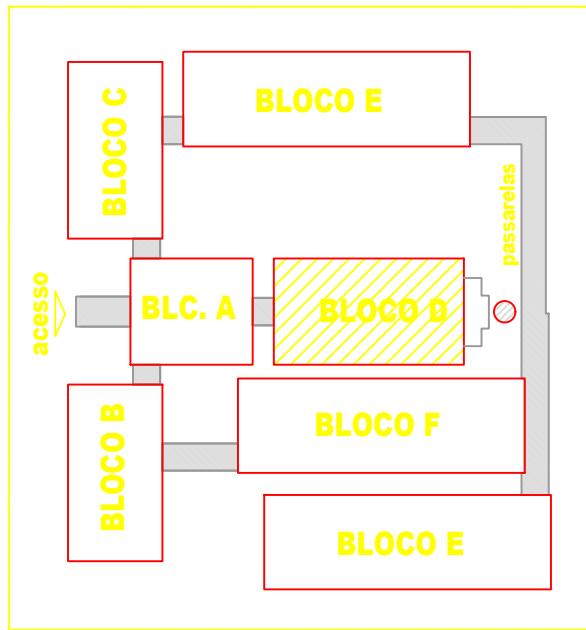

PROJETO		RESPONSÁVEL TÉCNICO Eng. Mario Marques Ribeiro CREA: M5 48900/D	
CLIENTE			
			
EMPREENDIMENTO			
ENDEREÇO RUA 06, S/N - B. Luiz Rennó Mendes. SANTA RITA DO SAPUCAÍ - MINAS GERAIS		DISCIPLINA ELÉTRICO	
ASSUNTO BLOCO D - SERVIÇO PLANTA BAIXA		FASE DO PROJETO EXECUTIVO	
		FOLHA Nº 04/10	
DATA INICIAL 17/10/2019	ESCALA 1:50	REVISÃO R00	ARQUIVO 30-FAPEPE-DAC-PMSRS-ESC-PE-ELE-R00-04-10 - NVV.DWG