



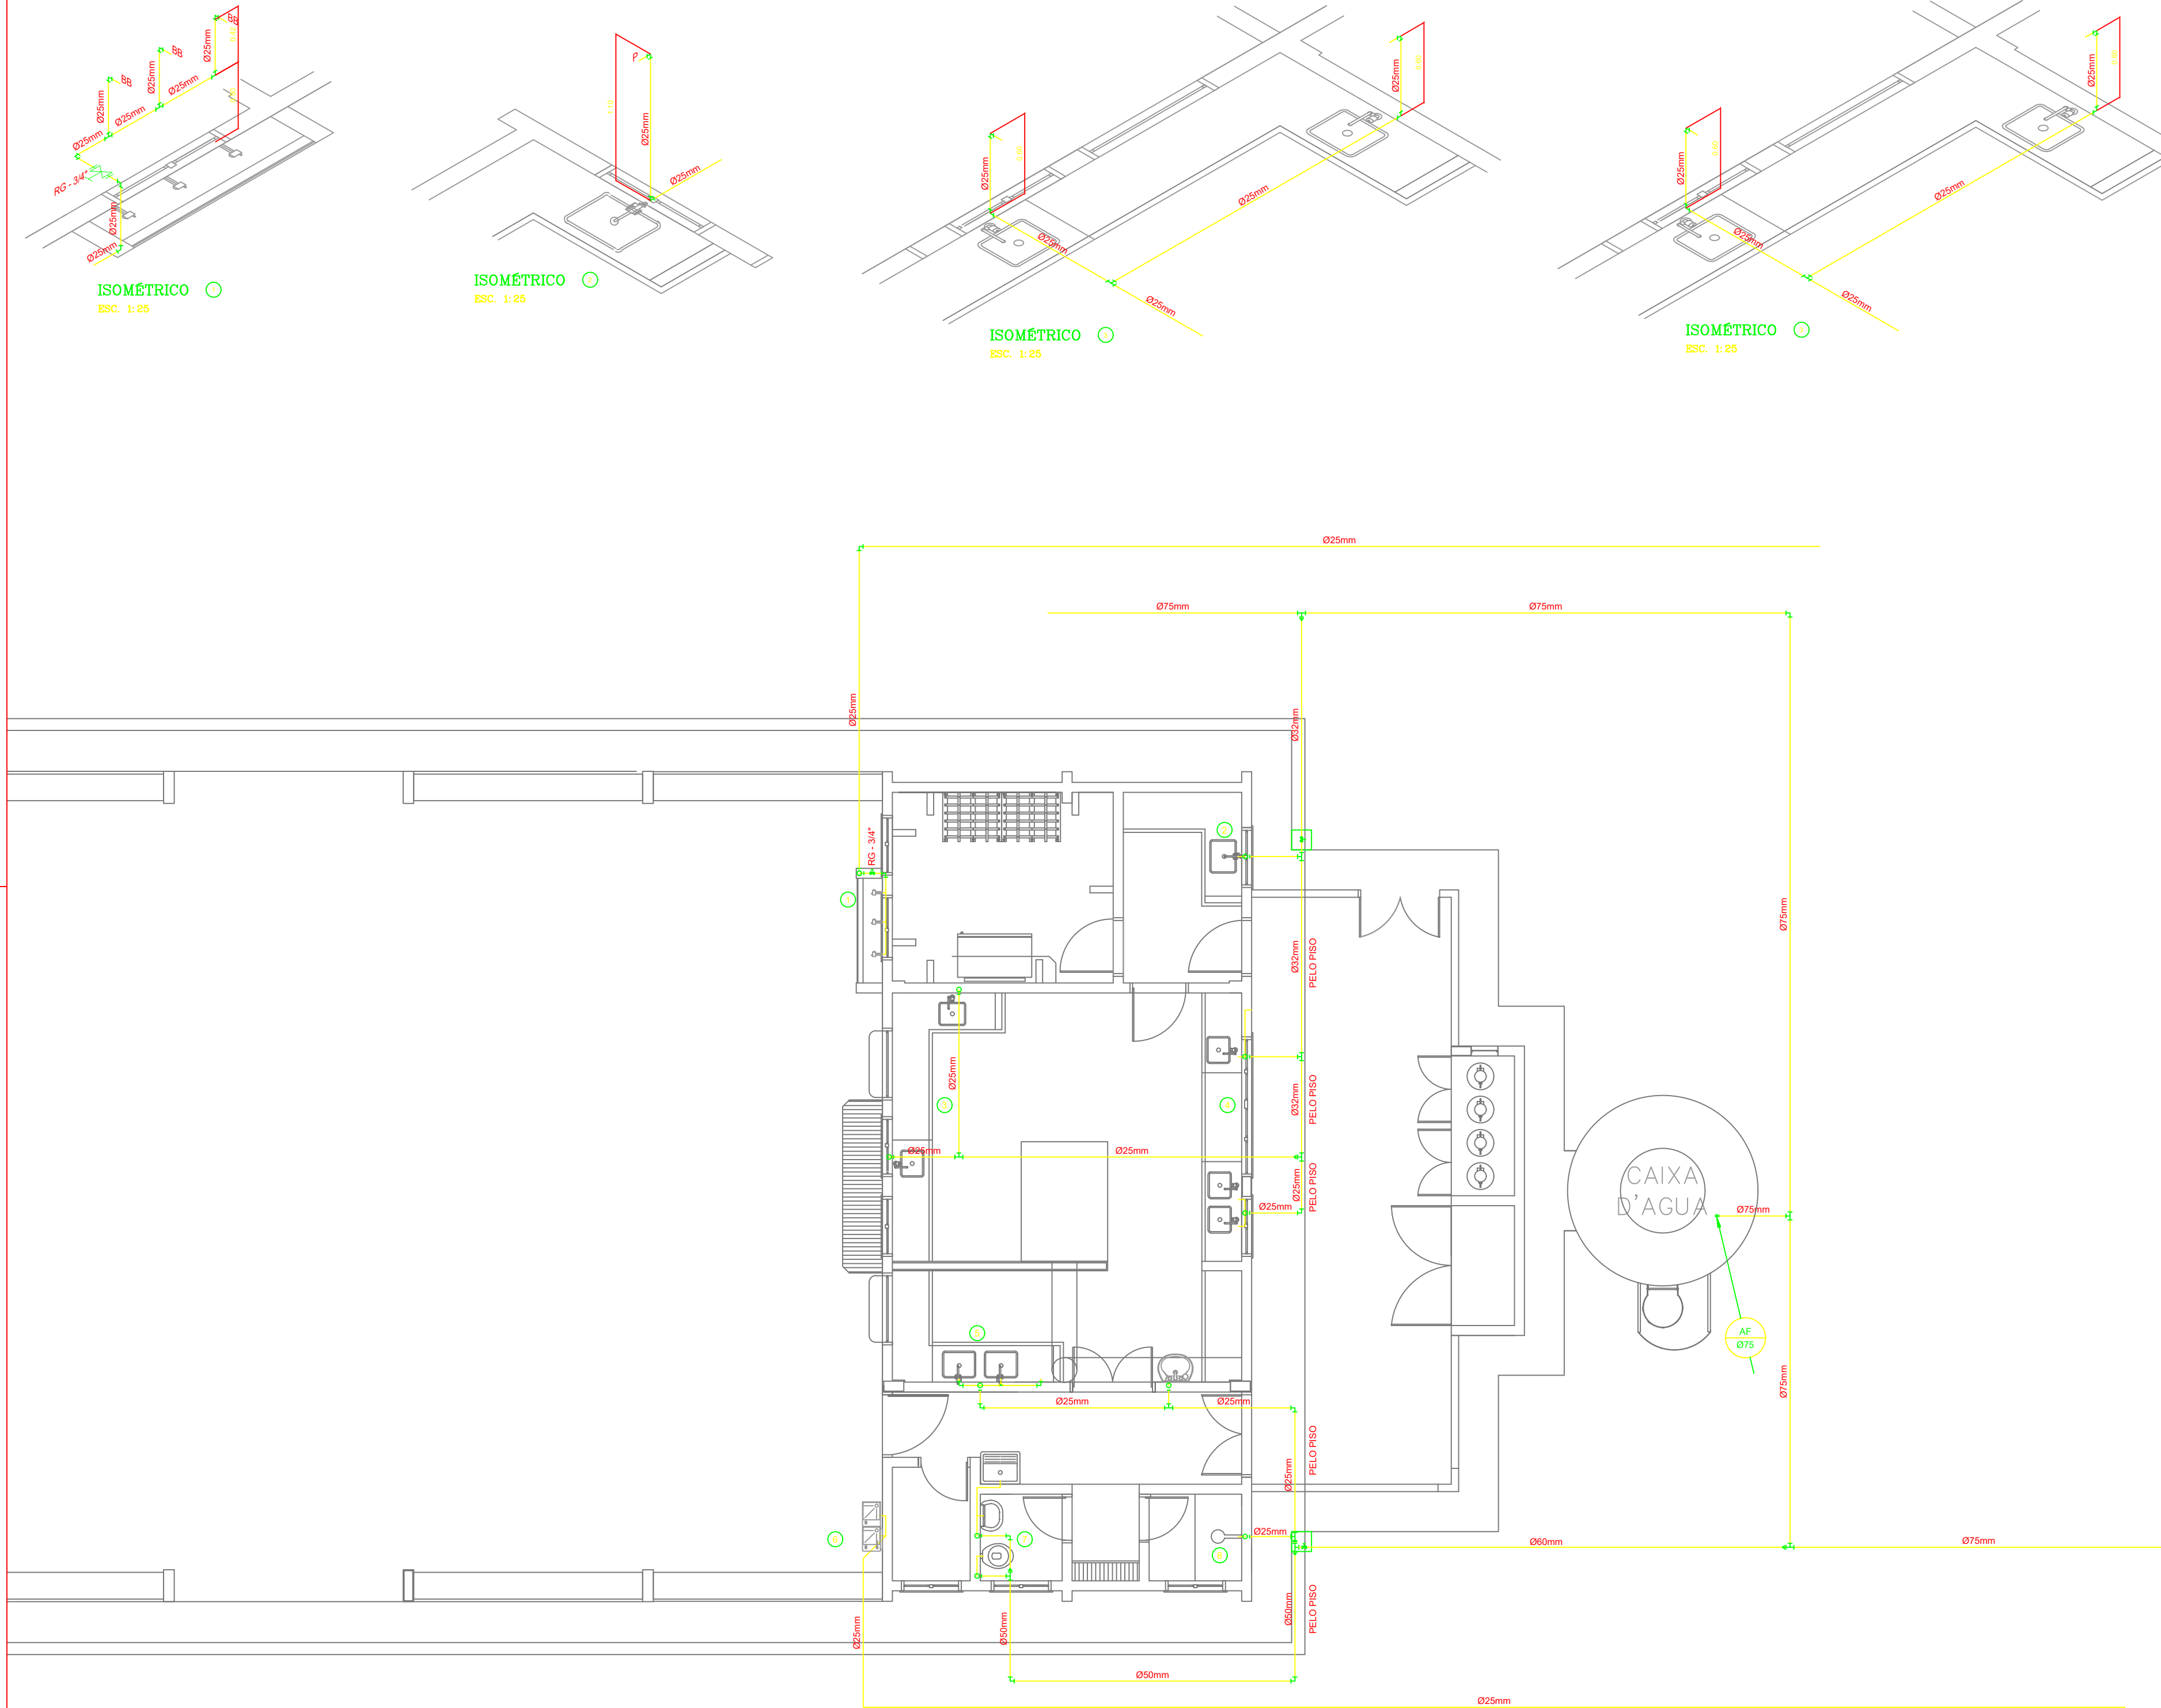

1 PLANTA BAIXA - BLOCO D - REDE DE ÁGUA FRIA
ESCALA: 1/50

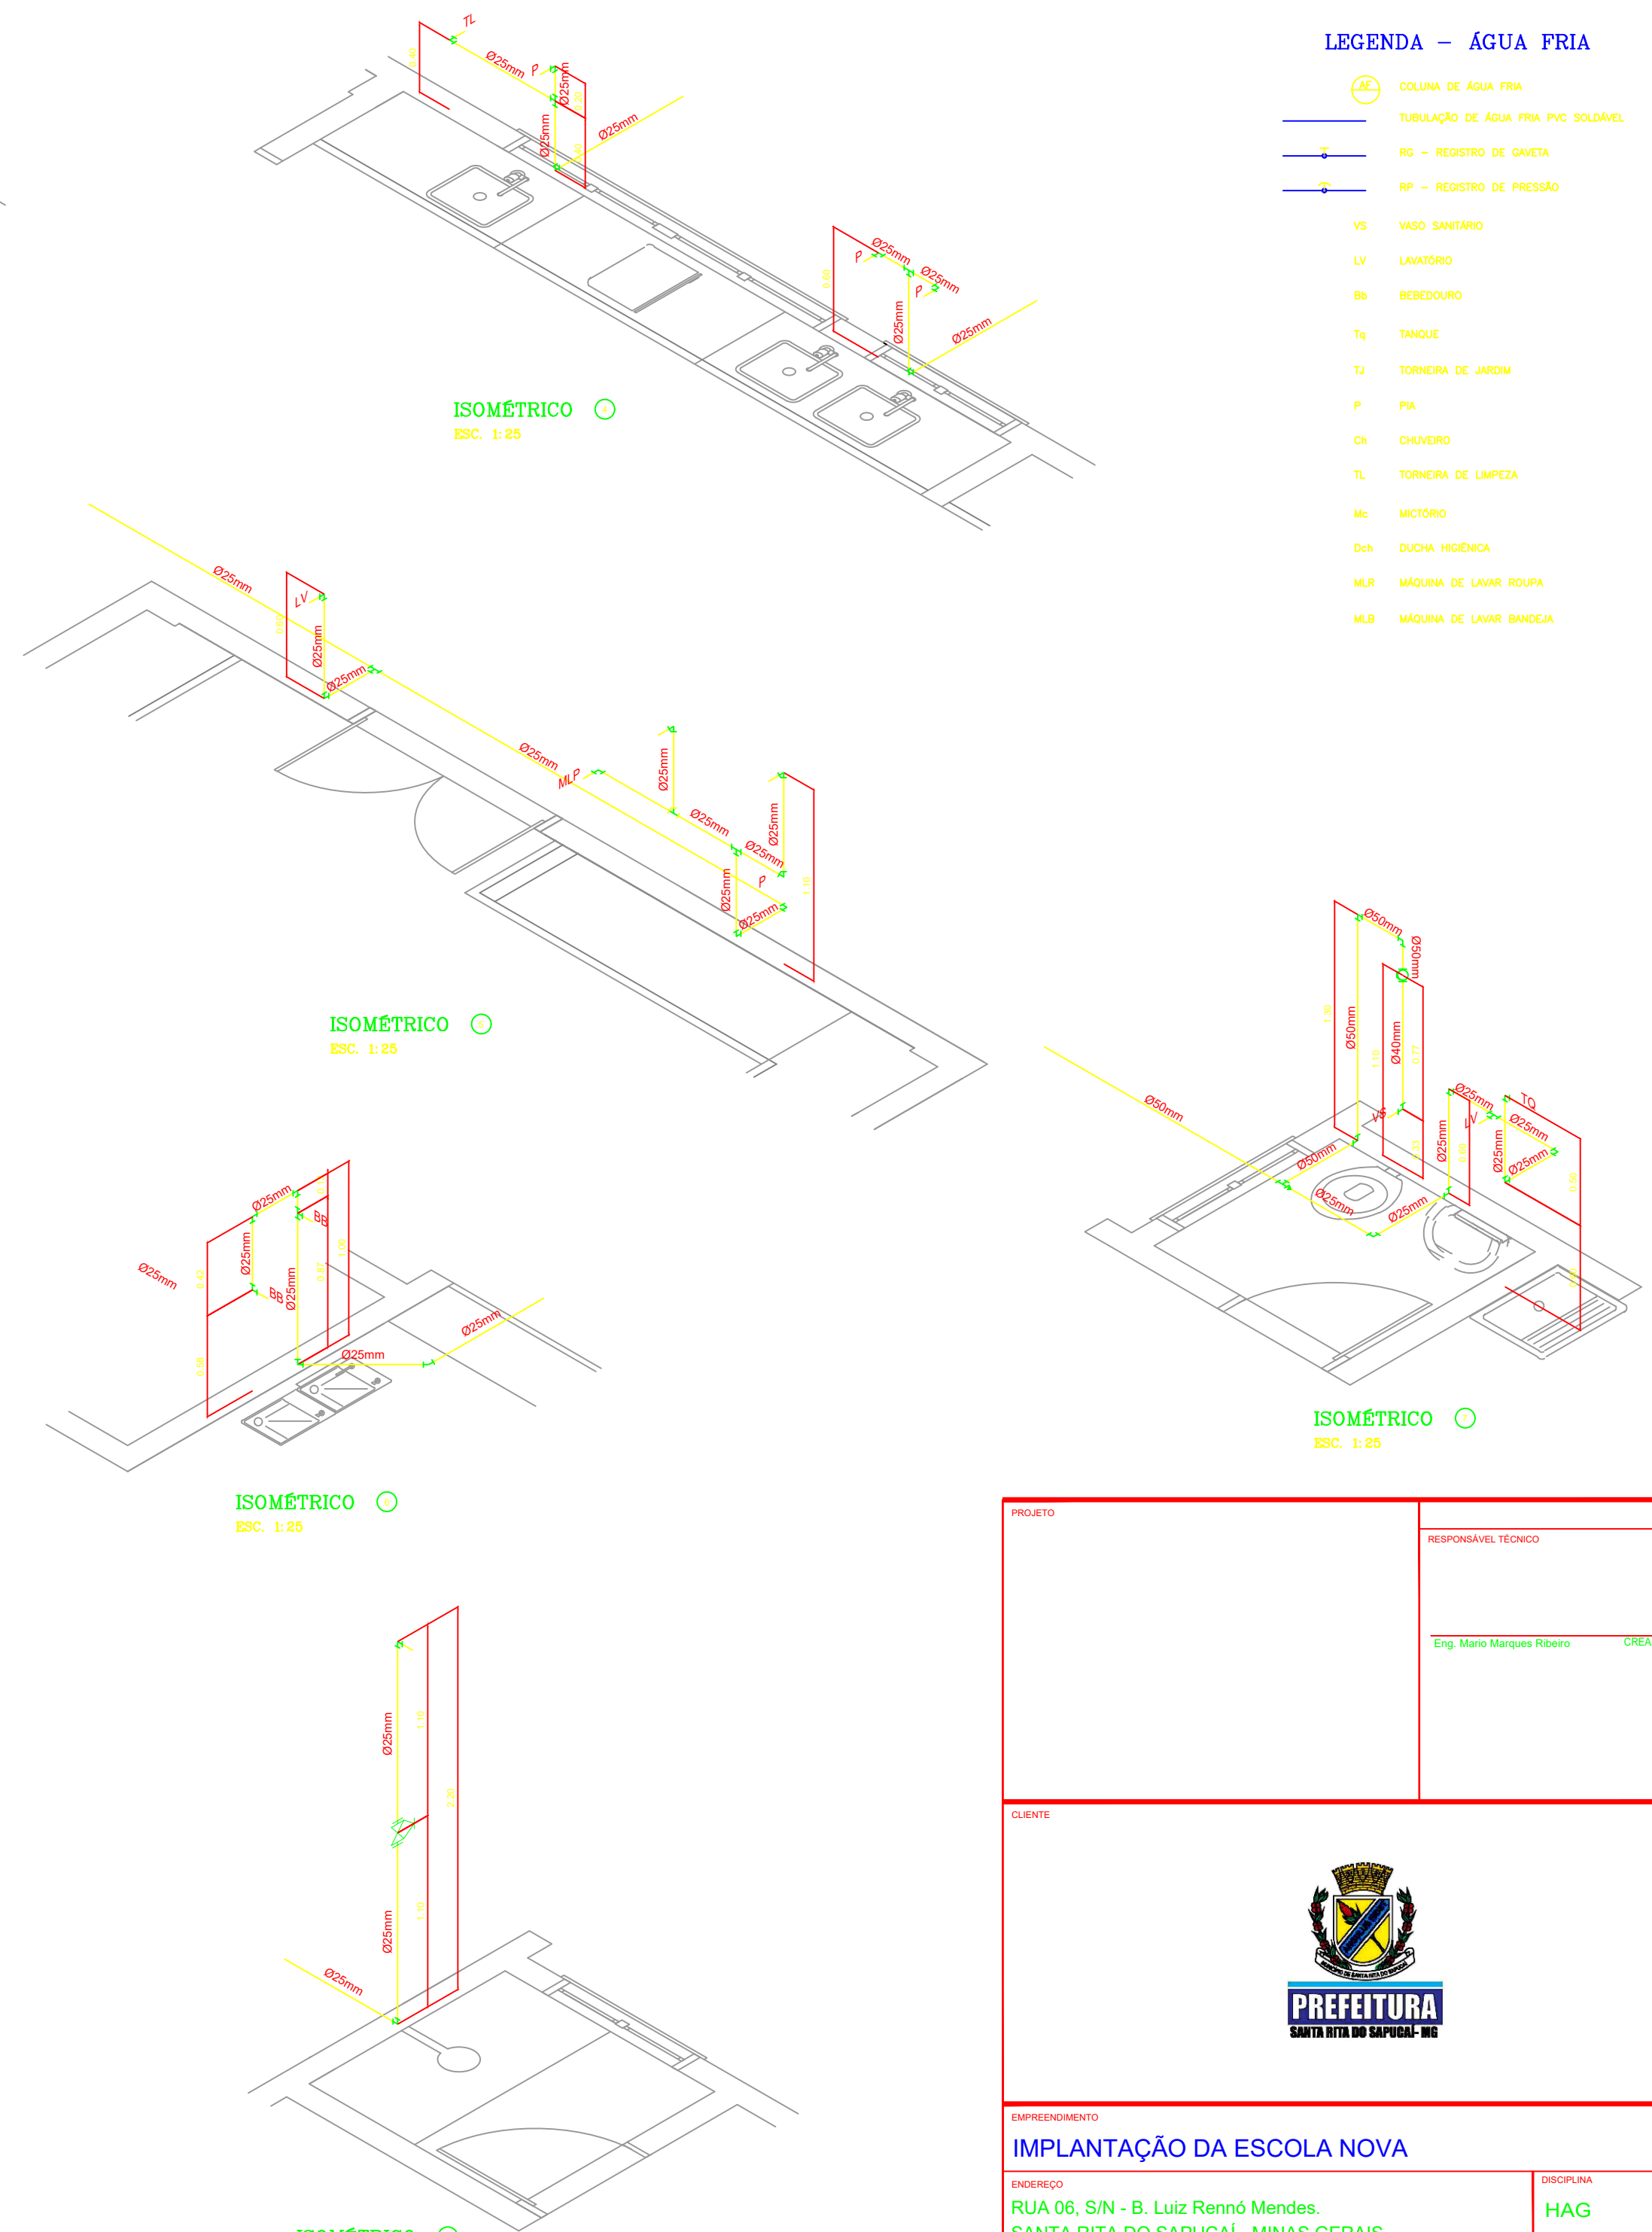

2 PERSPECTIVAS ISOMÉTRICAS - ÁGUA FRIA
ESCALA: 1/25

LEGENDA - ÁGUA FRIA

- COLUNA DE ÁGUA FRIA
- TUBULAÇÃO DE ÁGUA FRIA - PVC SOLDÁVEL
- RQ - REGISTRO DE GAVETA
- RP - REGISTRO DE PRESSÃO
- VS - VASO SANITÁRIO
- LV - LAVATÓRIO
- BS - BEBEDOURO
- Tq - TANQUE
- TJ - TORNEIRA DE JARDIM
- P - PIA
- Ch - CHUVEIRO
- TL - TORNEIRA DE LIMPEZA
- Me - MISTURADOR
- Dch - DUCHA HIGIÊNICA
- MLR - MÁQUINA DE LAVAR ROUPA
- MLB - MÁQUINA DE LAVAR BANDEJA

PROJETO	RESPONSÁVEL TÉCNICO	
	Eng. Mario Marques Ribeiro	CREA: M15.495/007
EMPREENDIMENTO		
IMPLANTAÇÃO DA ESCOLA NOVA		
DIRETOR	DISCIPLINA	
RUA 06, S/N - B. Luiz Rennó Mendes.	HAG	
SANTA RITA DO SAPUCAÍ - MINAS GERAIS	FASE DO PROJETO	
ASSUNTO	EXECUTIVO	
BLOCO D: SERVIÇO	FOLHA Nº:	
REDE ÁGUA FRIA	03/11	
DATA INICIAL	ESCALA	REVISÃO
17/10/2019	INDICADA	R00
ARQUIVO		
FAPEPE-DAC-PMBSR-ESC-PE-HS-AF-R00-03 - NVV.DWG		