



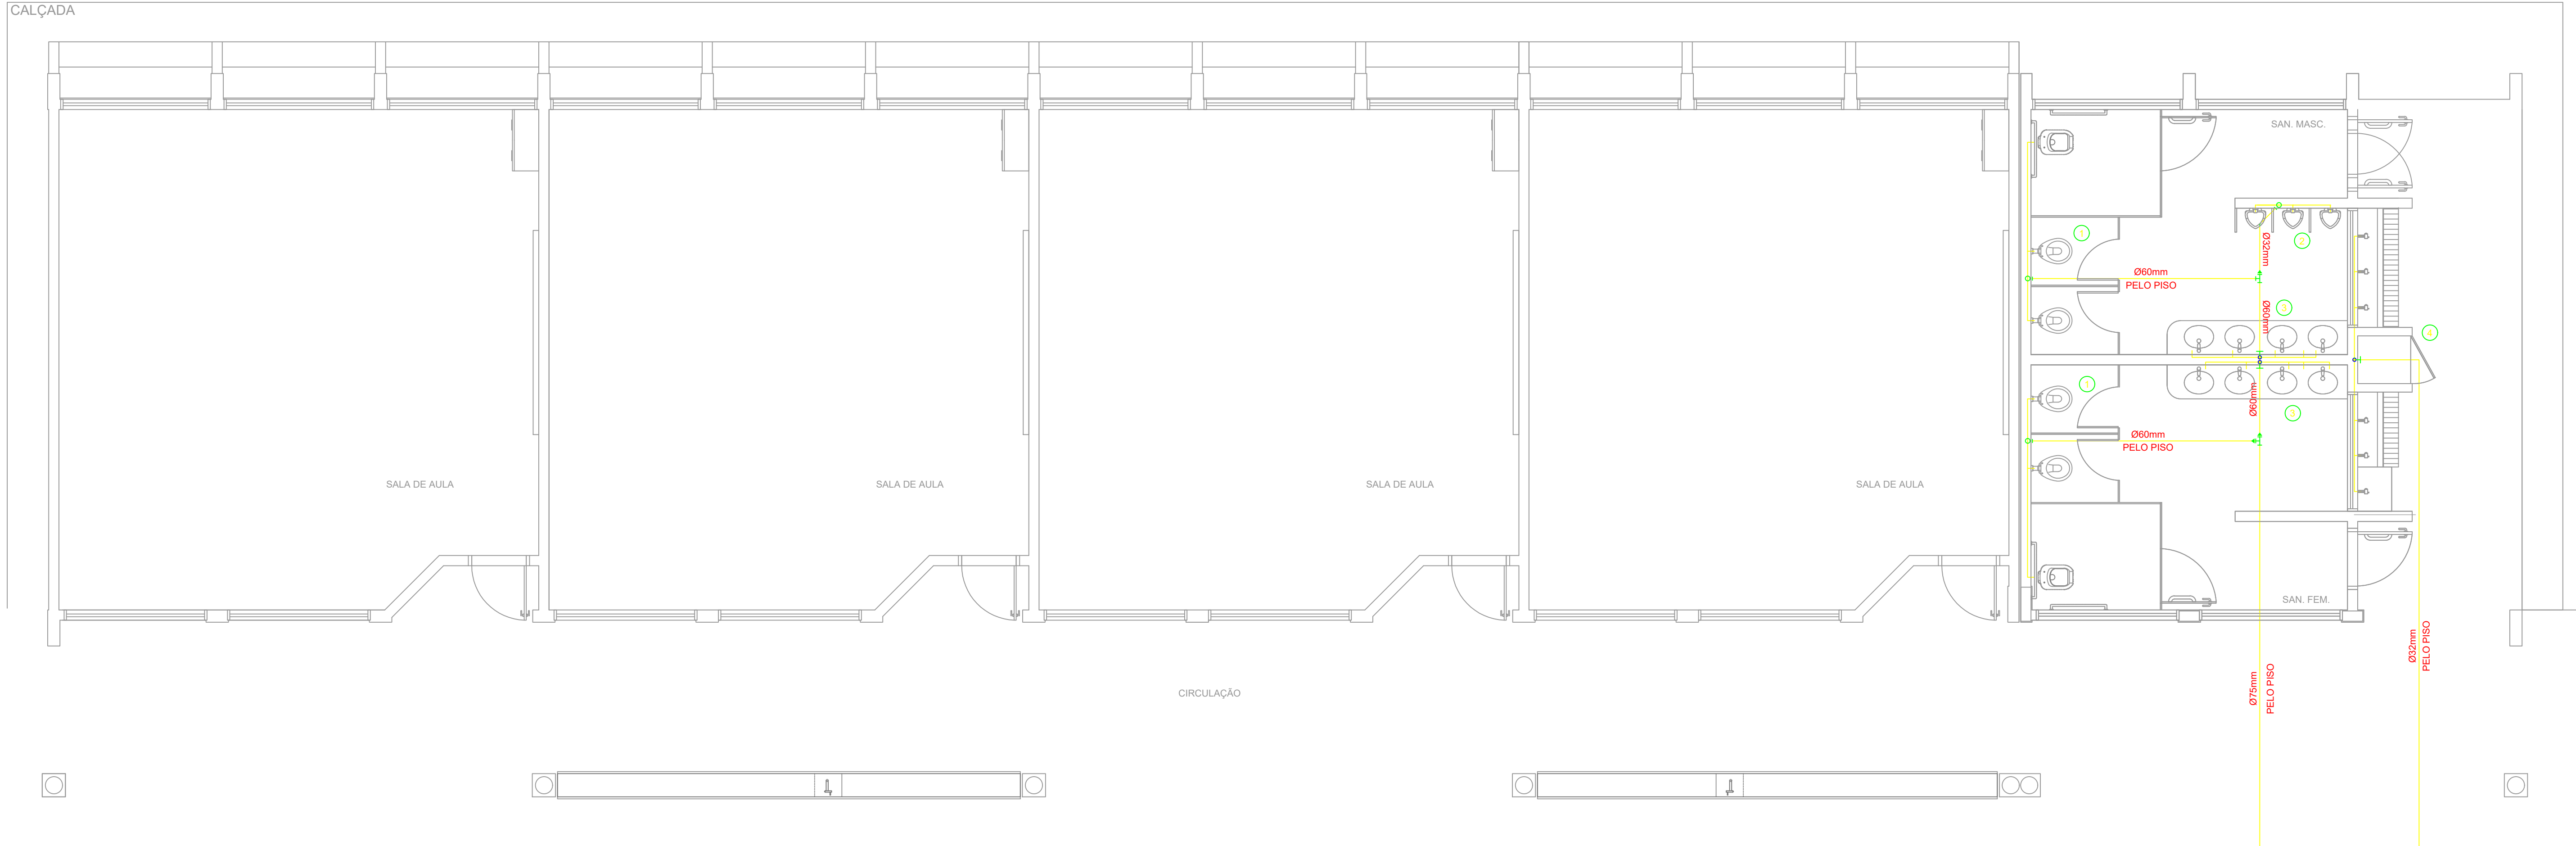

1 PLANTA BAIXA - BLOCO E - REDE DE ÁGUA FRIA
ESCALA: 1/50

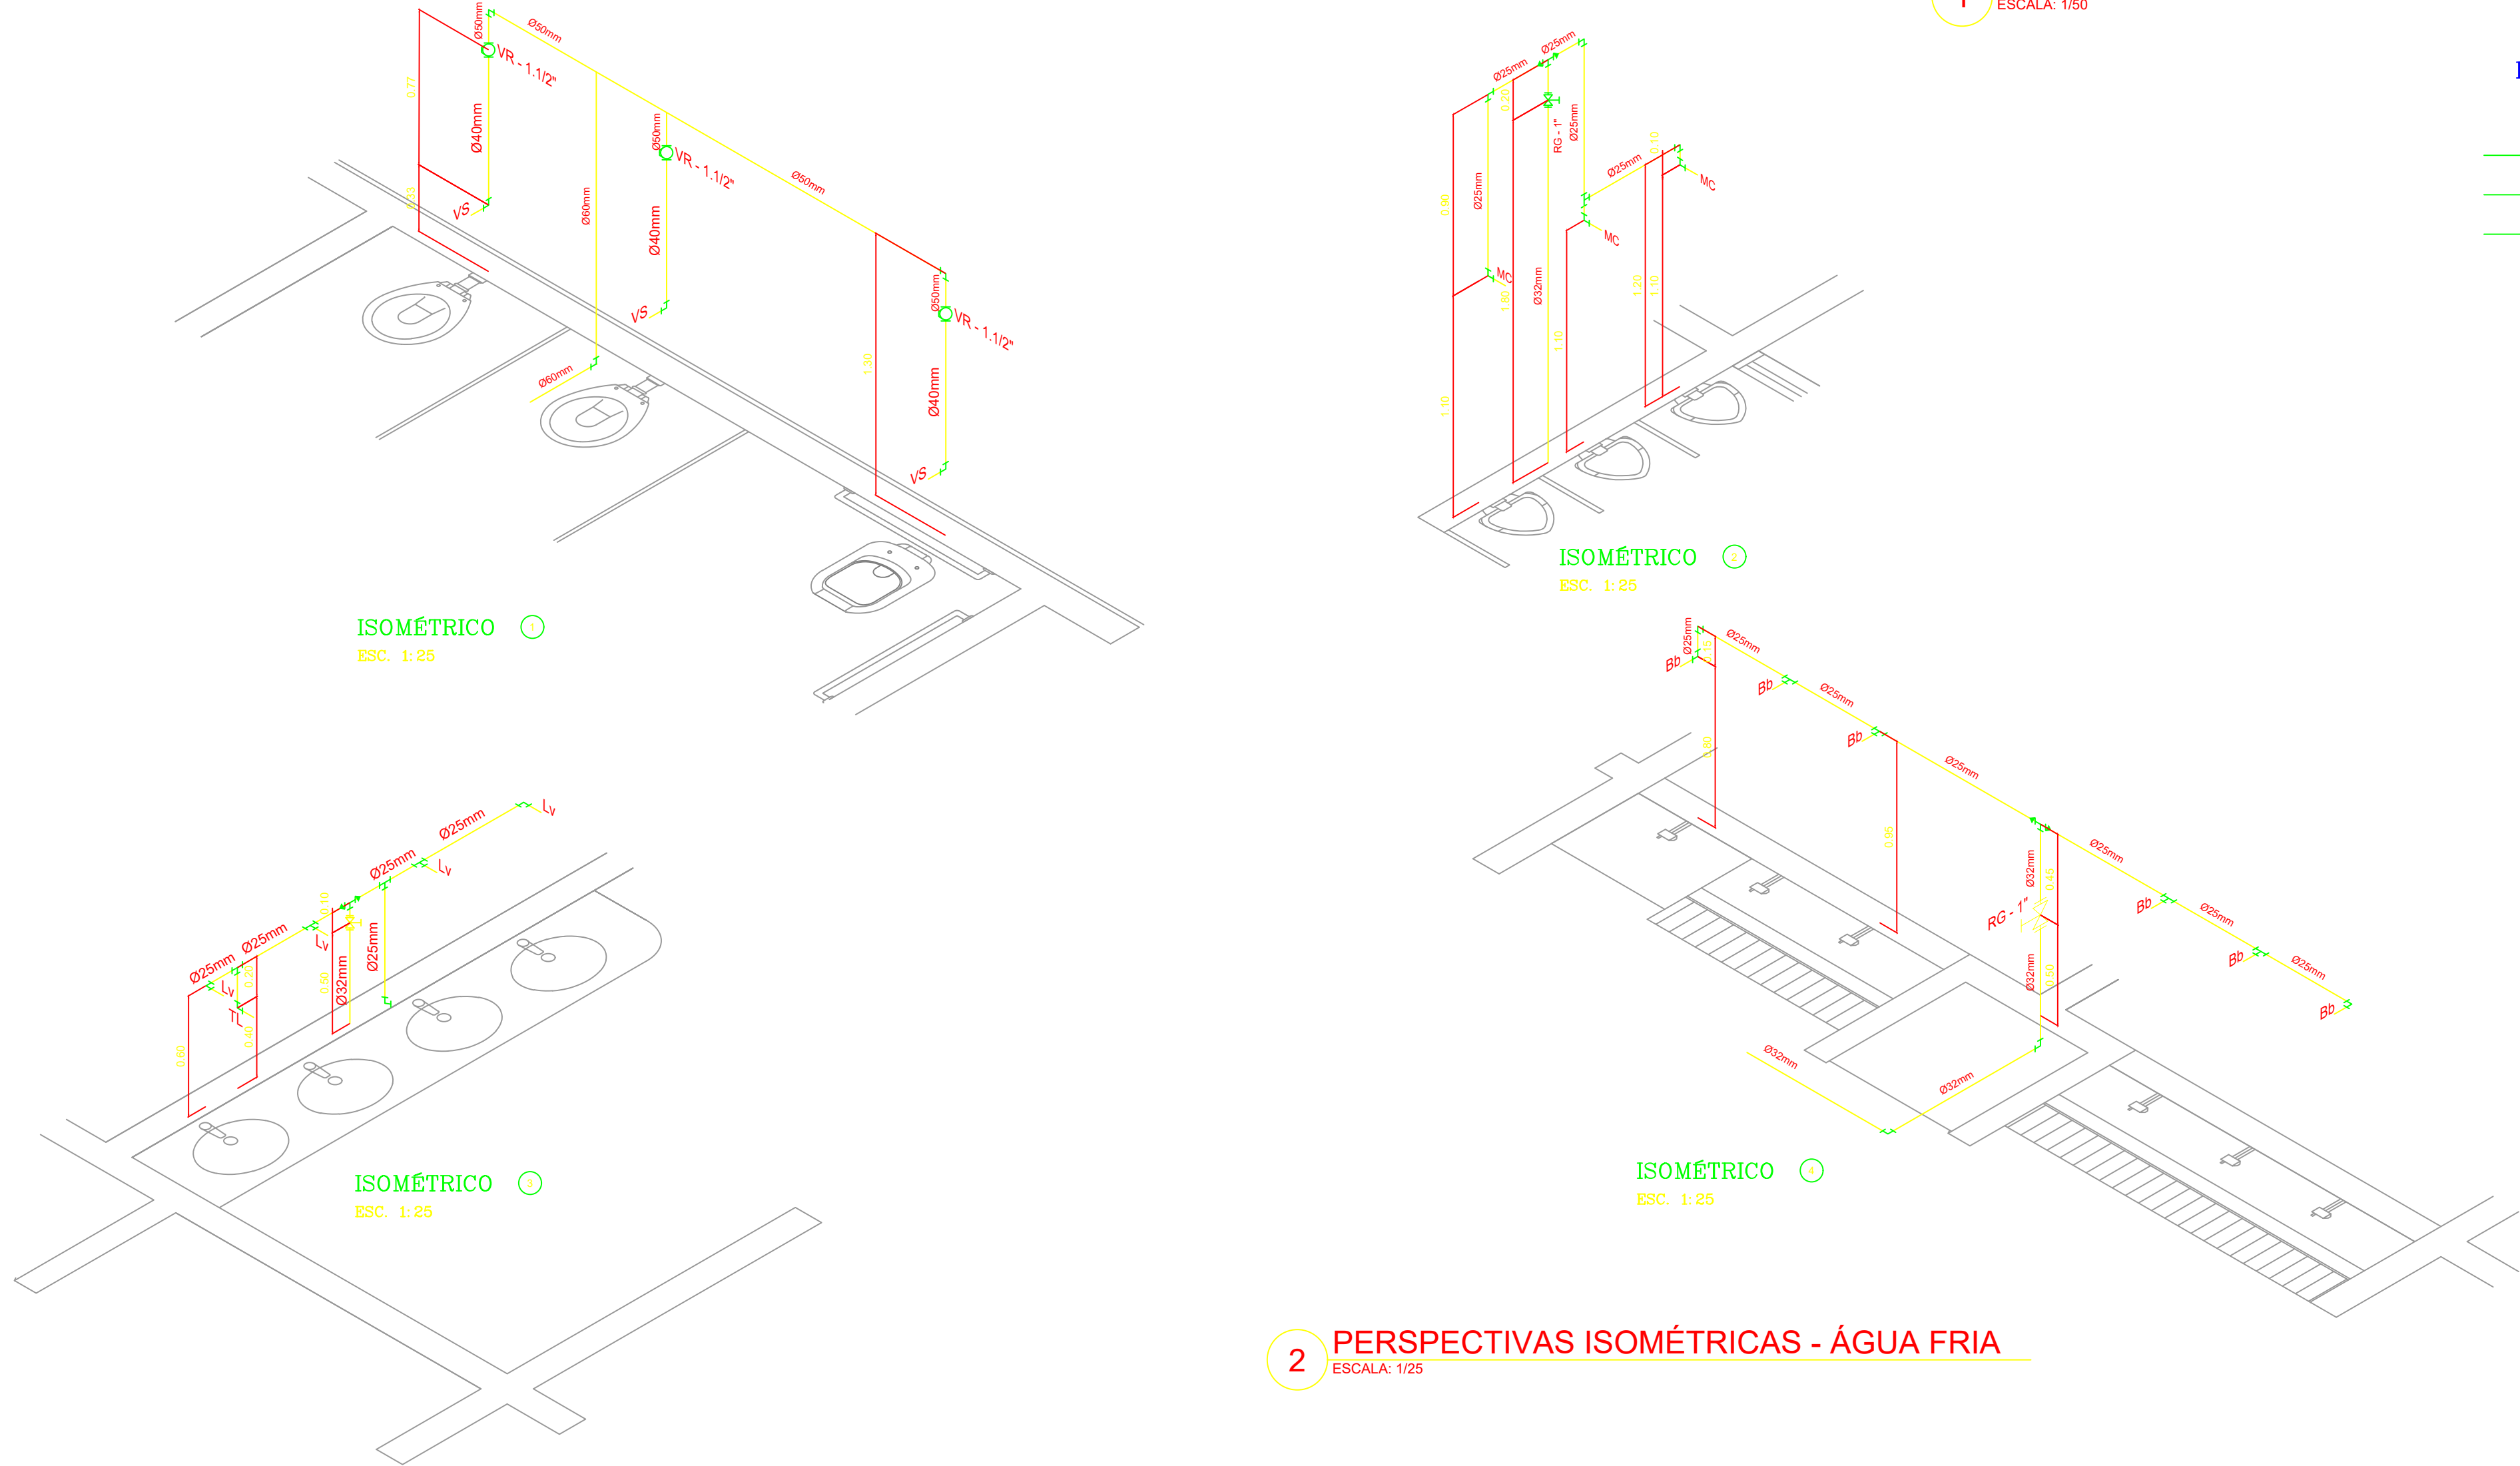

LEGENDA – ÁGUA FRIA

- AF COLUNA DE ÁGUA FRIA
- TUBULAÇÃO DE ÁGUA FRIA PVC SOLDÁVEL
- REGISTRO DE GAVETA
- REGISTRO DE PRESSÃO
- VS VASO SANITÁRIO
- LV LAVATÓRIO
- Bb BEBEDOURO
- Tq TANQUE
- TJ TORNEIRA DE JARDIM
- P PIA
- Ch CHUVEIRO
- TL TORNEIRA DE LIMPEZA
- Mc MICTÓRIO
- Dch DUCHA HIGIÊNICA
- MLR MÁQUINA DE LAVAR ROUPA
- MLB MÁQUINA DE LAVAR BANDEJA

PROJETO		RESPONSÁVEL TÉCNICO	
		Eng. Mario Marques Ribeiro	
		CREA: MG 48900/D	
CLIENTE			
EMPREENDIMENTO			
IMPLANTAÇÃO DA ESCOLA NOVA			
ENDEREÇO		DISCIPLINA	
RUA 06, S/N - B. Luiz Rennó Mendes. SANTA RITA DO SAPUCAÍ - MINAS GERAIS		HAG	
ASSUNTO		FASE DO PROJETO	
BLOCO E: PEDAGÓGICO SANITÁRIOS FEMININO E MASCULINO REDE DE ÁGUA FRIA		EXECUTIVO	
DATA INICIAL		FOLHA Nº	
17/10/2019		04/11	
ESCALA	INDICADA	REVISÃO	ARQUIVO
INDICADA	R00	FAPEPE-DAC-PMSRS-ESC-PE-HS-AF-R00-04 - NVV.DWG	