
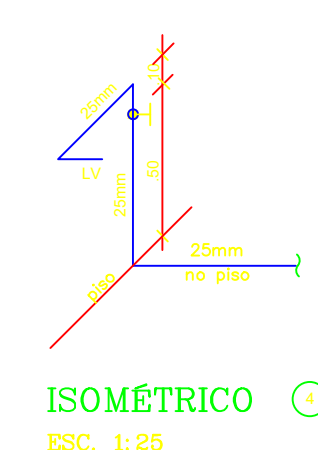
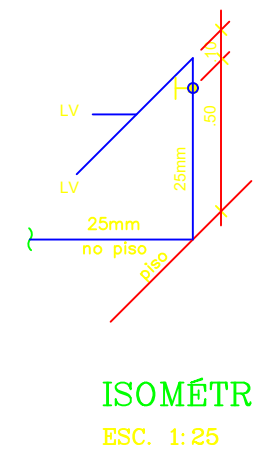


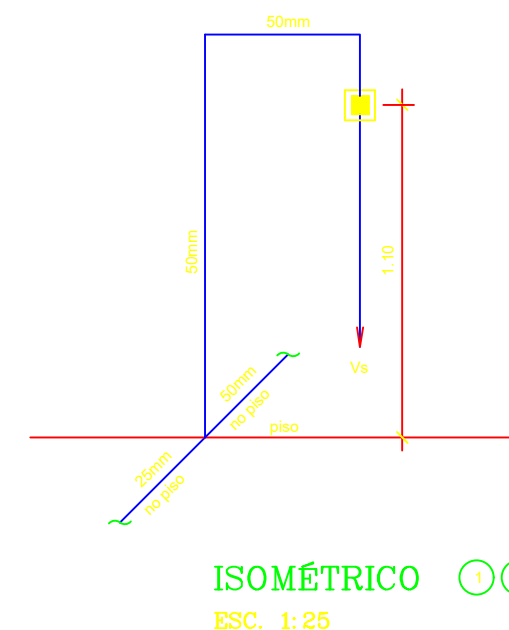


LEGENDA - ÁGUA FRIA

- CA COLUNA DE ÁGUA FRIA
- T TUBULAÇÃO DE ÁGUA FRIA PVC SOLDÁVEL
- R REGISTRO DE GAVETA
- P REGISTRO DE PRESSÃO
- VS VASO SANITÁRIO
- LV LAVATÓRIO
- Bb BEBEDOURO
- Tq TANQUE
- TJ TORNEIRA DE JARDIM
- P PIA
- Ch CHUVEIRO
- TL TORNEIRA DE LIMPEZA
- Mc MICTÓRIO
- Dch DUCHA HIGIÊNICA
- MLR MÁQUINA DE LAVAR ROUPA
- MLB MÁQUINA DE LAVAR BANDEJA


CONVENÇÕES - ESGOTO SANITÁRIO/PLUVIAL

- CV COLUNA DE VENTILAÇÃO (DEVERÁ SER PROLONGADA 30cm ACIMA DA COBERTURA)
- AP TUBO DE Queda (ESGOTO PLUVIAL)
- TUBULAÇÃO DE ESGOTO PRIMÁRIO (PVC SOLDÁVEL)
- TUBULAÇÃO DE ESGOTO PLUVIAL (PVC SOLDÁVEL)
- TUBULAÇÃO DE PVC SOLDÁVEL PARA ESGOTO SECUNDÁRIO (TUBO NÃO COTADO SERÁ DE 40 mm)
- TUBULAÇÃO DE PVC SOLDÁVEL PARA ESGOTO SECUNDÁRIO DE GORDURA
- TUBULAÇÃO DE VENTILAÇÃO (PVC SOLDÁVEL)
- CAIXA SIFONADA DIÂMETRO 10cm e 15 cm RESPECTIVAMENTE, COM GRELHA CROMADA
- RALO SIFONADO (diâmetro 10 cm) COM GRELHA CROMADA
- CAIXA DE INSPEÇÃO DE 60 x 60 cm COM TAMPA DE FERRO FUNDIDO


1 PLANTA BAIXA - BLOCO A - ÁGUA FRIA
ESCALA: 1/50

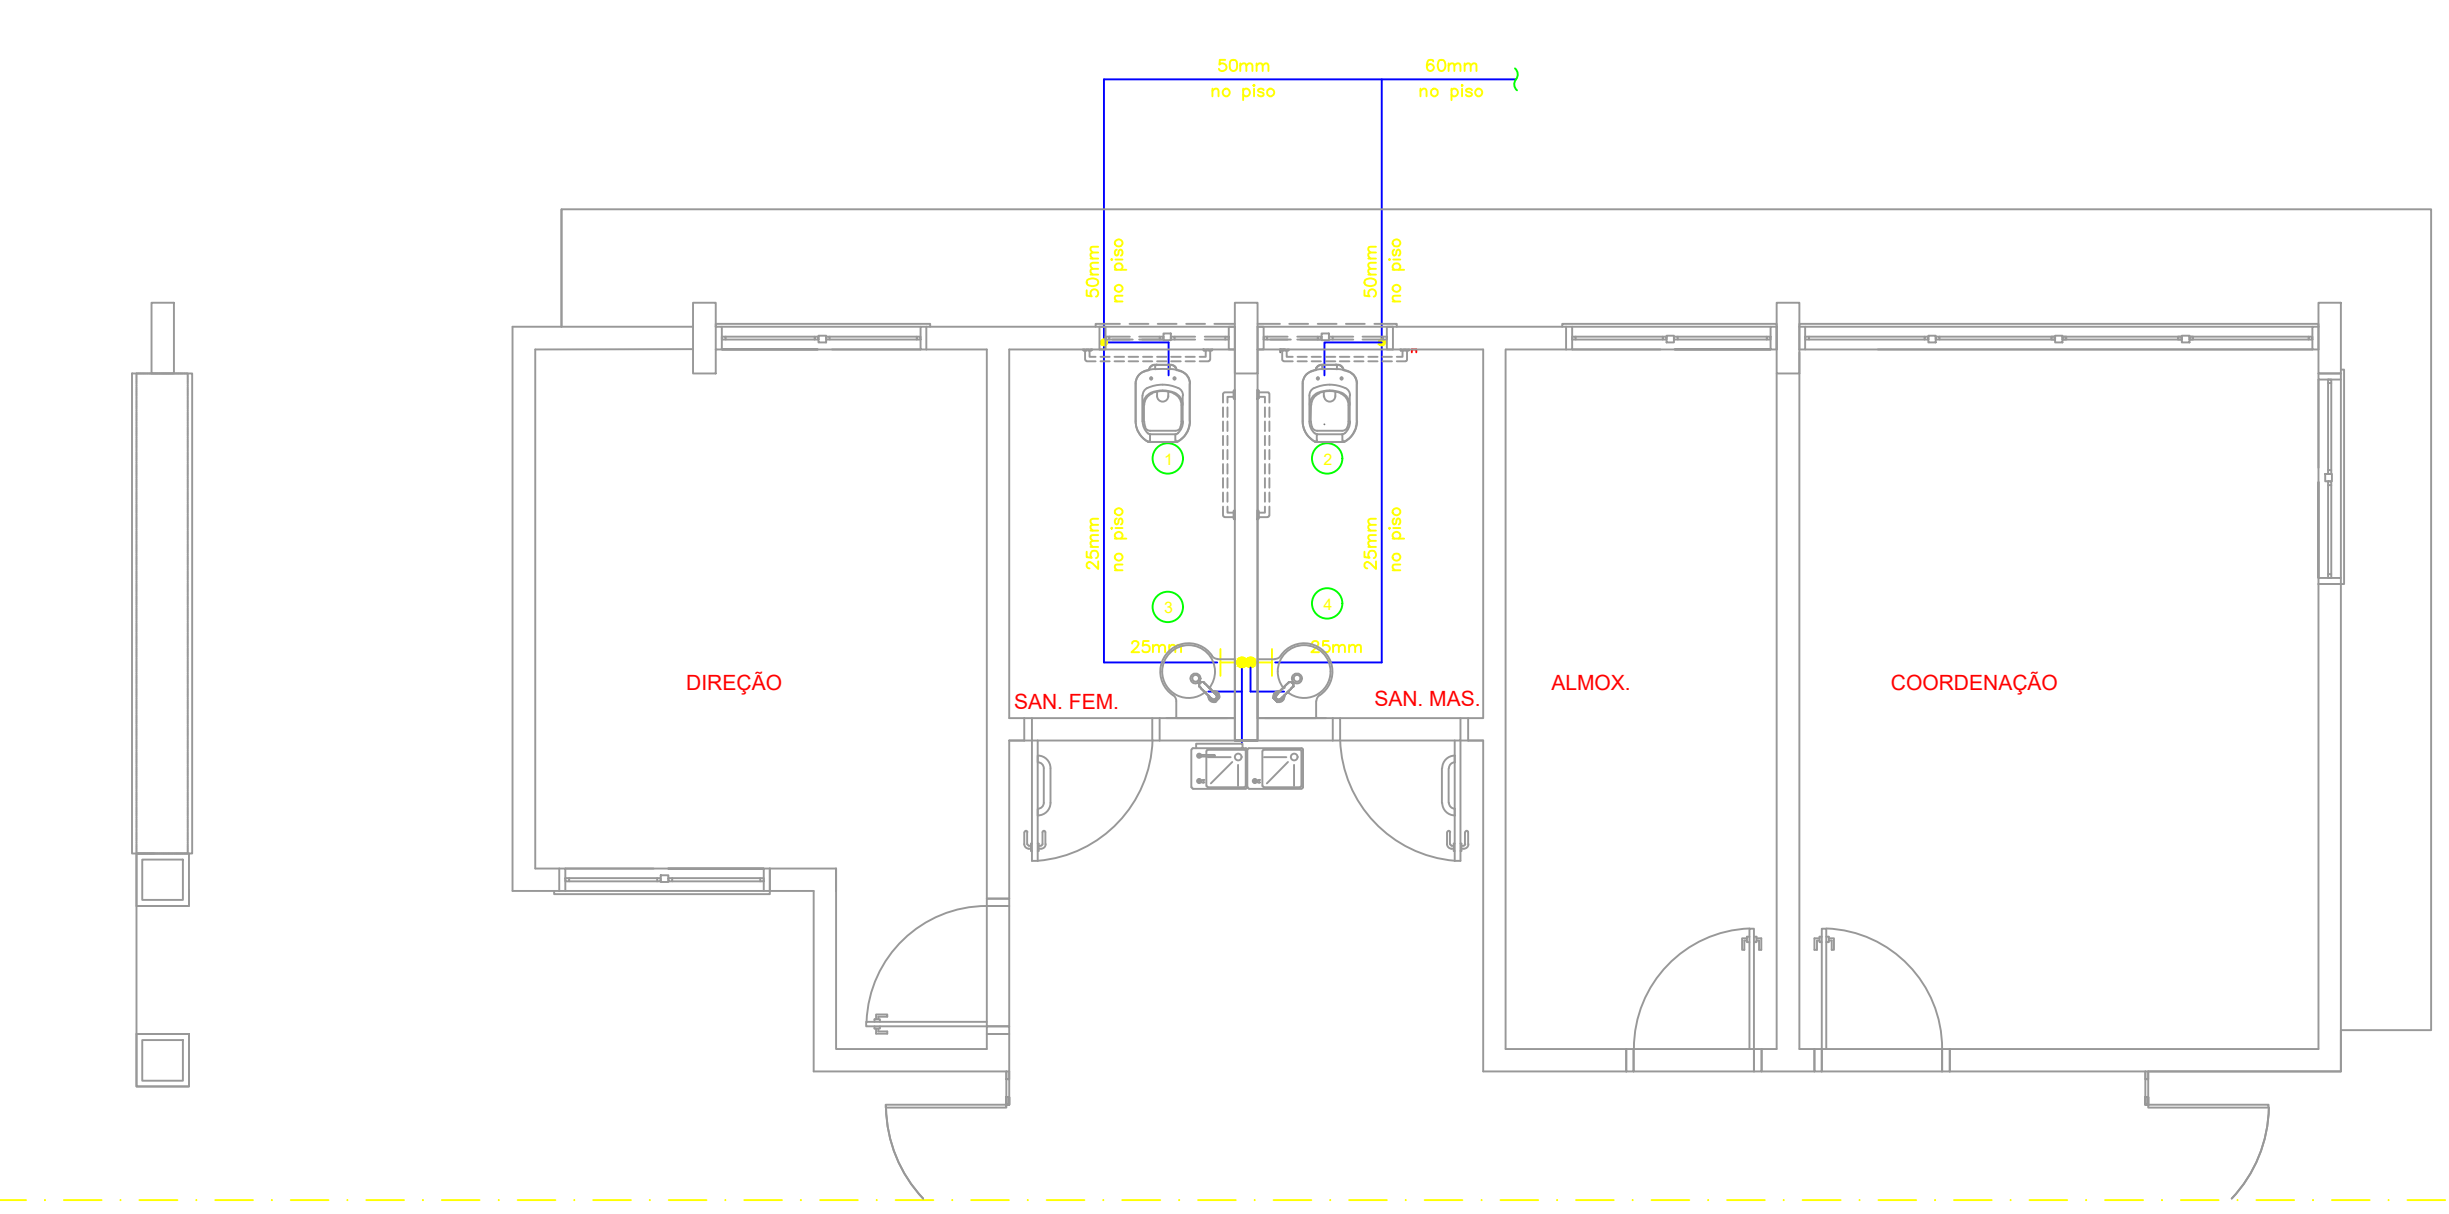

2 PLANTA BAIXA - BLOCO A - ESGOTO SANITÁRIO
ESCALA: 1/50

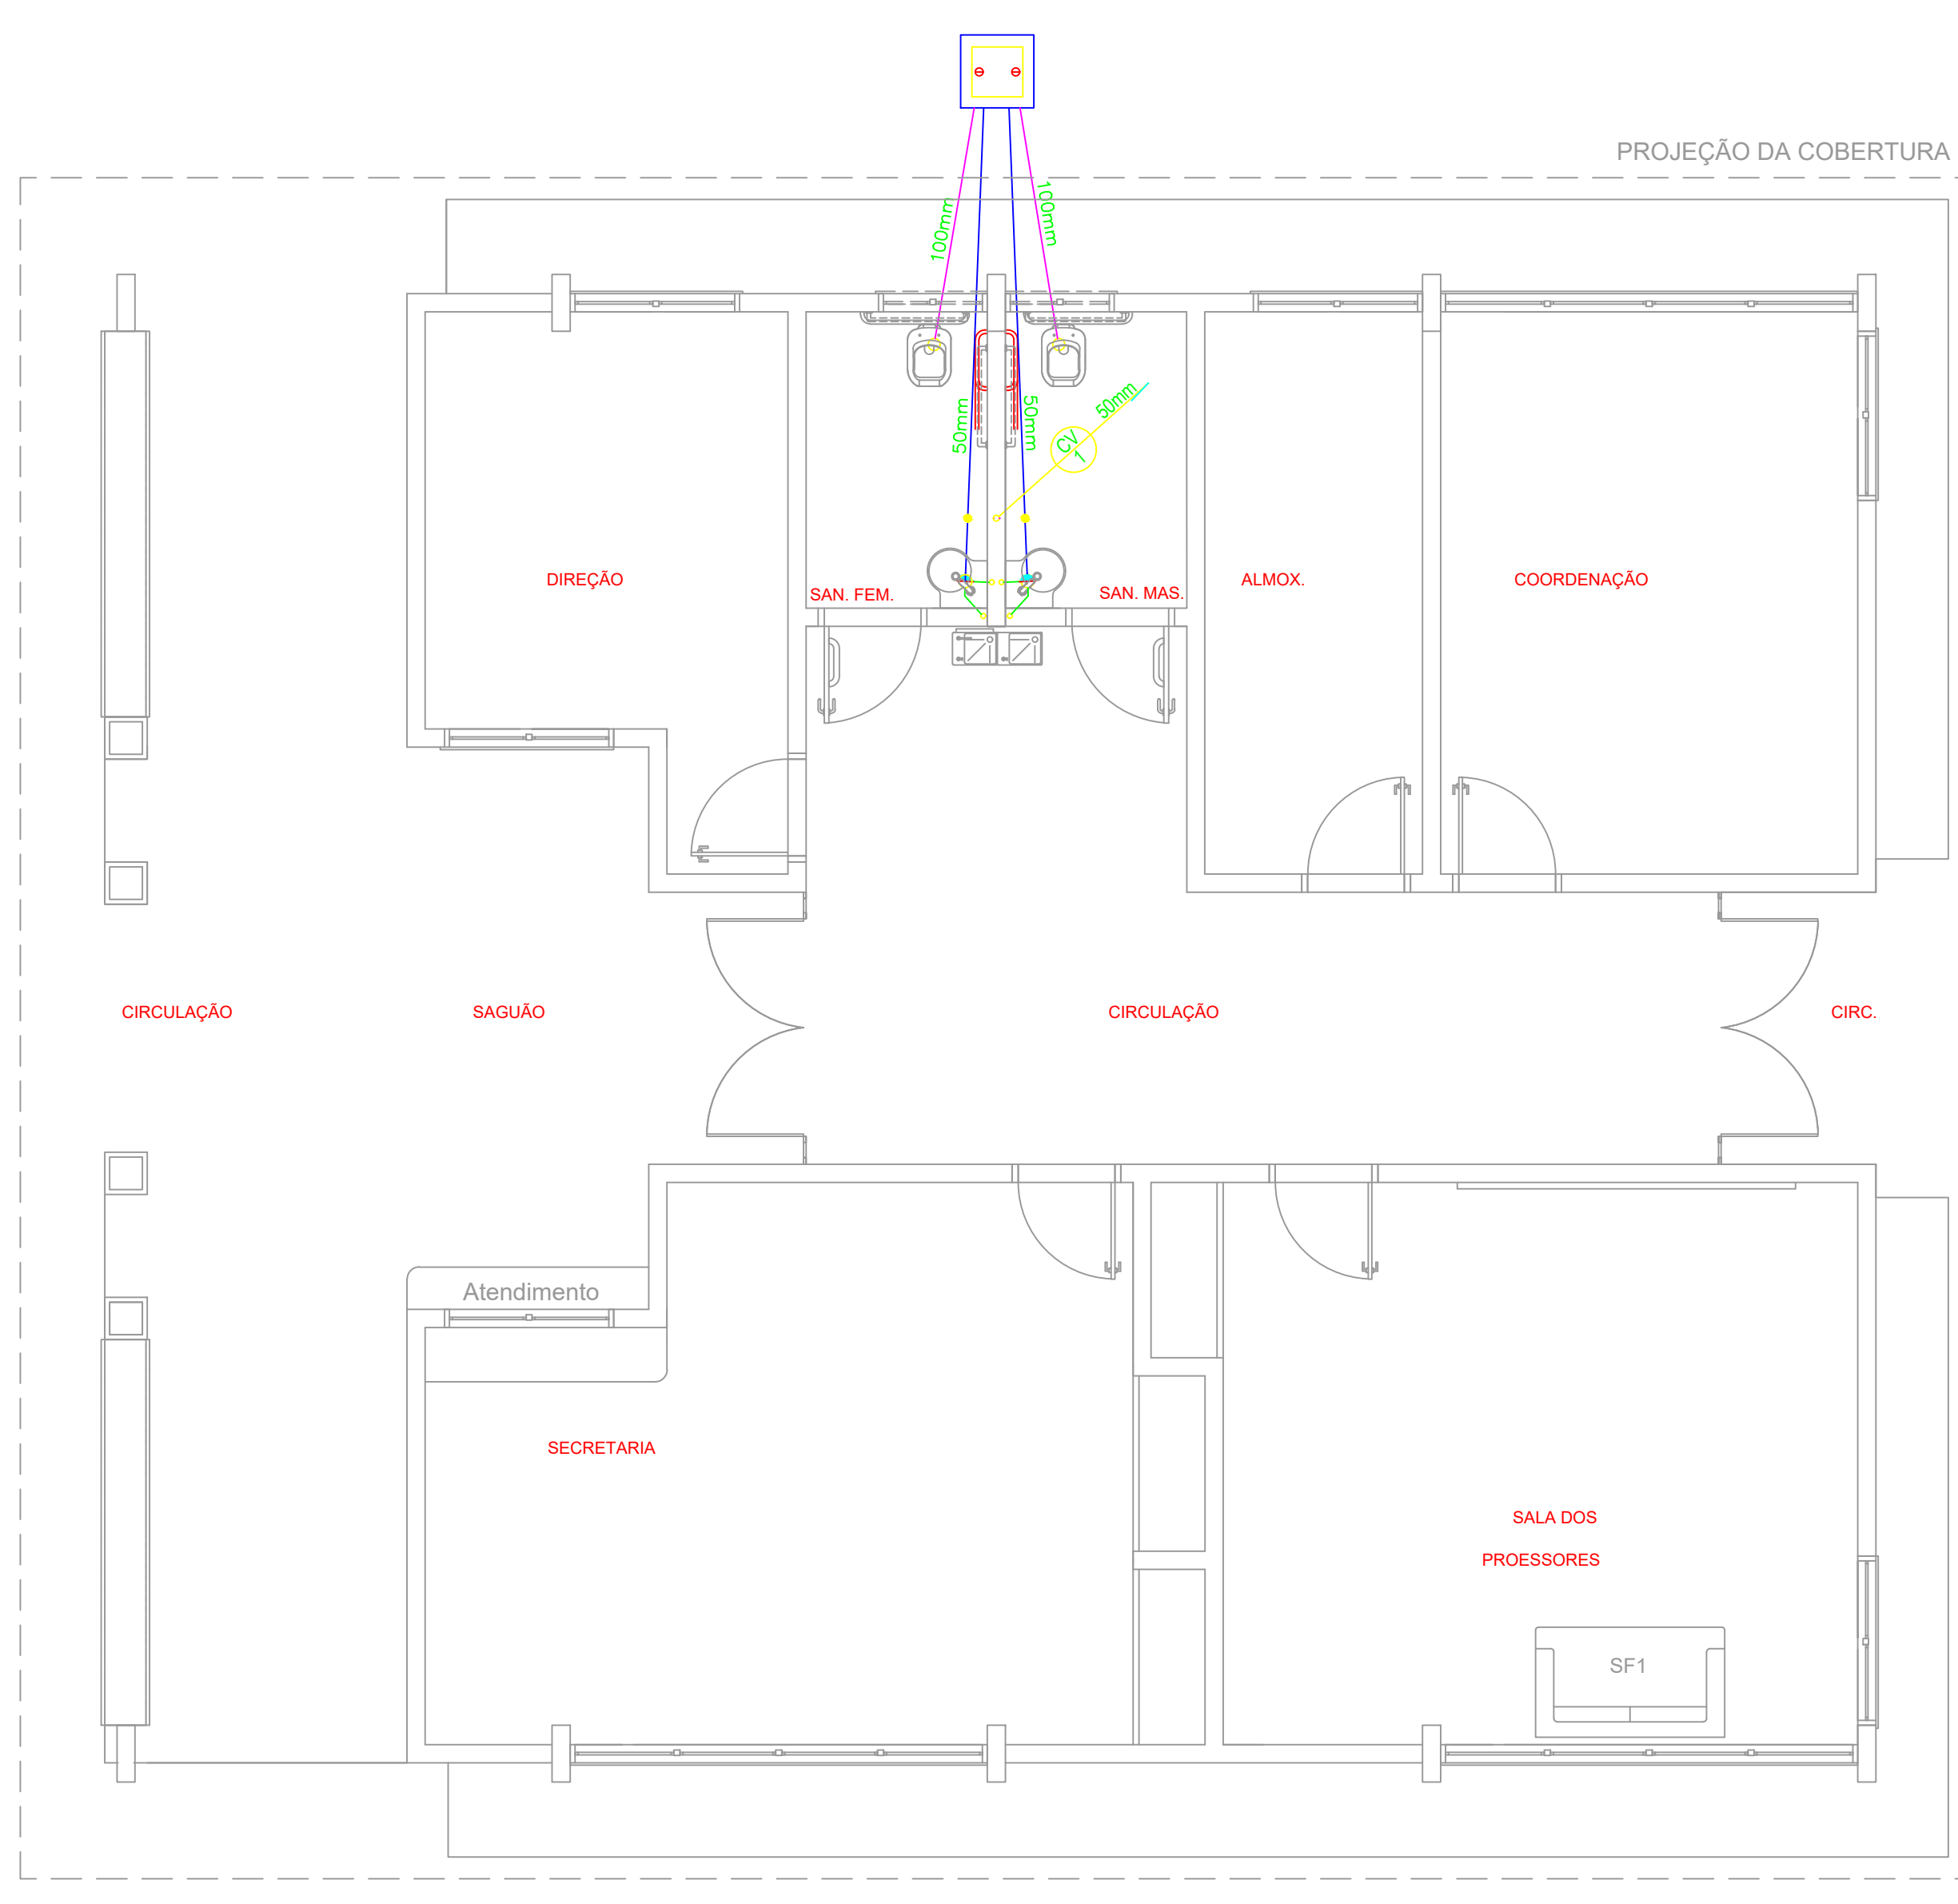

3 DETALHE
ESCALA: 1/25

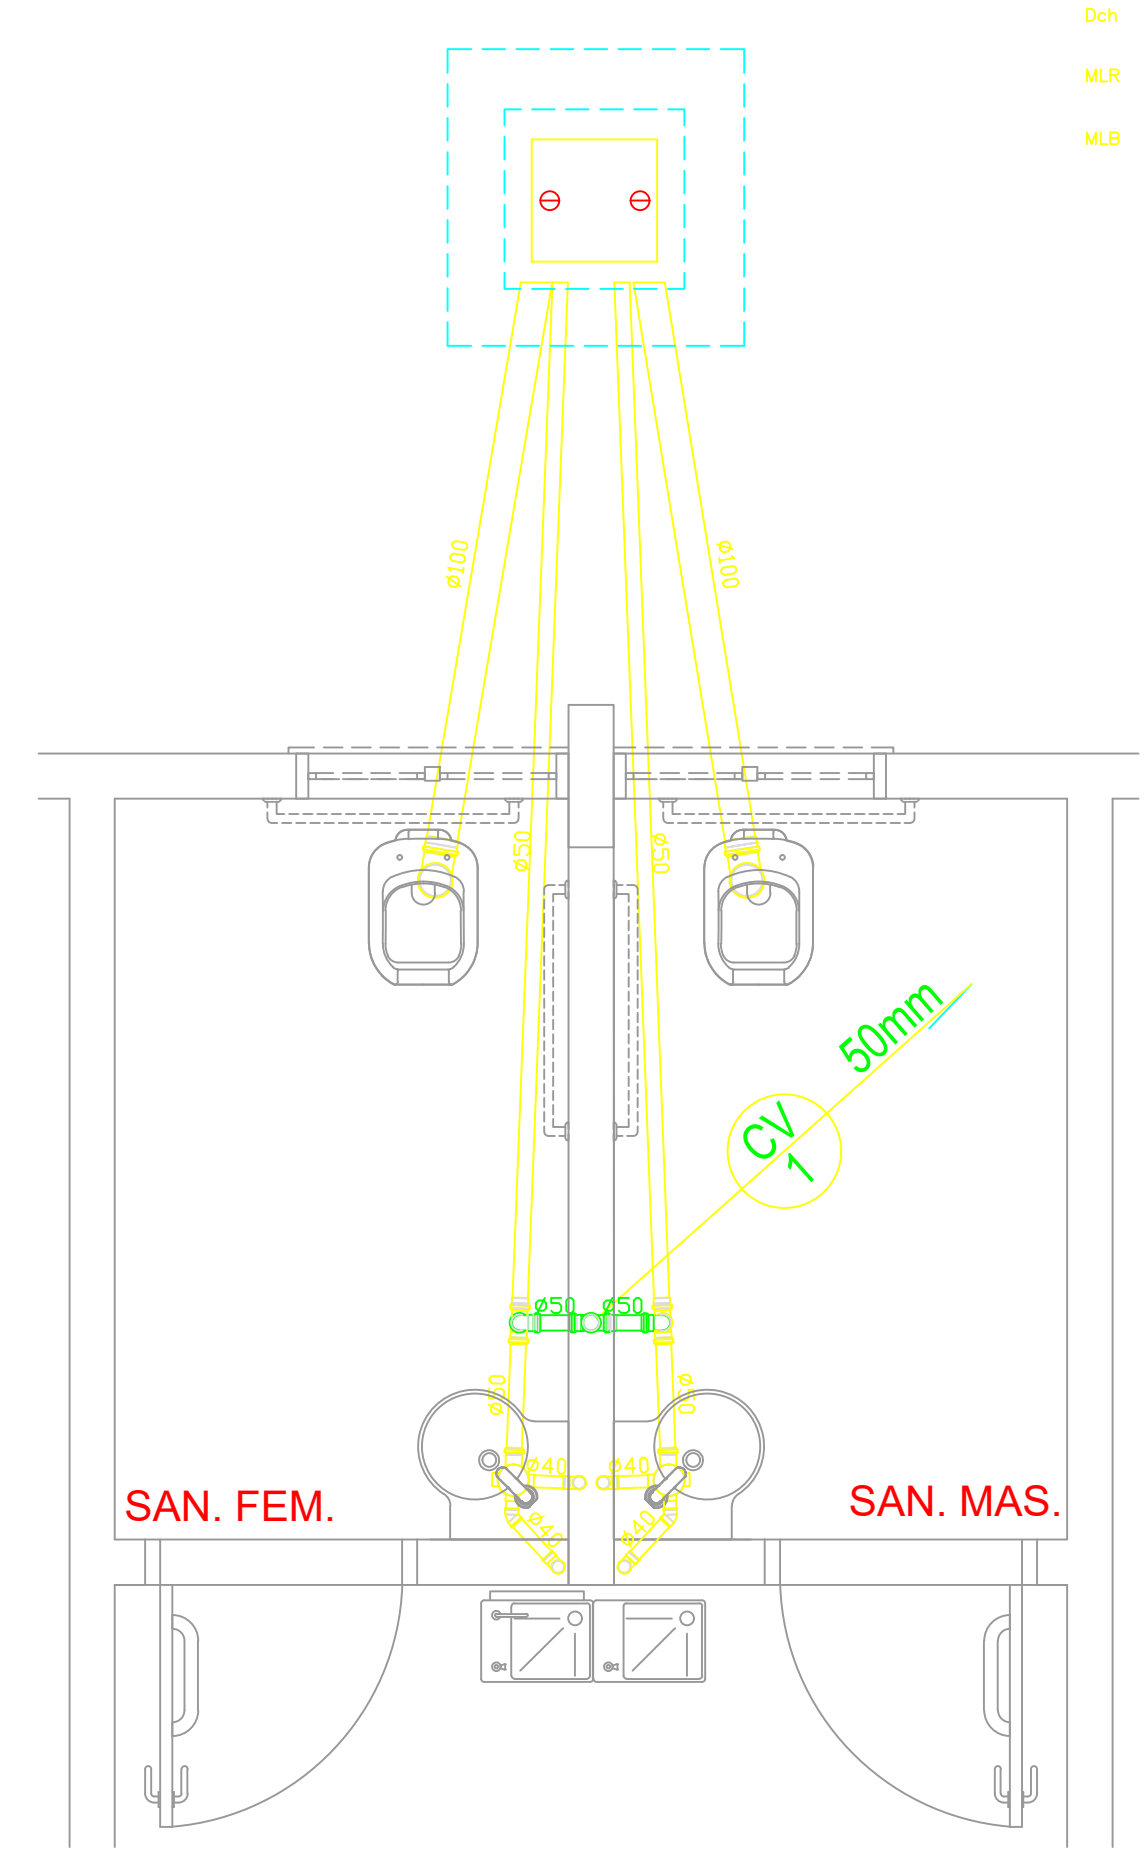

PROJETO		RESPONSÁVEL TÉCNICO	
		Eng. Mario Marques Ribeiro CREA: MG 48900/D	
CLIENTE			
 PREFEITURA SANTA RITA DO SAPUCAÍ - MG			
EMPREENDIMENTO			
IMPLANTAÇÃO DA ESCOLA NOVA			
ENDEREÇO		DISCIPLINA	
RUA 06, S/N - B. Luiz Rennó Mendes. SANTA RITA DO SAPUCAÍ - MINAS GERAIS		HEG	
ASSUNTO		FASE DO PROJETO	
BLOCO A: ADMINISTRAÇÃO ÁGUA FRIA - ISOMÉTRICOS ESGOTO SANITÁRIO - DETALHE		EXECUTIVO	
		FOLHA Nº	
		06/11	
DATA INICIAL	ESCALA	REVISÃO	ARQUIVO
17/10/2019	INDICADA	R00	FAPEPE-DAC-PMSRS-ESC-PE-HS-ESGEAF-R00-08 - NVV.DWG