


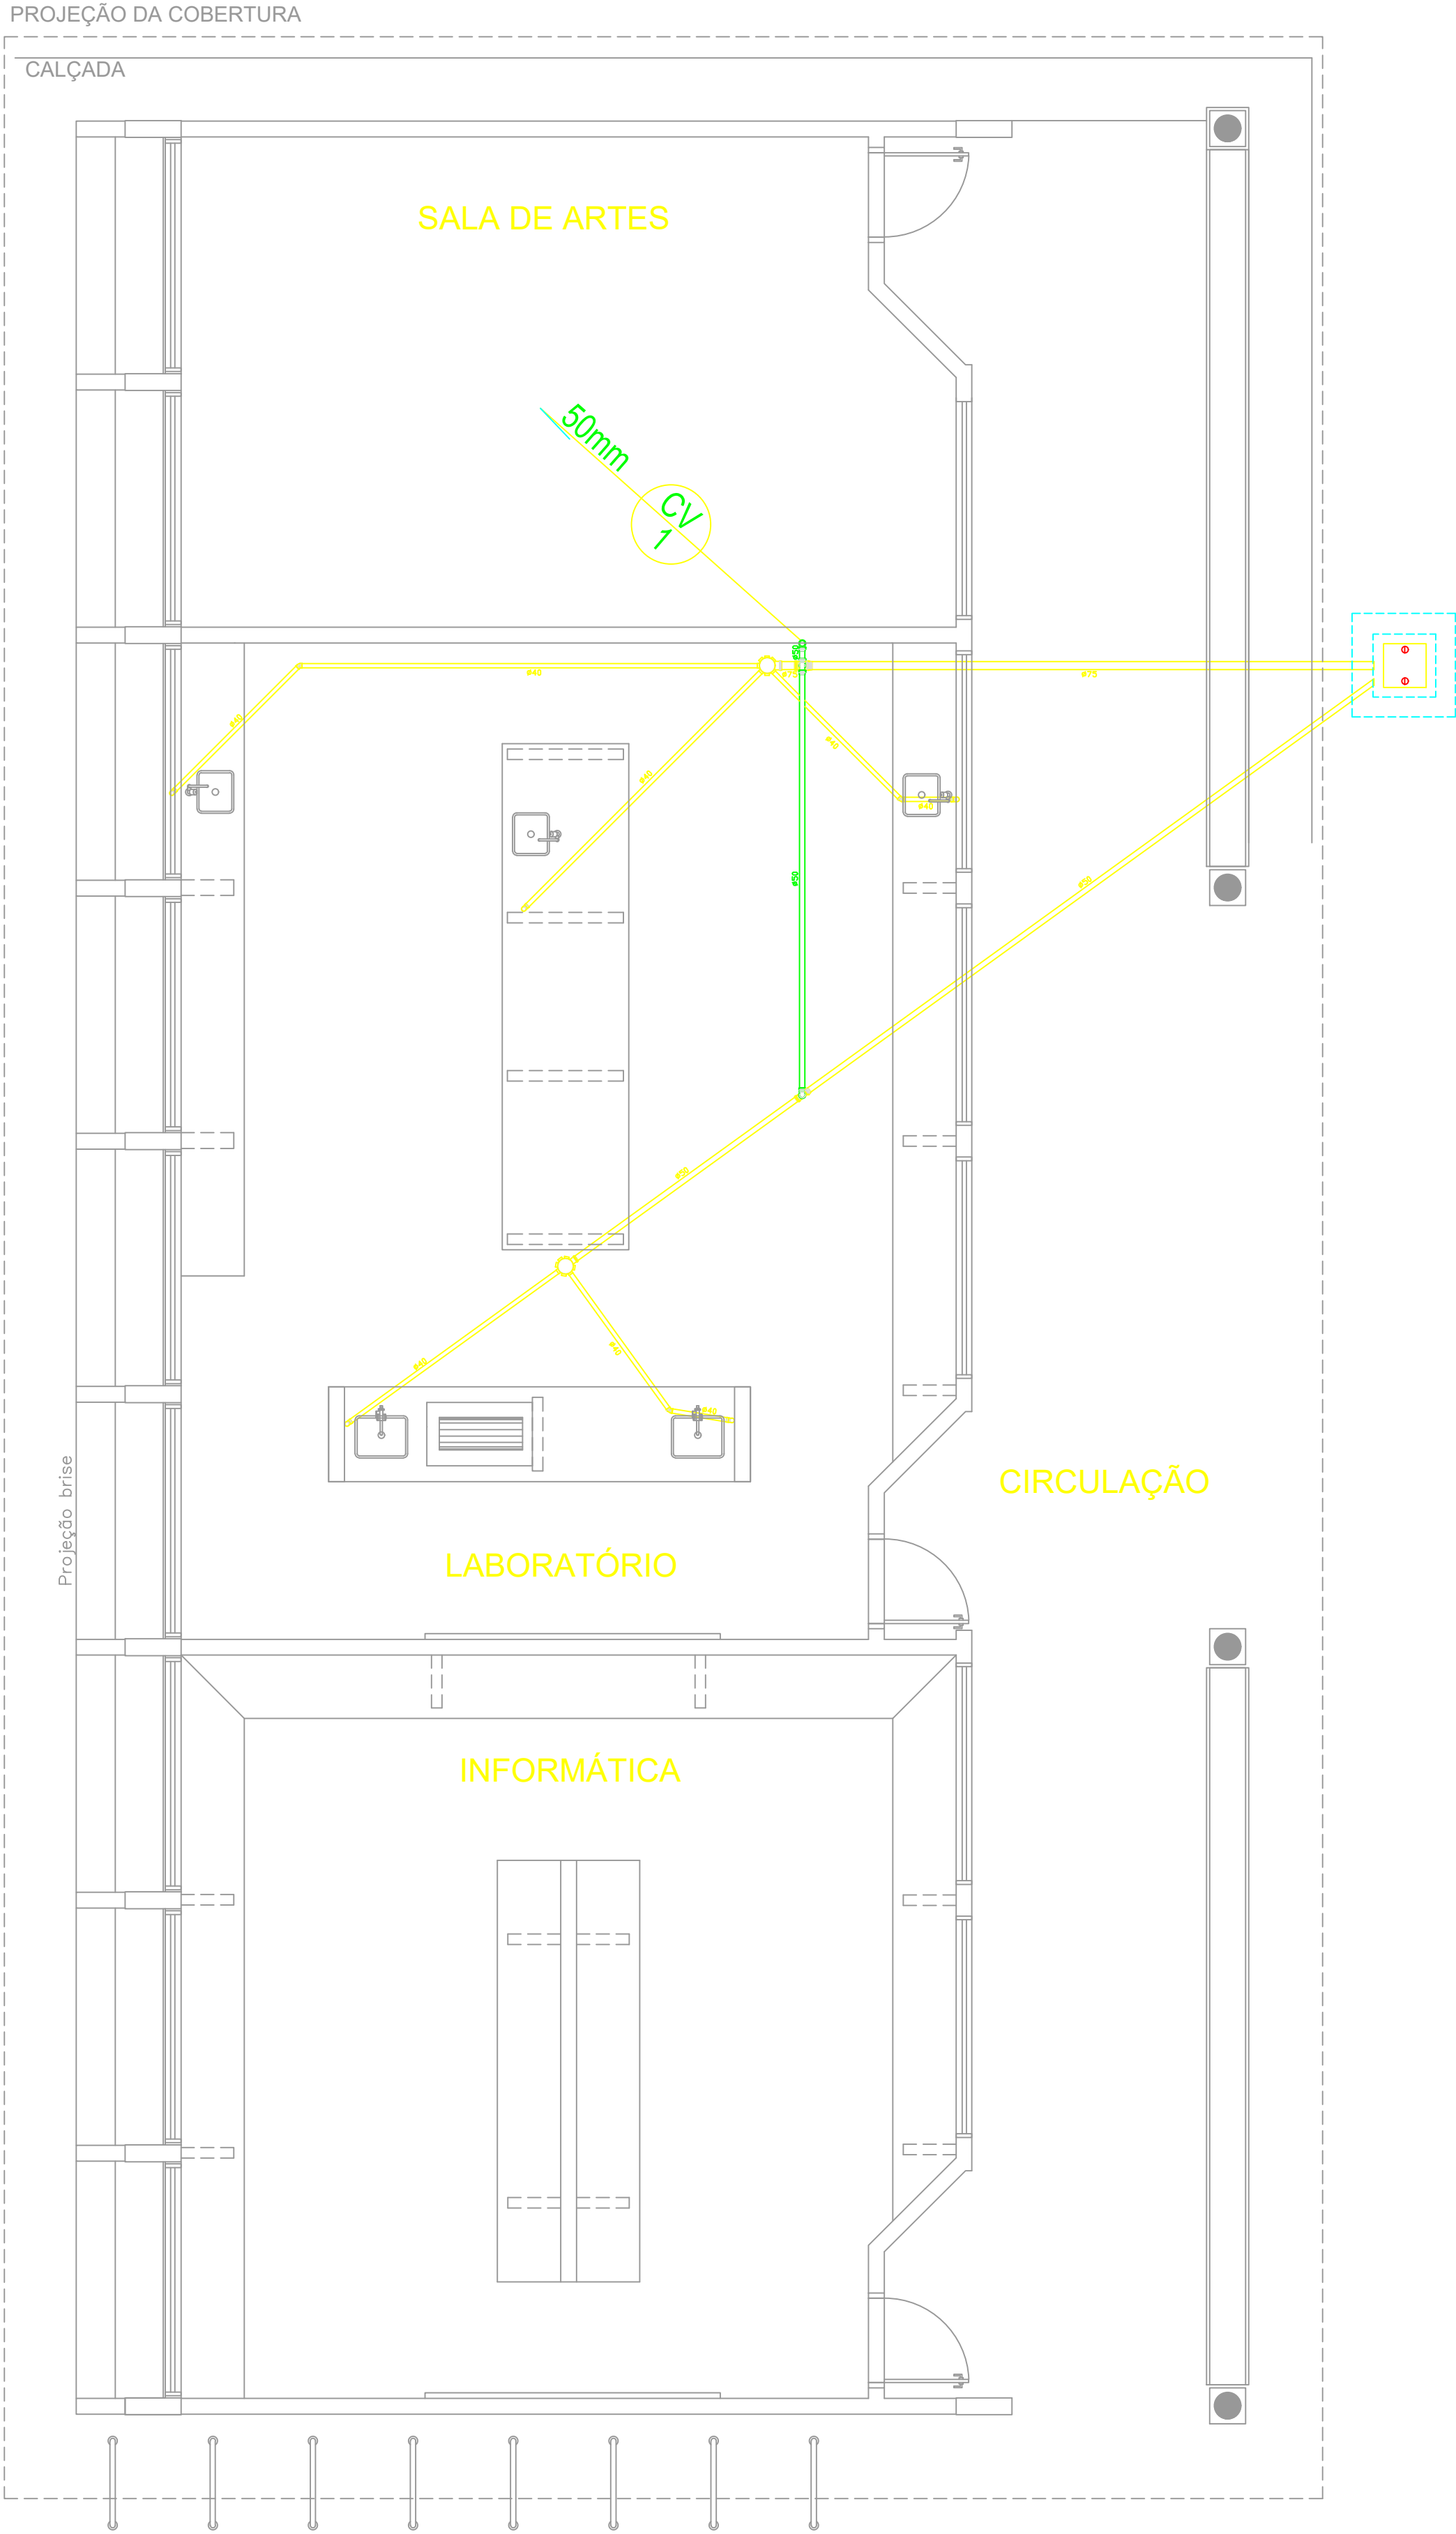

CONVENÇÕES – ESGOTO SANITÁRIO/PLUVIAL

- CV COLUNA DE VENTILAÇÃO (DEVERÁ SER PROLONGADA 30cm ACIMA DA COBERTURA)
- AP TUBO DE QUEDA (ESGOTO PLUVIAL)
- TUBULAÇÃO DE ESGOTO PRIMÁRIO (PVC SOLDÁVEL)
- TUBULAÇÃO DE ESGOTO PLUVIAL (PVC SOLDÁVEL)
- TUBULAÇÃO DE PVC SOLDÁVEL PARA ESGOTO SECUNDÁRIO (TUBO NÃO COTADO SERÁ DE 40 mm)
- TUBULAÇÃO DE PVC SOLDÁVEL PARA ESGOTO SECUNDÁRIO DE GORDURA
- TUBULAÇÃO DE VENTILAÇÃO (PVC SOLDÁVEL)
- CAIXA SIFONADA DIÂMETRO 10cm e 15 cm RESPECTIVAMENTE, COM GRELHA CROMADA
- RALO SIFONADO (diâmetro 10 cm) COM GRELHA CROMADA
- CAIXA DE INSPEÇÃO DE 60 x 60 cm COM TAMPA DE FERRO FUNDIDO

1 PLANTA BAIXA - BLOCO C - ESGOTO SANITÁRIO

ESCALA: 1/50

PROJETO		RESPONSÁVEL TÉCNICO	
		Eng. Mario Marques Ribeiro	
		CREA: MG 48900/D	
CLIENTE			
 PREFEITURA SANTA RITA DO SAPUCAÍ- MG			
EMPREENHIMENTO			
IMPLANTAÇÃO DA ESCOLA NOVA			
ENDEREÇO		DISCIPLINA	
RUA 06, S/N - B. Luiz Rennó Mendes. SANTA RITA DO SAPUCAÍ - MINAS GERAIS		HEG	
ASSUNTO		FASE DO PROJETO	
BLOCO C: PEDAGÓGICO LABOARTÓRIOS ESGOTO SANITÁRIO		EXECUTIVO	
		FOLHA Nº	
		07/11	
DATA INICIAL	ESCALA	REVISÃO	ARQUIVO
17/10/2019	1:50	R00	FAPEPE-DAC-PMSRS-ESC-PE-HS-ESG-R00-07 - NVV.DWG