



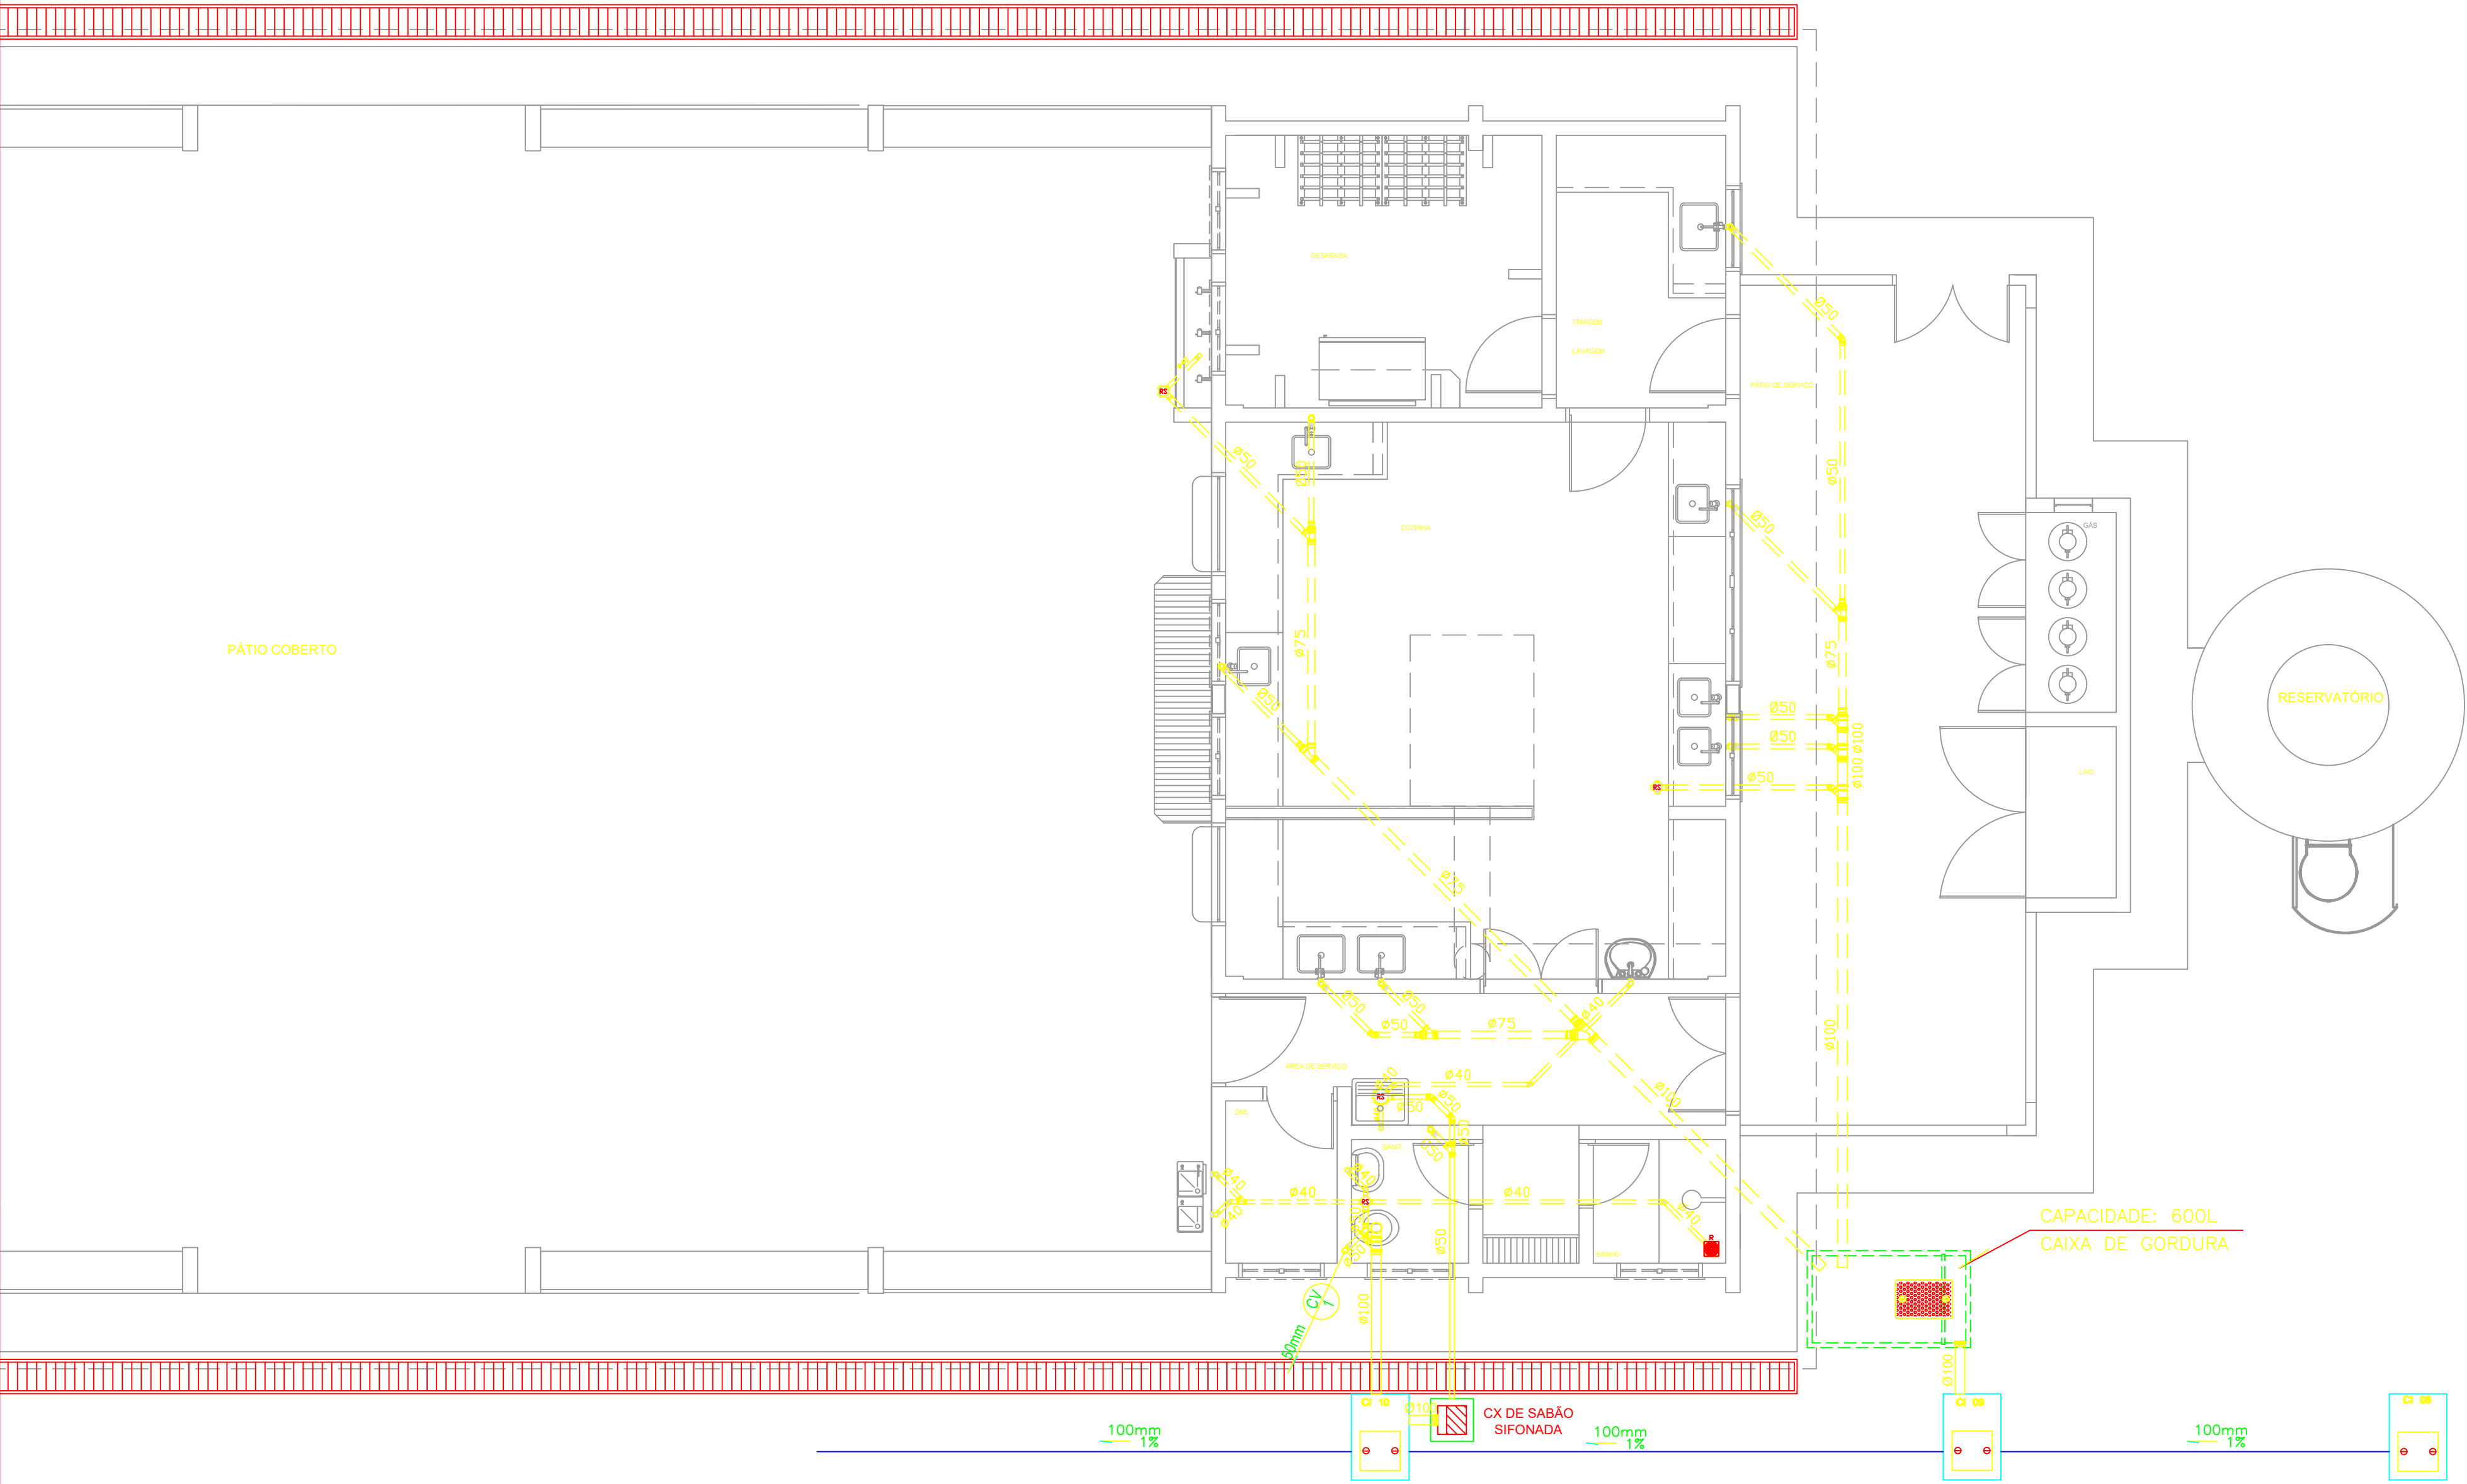


CONVENÇÕES – ESGOTO SANITÁRIO/PLUVIAL

- COLUNA DE VENTILAÇÃO (DEVERÁ SER PROLONGADA 30cm ACIMA DA COBERTURA)
- TUBO DE QUEDA (ESGOTO PLUVIAL)
- TUBULAÇÃO DE ESGOTO PRIMÁRIO (PVC SOLDÁVEL)
- TUBULAÇÃO DE ESGOTO PLUVIAL (PVC SOLDÁVEL)
- TUBULAÇÃO DE PVC SOLDÁVEL PARA ESGOTO SECUNDÁRIO (TUBO NÃO COTADO SERÁ DE 40 mm)
- TUBULAÇÃO DE PVC SOLDÁVEL PARA ESGOTO SECUNDÁRIO DE GORDURA
- TUBULAÇÃO DE VENTILAÇÃO (PVC SOLDÁVEL)
- CAIXA SIFONADA - DIÂMETRO 10cm e 15 cm RESPECTIVAMENTE, COM GRELHA CROMADA
- RALO SIFONADO (diâmetro 10 cm) COM GRELHA CROMADA
- CAIXA DE INSPEÇÃO DE 60 x 60 cm COM TAMPA DE FERRO FUNDIDO

1 PLANTA BAIXA - BLOCO D - ESGOTO SANITÁRIO
ESCALA: 1/50

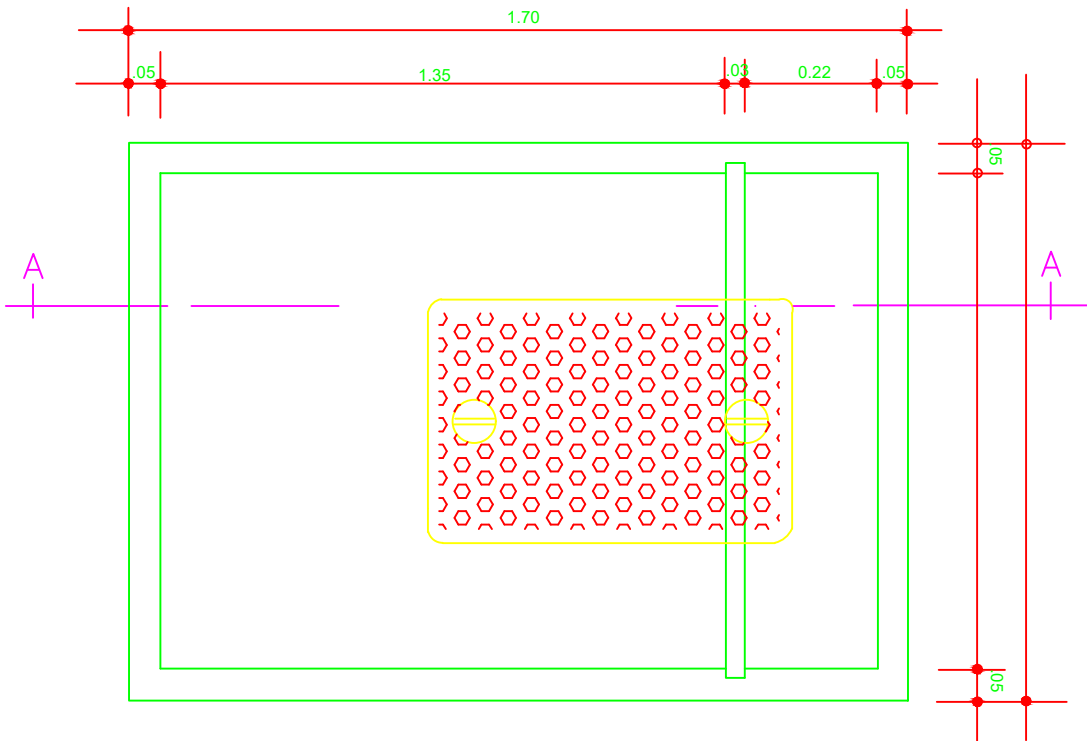

2 DETALHE - CAIXA DE GORDURA
SEM ESCALA

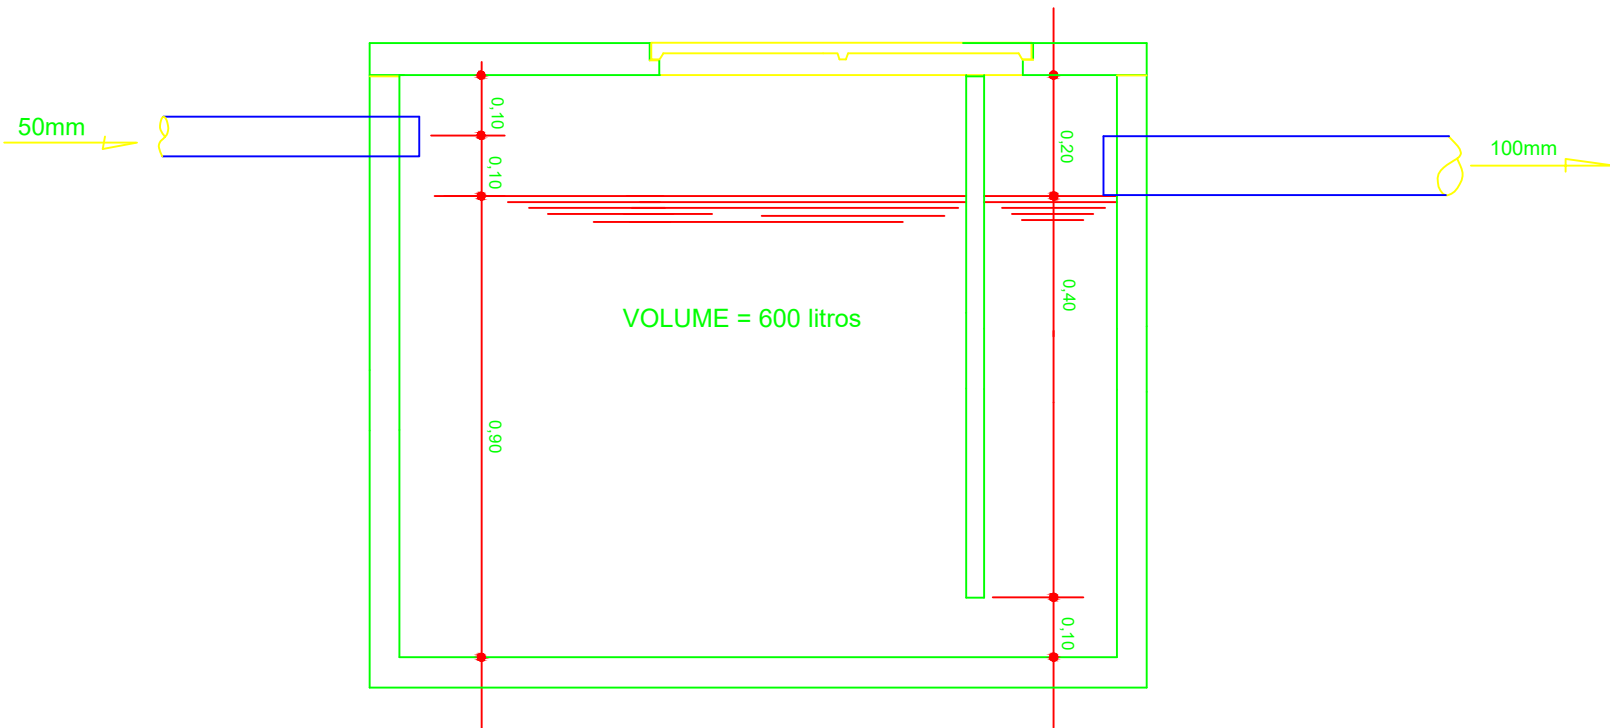

3 CORTE A-A
SEM ESCALA

PROJETO		RESPONSÁVEL TÉCNICO	
		Eng. Mario Marques Ribeiro CREA: MG 48900/D	
CLIENTE			
 PREFEITURA SANTA RITA DO SAPUCAÍ- MG			
EMPREENHIMENTO			
IMPLANTAÇÃO DA ESCOLA NOVA			
ENDEREÇO		DISCIPLINA	
RUA 06, S/N - B. Luiz Rennó Mendes. SANTA RITA DO SAPUCAÍ - MINAS GERAIS		HEG	
ASSUNTO		FASE DO PROJETO	
BLOCO D: SERVIÇO ESGOTO SANITÁRIO		EXECUTIVO	
		FOLHA Nº	
		08/11	
DATA INICIAL	ESCALA	REVISÃO	ARQUIVO
17/10/2019	INDICADA	R00	FAPEPE-DAC-PMSRS-ESC-PE-HS-ESG-R00-08 - NVV.DWG