

CONVENÇÕES – ESGOTO SANITÁRIO/PLUVIAL

- 

COLUNA DE VENTILAÇÃO (DEVERÁ SER PROLONGADA 30cm ACIMA DA COBERTURA)
- 

TUBO DE QUEDA (ESGOTO PLUVIAL)
- 

TUBULAÇÃO DE ESGOTO PRIMÁRIO (PVC SOLDÁVEL)
- 

TUBULAÇÃO DE ESGOTO PLUVIAL (PVC SOLDÁVEL)
- 

TUBULAÇÃO DE PVC SOLDÁVEL PARA ESGOTO SECUNDÁRIO (TUBO NÃO COTADO SERÁ DE 40 mm)
- 


TUBULAÇÃO DE PVC SOLDÁVEL PARA ESGOTO SECUNDÁRIO DE GORDURA
- 

TUBULAÇÃO DE VENTILAÇÃO (PVC SOLDÁVEL)
- 

CAIXA SIFONADA DIÂMETRO 10cm e 15 cm RESPECTIVAMENTE, COM GRELHA CROMADA
-

RALO SIFONADO (diâmetro 10 cm) COM GRELHA CROMADA
- 

CAIXA DE INSPEÇÃO DE 60 x 60 cm COM TAMPA DE FERRO FUNDIDO

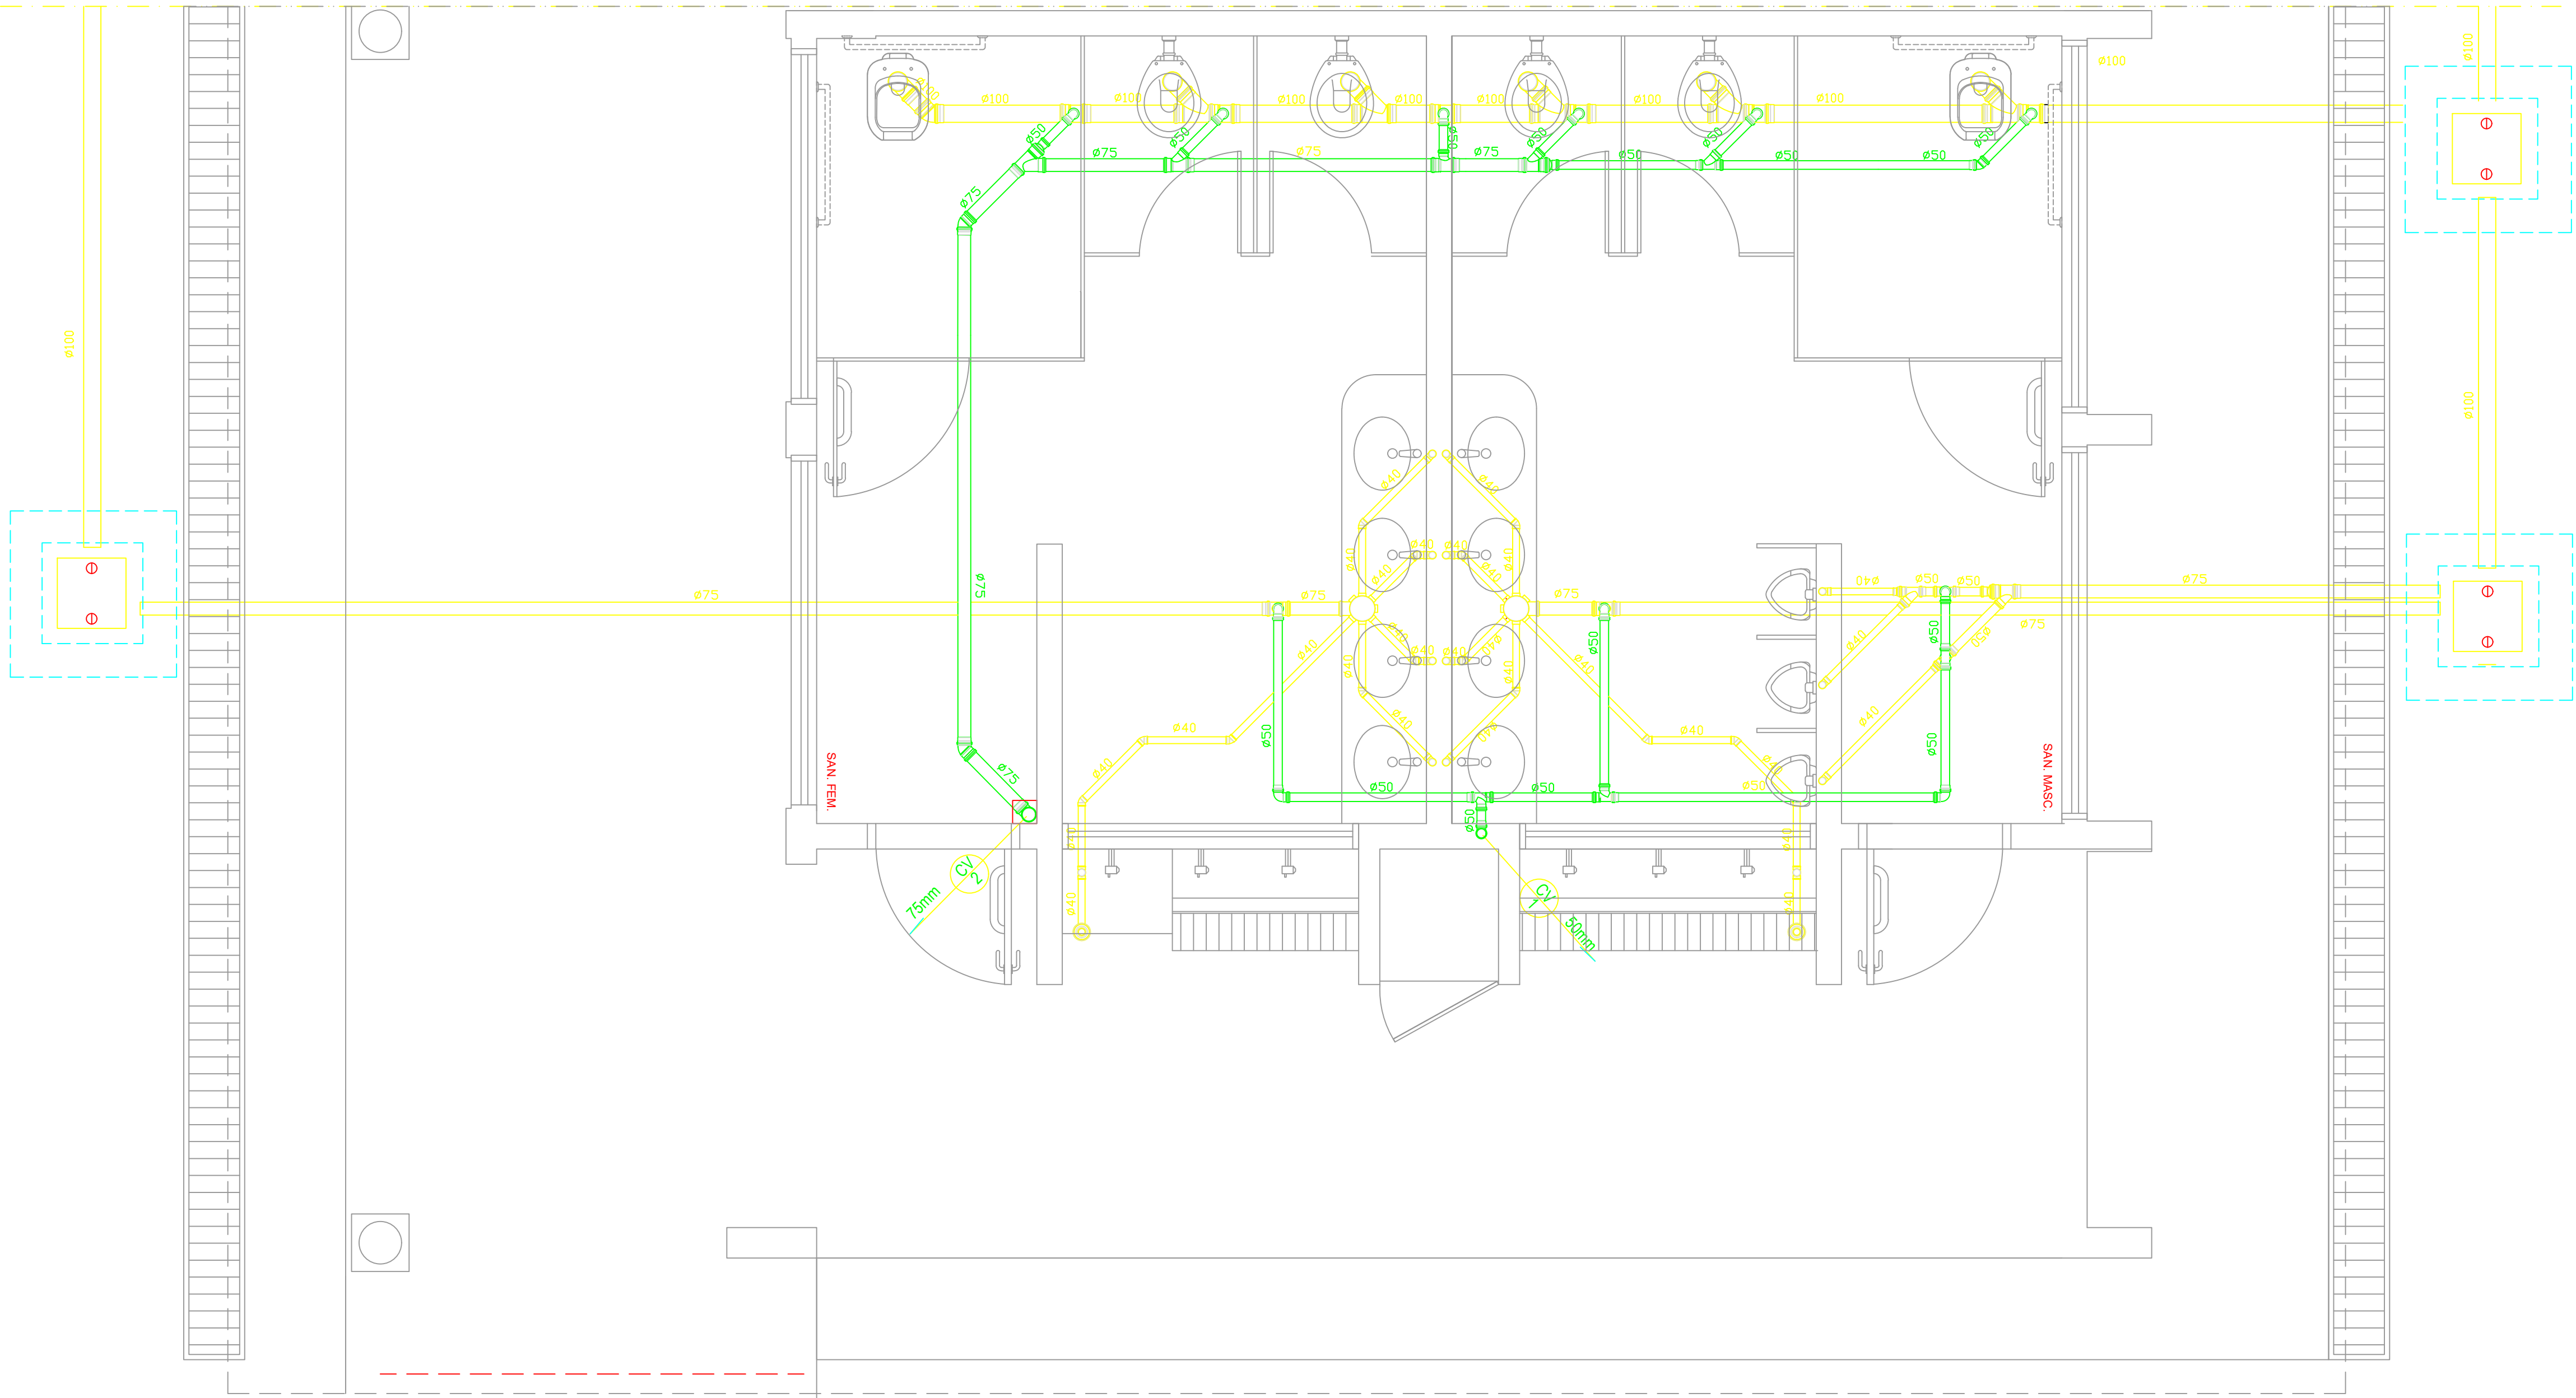

1 PLANTA BAIXA - BLOCO E - ESGOTO SANITÁRIO
ESCALA: 1/25

PROJETO		RESPONSÁVEL TÉCNICO	
		Eng. Mario Marques Ribeiro	
		CREA: MG 48900/D	
CLIENTE			
			
EMPREENHIMENTO			
IMPLANTAÇÃO DA ESCOLA NOVA			
ENDEREÇO		DISCIPLINA	
RUA 06, S/N - B. Luiz Rennó Mendes.		HEG	
SANTA RITA DO SAPUCAÍ - MINAS GERAIS		FASE DO PROJETO	
ASSUNTO		EXECUTIVO	
BLOCO E: PEDAGÓGICO		FOLHA Nº	
SANITÁRIOS FEMININO E MASCULINO		09/11	
ESGOTO SANITÁRIO			
DATA INICIAL	ESCALA	REVISÃO	ARQUIVO
17/10/2019	1:25	R00	FAPEPE-DAC-PMSRS-ESC-PE-HS-ESG-R00-09 - NVV.DWG