



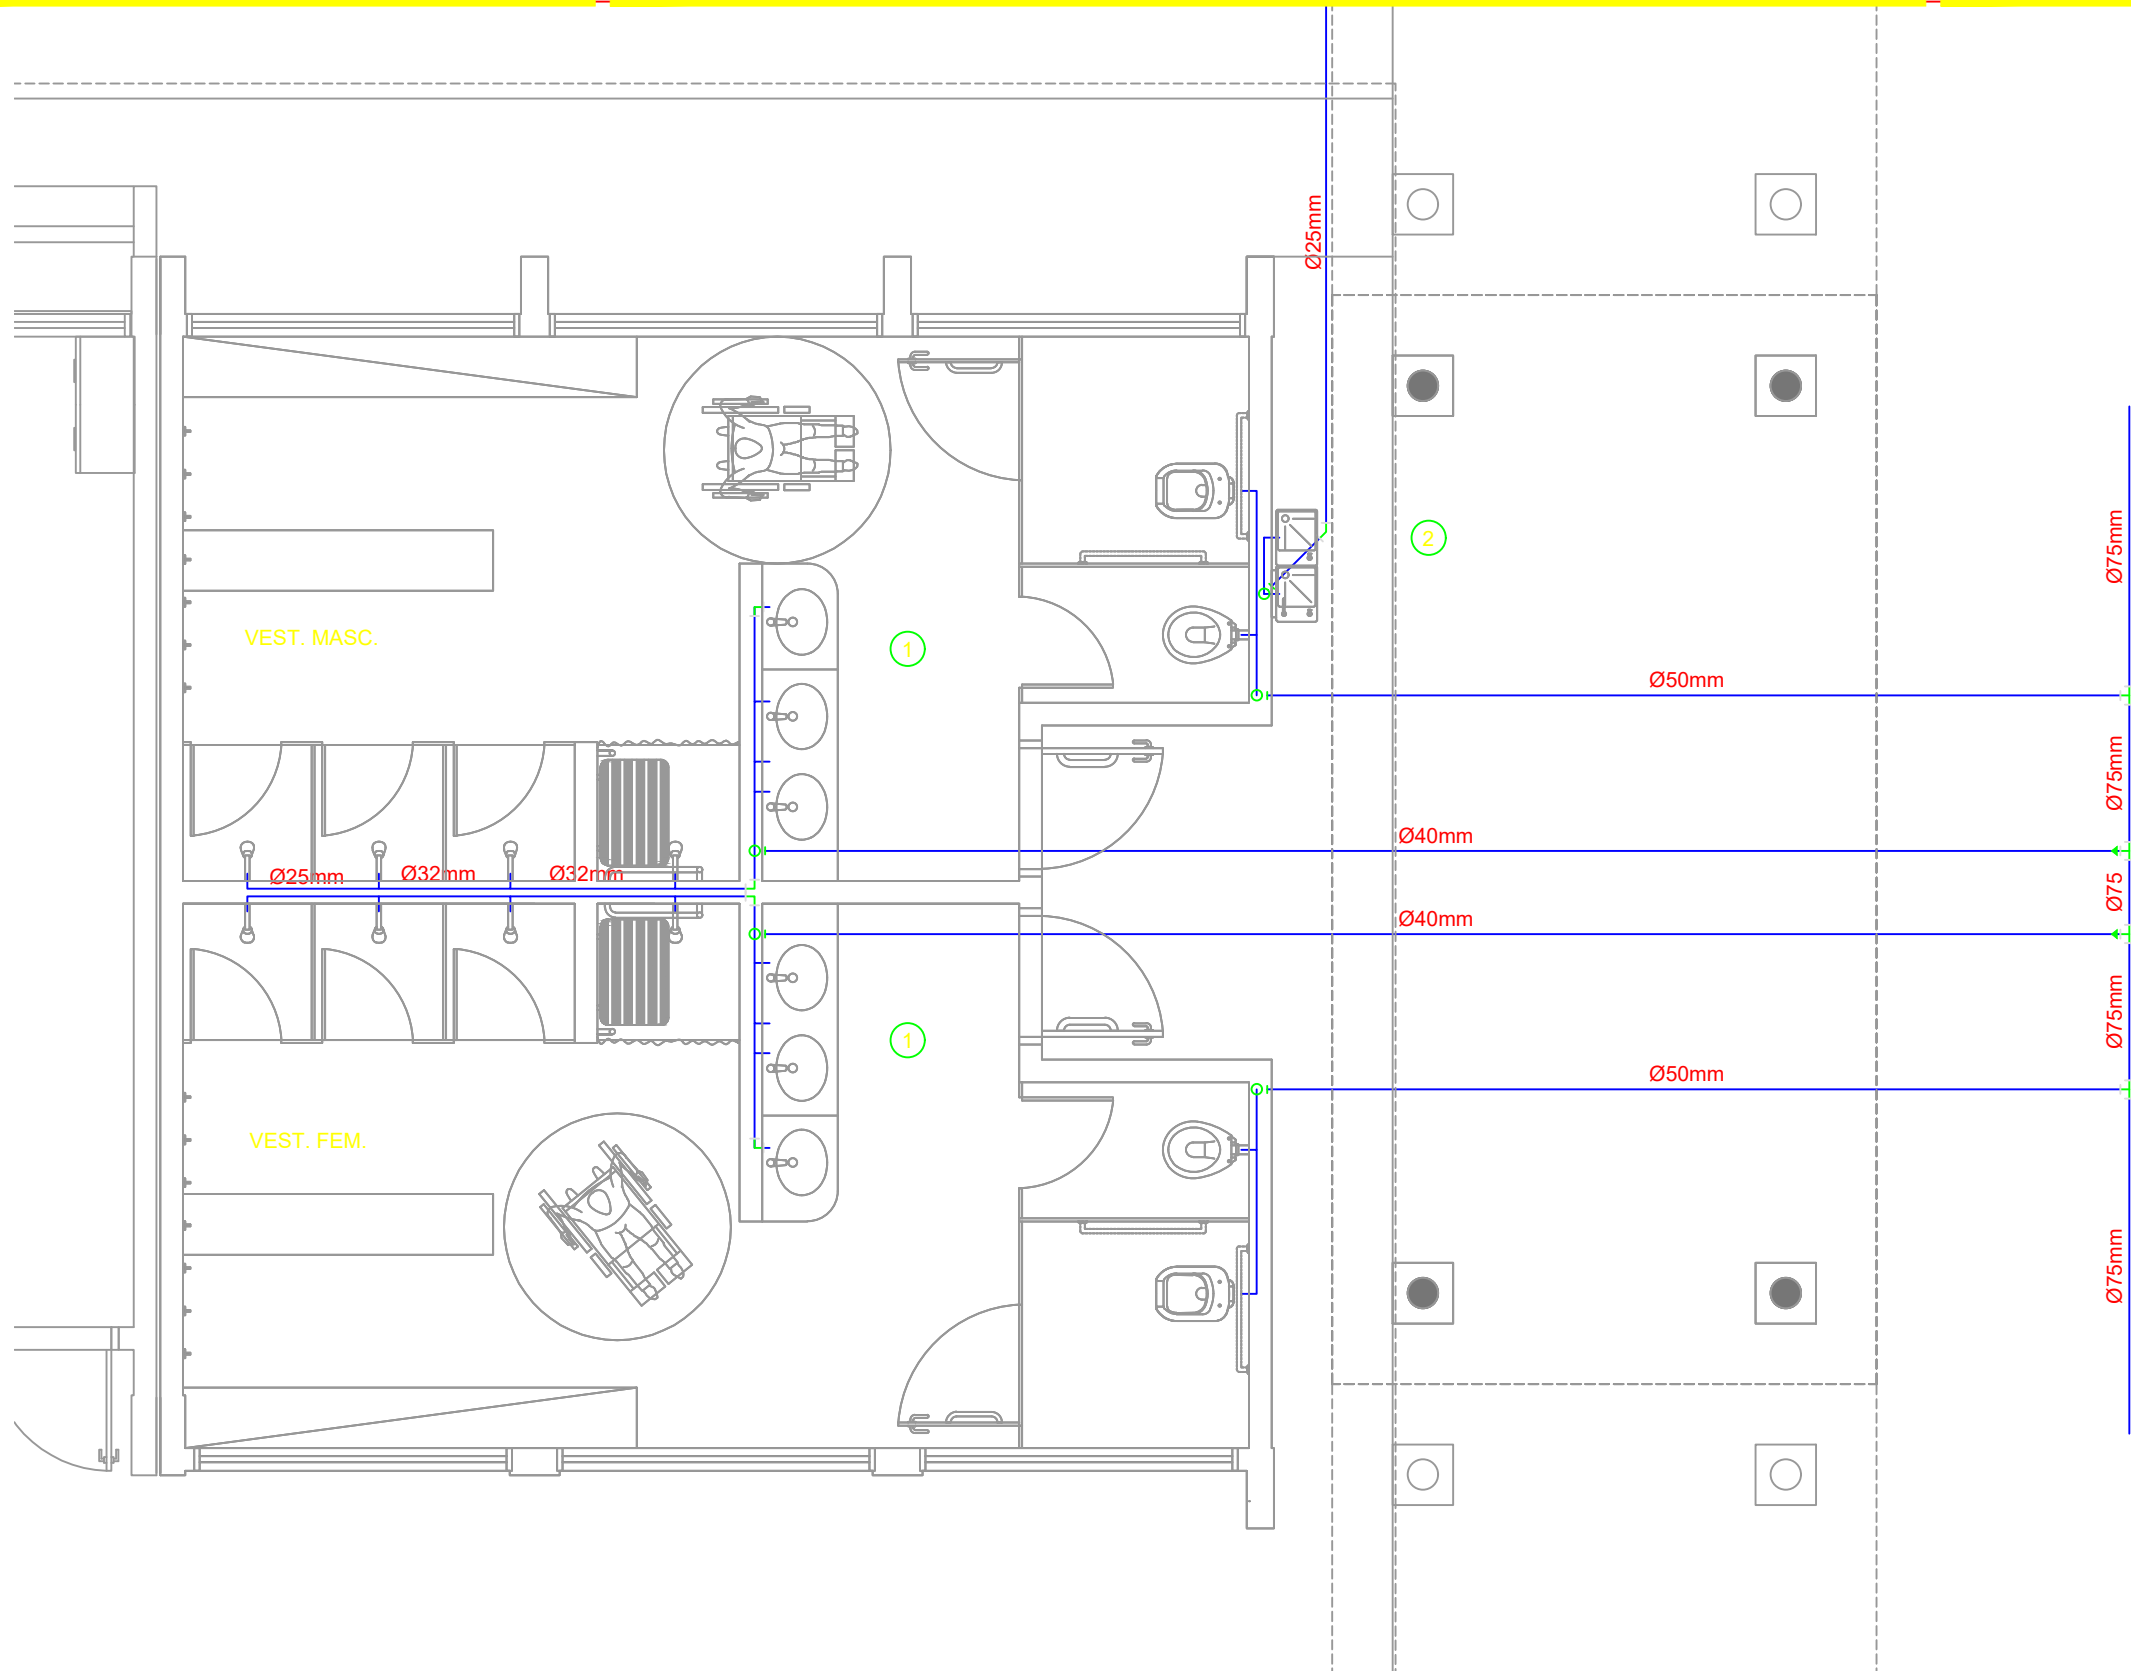


1 PLANTA BAIXA - VESTIÁRIOS - REDE DE ÁGUA FRIA
ESCALA: 1/50

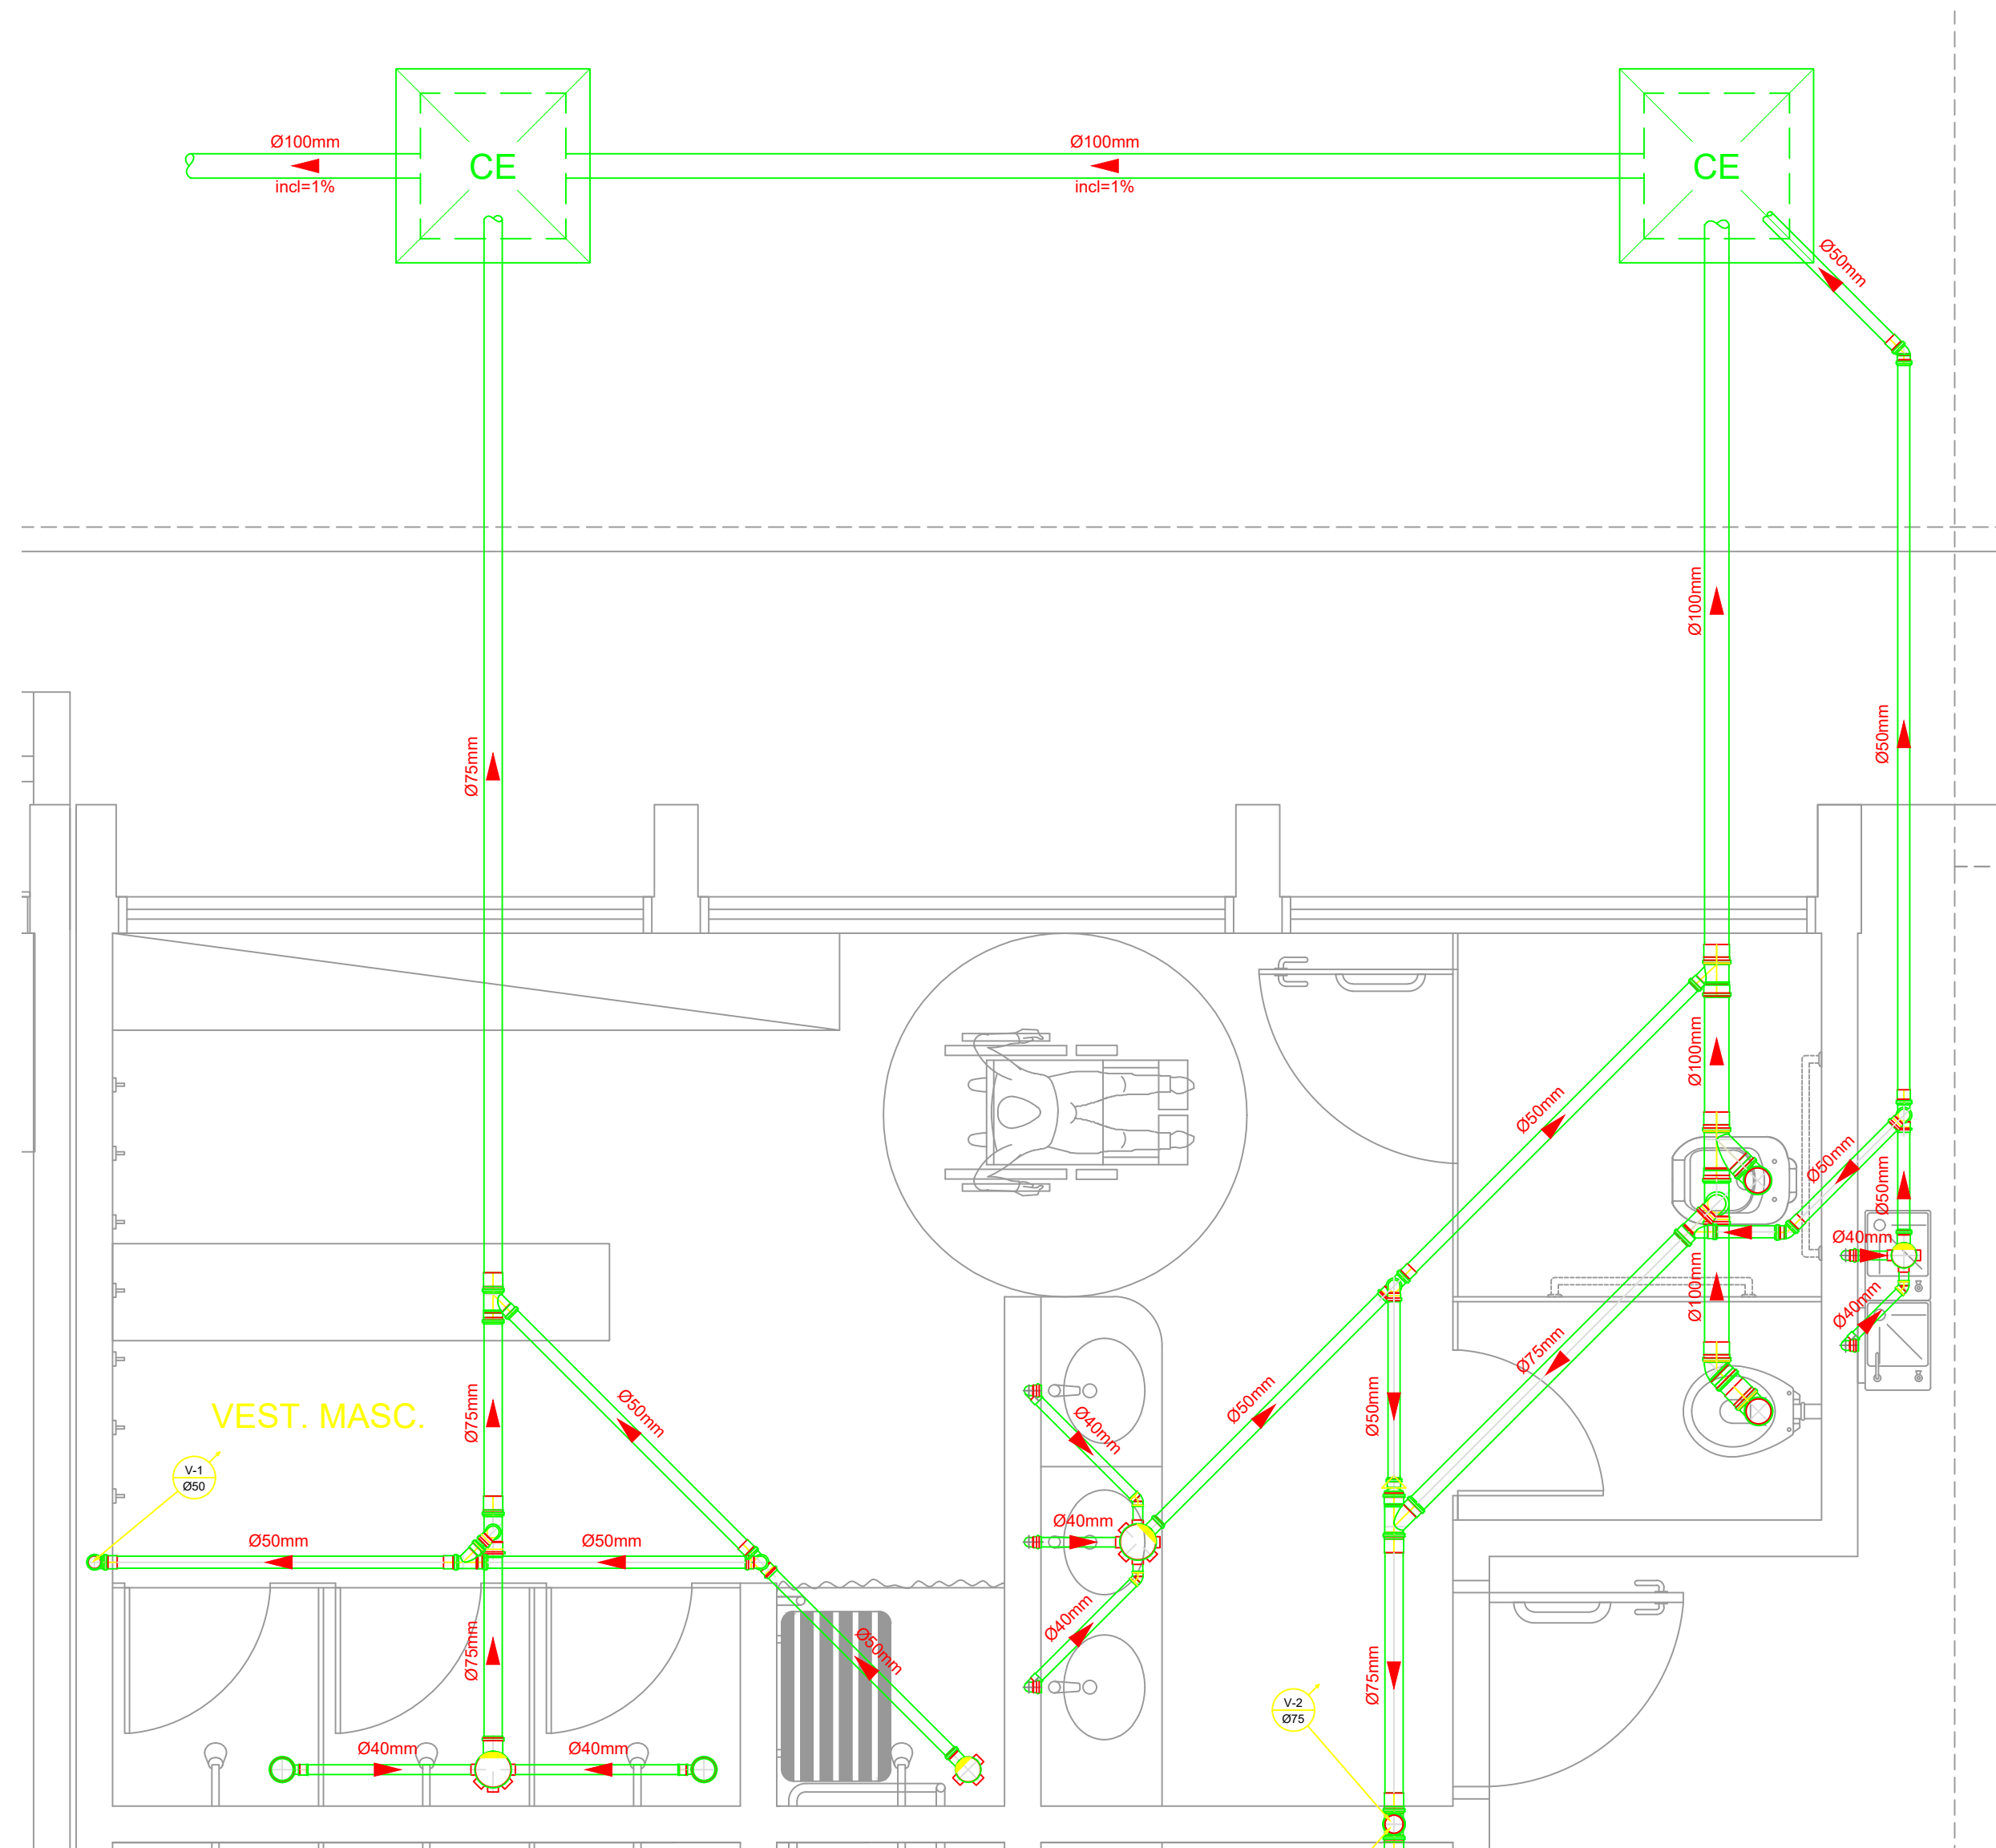

2 PLANTA BAIXA - VESTIÁRIO MASCULINO - ESGOTO SANITÁRIO
ESCALA: 1/25

CONVENÇÕES - ESGOTO SANITÁRIO/PLUVIAL


- CV COLUNA DE VENTILAÇÃO (DEVERÁ SER PROLONGADA 30cm ACIMA DA COBERTURA)
- AP TUBO DE QUEDA (ESGOTO PLUVIAL)
- TUBULAÇÃO DE ESGOTO PRIMÁRIO (PVC SOLDÁVEL)
- TUBULAÇÃO DE ESGOTO PLUVIAL (PVC SOLDÁVEL)
- TUBULAÇÃO DE PVC SOLDÁVEL PARA ESGOTO SECUNDÁRIO (TUBO NÃO COTADO SERÁ DE 40 mm)
- TUBULAÇÃO DE PVC SOLDÁVEL PARA ESGOTO SECUNDÁRIO DE GORDURA
- TUBULAÇÃO DE VENTILAÇÃO (PVC SOLDÁVEL)
- CAIXA SIFONADA DIÂMETRO 10cm e 15 cm RESPECTIVAMENTE, COM GRELHA CROMADA
- RALO SIFONADO (diâmetro 10 cm) COM GRELHA CROMADA
- CAIXA DE INSPEÇÃO DE 60 x 60 cm COM TAMPA DE FERRO FUNDIDO

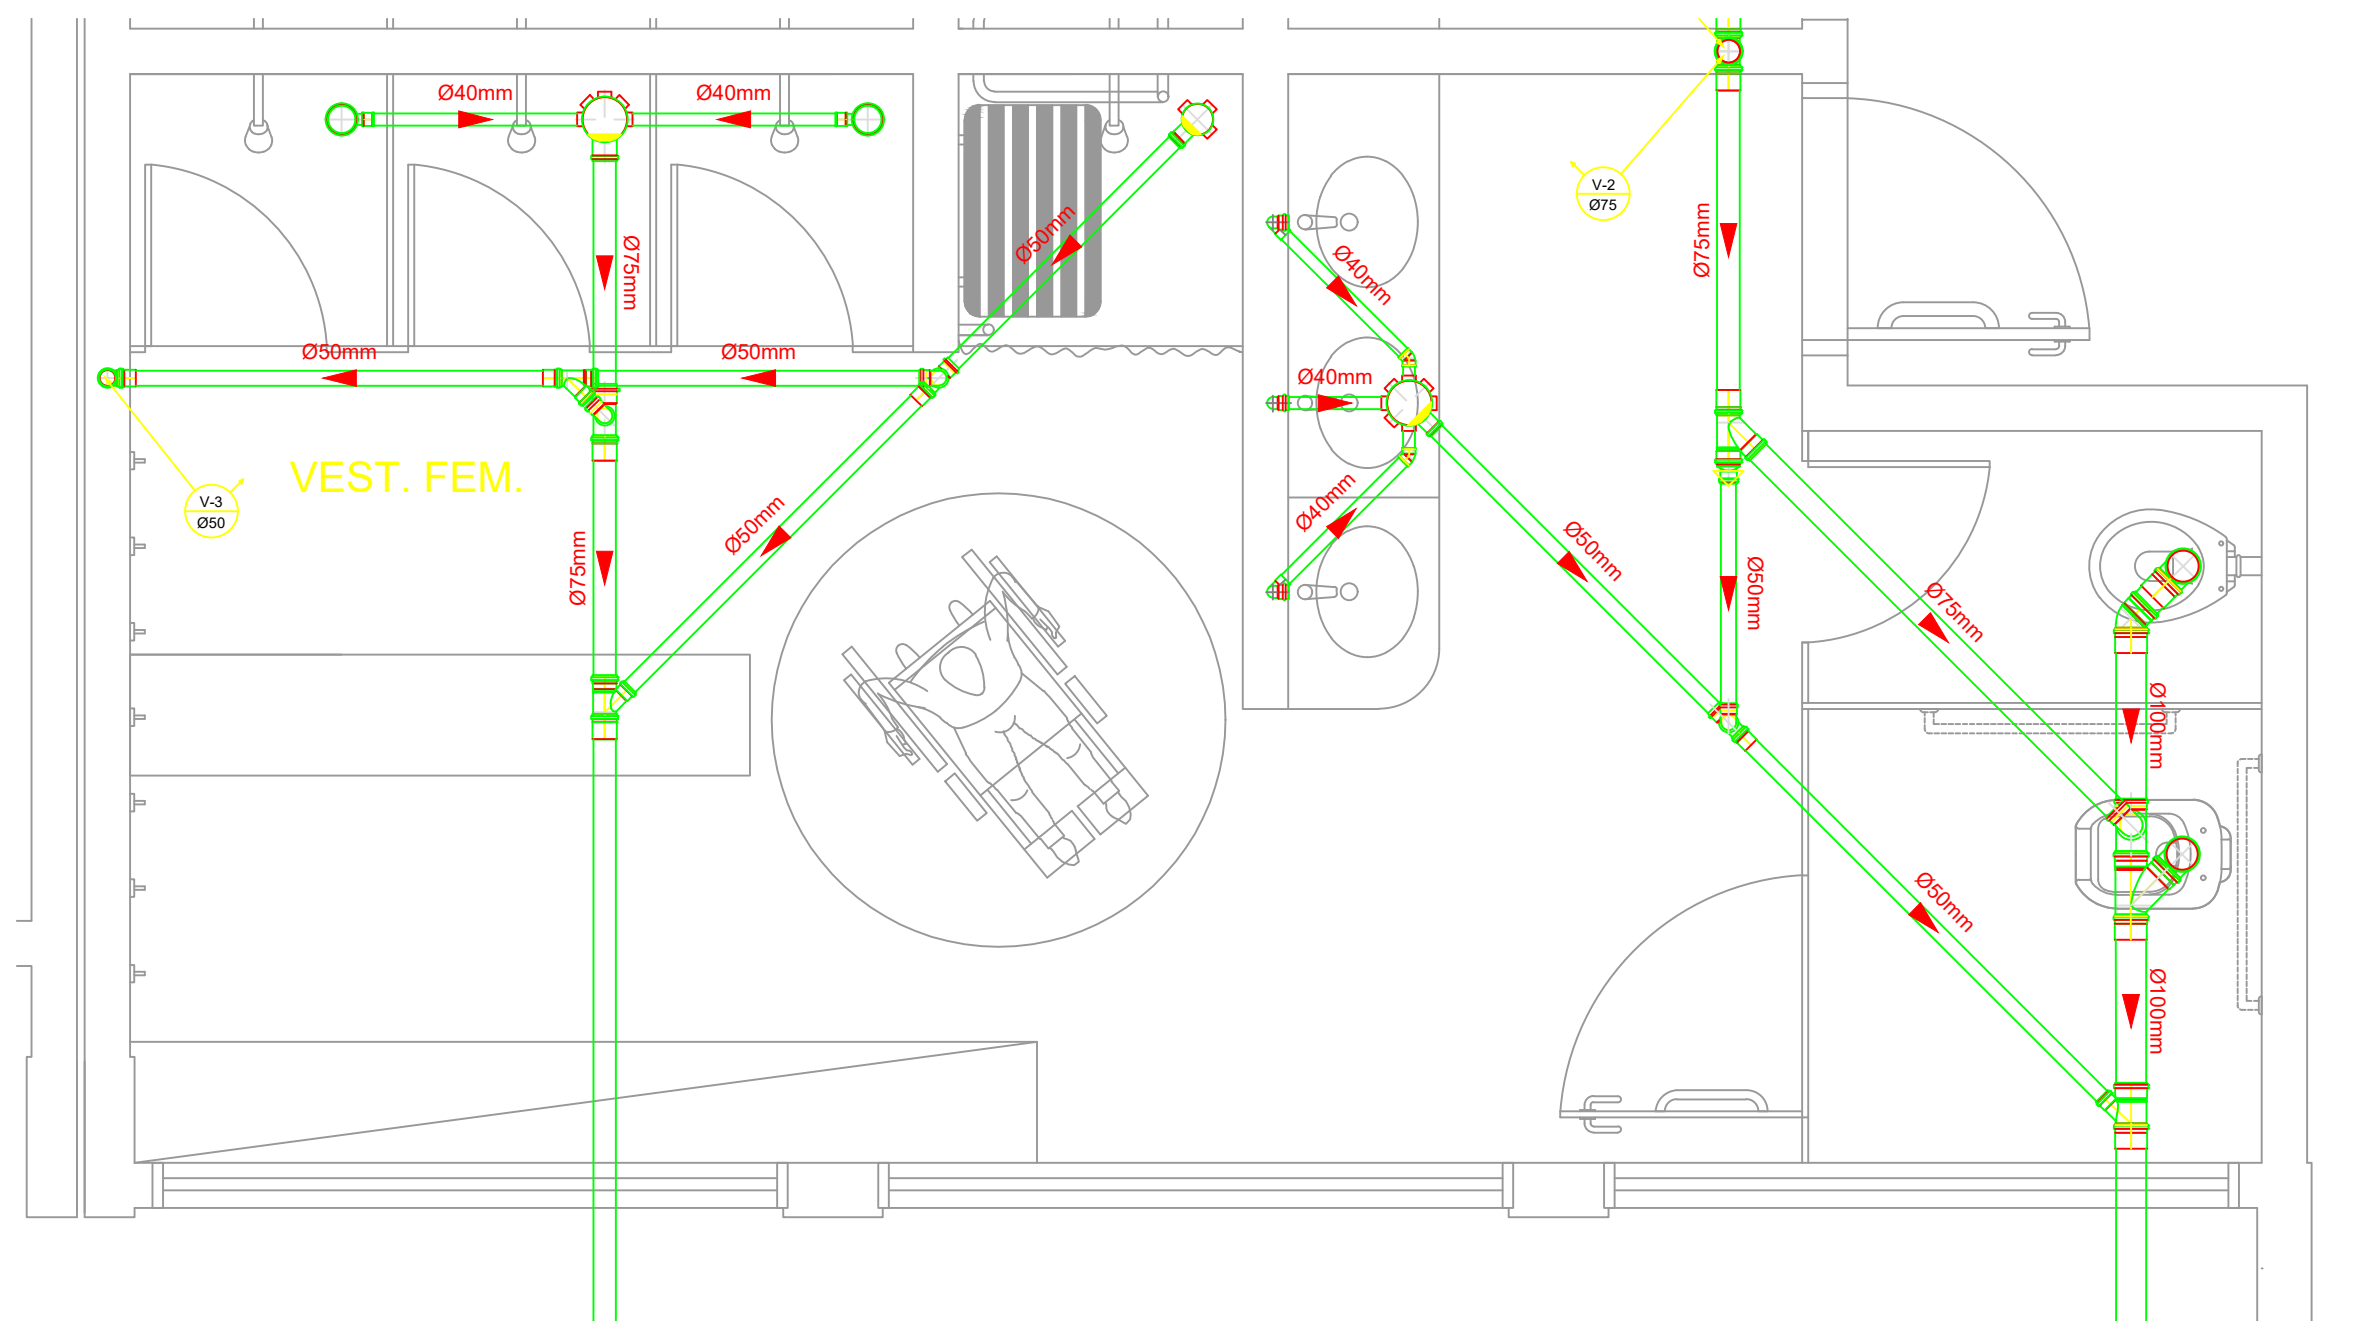


3 PLANTA BAIXA - VESTIÁRIO FEMININO - ESGOTO SANITÁRIO
ESCALA: 1/25

CONVENÇÕES - ÁGUA FRIA

- AC COLUNA DE ÁGUA FRIA
- TUBULAÇÃO DE ÁGUA FRIA PVC SOLDÁVEL
- REGISTRO DE GAVETA
- REGISTRO DE PRESSÃO
- VS VASO SANITÁRIO
- LV LAVATÓRIO
- Bb BEBEDOURO
- Tq TANQUE
- TJ TORNEIRA DE JARDIM
- P PIA
- Ch CHUVEIRO
- TL TORNEIRA DE LIMPEZA
- Mc MICTÓRIO
- Dch DUCHA HIGIENICA
- MLR MÁQUINA DE LAVAR ROUPA
- MLB MÁQUINA DE LAVAR BANDEJA

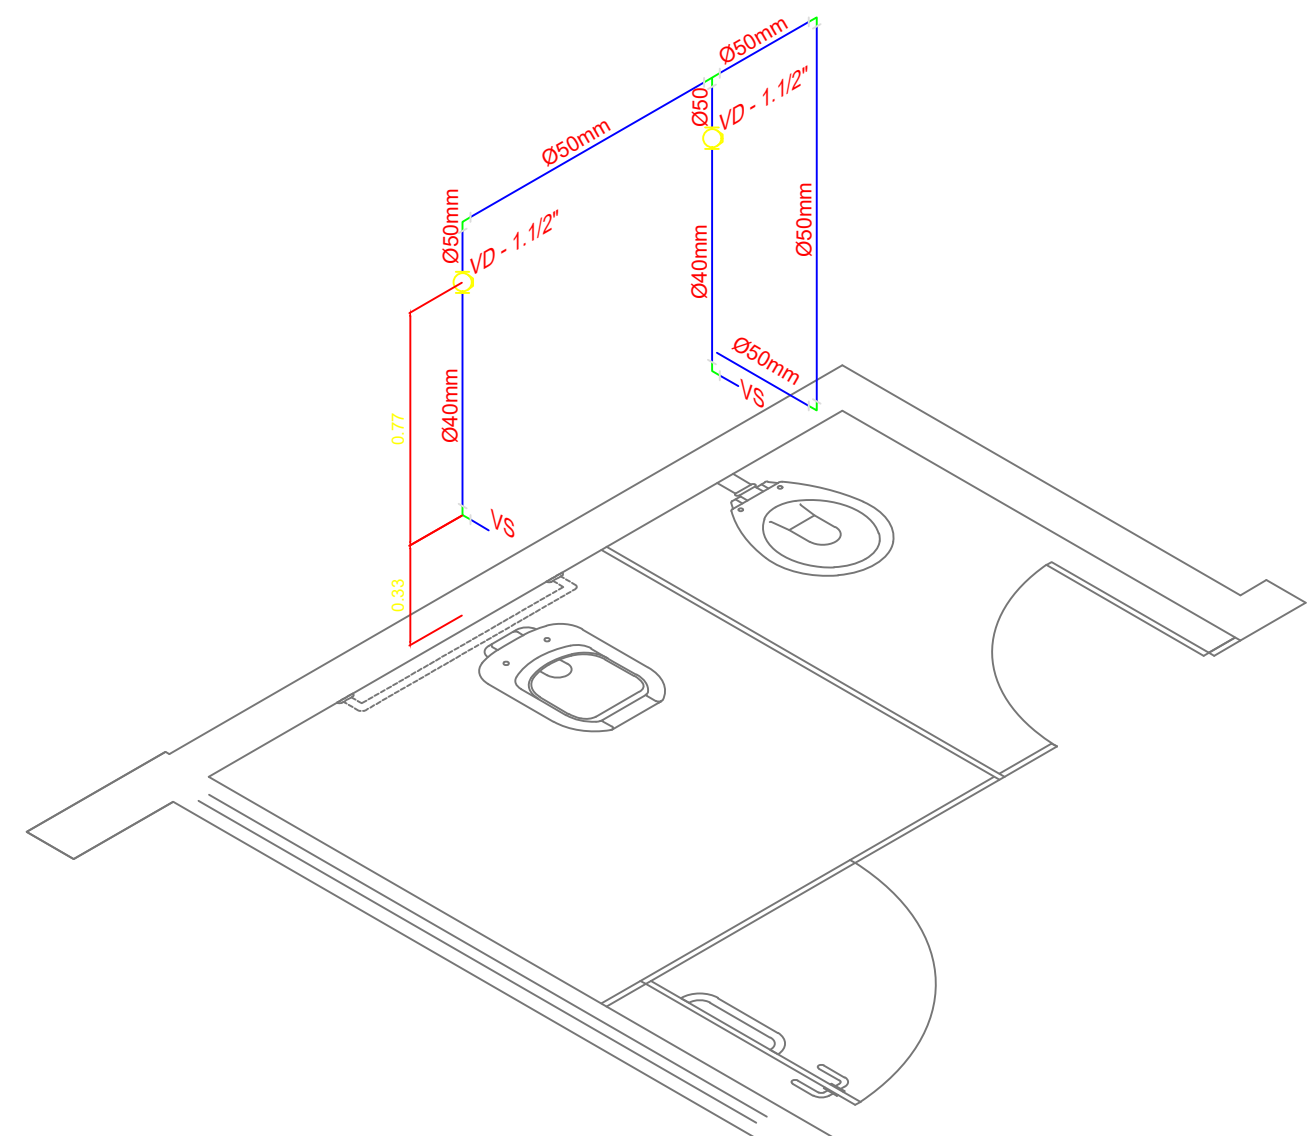

4 PERSPECTIVA ISOMÉTRICA - VESTIÁRIO
ESCALA: 1/25

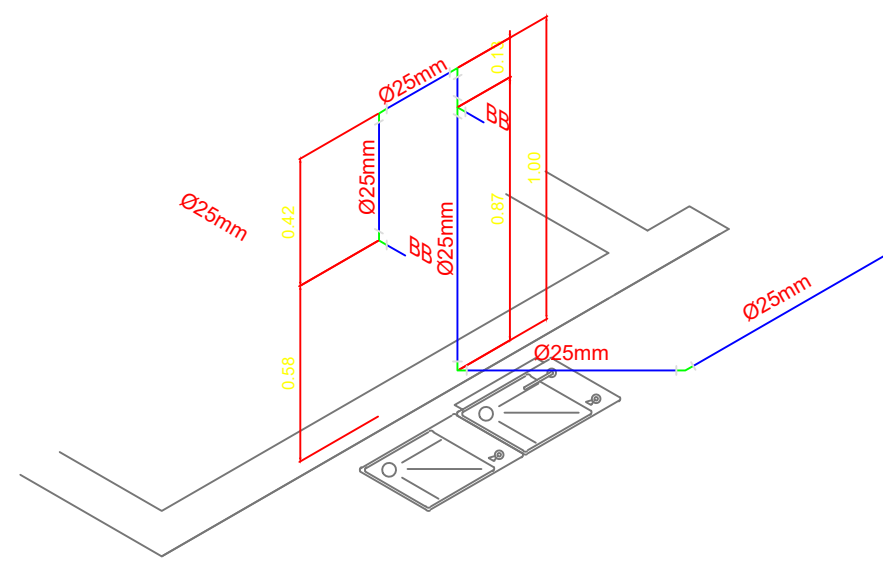

5 PERSPECTIVA ISOMÉTRICA - BEBEDOUROS
ESCALA: 1/25

PROJETO		RESPONSÁVEL TÉCNICO	
		Eng. Mario Marques Ribeiro CREA: MG 489000	
CLIENTE			
			
EMPREENDIMENTO			
IMPLANTAÇÃO DA ESCOLA NOVA			
ENDEREÇO		DISCIPLINA	
RUA 06, S/N - B. Luiz Rennó Mendes. SANTA RITA DO SAPUCAÍ - MINAS GERAIS		HID	
ASSUNTO		FASE DO PROJETO	
BLOCO F: PEDAGÓGICO PLANTA BAIXA DOS VESTIÁRIOS REDE DE ÁGUA FRIA E ESGOTO SANITÁRIO		EXECUTIVO	
DATA INICIAL		FOLHA Nº	
17/10/2019		10/11	
ESCALA	INDICADA	REVISÃO	ARQUIVO
	R00		FAPEPE-DAC-FMSRS-ESC-PE-HS-ESGEAF-R00-10 - NVV.DWG