




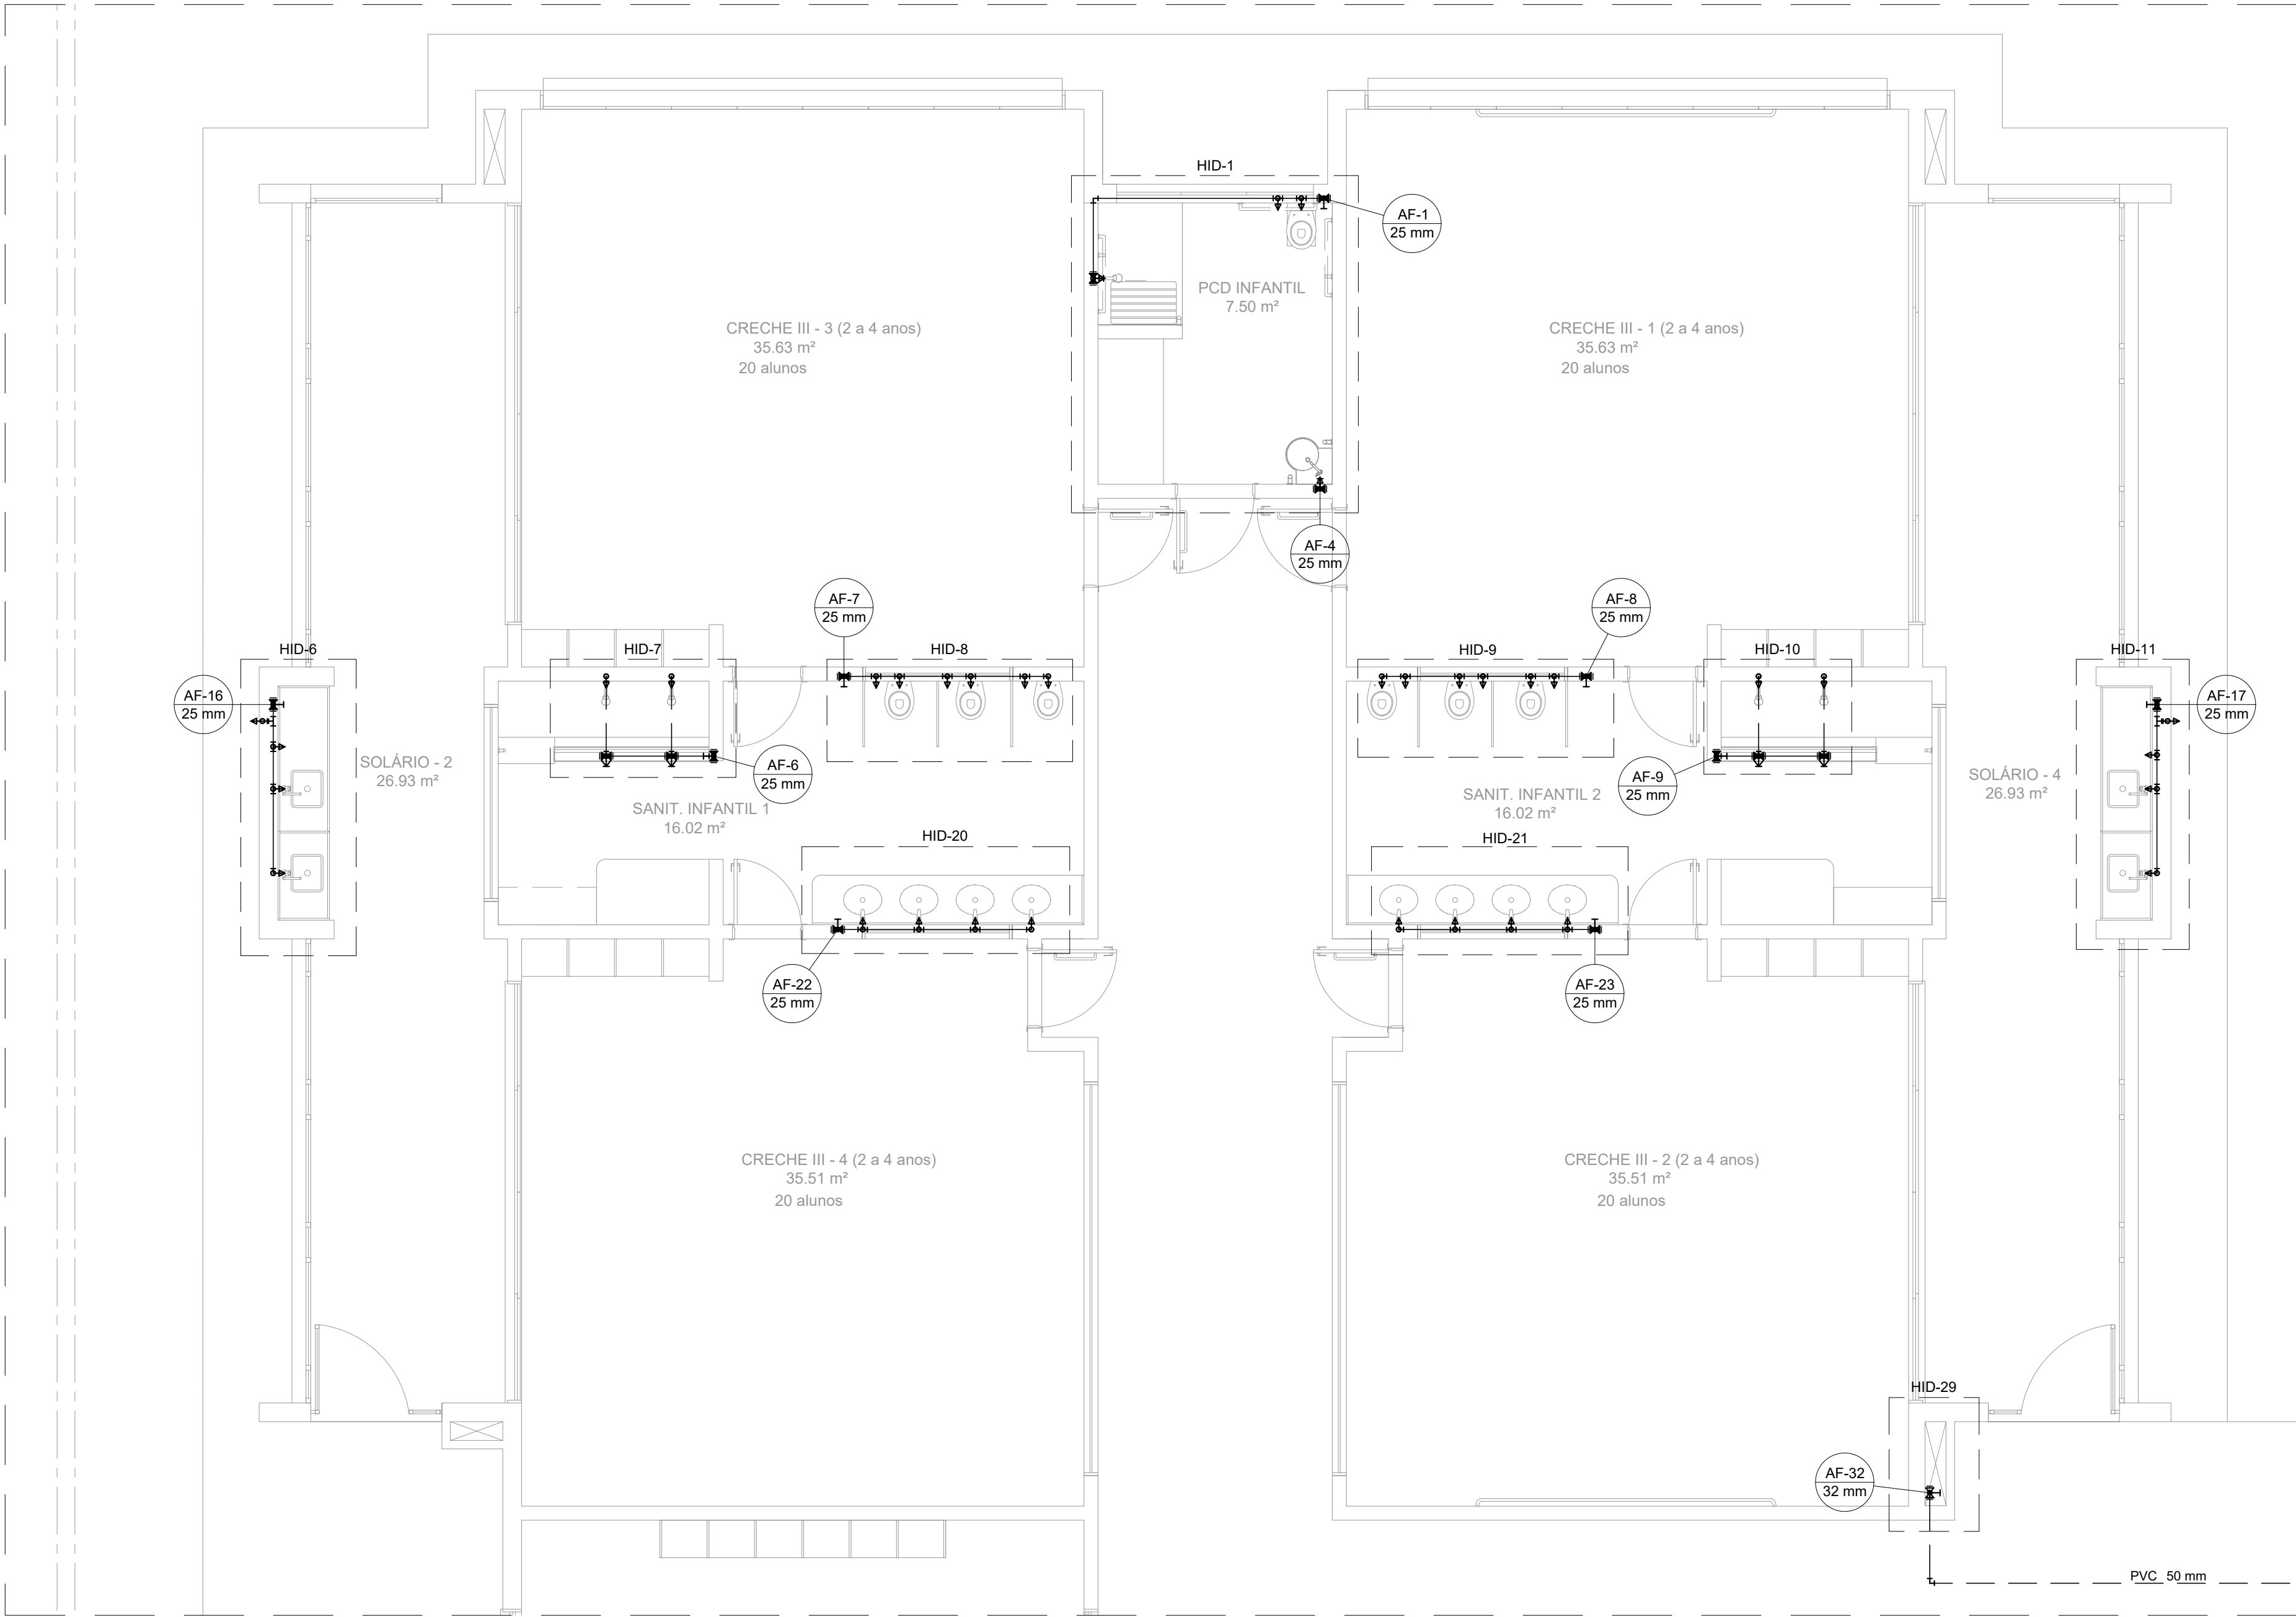


PLANTA BAIXA - TÉRREO VISTA 1
ESCALA 1:50

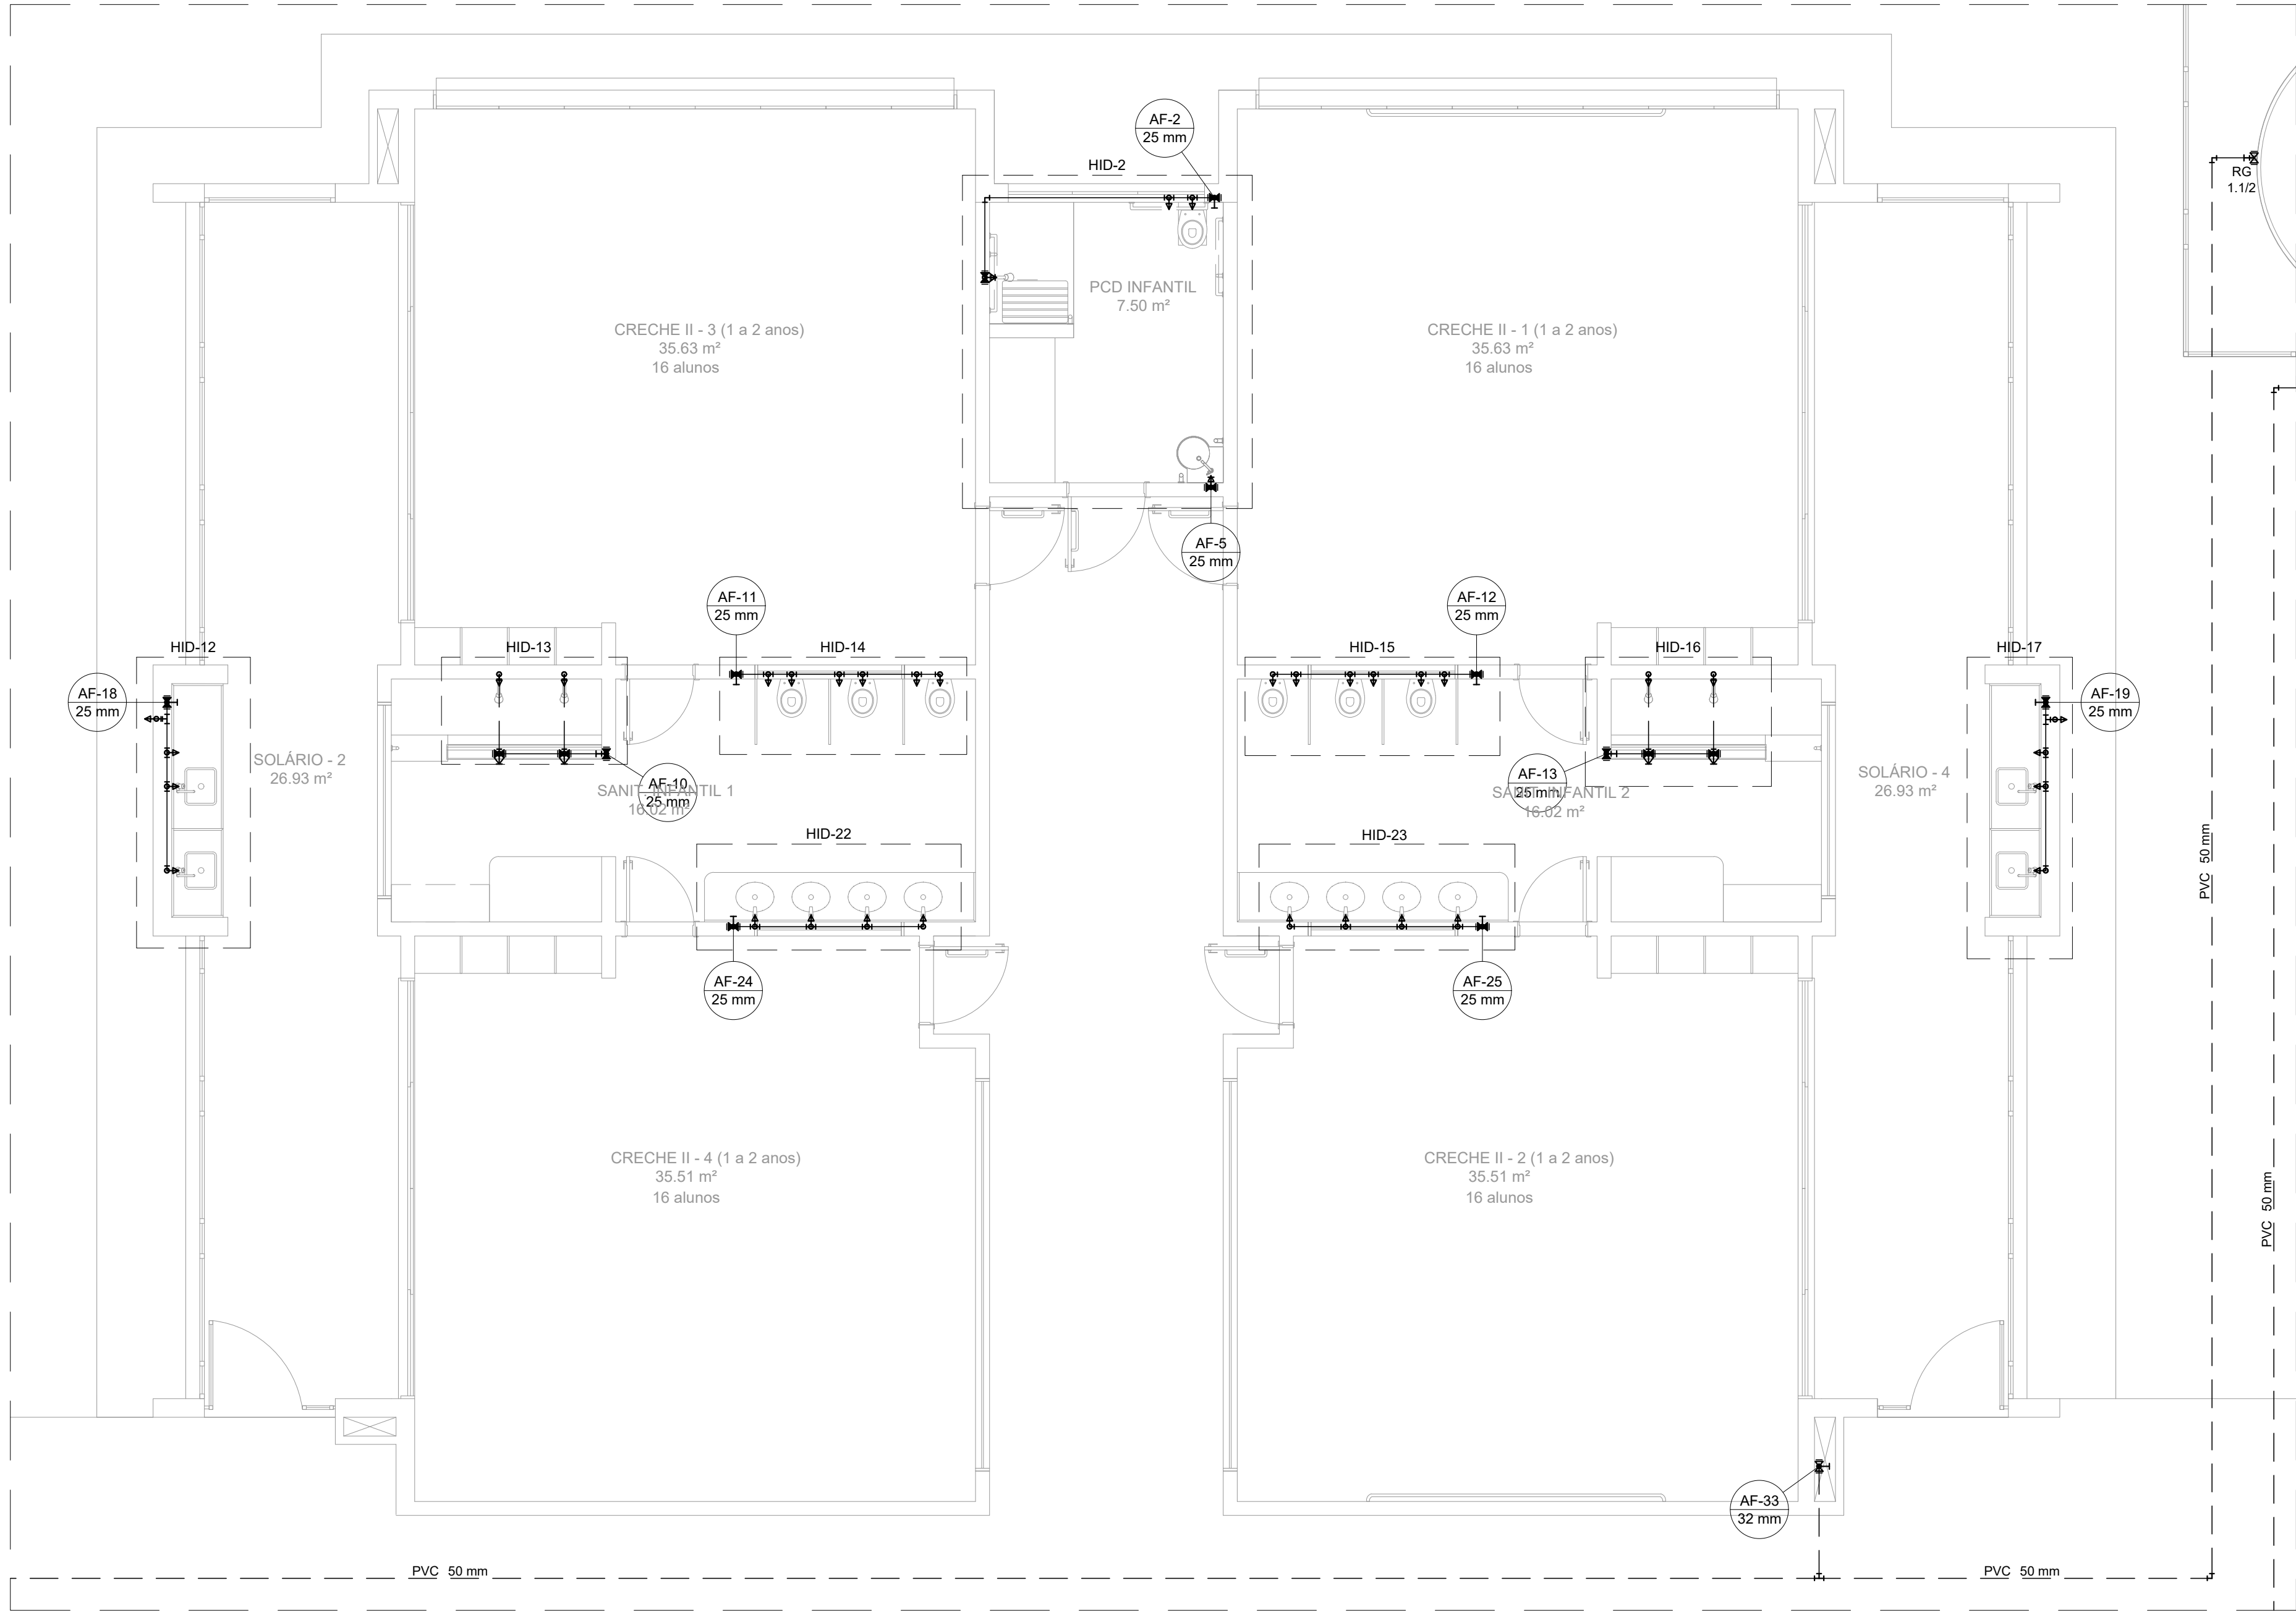

PLANTA BAIXA - TÉRREO VISTA 2
ESCALA 1:50

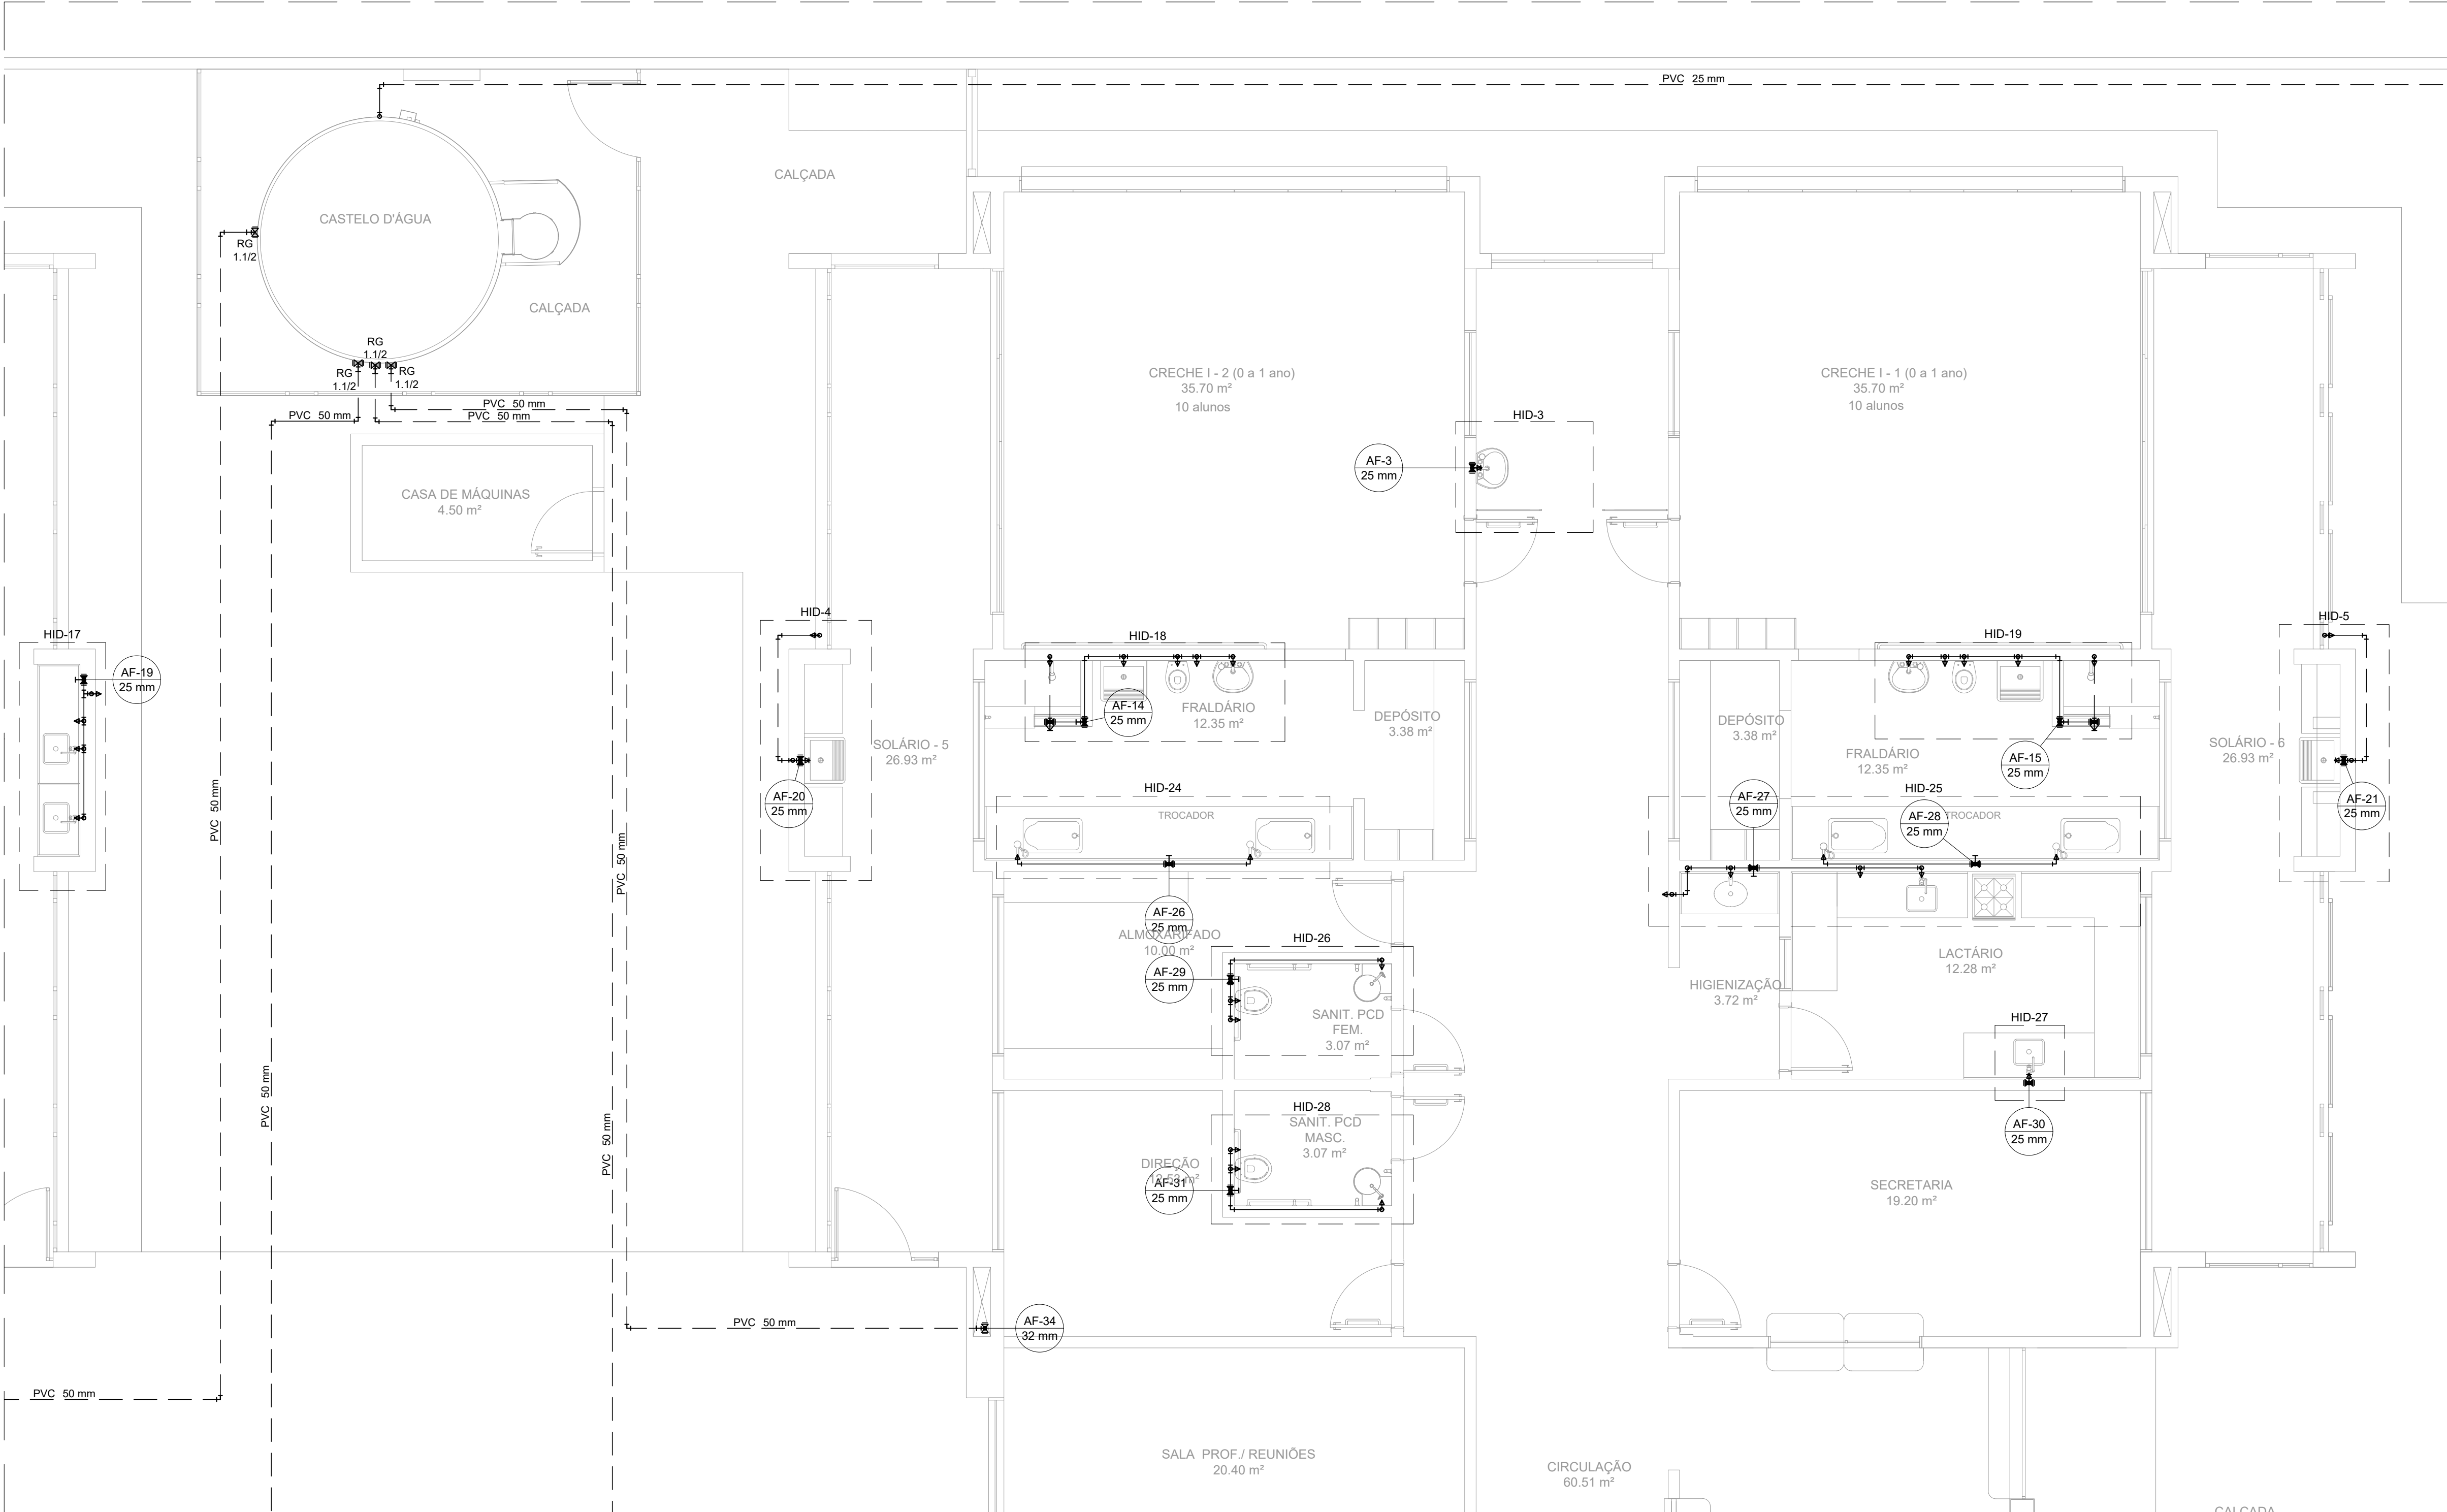

PLANTA BAIXA - TÉRREO VISTA 3
ESCALA 1:50

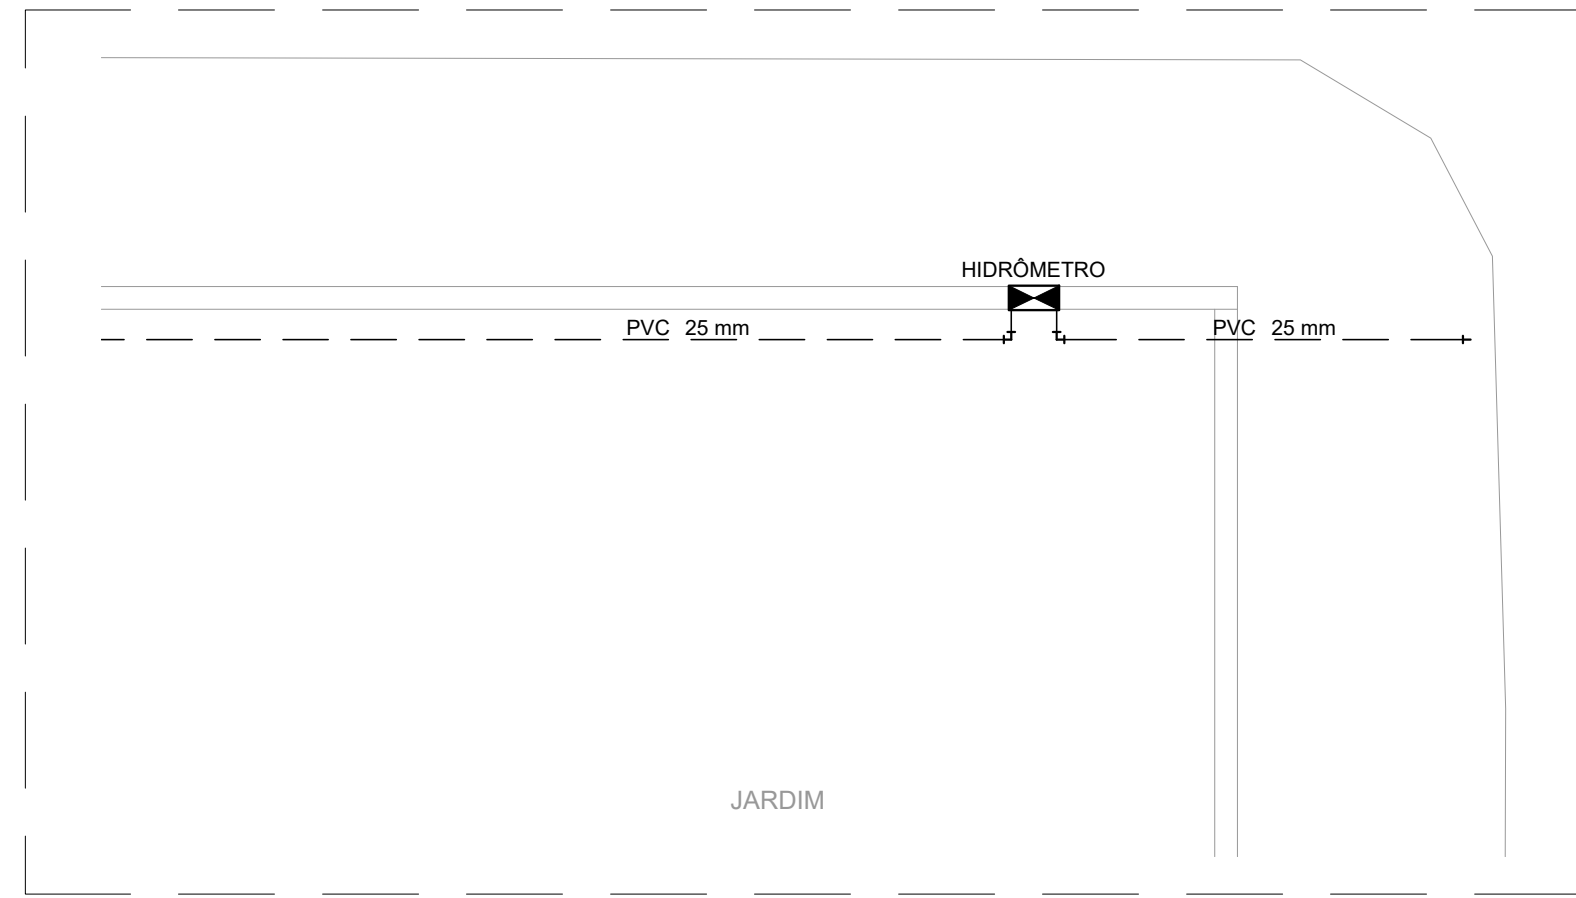

PLANTA BAIXA - TÉRREO VISTA 4
ESCALA 1:50

Altura dos Pontos Hidráulicos		
Sigla	Item	INFANTIL: Altura (cm)
BB	Bedeiro Comun	-
BB	Bedeiro Industrial	-
BH	Banheira	150
CH	Chuveiro Comun	220
CH	Chuveiro PCD	220
GH	Ducha Higiénica	25
GH	Ducha PCD	40
LV	Lavatório	60
LV	Lavatório PCD	60
ML	Máquina de Lavar Louça	-
MLR	Máquina de Lavar Roupa	-
PA	Plat. Cozinha e Sanitários	40
PR	Purificador	90
RP	Registro de Pressão - Chuveiro Comun	65
RP	Registro de Pressão - Chuveiro PCD	100
TQ	Registro de Pressão - Canopla Cromada	100
TQ	Tanque	-
VS	Vaso Sanitário c/ Caixa Acoplada	15
TP	Tomada de Pressão	-
TJ	Tomada de Jardim	30

Legenda	
	Hidrômetro
	Registro de pressão c/ canopla cromada
	Registro de pressão c/ canopla cromada
	Registro de pressão c/ canopla cromada</