




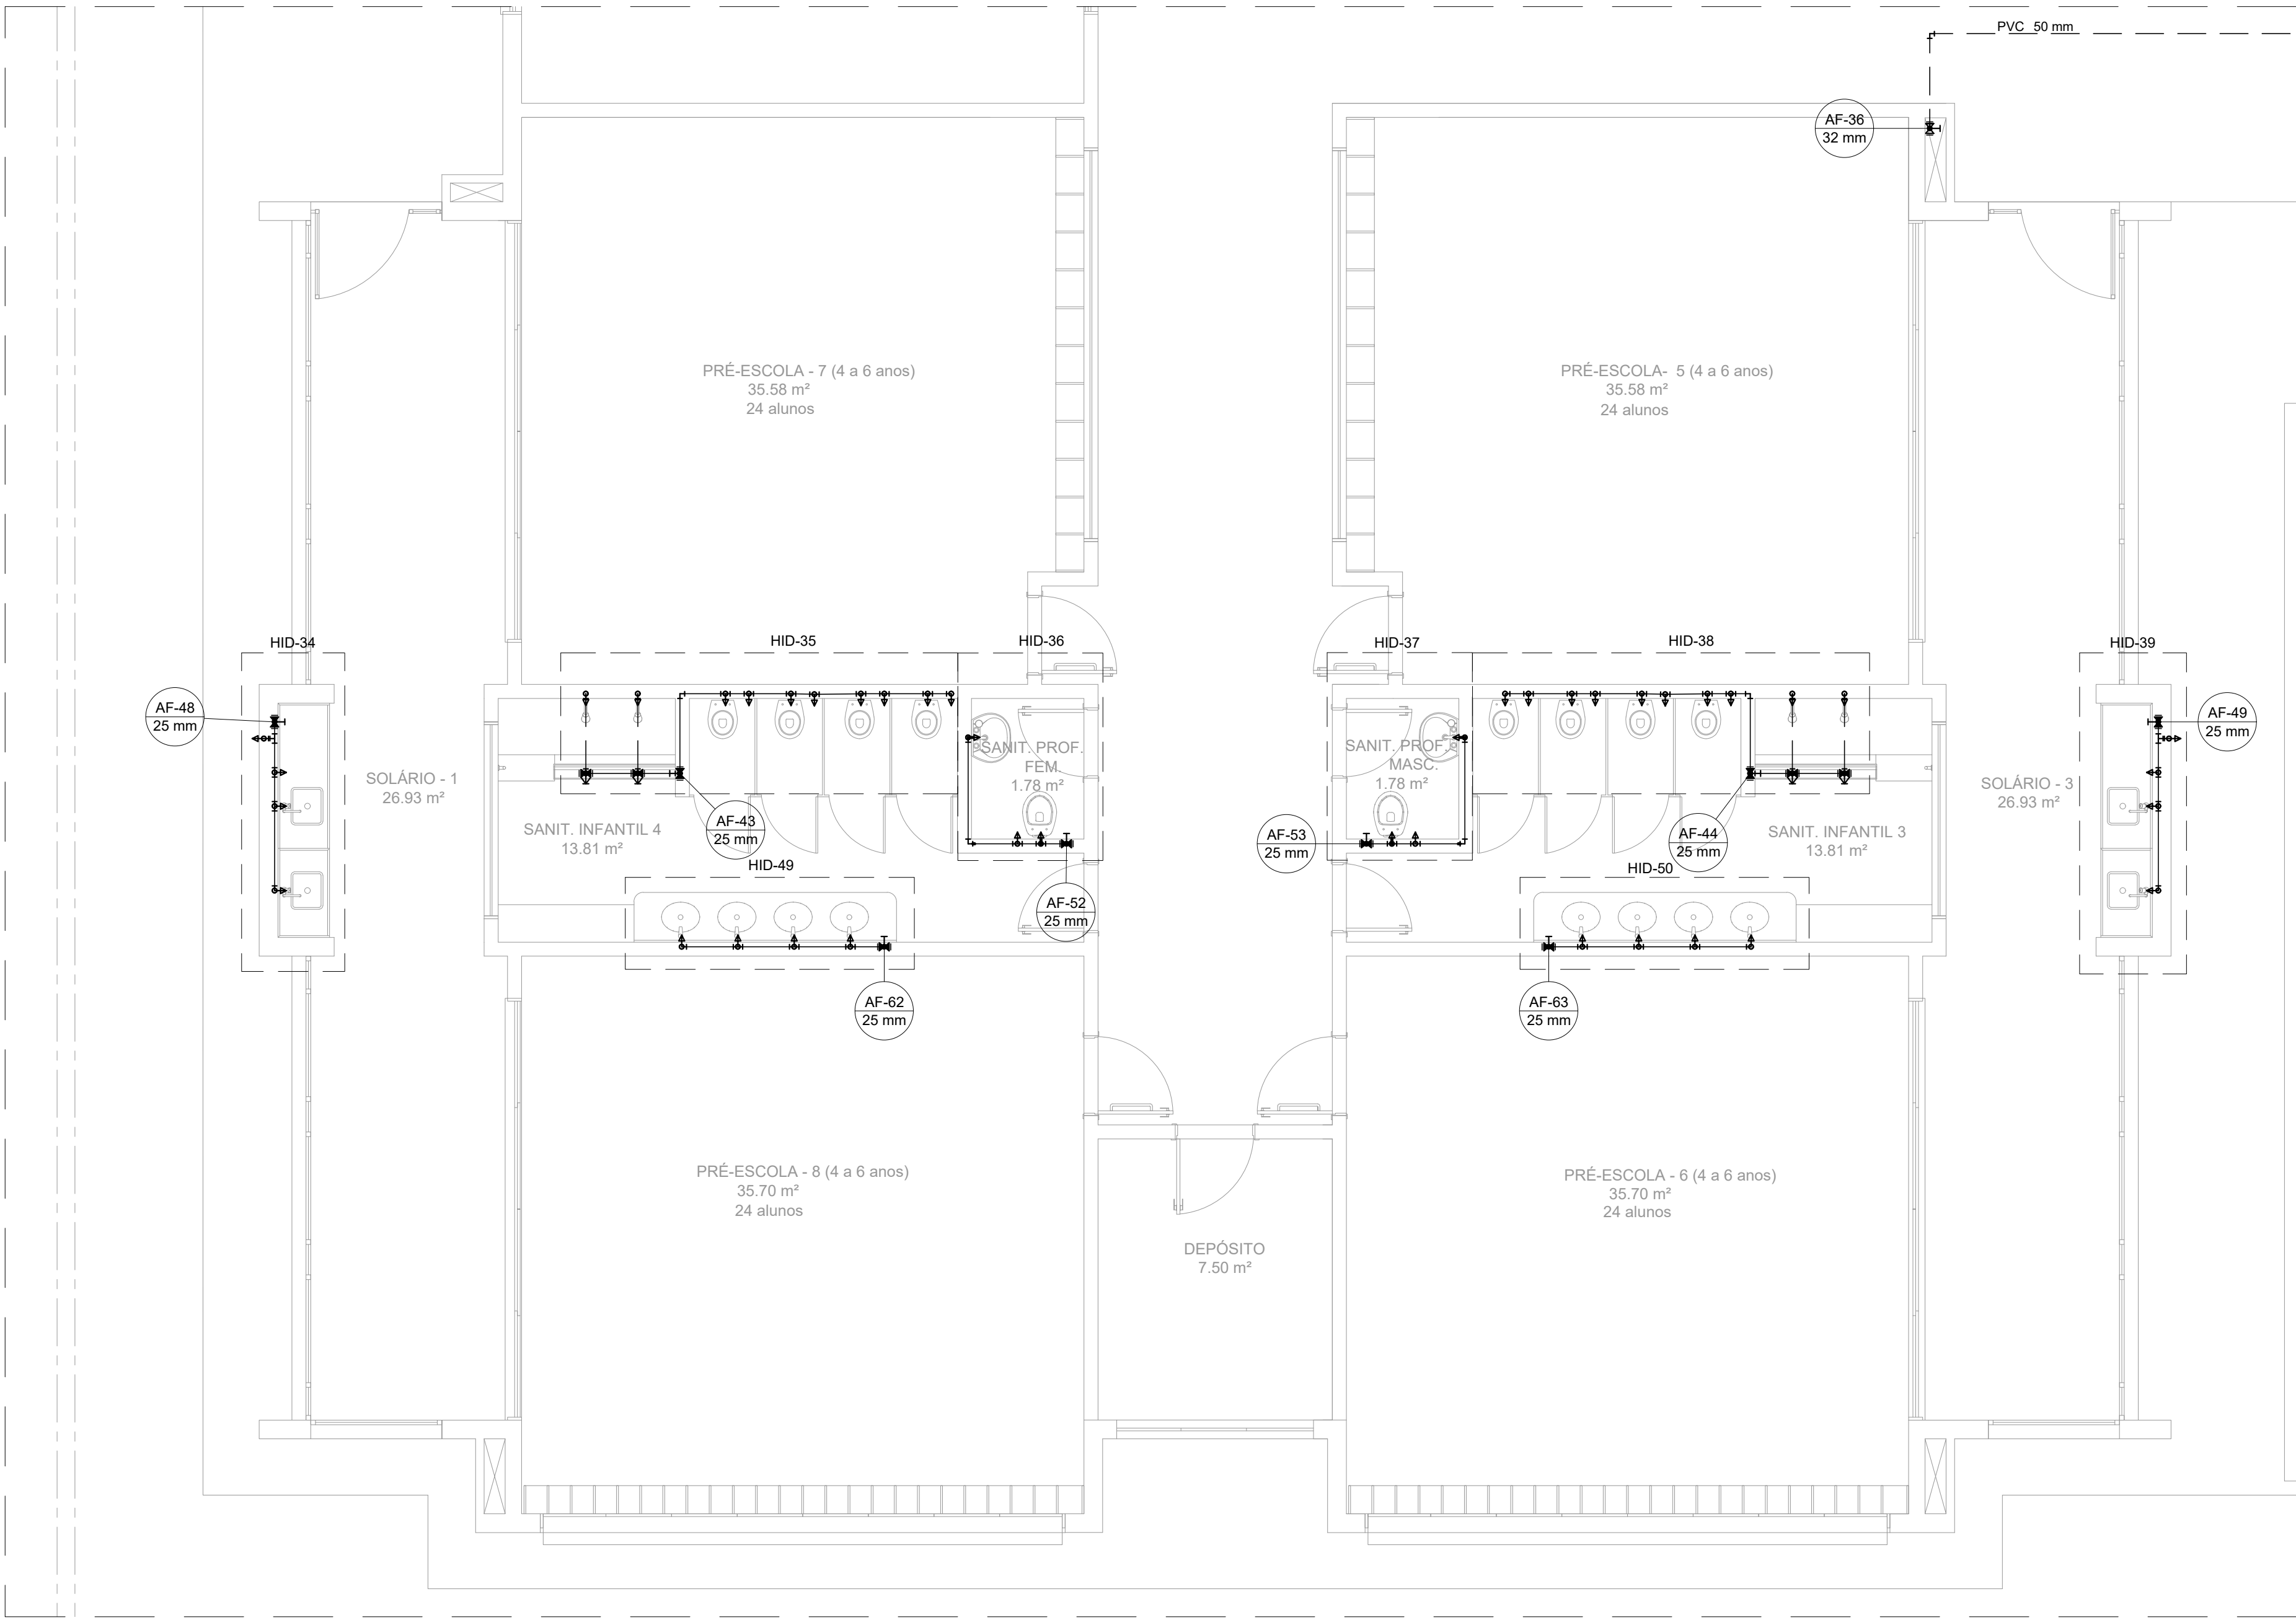

PLANTA BAIXA - TÉRREO VISTA 5
ESCALA 1:50

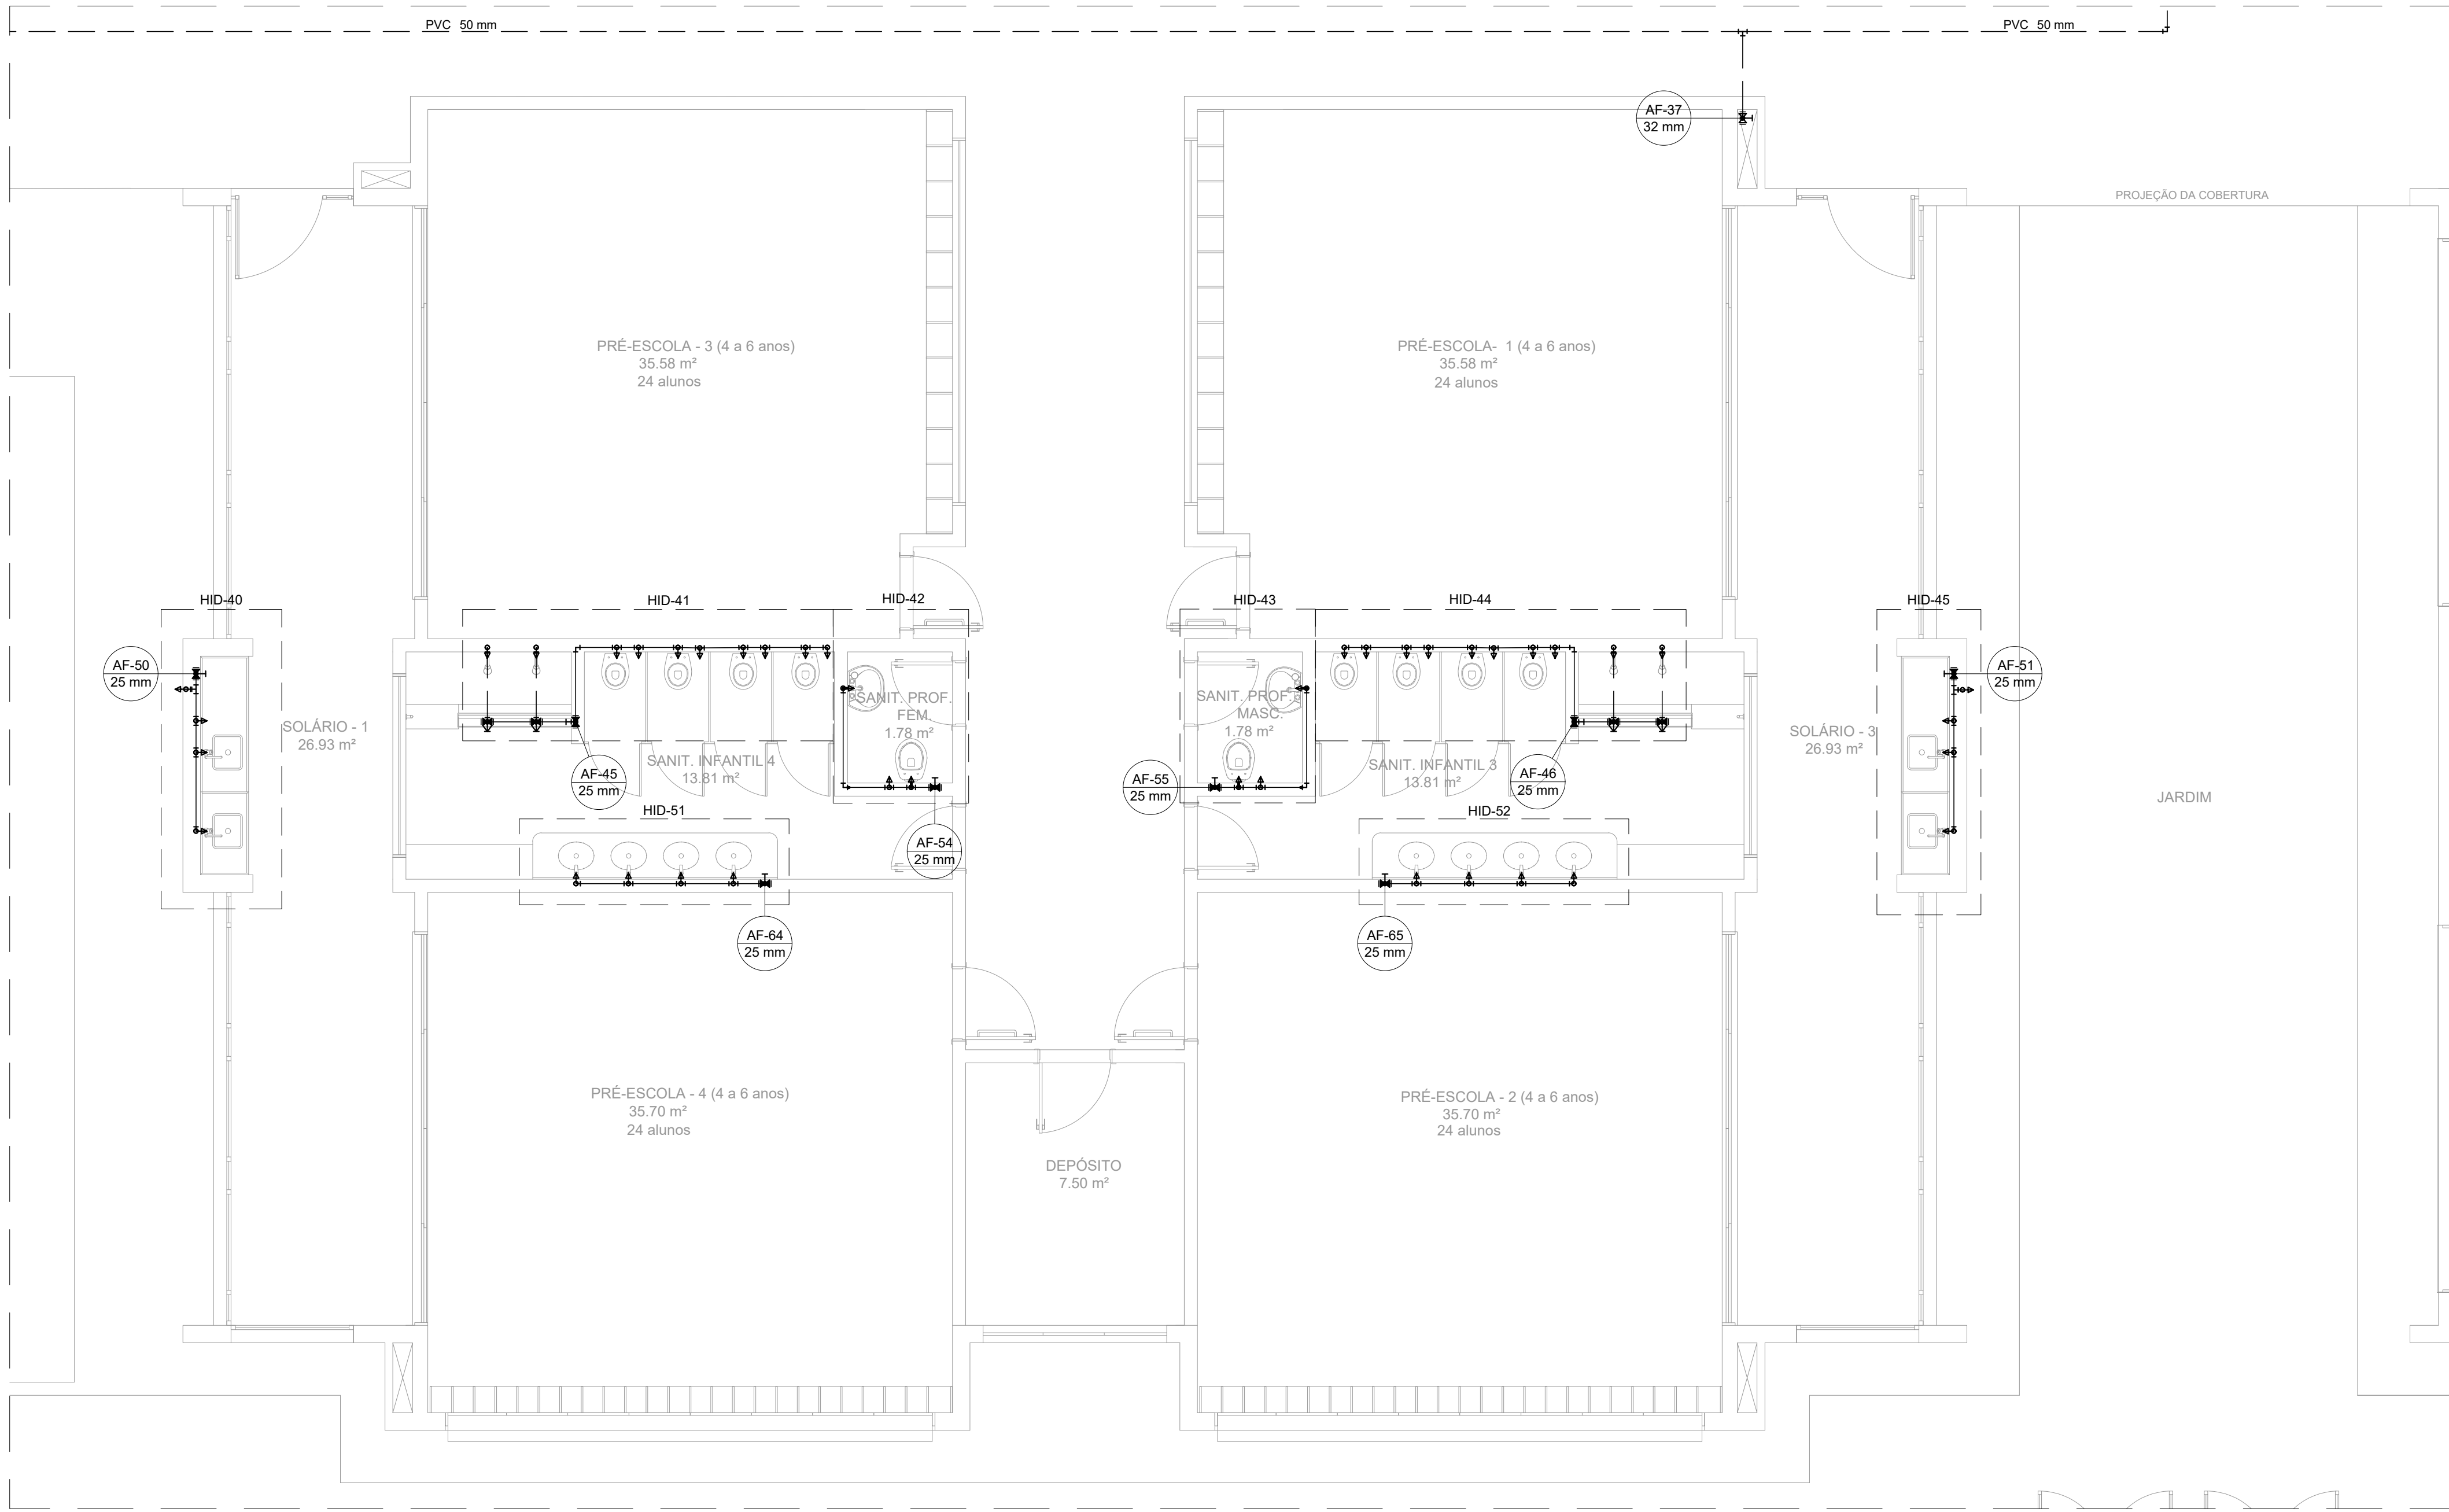


PLANTA BAIXA - TÉRREO VISTA 6
ESCALA 1:50

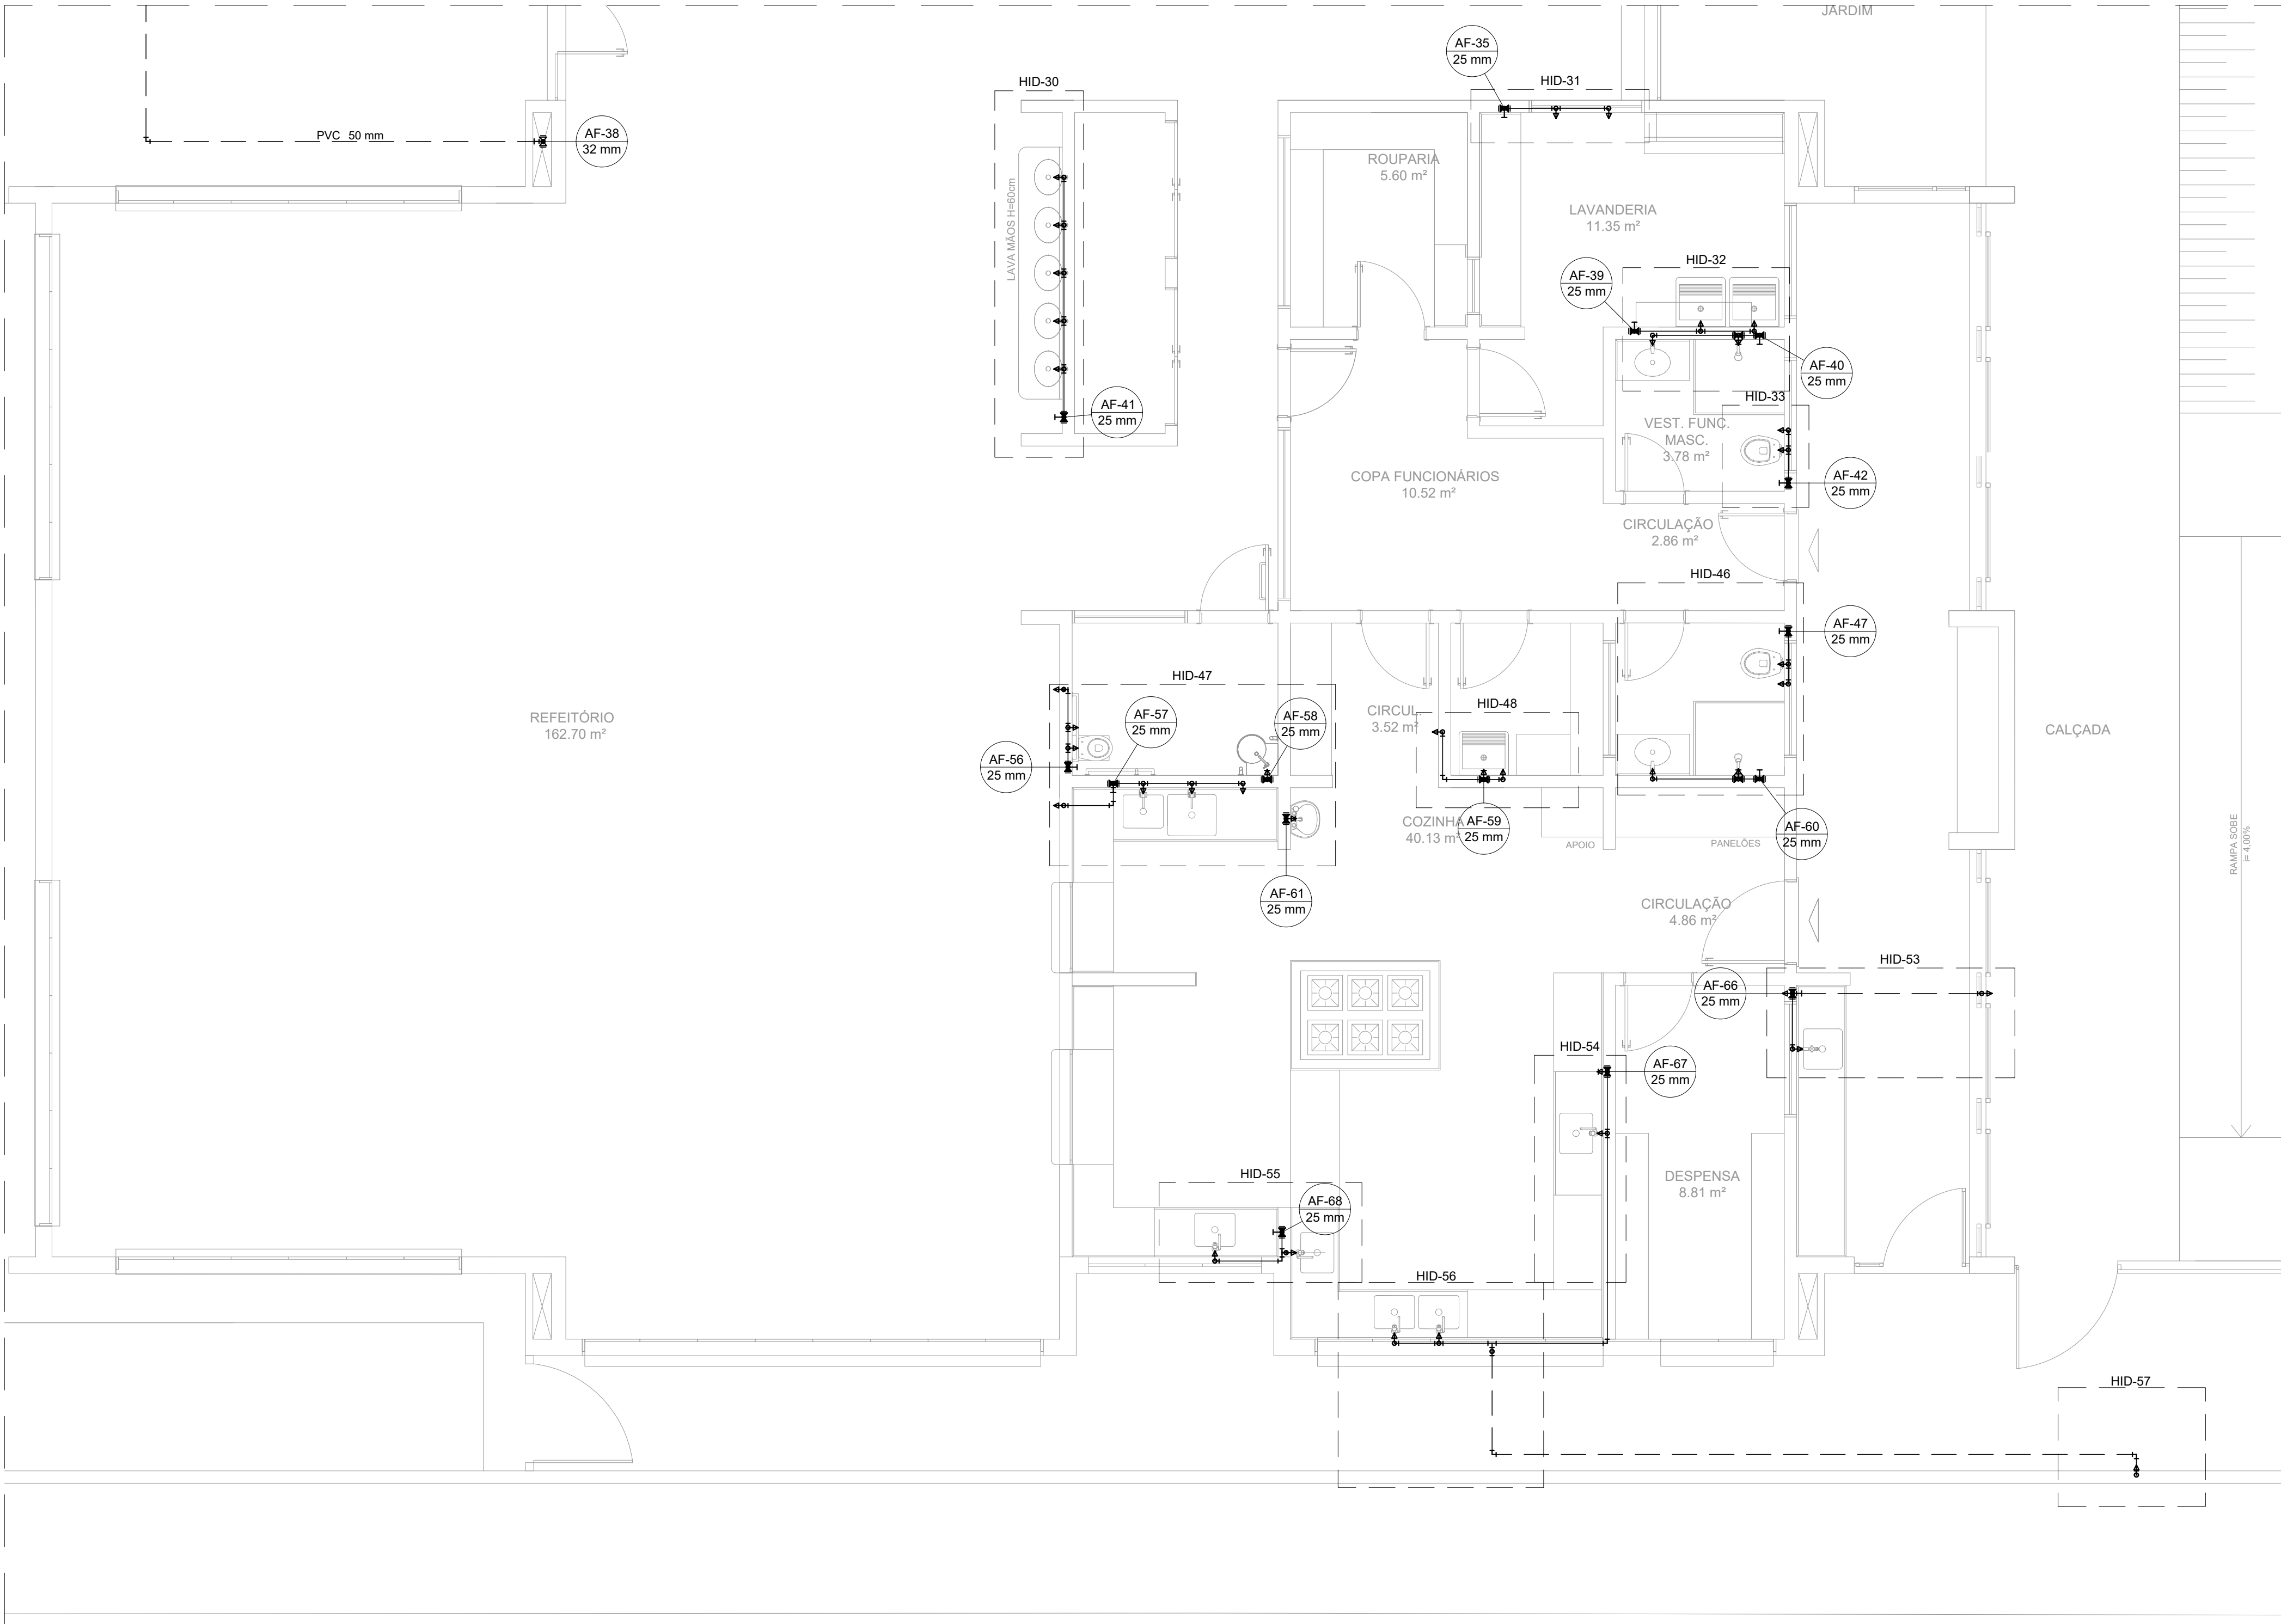

PLANTA BAIXA - TÉRREO VISTA 7
ESCALA 1:50

Altura dos Pontos Hidráulicos			
Sigla	Item	INFANTIL - Altura (cm)	ADULTO - Altura (cm)
BB	Bebedouro Comum	-	60
BB	Bebedouro Industrial	-	90
BN	Banheira	150	150
CH	Chuveiro Comum	200	220
CH	Chuveiro PCD	220	220
DH	Ducha Regenera	20	50
DH	Ducha PCD	40	50
LV	Lavatório	40	60
LV	Lavatório PCD	60	60
MLL	Máquina de Lavar Louça	-	60
MLR	Máquina de Lavar Roupa	-	90
PLA	Pia Comum e Sêdices	40	60
PR	Purificador	90	110
RP	Registro de Pressão - Chuveiro Comum	60	110
RP	Registro de Pressão - Chuveiro PCD	100	100
RS	Registro de Gaxeta e Canopla Cromada	-	100
TQ	Tanque	-	100
VS	Vaso Sanitário e Caixa Acoplada	15	15
TP	Torneira de Ponto	-	110
YJ	Torneira de Jardim	30	30

Legenda	
	1/2" diâmetro
	Registro bruto gaxeta Industrial - 1/2" PVC soldável
	Registro de gaxeta e canopla cromada 1/2" PVC soldável
	Registro de pressão 1/2" canopla cromada
LEGENDA DE CONDUTOS	
	Água fria
	Água fria embutida no piso

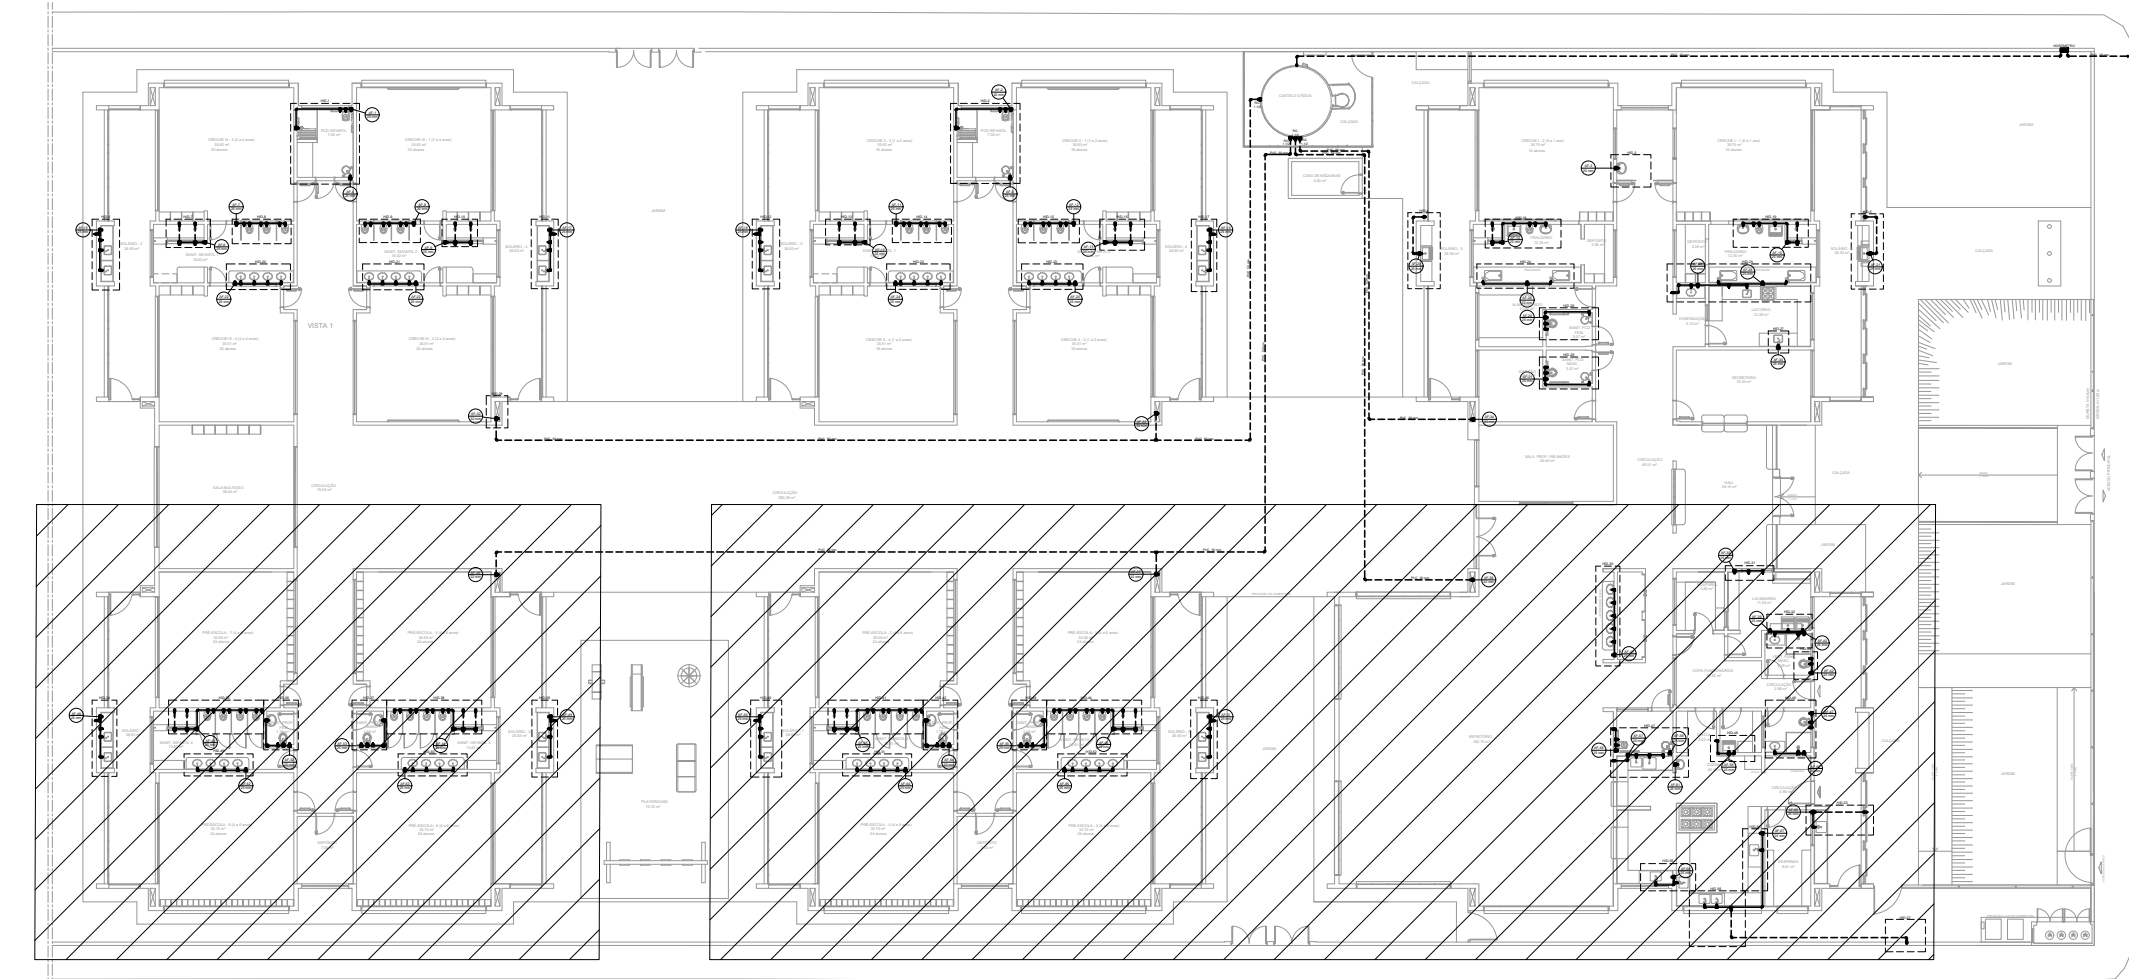

PLANTA DE REFERÊNCIA
SEM ESCALA

- NOTAS:
- AS TUBULAÇÕES E CONEXÕES DO ALIMENTADOR PREDIAL E DA REDE PREDIAL DE DISTRIBUIÇÃO DE ÁGUA FRIA SERÃO DE PVC RÍGIDO SOLDÁVEL CLASSE 15;
 - O DIMENSIONAMENTO DO ALIMENTADOR E RAMAL PREDIAL FOI FEITO COM BASE NUMA PRESSÃO MÍNIMA DE 40 M.G.A. CONFORME NBR 6868;
 - O HIGRÔMETRO DEVERÁ SER DO TIPO MULTUATO, DIÂMETRO NOMINAL 25 MM E VAZÃO DE 3 M³/H;
 - A REDE DE ALIMENTAÇÃO PREDIAL E ÁGUA FRIA ENTERRADA DEVERÃO TER RECOBRIMENTO DE 60 CM;
 - A REDE DE ÁGUA FRIA EMBUTIDA NO PISO INTERNO DEVERÁ TER RECOBRIMENTO DE 30 CM;
 - TODA TUBULAÇÃO É INDICADA EM MM;
 - EXECUTAR ESSE PROJETO JUNTAMENTE COM O PROJETO ESTRUTURAL;
 - ANTES DA CONCRETAGEM PREVER PASSAGEM PARA TUBULAÇÕES DENTRO DOS LIMITES ESTABELECIDOS PELA NBR 6118:2014;
 - O RESERVATÓRIO SERÁ METÁLICO DE CAPACIDADE DE 48.000 LITROS, MODELO TAÇA DE COLUMNA SECA;
 - O RESERVATÓRIO D'ÁGUA SERÁ EXECUTADO CONFORME RECOMENDAÇÕES DO FABRICANTE;
 - TODA FURAÇÃO NO RESERVATÓRIO D'ÁGUA PARA PASSAGEM DOS TUBOS DEVERÁ SER FEITA CONFORME RECOMENDAÇÕES DO FABRICANTE, EM ALGUNS CASOS ADAPTAÇÕES PODERÃO SER NECESSÁRIAS;
 - LOUÇAS E METAIS: VER EM PROJETO ARQUITETÔNICO.

REV. 00	02/02/22	EMISSÃO INICIAL	DAC
REVISÃO:	DATA :	DESCRIÇÃO:	RESP.:
PROJETO		GERÊNCIA DE PROJETOS	
		PROJETO: PEDRO HENRIQUE JUSTIANO	
Rua Miguel Viana, n° 81, Sala 12 Bairro Morro Chic CEP: 37500-080 - Itajubá / MG Tel: (35) 3623-5720 www.dacengenharia.com.br		COORDENAÇÃO DE PROJETOS: ALOYSIO CAETANO FERREIRA RESPONSÁVEL TÉCNICO: ENG. CIVIL FLÁVIA C. BARROSA PROJETO: ENG. CIVIL FLÁVIA M. DE PAIVA E SILVA COORDENADOR: ENG. CIVIL FLÁVIA M. DE PAIVA E SILVA	
DISCIPLINA: ÁGUA FRIA			
FASE DO PROJETO: EXECUTIVO			
FOLHA N°: 02/11			
DATA: 02/02/2022	ESCALA: INDICADA	REVISÃO: ROO	ARQUIVO: DAC-PMSRS-CBR-PE-AGF-ROD.DWG