



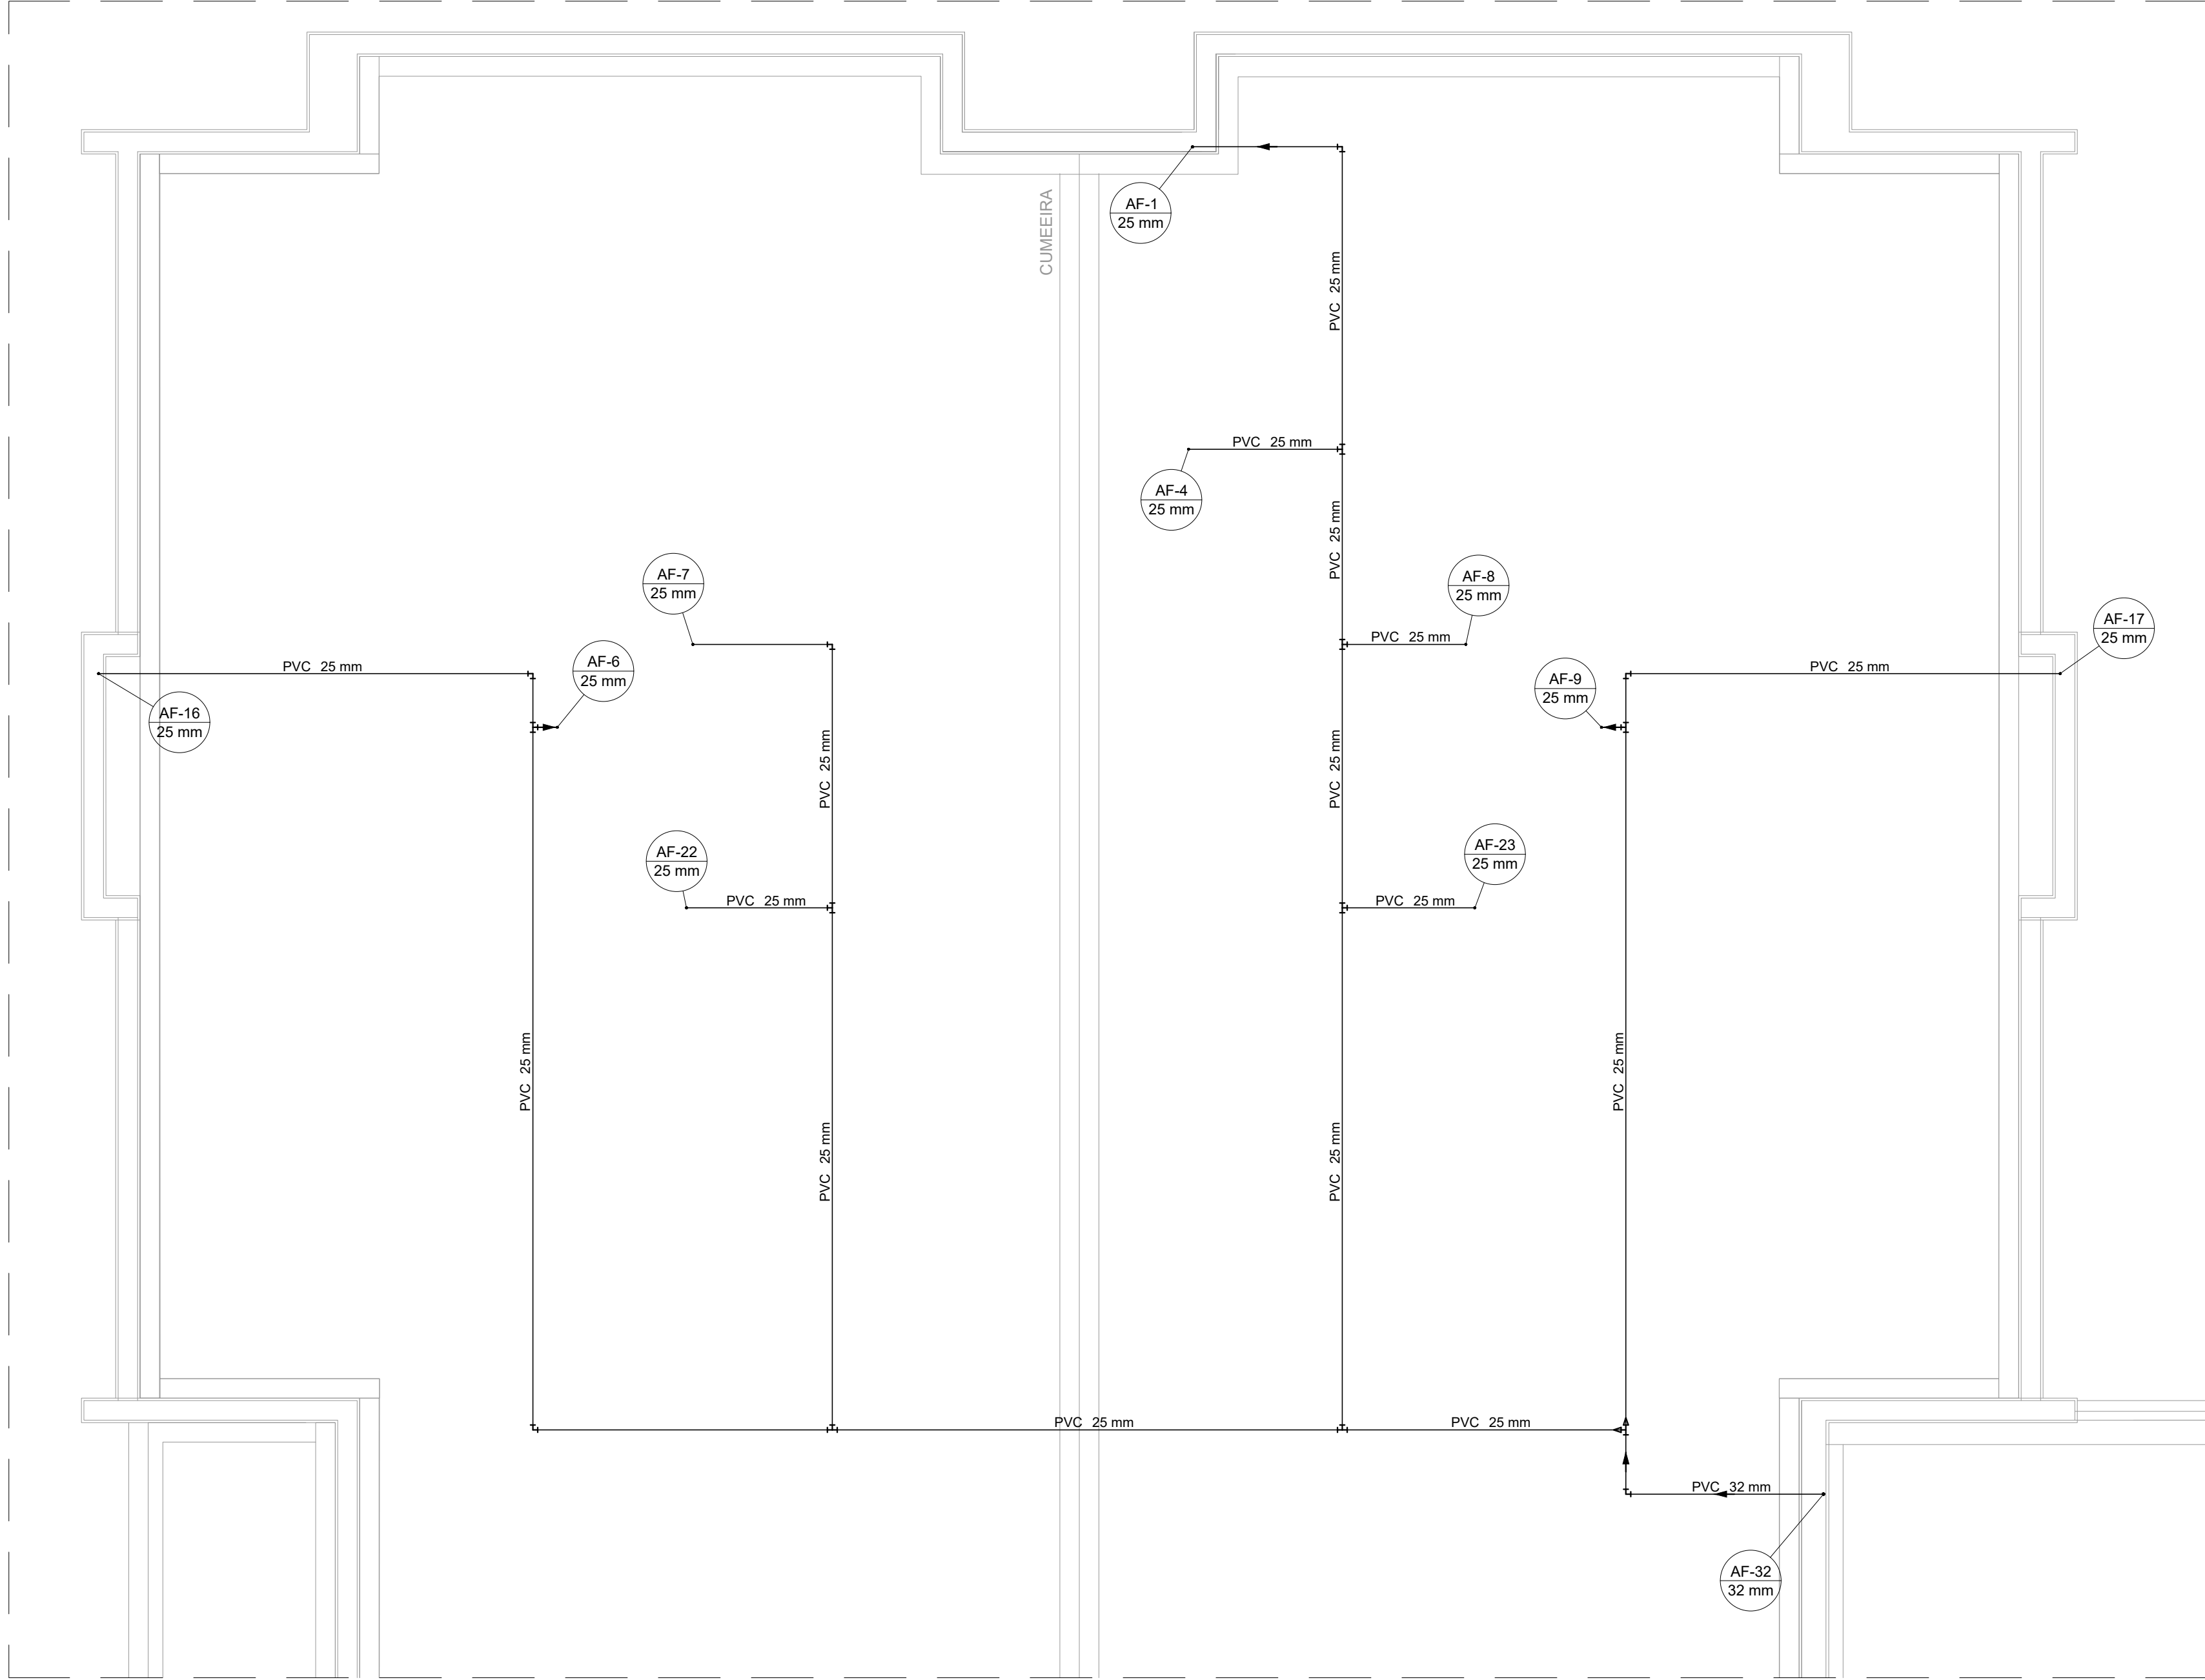

PLANTA BAIXA - COBERTURA VISTA 1
ESCALA 1:50

Lista de materiais		
Água fria		
PVC rígido soldável		
Bucha de redução sold. curta		
32 mm - 25 mm	6	pç
Joelho 90° soldável		
25 mm	91	pç
32 mm	12	pç
Tubos		
25 mm	336.66	m
32 mm	22.62	m
Tê 90 soldável		
25 mm	48	pç
Tê de redução 90 soldável		
32 mm - 25 mm	8	pç

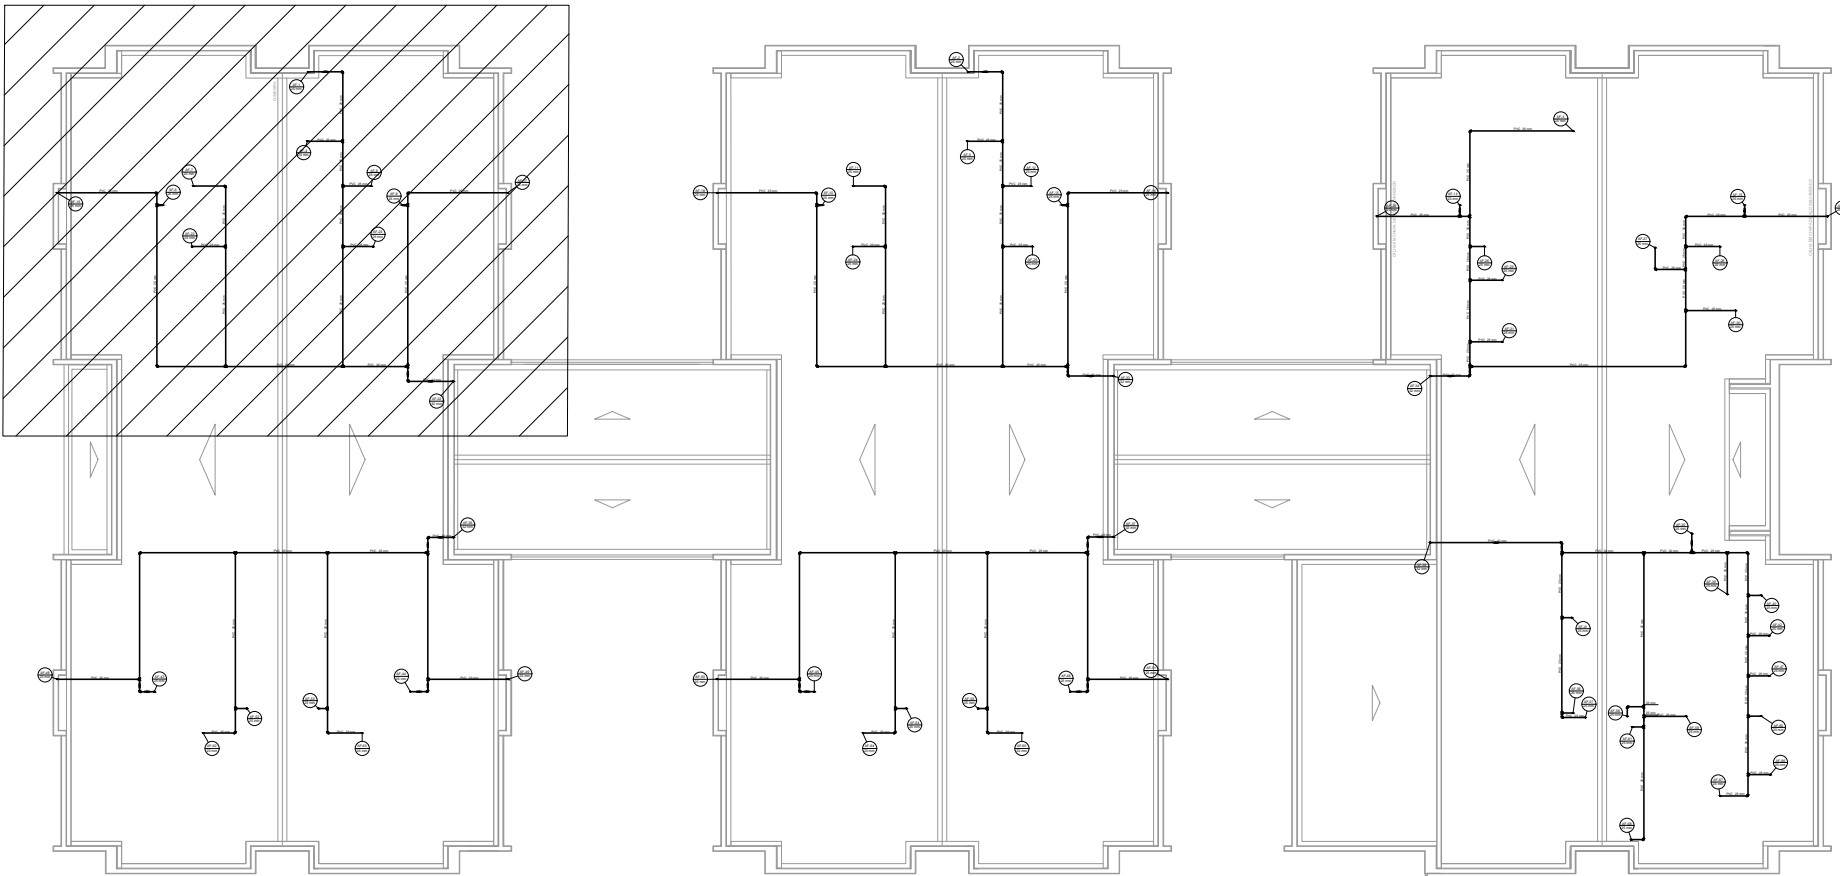

PLANTA DE REFERÊNCIA
SEM ESCALA

NOTAS:

- AS TUBULAÇÕES E CONEXÕES DO ALIMENTADOR PREDIAL E DA REDE PREDIAL DE DISTRIBUIÇÃO DE ÁGUA FRIA SERÃO DE PVC RÍGIDO SOLDÁVEL CLASSE 15;
- O DIMENSIONAMENTO DO ALIMENTADOR E RAMAL PREDIAL FOI FEITO COM BASE NUMA PRESSÃO MÍNIMA DE 40 M.C.A, CONFORME NBR 5626;
- O HIDRÔMETRO DEVERÁ SER DO TIPO MULTIJATO, DIÂMETRO NOMINAL 25 MM E VAZÃO DE 3 M³/H;
- A REDE DE ALIMENTAÇÃO PREDIAL E ÁGUA FRIA ENTERRADA DEVERÃO TER RECOBRIMENTO DE 60 CM;
- A REDE DE ÁGUA FRIA EMBUTIDA NO PISO INTERNO DEVERÁ TER RECOBRIMENTO DE 30 CM;
- TODA TUBULAÇÃO É INDICADA EM MM;
- EXECUTAR ESSE PROJETO JUNTAMENTE COM O PROJETO ESTRUTURAL;
- ANTES DA CONCRETAGEM PREVER PASSAGEM PARA TUBULAÇÕES DENTRO DOS LIMITES ESTABELECIDOS PELA NBR 6118:2014;
- O RESERVATÓRIO SERÁ METÁLICO DE CAPACIDADE DE 48.000 LITROS, MODELO TAÇA DE COLUNA SECA;
- O RESERVATÓRIO D'ÁGUA SERÁ EXECUTADO CONFORME RECOMENDAÇÕES DO FABRICANTE;
- TODA FURAÇÃO NO RESERVATÓRIO D'ÁGUA PARA PASSAGEM DOS TUBOS DEVERÁ SER FEITA CONFORME RECOMENDAÇÕES DO FABRICANTE, EM ALGUNS CASOS ADPTAÇÕES PODERÃO SER NECESSÁRIAS;
- LOUÇAS E METAIS: VER EM PROJETO ARQUITETÔNICO.

REV. 00	02/02/22	EMIÇÃO INICIAL	DAC
REVISÃO:	DATA :	DESCRIÇÃO:	RESP.:



PROJETO	GERÊNCIA DE PROJETOS	ENG. CIVIL
	PEDRO HENRIQUE JUSTINIANO	
Rua Miguel Vianna, n° 81, Sala 12 Bairro: Morro Chic CEP: 37500-080 - Itajubá / MG Tel: (35) 3623-5720 www.dacengenharia.com.br	COORDENAÇÃO DE PROJETOS	CREA: MG-97.132/D
	ALOISIO CAETANO FERREIRA	
	RESPONSÁVEL TÉCNICO	
	ENGº. CIVIL FLÁVIA C. BARBOSA	CREA: MG-187.842/D
	PROJETO	
	ENGº. CIVIL FLAVIANA MÁRIS DE PAIVA E SILVA	
	DESENHO	
	ENGº. CIVIL FLAVIANA MÁRIS DE PAIVA E SILVA	

EMPREENDIMENTO

CONSTRUÇÃO DA CRECHE BEIRA RIO

ENDEREÇO	DISCIPLINA
RUA MARCOS FLÁVIO E DIAS, B. JARDIM BEIRA RIO SANTA RITA DO SAPUCAÍ – MINAS GERAIS	ÁGUA FRIA
ASSUNTO	FASE DO PROJETO
PROJETO DE INSTALAÇÕES HIDRÁULICAS PLANTA BAIXA – COBERTURA LISTA DE MATERIAIS	EXECUTIVO
	FOLHA Nº.
	03/11

DATA INICIAL	ESCALA	REVISÃO	ARQUIVO
02/02/2022	INDICADA	ROO	DAC–PMSRS–CBR–PE–AGF–ROO.DWG