



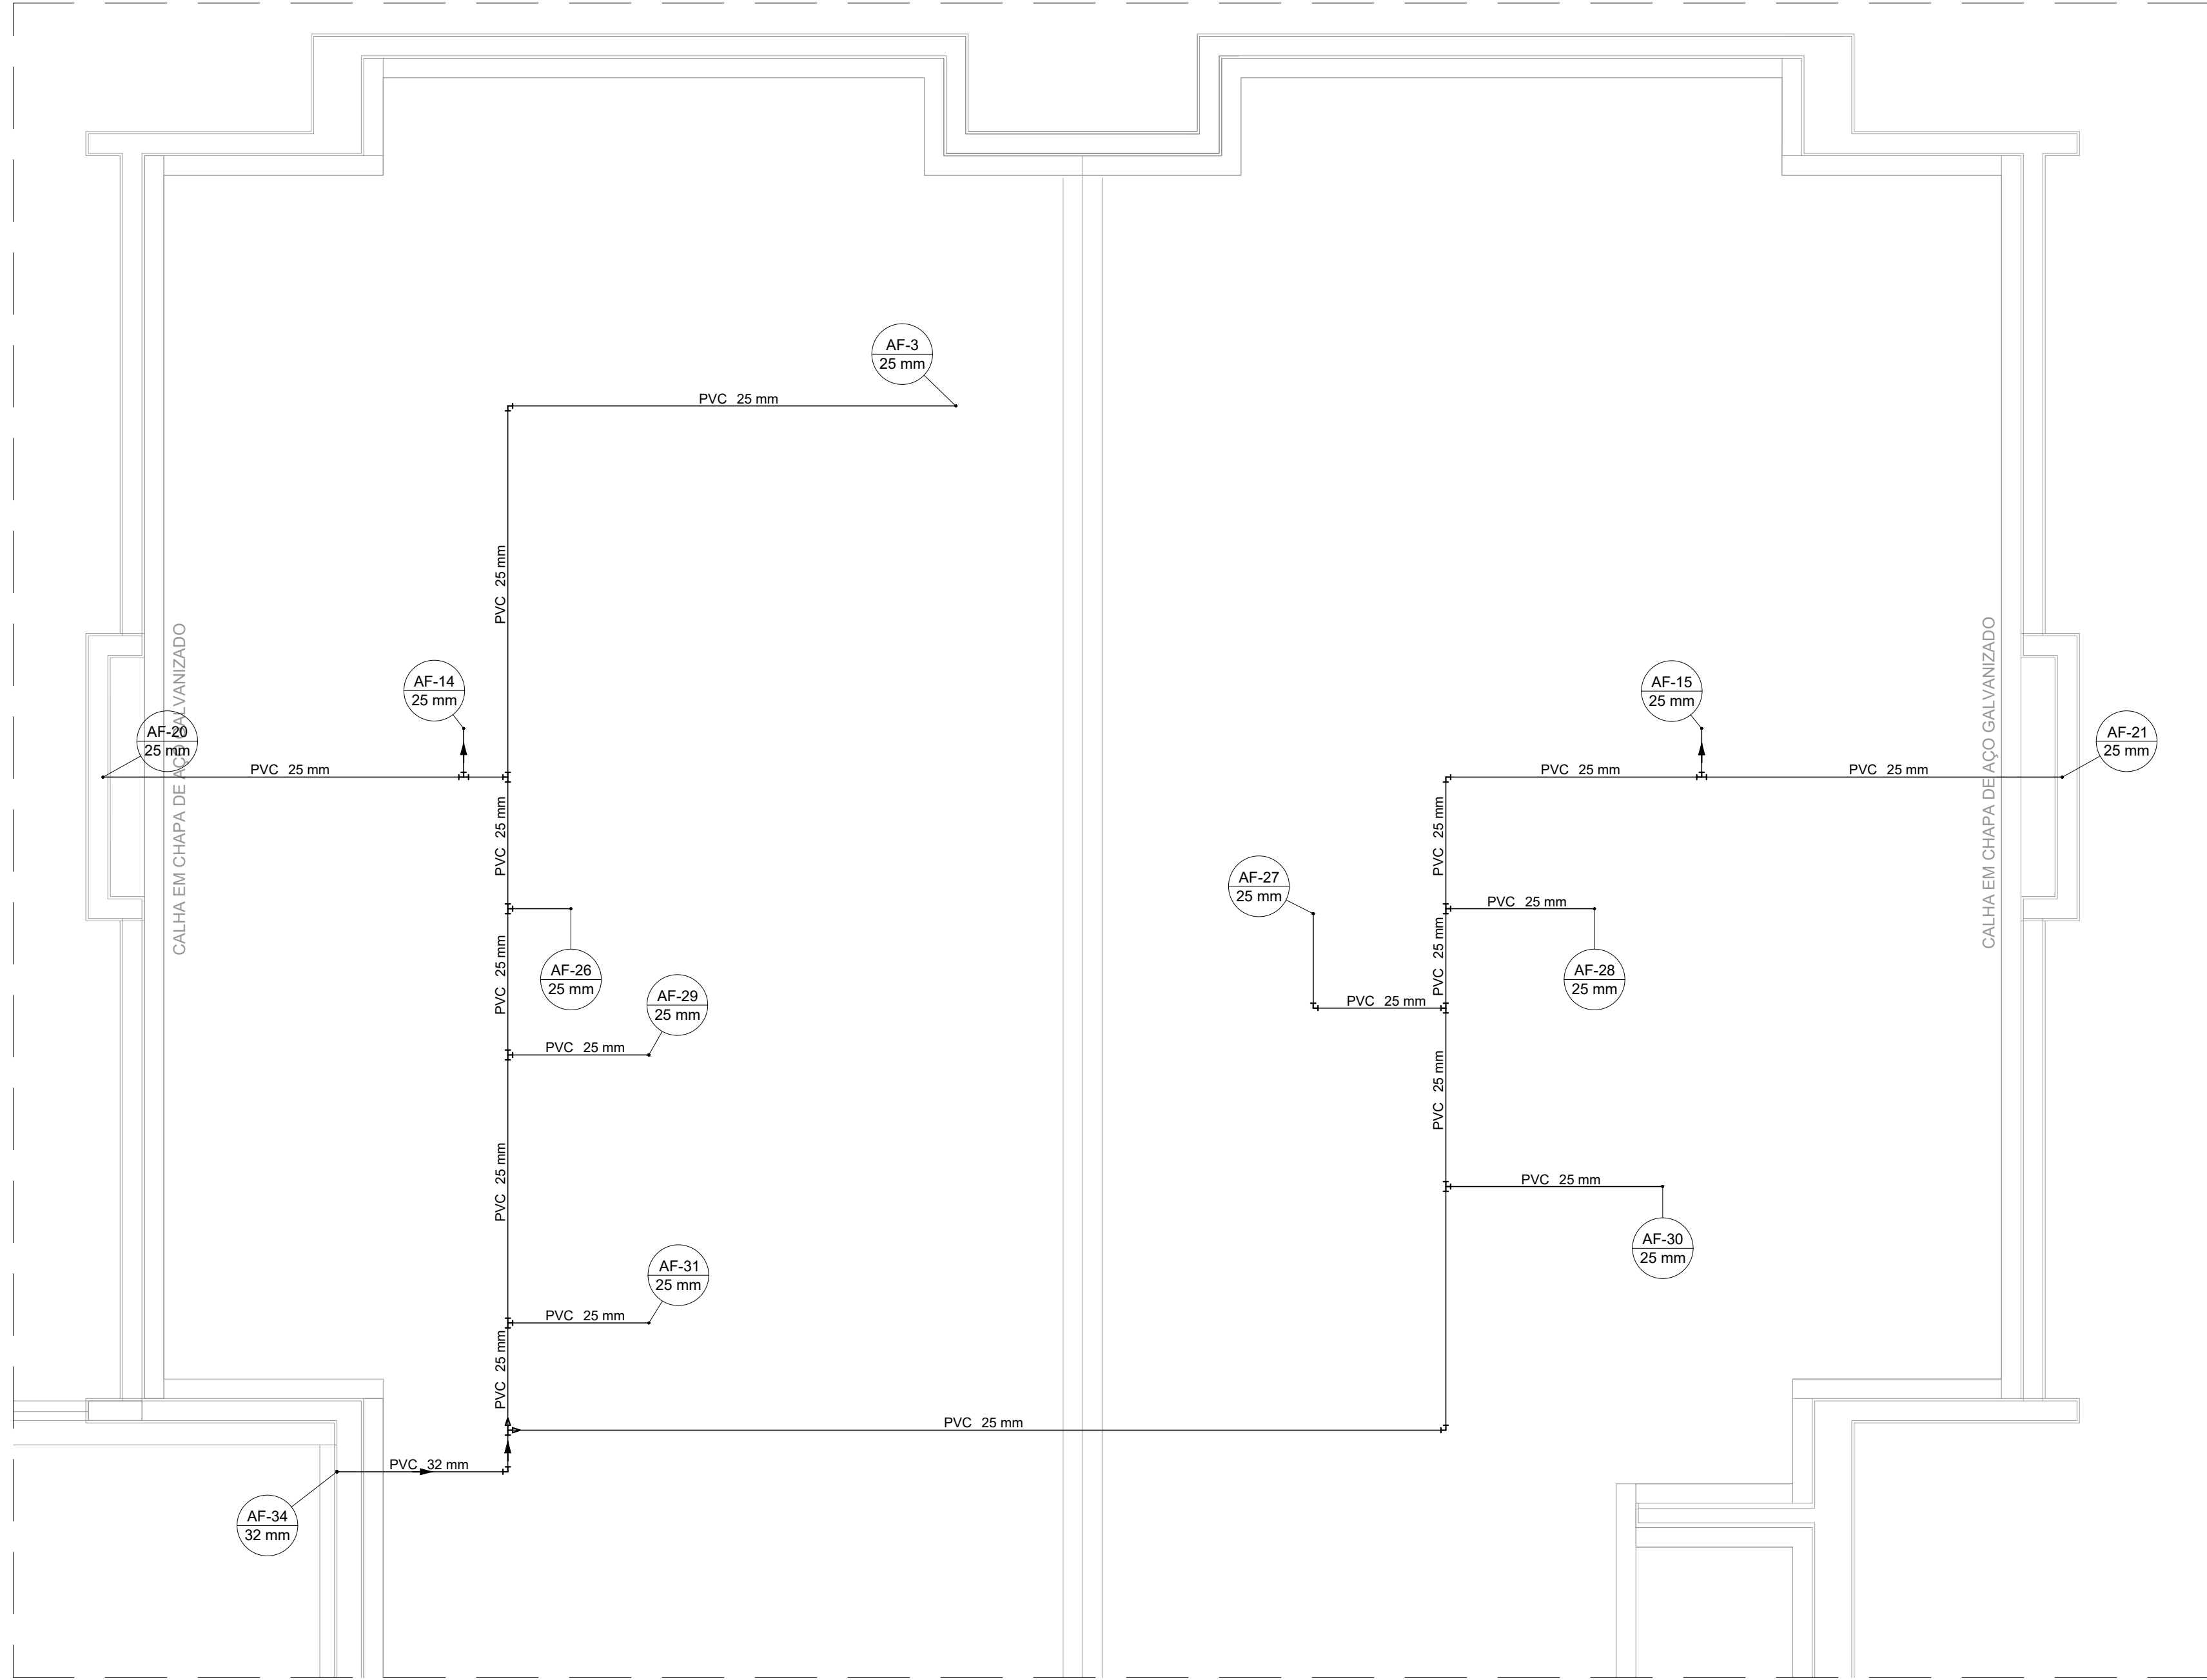

PLANTA BAIXA - COBERTURA VISTA 3
ESCALA 1:50

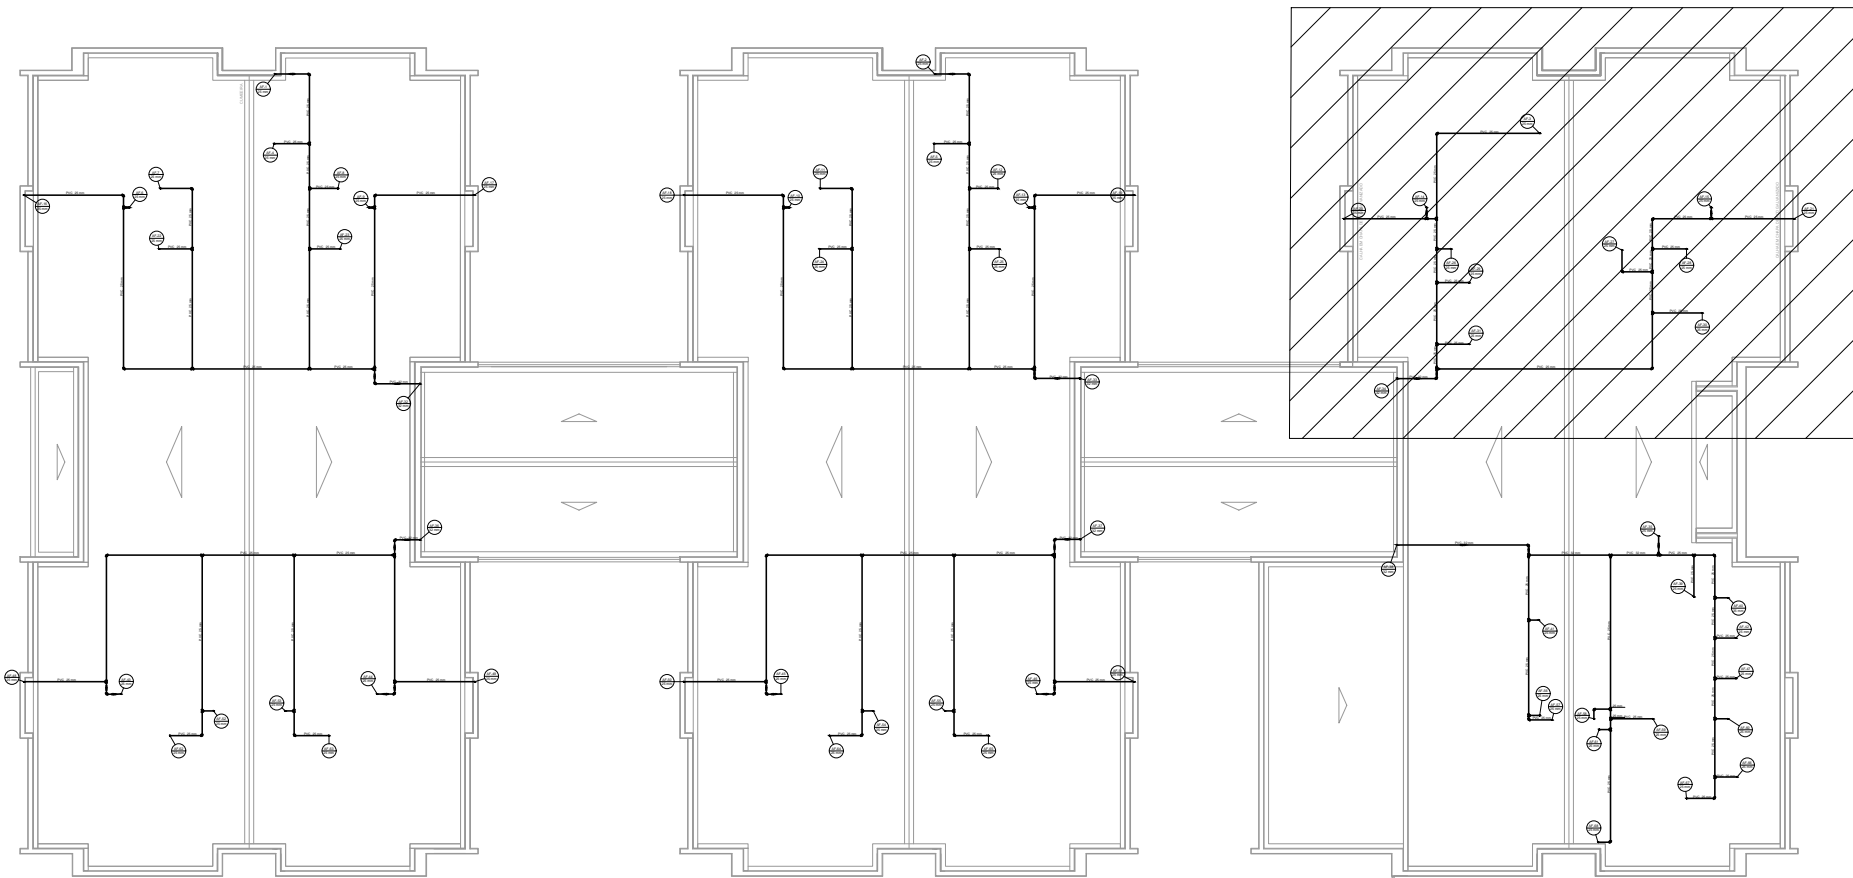

PLANTA DE REFERÊNCIA
SEM ESCALA

NOTAS:

1. AS TUBULAÇÕES E CONEXÕES DO ALIMENTADOR PREDIAL E DA REDE PREDIAL DE DISTRIBUIÇÃO DE ÁGUA FRIA SERÃO DE PVC RÍGIDO SOLDÁVEL CLASSE 15;
2. O DIMENSIONAMENTO DO ALIMENTADOR E RAMAL PREDIAL FOI FEITO COM BASE NUMA PRESSÃO MÍNIMA DE 40 M.C.A, CONFORME NBR 5626;
3. O HIDRÔMETRO DEVERÁ SER DO TIPO MULTIJATO, DIÂMETRO NOMINAL 25 MM E VAZÃO DE 3 M³/H;
4. A REDE DE ALIMENTAÇÃO PREDIAL E ÁGUA FRIA ENTERRADA DEVERÃO TER RECOBRIMENTO DE 60 CM;
5. A REDE DE ÁGUA FRIA EMBUTIDA NO PISO INTERNO DEVERÁ TER RECOBRIMENTO DE 30 CM;
6. TODA TUBULAÇÃO É INDICADA EM MM;
7. EXECUTAR ESSE PROJETO JUNTAMENTE COM O PROJETO ESTRUTURAL;
8. ANTES DA CONCRETAGEM PREVER PASSAGEM PARA TUBULAÇÕES DENTRO DOS LIMITES ESTABELECIDOS PELA NBR 6118:2014;
9. O RESERVATÓRIO SERÁ METÁLICO DE CAPACIDADE DE 48.000 LITROS, MODELO TAÇA DE COLUNA SECA;
10. O RESERVATÓRIO D'ÁGUA SERÁ EXECUTADO CONFORME RECOMENDAÇÕES DO FABRICANTE;
11. TODA FURAÇÃO NO RESERVATÓRIO D'ÁGUA PARA PASSAGEM DOS TUBOS DEVERÁ SER FEITA CONFORME RECOMENDAÇÕES DO FABRICANTE, EM ALGUNS CASOS ADPTAÇÕES PODERÃO SER NECESSÁRIAS;
12. LOUÇAS E METAIS: VER EM PROJETO ARQUITETÔNICO.

REV. 00				02/02/22	
EMISSÃO INICIAL				DAC	
REVISÃO: DATA :				DESCRIÇÃO:	
				RESP.:	
 PREFEITURA SANTA RITA DO SAPUCAÍ - MG					
 Rua Miguel Vianna, n° 81, Sala 12 Bairro Morro Chic CEP: 37500-080 – Itajubá / MG Tel: (35) 3623-5720 www.dacengenharia.com.br				GERÊNCIA DE PROJETOS	
				PEDRO HENRIQUE JUSTINIANO ENG. CIVIL	
				COORDENAÇÃO DE PROJETOS	
				ALOISIO CAETANO FERREIRA CREA: MG-97.132/D	
				RESPONSÁVEL TÉCNICO	
				ENG°. CIVIL FLÁVIA C. BARBOSA CREA: MG-187.842/D	
				PROJETO	
ENG°. CIVIL FLAVIANA MÁRIS DE PAIVA E SILVA					
				DESENHO	
				ENG°. CIVIL FLAVIANA MÁRIS DE PAIVA E SILVA	
EMPREENHIMENTO					
CONSTRUÇÃO DA CRECHE BEIRA RIO					
ENDEREÇO RUA MARCOS FLÁVIO E DIAS, B. JARDIM BEIRA RIO SANTA RITA DO SAPUCAÍ – MINAS GERAIS				DISCIPLINA	
				ÁGUA FRIA	
ASSUNTO PROJETO DE INSTALAÇÕES HIDRÁULICAS PLANTA BAIXA – COBERTURA				FASE DO PROJETO	
				EXECUTIVO	
				FOLHA N°.	
				05/11	
DATA INICIAL		ESCALA		REVISÃO	
02/02/2022		INDICADA		ROO	
		ARQUIVO		DAC-PMSRS-CBR-PE-AGF-ROO.DWG	