



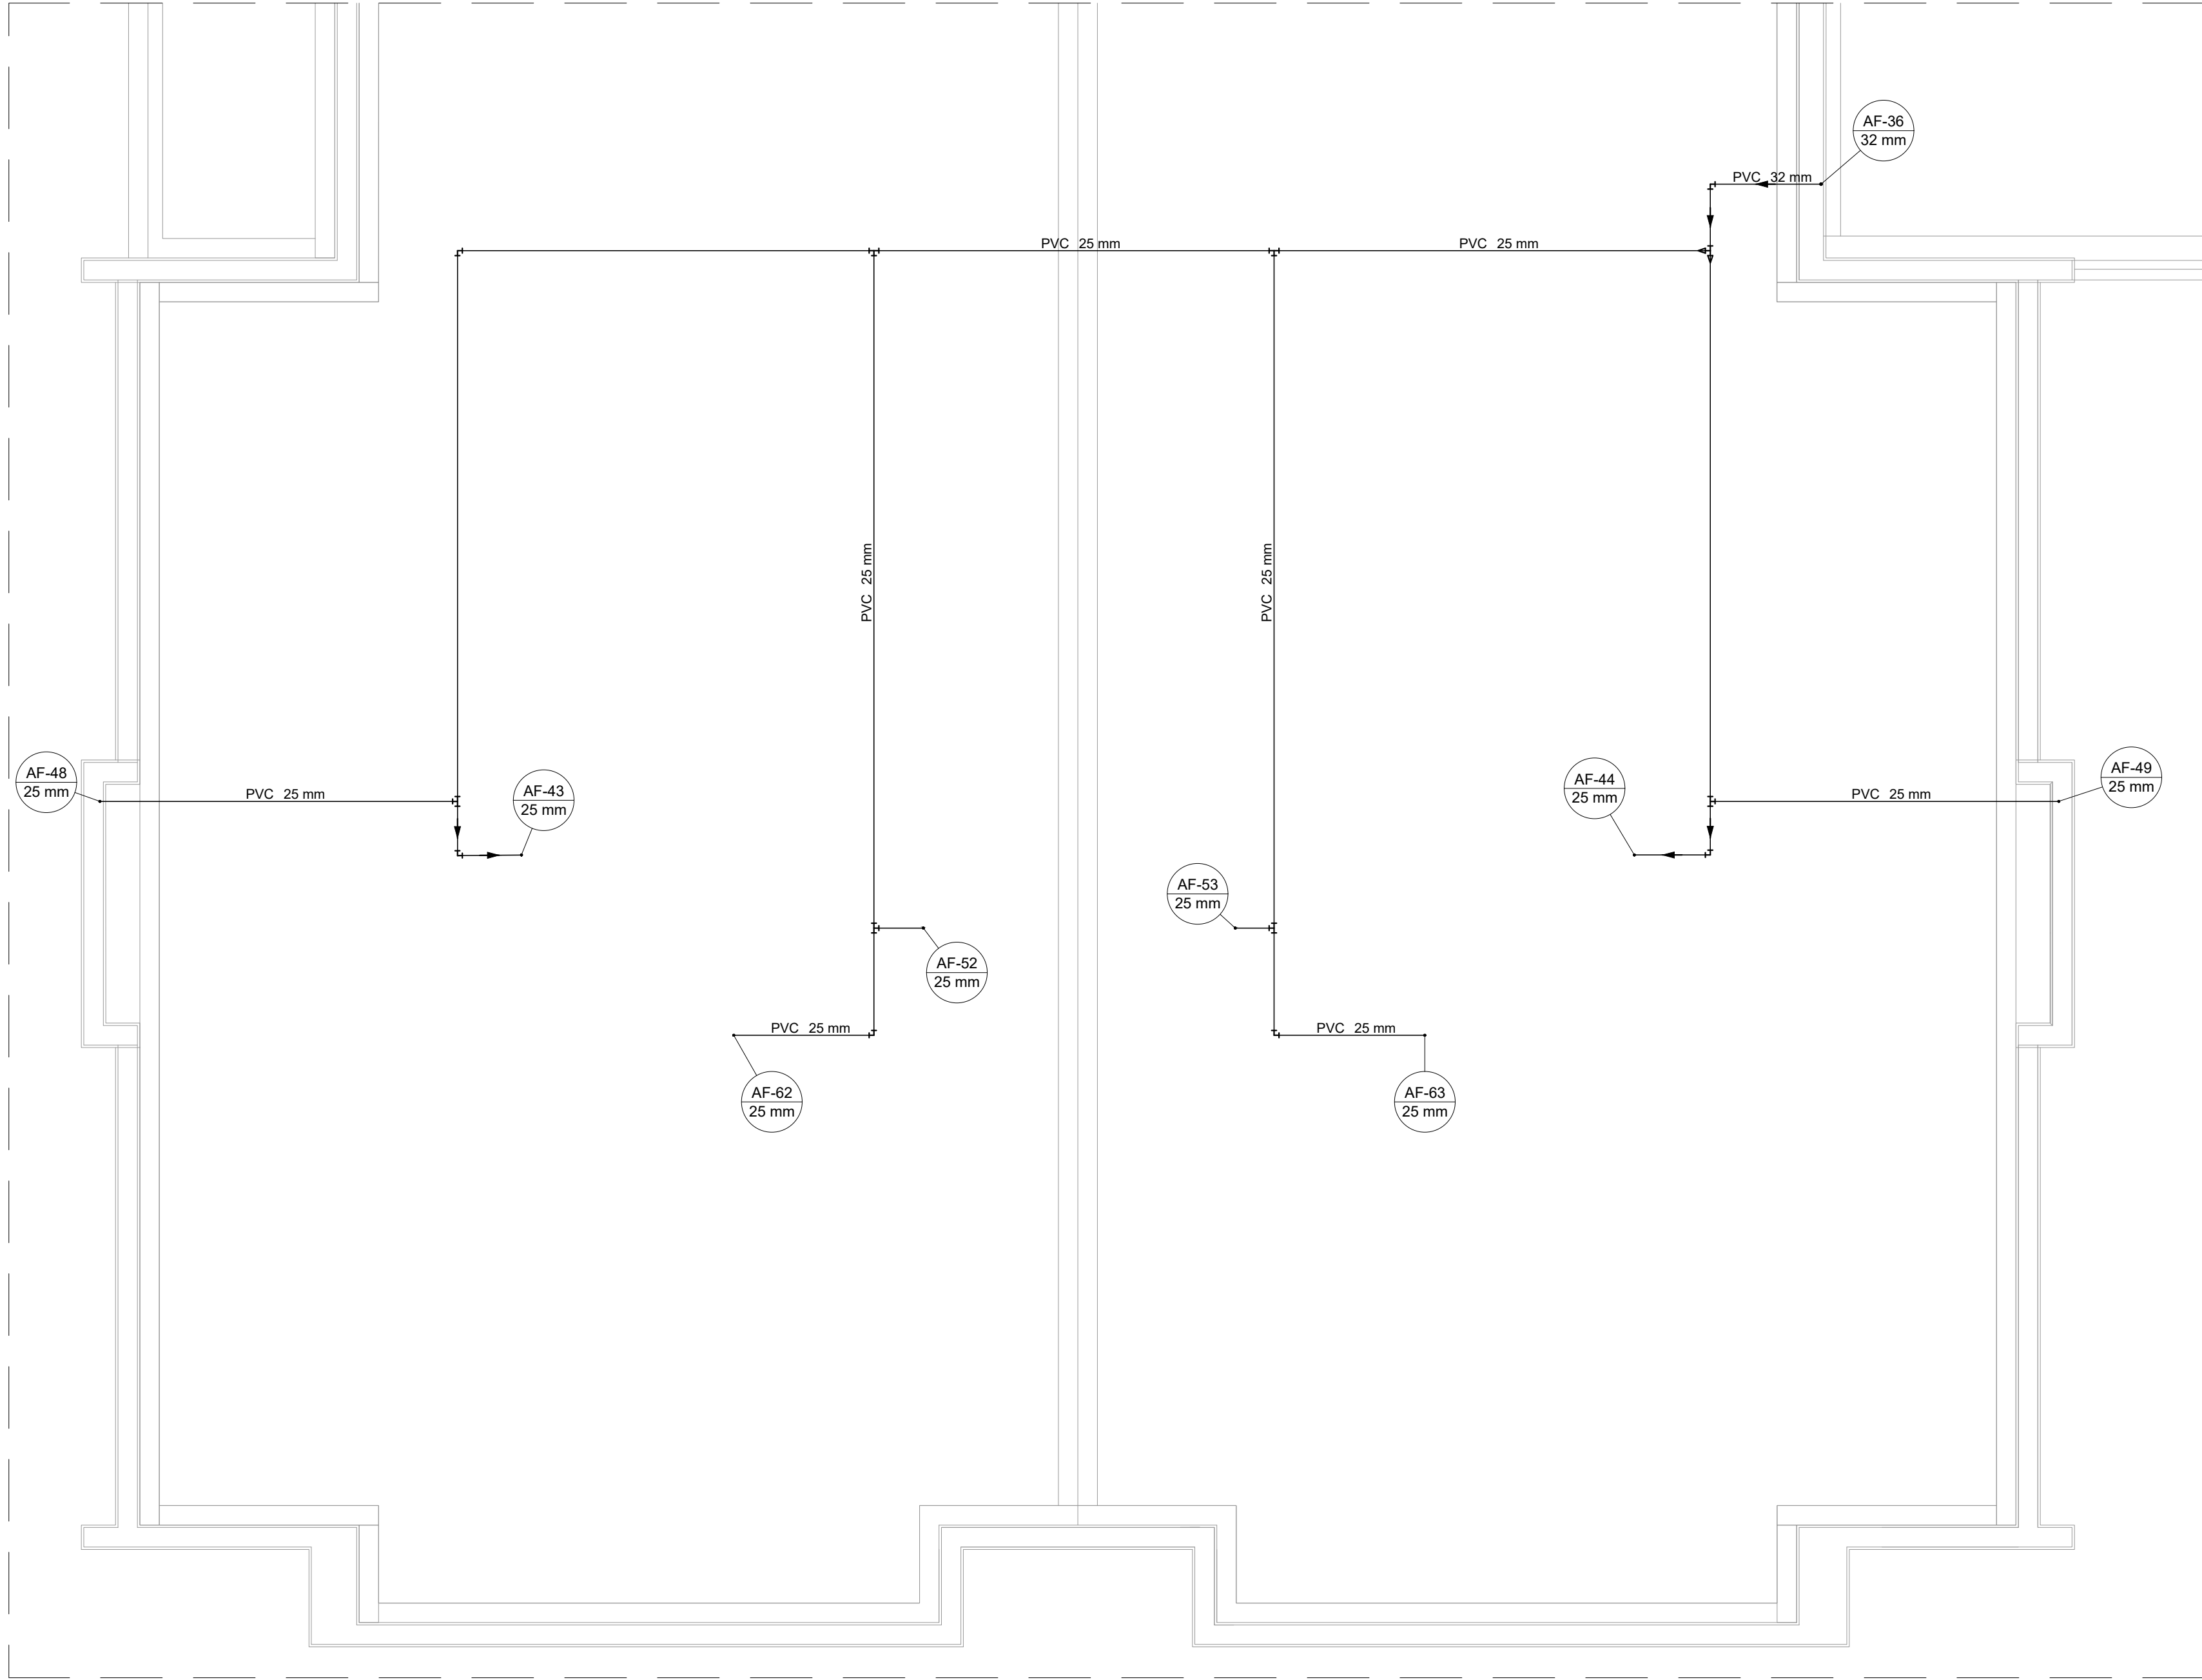

PLANTA BAIXA - COBERTURA VISTA 4  
ESCALA 1:50

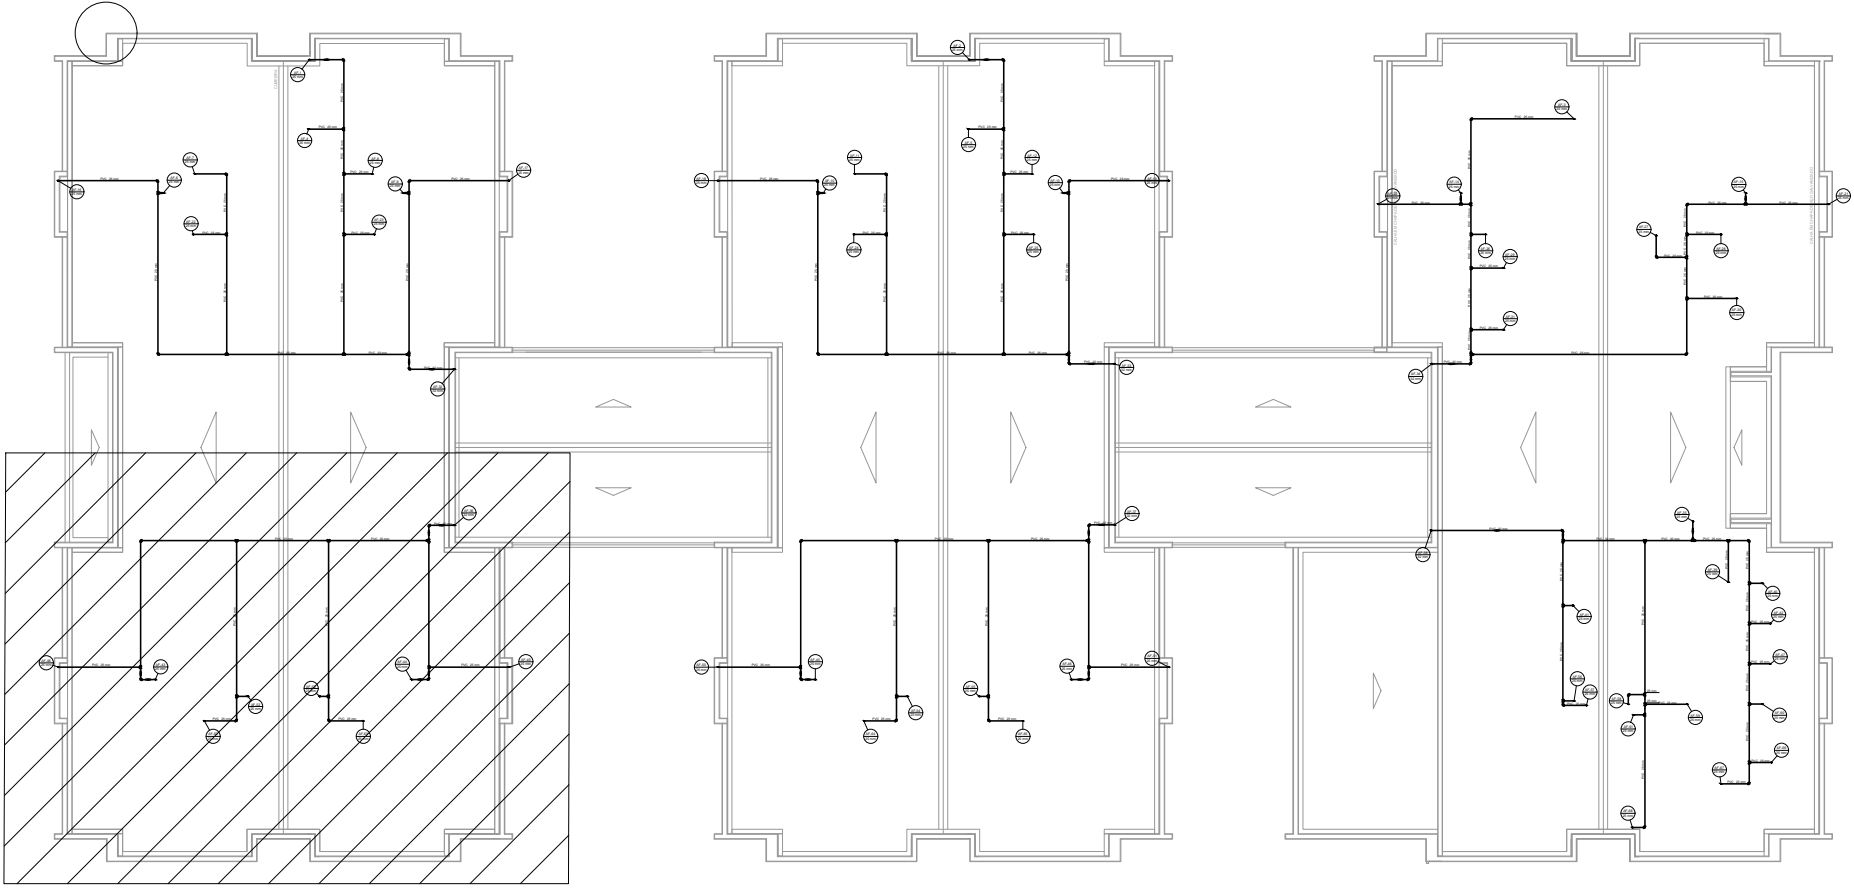

PLANTA DE REFERÊNCIA  
SEM ESCALA

NOTAS:

1. AS TUBULAÇÕES E CONEXÕES DO ALIMENTADOR PREDIAL E DA REDE PREDIAL DE DISTRIBUIÇÃO DE ÁGUA FRIA SERÃO DE PVC RÍGIDO SOLDÁVEL CLASSE 15;
2. O DIMENSIONAMENTO DO ALIMENTADOR E RAMAL PREDIAL FOI FEITO COM BASE NUMA PRESSÃO MÍNIMA DE 40 M.C.A, CONFORME NBR 5626;
3. O HIDRÔMETRO DEVERÁ SER DO TIPO MULTIJATO, DIÂMETRO NOMINAL 25 MM E VAZÃO DE 3 M³/H;
4. A REDE DE ALIMENTAÇÃO PREDIAL E ÁGUA FRIA ENTERRADA DEVERÃO TER RECOBRIMENTO DE 60 CM;
5. A REDE DE ÁGUA FRIA EMBUTIDA NO PISO INTERNO DEVERÁ TER RECOBRIMENTO DE 30 CM;
6. TODA TUBULAÇÃO É INDICADA EM MM;
7. EXECUTAR ESSE PROJETO JUNTAMENTE COM O PROJETO ESTRUTURAL;
8. ANTES DA CONCRETAGEM PREVER PASSAGEM PARA TUBULAÇÕES DENTRO DOS LIMITES ESTABELECIDOS PELA NBR 6118:2014;
9. O RESERVATÓRIO SERÁ METÁLICO DE CAPACIDADE DE 48.000 LITROS, MODELO TAÇA DE COLUNA SECA;
10. O RESERVATÓRIO D'ÁGUA SERÁ EXECUTADO CONFORME RECOMENDAÇÕES DO FABRICANTE;
11. TODA FURAÇÃO NO RESERVATÓRIO D'ÁGUA PARA PASSAGEM DOS TUBOS DEVERÁ SER FEITA CONFORME RECOMENDAÇÕES DO FABRICANTE, EM ALGUNS CASOS ADPTAÇÕES PODERÃO SER NECESSÁRIAS;
12. LOUÇAS E METAIS: VER EM PROJETO ARQUITETÔNICO.

|                                                                                                                                                                                                                                                        |          |                              |                                             |                 |                    |  |  |
|--------------------------------------------------------------------------------------------------------------------------------------------------------------------------------------------------------------------------------------------------------|----------|------------------------------|---------------------------------------------|-----------------|--------------------|--|--|
|                                                                                                                                                                                                                                                        |          |                              |                                             |                 |                    |  |  |
|                                                                                                                                                                                                                                                        |          |                              |                                             |                 |                    |  |  |
|                                                                                                                                                                                                                                                        |          |                              |                                             |                 |                    |  |  |
|                                                                                                                                                                                                                                                        |          |                              |                                             |                 |                    |  |  |
| REV. 00                                                                                                                                                                                                                                                | 02/02/22 | EMIÇÃO INICIAL               |                                             |                 | DAC                |  |  |
| REVISÃO:                                                                                                                                                                                                                                               |          | DATA :                       |                                             |                 | DESCRIÇÃO:         |  |  |
|                                                                                                                                                                                                                                                        |          |                              |                                             |                 |                    |  |  |
| <div><br/><b>PREFEITURA</b><br/><b>SANTA RITA DO SAPUCAÍ - MG</b></div>                                                                                            |          |                              |                                             |                 |                    |  |  |
| <div><p>Rua Miguel Vianna, n° 81, Sala 12<br/>Bairro: Morro Chic<br/>CEP: 37500-080 – Itajubá / MG<br/>Tel: (35) 3623-5720<br/>www.dacengenharia.com.br</p></div> |          |                              | GERÊNCIA DE PROJETOS                        |                 |                    |  |  |
|                                                                                                                                                                                                                                                        |          |                              | PEDRO HENRIQUE JUSTINIANO                   |                 | ENG. CIVIL         |  |  |
|                                                                                                                                                                                                                                                        |          |                              | COORDENAÇÃO DE PROJETOS                     |                 |                    |  |  |
|                                                                                                                                                                                                                                                        |          |                              | ALOISIO CAETANO FERREIRA                    |                 | CREA: MG-97.132/D  |  |  |
|                                                                                                                                                                                                                                                        |          |                              | RESPONSÁVEL TÉCNICO                         |                 |                    |  |  |
|                                                                                                                                                                                                                                                        |          |                              | ENG°. CIVIL FLÁVIA C. BARBOSA               |                 | CREA: MG-187.842/D |  |  |
|                                                                                                                                                                                                                                                        |          |                              | PROJETO                                     |                 |                    |  |  |
|                                                                                                                                                                                                                                                        |          |                              | ENG°. CIVIL FLAVIANA MÁRIS DE PAIVA E SILVA |                 |                    |  |  |
| DESENHO                                                                                                                                                                                                                                                |          |                              |                                             |                 |                    |  |  |
|                                                                                                                                                                                                                                                        |          |                              | ENG°. CIVIL FLAVIANA MÁRIS DE PAIVA E SILVA |                 |                    |  |  |
| EMPREENHIMENTO                                                                                                                                                                                                                                         |          |                              |                                             |                 |                    |  |  |
| CONSTRUÇÃO DA CRECHE BEIRA RIO                                                                                                                                                                                                                         |          |                              |                                             |                 |                    |  |  |
| ENDEREÇO                                                                                                                                                                                                                                               |          |                              |                                             | DISCIPLINA      |                    |  |  |
|                                                                                                                                                                                                                                                        |          |                              |                                             | ÁGUA FRIA       |                    |  |  |
| RUA MARCOS FLÁVIO E DIAS, B. JARDIM BEIRA RIO<br>SANTA RITA DO SAPUCAÍ – MINAS GERAIS                                                                                                                                                                  |          |                              |                                             | FASE DO PROJETO |                    |  |  |
|                                                                                                                                                                                                                                                        |          |                              |                                             | EXECUTIVO       |                    |  |  |
| ASSUNTO                                                                                                                                                                                                                                                |          |                              |                                             | FOLHA N°.       |                    |  |  |
|                                                                                                                                                                                                                                                        |          |                              |                                             | 06/11           |                    |  |  |
| PROJETO DE INSTALAÇÕES HIDRÁULICAS<br>PLANTA BAIXA – COBERTURA                                                                                                                                                                                         |          |                              |                                             |                 |                    |  |  |
| DATA INICIAL                                                                                                                                                                                                                                           |          | ESCALA                       |                                             | REVISÃO         |                    |  |  |
| 02/02/2022                                                                                                                                                                                                                                             |          | INDICADA                     |                                             | ROO             |                    |  |  |
| ARQUIVO                                                                                                                                                                                                                                                |          | DAC-PMSRS-CBR-PE-AGF-ROO.DWG |                                             |                 |                    |  |  |