



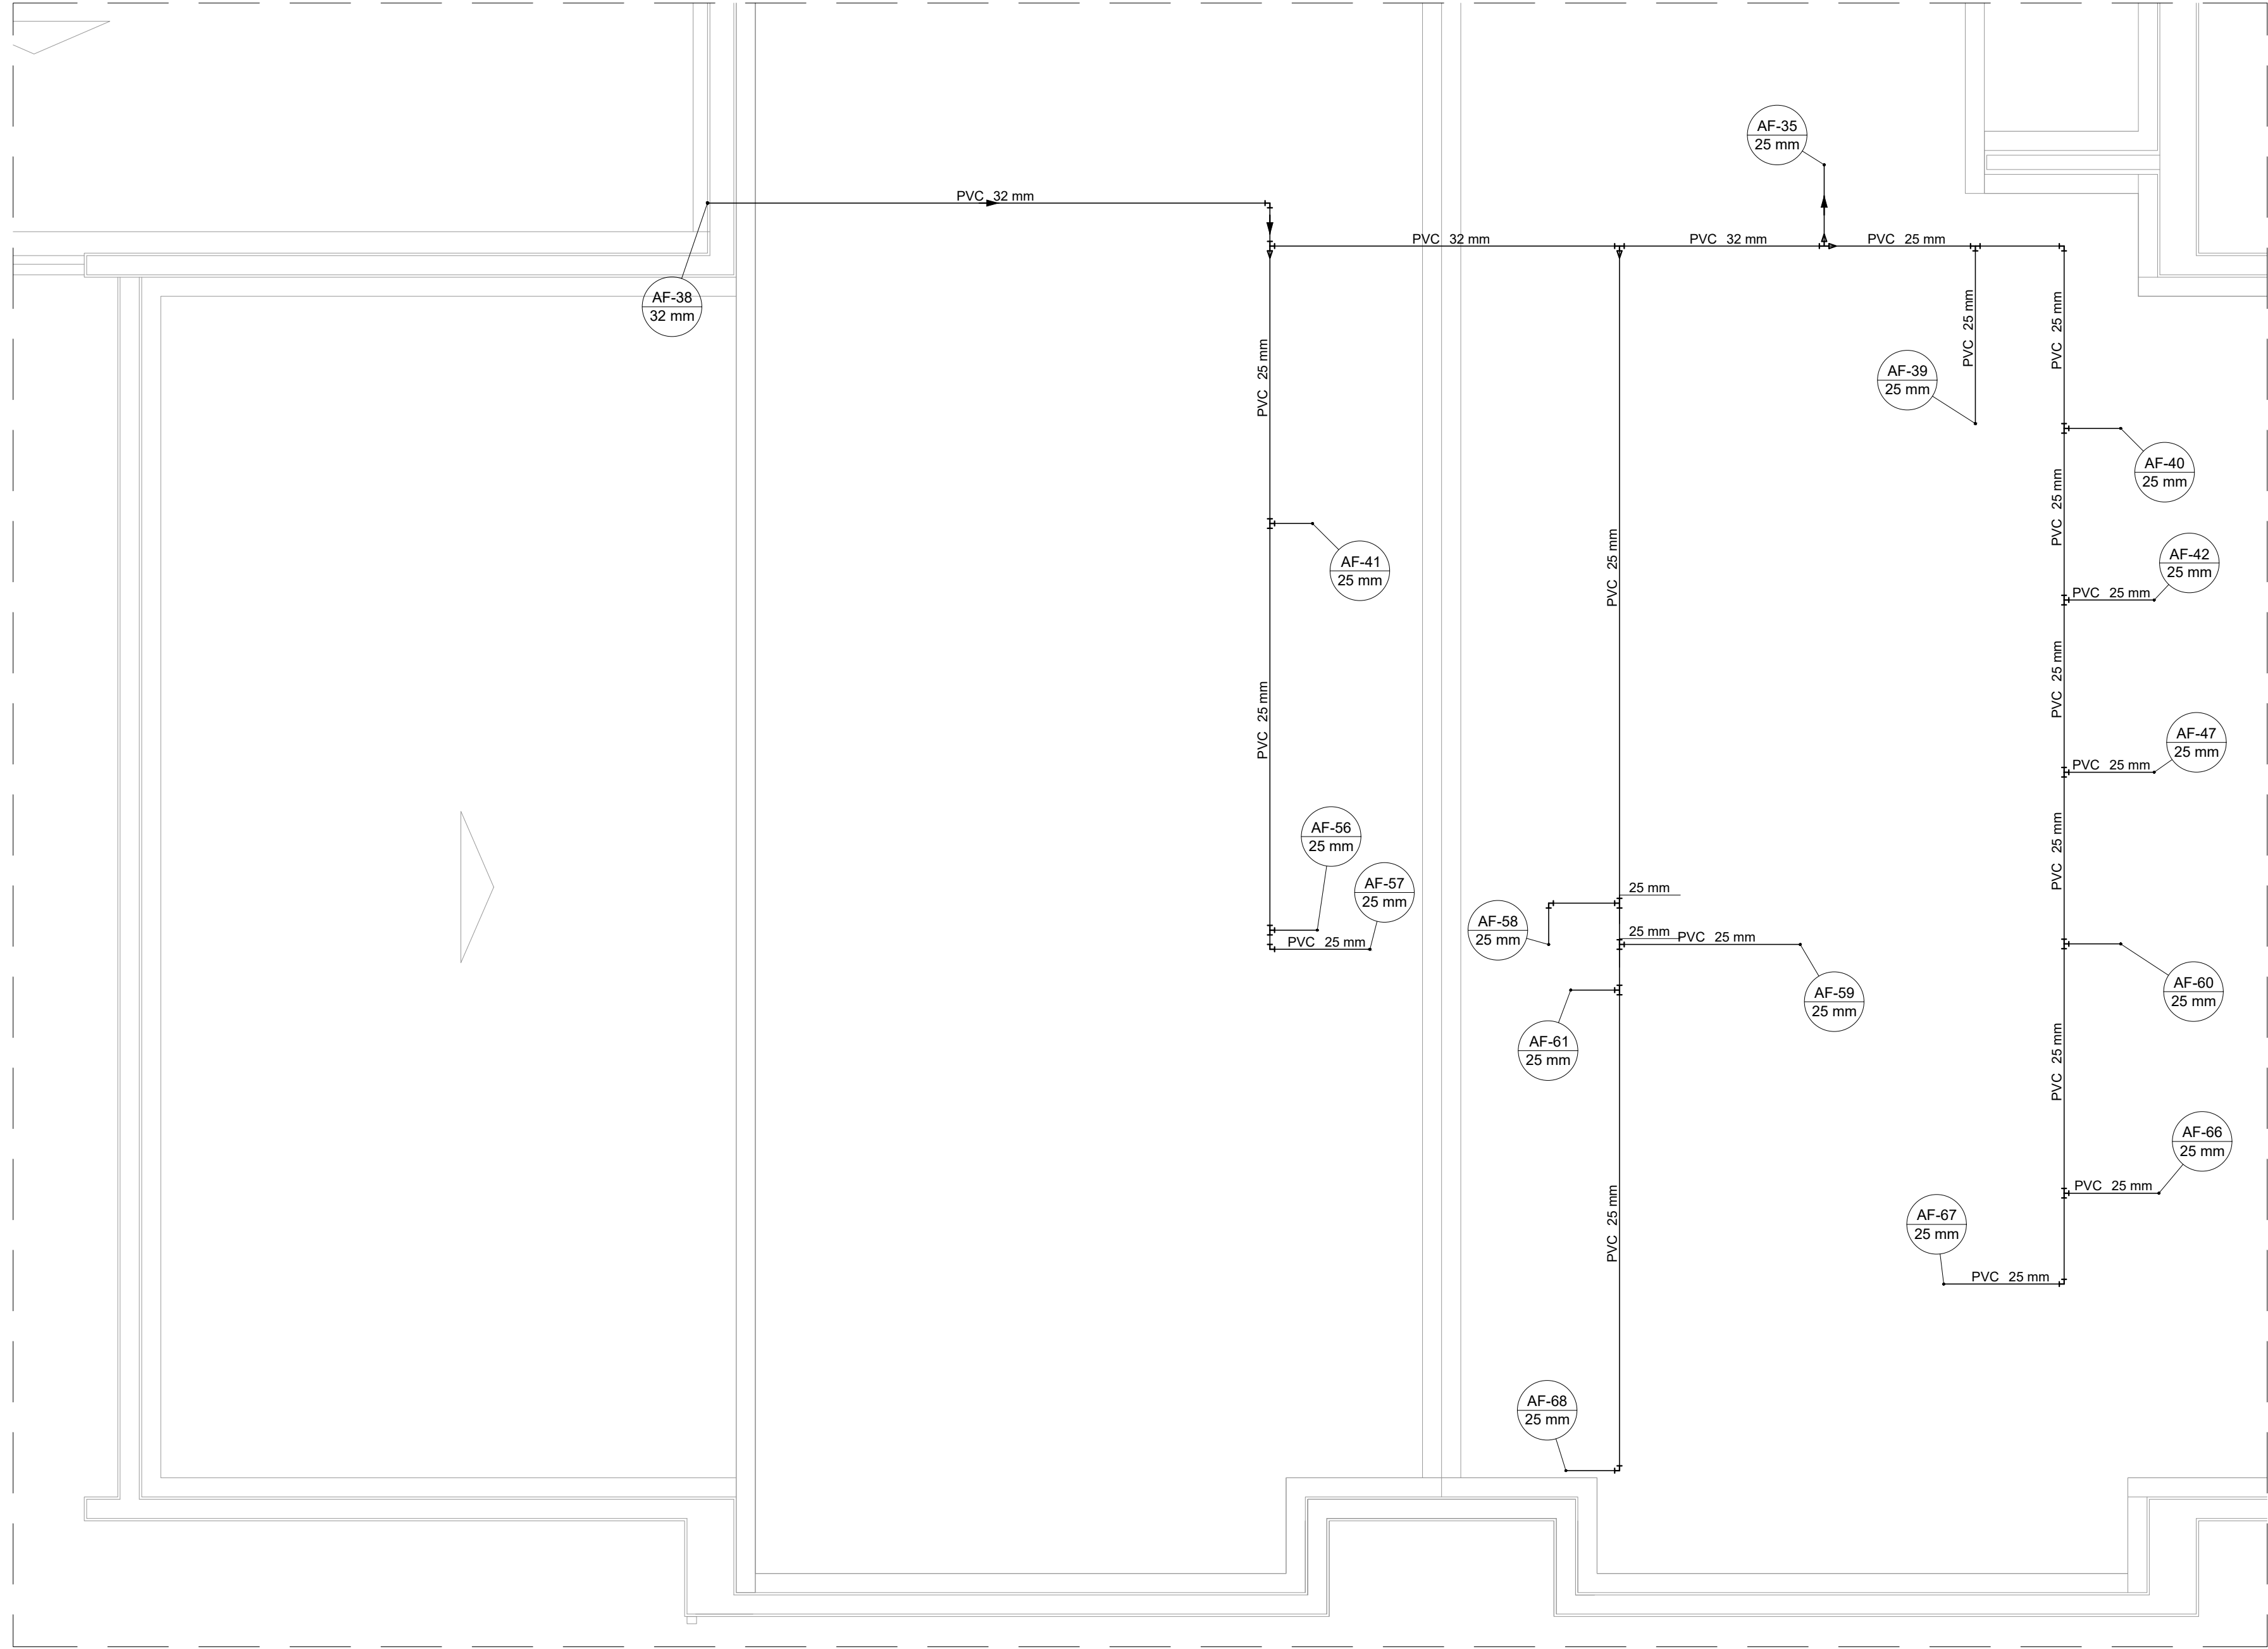

PLANTA BAIXA - COBERTURA VISTA 6
ESCALA 1:50

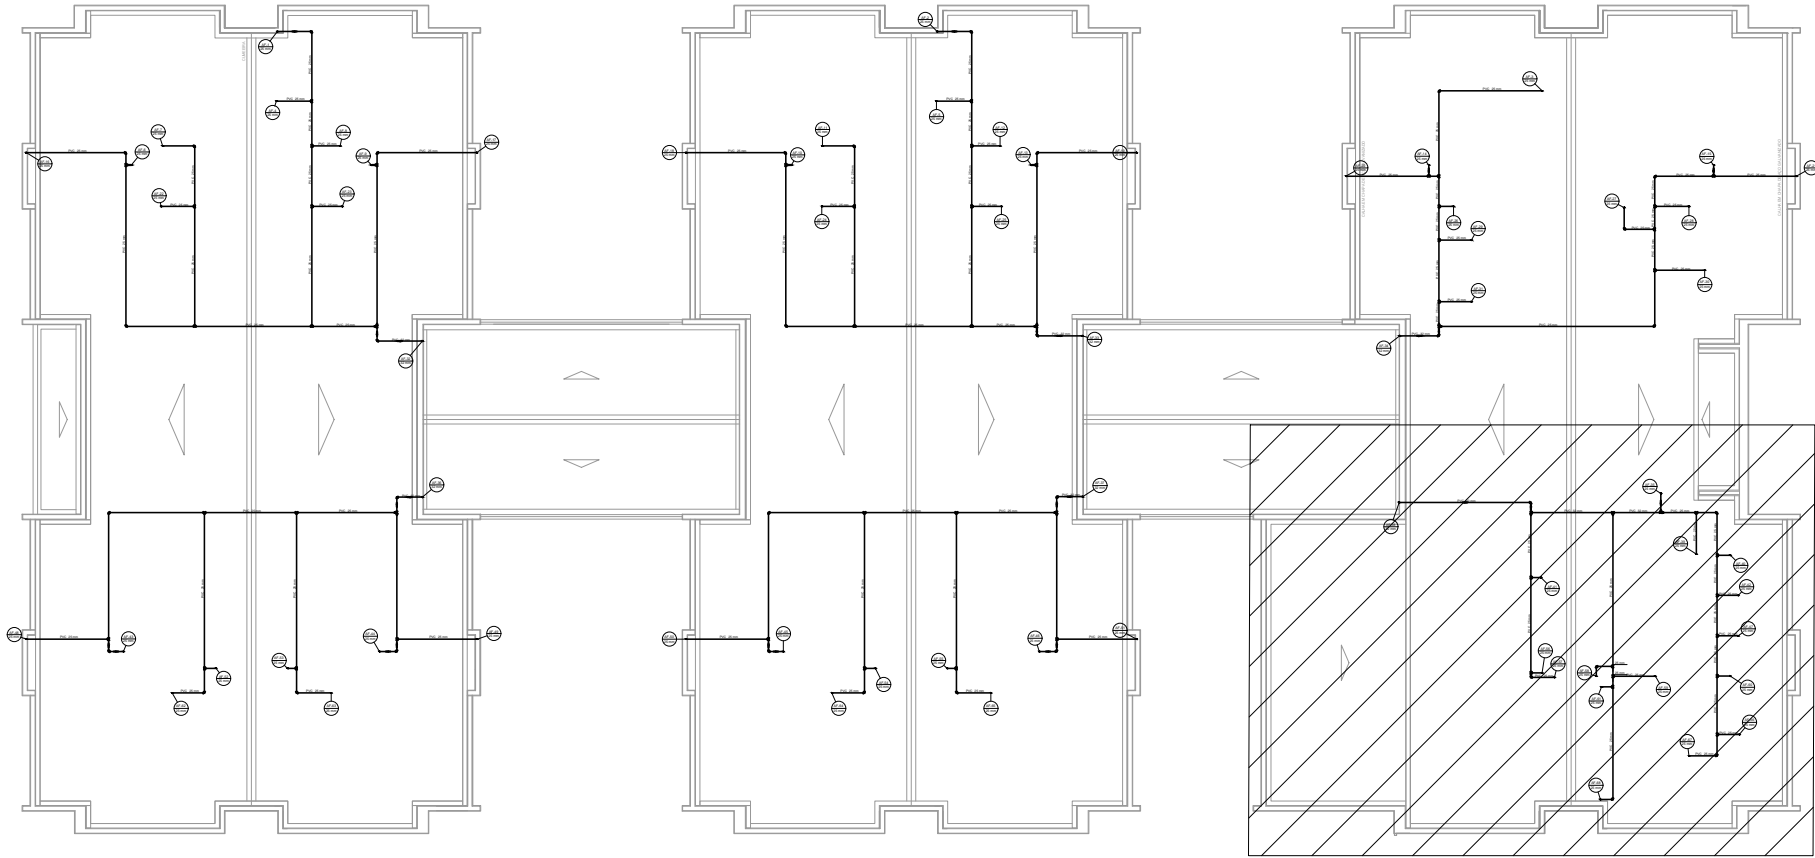

PLANTA DE REFERÊNCIA
SEM ESCALA

- NOTAS:
1. AS TUBULAÇÕES E CONEXÕES DO ALIMENTADOR PREDIAL E DA REDE PREDIAL DE DISTRIBUIÇÃO DE ÁGUA FRIA SERÃO DE PVC RÍGIDO SOLDÁVEL CLASSE 15;
 2. O DIMENSIONAMENTO DO ALIMENTADOR E RAMAL PREDIAL FOI FEITO COM BASE NUMA PRESSÃO MÍNIMA DE 40 M.C.A, CONFORME NBR 5626;
 3. O HIDRÔMETRO DEVERÁ SER DO TIPO MULTIJATO, DIÂMETRO NOMINAL 25 MM E VAZÃO DE 3 M³/H;
 4. A REDE DE ALIMENTAÇÃO PREDIAL E ÁGUA FRIA ENTERRADA DEVERÃO TER RECOBRIMENTO DE 60 CM;
 5. A REDE DE ÁGUA FRIA EMBUTIDA NO PISO INTERNO DEVERÁ TER RECOBRIMENTO DE 30 CM;
 6. TODA TUBULAÇÃO É INDICADA EM MM;
 7. EXECUTAR ESSE PROJETO JUNTAMENTE COM O PROJETO ESTRUTURAL;
 8. ANTES DA CONCRETAGEM PREVER PASSAGEM PARA TUBULAÇÕES DENTRO DOS LIMITES ESTABELECIDOS PELA NBR 6118:2014;
 9. O RESERVATÓRIO SERÁ METÁLICO DE CAPACIDADE DE 48.000 LITROS, MODELO TAÇA DE COLUNA SECA;
 10. O RESERVATÓRIO D'ÁGUA SERÁ EXECUTADO CONFORME RECOMENDAÇÕES DO FABRICANTE;
 11. TODA FURAÇÃO NO RESERVATÓRIO D'ÁGUA PARA PASSAGEM DOS TUBOS DEVERÁ SER FEITA CONFORME RECOMENDAÇÕES DO FABRICANTE, EM ALGUNS CASOS ADPTAÇÕES PODERÃO SER NECESSÁRIAS;
 12. LOUÇAS E METAIS: VER EM PROJETO ARQUITETÔNICO.

REV. 00	02/02/22	EMIÇÃO INICIAL	DAC
REVISÃO:	DATA :	DESCRIÇÃO:	RESP.:
 PREFEITURA SANTA RITA DO SAPUCAÍ - MG			
PROJETO		GERÊNCIA DE PROJETOS	
 Rua Miguel Vianna, n° 81, Sala 12 Bairro: Morro Chic CEP: 37500-080 – Itajubá / MG Tel: (35) 3623-5720 www.dacengenharia.com.br		PEDRO HENRIQUE JUSTINIANO	ENG. CIVIL
		COORDENAÇÃO DE PROJETOS	
		ALOISIO CAETANO FERREIRA	CREA: MG-97.132/D
		RESPONSÁVEL TÉCNICO	
		ENG°. CIVIL FLÁVIA C. BARBOSA	CREA: MG-187.842/D
		PROJETO	
		ENG°. CIVIL FLAVIANA MÁRIS DE PAIVA E SILVA	
		DESENHO	
		ENG°. CIVIL FLAVIANA MÁRIS DE PAIVA E SILVA	
EMPREENDIMENTO			
CONSTRUÇÃO DA CRECHE BEIRA RIO			
ENDEREÇO		DISCIPLINA	
RUA MARCOS FLÁVIO E DIAS, B. JARDIM BEIRA RIO		ÁGUA FRIA	
SANTA RITA DO SAPUCAÍ – MINAS GERAIS		FASE DO PROJETO	
ASSUNTO		EXECUTIVO	
PROJETO DE INSTALAÇÕES HIDRÁULICAS		FOLHA N°.	
PLANTA BAIXA – COBERTURA		08/11	
DATA INICIAL	ESCALA	REVISÃO	ARQUIVO
02/02/2022	INDICADA	ROO	DAC–PMSRS–CBR–PE–AGF–ROO.DWG