




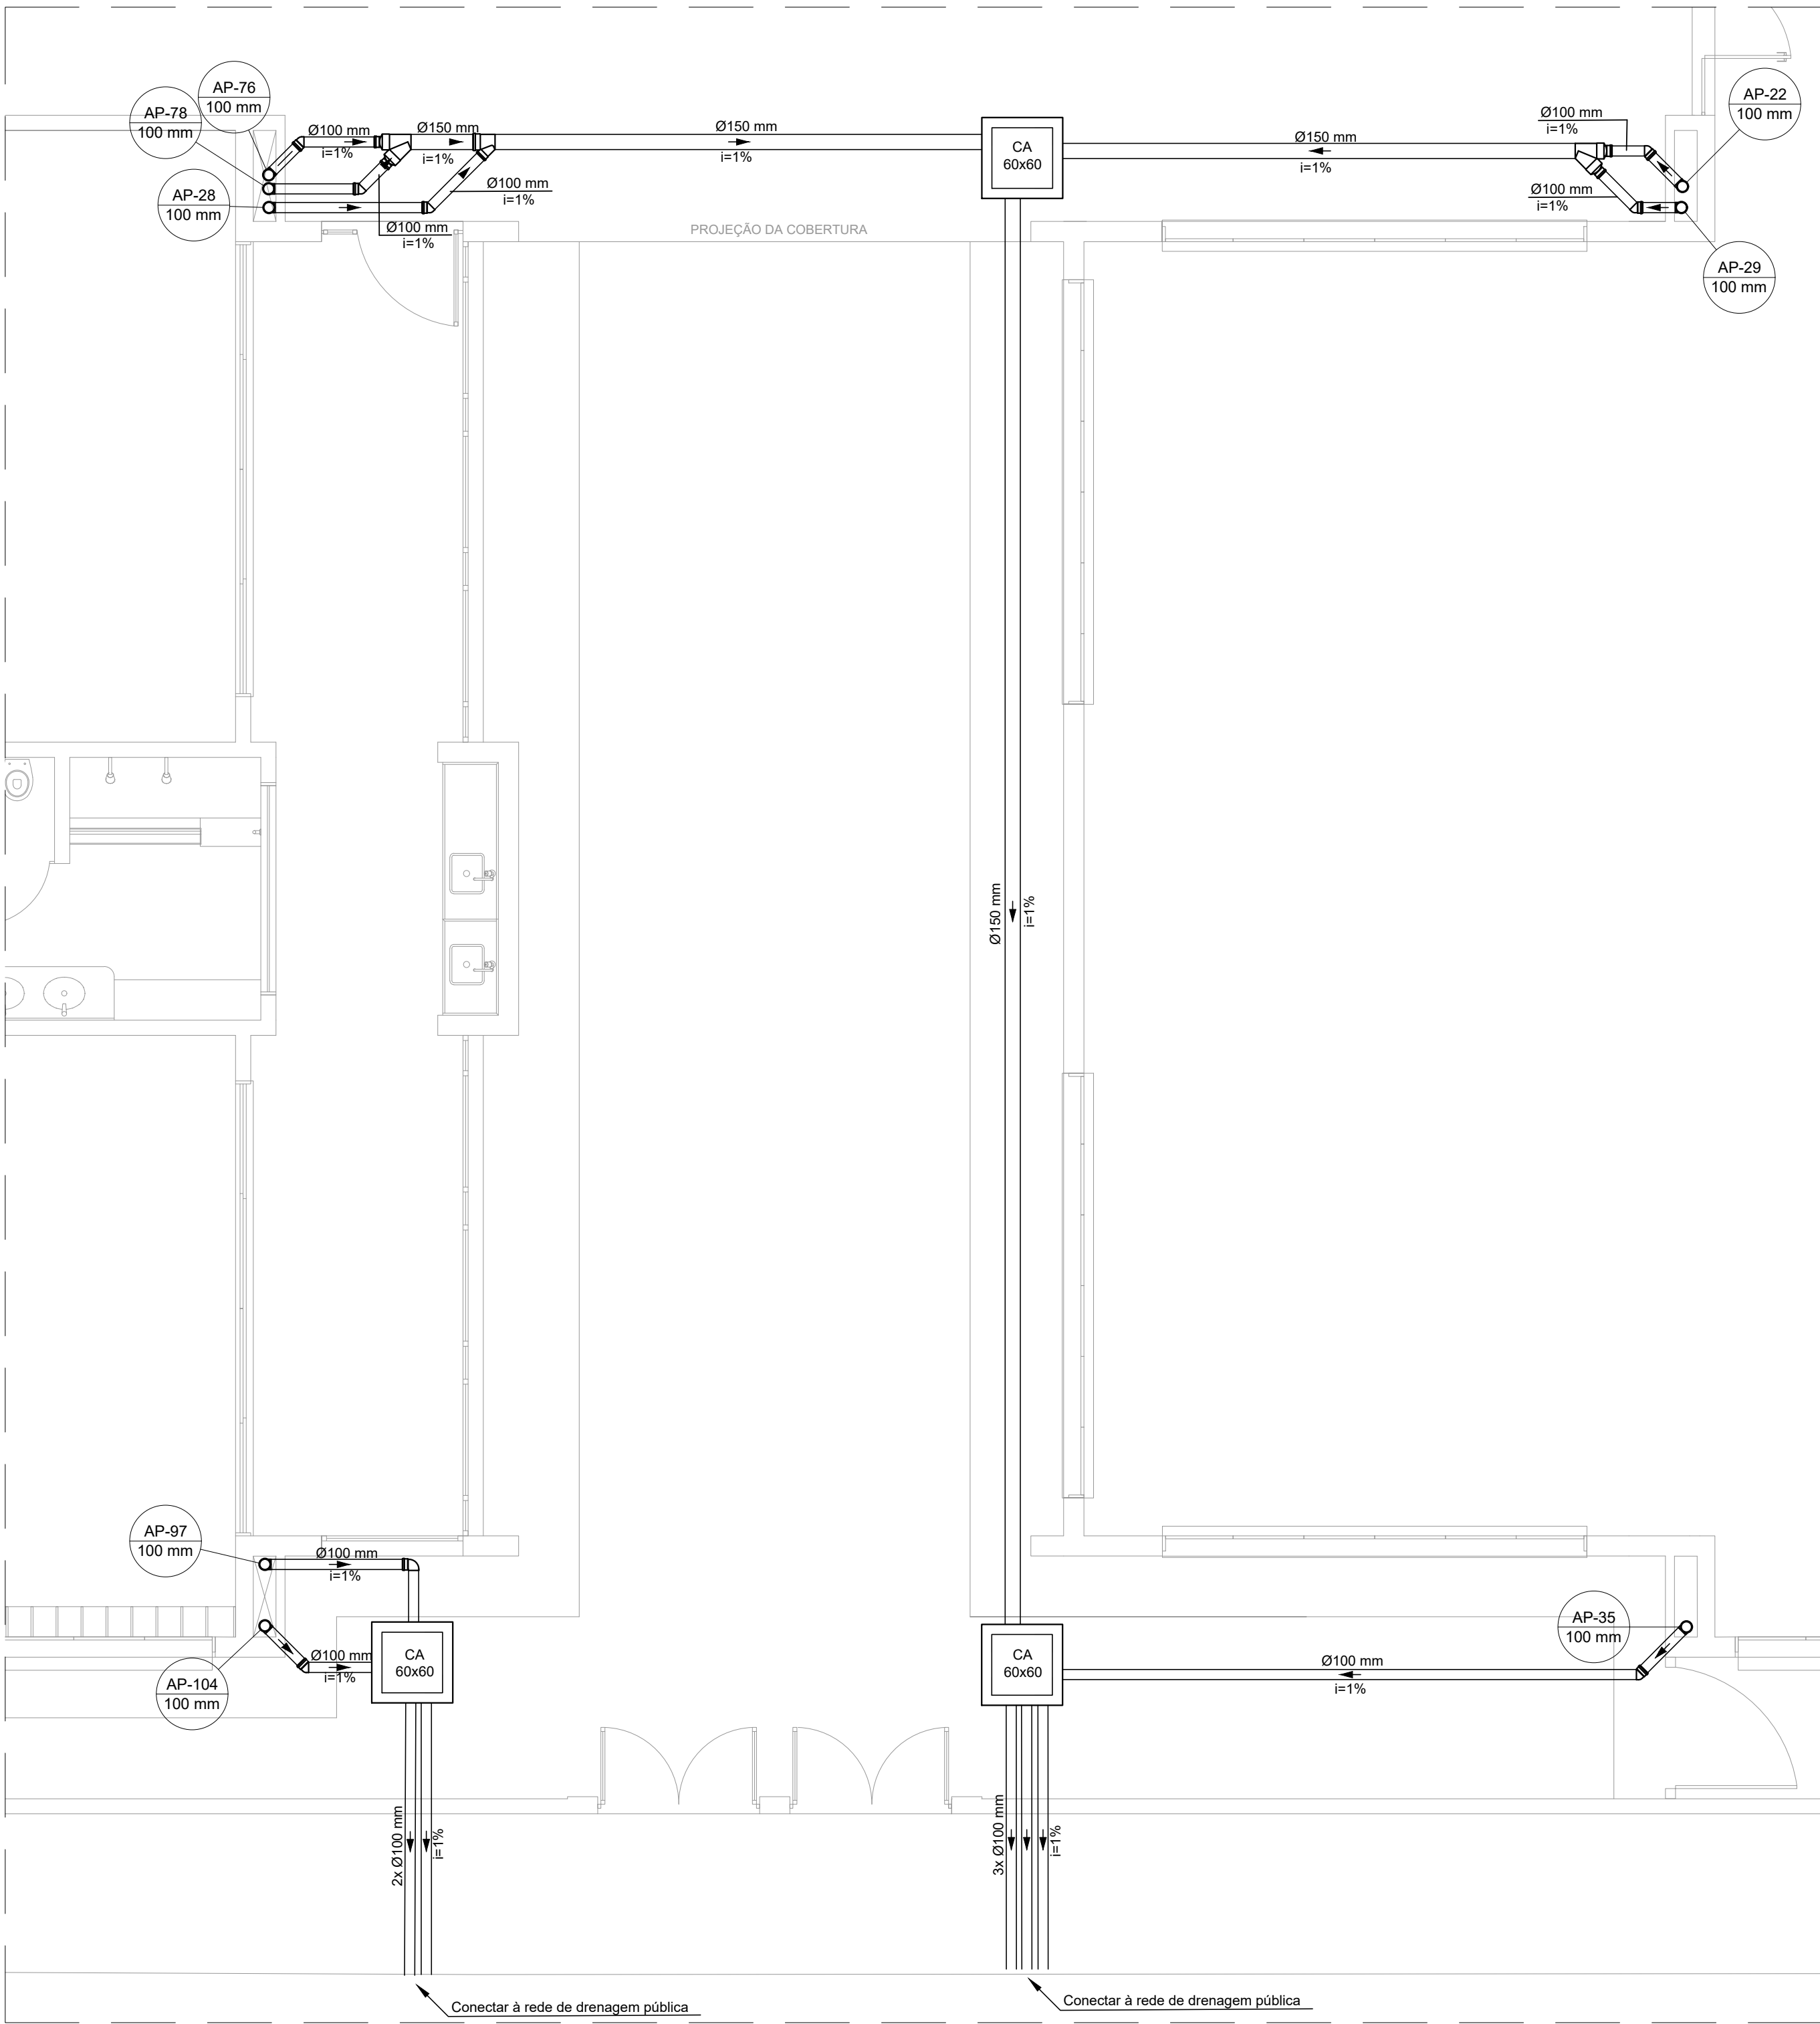


PLANTA BAIXA - TÉRREO VISTA 8
ESCALA 1:50

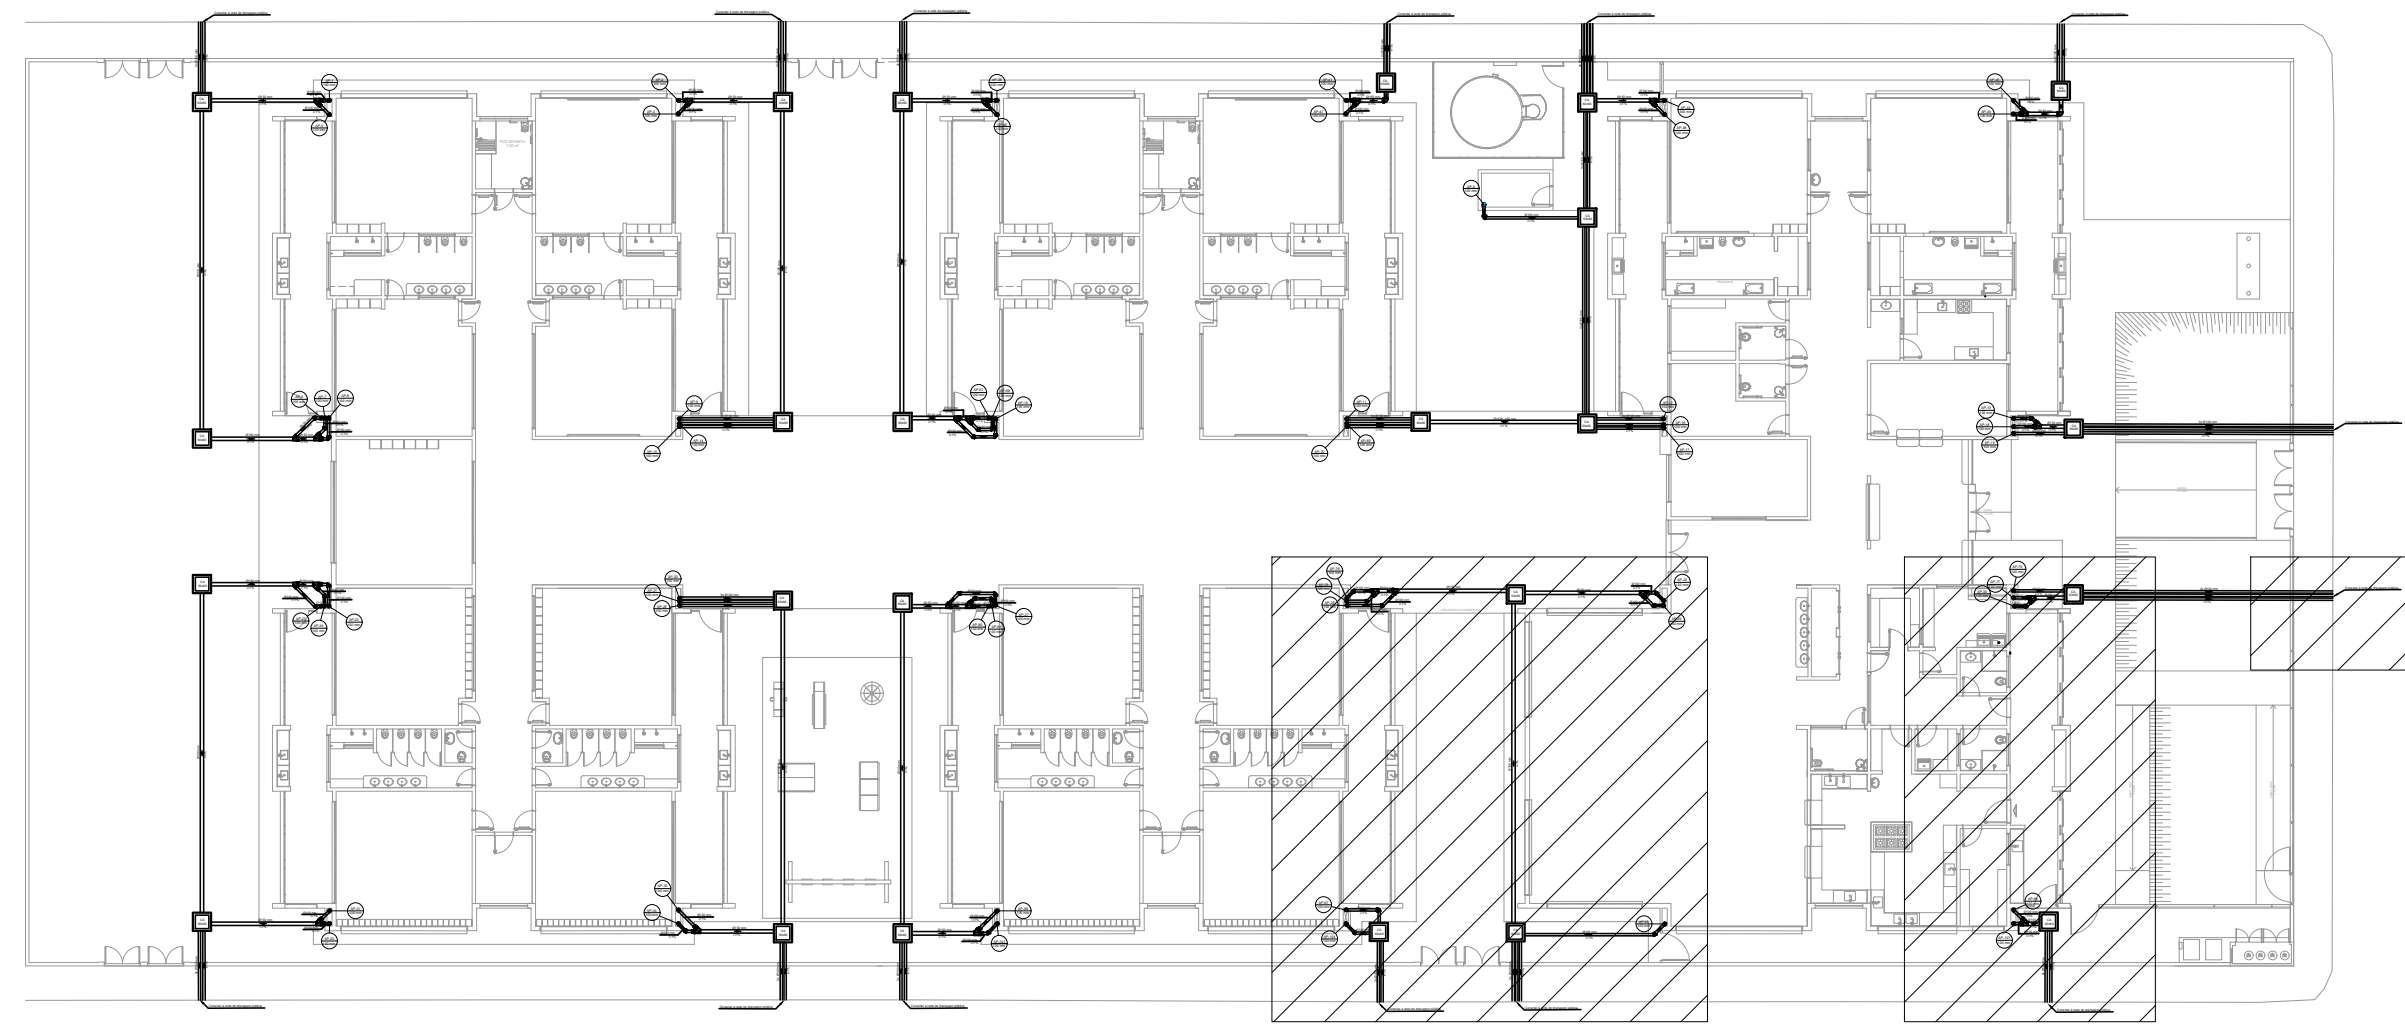

PLANTA DE REFERÊNCIA
SEM ESCALA

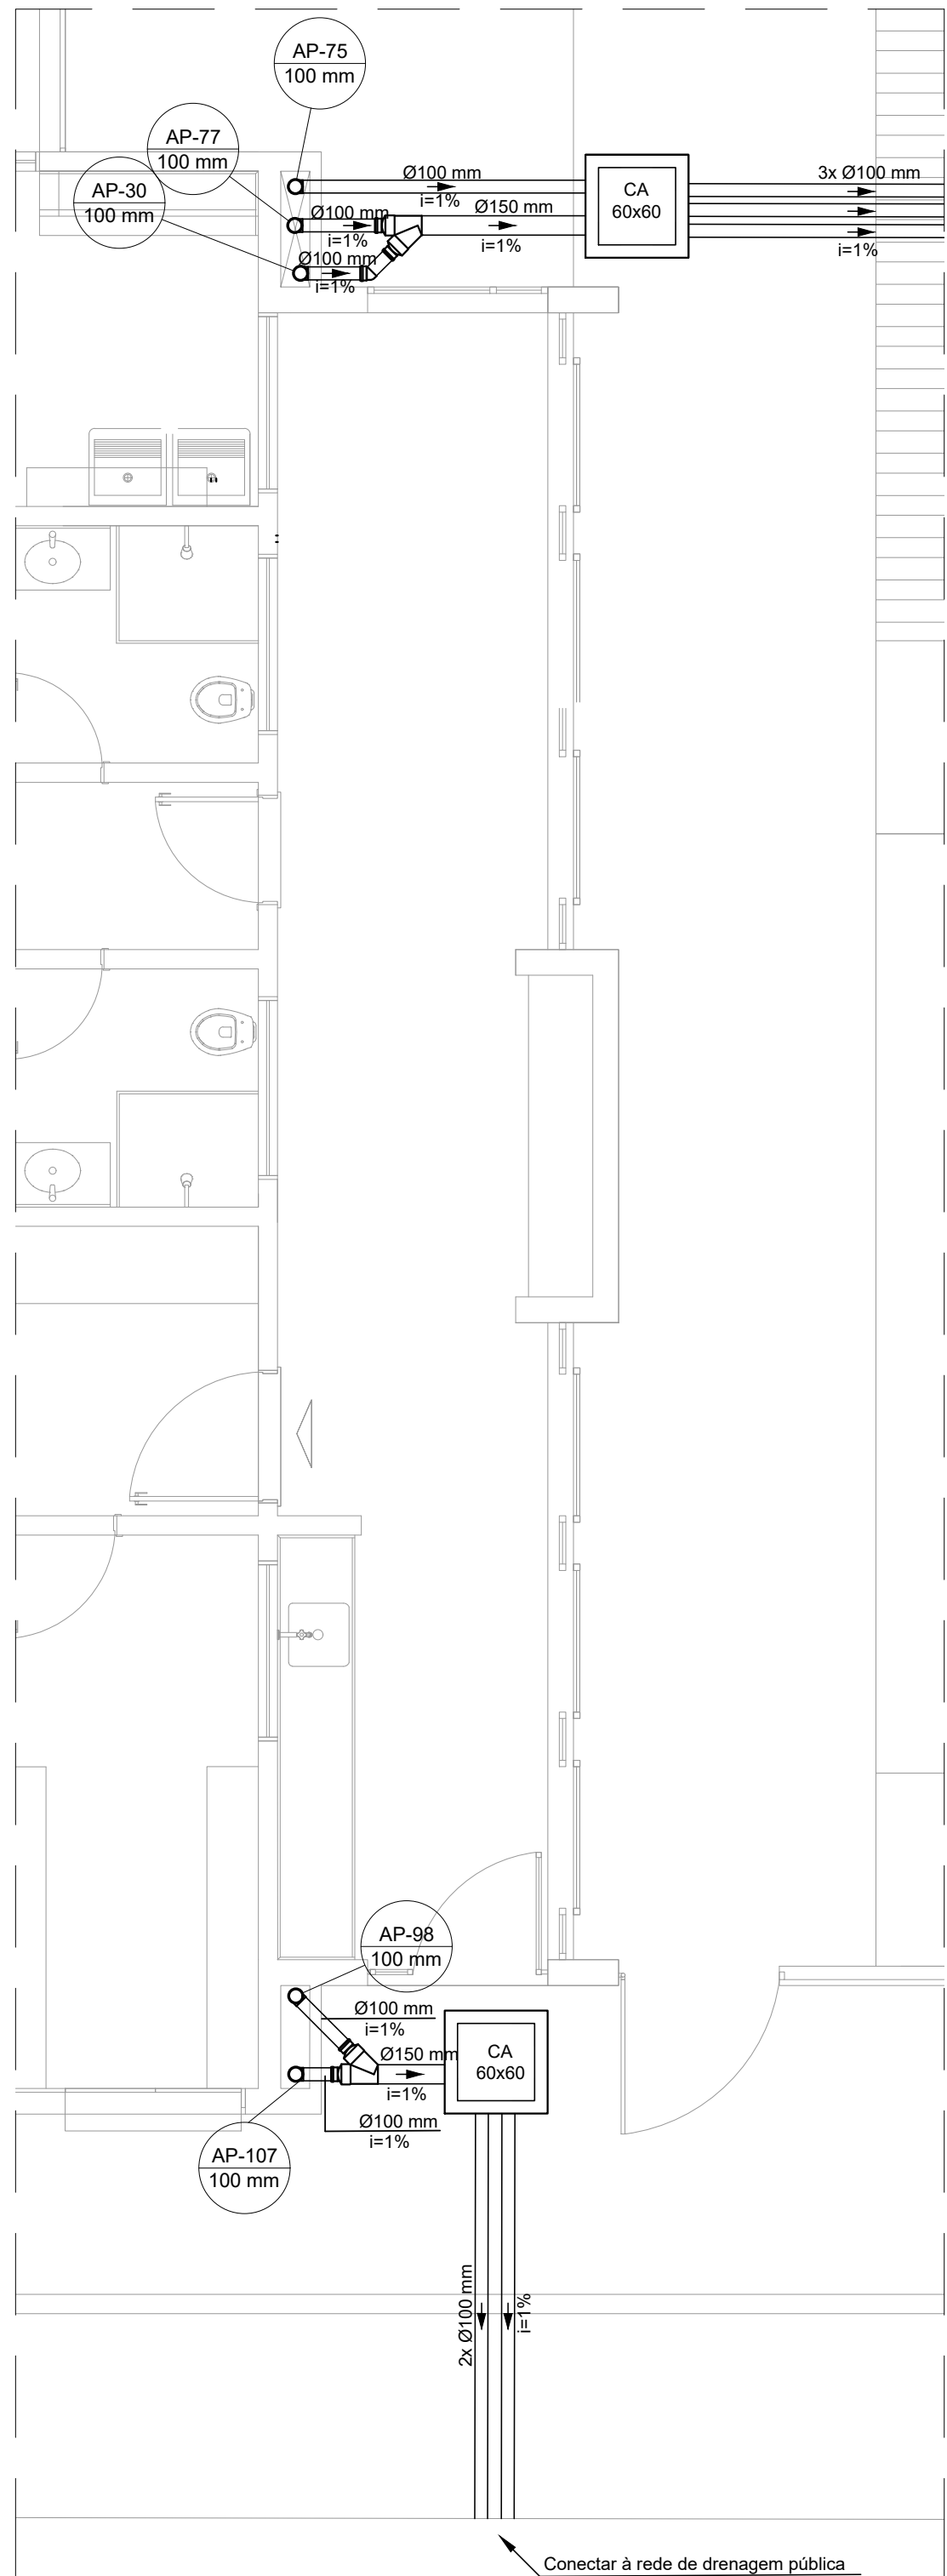

PLANTA BAIXA - TÉRREO VISTA 9
ESCALA 1:50

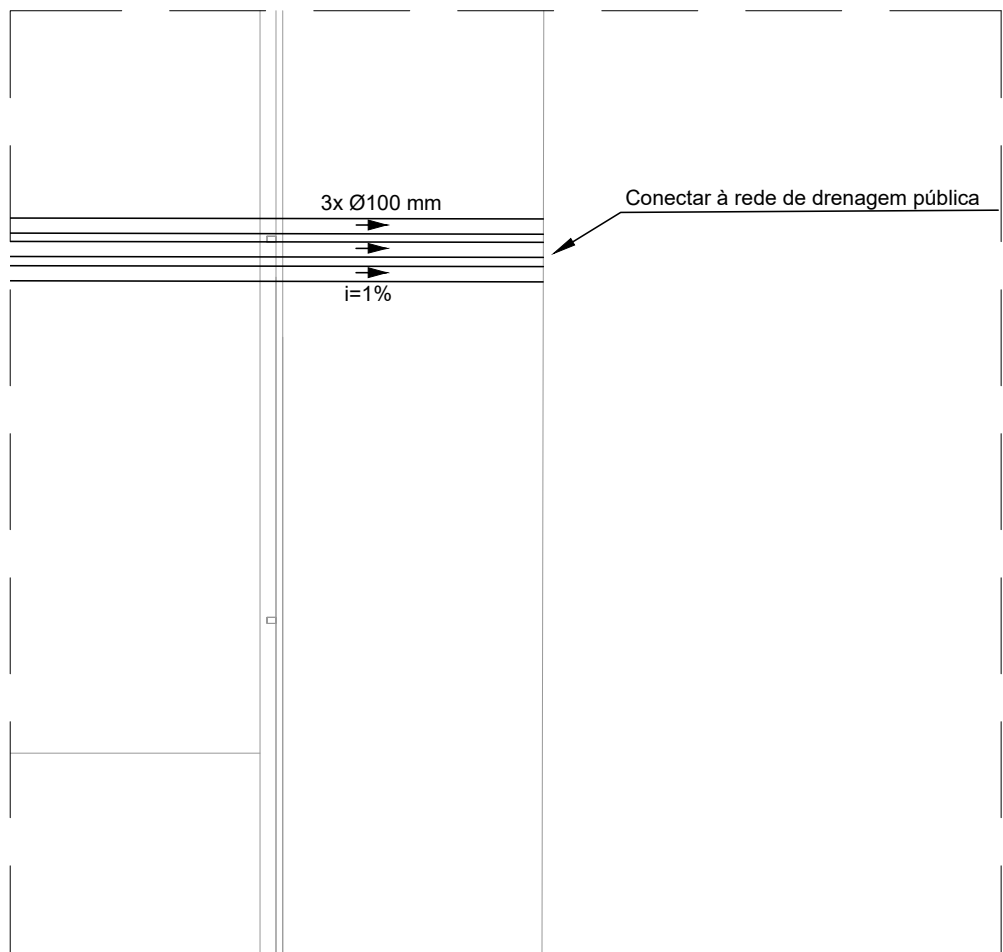

PLANTA BAIXA - TÉRREO VISTA 10
ESCALA 1:50

Legenda	
	Caixa de água pluvial simples
	Joelho 90° Série R
	Joelho 90° Série R coluna
	Junção simples Série R
	Junção com redução

- NOTAS:
- OS TELHADOS SERÃO EM TELHA METÁLICA TERMOACÚSTICA DE INCLINAÇÃO DE 6%;
 - TODA ÁGUA PLUVIAL PROVENIENTE DAS COBERTURAS SERÃO COLETADAS POR CALHAS DE AÇO GALVANIZADO DE DIMENSÕES 200X120 MM;
 - NOS PONTOS DE EMENDA DE CALHA, O AÇO GALVANIZADO DEVE SER DOBRADO DE MODO A GARANTIR A QUEDA D'ÁGUA PARA LADOS OPOSTOS;
 - TODAS AS TUBULAÇÕES E CONEXÕES SERÃO DE PVC SÉRIE REFORÇADA;

REV. 00		02/02/22		EMISSÃO INICIAL	
REVISÃO: DATA :		DESCRIÇÃO:		RESP.:	
CLIENTE					
 PREFEITURA SANTA RITA DO SAPUCAÍ - MG					
 Rua Miguel Vianna, nº 81, Sala 12 Bairro Morro Chic CEP: 37500-080 – Itajubá / MG Tel: (35) 3623-5720 www.dacengenharia.com.br		GERÊNCIA DE PROJETOS PEDRO HENRIQUE JUSTINIANO ENG. CIVIL			
		COORDENAÇÃO DE PROJETOS ALOISIO CAETANO FERREIRA CREA: MG- 97.132/D			
		RESPONSÁVEL TÉCNICO ENG. CIVIL FLÁVIA C. BARBOSA CREA: MG-187.842/D			
		PROJETO ENG. CIVIL FLAVIANA MÁRIS DE PAIVA E SILVA			
		DESENHO ENG. CIVIL FLAVIANA MÁRIS DE PAIVA E SILVA			
EMPREENHIMENTO					
CONSTRUÇÃO DA CRECHE BEIRA RIO					
ENDEREÇO RUA MARCOS FLÁVIO E DIAS, B. JARDIM BEIRA RIO SANTA RITA DO SAPUCAÍ – MINAS GERAIS		DISCIPLINA PLUVIAL			
		FASE DO PROJETO EXECUTIVO			
		FOLHA N.º 03/04			
DATA INICIAL 02/02/2022	ESCALA INDICADA	REVISÃO R00	ARQUIVO DAC-PMSRS-CBR-PE-PLU-R00.DWG		