




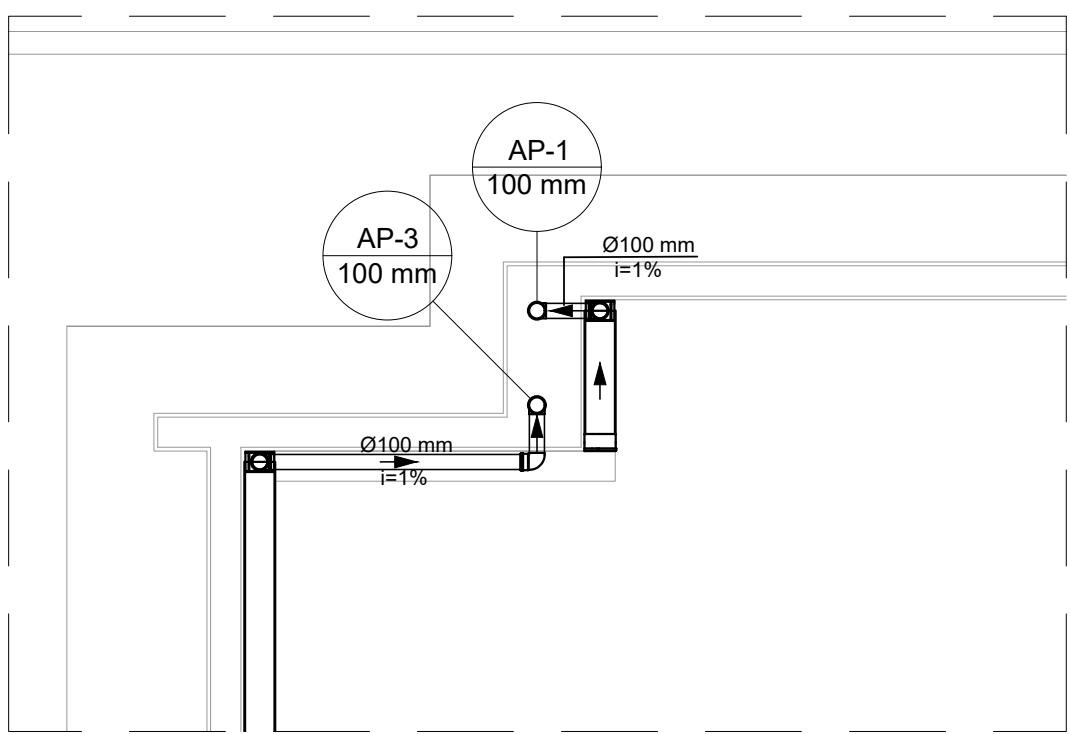


PLANTA BAIXA - TÉRREO VISTA 1
ESCALA 1:50

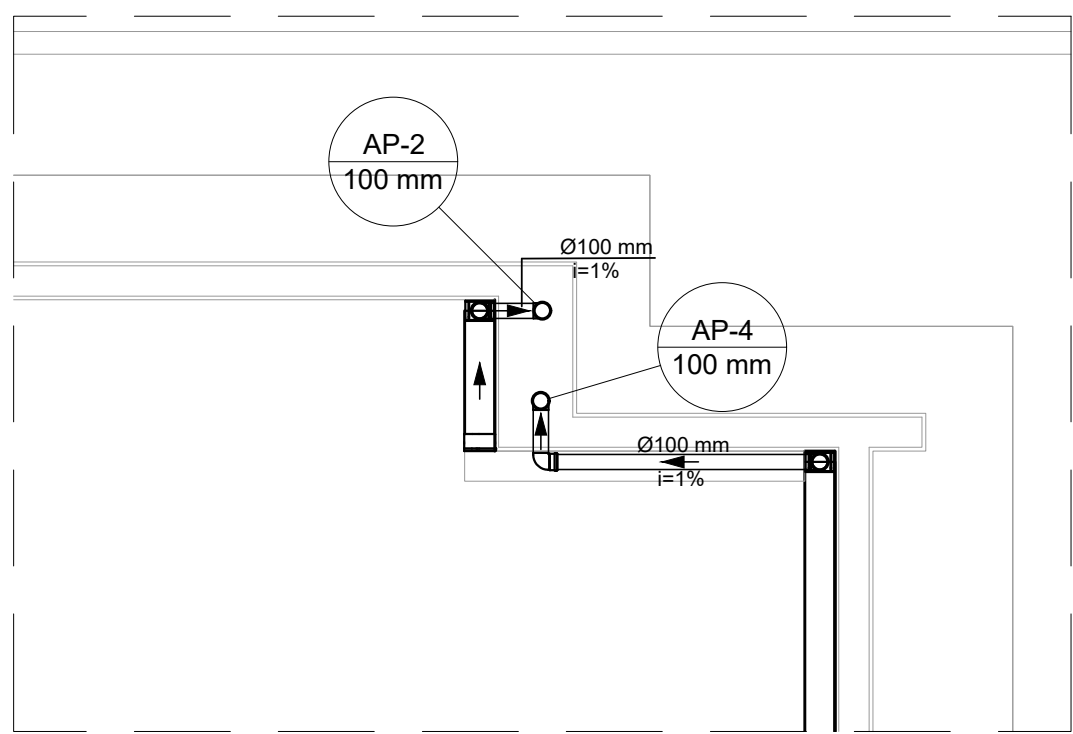


PLANTA BAIXA - TÉRREO VISTA 2
ESCALA 1:50

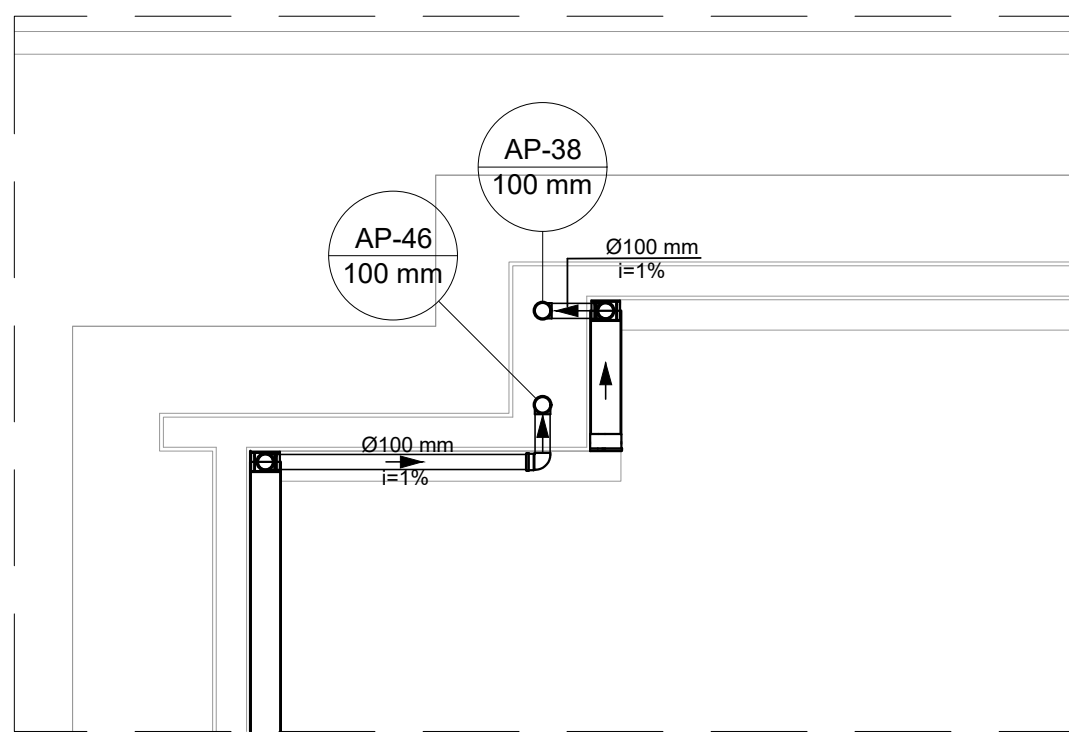


PLANTA BAIXA - TÉRREO VISTA 3
ESCALA 1:50

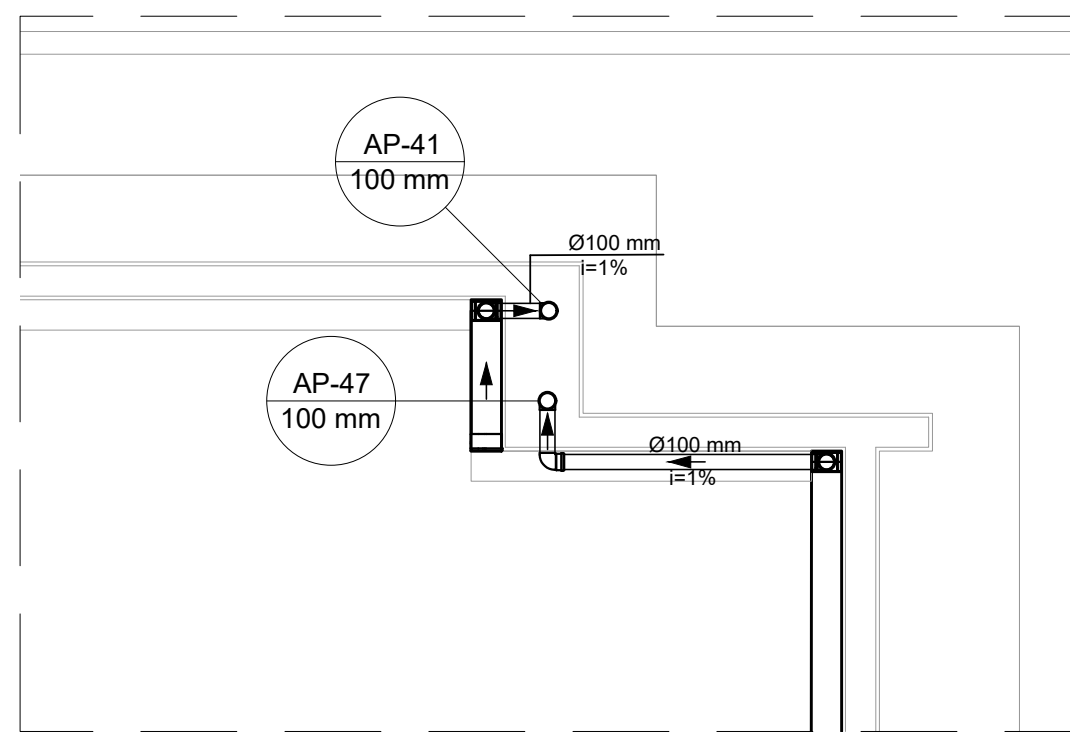


PLANTA BAIXA - TÉRREO VISTA 4
ESCALA 1:50

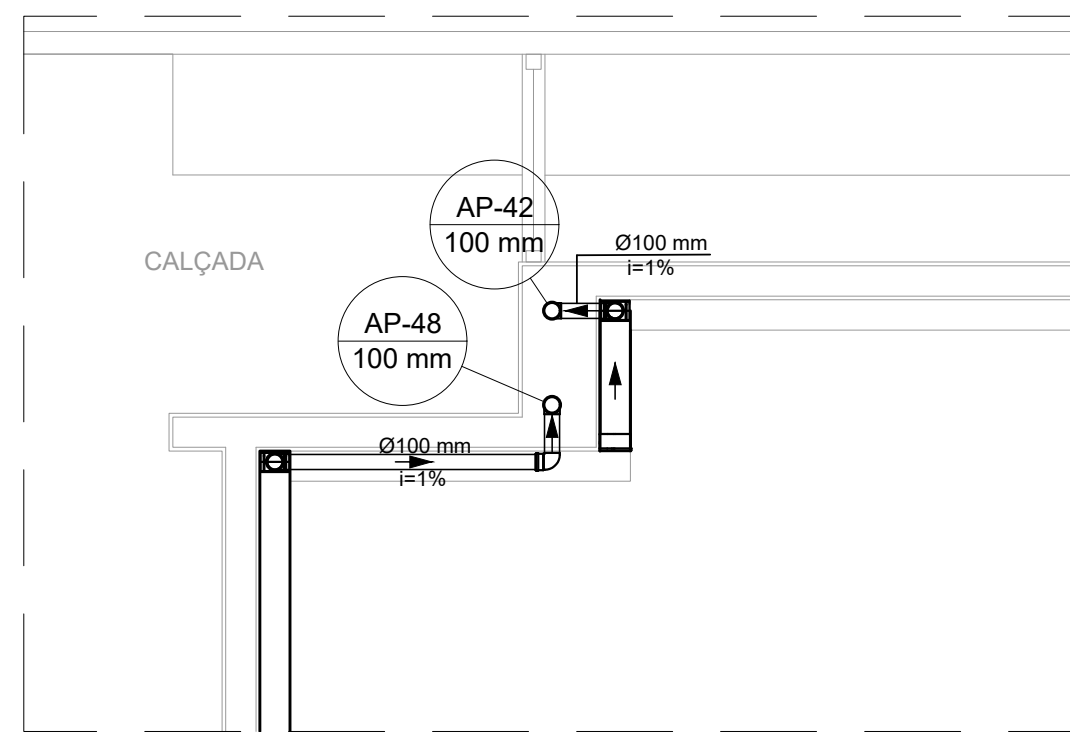


PLANTA BAIXA - TÉRREO VISTA 5
ESCALA 1:50

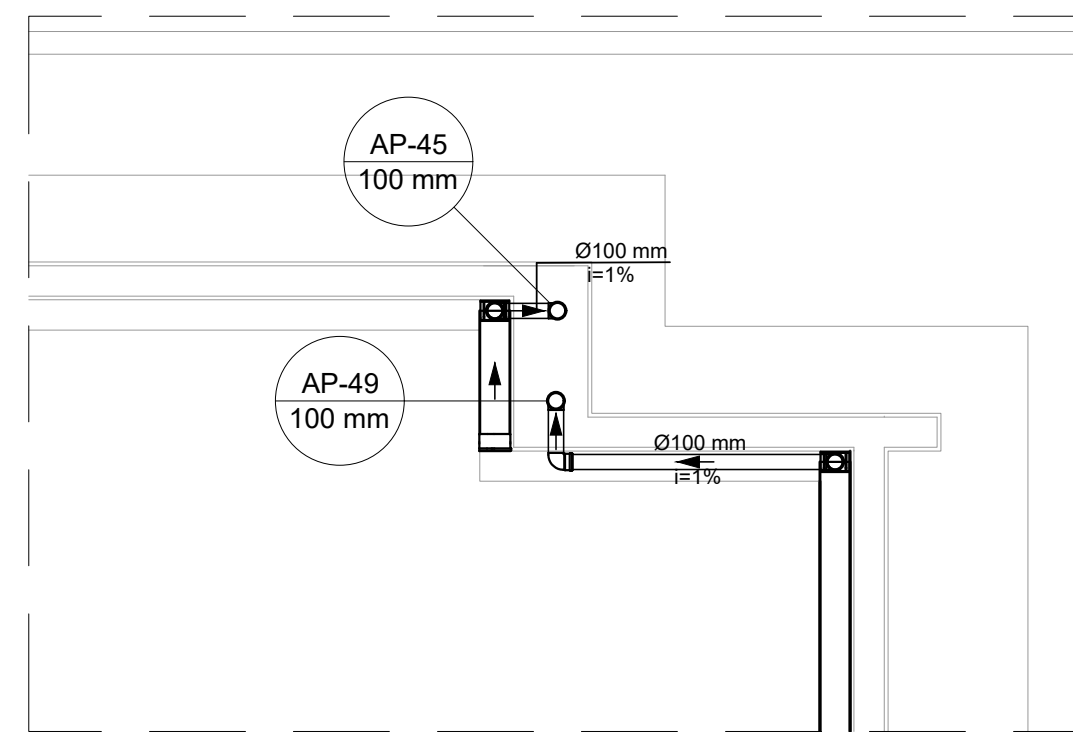


PLANTA BAIXA - TÉRREO VISTA 6
ESCALA 1:50

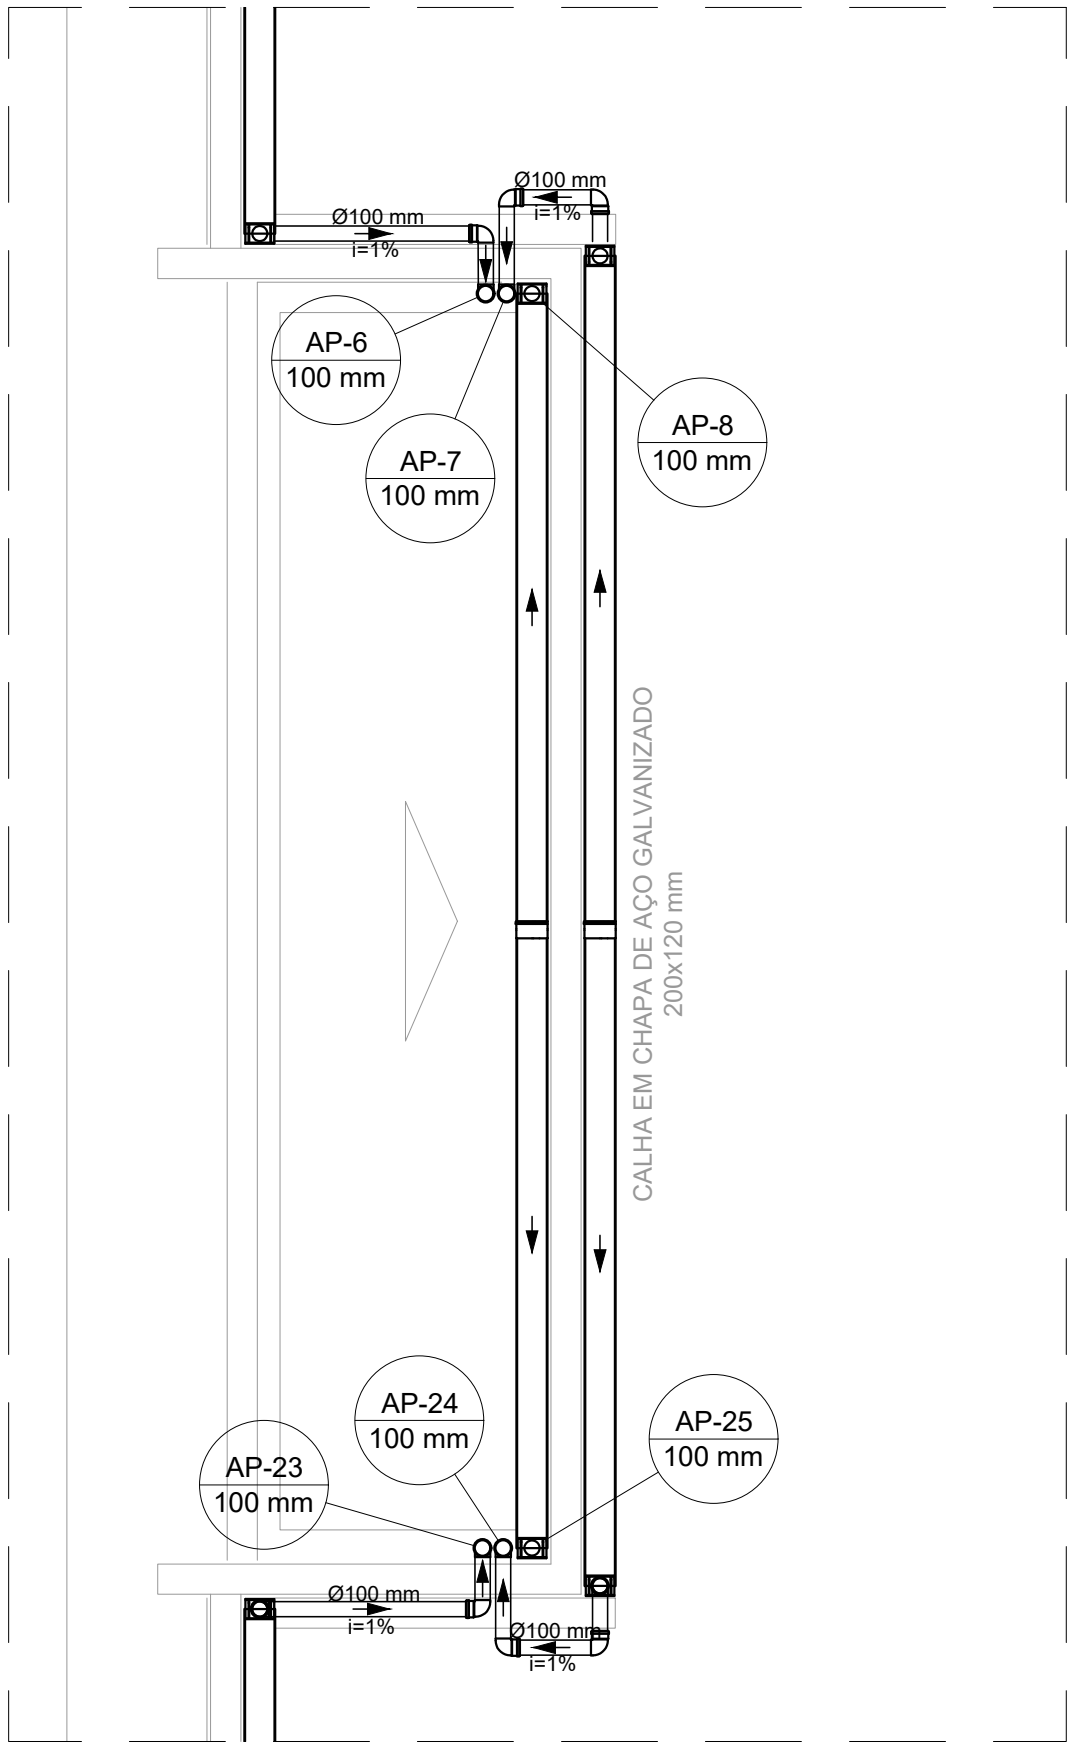


PLANTA BAIXA - TÉRREO VISTA 7
ESCALA 1:50

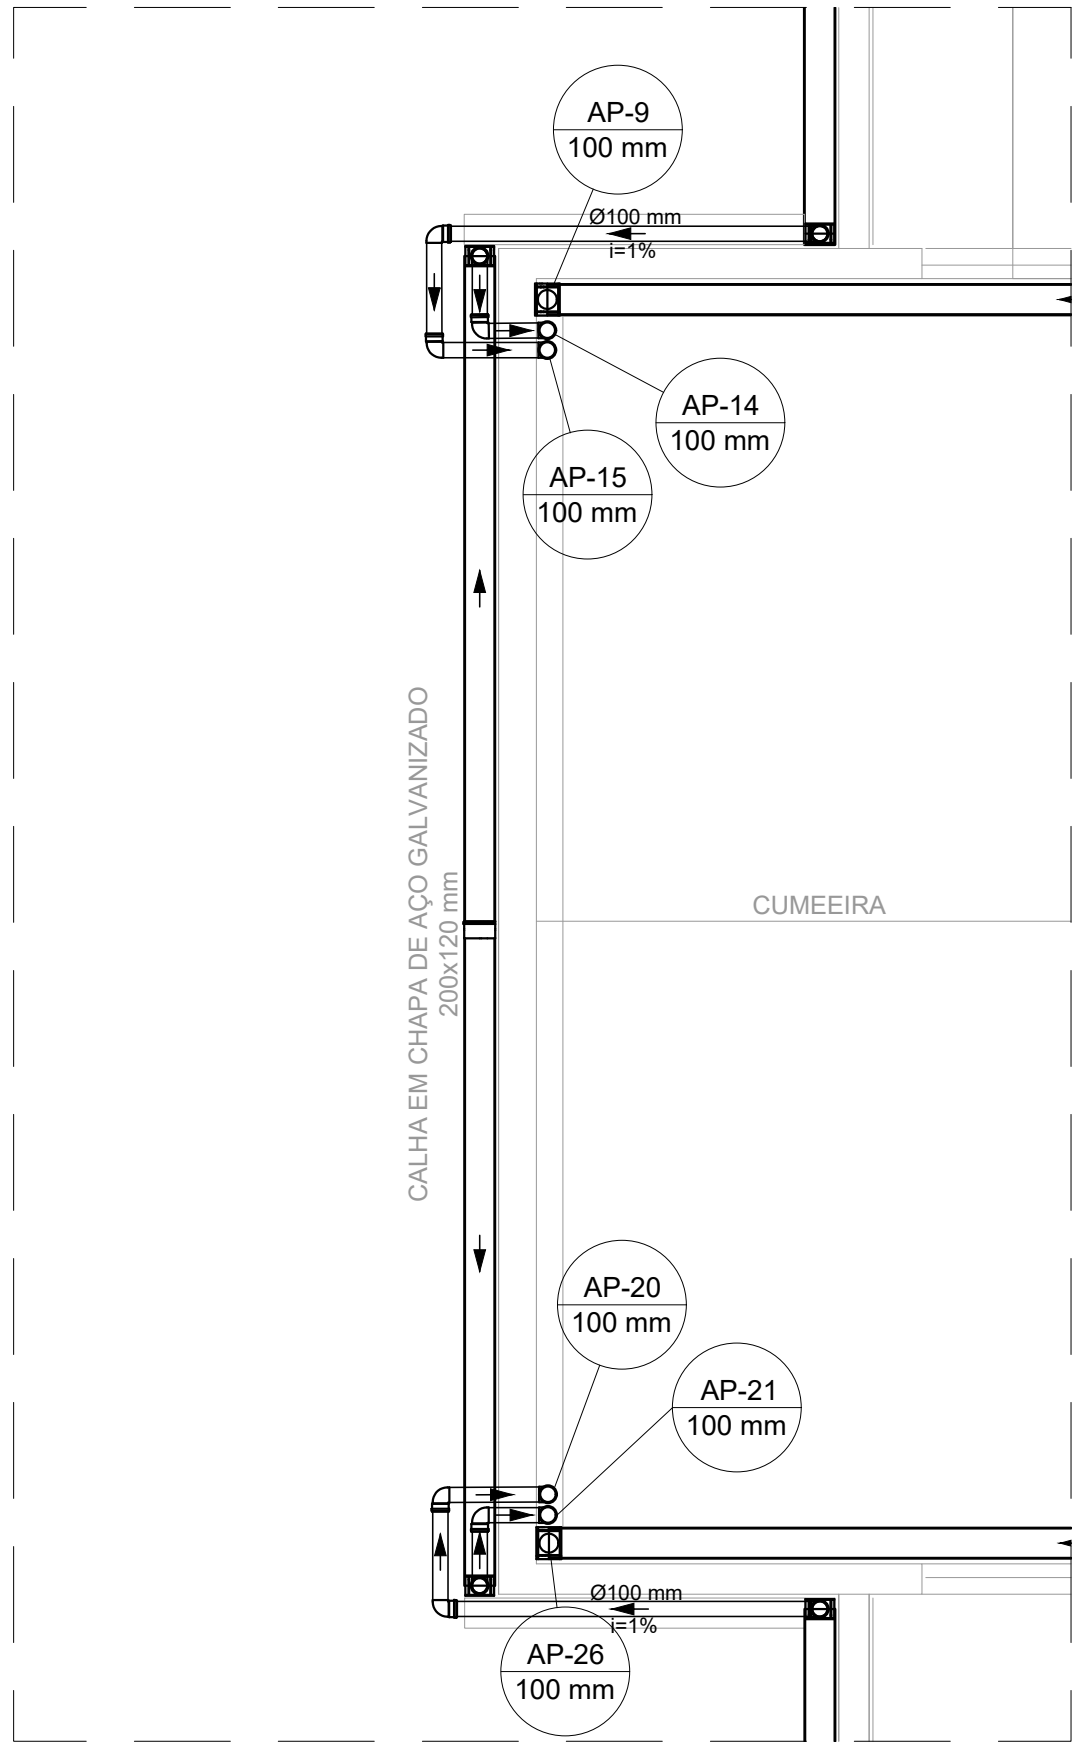


PLANTA BAIXA - TÉRREO VISTA 8
ESCALA 1:50

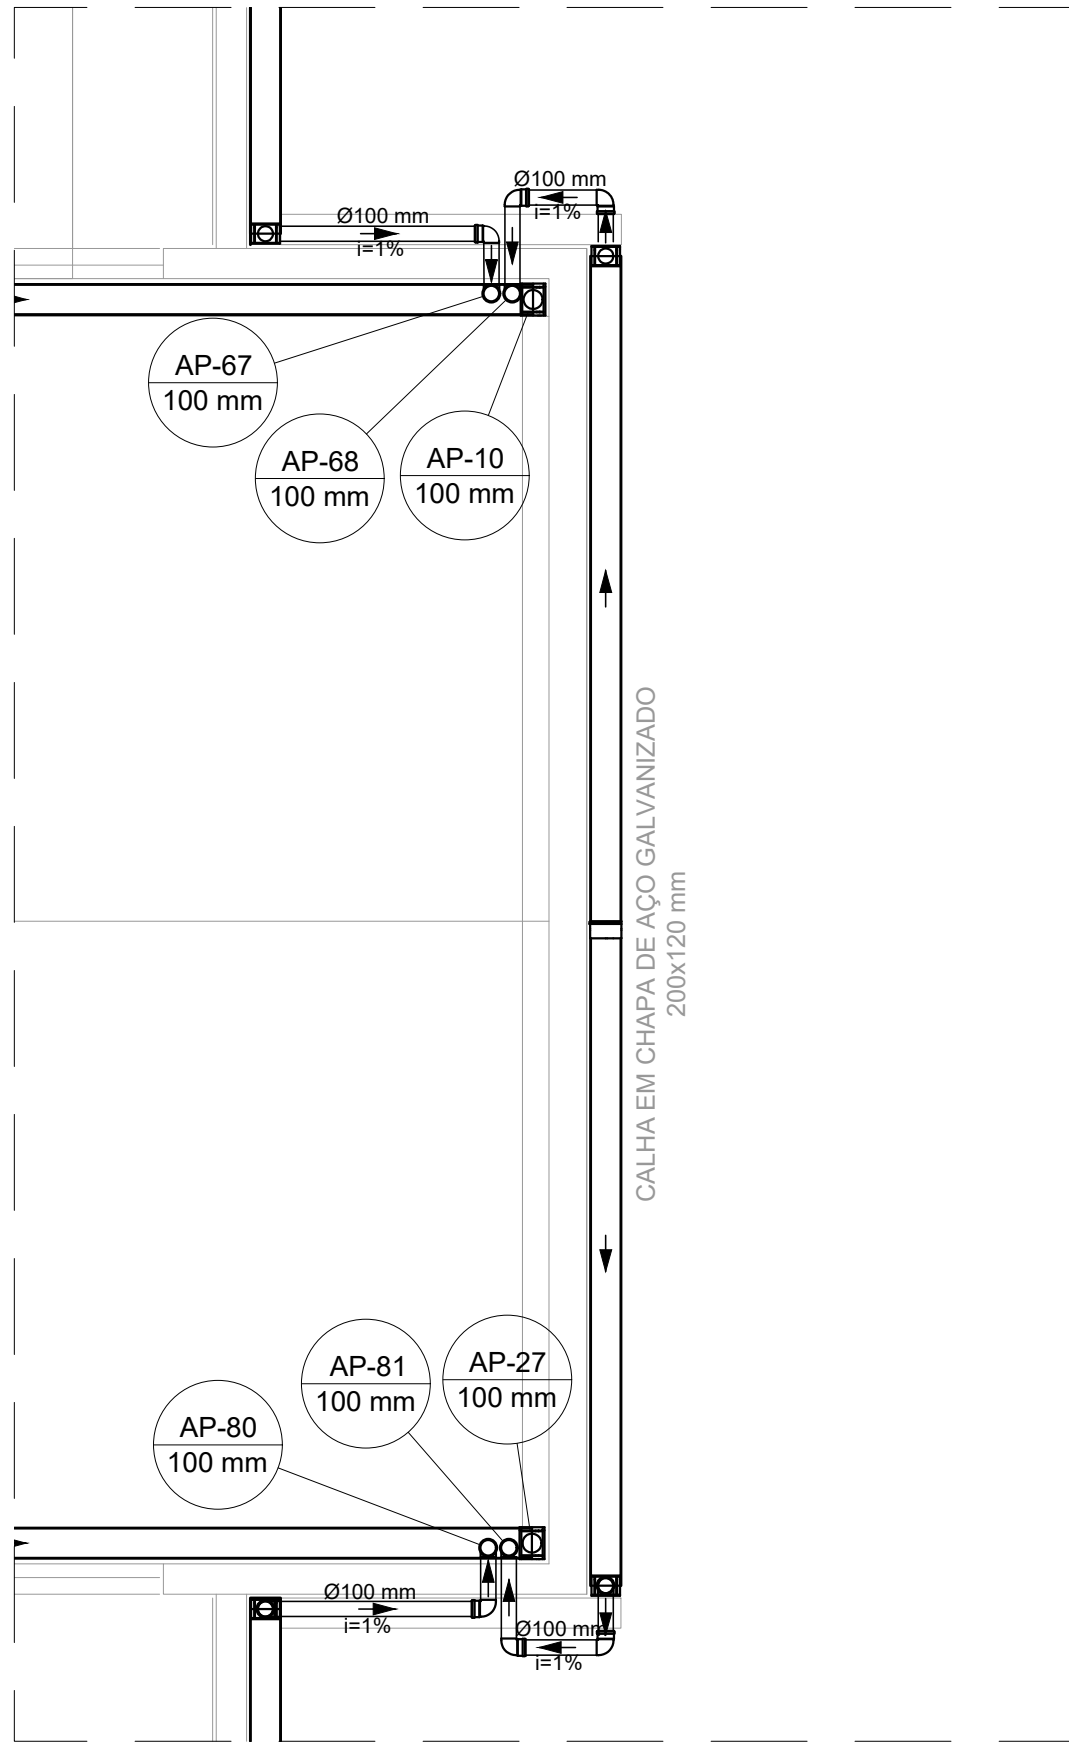


PLANTA BAIXA - TÉRREO VISTA 9
ESCALA 1:50

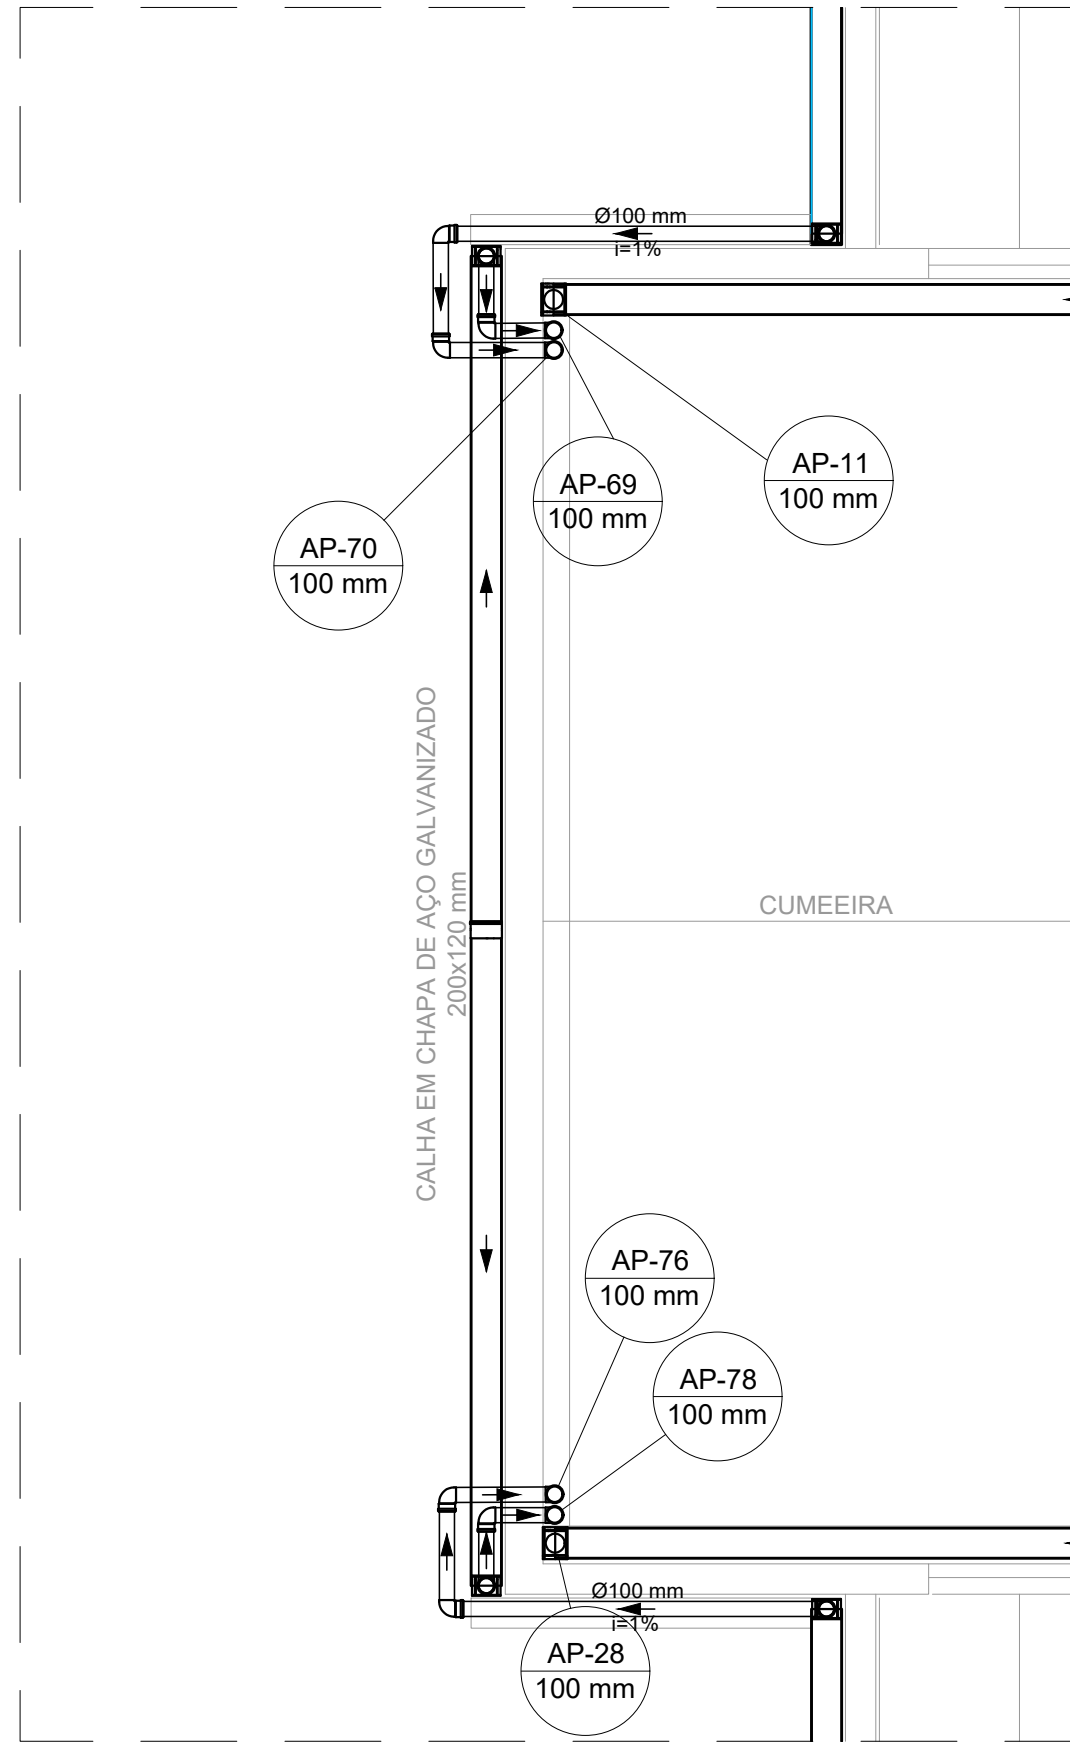


PLANTA BAIXA - TÉRREO VISTA 10
ESCALA 1:50

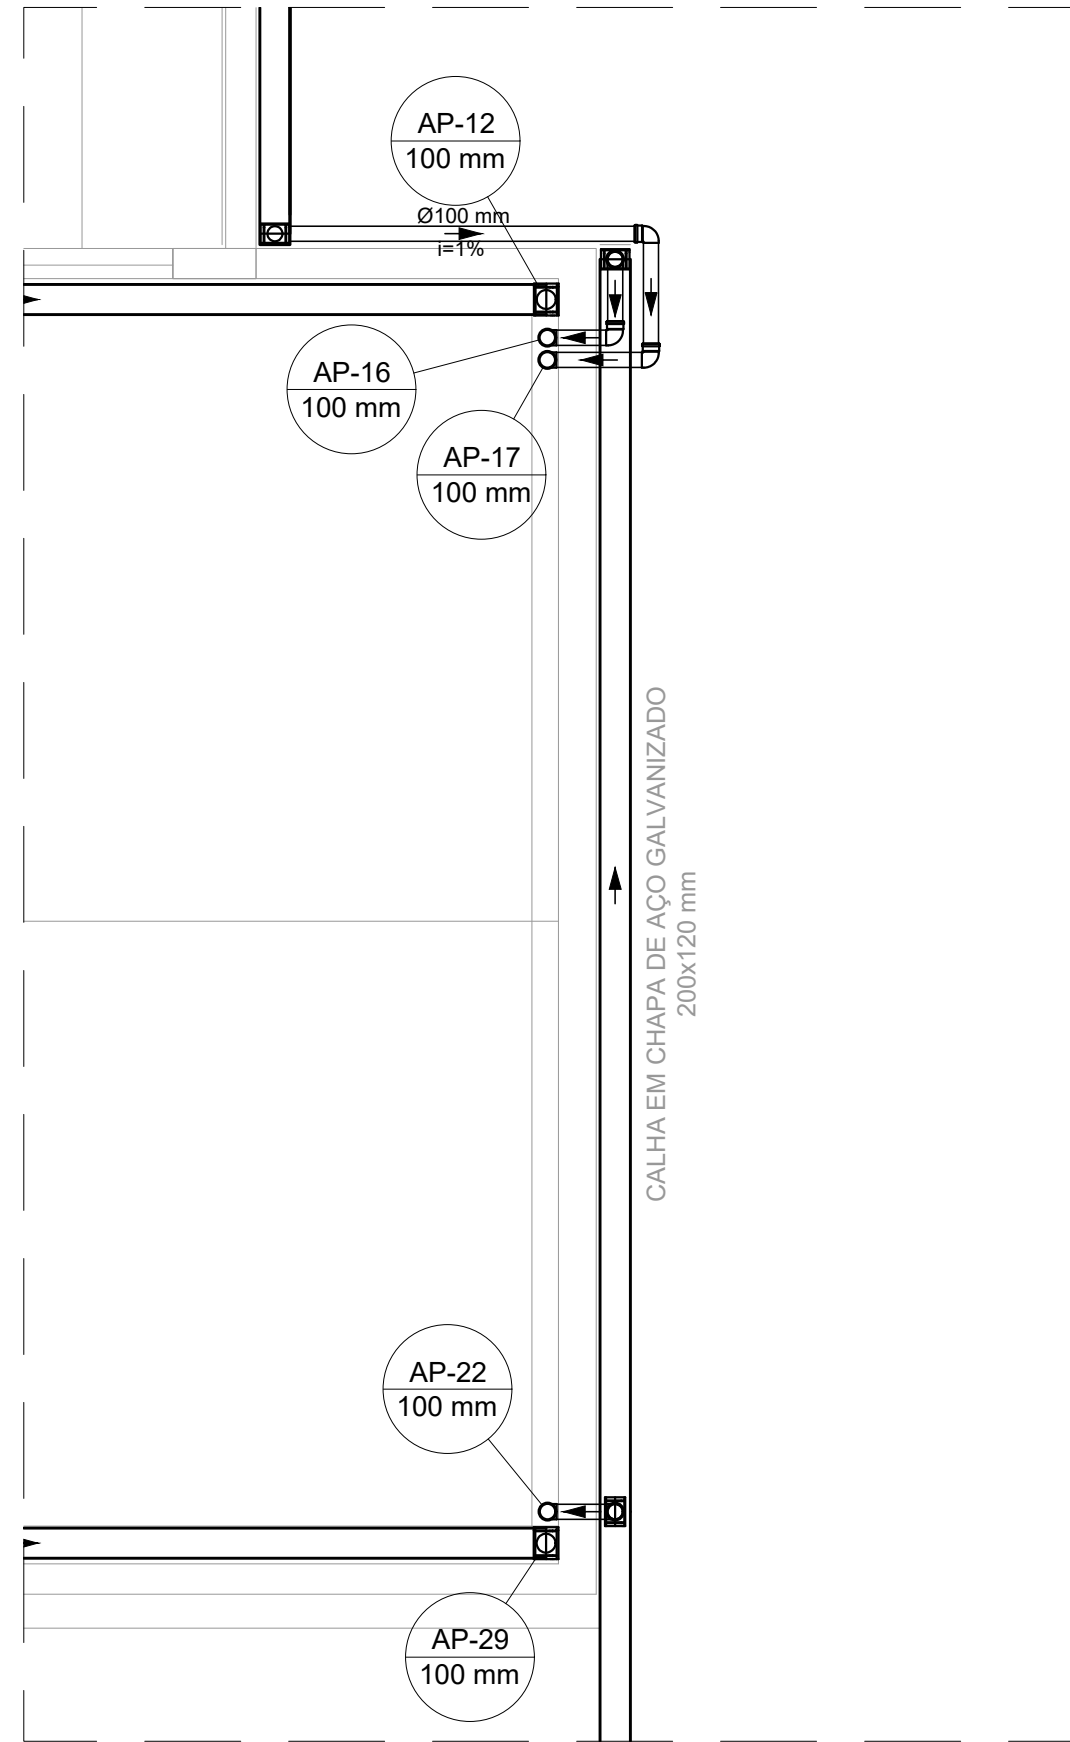


PLANTA BAIXA - TÉRREO VISTA 11
ESCALA 1:50

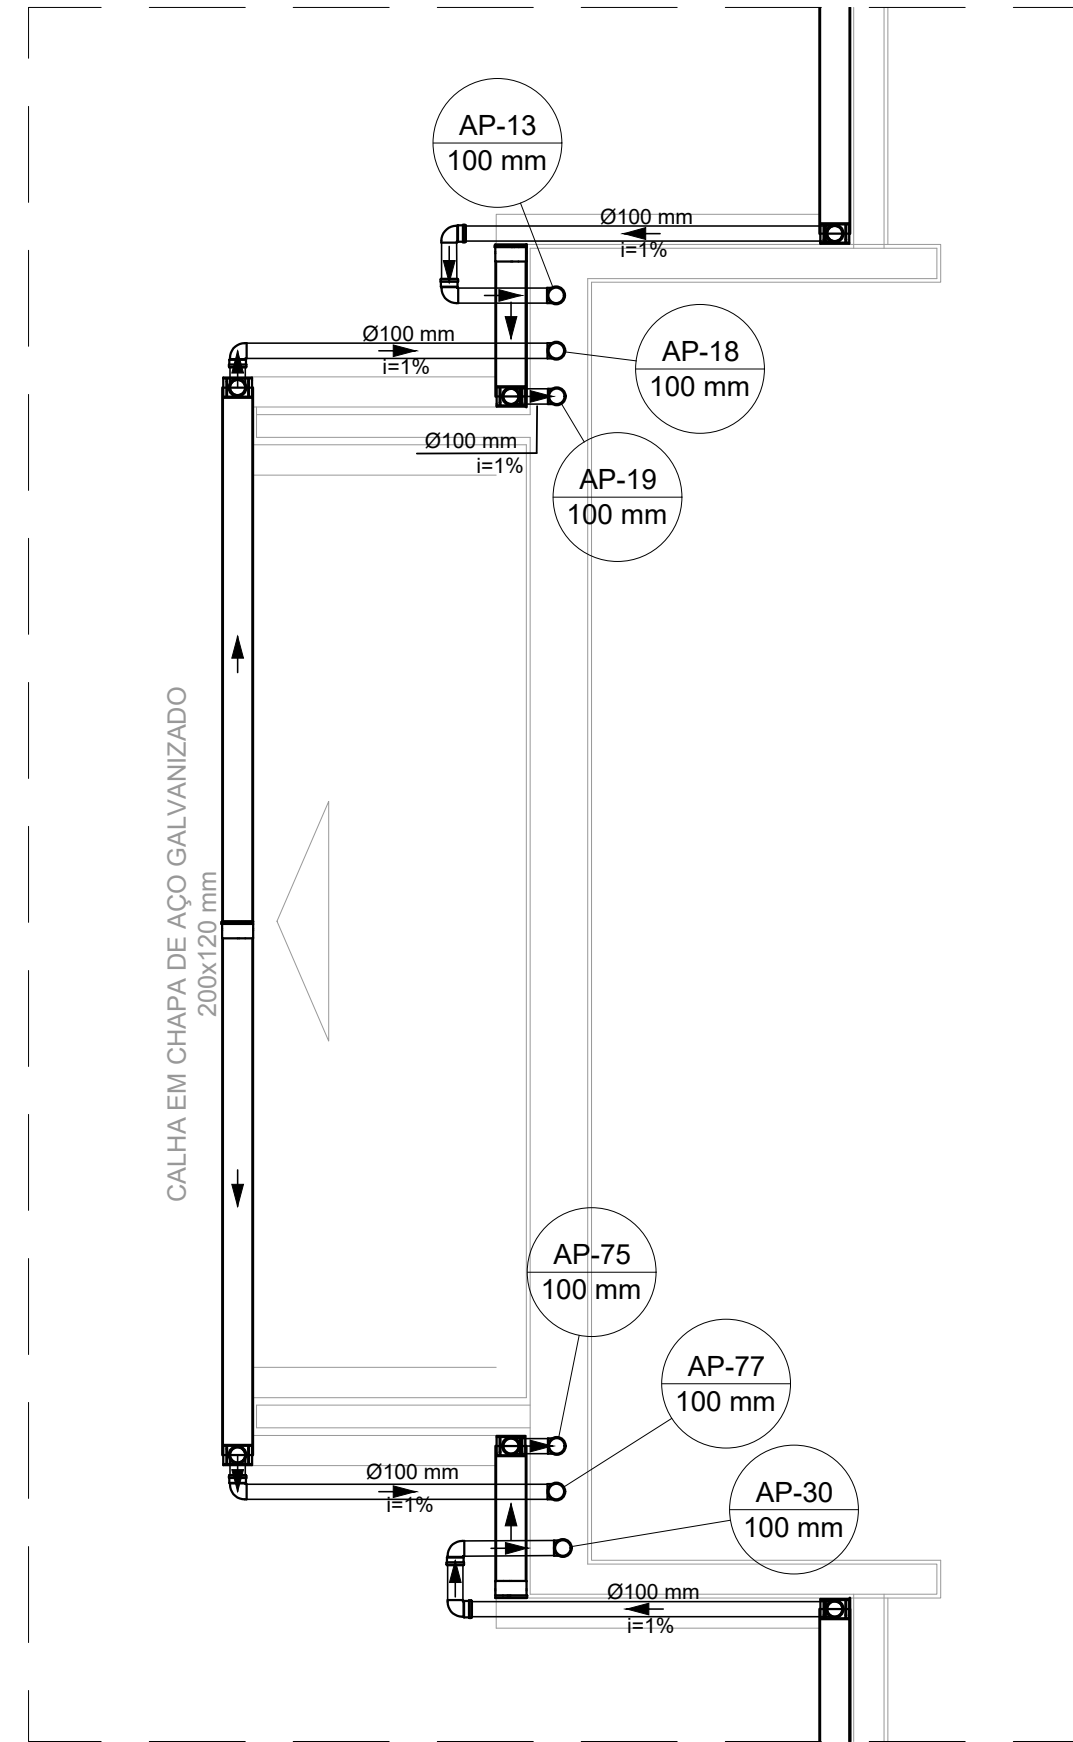


PLANTA BAIXA - TÉRREO VISTA 12
ESCALA 1:50

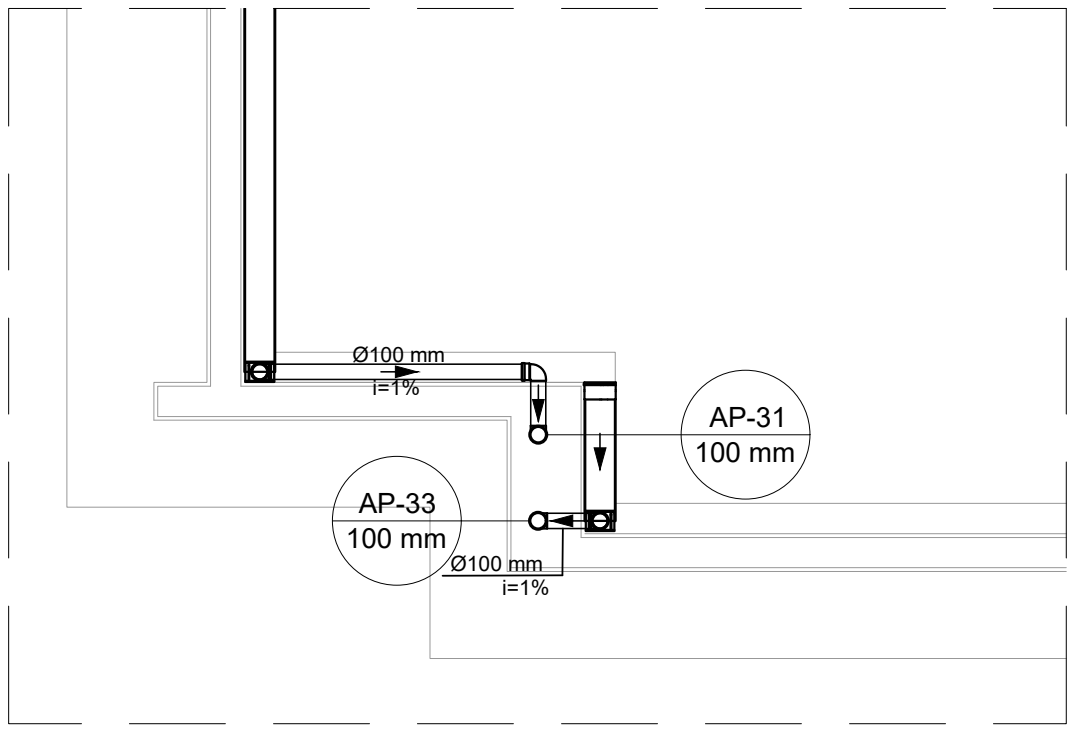


PLANTA BAIXA - TÉRREO VISTA 13
ESCALA 1:50

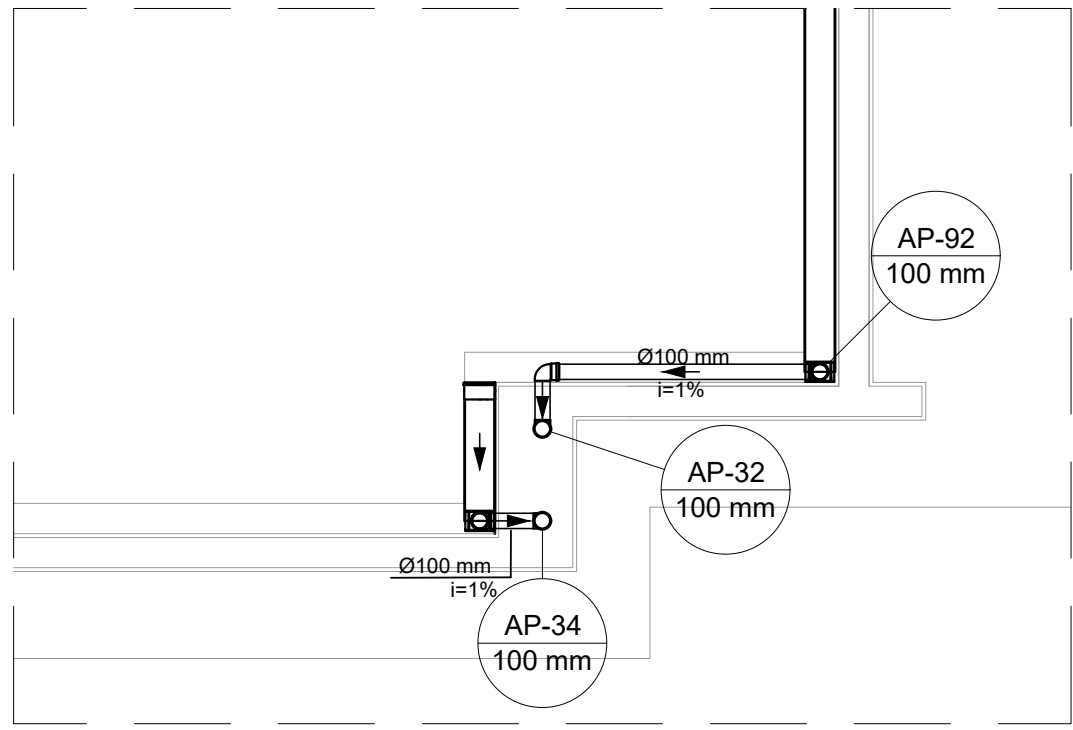


PLANTA BAIXA - TÉRREO VISTA 14
ESCALA 1:50

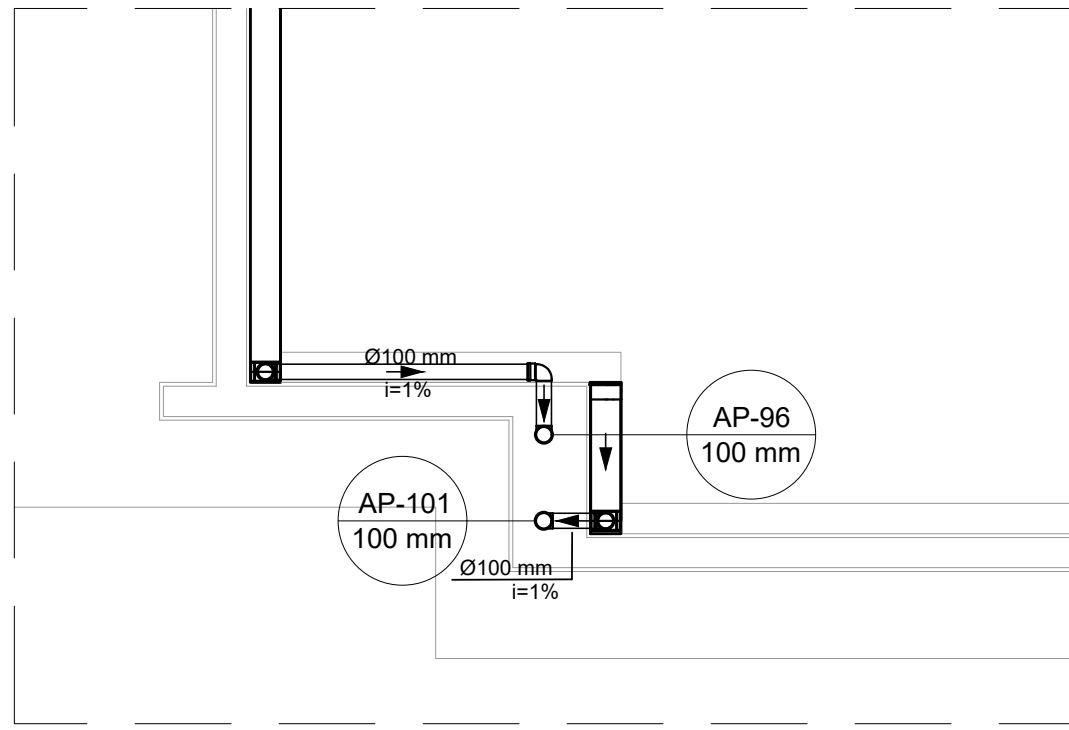


PLANTA BAIXA - TÉRREO VISTA 15
ESCALA 1:50

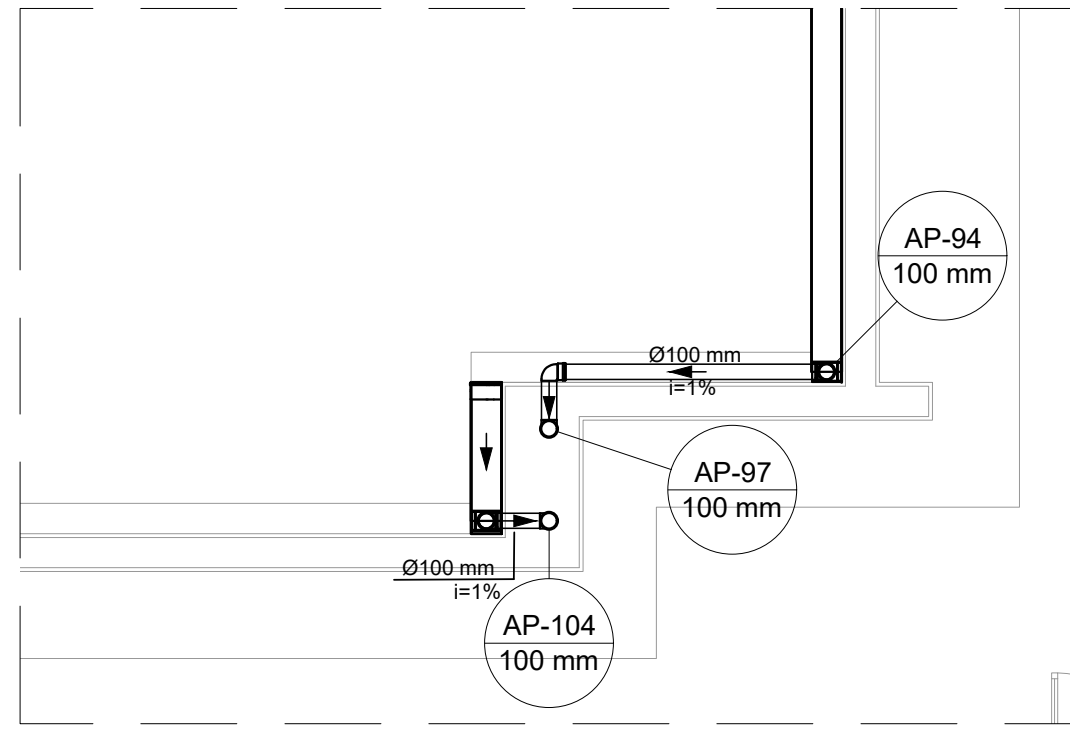


PLANTA BAIXA - TÉRREO VISTA 16
ESCALA 1:50

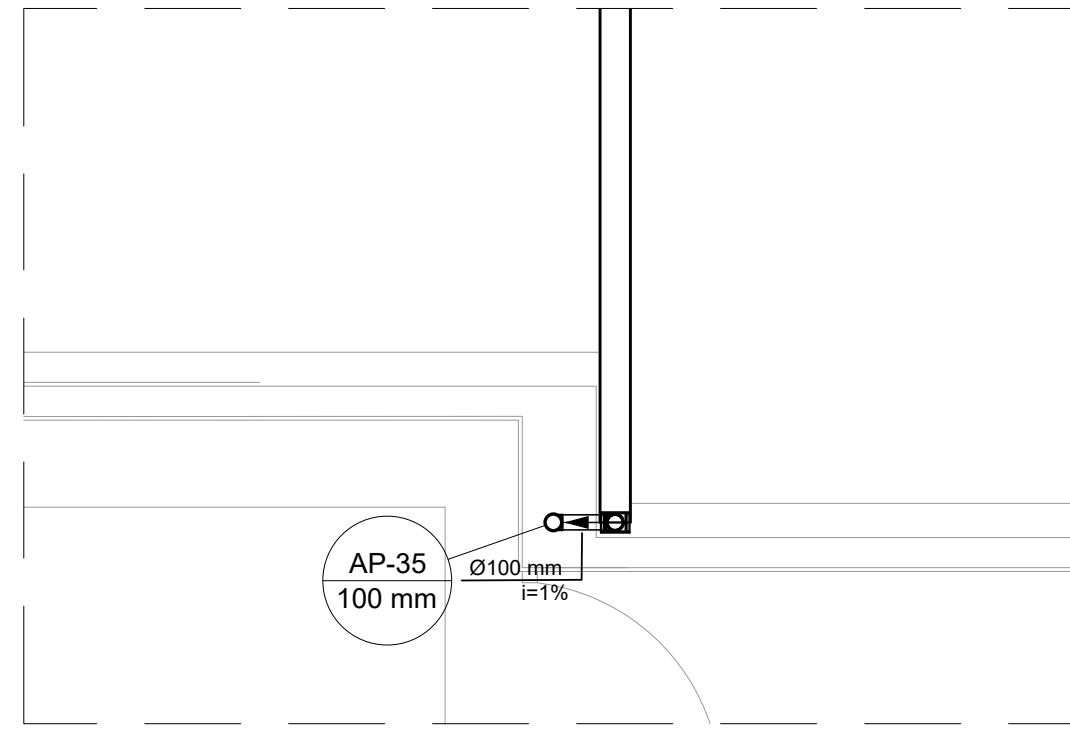

PLANTA BAIXA - TÉRREO VISTA 17
ESCALA 1:50

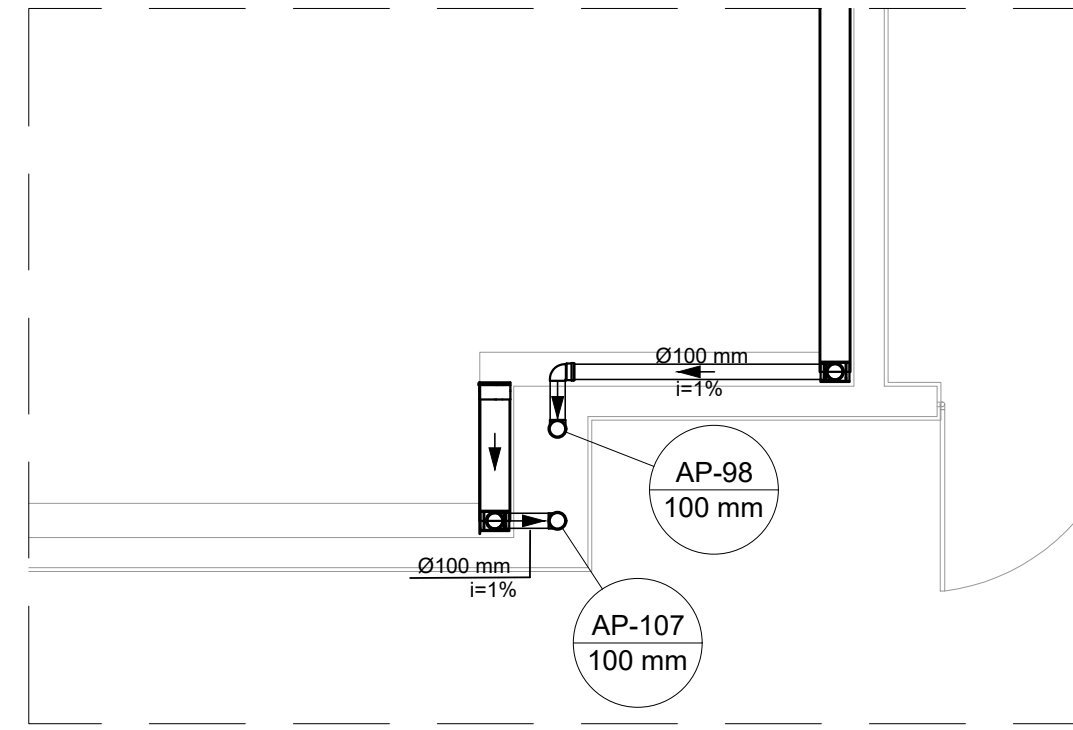

PLANTA BAIXA - TÉRREO VISTA 18
ESCALA 1:50

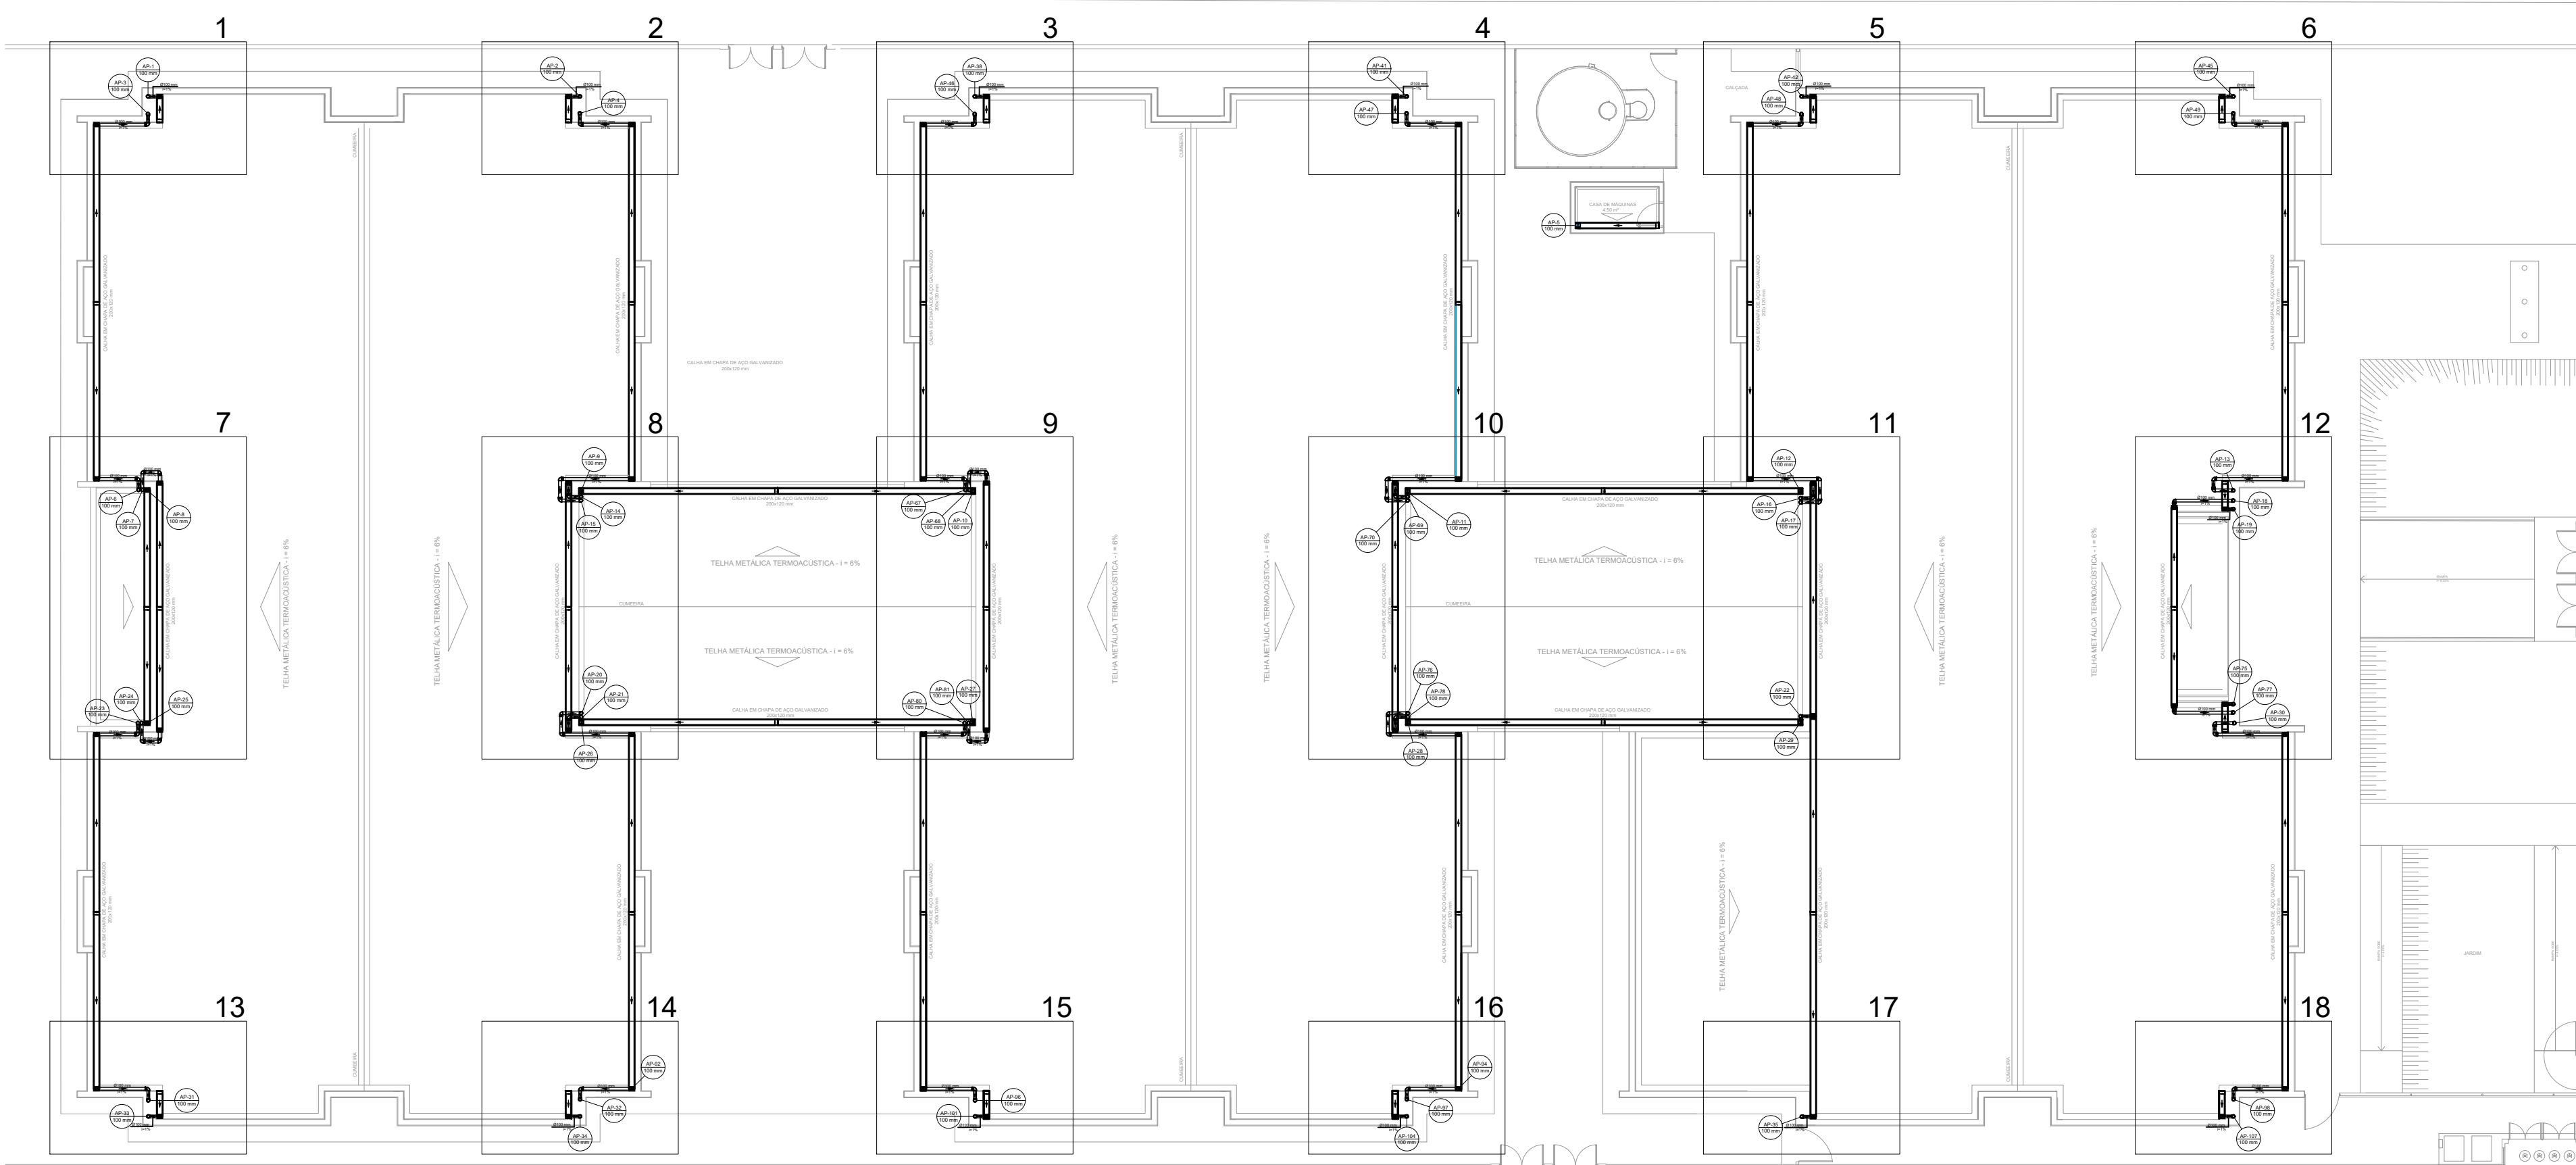

PLANTA DE REFERÊNCIA
SEM ESCALA

Lista de materiais	
Pluvial	
Aço galvanizado	
Adaptador para bocal	59 pc
Cabeceira	36 pc
Calha retangular	282,6 m
Ruído externo	7,2 m
desenvolvimento de 25 cm	227,78 m
Chapim pingadeira	448,34 m
desenvolvimento de 35 cm	
PVC série R	
Joelho 90° Série R	135 pc
100 mm	
Tubo PVC rígido Série R ponta lisa	228,42 m
100 mm	

Legenda	
	Adaptador para bocal
	Cabeceira
	Joelho 90° Série R
	Joelho 90° Série R coluna

- NOTAS:
- OS TELHADOS SERÃO EM TELHA METÁLICA TERMOACÚSTICA DE INCLINAÇÃO DE 6%.
 - TODA ÁGUA PLUVIAL PROVENIENTE DAS COBERTURAS SERÃO COLETADAS POR CALHAS DE AÇO GALVANIZADO DE DIMENSÕES 200X120 MM.
 - NOS PONTOS DE EMENDA DE CALHA, O AÇO GALVANIZADO DEVE SER DOBRADO DE MODO A GARANTIR A QUEDA D'ÁGUA PARA LADOS OPOSTOS.
 - TODAS AS TUBULAÇÕES E CONEXÕES SERÃO DE PVC SÉRIE REFORÇADA.

REV. 00	02/02/22	EMISSÃO INICIAL	DAC
REVISÃO:	DATA :	DESCRIÇÃO:	RESP.:
CLIENTE			
PROJETO		SÉRIE DE PROJETOS	
		PROJETO DE PROJETOS	
Rua Miguel Viana, n° 81, Sala 12		COORDENADOR DE PROJETOS	
Bairro Morro Chic		ALDO CAETANO FERREIRA	
CEP: 37500-080 - Itajubá / MG		RESPONSÁVEL TÉCNICO	
Tel: (35) 3623-5720		ENRZ CIVIL FLAVIA C. BARROSA	
www.dacengenharia.com.br		CREA: MG-187.842/0	
PROJETO		ENRZ CIVIL FLAVIANA MARS DE PAIVA E SILVA	
ENRZ CIVIL FLAVIANA MARS DE PAIVA E SILVA		ENRZ CIVIL FLAVIANA MARS DE PAIVA E SILVA	
CONSTRUÇÃO DA CRECHE BEIRA RIO			
ENDEREÇO		DISCIPLINA	
RUA MARCOS FLAVIO E DIAS, B. JARDIM BEIRA RIO		PLUVIAL	
SANTA RITA DO SAPUCAÍ - MINAS GERAIS		FASE DO PROJETO	
ASSUNTO		EXECUTIVO	
PROJETO DE INSTALAÇÕES PLUVIAIS		FOLHA Nº	
PLANTA BAIXA - COBERTURA, LISTA DE MATERIAIS E LEGENDA		04/04	
DATA FINAL	ESCALA	REVISÃO	APROVADO
02/02/2022	INDICADA	ROO	DAC-PMGRS-CBR-PE-PLU-ROO.DWG