



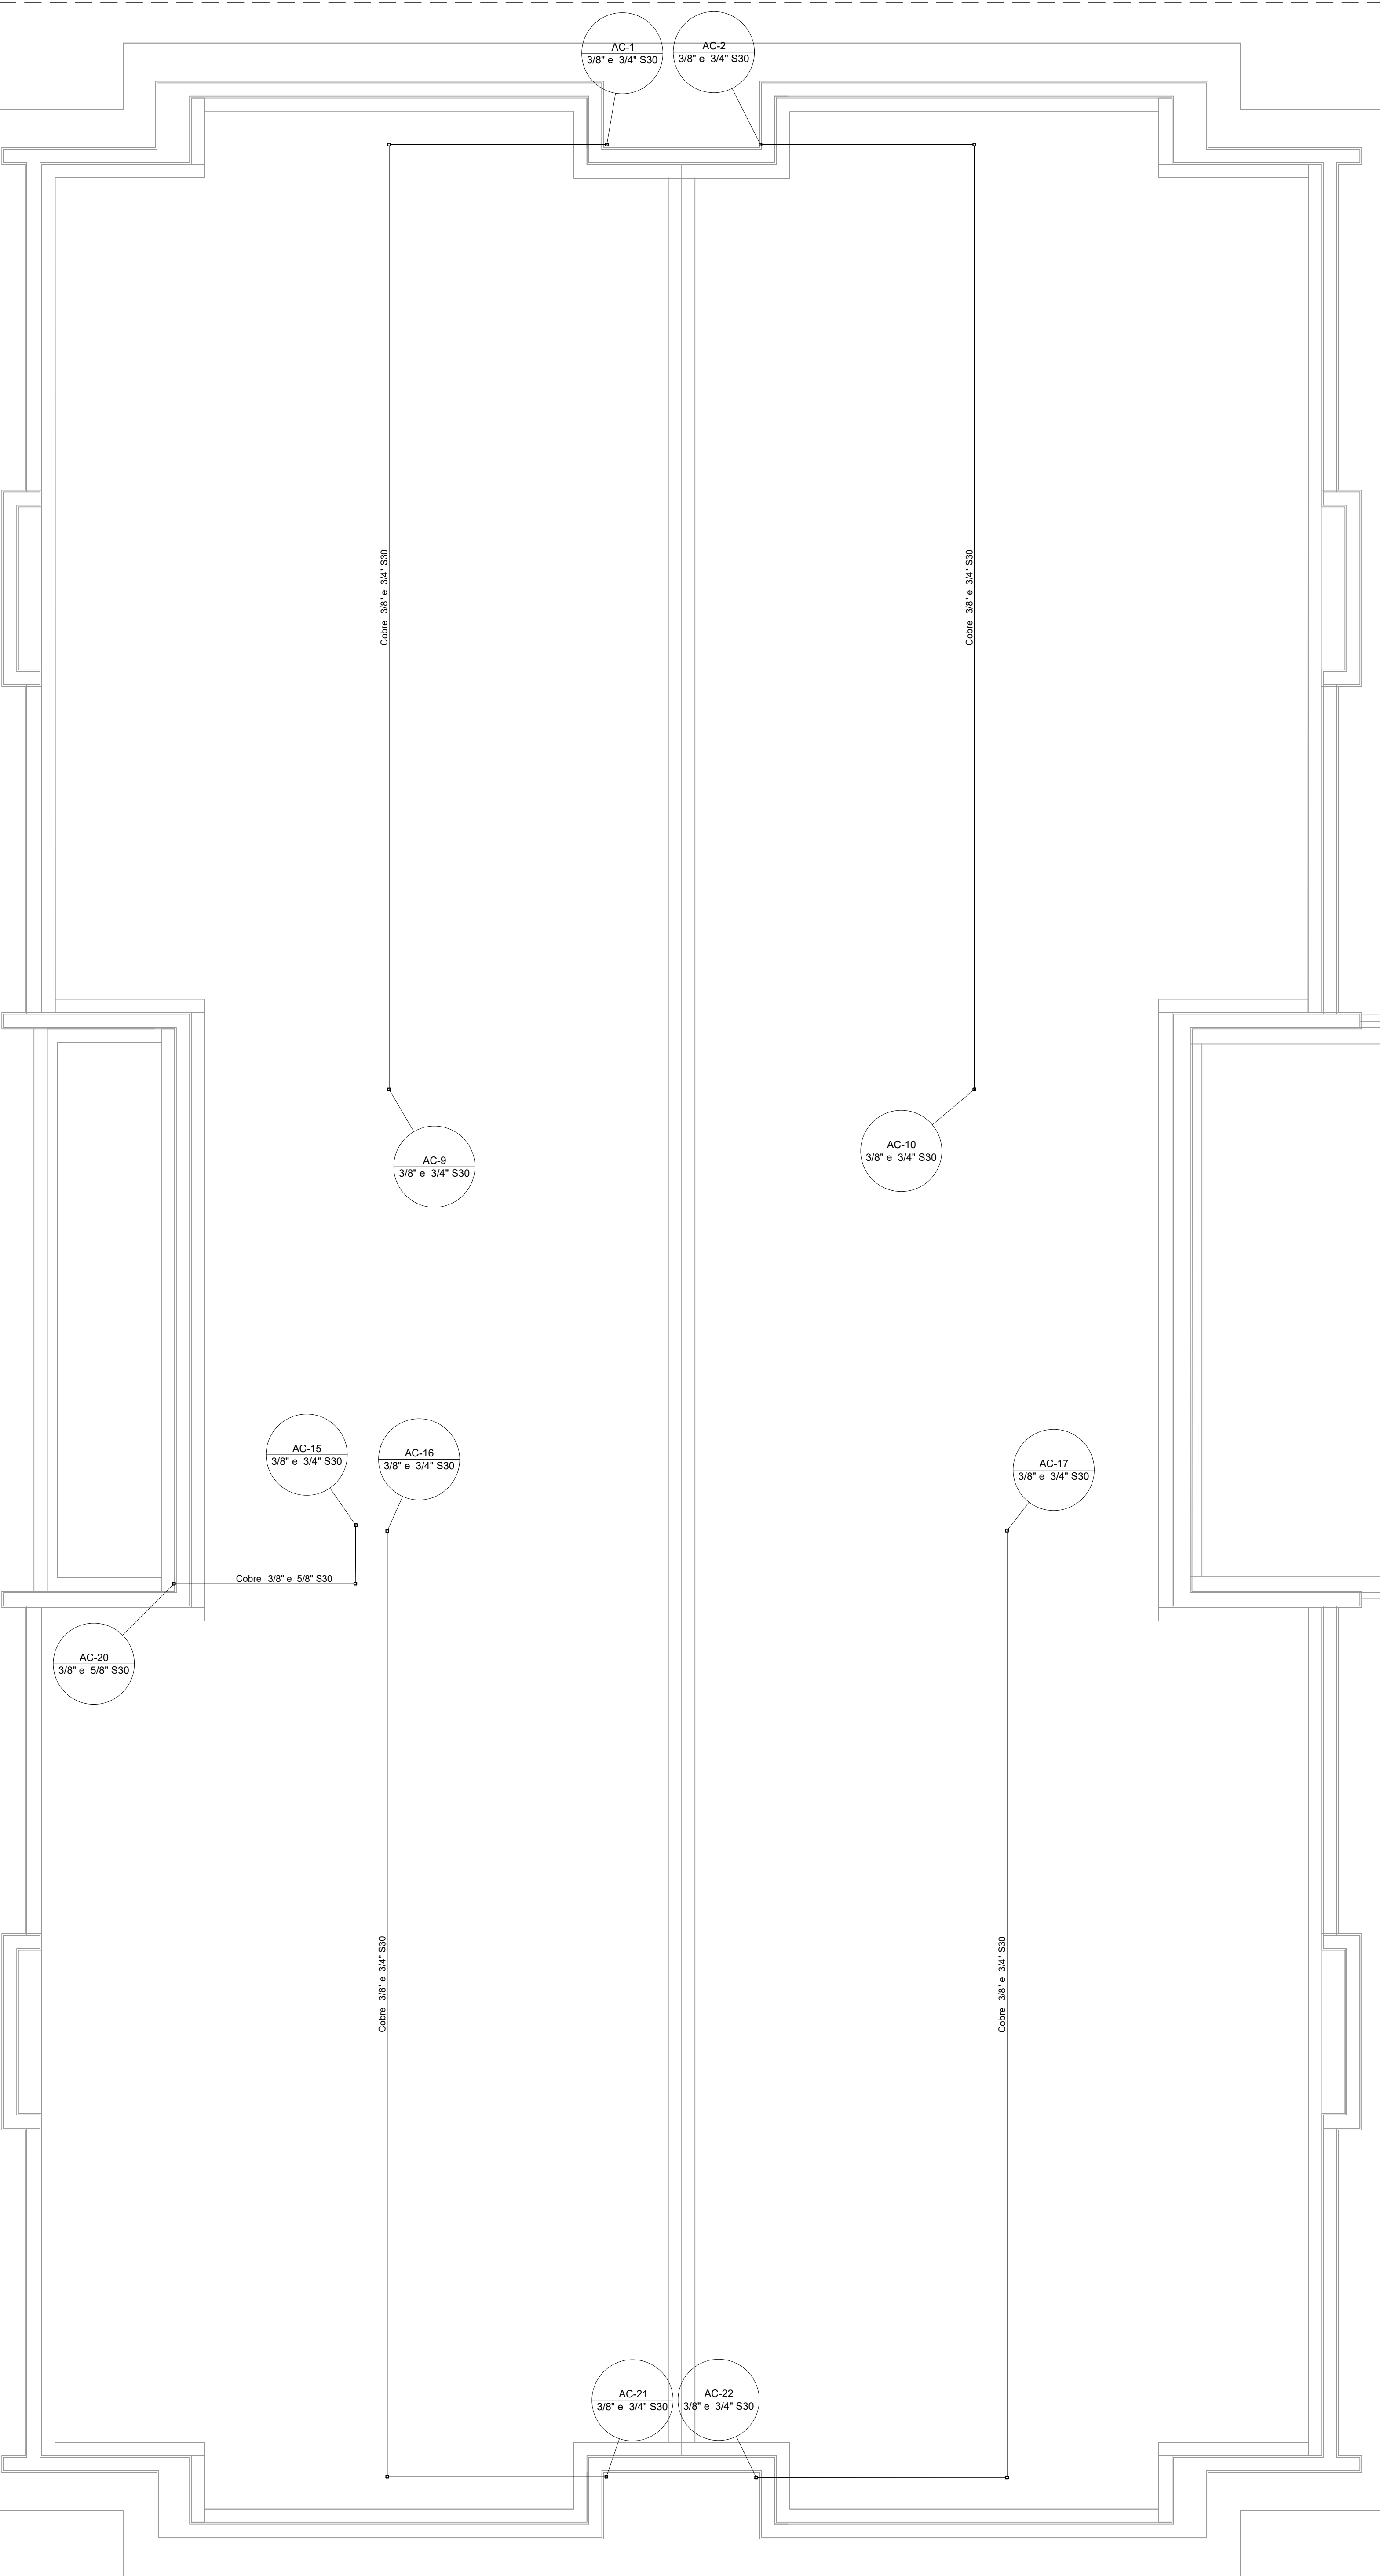

PLANTA BAIXA - COBERTURA VISTA 01
ESCALA 1:50

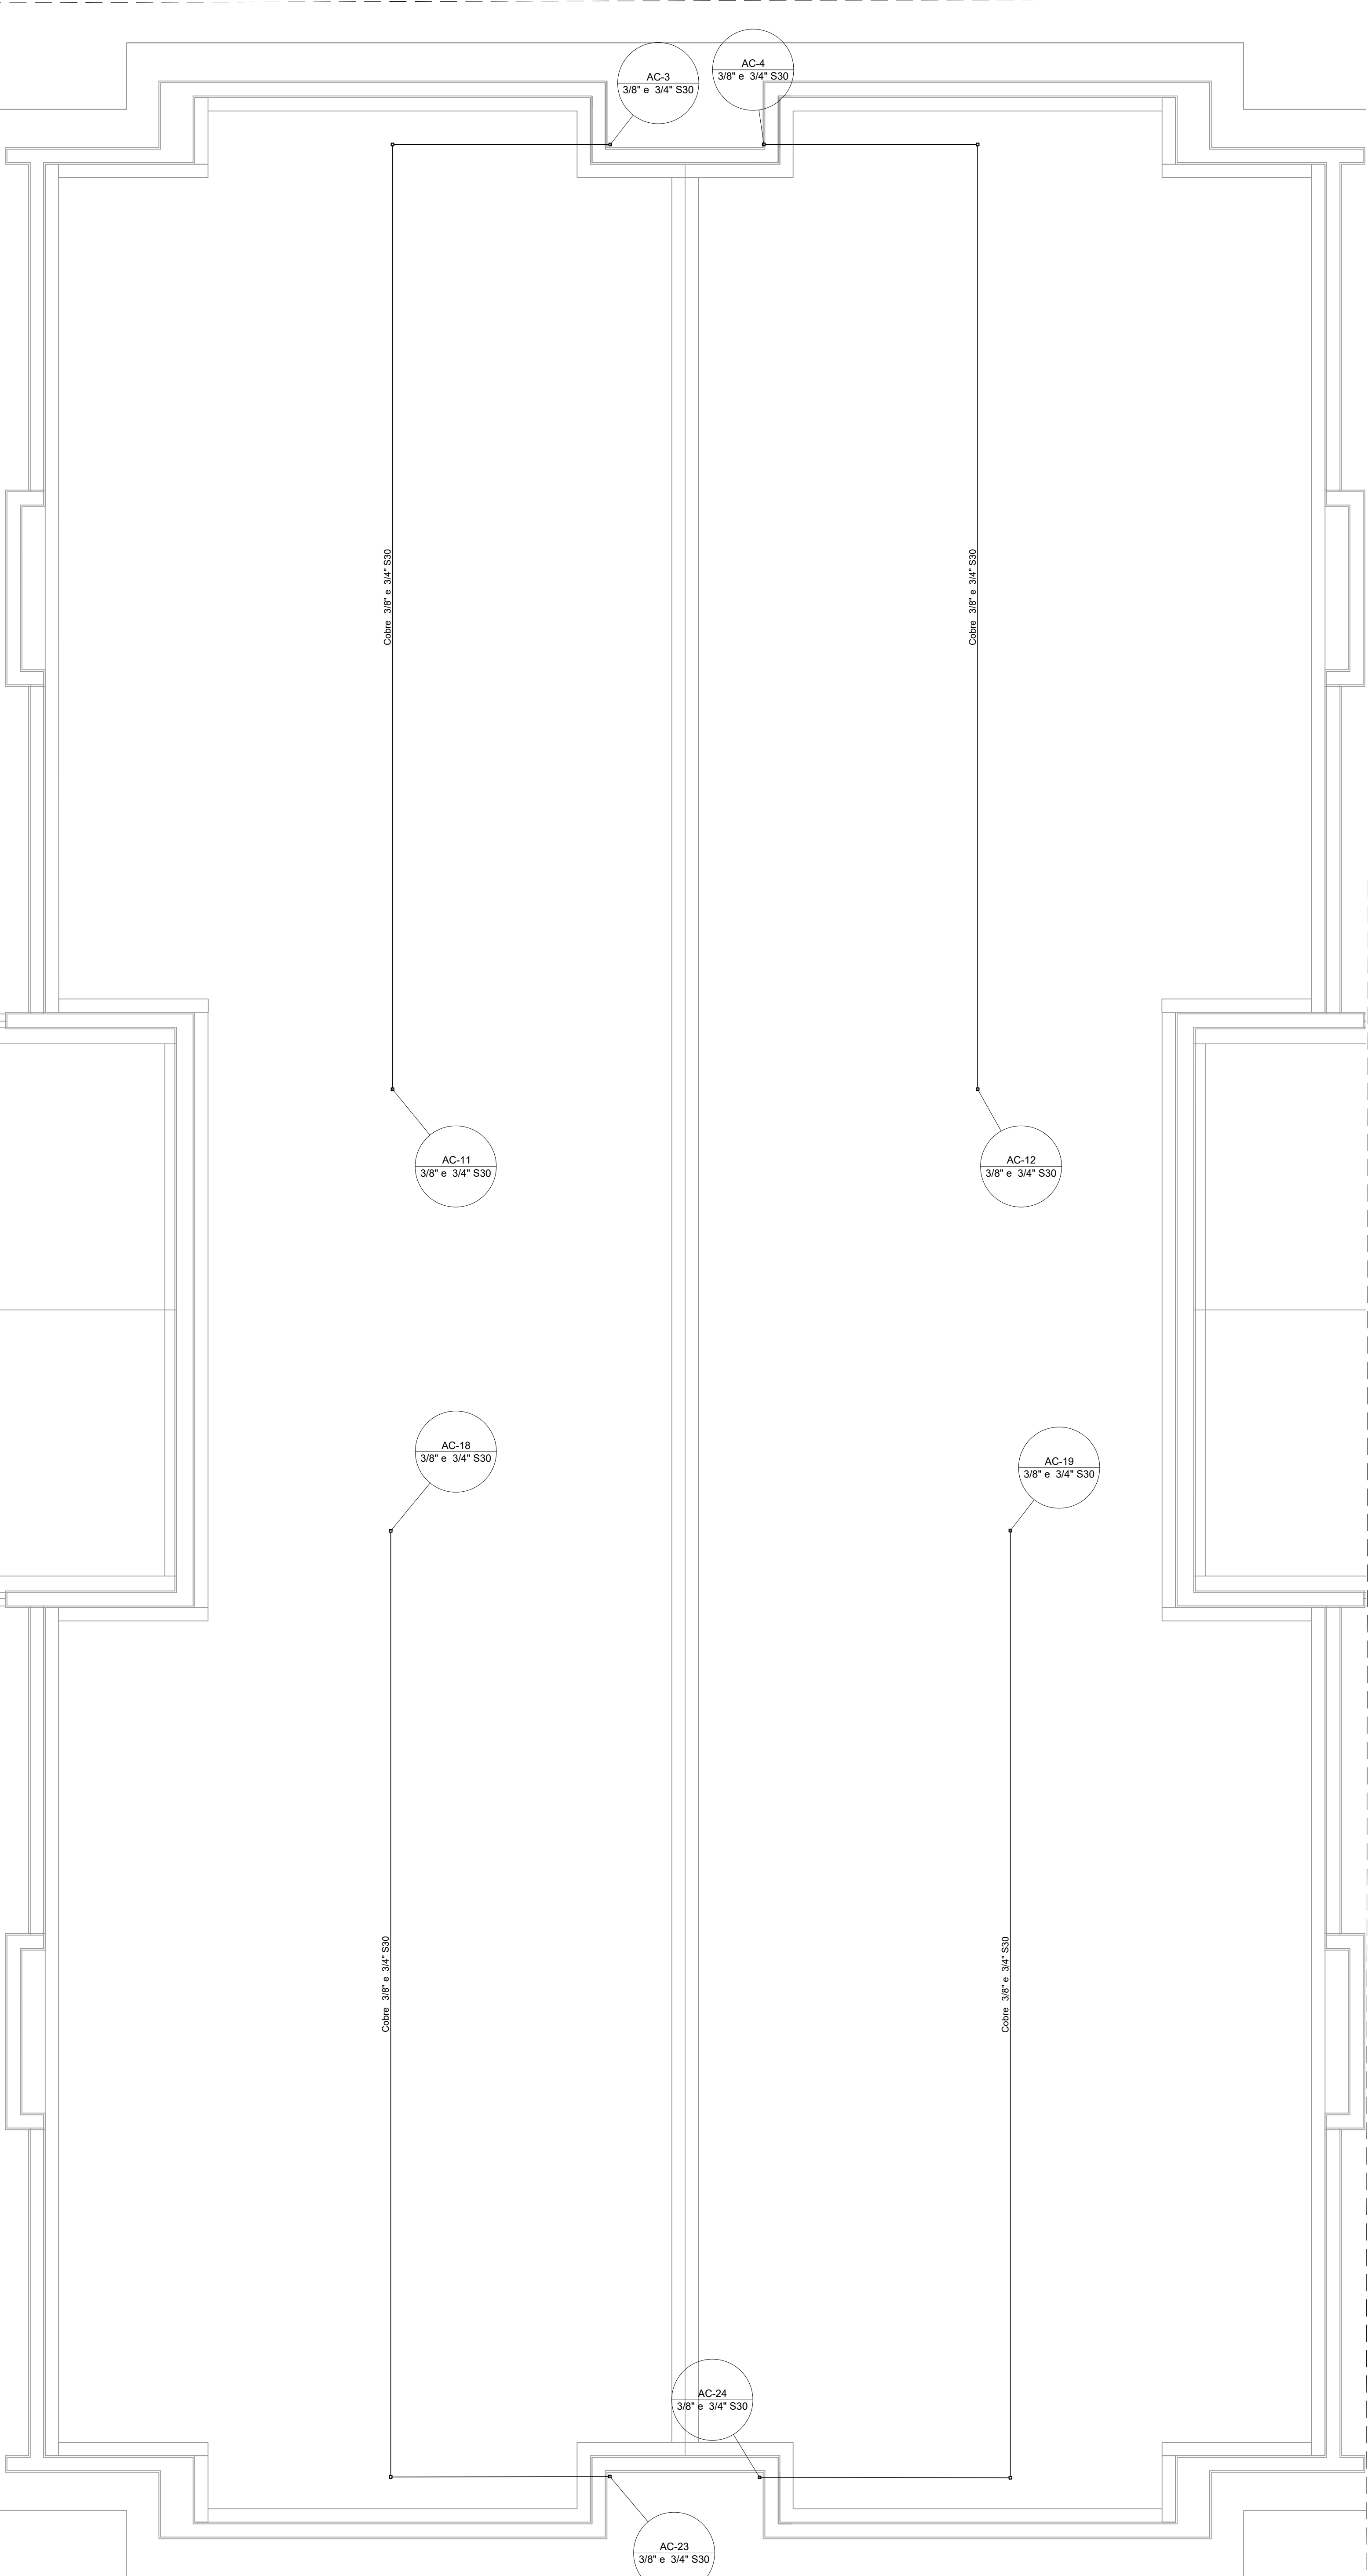


PLANTA BAIXA - COBERTURA VISTA 02
ESCALA 1:50

Lista de materiais	
Climatização	
Segmento de duto	
Cabo P1 Tetrapolar Isol PVC - 0,6/1kV	38,62 m
#2,5 mm²	38,62 m
#4,0 mm²	147,16 m
Tubo Isolante Esponjaço	
1/2"	34,28 m
1/4"	34,28 m
3/4"	143,49 m
3/8"	151,51 m
5/8"	8,05 m
Tubo de cobre Nival	
1/2"	34,28 m
1/4"	34,28 m
3/4"	143,49 m
3/8"	151,51 m
5/8"	8,05 m

NOTAS:

1. EXECUTAR ESSE PROJETO JUNTAMENTE COM O PROJETO ESTRUTURAL;
2. ANTES DA CONCRETAGEM PREVER PASSAGEM PARA TUBULAÇÕES DENTRO DOS LIMITES ESTABELECIDOS PELA NBR 6118:2014;
3. TODAS AS CAIXA DE AREIA SÃO EXISTENTES NO PROJETO DE ÁGUAS PLUVIAIS;
4. AS TUBULAÇÕES DE DRENO SERÃO DE PVC RÍGIDO SOLDÁVEL, DE 25 MM DE DIÂMETRO E DEVERÃO SER EMBUTIDAS NO PISO COM INCLINAÇÃO MÍNIMA DE 2%;
5. OS DIÂMETROS DAS TUBULAÇÕES DE COBRE ESTÃO ESPECIFICADAS EM PROJETO;
6. TODAS AS PRUMAGAS VERTICAIS DE COBRE DEVERÃO SER DESVIADAS DAS VIGAS DE CONCRETO.

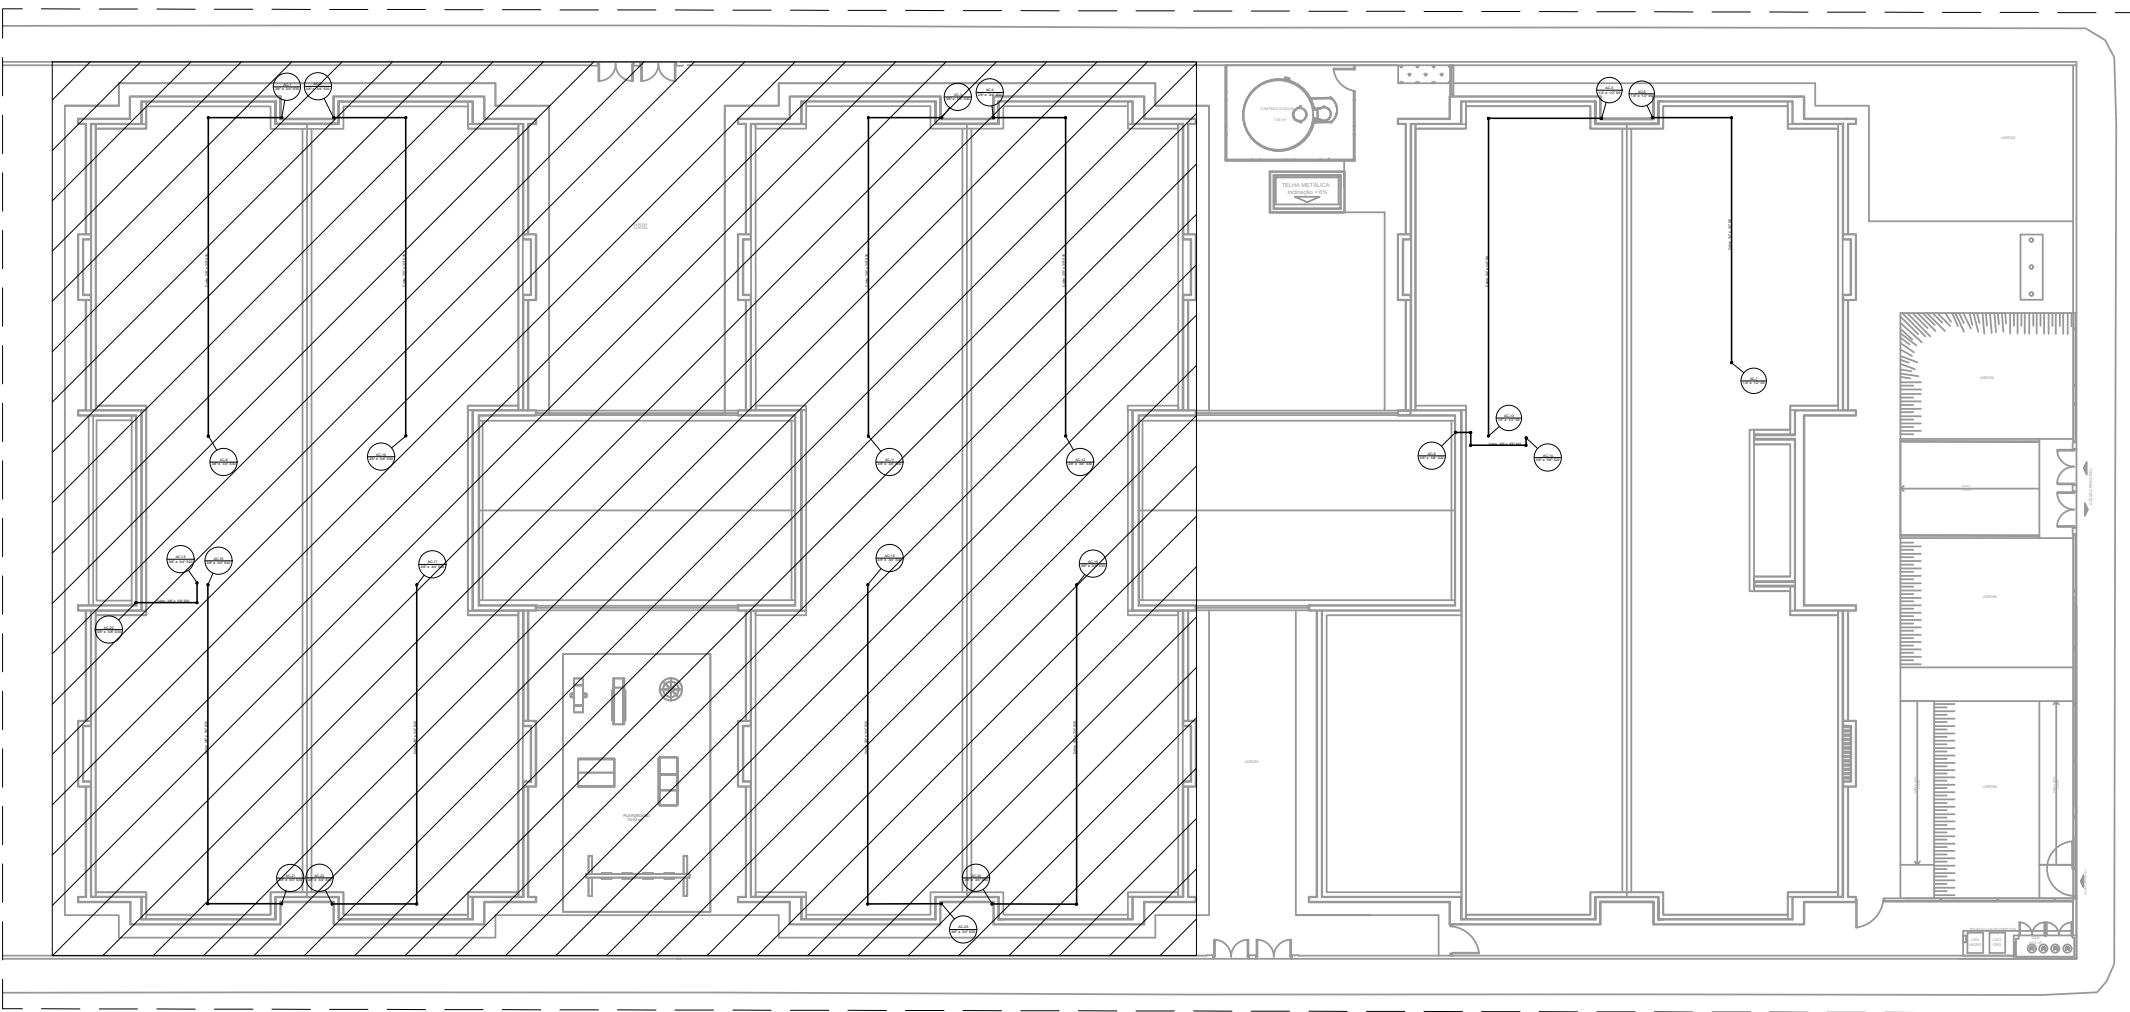

PLANTA DE REFERÊNCIA
SEM ESCALA

REV. 00	02/02/22	EMISSÃO INICIAL	DAC
REVISÃO:	DATA :	DESCRIÇÃO:	RESP.:
PROJETO		GERÊNCIA DE PROJETOS	
		PEDRO HENRIQUE JUSTINIANO	
Rua Miguel Viana, n° 81, Sala 12 Bairro Morro Chic CEP: 37500-080 - Itajubá / MG Tel: (35) 3623-5720 www.dacengenharia.com.br		COORDENAÇÃO DE PROJETOS ALOYSIO CAETANO FERREIRA	
		RESPONSÁVEL TÉCNICO ENG. CIVIL FLÁVIA C. BARROSA	
		PROJETO ENG. CIVIL FLÁVIA M. DE PAIVA E SILVA	
		EXECUÇÃO ENG. CIVIL FLÁVIA M. DE PAIVA E SILVA	
EMPREENHIMENTO			
CONSTRUÇÃO DA CRECHE BEIRA RIO			
ENDEREÇO RUA MARCOS FLÁVIO E DIAS, B. JARDIM BEIRA RIO SANTA RITA DO SAPUCAÍ - MINAS GERAIS		DISCIPLINA CLIMATIZAÇÃO	
ASSUNTO PROJETO DE CLIMATIZAÇÃO PLANTA BAIXA - COBERTURA E LISTA DE MATERIAIS		FASE DO PROJETO EXECUTIVO	
DATA INICIAL 02/02/2022		FOLHA Nº 01/04	
ESCALA INDICADA		REVISÃO R00	
ARQUIVO DAC-PMRS-CBR-PE-CU-R00.DWG			