



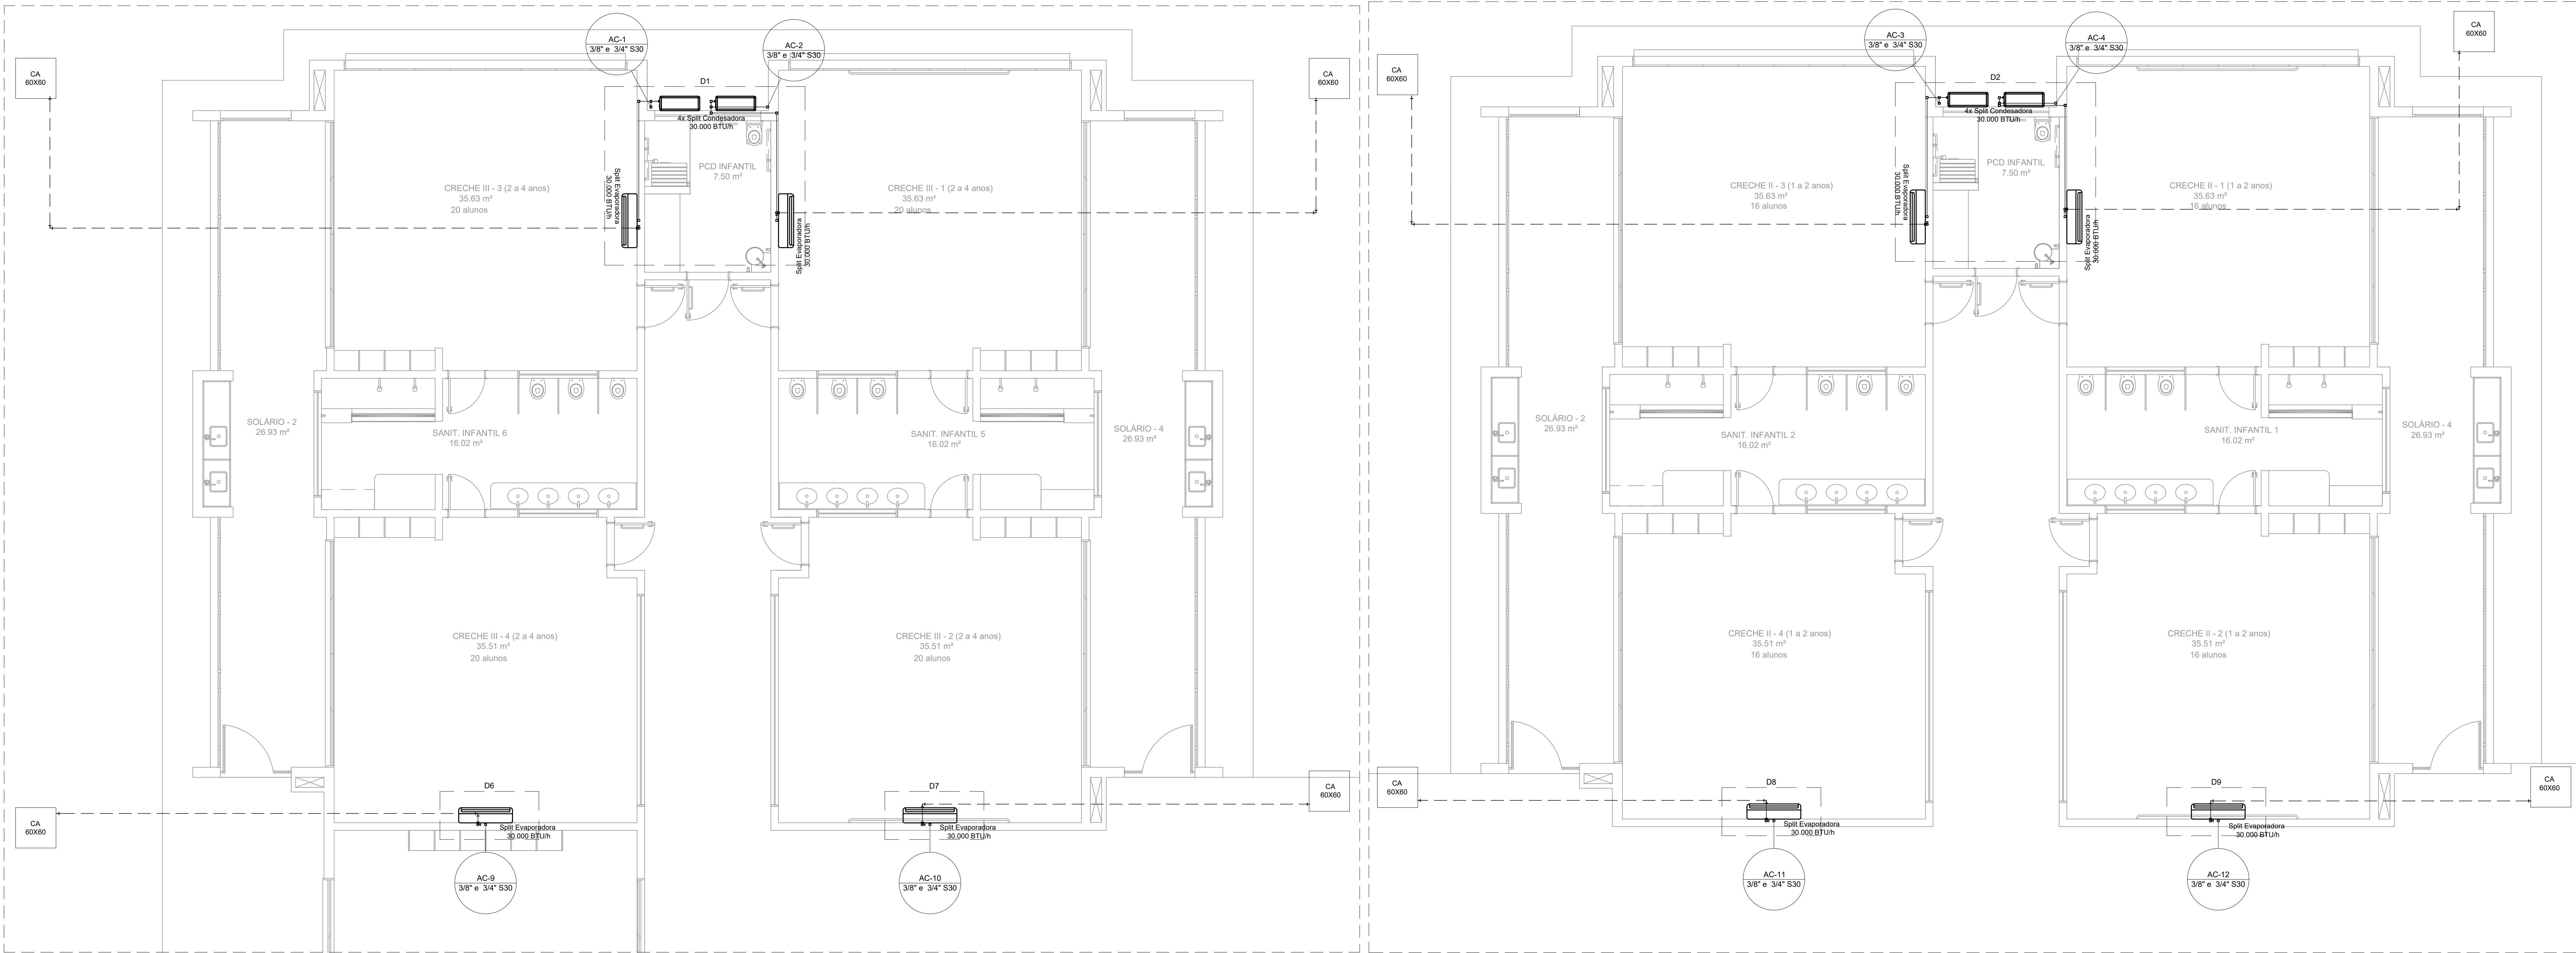


PLANTA BAIXA - TÉRREO VISTA 01
ESCALA 1:50


PLANTA BAIXA - TÉRREO VISTA 02
ESCALA 1:50

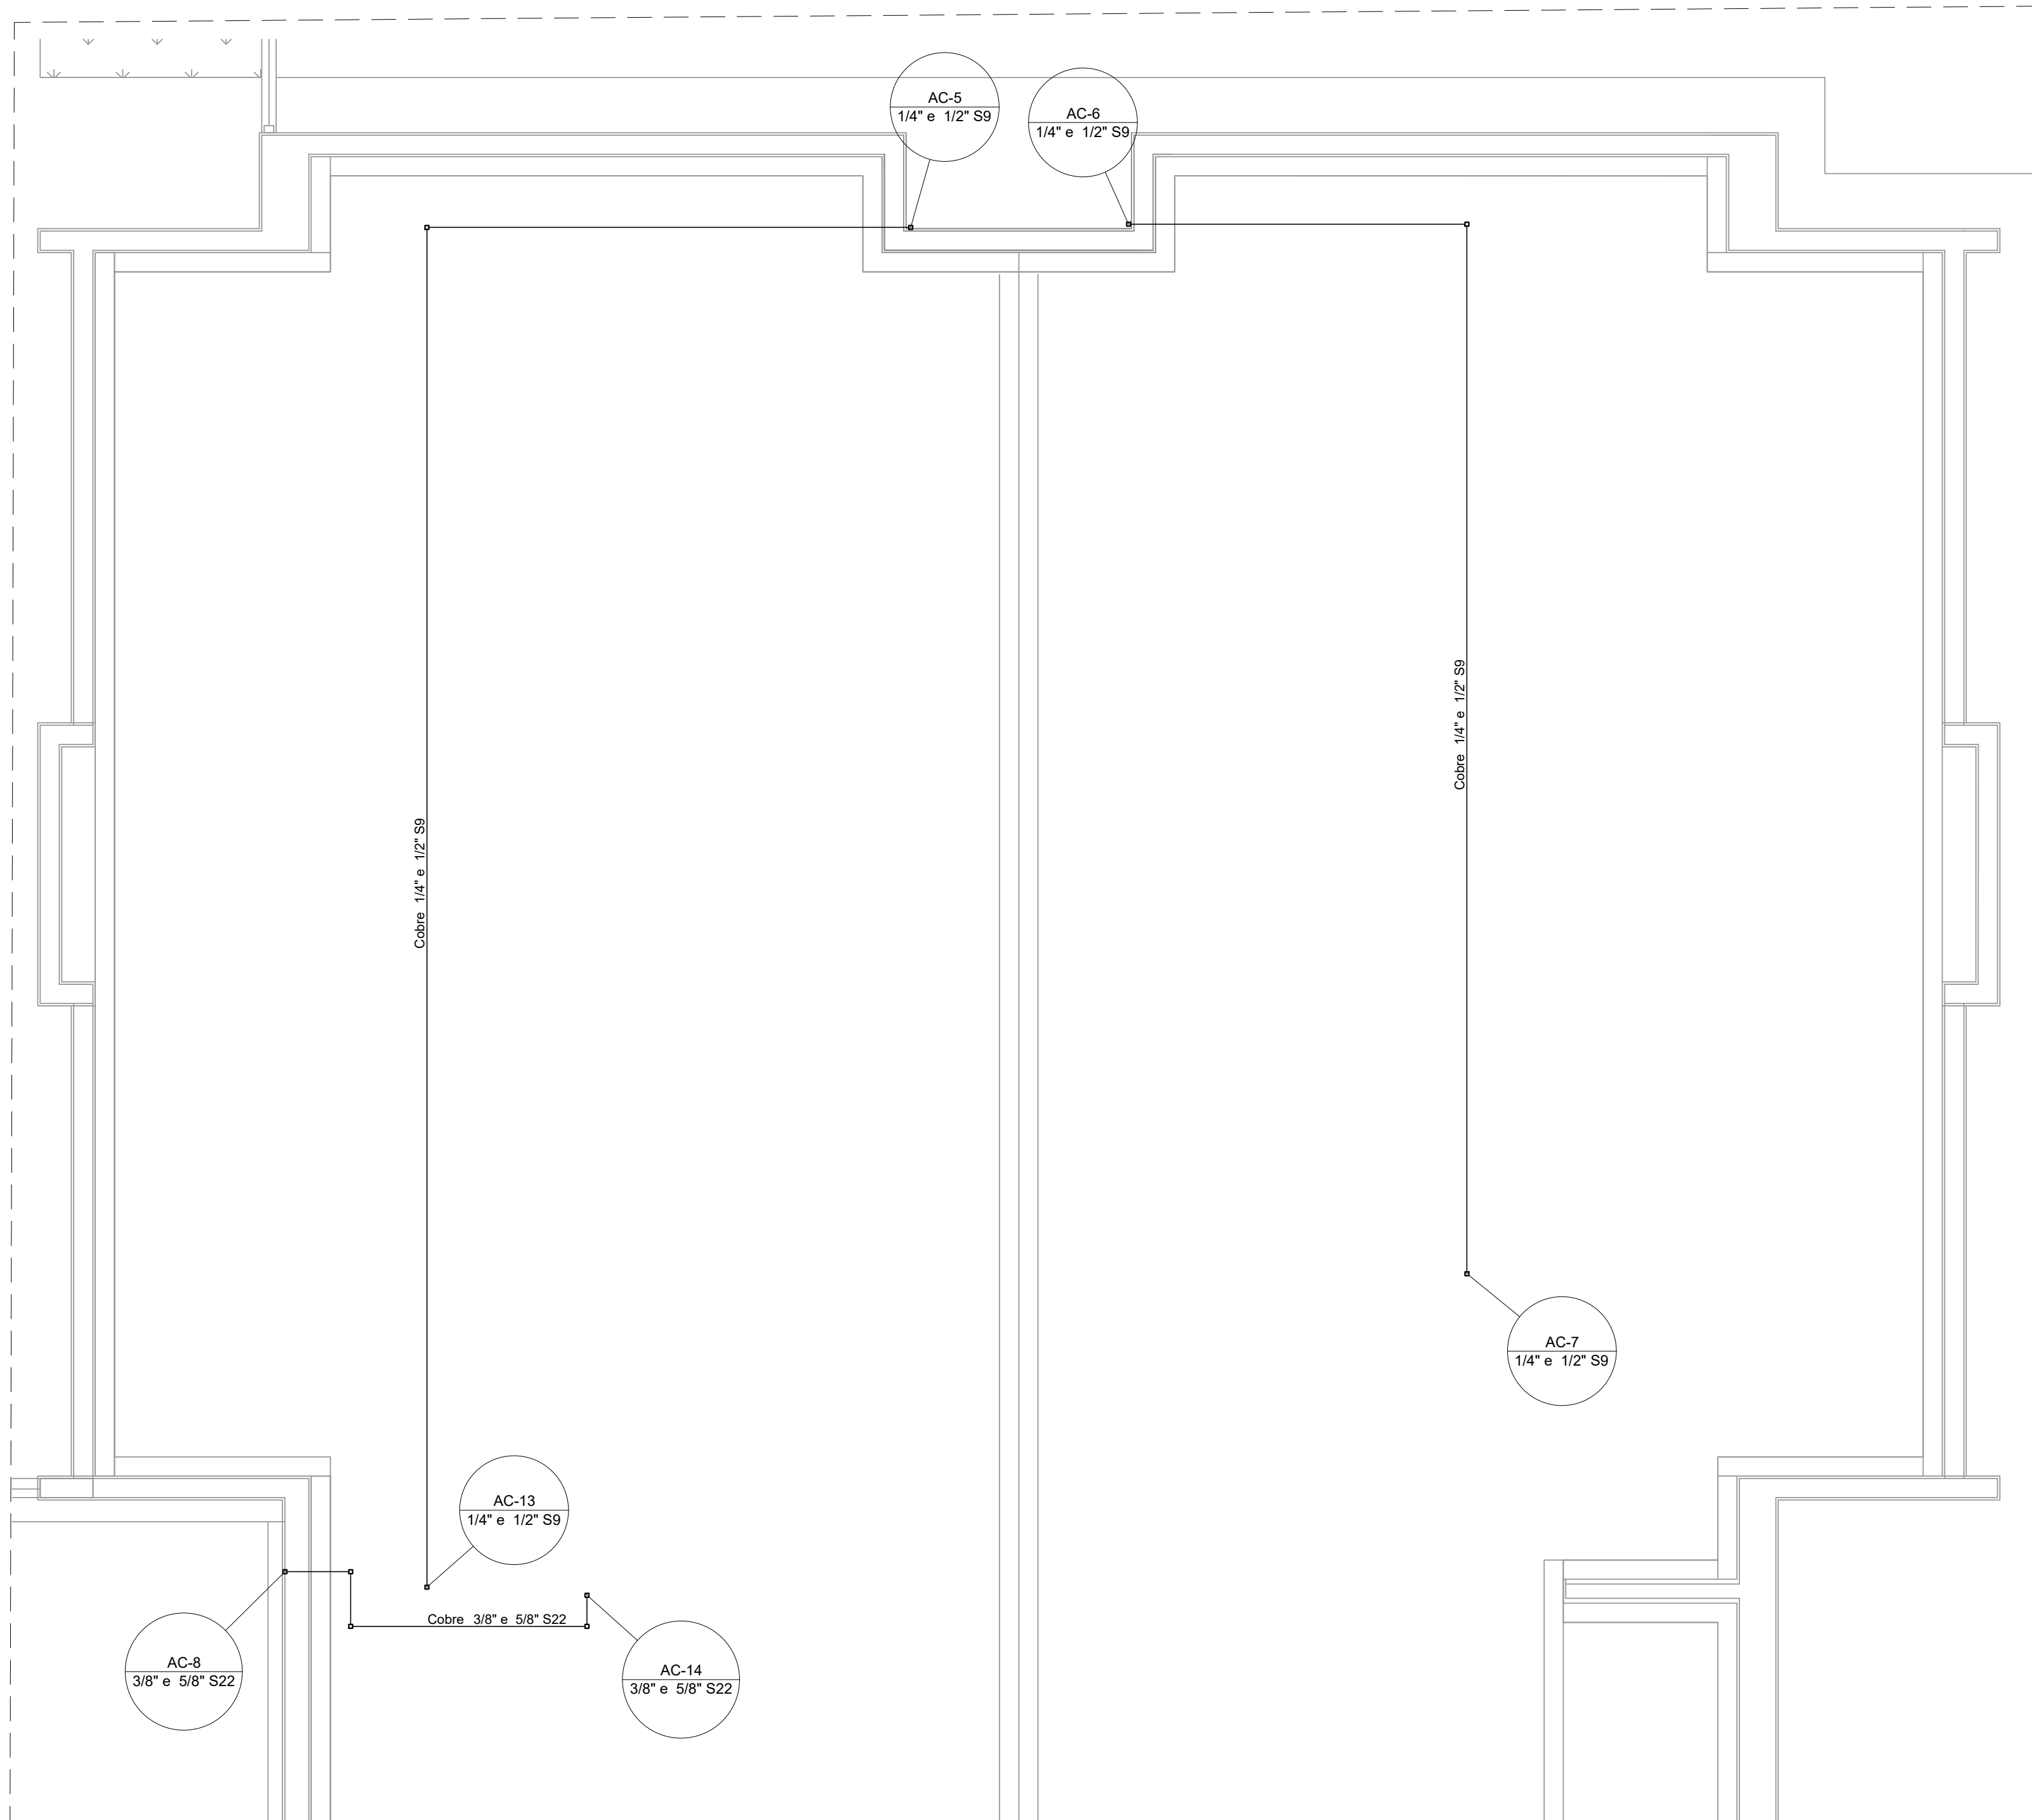

PLANTA BAIXA - COBERTURA VISTA 03
ESCALA 1:50

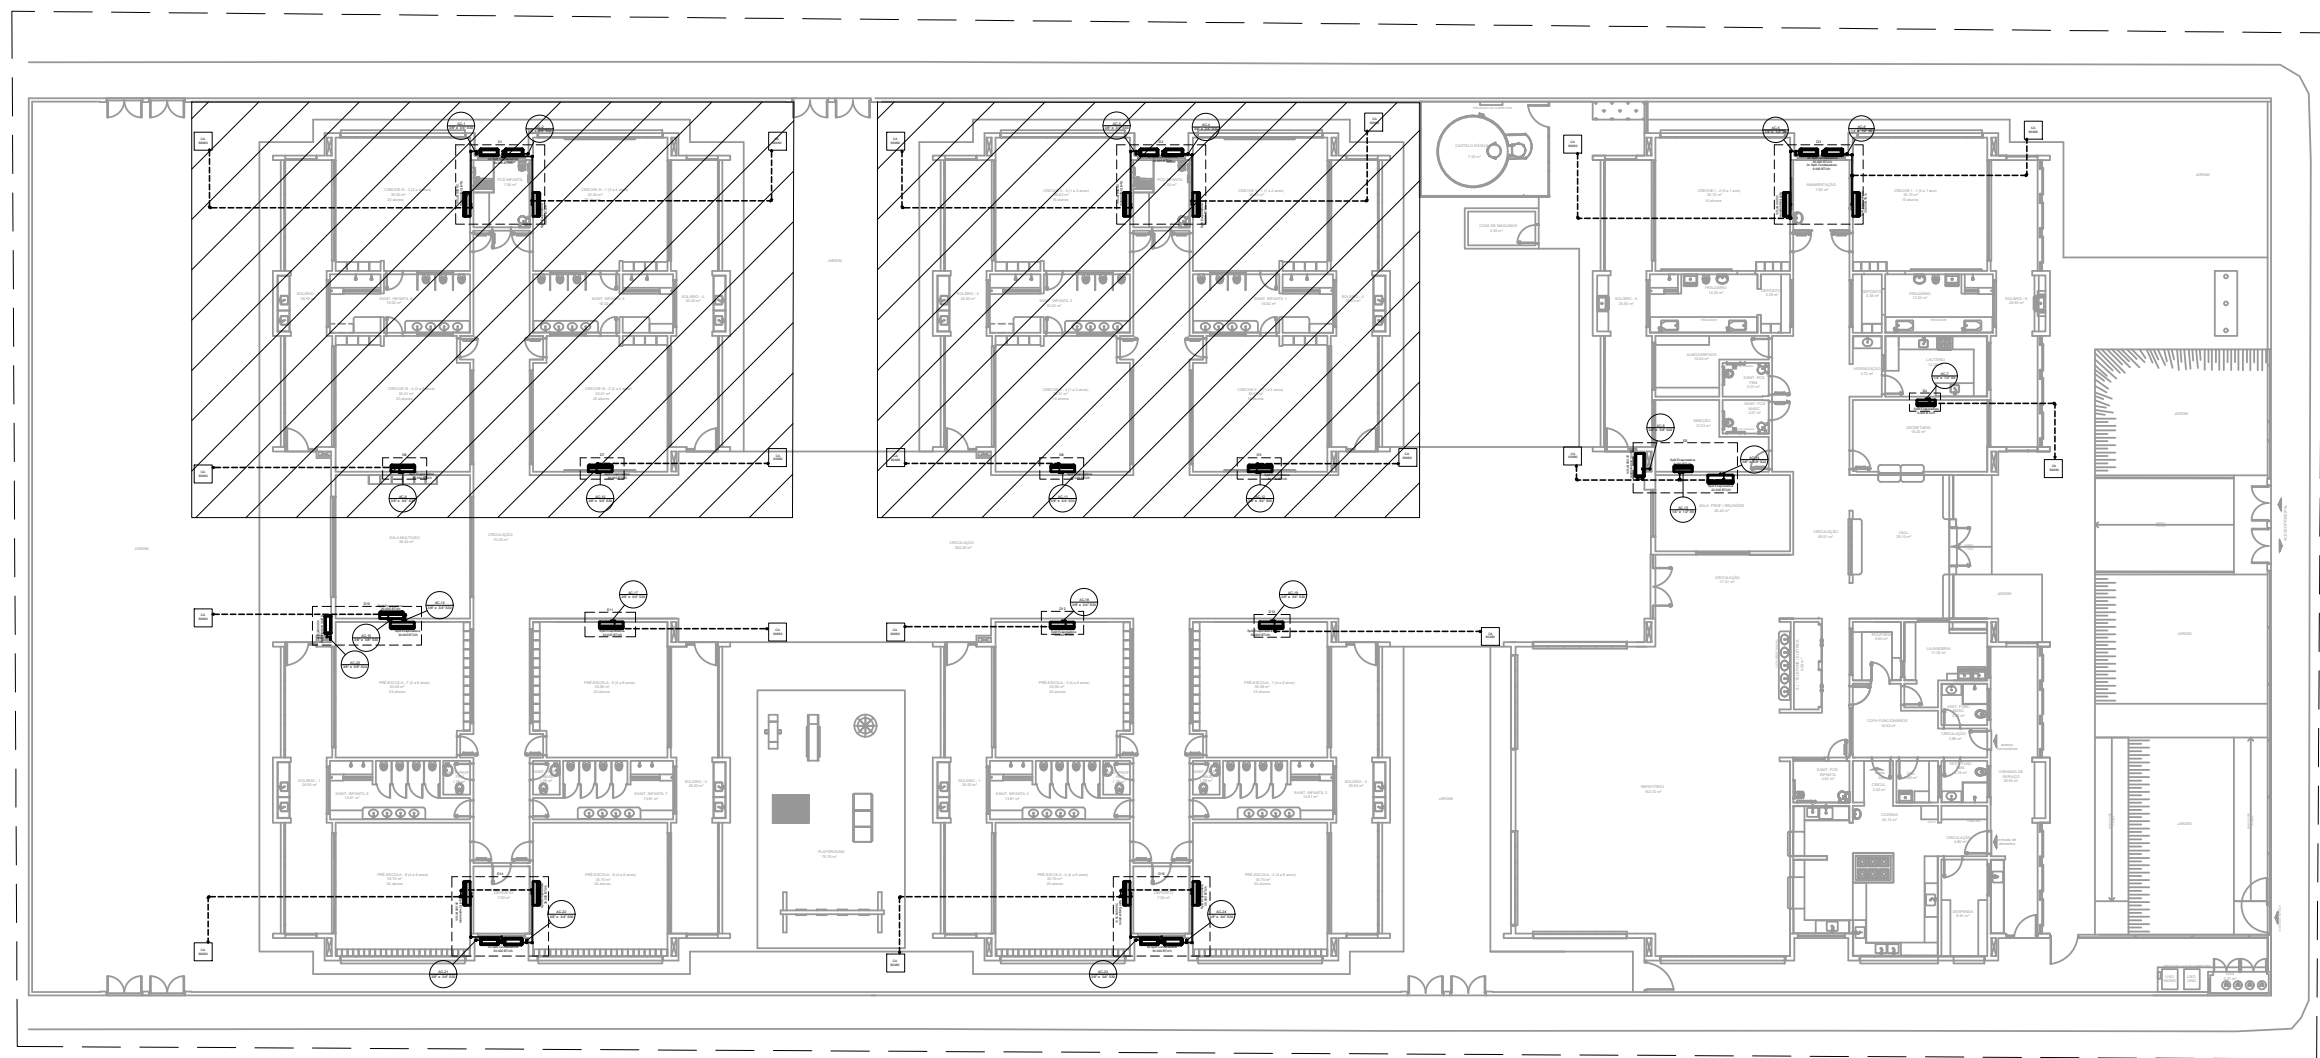

PLANTA DE REFERÊNCIA TÉRREO
SEM ESCALA

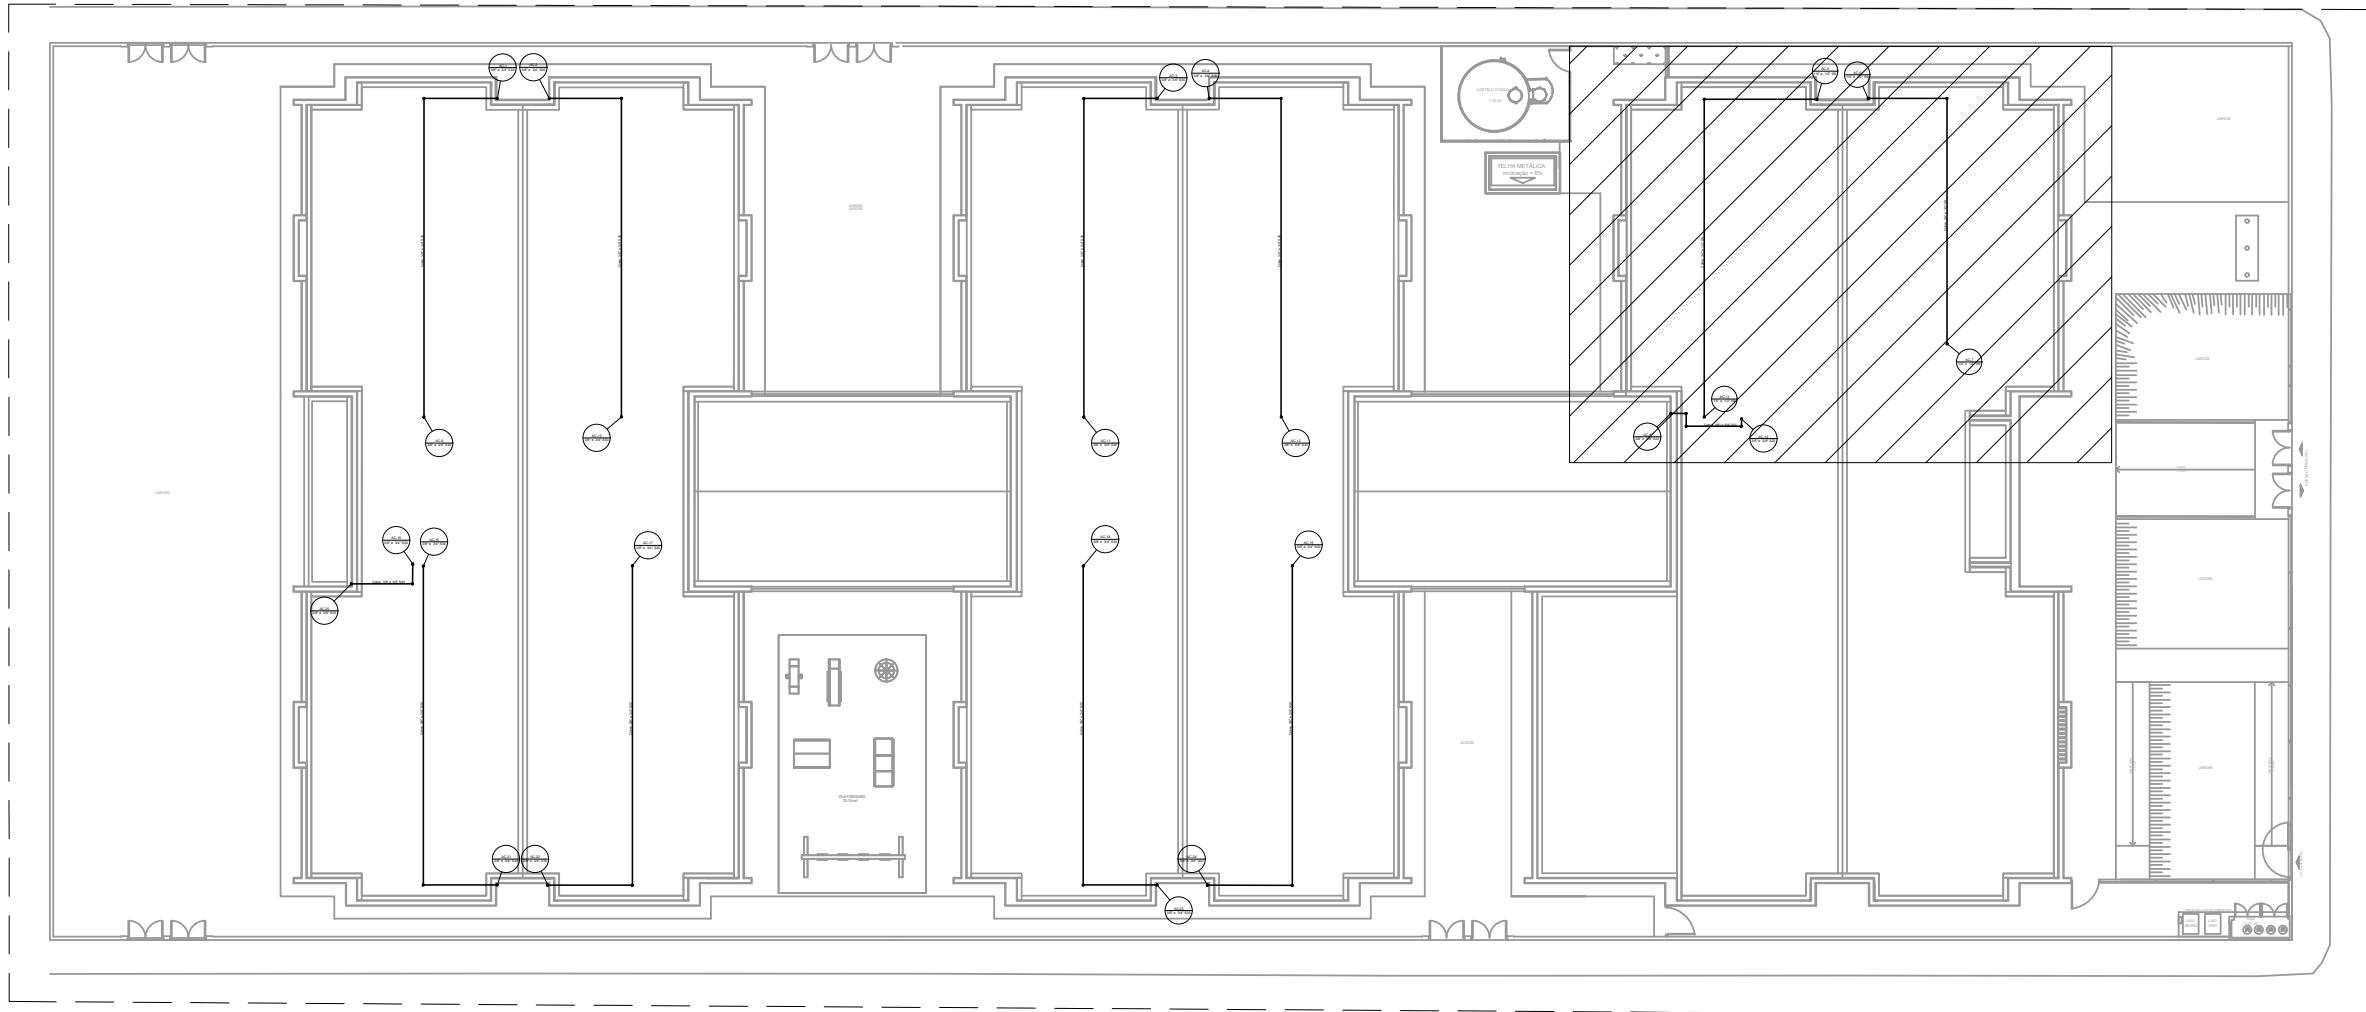

PLANTA DE REFERÊNCIA COBERTURA
SEM ESCALA

Lista de materiais	
Climatização	
Caixa de passagem - embutir	
Plástico 160x20x60 mm	22 pc
Equipamentos Ar condicionado	
Condensadora Split 22000 BTU/h	1 pc
30000 BTU/h	19 pc
Evaporadora Split 9000 BTU/h	2 pc
22000 BTU/h	1 pc
30000 BTU/h	19 pc
3000 BTU/h	2 pc
PVC rígido soldável	
Junte 90° soldável 25 mm	68 pc
Tubo 25 mm	242,21 m
Tubo 16 soldável 25 mm	4 pc
Segmento de duto	
Cabo PP Tetrapolar Isol. PVC - 0,61KV #2,5 mm²	13,45 m
#4,0 mm²	91,01 m
Tubo Isolante Esponjoso 1/2"	6,2 m
1/4"	6,2 m
3/4"	98,26 m
5/8"	72,49 m
Tubo de cobre flexível 1/2"	6,2 m
1/4"	6,2 m
3/4"	25,77 m
5/8"	98,26 m
5/8"	72,49 m

ALTURA DOS EQUIPAMENTOS		
SIGLA	ITEM	ALTURA
Split	Evaporadora	240 CM
Split	Condensadora - baixa	0 CM
Split	Condensadora - média	100 CM

LEGENDA DE CONDUTOS	
Tubo Isolante	
Tubulação de dreno	

Legenda	
Caixa de passagem	
Condensadora split	
Evaporadora split	
CA 60X60	Evaporadora split

NOTAS:

1. EXECUTAR ESSE PROJETO JUNTAMENTE COM O PROJETO ESTRUTURAL.
2. ANTES DA CONCRETAGEM PREVER PASSAGEM PARA TUBULAÇÕES DENTRO DOS LIMITES ESTABELECIDOS PELA NBR 6116:2014.
3. TODAS AS CAIXA DE AREIA SÃO EXISTENTES NO PROJETO DE ÁGUAS PLUVIAIS.
4. AS TUBULAÇÕES DE DRENO SERÃO DE PVC RÍGIDO SOLDÁVEL, DE 25 MM DE DIÂMETRO E DEVERÃO SER EMBUTIDAS NO PISO COM INCLINAÇÃO MÍNIMA DE 2%.
5. OS DIÂMETROS DAS TUBULAÇÕES DE COBRE ESTÃO ESPECIFICADAS EM PROJETO.
6. TODAS AS PRUMADAS VERTICAIS DE COBRE DEVERÃO SER DESVIADAS DAS VIGAS DE CONCRETO.

REV. 00	02/02/22	EMISSÃO INICIAL	DAC
REVISÃO:	DATA :	DESCRIÇÃO:	RESP.:
			
PROJETO		GERÊNCIA DE PROJETOS	
 Rua Miguel Viana, nº 81, Sala 12 Bairro Morro Chic CEP: 37500-080 - Itajubá / MG Tel: (35) 3623-5720 www.dacengenharia.com.br		PROJETO DE PROJETOS PEDRO VANDERLEI JUSTINIANO COORDENAÇÃO DE PROJETOS ALDOREO CAETANO FERREIRA RESPONSÁVEL TÉCNICO ENRZ CIVIL FLAVIA C. BARROSA PROJETO ENRZ CIVIL FLAVIANA MARS DE PAIVA E SILVA REVISÃO ENRZ CIVIL FLAVIANA MARS DE PAIVA E SILVA	
DISCIPLINA CLIMATIZAÇÃO			
FASE DO PROJETO EXECUTIVO			
FOLHA Nº 02/04			
DATA INICIAL 02/02/2022	ESCALA INDICADA	REVISÃO R00	ARQUIVO DAC-PMRS-COR-PE-CU-R00.DWG