




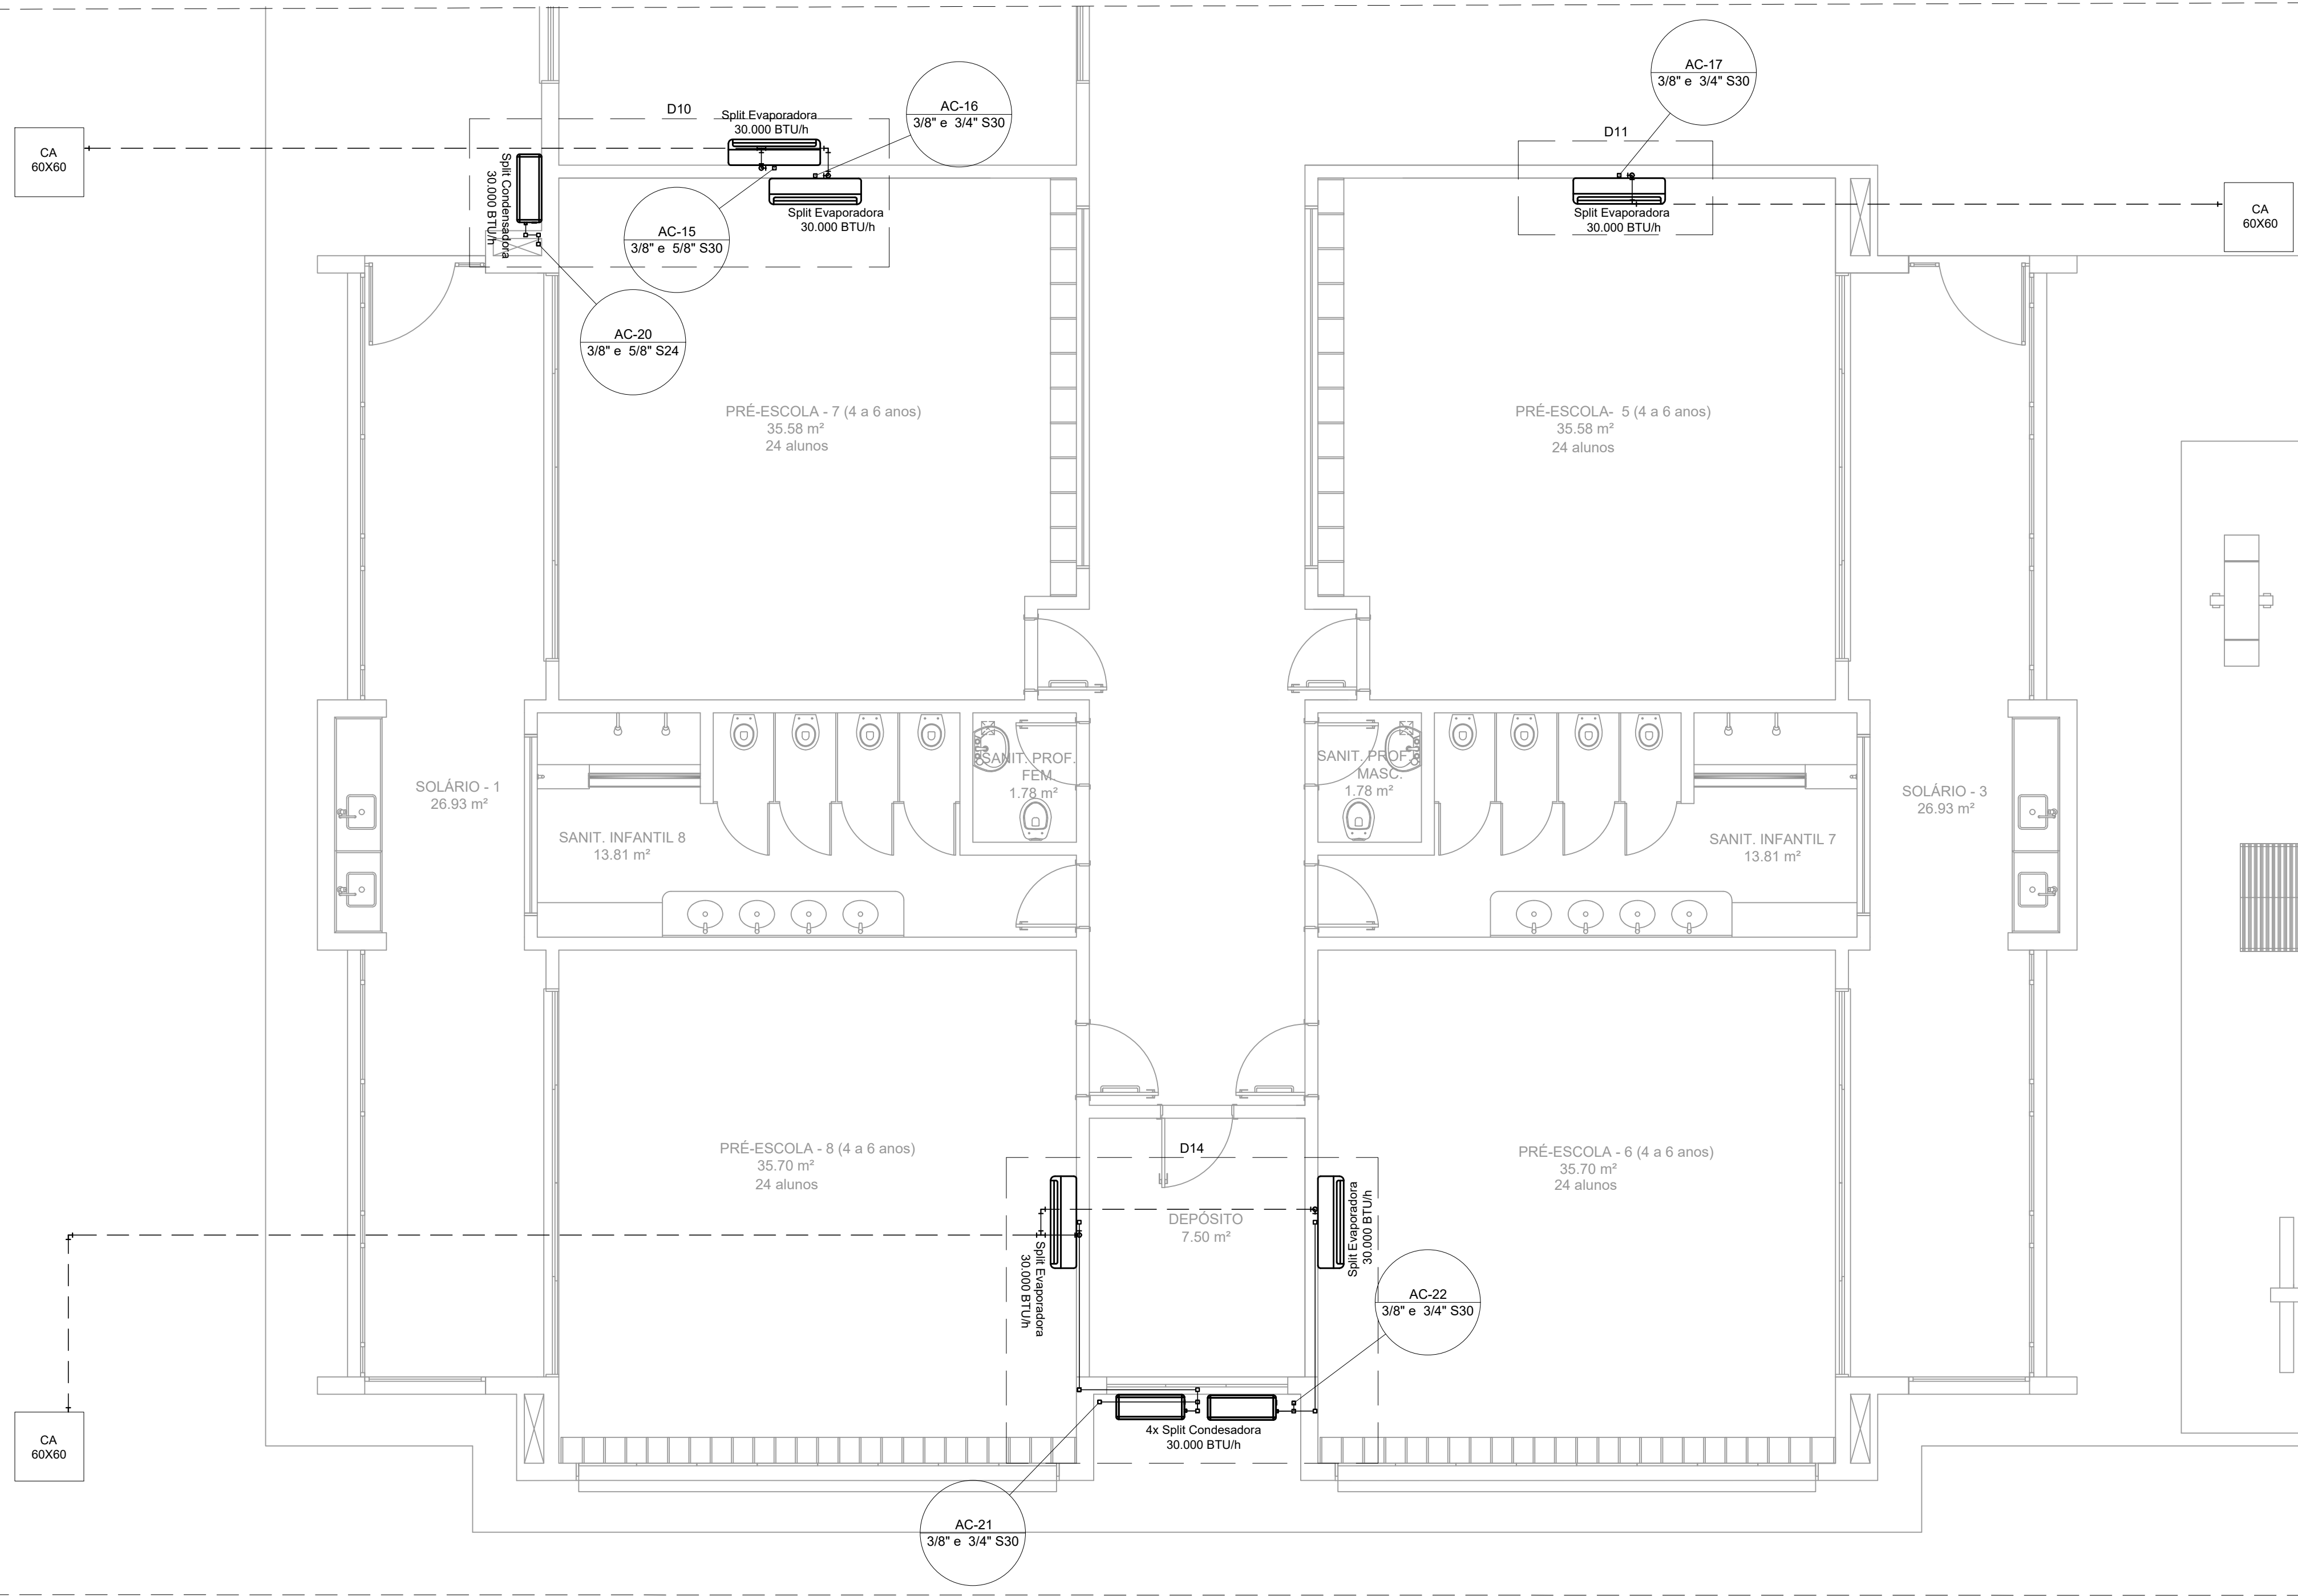

PLANTA BAIXA - TÉRREO VISTA 04
ESCALA 1:50

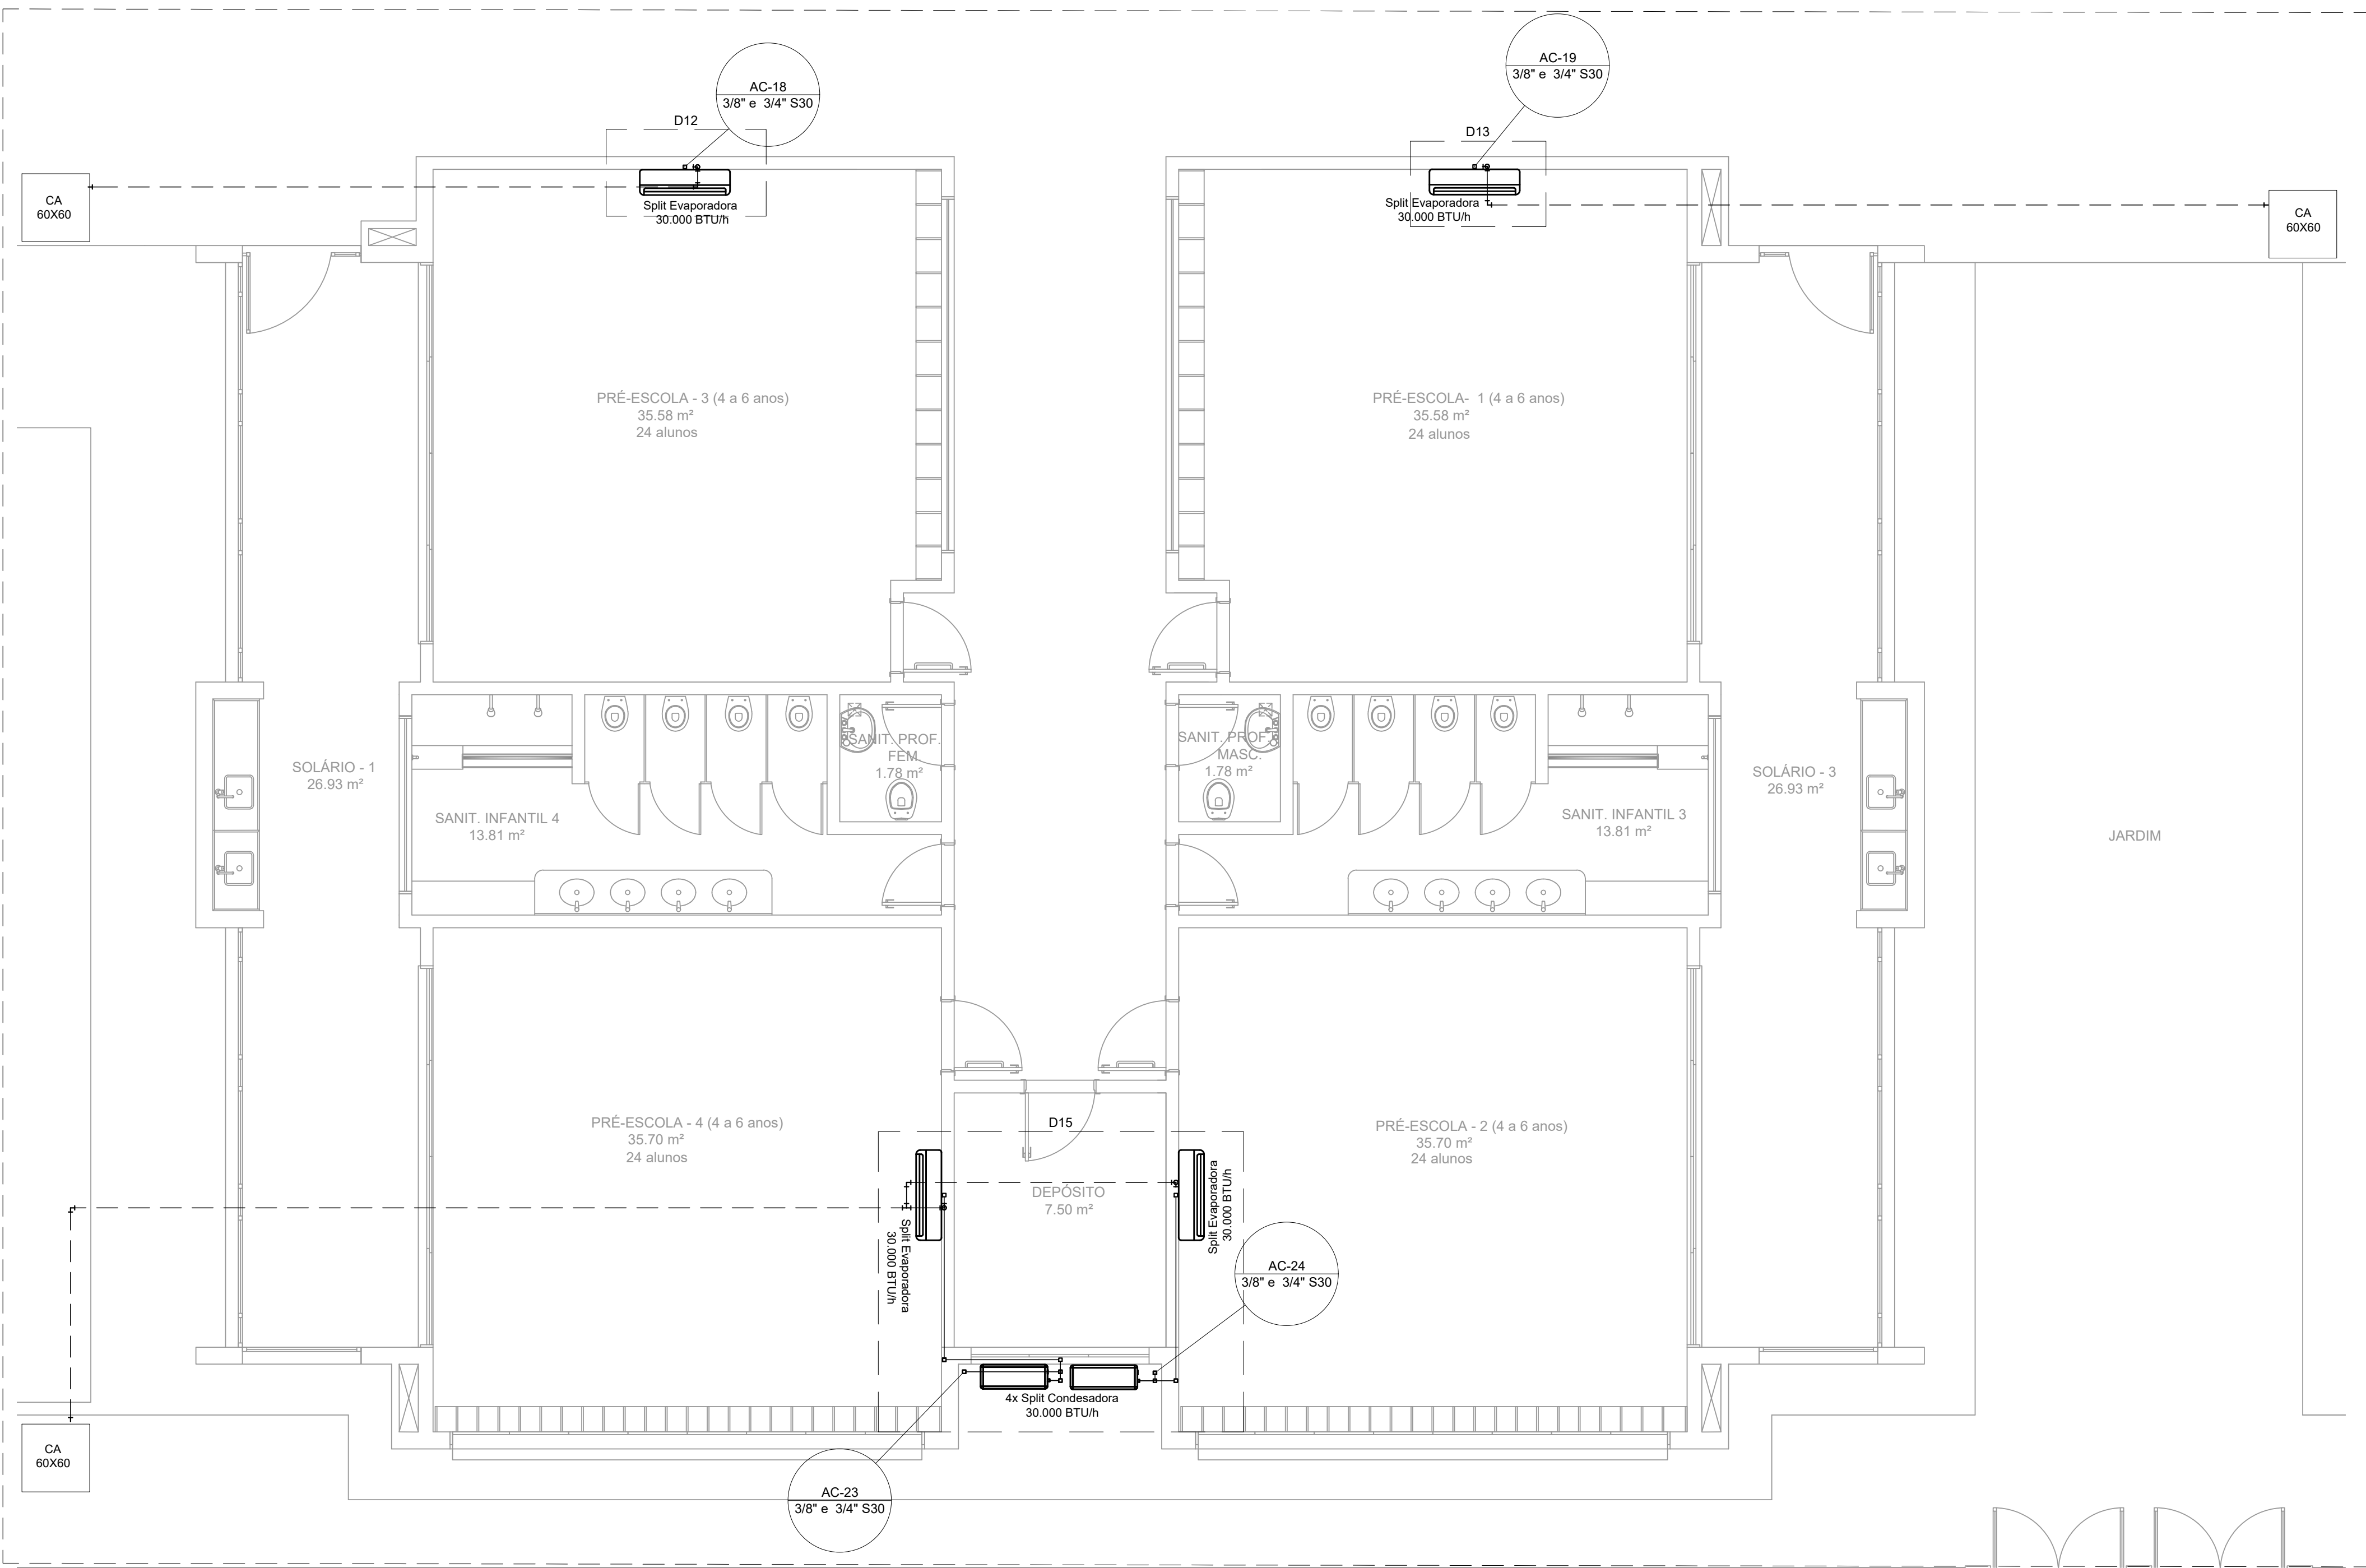

PLANTA BAIXA - TÉRREO VISTA 05
ESCALA 1:50

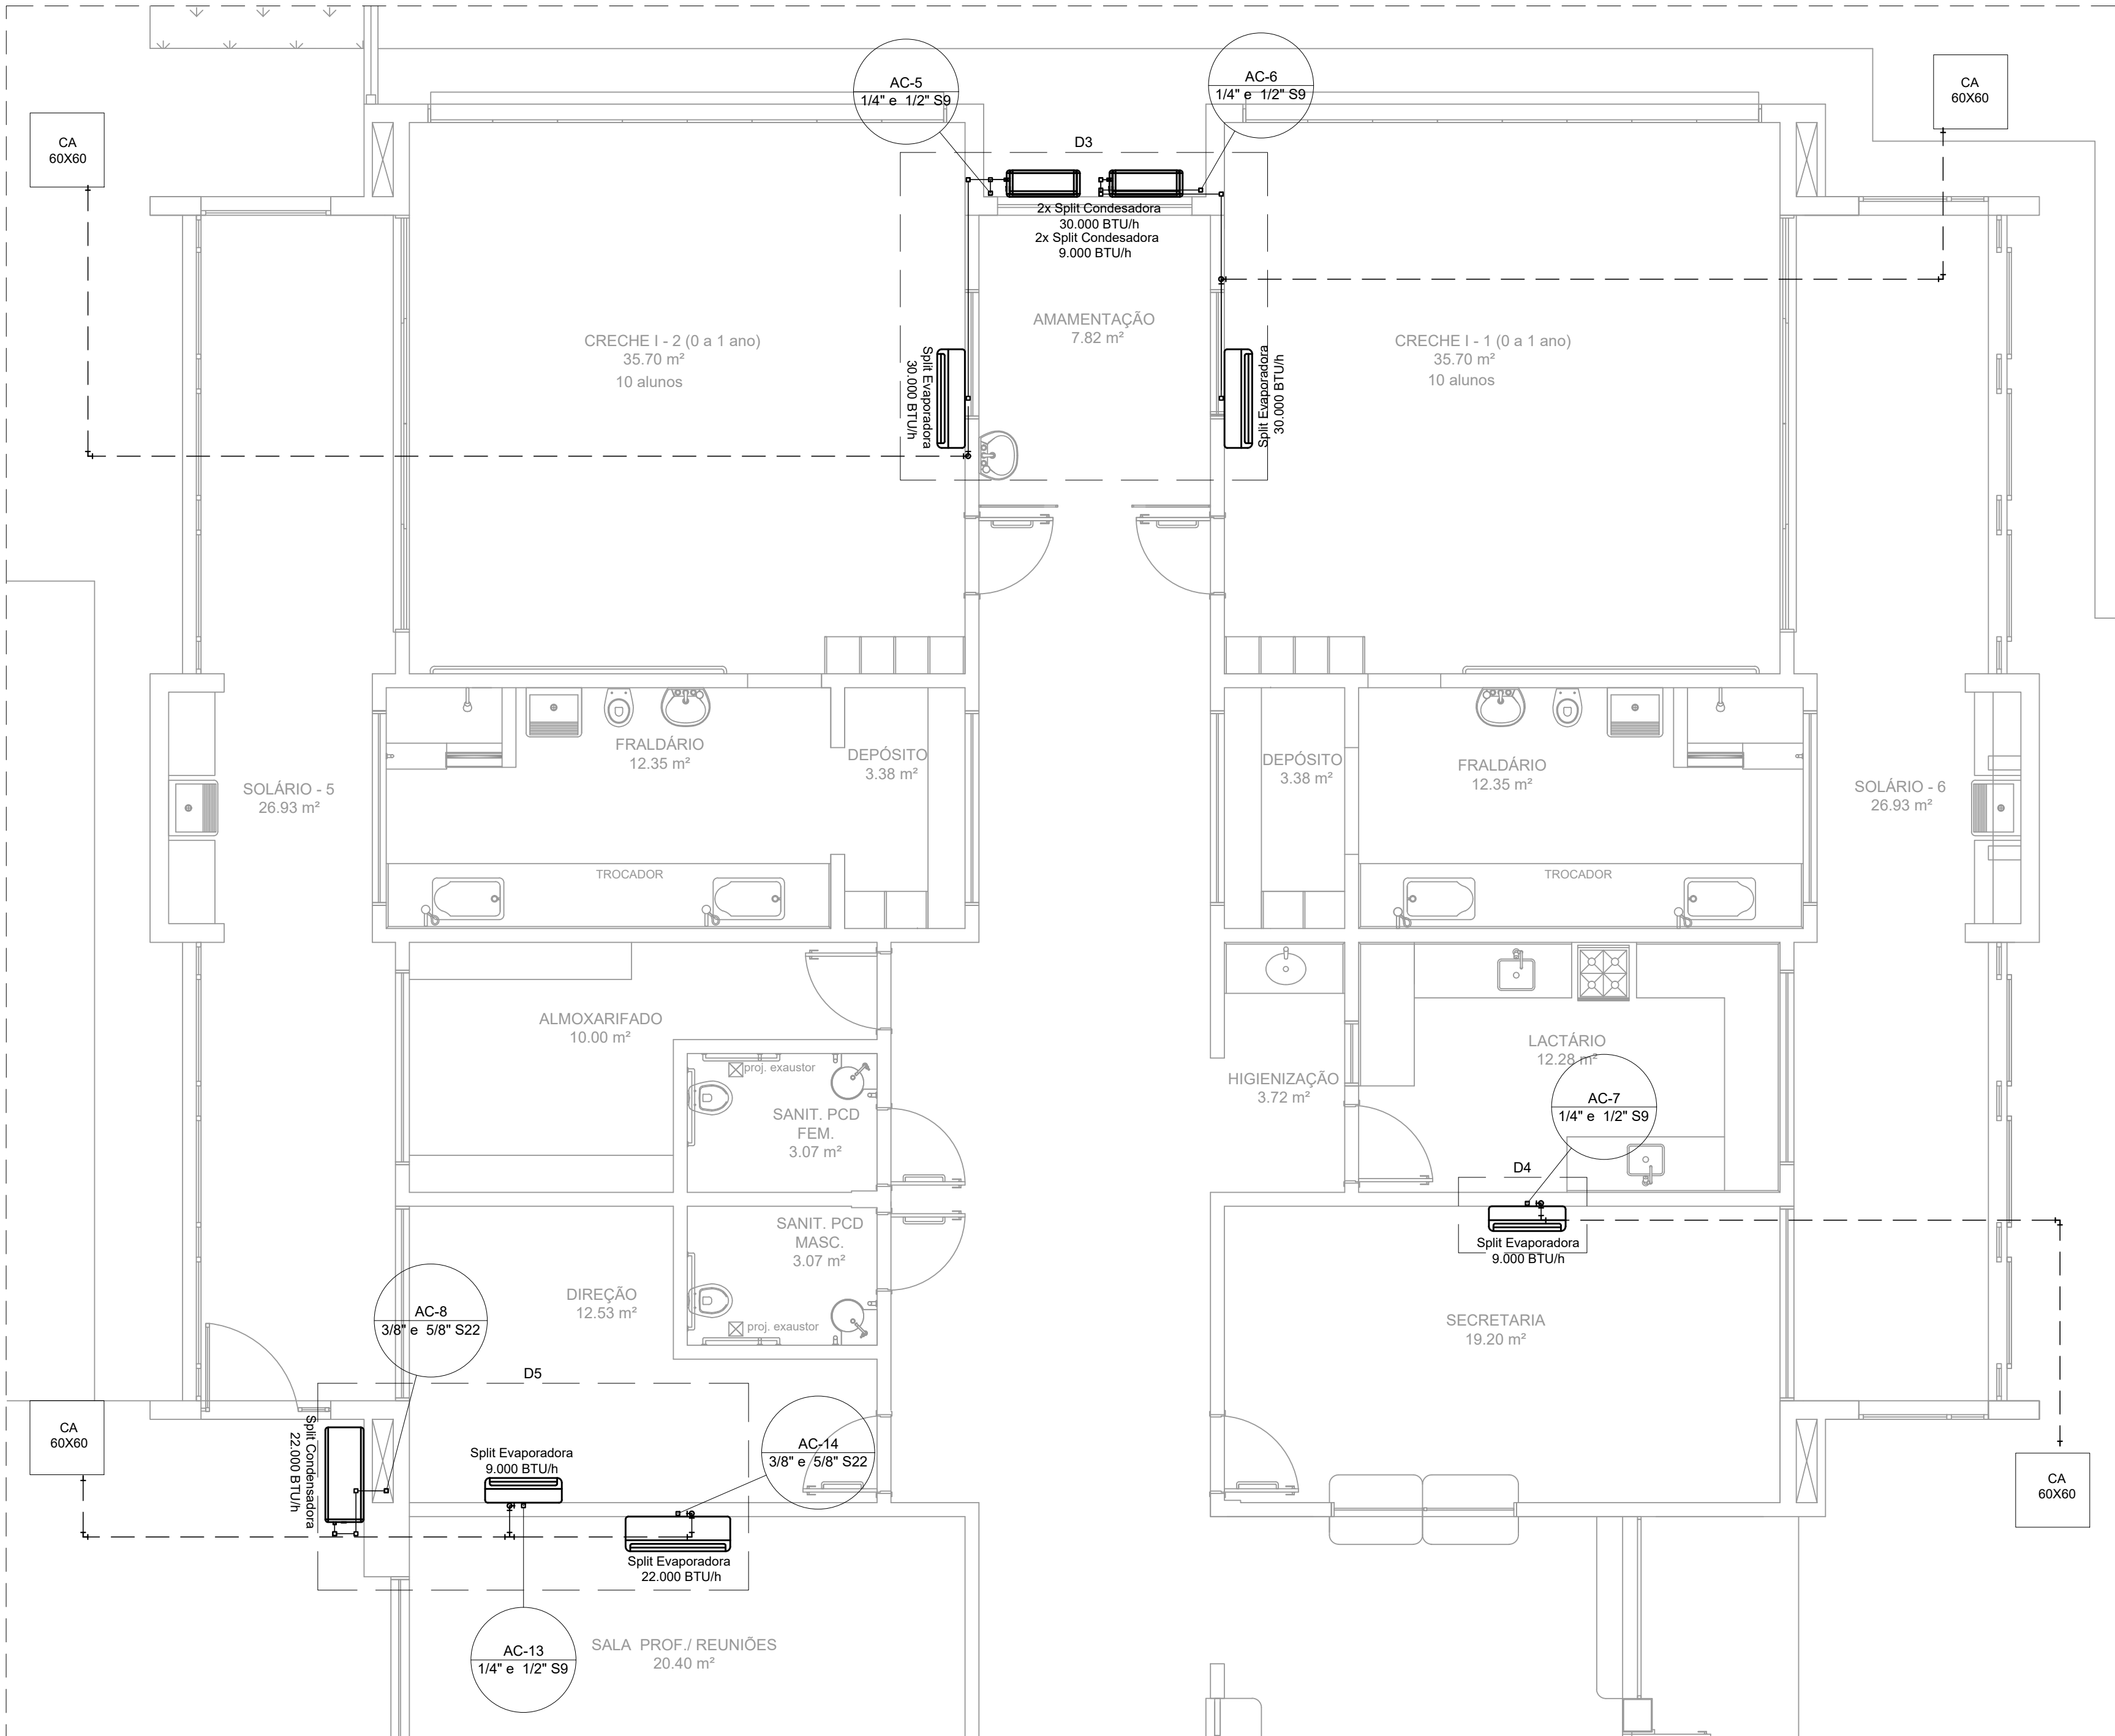

PLANTA BAIXA - TÉRREO VISTA 03
ESCALA 1:50


Lista de materiais	
Climatização	
Caixa de passagem - embutir	
Pelotas	160x200x60 mm 22 pc
Equipamentos Ar condicionado	
Condensadora Split	
22000 BTU/h	1 pc
30000 BTU/h	19 pc
9000 BTU/h	2 pc
Evaporadora Split	
22000 BTU/h	1 pc
30000 BTU/h	19 pc
9000 BTU/h	2 pc
PVC rígido solatável	
Jalisco 30° solatável	66 pc
Tubos	25 mm 242,21 m
Tubo isolante	16 90 solatável 4 pc
25 mm	4 pc
Segmento de cabo	
Cabo PP Tetrapolar Isol PVC - 0,6/1KV	
#2,5 mm²	13,45 m
#4,0 mm²	91,01 m
Tubo Isolante Esporçoso	
1/2"	6,2 m
1/4"	6,2 m
3/4"	25,77 m
3/8"	88,26 m
5/8"	72,49 m
Tubo de cobre flexível	
1/2"	6,2 m
1/4"	6,2 m
3/4"	25,77 m
3/8"	88,26 m
5/8"	72,49 m

ALTURA DOS EQUIPAMENTOS		
SIGLA	ITEM	ALTURA
	Split Evaporadora	240 CM
	Split Condensadora - baixa	0 CM
	Split Condensadora - média	100 CM

LEGENDA DE CONDUTOS	
Tubo isolante	
Tubulação de dreno	

Legenda	
1	Caixa de passagem
	Condensadora split
	Evaporadora split
CA 60x60	Evaporadora split

- NOTAS:
1. EXECUTAR ESSE PROJETO JUNTAMENTE COM O PROJETO ESTRUTURAL.
 2. ANTES DA CONCRETAGEM PREVER PASSAGEM PARA TUBULAÇÕES DENTRO DOS LIMITES ESTABELECIDOS PELA NBR 6153:2014.
 3. TODAS AS CAIXA DE AREIA SÃO EXISTENTES NO PROJETO DE ÁGUAS PLUVIAIS.
 4. AS TUBULAÇÕES DE DRENO SERÃO DE PVC RÍGIDO SOLDÁVEL DE 25 MM DE DIÂMETRO E DEVERÃO SER EMBITADAS NO PISO COM INCLINAÇÃO MÍNIMA DE 2‰.
 5. OS DIÂMETROS DAS TUBULAÇÕES DE COBRE ESTÃO ESPECIFICADAS EM PROJETO.
 6. TODAS AS PRIMARIAS VERTICAIS DE COBRE DEVERÃO SER DESVIADAS DAS VIGAS DE CONCRETO.

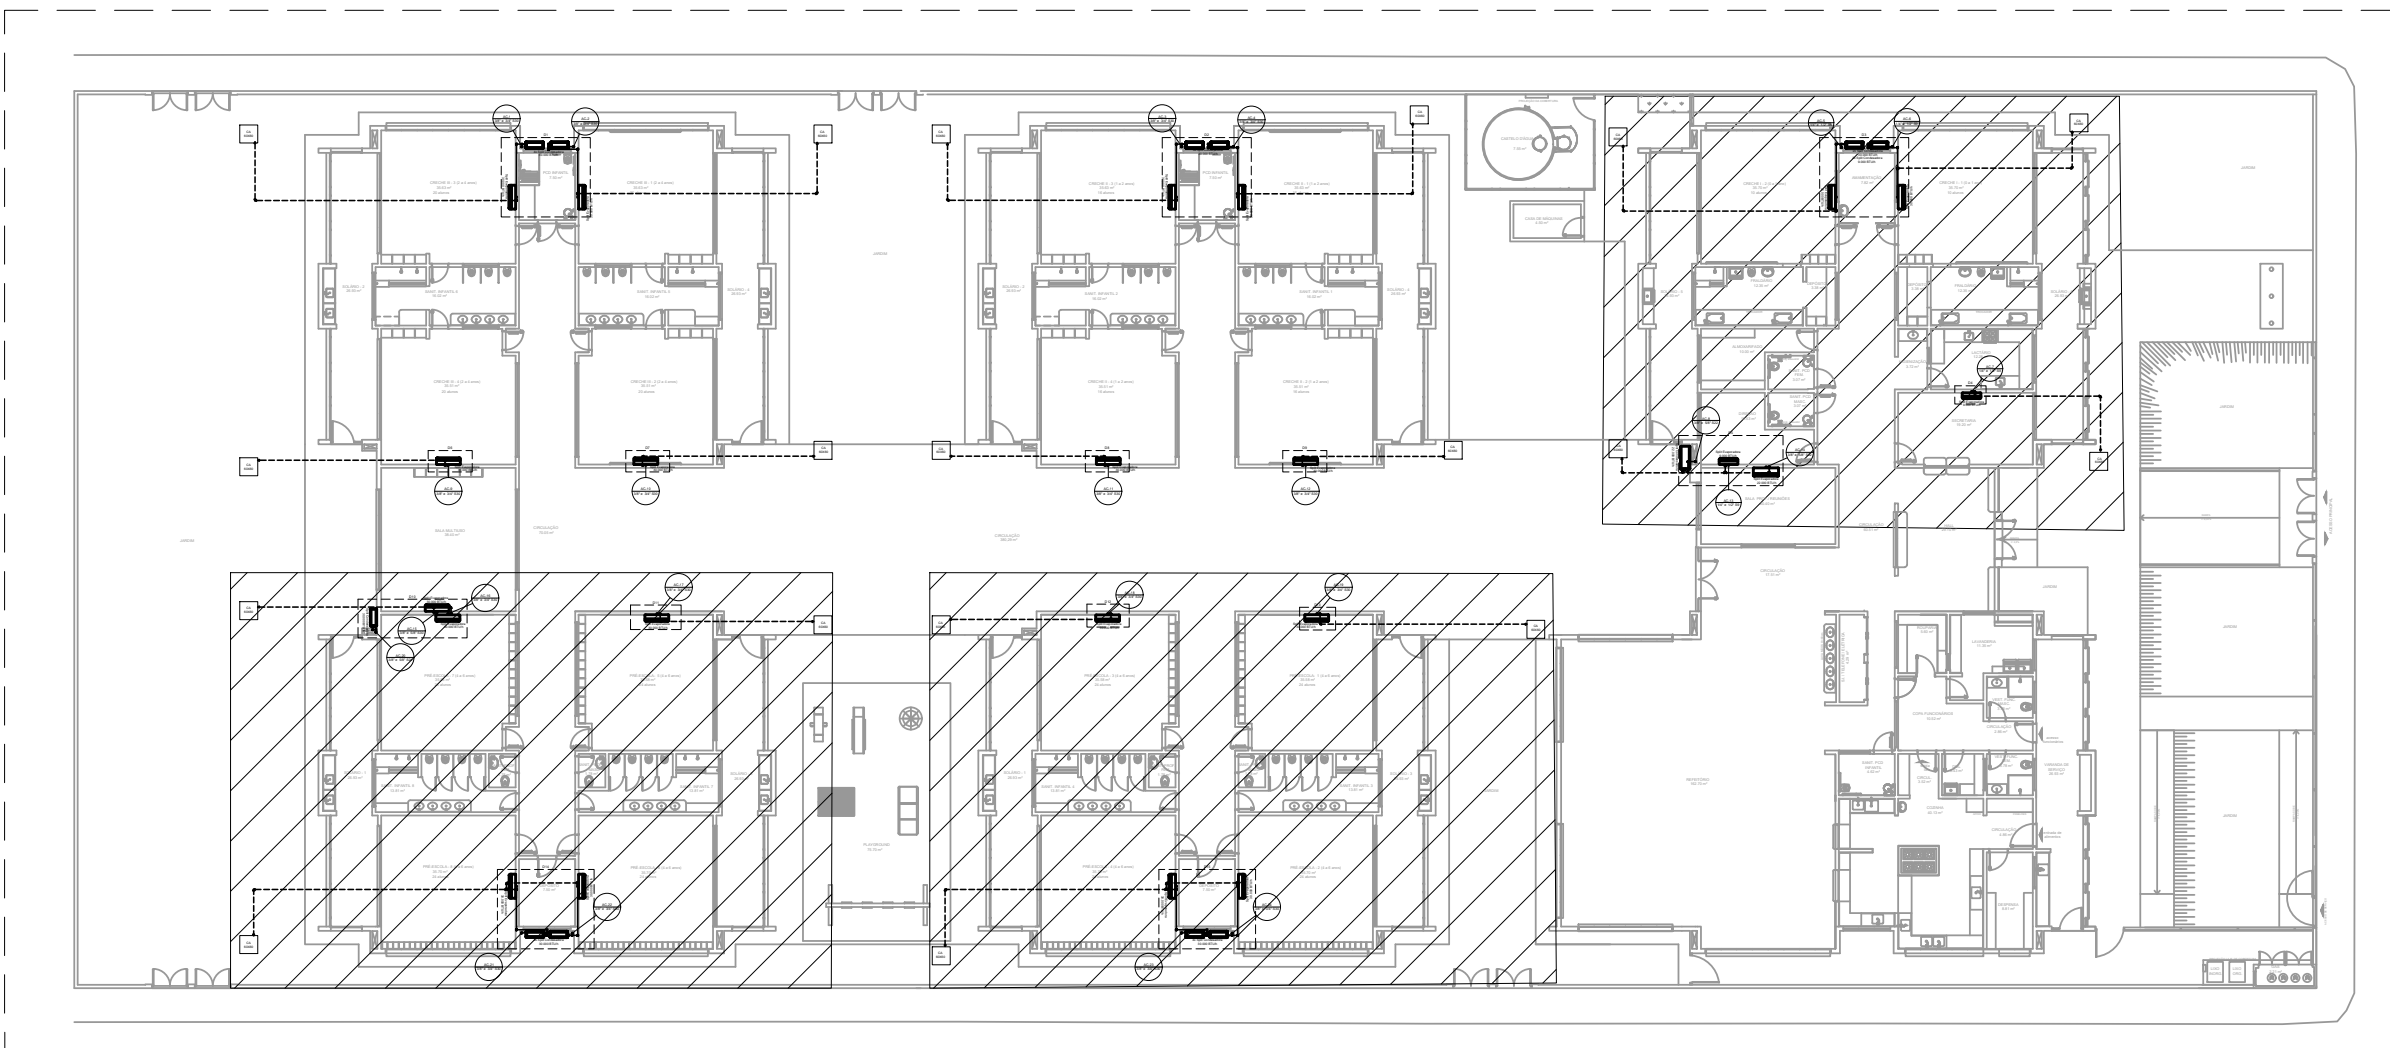

PLANTA DE REFERÊNCIA TÉRREO
SEM ESCALA

REV. 00	02/02/22	EMISSÃO INICIAL	DAC
REVISÃO:	DATA :	DESCRIÇÃO:	RESP.:
			
PROJETO		COORDENADOR DE PROJETOS ENGR. CIVIL FLAVIO C. BARROSA	
COORDENADOR DE PROJETOS ALDOIS CAETANO FERRERA		ENGR. CIVIL FLAVIO C. BARROSA	
RESPONSÁVEL TÉCNICO ENGR. CIVIL FLAVIO C. BARROSA		ENGR. CIVIL FLAVIO C. BARROSA	
PROJETO ENGR. CIVIL FLAVIO C. BARROSA		ENGR. CIVIL FLAVIO C. BARROSA	
ENGR. CIVIL FLAVIO C. BARROSA		ENGR. CIVIL FLAVIO C. BARROSA	
CONSTRUÇÃO DA CRECHE BEIRA RIO			
ENDEREÇO RUA MARCOS FLAVIO E DIAS, B. JARDIM BEIRA RIO SANTA RITA DO SAPUCAÍ - MINAS GERAIS		DISCIPLINA CLIMATIZAÇÃO	
ASSUNTO PROJETO DE CLIMATIZAÇÃO PLANTA BAIXA - PLANTA BAIXA TÉRREO, LISTA DE MATERIAIS E LEGENDA		FASE DO PROJETO EXECUTIVO	
DATA FINAL 02/02/2022		ESCALA INDICADA	
REVISÃO ROO		APROVADO DAC-PMSRS-CBR-PE-CU-ROO-DWG	