


PROJETO DE INSTALAÇÕES ELÉTRICAS
ESCALA INDICADA

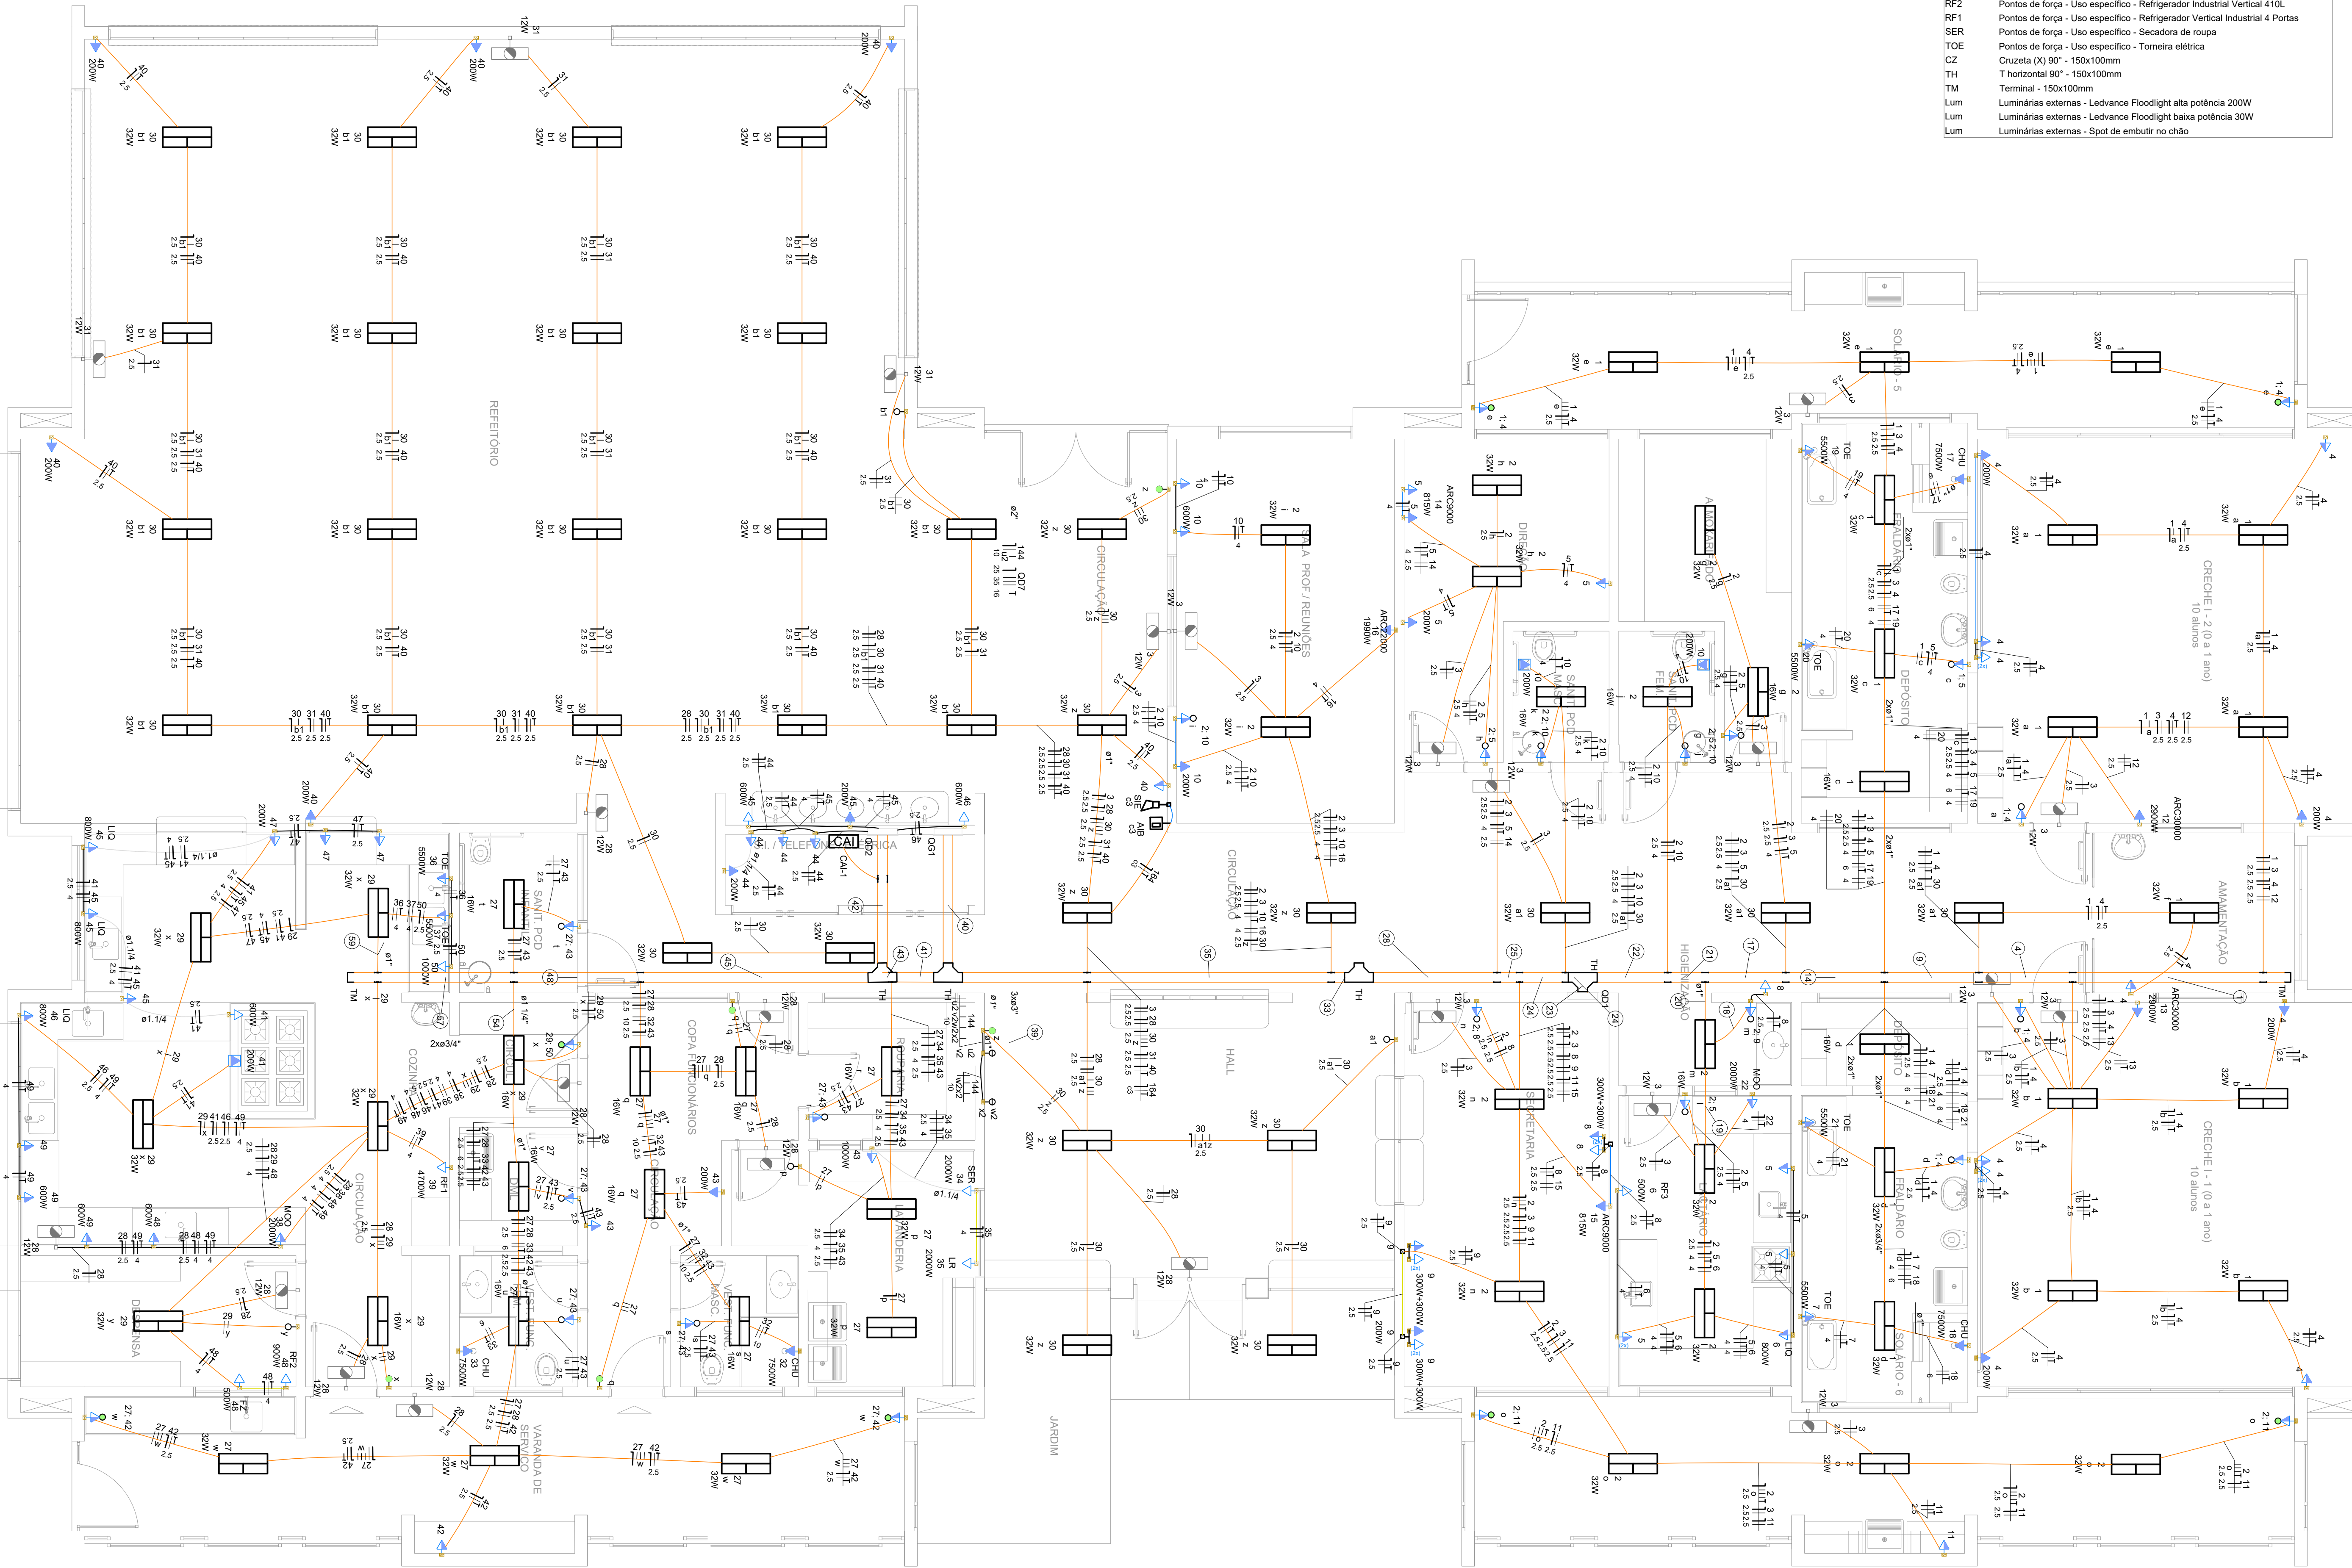

PLANTA BAIXA
ESCALA 1:50

Legenda das indicações	
4v	Pontos de força - Uso específico - Bomba - 4cv trifásico
CHU	Pontos de força - Uso específico - Chuveiro 7500 W
ARC22000	Pontos de força - Uso específico - Condicionador de ar Split 22000BTU
ARC30000	Pontos de força - Uso específico - Condicionador de ar Split 30000BTU
FZ	Pontos de força - Uso específico - Freezer Industrial
LR	Pontos de força - Uso específico - Lavadora de roupa 2000W
LQ	Pontos de força - Uso específico - Liquidificador
MOO	Pontos de força - Uso específico - Microondas
RF3	Pontos de força - Uso específico - Refrigerador Industrial Vertical 300L
RF2	Pontos de força - Uso específico - Refrigerador Industrial Vertical 410L
RF1	Pontos de força - Uso específico - Refrigerador Vertical Industrial 4 Portas
SER	Pontos de força - Uso específico - Secadora de roupa
TOE	Pontos de força - Uso específico - Torneira elétrica
CZ	Cruzeta (X) 90° - 150x100mm
TH	T horizontal 90° - 150x100mm
TM	Terminal - 150x100mm
Lum	Luminárias externas - Ledvance Floodlight alta potência 200W
Lum	Luminárias externas - Ledvance Floodlight baixa potência 30W
Lum	Luminárias externas - Spot de embutir no chão

Legenda de fiação	
1	1 3 4 12 2.5 2.5 2.5
4	1 3 4 12 13 2.5 2.5 2.5 2.5
9	1 3 4 12 13 30 2.5 2.5 2.5 2.5 2.5
14	1 3 4 5 7 12 2.5 2.5 4 4 2.5 1.4 1.4 1.4 1.4 1.4
17	1 2 3 4 5 6 7 2.5 2.5 2.5 4 4 4 1.4 1.4 1.4 1.4 1.4
18	2 3 4 5 6 22 2.5 2.5 4 4 4
19	2 3 4 5 6 8 9 2.5 2.5 4 4 2.5 2.5
20	1 2 3 4 5 6 7 2.5 2.5 2.5 4 4 4 1.4 1.4 1.4 1.4 1.4
21	1 2 3 4 5 6 7 2.5 2.5 2.5 4 4 4 1.4 1.4 1.4 1.4 1.4
22	1 2 3 4 5 6 7 2.5 2.5 2.5 4 4 4 1.4 1.4 1.4 1.4 1.4
23	1 2 3 4 5 6 7 2.5 2.5 2.5 4 4 4 1.4 1.4 1.4 1.4 1.4

Legenda de condutos	
Elétrica	
	Teto
	Alta
	Média
	Baixa
	Piso

24	2 3 4 5 6 7 8 9 10 2.5 2.5 4 2.5 2.5 4 1.4 1.4 1.4 1.4 1.4 1.4
25	2 3 4 5 6 7 8 9 10 2.5 2.5 4 2.5 2.5 4 1.4 1.4 1.4 1.4 1.4 1.4
28	2 3 4 5 6 7 8 9 10 2.5 2.5 4 2.5 2.5 4 1.4 1.4 1.4 1.4 1.4 1.4
33	2 3 4 5 6 7 8 9 10 2.5 2.5 4 2.5 2.5 4 1.4 1.4 1.4 1.4 1.4 1.4
35	2 3 4 5 6 7 8 9 10 2.5 2.5 4 2.5 2.5 4 1.4 1.4 1.4 1.4 1.4 1.4
39	2 3 4 5 6 7 8 9 10 2.5 2.5 4 2.5 2.5 4 1.4 1.4 1.4 1.4 1.4 1.4
40	2 3 4 5 6 7 8 9 10 2.5 2.5 4 2.5 2.5 4 1.4 1.4 1.4 1.4 1.4 1.4
41	2 3 4 5 6 7 8 9 10 2.5 2.5 4 2.5 2.5 4 1.4 1.4 1.4 1.4 1.4 1.4
42	2 3 4 5 6 7 8 9 10 2.5 2.5 4 2.5 2.5 4 1.4 1.4 1.4 1.4 1.4 1.4
43	2 3 4 5 6 7 8 9 10 2.5 2.5 4 2.5 2.5 4 1.4 1.4 1.4 1.4 1.4 1.4
48	2 3 4 5 6 7 8 9 10 2.5 2.5 4 2.5 2.5 4 1.4 1.4 1.4 1.4 1.4 1.4
54	2 3 4 5 6 7 8 9 10 2.5 2.5 4 2.5 2.5 4 1.4 1.4 1.4 1.4 1.4 1.4
57	2 3 4 5 6 7 8 9 10 2.5 2.5 4 2.5 2.5 4 1.4 1.4 1.4 1.4 1.4 1.4
59	2 3 4 5 6 7 8 9 10 2.5 2.5 4 2.5 2.5 4 1.4 1.4 1.4 1.4 1.4 1.4

REV. 00	02/02/22	EMISSION INICIAL	DAC
REVISÃO:	DATA:	DESCRIÇÃO:	RESP.:



PROJETO	GERÊNCIA DE PROJETOS PEDRO HENRIQUE JUSTINIANO COORDENAÇÃO DE PROJETOS ALDOIS CAETANO FERREIRA RESPONSÁVEL TÉCNICO ENG.º ELTR. ADRIANO CAMPOS PROJETO GUSTAVO ALVARENGA MISON DESENHO GUSTAVO ALVARENGA MISON	ENG. CIVIL CREA: MG-97.132/D CREA: MG-147.362/D
---------	--	---

CONSTRUÇÃO DA CRECHE BEIRA RIO				DISCIPLINA	
ENDEREÇO				ELÉTRICO	
RUA MARCOS FLÁVIO E DIAS, B. JARDIM BEIRA RIO				FASE DO PROJETO	
SANTA RITA DE SAPUCAÍ – MINAS GERAIS				EXECUTIVO	
ASSUNTO				FOLHA N.º	
LEGENDAS E				01/09	
PLANTA BAIXA					
DATA INICIAL	ESCALA	REVISÃO	ARQUIVO		
02/02/2022	INDICADA	R00	DAC-PMSRS-CBR-PE-ELE-R00.DWG		