



PROJETO DE INSTALAÇÕES ELÉTRICAS

ESCALA INDICADA

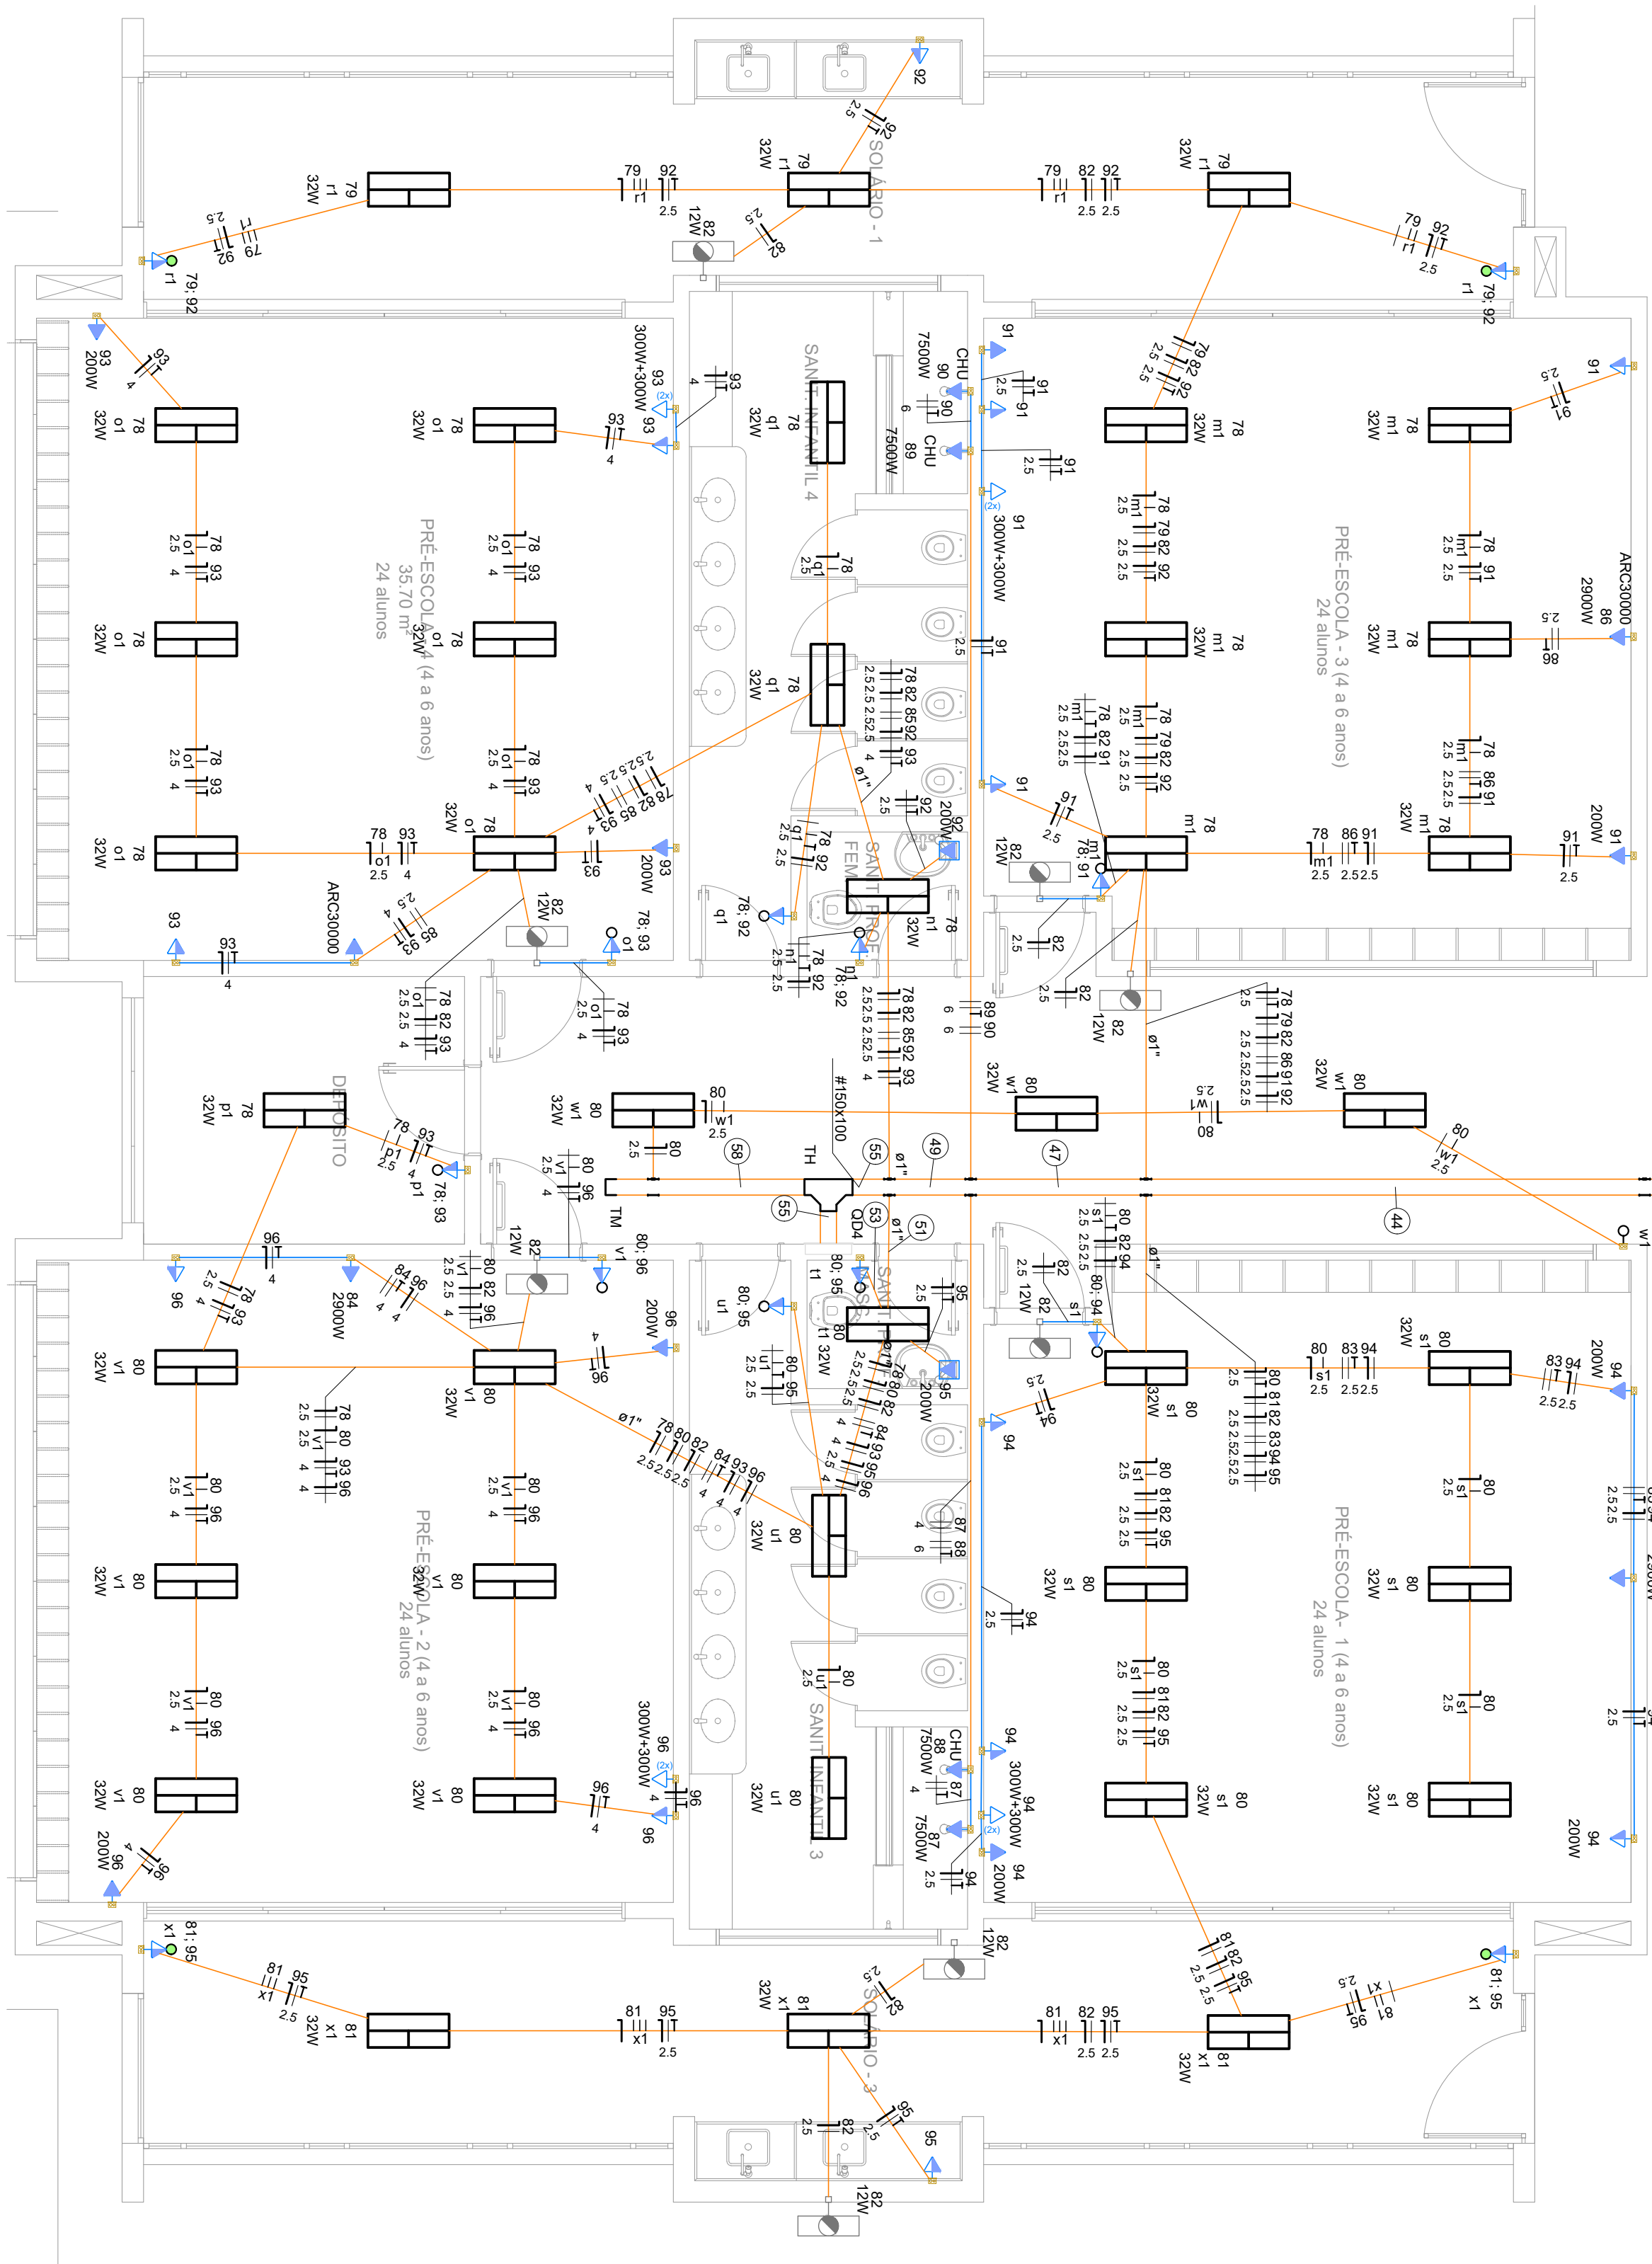

PLANTA BAIXA
ESCALA 1:50

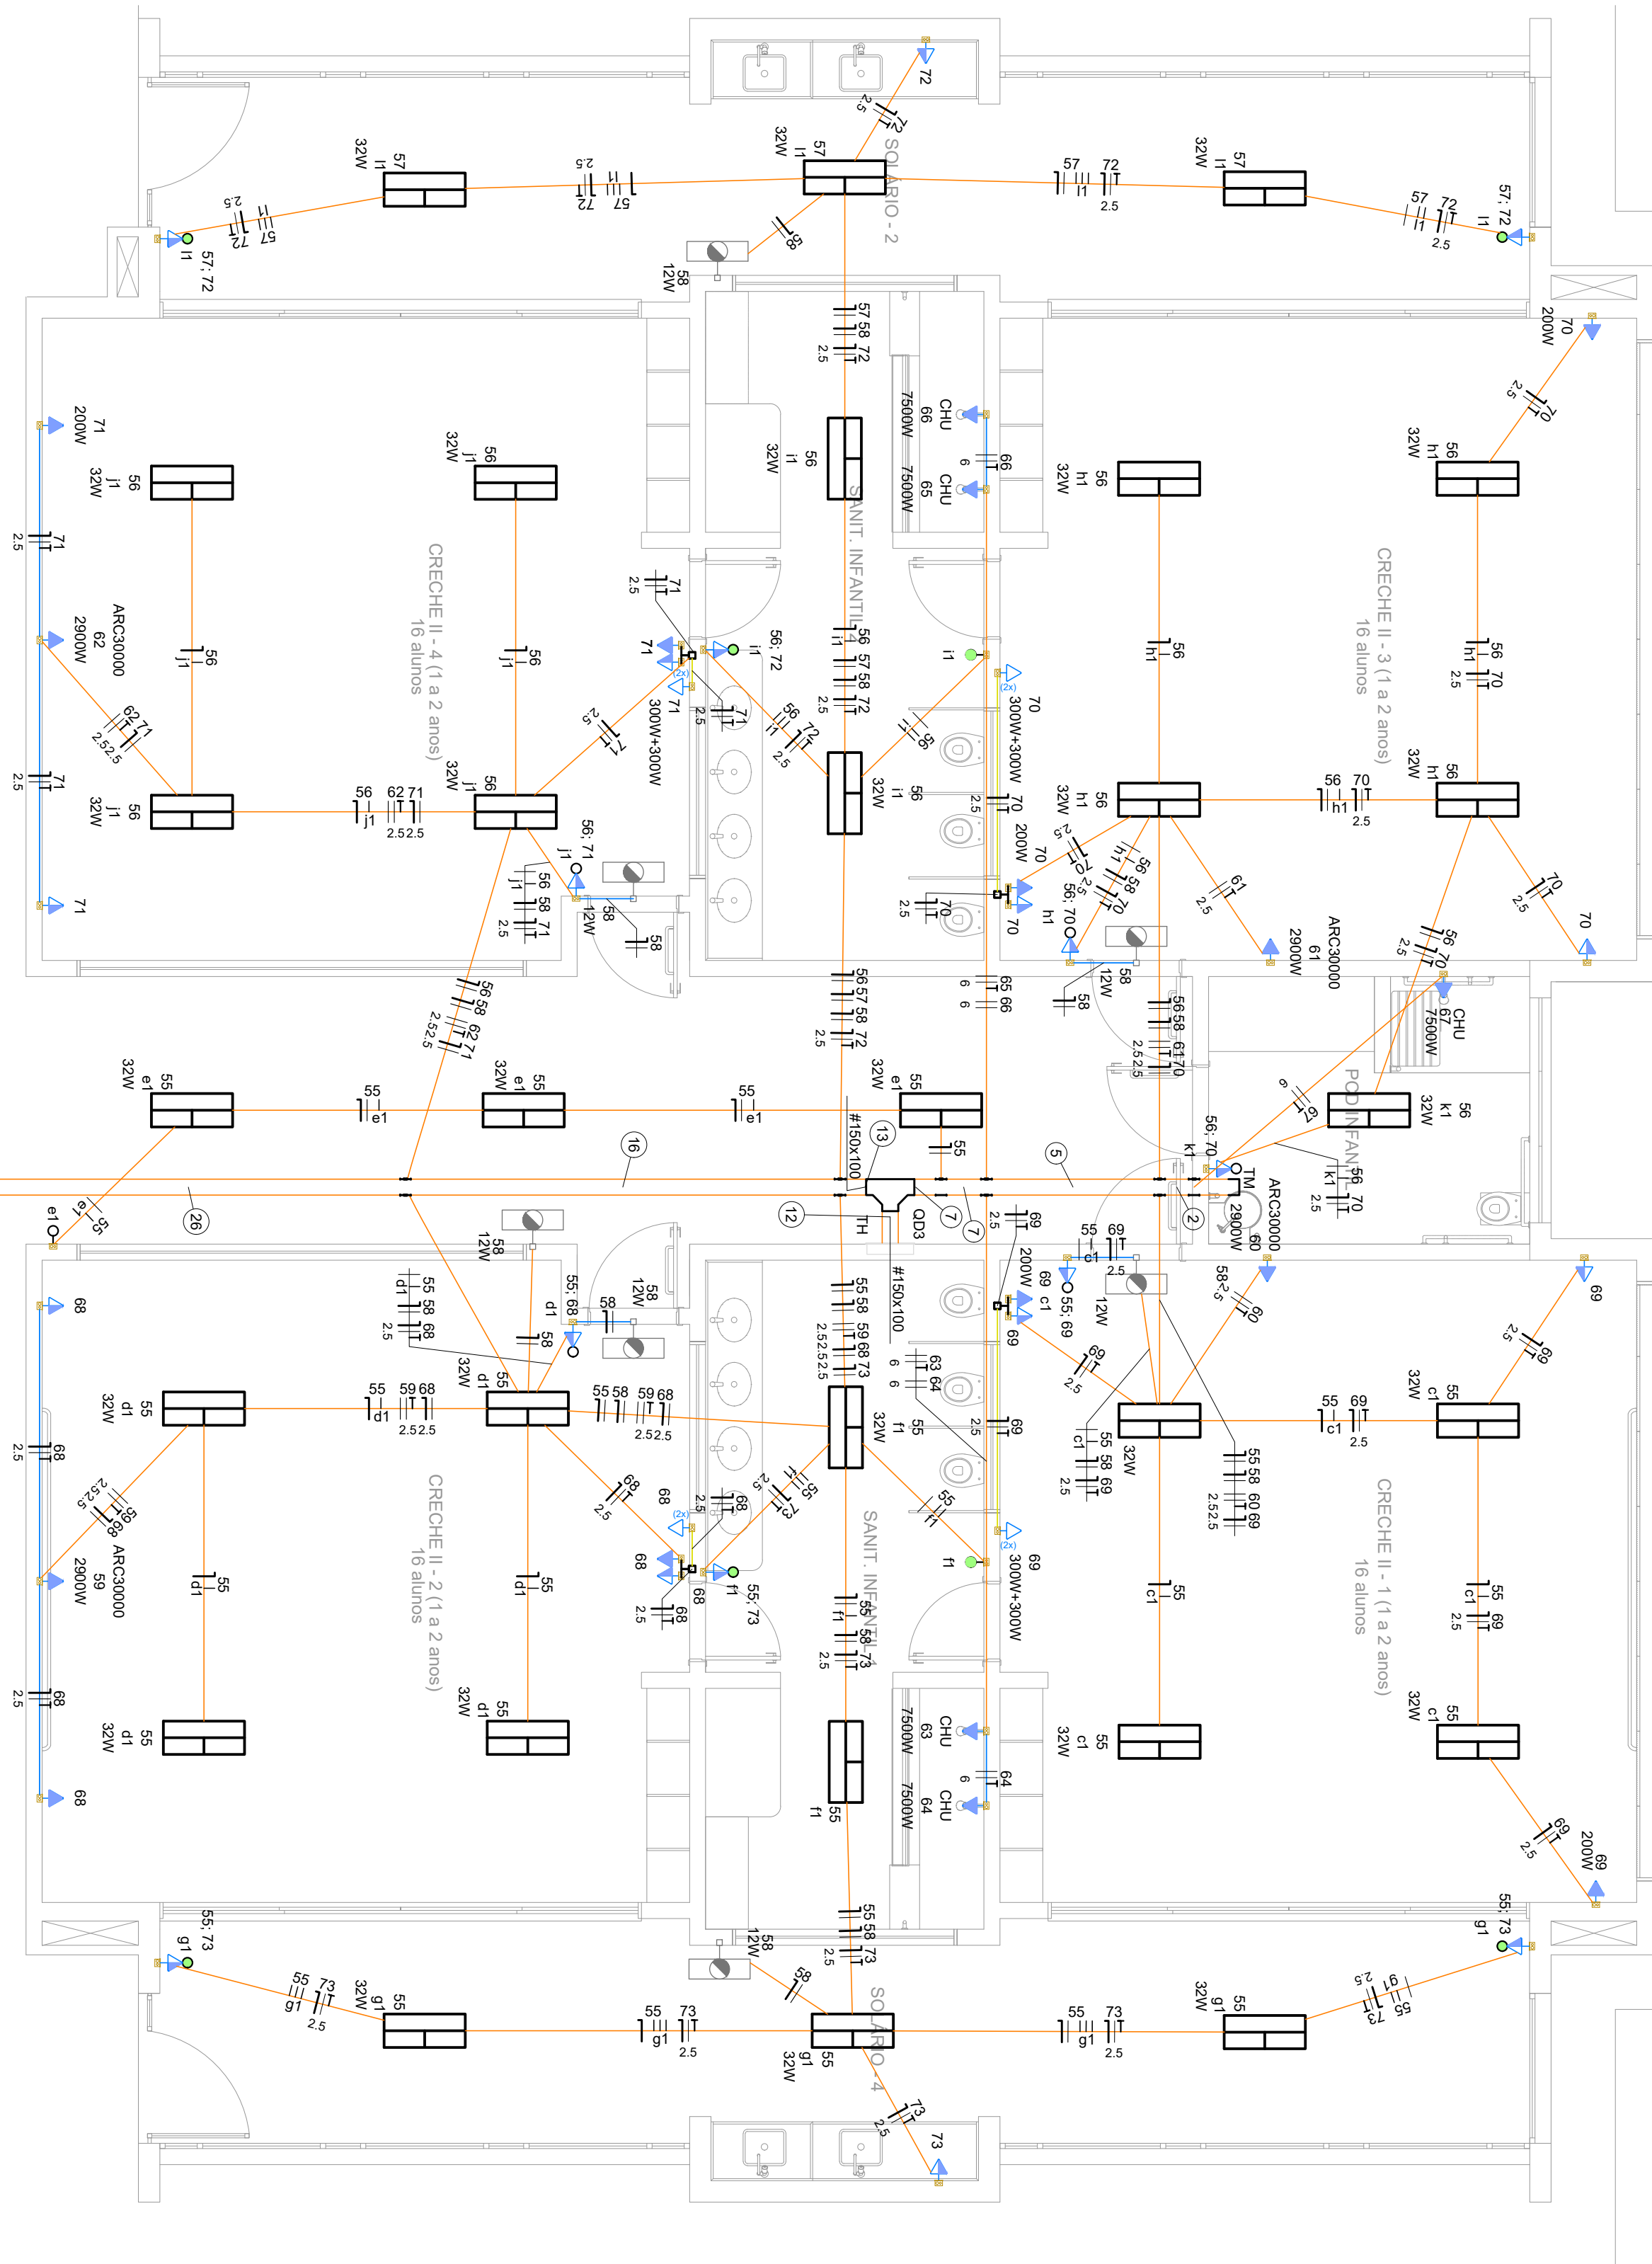

Legenda das indicações	
4cv	Pontos de força - Uso específico - Bomba - 4cv trifásico
CHU	Pontos de força - Uso específico - Chuveiro 7500 W
ARC22000	Pontos de força - Uso específico - Condicionador de ar Split 22000BTU
ARC30000	Pontos de força - Uso específico - Condicionador de ar Split 30000BTU
ARC9000	Pontos de força - Uso específico - Condicionador de ar Split 9000BTU
FZ	Pontos de força - Uso específico - Frezador Industrial
LR	Pontos de força - Uso específico - Lavadora de roupa 2000W
LQ	Pontos de força - Uso específico - Liquidificador
MOO	Pontos de força - Uso específico - Microondas
RF3	Pontos de força - Uso específico - Refrigerador Industrial Vertical 300L
RF2	Pontos de força - Uso específico - Refrigerador Industrial Vertical 410L
RF1	Pontos de força - Uso específico - Refrigerador Industrial Vertical 4 Portas
SER	Pontos de força - Uso específico - Secadora de roupa
TOE	Pontos de força - Uso específico - Tomada elétrica
CZ	Cruzeta (X) 90° - 150x100mm
TH	T horizontal 90° - 150x100mm
TM	Terminal - 150x100mm
Lum	Luminárias externas - Ledvance Floodlight alta potência 200W
Lum	Luminárias externas - Ledvance Floodlight baixa potência 30W
Lum	Luminárias externas - Spot de embutir no chão

Legenda de condutos	
Elétrica	
	Teto
	Alta
	Média
	Baixa
	Piso

Legenda de fiação	
(2)	$\begin{array}{c} 67 \\ \text{---} \\ 6 \end{array}$
(5)	$\begin{array}{c} 55\ 56\ 58\ 60\ 61\ 67 \\ \text{---} \\ 69\ 70 \\ \text{---} \\ 2.5\ 2.5\ 6 \\ 2.5\ 2.5 \end{array}$
(7)	$\begin{array}{c} 55\ 56\ 58\ 60\ 61\ 63 \\ \text{---} \\ 64\ 65\ 66\ 67\ 69\ 70 \\ \text{---} \\ 2.5\ 2.5\ 6 \\ 2.5\ 2.5\ 6\ 120\ 2380\ 320 \end{array}$
(12)	$\begin{array}{c} 55\ 56\ 57\ 58\ 59\ 60 \\ \text{---} \\ 61\ 62\ 63\ 64\ 65\ 66 \\ \text{---} \\ 2.5\ 2.5\ 6 \\ 2.5\ 2.5\ 8\ 6\ 6\ 6 \\ 67\ 68\ 69\ 70\ 71\ 72 \\ \text{---} \\ 6\ 2.5\ 2.5\ 2.5\ 2.5\ 2.5 \\ QD3 \\ 73 \\ \text{---} \\ 2.5\ 6\ 185\ 95 \end{array}$
(13)	$\begin{array}{c} 55\ 56\ 57\ 58\ 59\ 62 \\ \text{---} \\ 68\ 71\ 72\ 73 \\ \text{---} \\ 2.5\ 2.5\ 6 \\ 2.5\ 2.5\ 2.5\ 2.5\ 185\ 95 \end{array}$
(16)	$\begin{array}{c} 56\ 58\ 62\ 71\ QD3 \\ \text{---} \\ 2.5\ 2.5\ 185\ 95 \end{array}$
(26)	$\begin{array}{c} QD3 \\ \text{---} \\ 95\ 185\ 95 \end{array}$
(37)	$\begin{array}{c} 82\ QD4\ QD8 \\ \text{---} \\ 2.5\ 95\ 185\ 95\ 10 \end{array}$
(44)	$\begin{array}{c} 82\ QD4 \\ \text{---} \\ 2.5\ 95\ 185\ 95 \end{array}$
(49)	$\begin{array}{c} 78\ 79\ 80\ 81\ 82\ 83 \\ \text{---} \\ 2.5\ 2.5\ 2.5\ 2.5 \\ 86\ 87\ 88\ 89\ 90\ 91 \\ \text{---} \\ 2.5\ 4\ 6\ 6\ 2.5\ 2.5 \\ 92\ 94\ 95\ QD4 \\ \text{---} \\ 2.5\ 2.5\ 2.5\ 95\ 185\ 95 \end{array}$
(51)	$\begin{array}{c} 78\ 80\ 82\ 84\ 93\ 95 \\ \text{---} \\ 2.5\ 2.5\ 2.5\ 4\ 4\ 2.5 \\ 96 \\ \text{---} \\ 4 \end{array}$
(53)	$\begin{array}{c} 80\ 95 \\ \text{---} \\ 2.5\ 2.5 \end{array}$
(56)	$\begin{array}{c} 78\ 79\ 80\ 81\ 82\ 83 \\ \text{---} \\ 2.5\ 2.5\ 2.5\ 2.5 \\ 84\ 85\ 86\ 87\ 88\ 89 \\ \text{---} \\ 4\ 2.5\ 2.5\ 4\ 6\ 6 \\ 90\ 91\ 92\ 93\ 94\ 95 \\ \text{---} \\ 6\ 2.5\ 2.5\ 4\ 2.5\ 2.5 \\ 96\ QD4 \\ \text{---} \\ 4\ 95\ 185\ 95 \end{array}$
(58)	$\begin{array}{c} 80 \\ \text{---} \\ 2.5 \end{array}$

[illegible]