


# PROJETO DE INSTALAÇÕES ELÉTRICAS

## ESCALA INDICADA

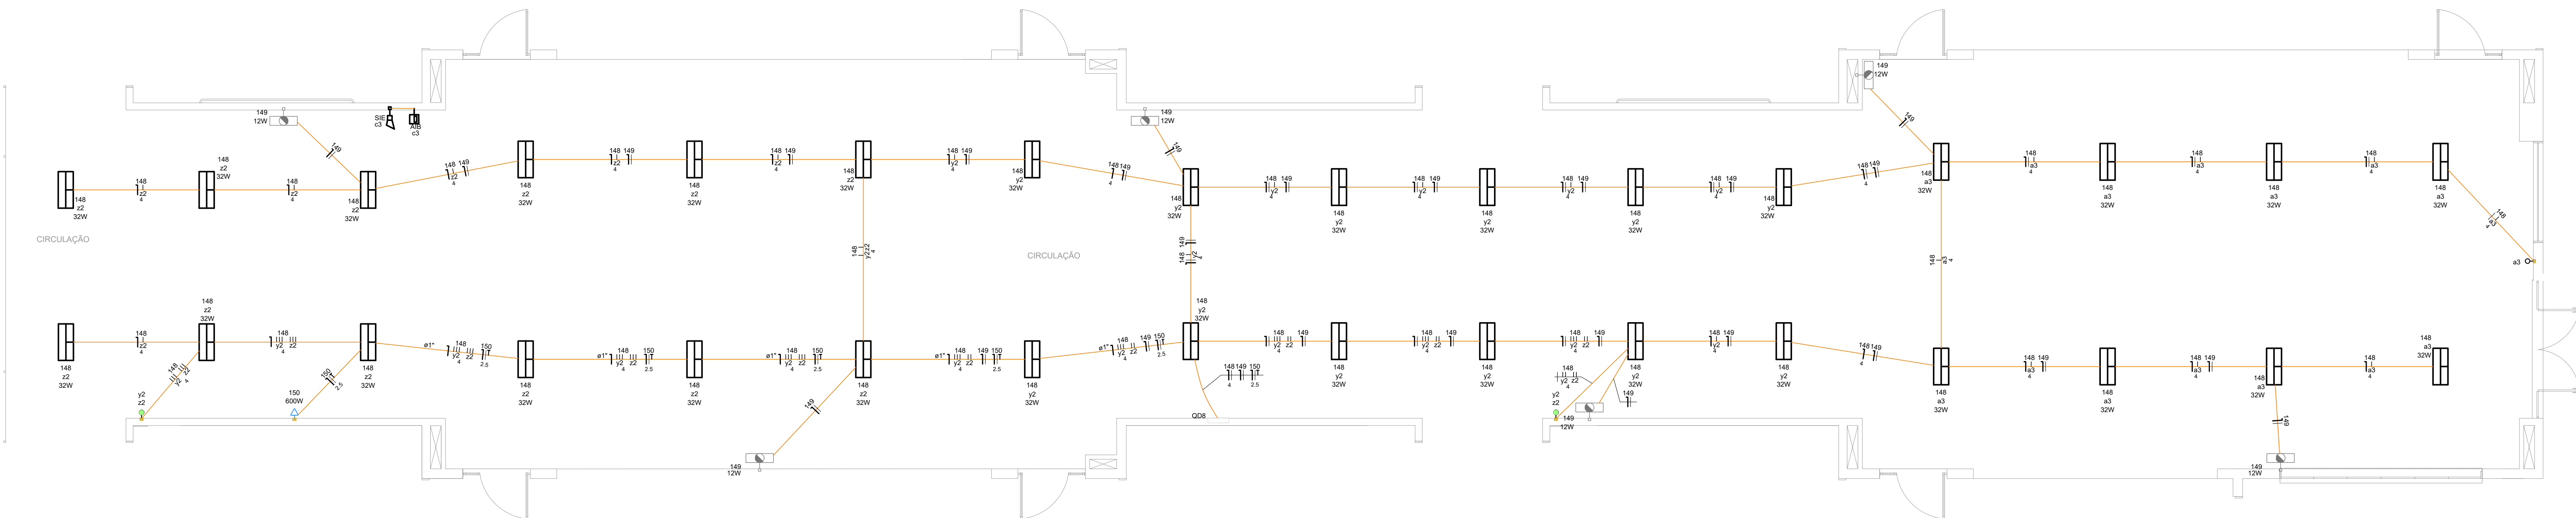



PLANTA BAIXA  
ESCALA 1:50

[illegible]

| Legenda de condutos                                                                 |       |
|-------------------------------------------------------------------------------------|-------|
| Elétrica                                                                            |       |
|  | Teto  |
|  | Alta  |
|  | Média |
|  | Baixa |
|  | Piso  |

| Quadro de Demanda (QD8)                    |                          |                      |               |
|--------------------------------------------|--------------------------|----------------------|---------------|
| Tipo de carga                              | Potência instalada (kVA) | Fator de demanda (%) | Demanda (kVA) |
| Iluminação e TUG's (Escolas e semelhantes) | 3.88                     | 100.00               | 3.88          |
|                                            |                          | TOTAL                | 3.88          |

| Legenda das indicações |                                                                              |
|------------------------|------------------------------------------------------------------------------|
| 4cv                    | Pontos de força - Uso específico - Bomba - 4cv trifásico                     |
| CHU                    | Pontos de força - Uso específico - Chuveiro 7500 W                           |
| ARC22000               | Pontos de força - Uso específico - Condicionador de ar Split 22000BTU        |
| ARC30000               | Pontos de força - Uso específico - Condicionador de ar Split 30000BTU        |
| ARC9000                | Pontos de força - Uso específico - Condicionador de ar Split 9000BTU         |
| FZ                     | Pontos de força - Uso específico - Frezador Industrial                       |
| LR                     | Pontos de força - Uso específico - Lavadora de roupa 2000W                   |
| LIQ                    | Pontos de força - Uso específico - Liquidificador                            |
| MOO                    | Pontos de força - Uso específico - Microondas                                |
| RF3                    | Pontos de força - Uso específico - Refrigerador Industrial Vertical 300L     |
| RF2                    | Pontos de força - Uso específico - Refrigerador Industrial Vertical 410L     |
| RF1                    | Pontos de força - Uso específico - Refrigerador Industrial Vertical 4 Portas |
| SE                     | Pontos de força - Uso específico - Secadora de roupa                         |
| TOE                    | Pontos de força - Uso específico - Torneira elétrica                         |
| CZ                     | Cruzeta (X) 90° - 150x100mm                                                  |
| TH                     | T horizontal 90° - 150x100mm                                                 |
| TM                     | Terminal - 150x100mm                                                         |
| Lum                    | Luminárias externas - Ledvance Floodlight alta potência 200W                 |
| Lum                    | Luminárias externas - Ledvance Floodlight baixa potência 30W                 |
| Lum                    | Luminárias externas - Spot de embutir no chão                                |

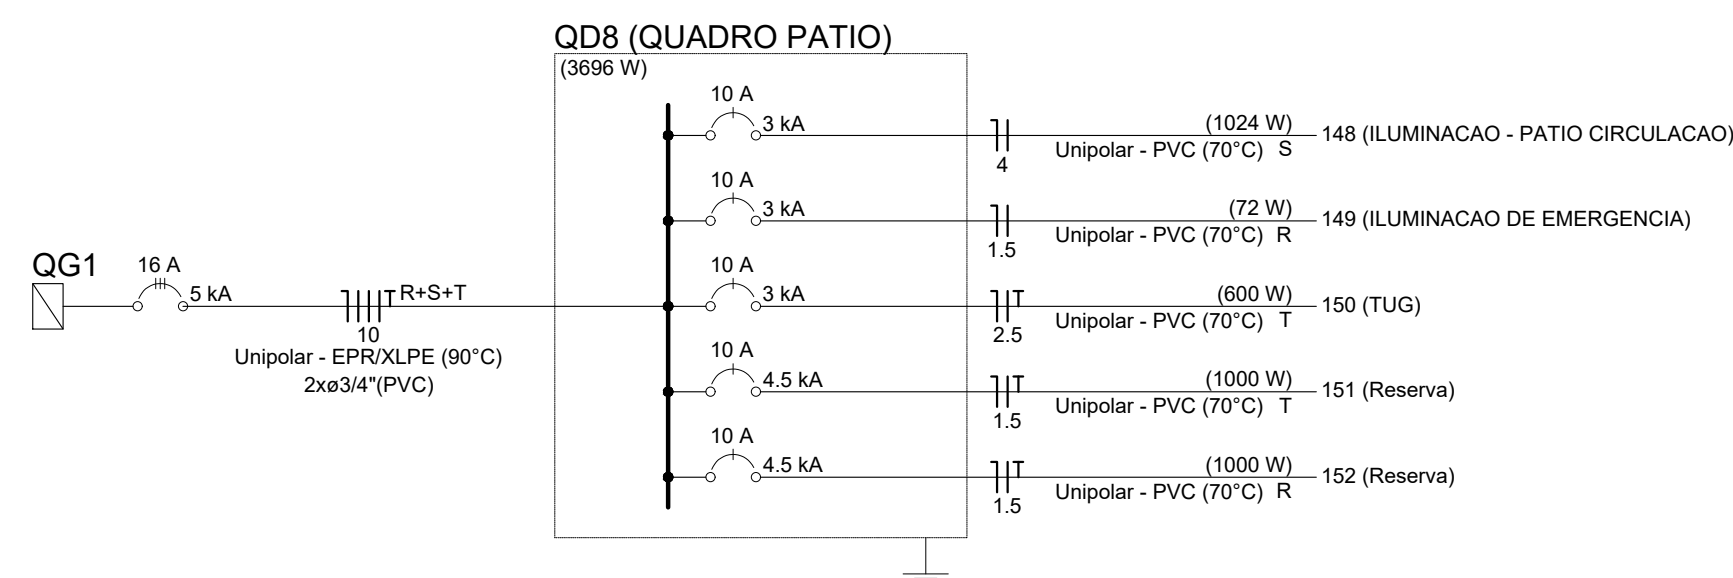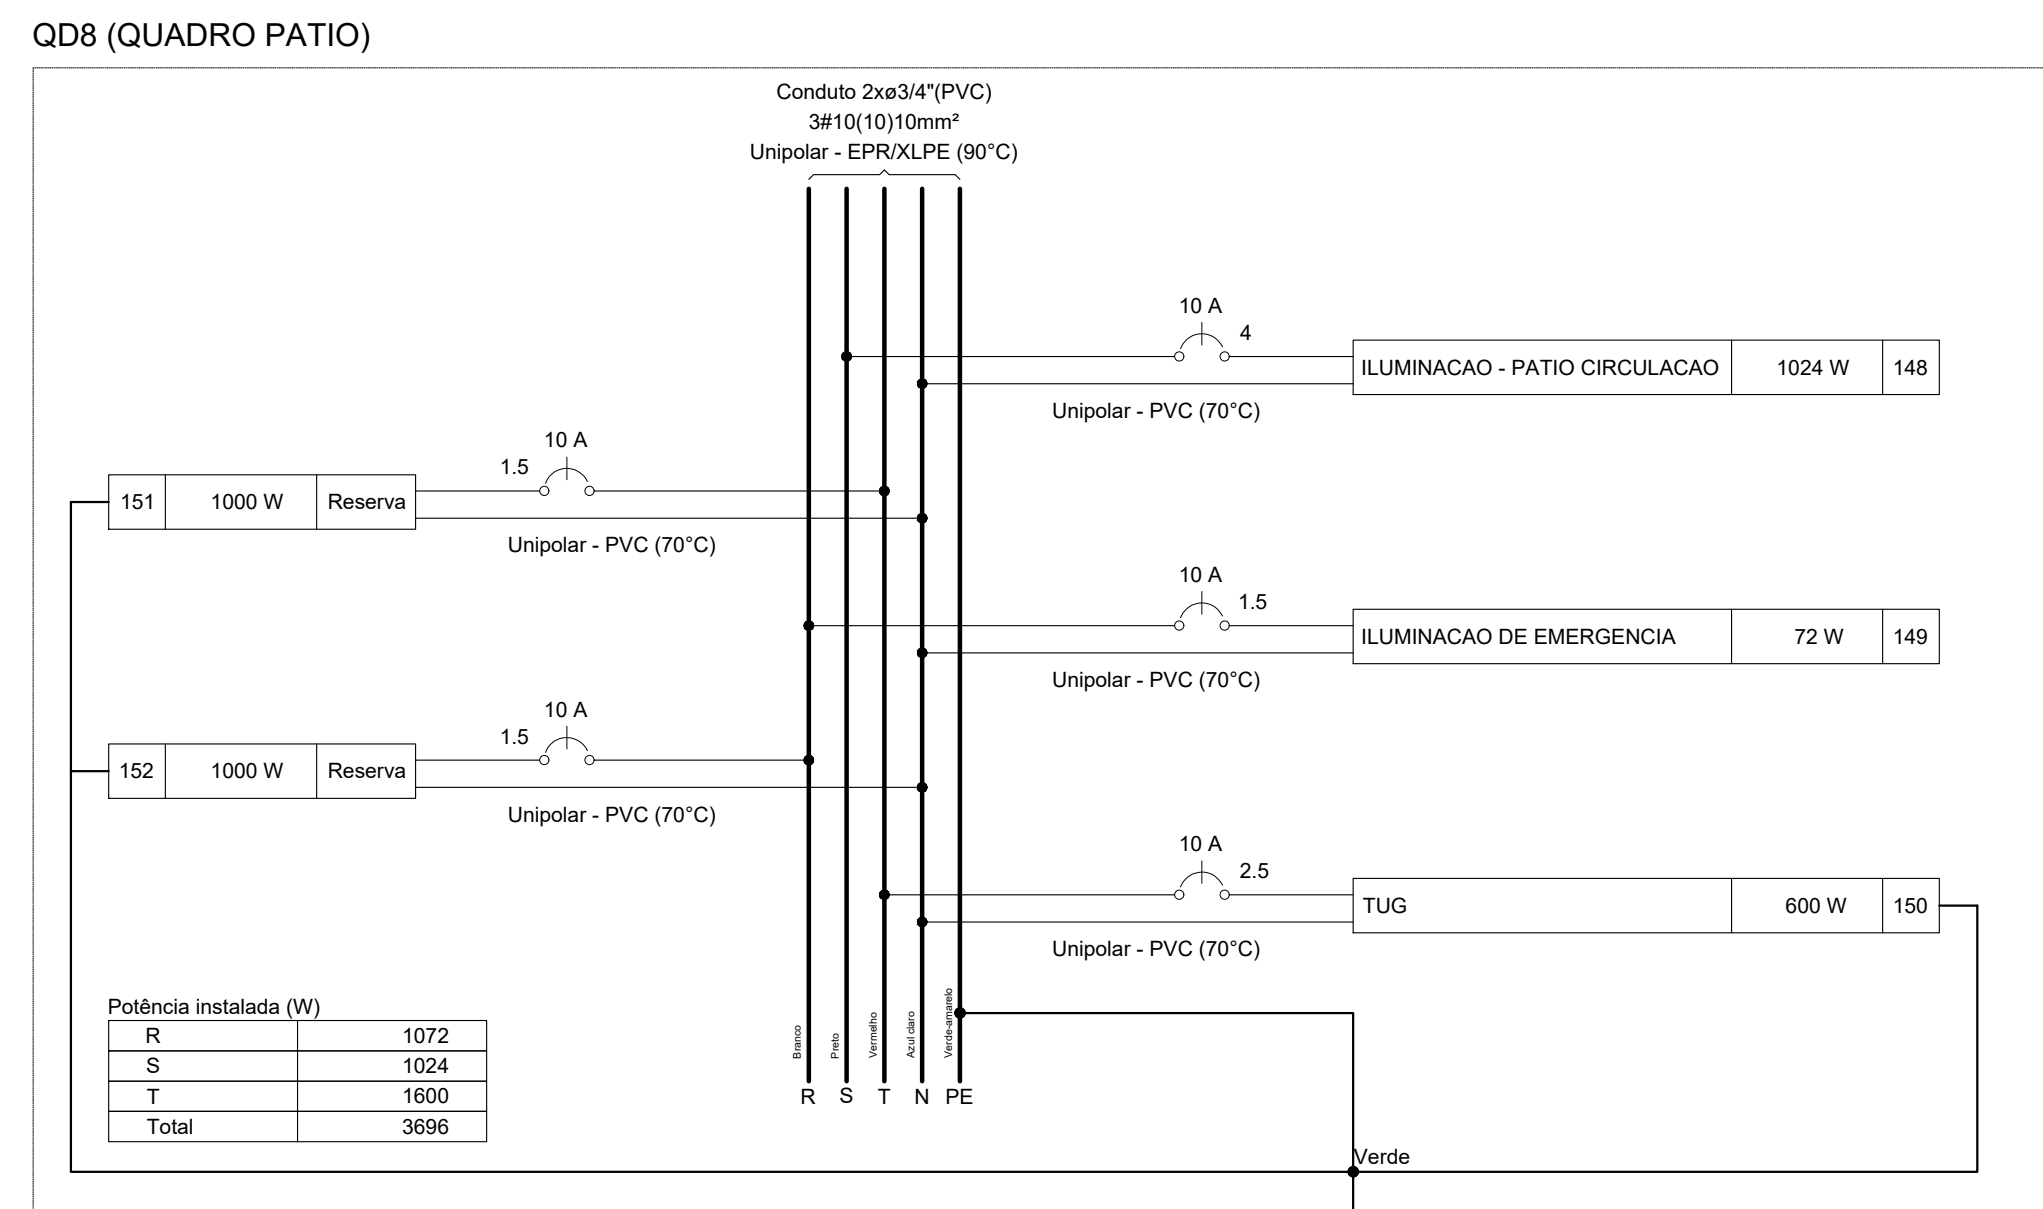

|          |          |                 |  |        |
|----------|----------|-----------------|--|--------|
|          |          |                 |  |        |
|          |          |                 |  |        |
|          |          |                 |  |        |
|          |          |                 |  |        |
|          |          |                 |  |        |
| REV. 00  | 02/02/22 | EMISSÃO INICIAL |  | DAC    |
| REVISÃO: | DATA :   | DESCRIÇÃO:      |  | RESP.: |



|                                                                                                                                                                                                                                                               |                                                                                            |  |
|---------------------------------------------------------------------------------------------------------------------------------------------------------------------------------------------------------------------------------------------------------------|--------------------------------------------------------------------------------------------|--|
| <b>PROJETO</b><br><br><br><br>Rua Miguel Vianna, n° 81, Sala 12<br>Bairro Morro Chic<br>CEP: 37500-080 – Itajubá / MG<br>Tel: (35) 3623-5720<br>www.dacengenharia.com.br | <b>GERÊNCIA DE PROJETOS</b><br><b>PEDRO HENRIQUE JUSTINIANO</b> <b>ENG. CIVIL</b>          |  |
|                                                                                                                                                                                                                                                               | <b>COORDENAÇÃO DE PROJETOS</b><br><b>ALOISIO CAETANO FERREIRA</b> <b>CREA: MG-97.132/D</b> |  |
|                                                                                                                                                                                                                                                               | <b>RESPONSÁVEL TÉCNICO</b><br><b>ENGR. ELETR. ADRIANO CAMPOS</b> <b>CREA-147.362/D</b>     |  |
|                                                                                                                                                                                                                                                               | <b>PROJETO</b><br><b>GUSTAVO ALVARENGA MIGON</b>                                           |  |
|                                                                                                                                                                                                                                                               | <b>DESENHO</b><br><b>GUSTAVO ALVARENGA MIGON</b>                                           |  |

|                                                                                       |          |         |                              |  |
|---------------------------------------------------------------------------------------|----------|---------|------------------------------|--|
| EMPENHAMENTO                                                                          |          |         |                              |  |
| CONSTRUÇÃO DA CRECHE BEIRA RIO                                                        |          |         |                              |  |
| ENDEREÇO                                                                              |          |         | DISCIPLINA                   |  |
| RUA MARCOS FLÁVIO E DIAS, B. JARDIM BEIRA RIO<br>SANTA RITA DE SAPUCAÍ – MINAS GERAIS |          |         | ELÉTRICO                     |  |
| ASSUNTO                                                                               |          |         | FASE DO PROJETO              |  |
| DIAGRAMAS, DEMANDAS E<br>PLANTA BAIXA                                                 |          |         | EXECUTIVO                    |  |
|                                                                                       |          |         | FOLHA N.º                    |  |
|                                                                                       |          |         | 04/09                        |  |
| DATA INICIAL                                                                          | ESCALA   | REVISÃO | ARQUIVO                      |  |
| 02/02/2022                                                                            | INDICADA | ROO     | DAC-PMSRS-CBR-PE-ELE-ROO.DWG |  |