


PLANTA BAIXA
ESCALA 1:100

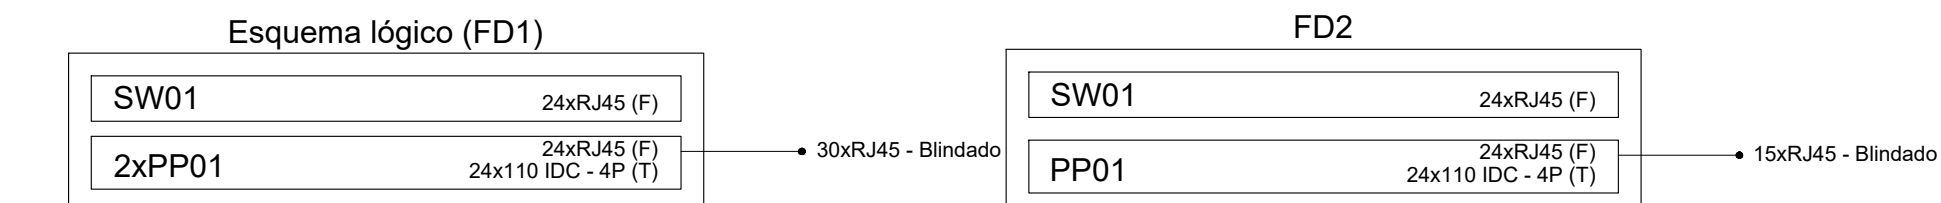

Mapa de cabos - FD2			
Circuito/Utilização	Extremidade 1	Extremidade 2	Comprimento(m)
31-PTAD05-CSU-4P	FD2-PP01	PAVI-FD2-PP01-31	19,05
32-PTAD05-CSU-4P	FD2-PP01	PAVI-FD2-PP01-32	21,75
33-PTAD05-CSU-4P	FD2-PP01	PAVI-FD2-PP01-33	18,57
34-PTAD05-CSU-4P	FD2-PP01	PAVI-FD2-PP01-34	16,05
35-PTAD05-CSU-4P	FD2-PP01	PAVI-FD2-PP01-35	7,45
36-PTAD05-CSU-4P	FD2-PP01	PAVI-FD2-PP01-36	18,39
37-PTAD05-CSU-4P	FD2-PP01	PAVI-FD2-PP01-37	17,37
38-PTAD05-CSU-4P	FD2-PP01	PAVI-FD2-PP01-38	16,37
39-PTAD05-CSU-4P	FD2-PP01	PAVI-FD2-PP01-39	15,37
40-PTAD05-CSU-4P	FD2-PP01	PAVI-FD2-PP01-40	14,37
41-PTAD05-CSU-4P	FD2-PP01	PAVI-FD2-PP01-41	7,97
42-PTAD05-CSU-4P	FD2-PP01	PAVI-FD2-PP01-42	25,65
43-PTAD05-CSU-4P	FD2-PP01	PAVI-FD2-PP01-43	29,17
44-PTAD05-CSU-4P	FD2-PP01	PAVI-FD2-PP01-44	31,65
45-PTAD05-CSU-4P	FD2-PP01	PAVI-FD2-PP01-45	28,17

Legenda das indicações	
TH	T horizontal 90° - 150x50mm
5U	Caixa padrão 19" - porta acrílico cristal - 5U x 470mm
5U	Caixa padrão 19" - porta acrílico cristal - 5U x 670mm

REV. 00	02/02/22	EMIÇÃO INICIAL						DAC	
REVISÃO DATA :	DESCRIÇÃO:							RESP.:	
									
PROJETO									
 Rua Miguel Vianna, n° 81, Sala 12 Bairro Morro Chic CEP: 37500-080 – Itajubá / MG Tel: (35) 3623-5720 www.dacengenharia.com.br									COORDENADOR DE PROJETOS PEDRO HENRIQUE JUSTINIANO ENG. CIVIL
									COORDENAÇÃO DE PROJETOS ALDOISO CAETANO FERREIRA CREA: MG-97.132/D
									RESPONSÁVEL TÉCNICO ENGº. ELET. ADRIANO CAMPOS CREA: MG-147.36Z/D
									PROJETO RENAN SOUZA TOLEDO
									DESENHO RENAN SOUZA TOLEDO
EMPENDIMENTO									
CONSTRUÇÃO DA CRECHE BEIRA RIO									
ENDEREÇO RUA MARCOS FLÁVIO E DIAS, B. JARDIM BEIRA RIO SANTA RITA DE SAPUCAÍ – MINAS GERAIS									DISCIPLINA CABEAMENTO
ASSUNTO PLANTA BAIXA ESQUEMA LÓGICO E LEGENDAS MAPA DE CABOS									FASE DO PROJETO EXECUTIVO FOLHA Nº. 01/02
BATA INICIAL 02/02/2022	ESCALA INDICADA	REVISÃO ROO	ARQUIVO DAC-FMSRS-CBR-PE-DAD-R00.DWG						