



EIXOS CABEAMENTO ESTRUTURADO
ESCALA INDICADA

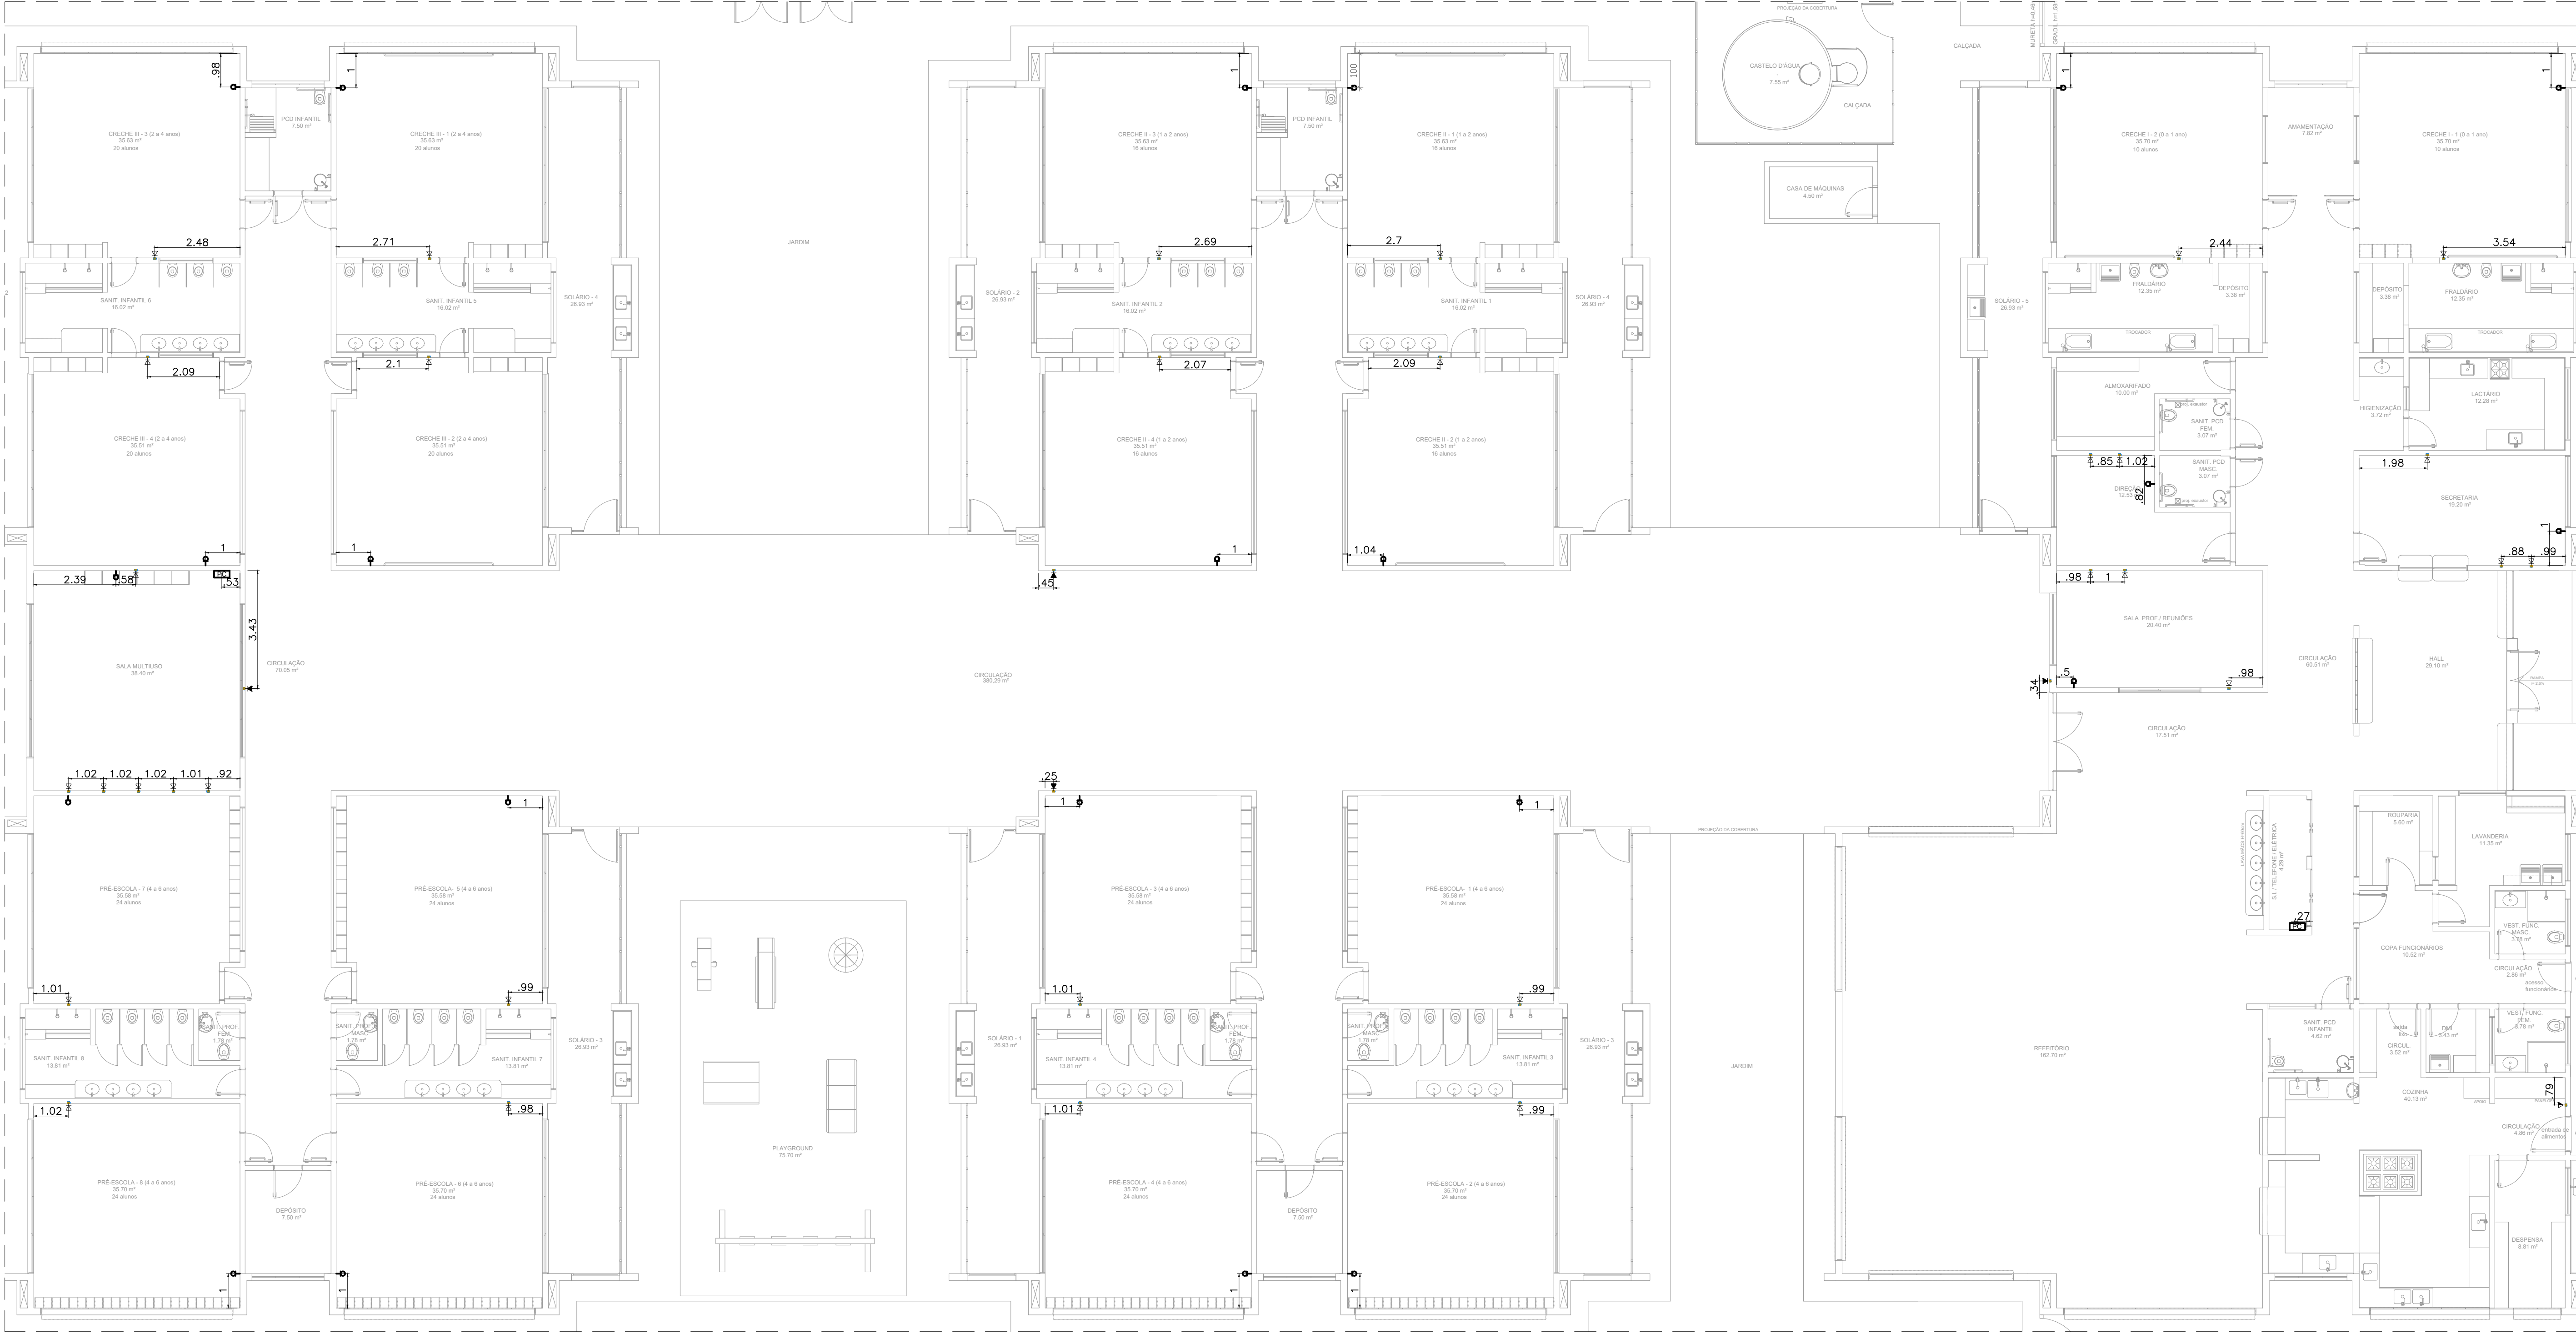

PLANTA BAIXA
ESCALA 1:100

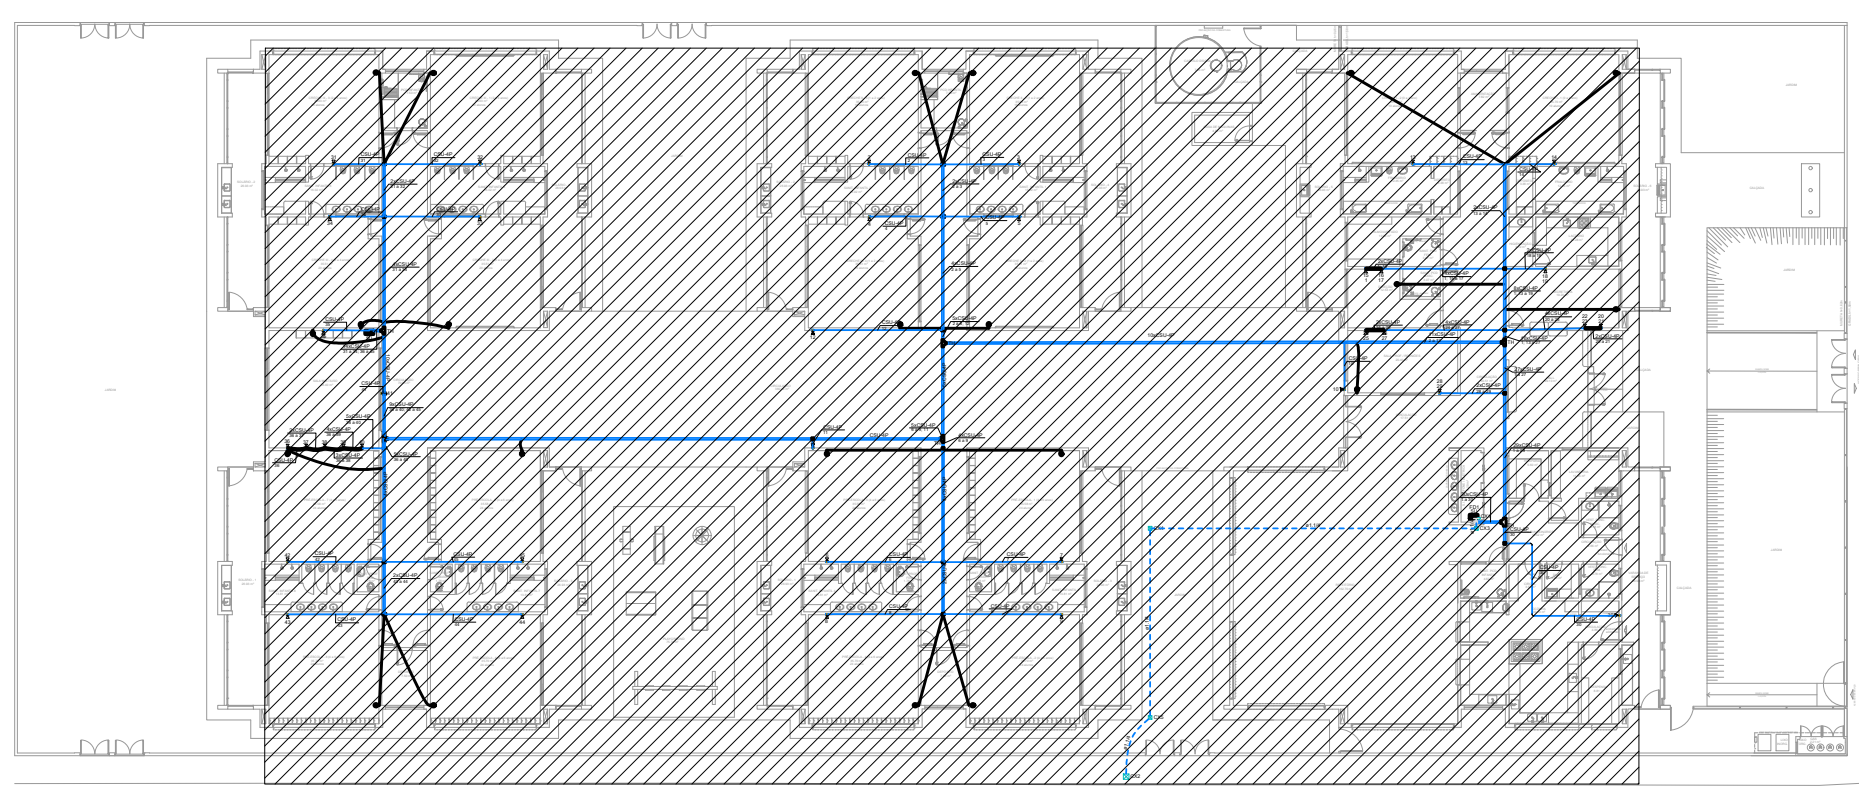

PLANTA DE LOCALIZAÇÃO
SEM ESCALA

NOTAS IMPORTANTES

01 AS TUBULAÇÕES AQUI ESPECIFICADAS, DEVEM TER SEU USO ÚNICO E EXCLUSIVO PARA O FIM QUE FOI ESPECIFICADO EM PROJETO.

02 DEVEM SER UTILIZADOS, PARA TODA A INSTALAÇÃO ESPECIFICADA NESTE PROJETO, ELETRODUTOS RÍGIDO DE PVC.

03 OS ELETRODUTOS AQUI ESPECIFICADOS, NÃO DEVEM SER SUBMETIDOS A CURVAS.

04 DEVEM SER UTILIZADOS PARA ESTE FIM, CURVAS PRÉ-FABRICADAS COM DIÂMETRO E MATERIAL COMPATÍVEIS COM A TUBULAÇÃO EM QUESTÃO.

05 UTILIZAR BUCHAS E ARUELAS COM DIÂMETRO E MATERIAL COMPATÍVEIS COM A TUBULAÇÃO, PARA A FIXAÇÃO DOS ELETRODUTOS ÀS CAIXAS DE PASSAGEM.

06 TODOS OS MATERIAIS EMPREGADOS PARA A CONFEÇÃO DOS PROJETOS AQUI DESCRITOS, DEVEM ATENDER AS ESPECIFICAÇÕES PRECONIZADAS NAS NORMAS VIGENTES.

07 TUBOS NÃO INDICADOS SERÃO DE Ø34”.

08 ELETROCALHAR NÃO INDICADAS SERÃO DE Ø10X050.

09 A REDE DEVERÁ SER CERTIFICADA PARA CAT 6.

10 AS TUBULAÇÕES NÃO DEVERÃO SER EMBUTIDAS EM VIGAS E PILARES.

NOTAS

- AS TERMINAÇÕES DAS TUBULAÇÕES TERÃO BUCHAS E ARUELAS METÁLICAS.

- TODA A TUBULAÇÃO SERÁ GUIADA COM ARAME GALVANIZADO COM Ø = 1,65mm ou nº 14 AWG.

- DEVERÁ SER DESVIADA, EM CADA CAIXA DE SAÍDA OU PASSAGEM, UMA FOLGA NOS PISOS DE TRÊS VEZES O LADO DA CAIXA.

- OS FIOS DEVEM IR DIRETO ÀS CENTRAIS DE DADOS.

- OS FIOS NÃO DEVERÃO TER EMENDAS AO LONGO DO SEU TRAJETO.

- AS INSTALAÇÕES EXISTENTES ESTÃO INDICADAS EM VERMELHO.

REV. 00		02/02/22		EMISSÃO INICIAL		DAC	
REVISÃO: DATA :		DESCRIÇÃO:				RESP.:	
 PREFEITURA SANTA RITA DO SAPUCAÍ - MG							
 DAC engenharia Rua Miguel Vianna, nº 81, Sala 12 Bairro Morro Chic CEP: 37500-080 – Itajubá / MG Tel: (35) 3623-5720 www.dacengenharia.com.br				GERÊNCIA DE PROJETOS			
				PEDRO HENRIQUE JUSTINIANO		ENG. CIVIL	
				COORDENAÇÃO DE PROJETOS			
				ALOSIO CAETANO FERREIRA		CREA: MG-97.132/D	
				RESPONSÁVEL TÉCNICO			
				ENGR. ELET. ADRIANO CAMPOS		CREA: MG-147.362/D	
				PROJETO			
RENAN SOUZA TOLEDO							
DESENHO							
RENAN SOUZA TOLEDO							
EMPREENHIMENTO							
CONSTRUÇÃO DA CRECHE BEIRA RIO							
ENDEREÇO				DISCIPLINA			
RUA MARCOS FLÁVIO E DIAS, B. JARDIM BEIRA RIO				CABEAMENTO			
SANTA RITA DE SAPUCAÍ – MINAS GERAIS				FASE DO PROJETO			
ASSUNTO				EXECUTIVO			
EIXOS CABEAMENTO ESTRUTURADO				FOLHA Nº.			
PLANTA BAIXA				02/02			
DATA INICIAL		ESCALA		REVISÃO		ARQUIVO	
02/02/2022		INDICADA		ROO		DAC-PMSRS-CBR-PE-DAD-ROO.DWG	