


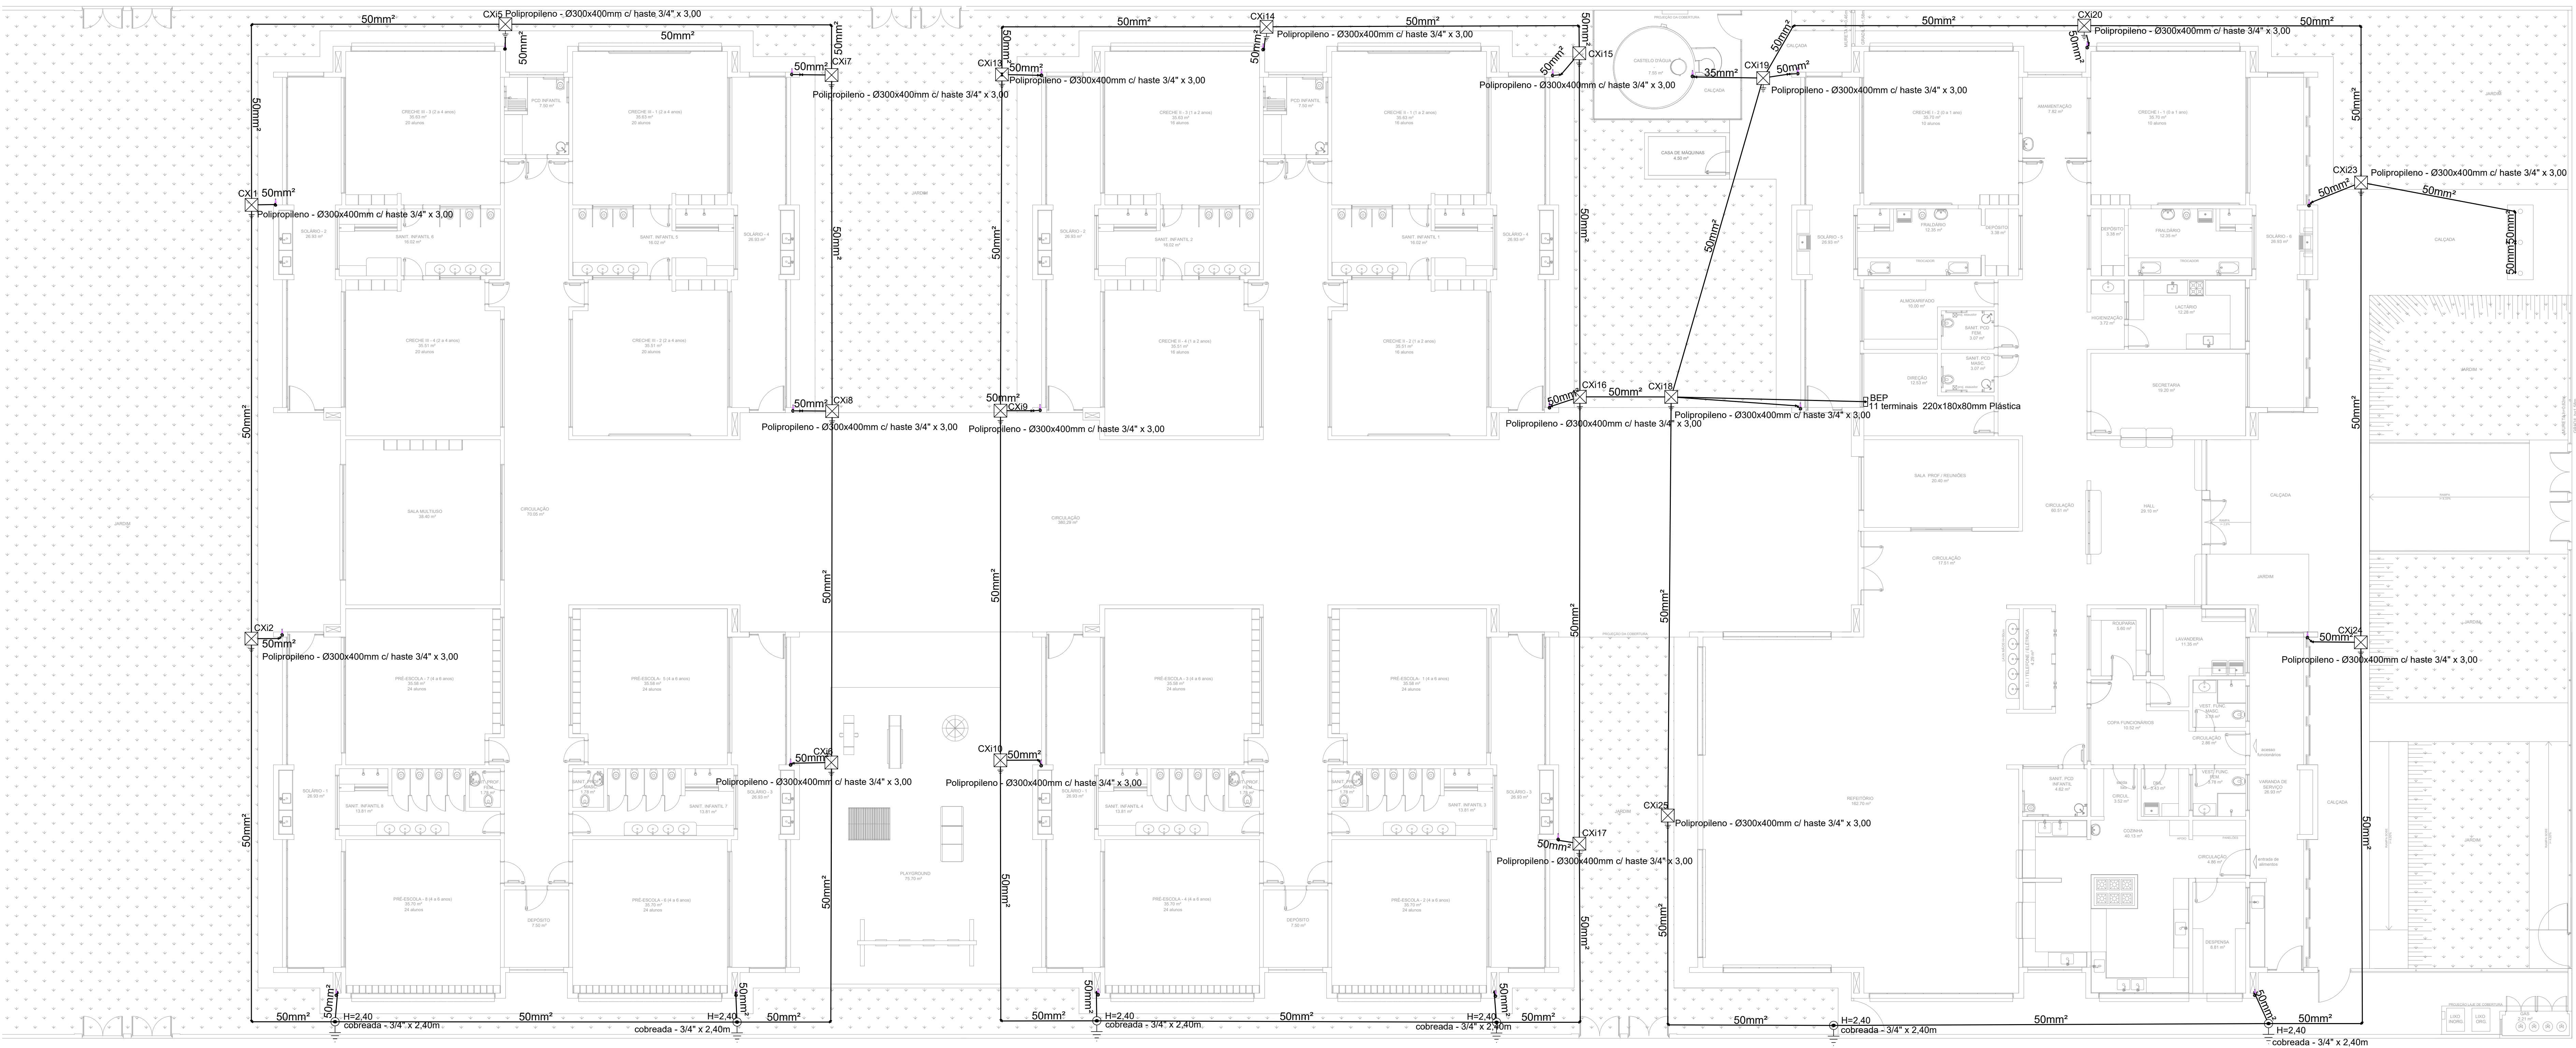

PLANTA BAIXA
ESCALA 1:100





Legenda detalhada	
BEP - 11 terminais 220x180x80mm Plástica	
Alimentação	
Barramento de equipotencialização	
11 terminais	1pc
Caixa de inspeção - Polipropileno - Ø300x400mm c/ haste 3/4" x 3,00	
Alimentação	
Caixa de inspeção	1pc
Polipropileno - Ø300x400mm	
Haste de aterramento - cobreada 3/4" x 3,00m	1pc
Haste de aterramento cobreada - 3/4" x 2,40m	
Alimentação	
Haste de aterramento - cobreada 3/4" x 2,40m	1pc

Lista de materiais	
SPDA	
Alimentação	
Barramento de equipotencialização	
11 terminais	1 pc
Caixa de inspeção	
Polipropileno - Ø300x400mm	19 pc
Haste de aterramento - cobreada 3/4" x 2,40m	6 pc
3/4" x 3,00m	19 pc
Condutores de proteção (SPDA)	
Cabo de cobre nu - 7 fios	2,68 m
Alimentação	
Haste de aterramento cobreada - 3/4" x 2,40m	423,61 m
Alimentação	
Haste de aterramento - cobreada 3/4" x 2,40m	6 pc

Legenda de condutos	
SPDA	

Legenda	
BEP - 11 terminais 220x180x80mm Plástica	
Caixa de inspeção - Polipropileno - Ø300x400mm c/ haste 3/4" x 3,00	
Haste de aterramento cobreada - 3/4" x 2,40m	

Legenda das indicações	
BEP - Barramento de equipotencialização - 11 terminais 220x180x80mm Plástica	
H=2,40 Haste de aterramento - cobreada - 3/4" x 2,40m	

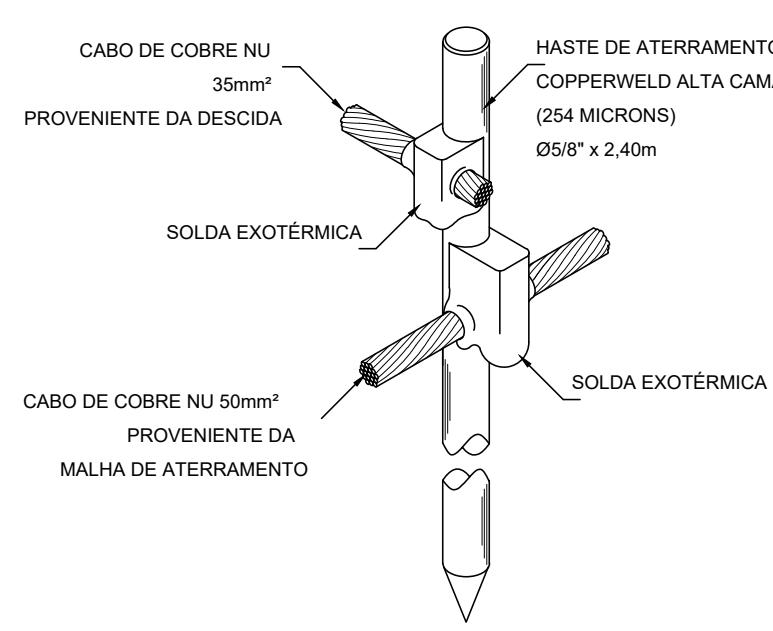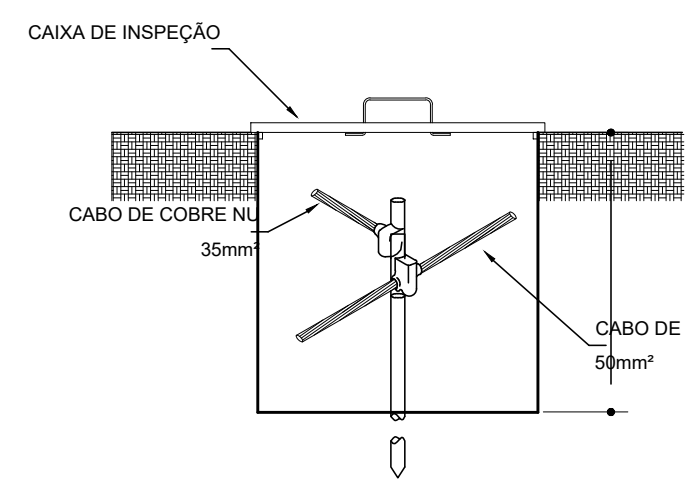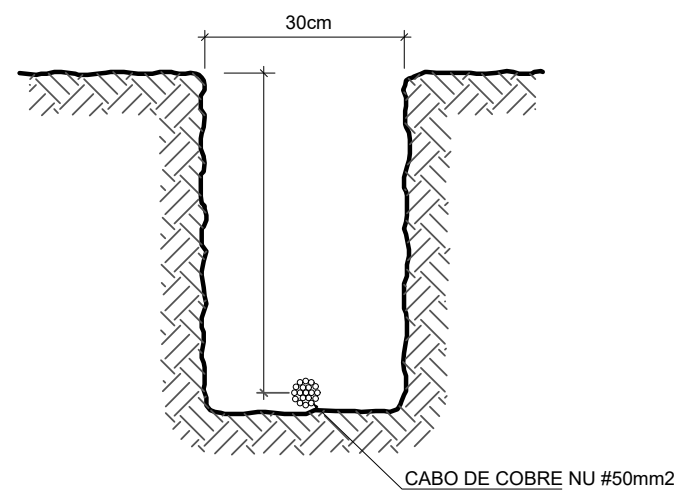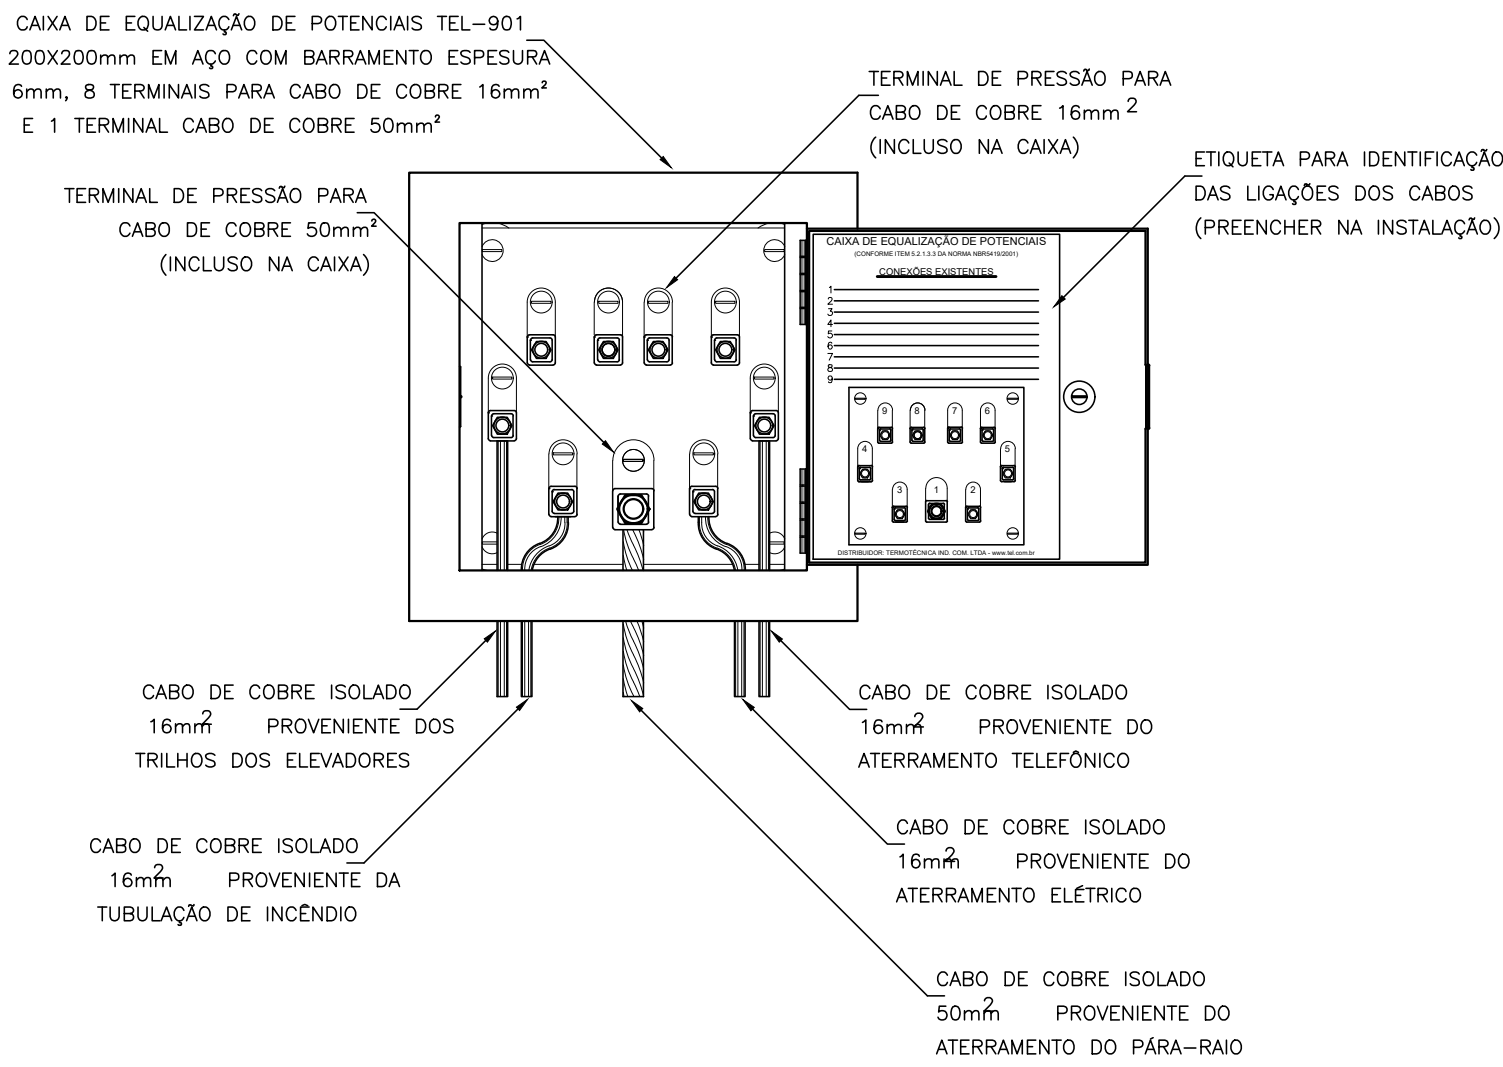

REV. 00 02/02/22 EMISSÃO INICIAL		DAC
REVISÃO DATA : DESCRIÇÃO		RESP.:
PROJETO		COORDENADOR DE PROJETOS
		COORDENADOR DE PROJETOS
Rua Miguel Vianna, nº 81, Sala 12		COORDENADOR DE PROJETOS
Bairro Morro Chic		COORDENADOR DE PROJETOS
CEP: 37500-080 - Itajubá / MG		COORDENADOR DE PROJETOS
Tel: (35) 3623-0720		COORDENADOR DE PROJETOS
www.dacengenharia.com.br		COORDENADOR DE PROJETOS
RESPONSÁVEL TÉCNICO		COORDENADOR DE PROJETOS
ENRZ, ELTR, ADRIANO CAMPOS		COORDENADOR DE PROJETOS
PROJETO		COORDENADOR DE PROJETOS
RENAN SOUZA TOLEDO		COORDENADOR DE PROJETOS
GERENTE		COORDENADOR DE PROJETOS
RONAN SOUZA TOLEDO		COORDENADOR DE PROJETOS
CONSTRUÇÃO DA CRECHE BEIRA RIO		DISCIPLINA
RUA MARCOS FLÁVIO E DIAS, B. JARDIM BEIRA RIO		SPDA
SANTA RITA DE SAPUCAÍ - MINAS GERAIS		FASE DO PROJETO
PLANTA BAIXA		EXECUTIVO
LEGENDAS		FOLHA Nº
		01/02
DATA INICIAL		REVISÃO
02/02/2022		INDICADA
		ROD
		APROVADO
		DAC-PMSRS-CBR-PE-SPDA-ROD.DWG