




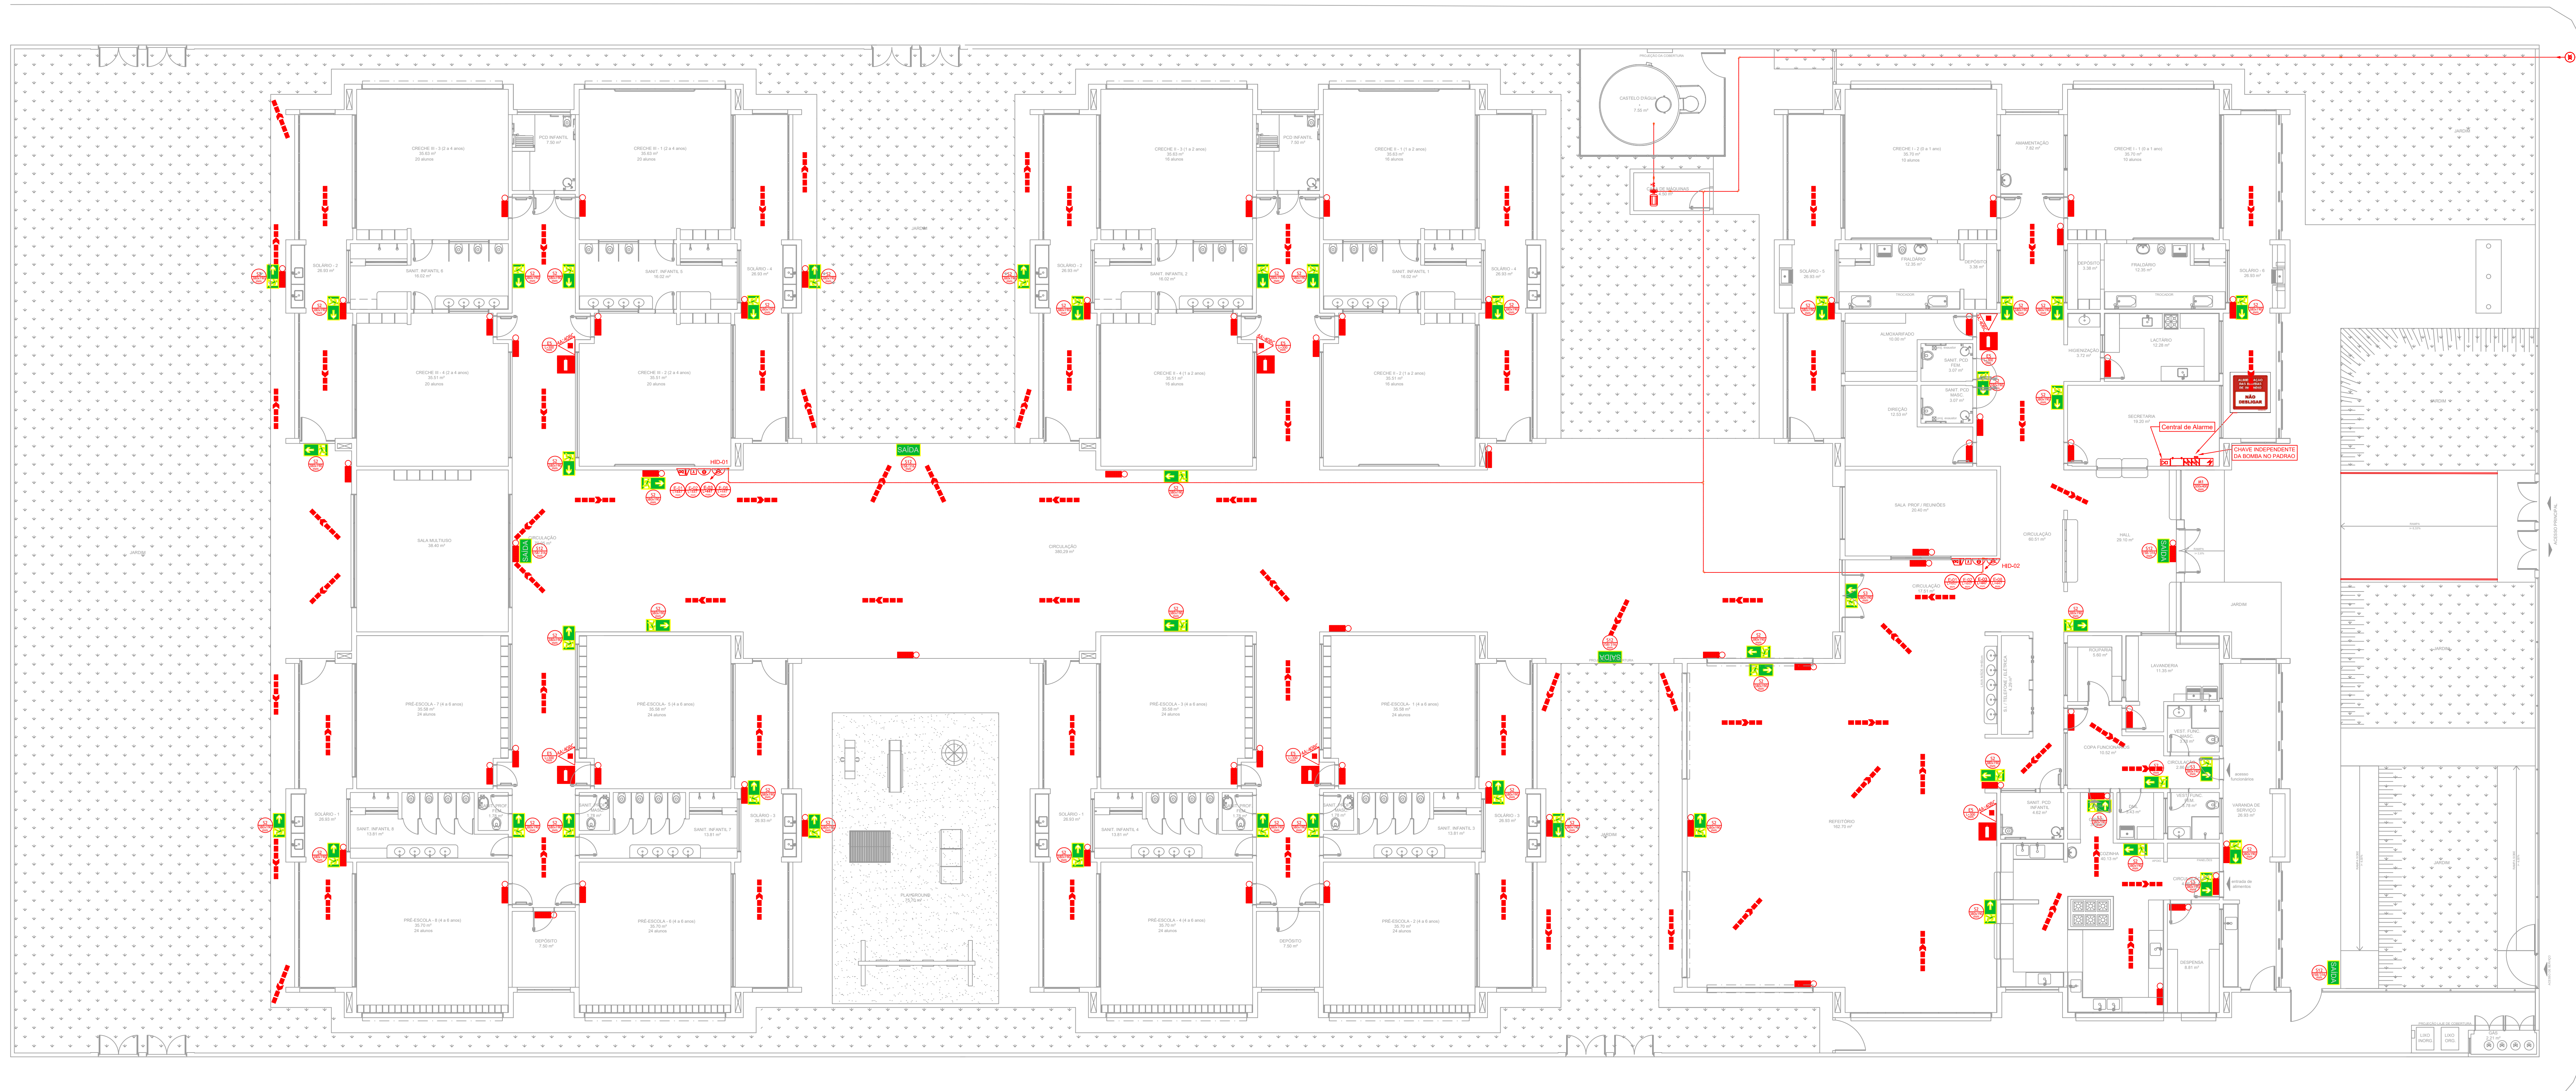

1 PLANTA BAIXA
ESCALA 1/100

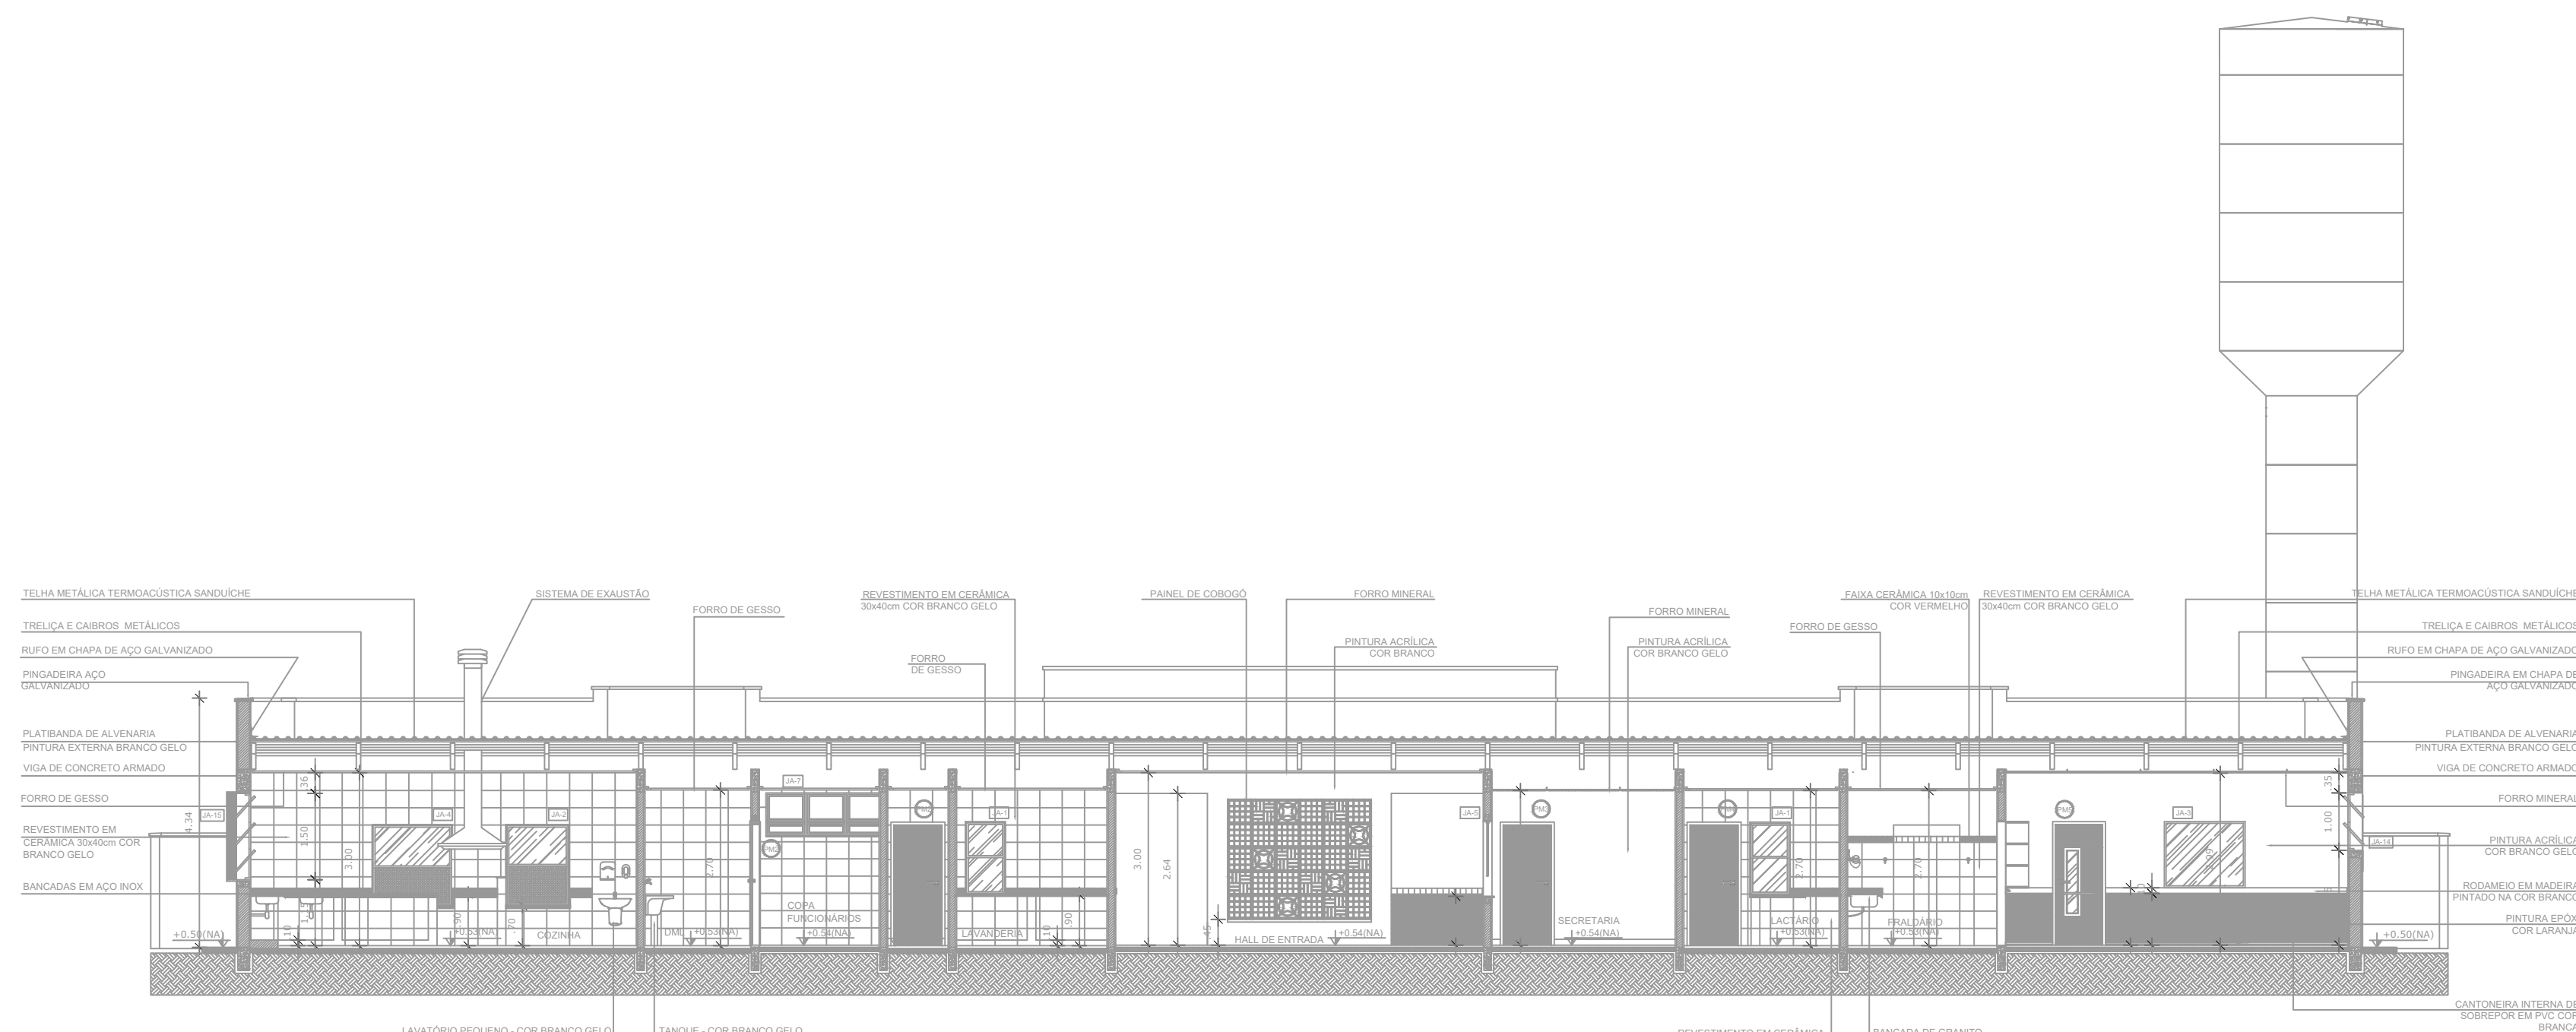

2 CORTE AA
ESCALA 1/100

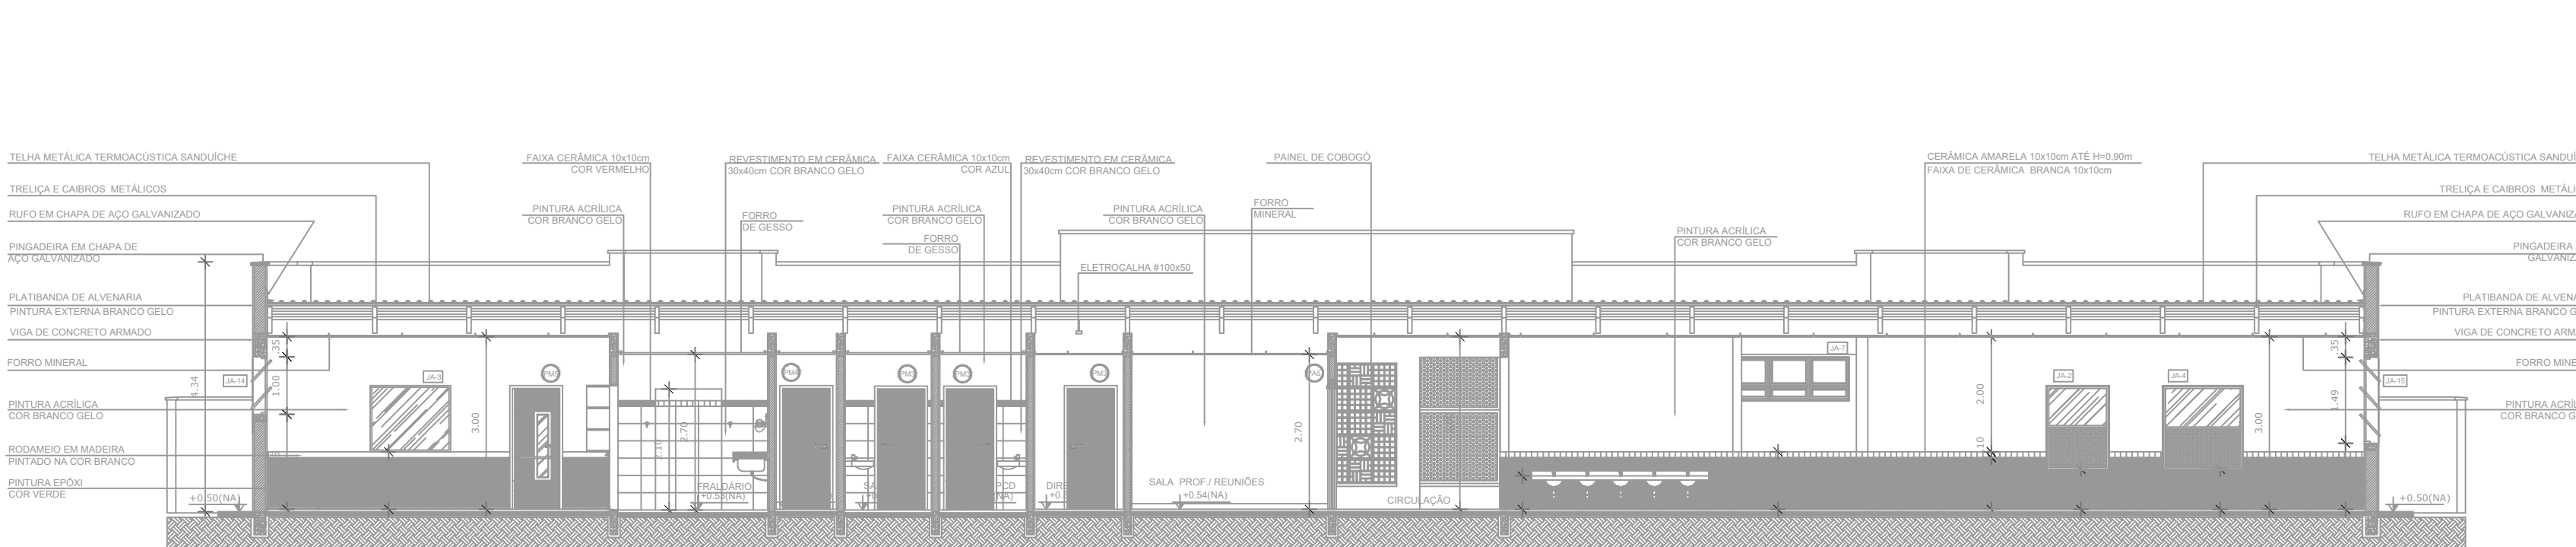

3 CORTE BB
ESCALA 1/100

LEGENDA SÍMBOLOS GRÁFICOS		
EQUIPAMENTOS INSTALADOS		
ITEM	INSTALAÇÕES	SÍMBOLO
CARGA DE PÓ ABC	06	
ILUMINAÇÃO DE EMERGÊNCIA	65	
DIREÇÃO ROTA DE FUGA SAÍDA ROTA DE FUGA	76	
REGISTRO DE RECALQUE SEM VÁLVULA DE RETENÇÃO	01	
BOMBA DE INCÊNDIO	01	
HIDRANTE SIMPLES	02	
ACIONADOR DE BOMBA DE INCÊNDIO	02	
CENTRAL DE ALARME	01	
BATERIAS DO SISTEMA DE ALARME	02	
ACIONADOR MANUAL DO SISTEMA DE ALARME	02	
AVISADOR SONORO E VISUAL	02	
CHAVE ELÉTRICA SECUNDÁRIA	01	
CHAVE ELÉTRICA PRINCIPAL	01	
QUADRO DE DISTRIBUIÇÃO DE LUZ (GOL)	01	

SINALIZAÇÃO PARA A SINALIZAÇÃO DE EMERGÊNCIA						
SINALIZAÇÃO DE ORIENTAÇÃO E SALVAMENTO						
CODIGO	INSTALAÇÕES	IDENTIF.	SÍMBOLO	SIGNIFICADO	FORMA E COR	APLICAÇÃO
E2	42	ES L-3040 R-10		SARDA DE INDIÇÃO	PLACA COM SÍMBOLO FOTOGRÁFICO DE FLECHA E PICTOGRAMA DE FUGA PARA A SALIDA	INDICAÇÃO DE UMA SADA DE EMERGÊNCIA
E3	04	ES L-3040 R-10		SARDA DE EMERGÊNCIA	PLACA COM SÍMBOLO FOTOGRÁFICO DE FLECHA E PICTOGRAMA DE FUGA PARA A SALIDA	INDICAÇÃO DE UMA SADA DE EMERGÊNCIA
S12	05	S12 L-3040 R-10		SARDA DE EMERGÊNCIA	SÍMBOLO RETANGULAR COM MENSAGEM: SADA	INDICAÇÃO DA SADA DE EMERGÊNCIA, COM O SEU NOME
M1	01	M1 L-3040 R-10		VER DETALHE SINALIZAÇÃO DO PROJETO DE INSTALAÇÃO	SÍMBOLO QUADRADO COM PICTOGRAMA DE PESSOA E MENSAGEM: INACESSÍVEL	NA ENTRADA DE SALIDA PARA A EDIFICAÇÃO
SINALIZAÇÃO DE EQUIPAMENTOS DE COMBATE A INCÊNDIO						
CODIGO	INSTALAÇÕES	IDENTIF.	SÍMBOLO	SIGNIFICADO	FORMA E COR	APLICAÇÃO
E5		ES L-3030 R-10		EXTINTOR DE INCÊNDIO	SÍMBOLO QUADRADO COM PICTOGRAMA DE EXTINTOR DE INCÊNDIO	INDICAÇÃO DE LOCALIZADO DO EXTINTOR DE INCÊNDIO
E12	06			SINALIZADOR DE INCÊNDIO E FUGA	SÍMBOLO QUADRADO COM PICTOGRAMA DE FLECHA, SÍMBOLO DE FUGA, SÍMBOLO DE FLECHA, SÍMBOLO DE FUGA, SÍMBOLO DE FUGA	INDICAÇÃO DE LOCALIZADO DO EQUIPAMENTO DE COMBATE A INCÊNDIO PARA CUSTO DE DETECÇÃO
E1	02	E01 L-3447 R-10		ALARME SONORO	SÍMBOLO QUADRADO COM PICTOGRAMA DE FLECHA, SÍMBOLO DE FUGA, SÍMBOLO DE FLECHA, SÍMBOLO DE FUGA, SÍMBOLO DE FUGA	INDICAÇÃO DE LOCALIZADO DO ALARME SONORO
E2	02	E02 L-3447 R-10		COMANDO MANUAL DE ALARME	SÍMBOLO QUADRADO COM PICTOGRAMA DE FLECHA, SÍMBOLO DE FUGA, SÍMBOLO DE FLECHA, SÍMBOLO DE FUGA, SÍMBOLO DE FUGA	PONTO DE ACIONAMENTO DO ALARME DE INCÊNDIO
E3	02	E03 L-3447 R-10		COMANDO DE BOMBA	SÍMBOLO QUADRADO COM PICTOGRAMA DE FLECHA, SÍMBOLO DE FUGA, SÍMBOLO DE FLECHA, SÍMBOLO DE FUGA, SÍMBOLO DE FUGA	PONTO DE ACIONAMENTO DE BOMBA DE INCÊNDIO
E8	02	E08 L-3447 R-10		ARRIO DE SINAL DE ALARME	SÍMBOLO QUADRADO COM PICTOGRAMA DE FLECHA, SÍMBOLO DE FUGA, SÍMBOLO DE FLECHA, SÍMBOLO DE FUGA, SÍMBOLO DE FUGA	INDICAÇÃO DA SINALIZAÇÃO DE ALARME SEM HÍMENES
E9	02			HÍMENES DE INCÊNDIO	SÍMBOLO QUADRADO COM PICTOGRAMA DE FLECHA, SÍMBOLO DE FUGA, SÍMBOLO DE FLECHA, SÍMBOLO DE FUGA, SÍMBOLO DE FUGA	INDICAÇÃO DA SINALIZAÇÃO DE ALARME SEM HÍMENES

ANEXO K – MEDIDAS DE SEGURANÇA				
INFORMATIVO – MEDIDAS DE SEGURANÇA				
EXTINTORES IT 16	CARGA DE Pó ABC 4A: 40B-C – (06 UNIDADES)			
ILUMINAÇÃO DE EMERGÊNCIA	65 UNIDADES CONFORME IT-13			
ALARME E DETECÇÃO	02 UNIDADES CONFORME IT-14			
HIDRANTES	02 UNIDADES CONFORME IT-17			
SINALIZAÇÃO DE EMERGÊNCIA	72 UNIDADES CONFORME IT-15			
BRIGADA DE INCÊNDIO	CONFORME IT-12			
CLASSIFICAÇÃO				
GRUPO	Ocupação	Divisão	Descrição	EXEMPLOS
E	EDUCACIONAL E CULTURA FÍSICA	E – 5	EDUCAÇÃO INFANTIL – CRECHE, PRÉ-ESCOLA E SIMILARES	CRECHE
CARGA DE INCÊNDIO – IT 09				
Ocupação/uso	Descrição	Divisão	CARGA DE INCÊNDIO EM MJ/m²	
EDUCACIONAL E CULTURA FÍSICA	EDUCAÇÃO INFANTIL – CRECHE, PRÉ-ESCOLA E SIMILARES	E – 5	400	
CLASSIFICAÇÃO DAS EDIFICAÇÕES E ÁREAS DE RISCO QUANTO A CARGA DE INCÊNDIO				
RISCO	CARGA DE INCÊNDIO MJ/m²			
MÉDIO	400			
CONTROLE DE MATERIAIS DE ACABAMENTO E REVESTIMENTO				
PISO	ACABAMENTO	NÃO SE APLICA		
	REVESTIMENTO			
PAREDE	ACABAMENTO	NÃO SE APLICA		
	REVESTIMENTO			
TETO E FORRO	ACABAMENTO	NÃO SE APLICA		
	REVESTIMENTO			

QUADRO DE POPULAÇÃO – DIMENSIONAMENTO DAS SAÍDAS					
OCUPAÇÃO		POPULAÇÃO	OCUPAÇÃO		
GRUPO	DIVISÃO		ACESSO DE DESCARGA	ESCADAS E RAMPAS	PORTAS
E	E=5	UMA PESSOA POR 1,50 m ² DE ÁREA DE SALA DE AULA	30	22	30

ÁREA DO TERRENO	4.000,00 m²
BLOCO A	733,40 m²
BLOCO B	679,47 m²
BLOCO C	698,26 m²
PÁTIO COBERTO 1	125,78 m²
PÁTIO COBERTO 2	125,78 m²
CASA DE MÁQUINAS	5,94 m²
LIXO/GÁS	5,39 m²
ÁREA TOTAL	2.374,02 m²

NOTAS

- MEDIDAS EM CENTÍMETROS E NÍVEIS EM METROS;
 - VERIFICAR DETALHES CONSTRUTIVOS PERTINENTES NO MEMORIAL DESCRITIVO;
 - ALTERAÇÕES NESTE PROJETO SOMENTE COM AUTORIZAÇÃO EXPRESSA DA EMPRESA
- PROJETISTA:
- REFERÊNCIAS
- PLANILHA DE QUANTITATIVOS;
 - MEMORIAL DESCRITIVO E ESPECIFICAÇÕES TÉCNICAS.

[illegible]