




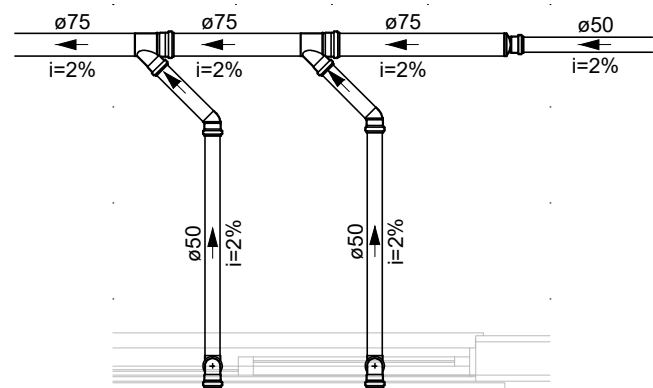


DETALHE SAN-6
ESCALA 1:25

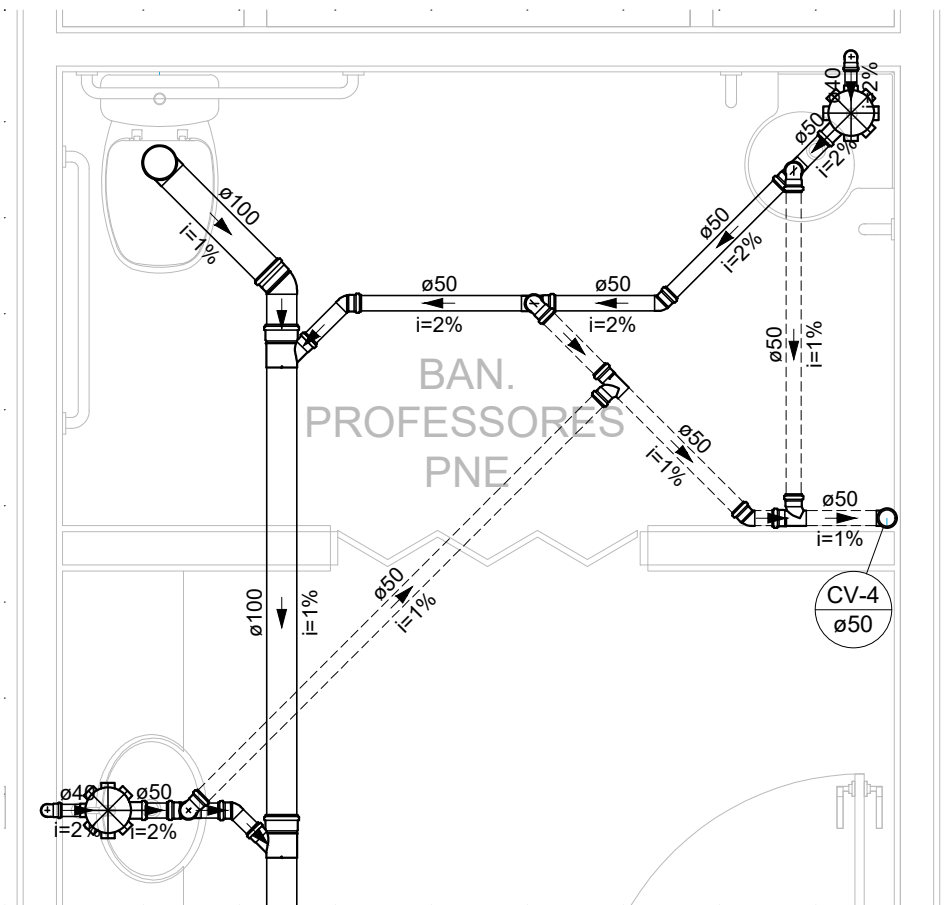


DETALHE SAN-7
ESCALA 1:25

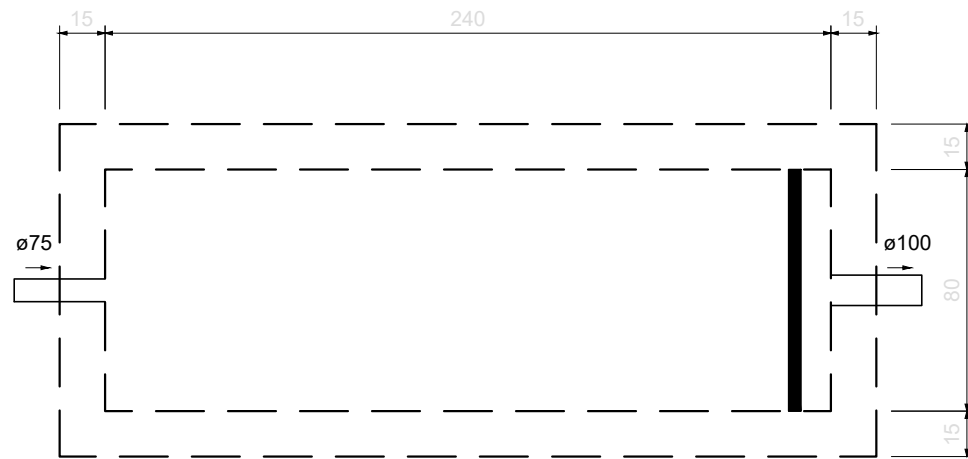


PLANTA BAIXA - CAIXA DE GORDURA
ESCALA 1:25

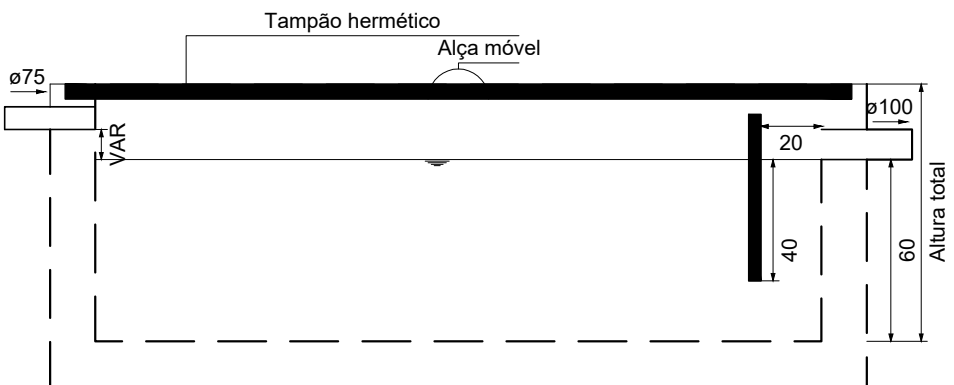

CORTE - CAIXA DE GORDURA
ESCALA 1:25

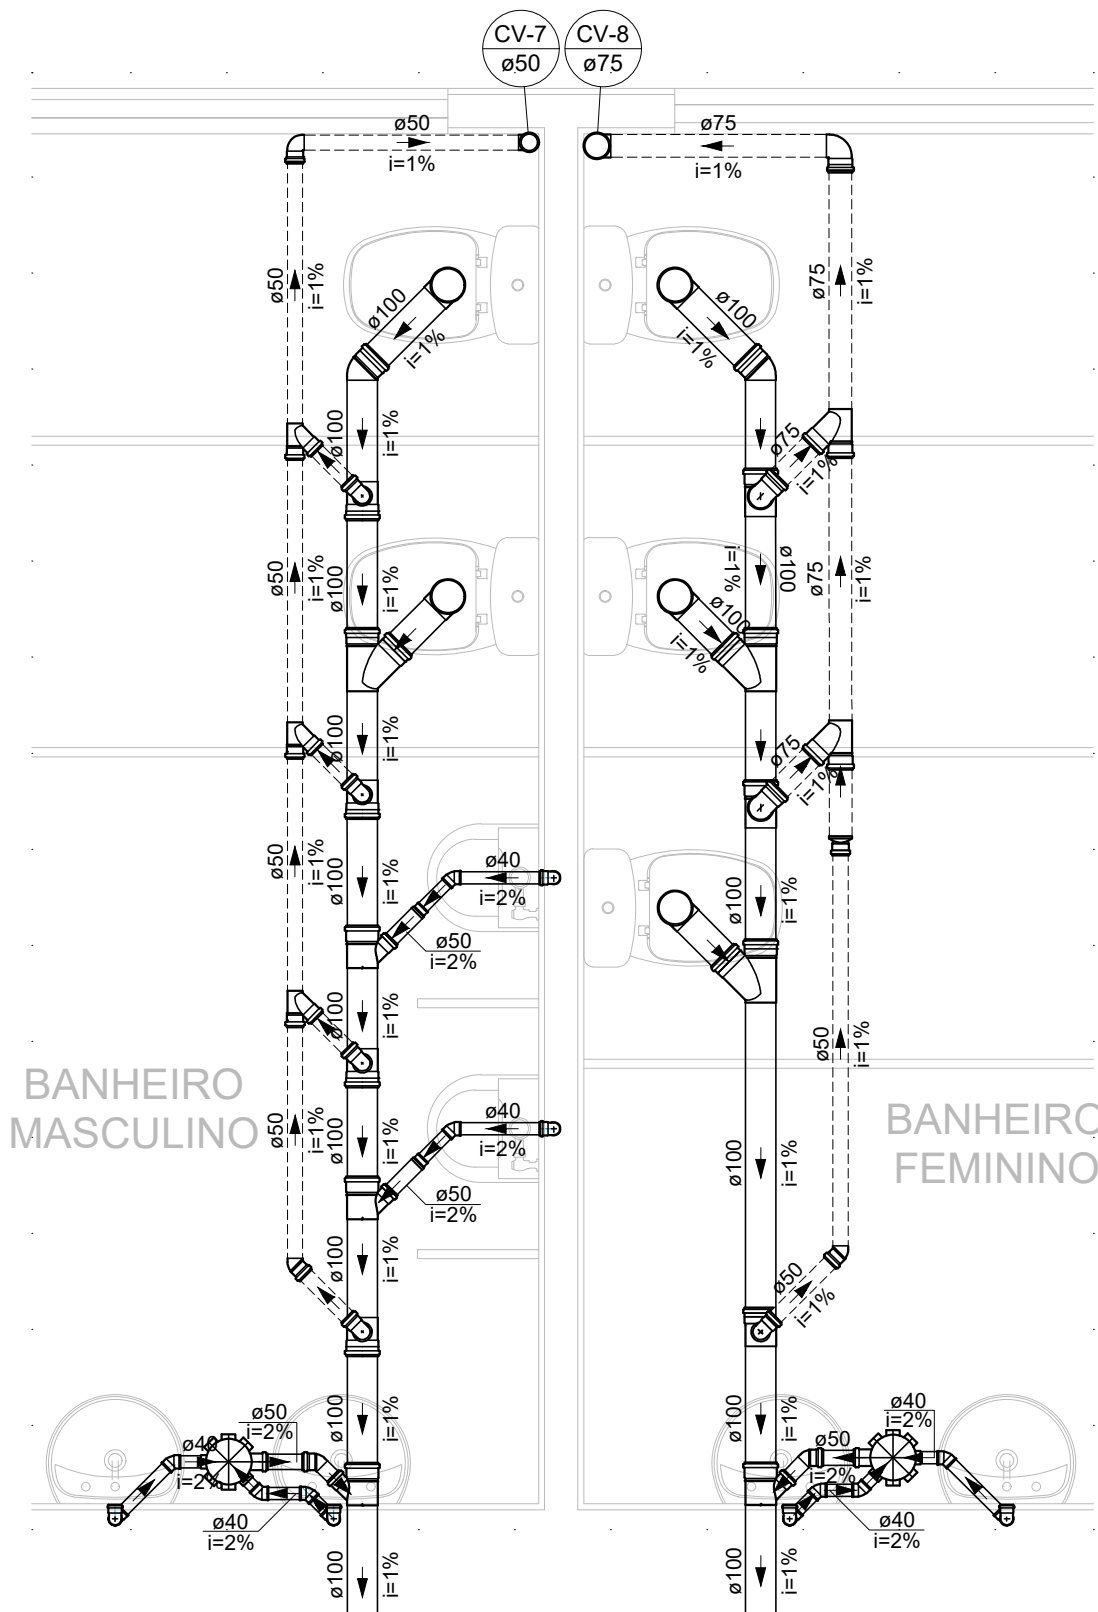

DETALHE SAN-8
ESCALA 1:25

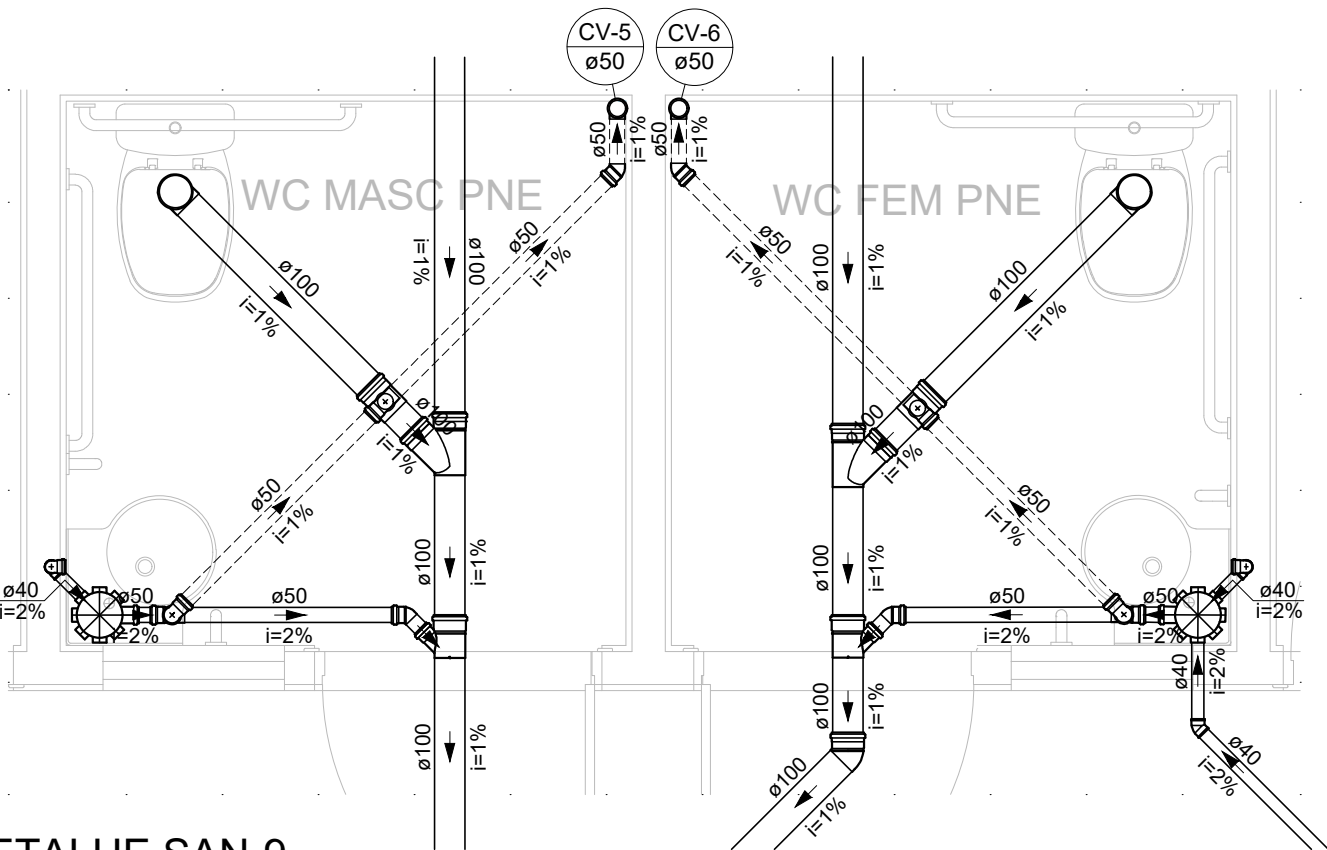

DETALHE SAN-9
ESCALA 1:25

- NOTAS:
- TODOS OS TUBOS E CONEXÕES DA REDE DE ESGOTO SANITÁRIO SERÃO EM PVC RÍGIDO;
 - ADOTAR DECLIVIDADE MÍNIMA DE 2% PARA OS TUBOS COM DIÂMETROS ATÉ Ø75MM E 1% PARA TUBOS COM DIÂMETROS ≥ Ø100MM;
 - TODOS OS DIÂMETROS SÃO COTADOS EM MILÍMETROS;
 - A COLUNA DE VENTILAÇÃO DEVE ULTRAPASSAR EM PELO MENOS 30 cm O NÍVEL DA COBERTURA, A FIM DE EVITAR ODORES;
 - TODA TUBULAÇÃO DE VENTILAÇÃO DEVERÁ TER UM ACLIVE MÍNIMO DE 1%;
 - AS TUBULAÇÕES VERTICAIS DAS COLUNAS DE VENTILAÇÃO SERÃO EMBUTIDAS NA ALVENARIA;
 - PARA INSTALAR LOUÇAS CONSULTAR AINDA O PROJETO DE ARQUITETURA;
 - PASSAR A TUBULAÇÃO ABAIXO DA VIGA BALDRAME. EM CASO DE ENCONTRO COM A FUNDAÇÃO REALIZAR O DESVIO NA TUBULAÇÃO, NÃO INTERFERINDO NA FUNDAÇÃO EXISTENTE.



Rua Miguel Vianna, n° 81, Sala 12
Bairro Morro Chic
CEP: 37500-080 – Itajubá / MG
Tel: (35) 3623-5720
www.dacengenharia.com.br

PROJETO	GERÊNCIA DE PROJETOS	
	PEDRO HENRIQUE JUSTINIANO	ENG. CIVIL
	COORDENAÇÃO DE PROJETOS	
	ALOISIO CAETANO FERREIRA	CREA: MG-97.132/D
	RESPONSÁVEL TÉCNICO	
DESENHO	ENG°. CIVIL FLÁVIA C. BARBOSA	CREA: MG-187.842/D
	ENG°. CIVIL CAMILA DA SILVA ANDRADE	
	ENG°. CIVIL CAMILA DA SILVA ANDRADE	

EMPREENDIMENTO			
REFORMA E AMPLIAÇÃO DA E.M. DR. JOSÉ RIBEIRO DE CARVALHO			
ENDEREÇO		DISCIPLINA	
RUA DAS HORTÊNCIAS – B. CONJ. H. R. DAS MARGARIDAS		ESGOTO	
SANTA RITA DO SAPUCAÍ – MINAS GERAIS		FASE DO PROJETO	
ASSUNTO		EXECUTIVO	
FASE 1		FOLHA N°:	
PROJETO DE INSTALAÇÕES SANITÁRIAS		02/02	
DETALHES			
DATA INICIAL	ESCALA	REVISÃO	ARQUIVO
08/08/2022	INDICADA	R00	DAC-PMSRS-JRC-FSI-PE-ESG-R00.DWG