



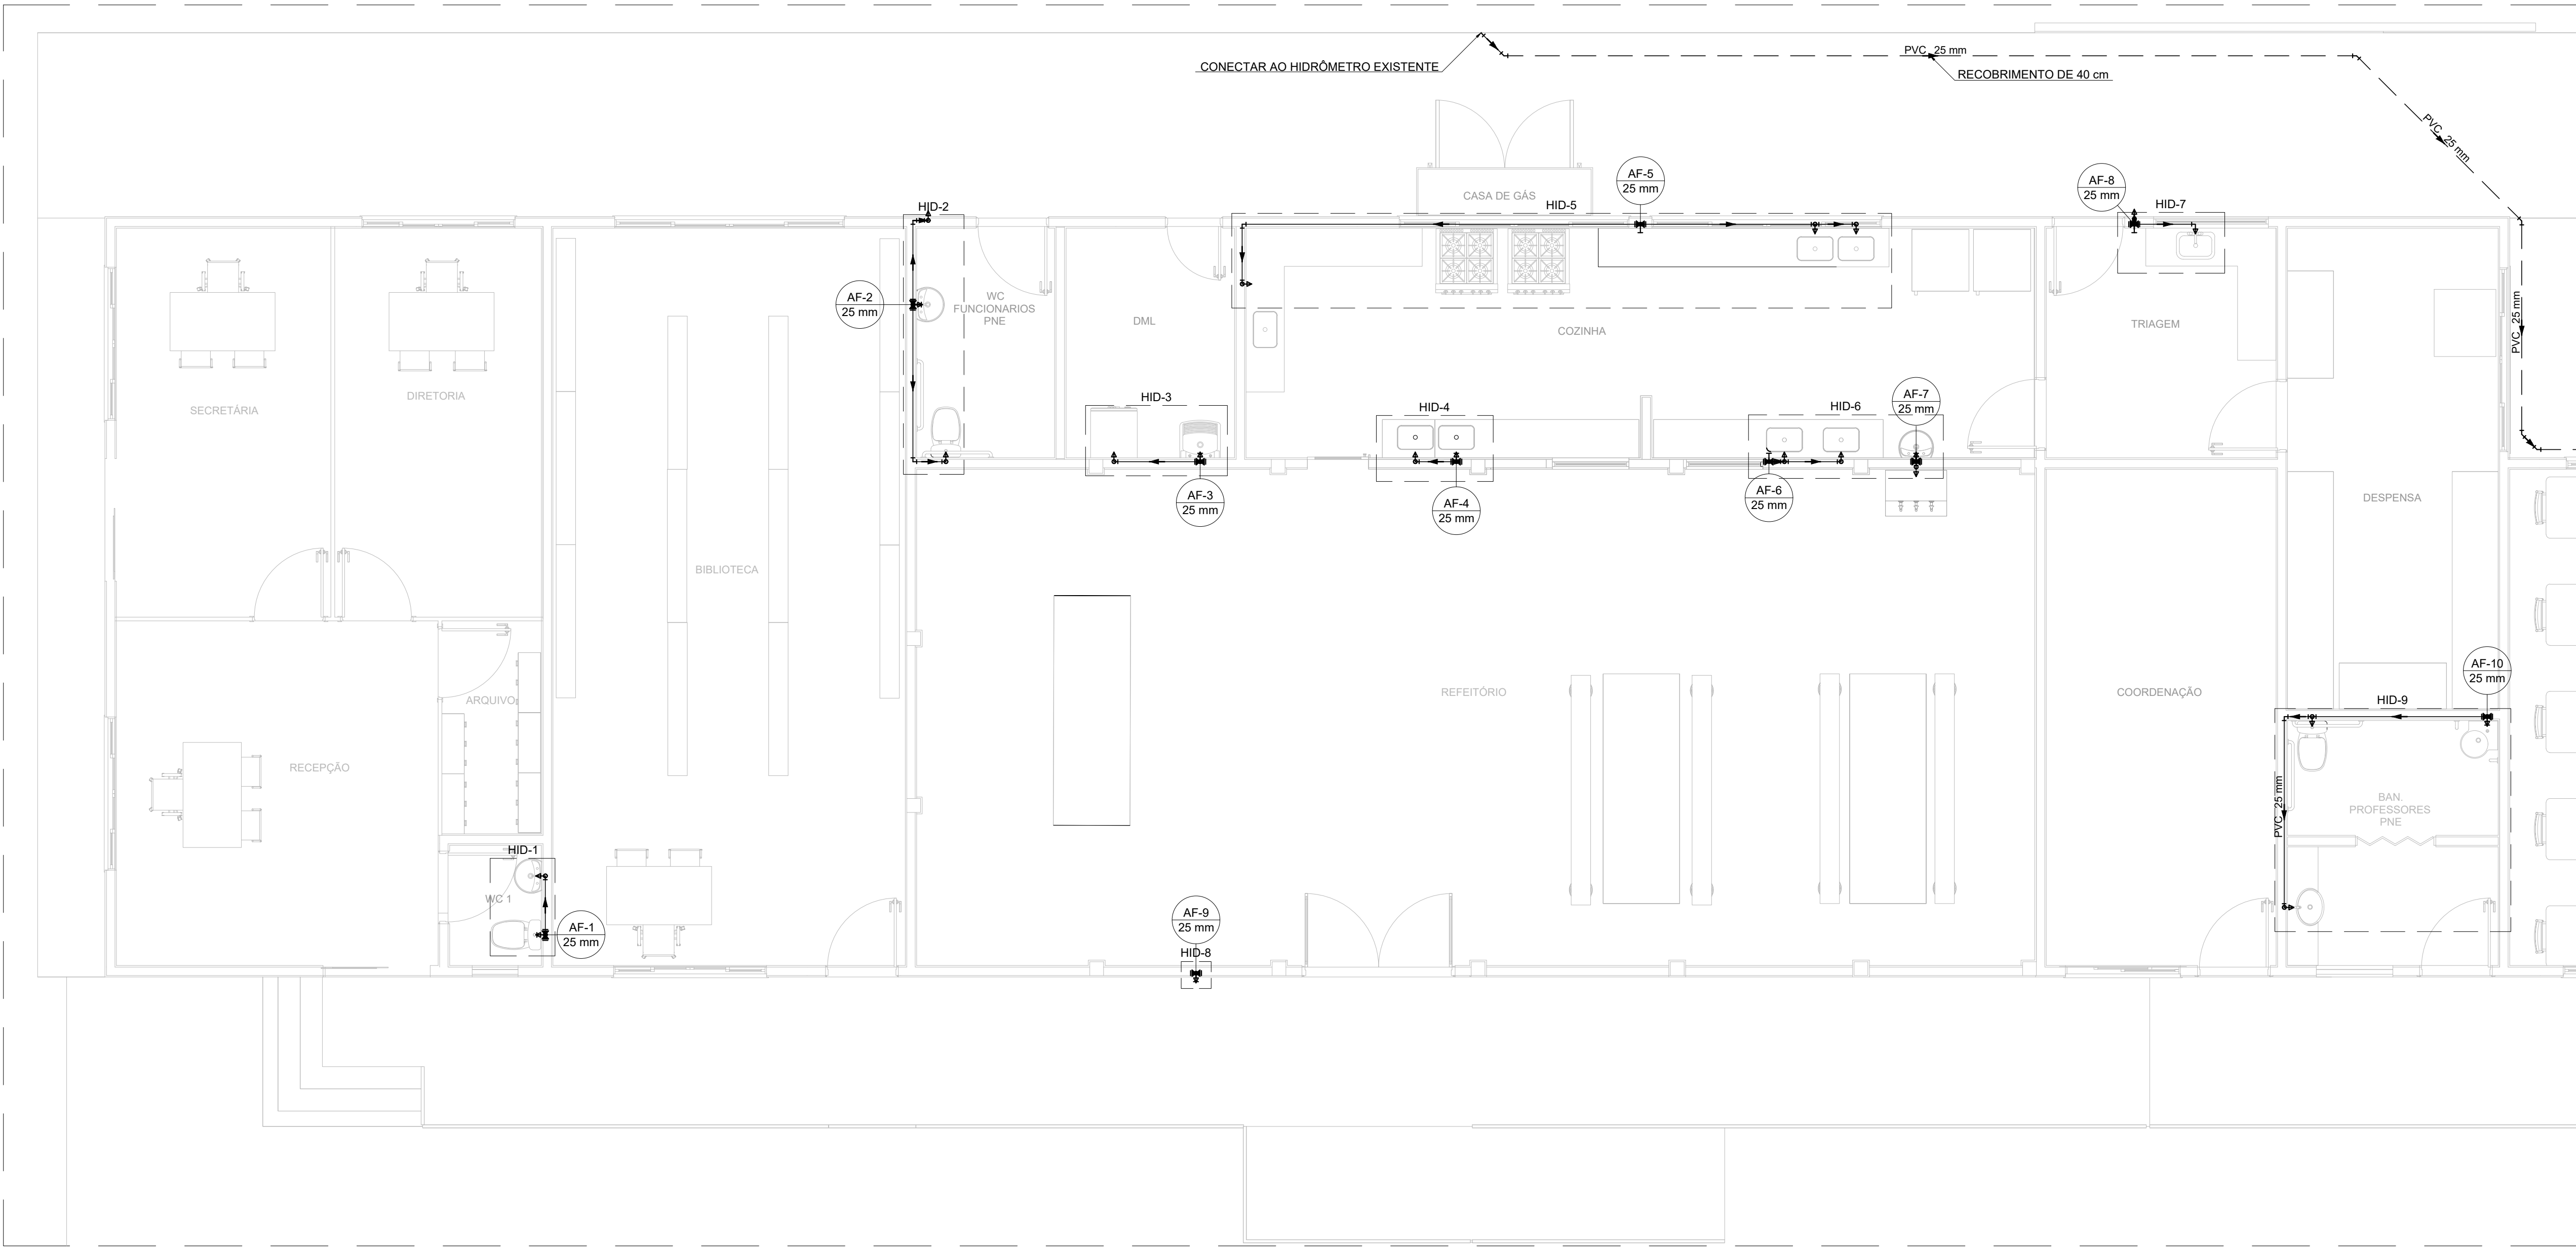

PLANTA BAIXA - TÉRREO - PARTE 1
ESCALA 1:50

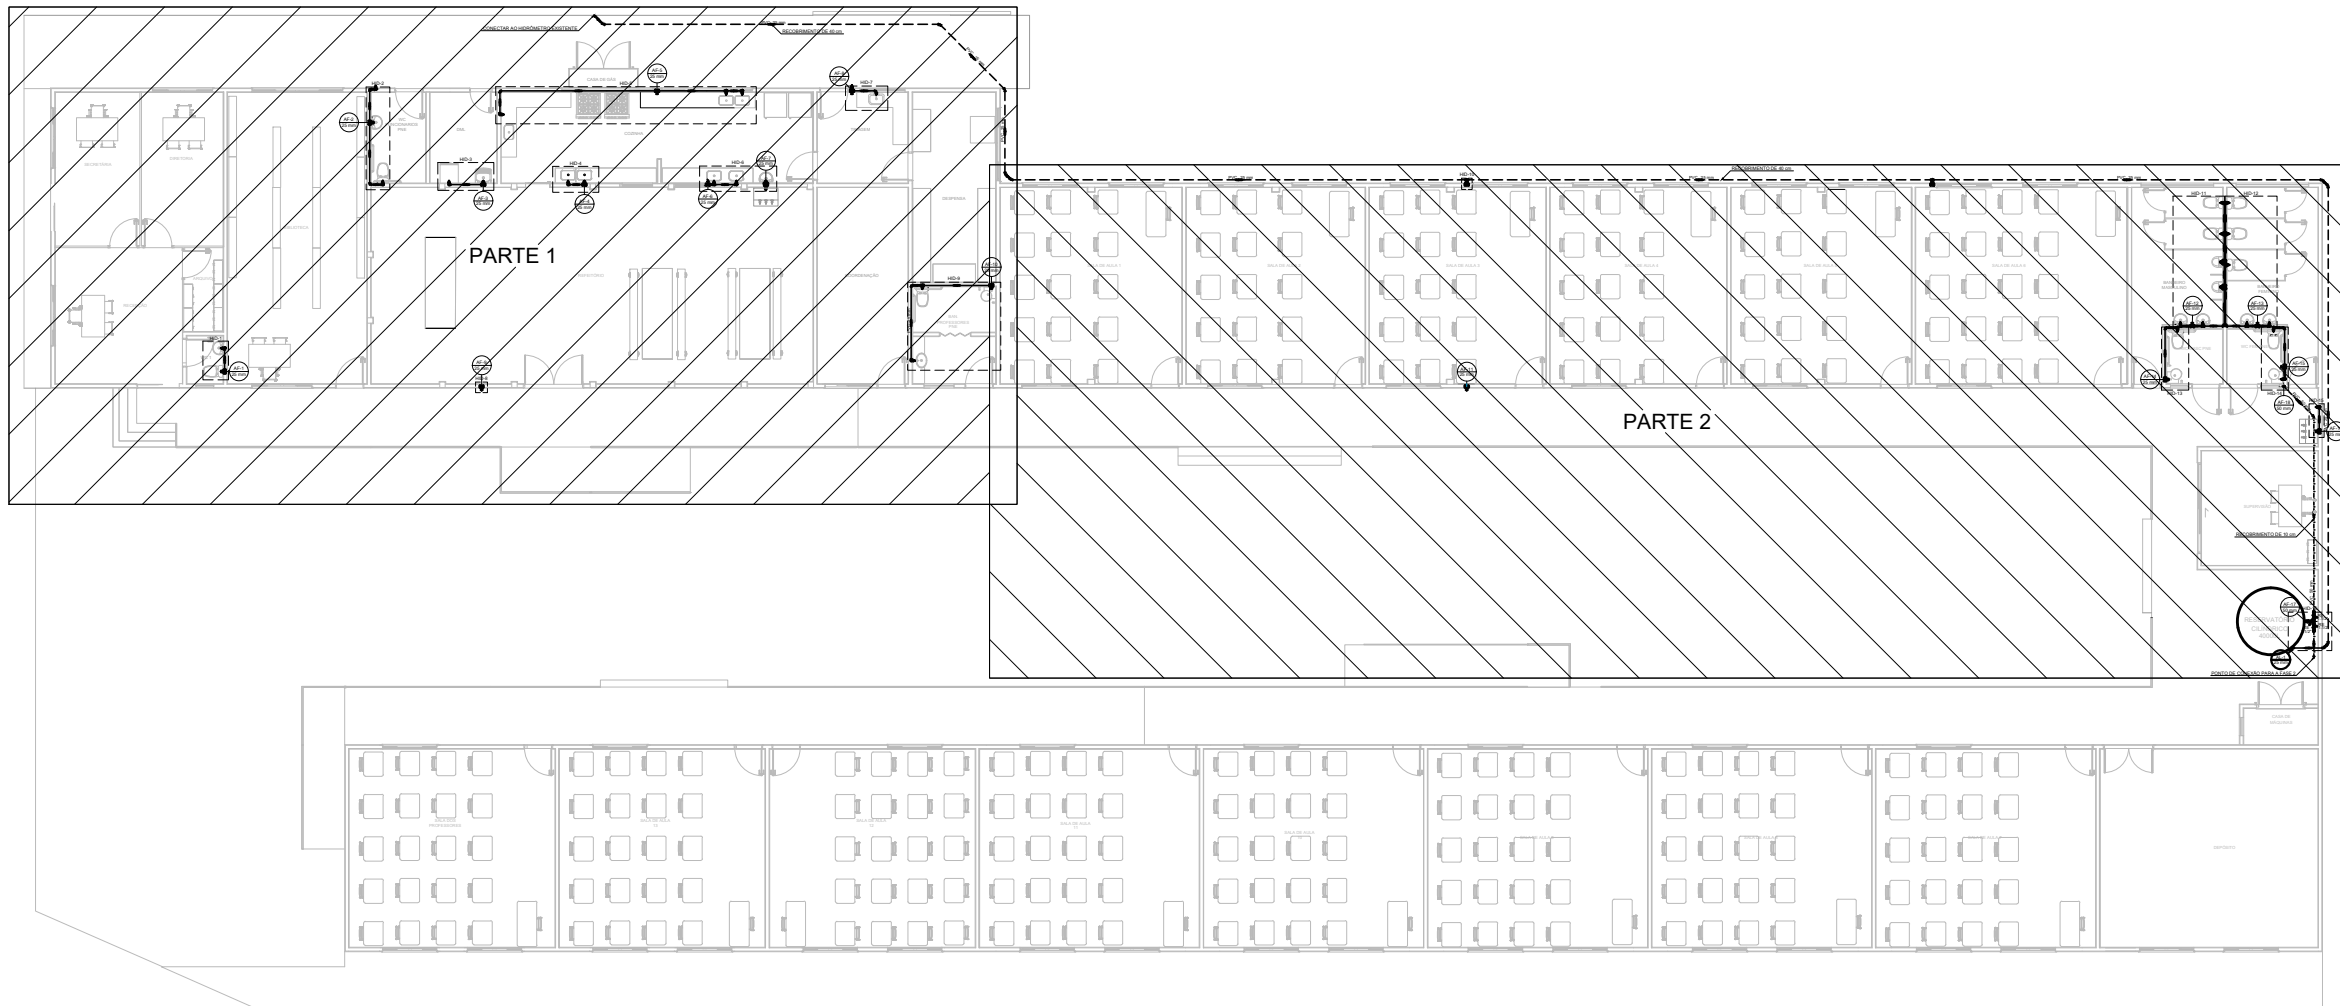

PLANTA DE REFERÊNCIA
SEM ESCALA

LEGENDA DE CONDUTOS - TÉRREO	
Água fria	
Alimentação	
Tubulação enterrada	

ALTURA DOS PONTOS DE ÁGUA		
SIGLA	ITEM	ALTURA
BE	BEBEDOURO	130 CM
PIA	PIA DE COZINHA	110 CM
TLR	TANQUE	110 CM
MLR	MAQUINA DE LAVAR ROUPA	80 CM
LV	LAVATÓRIO	60 CM
VS	VASO SANITÁRIO	15 CM
TJ	TORNEIRA DE JARDIM	60 CM
RG	REGISTRO DE GAVETA ALTO	180 CM
RP	REGISTRO DE PRESSÃO	125 CM
---	RAMAL DE ÁGUA FRIA	80 CM

LEGENDA DETALHADA - TÉRREO	
Registro bruto gaveta industrial c/PVC soldável	
Metais	
Registro bruto de gaveta industrial 3/4"	1 pç
PVC rígido soldável	
Adapt sold curto c/bolsa-rosca p registro 25 mm - 3/4"	2 pç
Registro de Pressão com PVC soldável	
Metais	
Registro de pressão c/ canopla cromada 3/4"	1 pç
PVC misto soldável	
Luva soldável c/ rosca 25 mm -3/4"	1 pç
PVC rígido soldável	
Adapt sold curto c/bolsa-rosca p registro 25 mm - 3/4"	1 pç
Registro de gaveta c/canopla cromada c/PVC soldável	
Metais	
Registro de gaveta c/ canopla cromada 3/4"	1 pç
PVC rígido soldável	
Adapt sold curto c/bolsa-rosca p registro 25 mm - 3/4"	2 pç
Registro esfera VS compacto soldável	
Metais	
Registro esfera VS compacto soldável PVC 50 mm	1 pç

NOTAS:

- TODOS OS TUBOS E CONEXÕES DA REDE DE ÁGUA FRIA SERÃO EM PVC RÍGIDO SOLDÁVEL CLASSE 15;
- PARA FAZER A TRANSIÇÃO ENTRE AS TUBULAÇÕES PLÁSTICAS E AS PEÇAS METÁLICAS DEVE SER UTILIZADO CONEXÕES COM BUCHA DE LATÃO;
- AS TUBULAÇÕES DE ÁGUA FRIA DEVERÃO SER INSTALADAS COM LIGEIRA DECLIVIDADE, PARA SE EVITAR A INDESEJÁVEL PRESENÇA DE AR APRISIONADO NA REDE;
- AS TUBULAÇÕES EMBUTIDAS EM ALVENARIA SERÃO FIXADAS PELO ENCHIMENTO DO VAZIO RESTANTE NOS RASGOS COM ARGAMASSA DE CIMENTO E AREIA. DEVERÁ SER ELIMINADO QUALQUER AGENTE QUE MANTENHA OU PROVOQUE TENSÕES NOS TUBOS E CONEXÕES;
- EM CASO DE ENCONTRO DA TUBULAÇÃO COM ELEMENTOS ESTRUTURAIS DEVERÁ SER REALIZADO DESVIO, NÃO INTERFERINDO NA ESTRUTURA EXISTENTE.
- O PONTO DE CONEXÃO DA ÁGUA FRIA NO RESERVATÓRIO DEVERÁ SER FEITO A 3,15 m DA BASE DO RESERVATÓRIO, GARANTINDO ASSIM QUE FIQUEM ARMAZENADOS 12000 LITROS PARA RESERVA DE INCÊNDIO.

Lista de materiais - Pavimento	
Aparelho	
Bebedouro 25mmx 1/2"	2 pç
Mictório de Descarga Descontinua 1/2"	2 pç
Máquina de Lavar Roupa 25mm x 3/4"	1 pç
Torneira de Jardim 25 mm x 3/4"	7 pç
Torneira de Pia de Cozinha 25mm - 3/4"	9 pç
Torneira de Tanque de Lavar 25mmx 3/4"	1 pç
Torneira de lavatório 25 mm - 1/2"	10 pç
Vaso Sanitário c/ cx. acoplada 1/2"	10 pç
Metais	
Registro bruto de gaveta industrial 3/4"	1 pç
Registro de gaveta c/ canopla cromada 3/4"	17 pç
Registro de pressão c/ canopla cromada 3/4"	2 pç
Registro esfera VS compacto soldável PVC 50 mm	3 pç
PVC Acessórios	
Engate flexível cobre cromado com canopla 1/2 - 30cm	10 pç
Engate flexível plástico 1/2 - 30cm	12 pç
PVC misto soldável	
Joelho de redução soldável c/ rosca 25 mm - 1/2"	10 pç
Luva soldável c/ rosca 25 mm -3/4"	2 pç
PVC rígido soldável	
Adapt sold curto c/bolsa-rosca p registro 25 mm - 3/4"	38 pç
Cap soldável 50 mm	1 pç
Joelho 45 soldável 25 mm	9 pç
50 mm	1 pç
Joelho 90° soldável 25 mm	35 pç
50 mm	6 pç
Luva soldável 25 mm	16 pç
50 mm	1 pç
Tubos 25 mm	160.02 m
50 mm	12.51 m
Tê 90 soldável 25 mm	23 pç
50 mm	1 pç
PVC soldável azul c/ bucha latão	
Joelho 90° soldável com bucha de latão 25 mm - 3/4"	16 pç
Joelho de redução 90° soldável com bucha de latão 25 mm- 1/2"	13 pç
Tê red.90 sold c/ bucha latão B central 25 mm -1/2"	1 pç
Tê sold c/ bucha latão bolsa central 25 mm- 3/4"	2 pç

REV. 00	08/08/22	EMIÇÃO INICIAL	DAC
REVISÃO:	DATA :	DESCRIÇÃO:	RESP.:
PROJETO		GERÊNCIA DE PROJETOS	
		PEDRO HENRIQUE JUSTINIANO ENG. CIVIL	
Rua Miguel Vianna, nº 81, Sala 12 Bairro Morro Chic CEP: 37500-080 - Itajubá / MG Tel: (35) 3623-5720 www.dacengenharia.com.br		COORDENAÇÃO DE PROJETOS ALOSIO CAETANO FERREIRA CREA: MG-97.132/D	
RESPONSÁVEL TÉCNICO		ENGR. CIVIL FLÁVIA C. BARBOSA CREA: MG-187.842/D	
PROJETO		ENGR. CIVIL CAMILA DA SILVA ANDRADE	
DESENHO		ENGR. CIVIL CAMILA DA SILVA ANDRADE	
EMPREENDIMENTO			
REFORMA E AMPLIAÇÃO DA E.M. DR. JOSÉ RIBEIRO DE CARVALHO			
ENDEREÇO		DISCIPLINA	
RUA DAS HORTÊNCIAS – B. CONJ. H. R. DAS MARGARIDAS SANTA RITA DO SAPUCAÍ – MINAS GERAIS		ÁGUA FRIA	
ASSUNTO		FASE DO PROJETO	
FASE 1 PROJETO DE INSTALAÇÕES HIDRÁULICAS PLANTA BAIXA TÉRREO, LISTA DE MATERIAIS E LEGENDA		EXECUTIVO	
FOLHA Nº.		01/04	
DATA INICIAL	ESCALA	REVISÃO	ARQUIVO
08/08/2022	INDICADA	ROO	DAC-PMSRS-JRC-FSI-PE-AGF-R00.DWG