



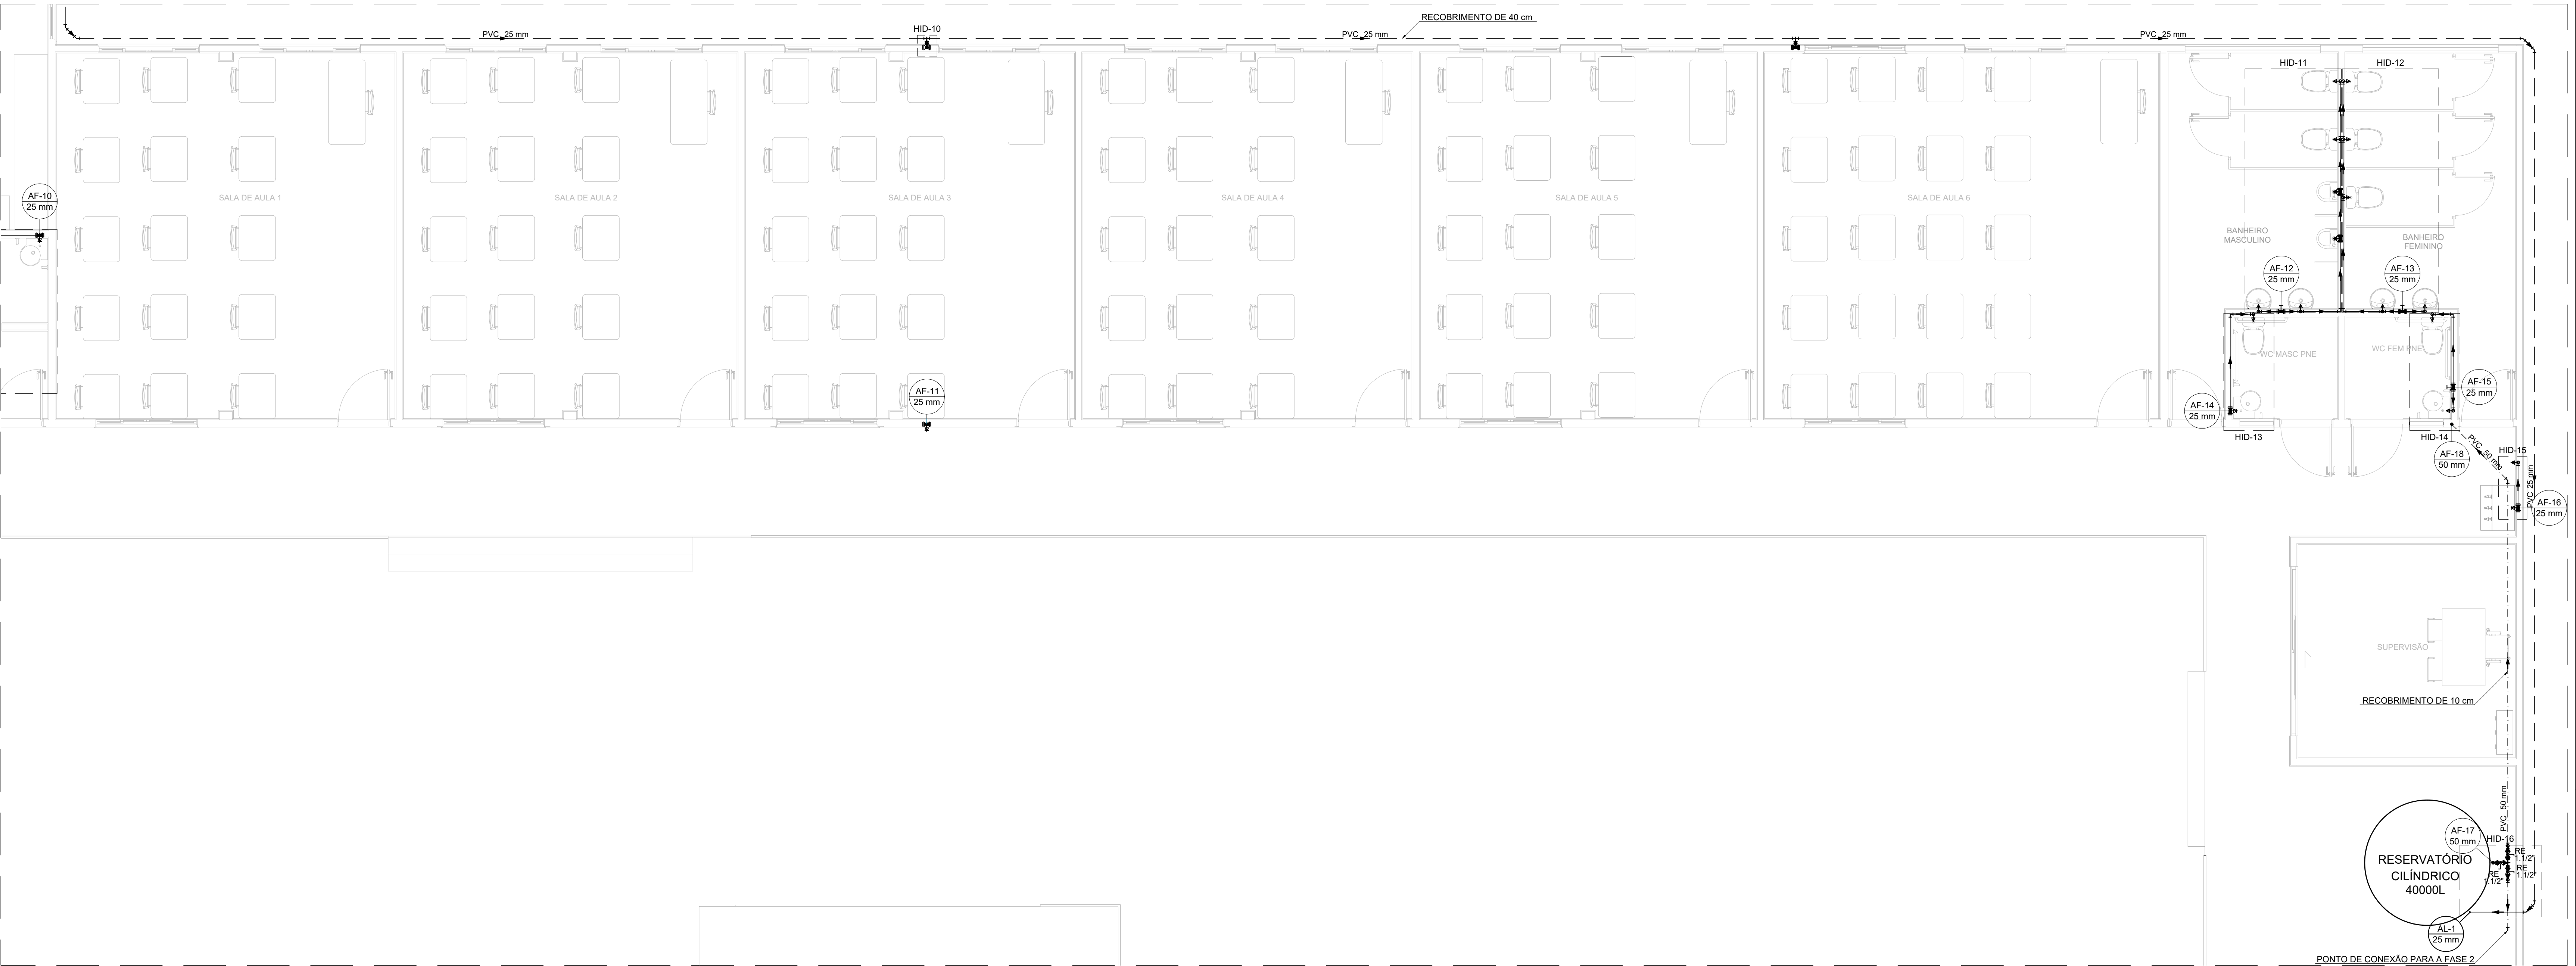

PLANTA BAIXA - TÉRREO - PARTE 2
ESCALA 1:50

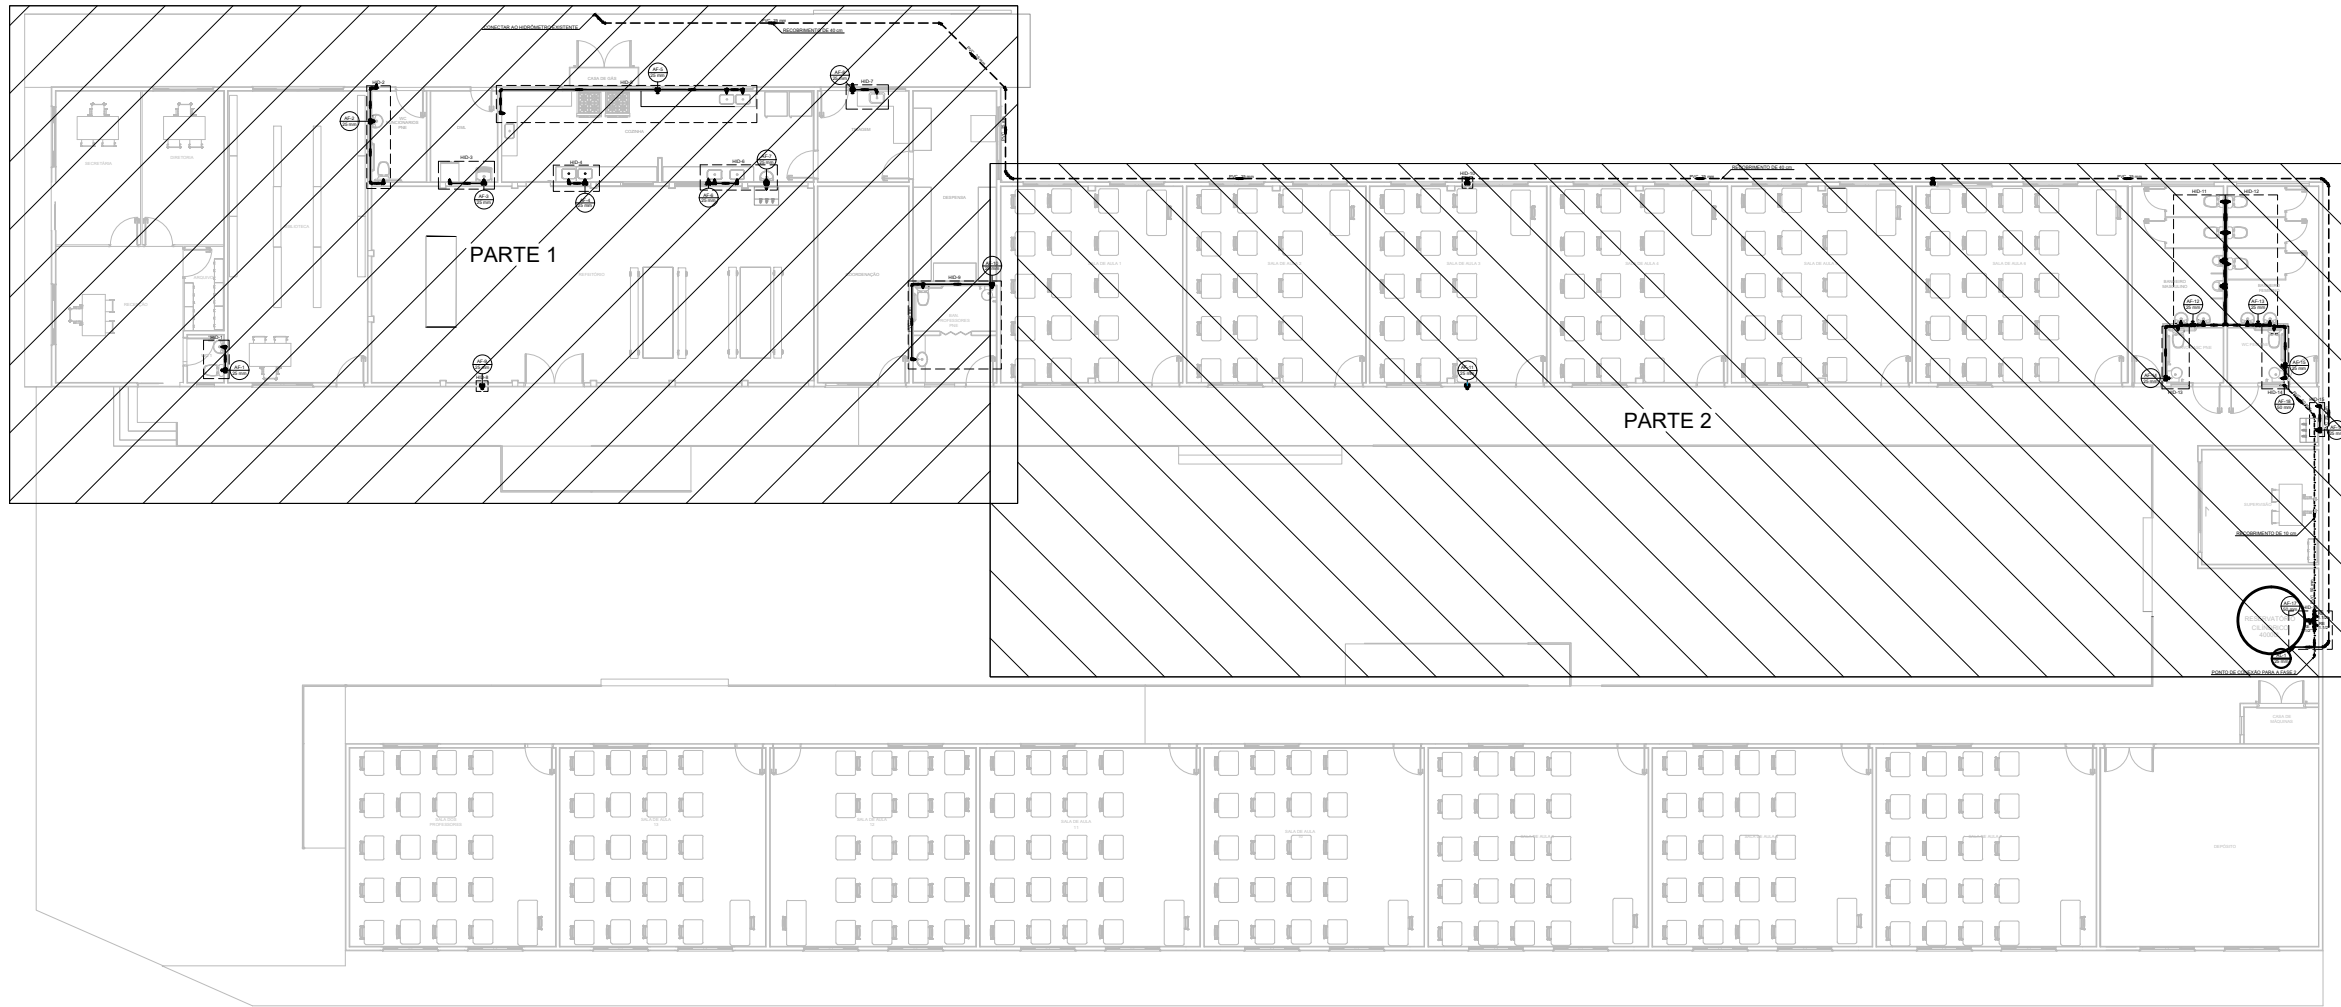

PLANTA DE REFERÊNCIA
SEM ESCALA

Lista de materiais - Pavimento		
Aparelho		
Bebedouro 25mmx 1/2"	2	pç
Mictório de Descarga Descontínua 1/2"	2	pç
Máquina de Lavar Roupa 25mm x 3/4"	1	pç
Torneira de Jardim 25mm - 3/4"	7	pç
Torneira de Pia de Cozinha 25mm - 3/4"	9	pç
Torneira de Tanque de Lavar 25mmx 3/4"	1	pç
Torneira de lavatório 25 mm - 1/2"	10	pç
Vaso Sanitário c/ cx. acoplada 1/2"	10	pç
Metais		
Registro bruto de gaveta industrial 3/4"	1	pç
Registro de gaveta c/ canopla cromada 3/4"	17	pç
Registro de pressão c/ canopla cromada 3/4"	2	pç
Registro esfera VS compacto soldável PVC 50 mm	3	pç
PVC Acessórios		
Engate flexível cobre cromado com canopla 1/2 - 30cm	10	pç
Engate flexível plástico 1/2 - 30cm	12	pç
PVC misto soldável		
Joelho de redução soldável c/ rosca 25 mm - 1/2"	10	pç
Luva soldável c/ rosca 25 mm -3/4"	2	pç

PVC rígido soldável		
Adapt sold curto c/bolsa-rosca p registro 25 mm - 3/4"	38	pç
Cap soldável 50 mm	1	pç
Joelho 45 soldável 25 mm	9	pç
Joelho 90° soldável 25 mm	35	pç
Luva soldável 50 mm	6	pç
Tubo 25 mm	160,02	m
Tubo 50 mm	12,51	m
Tê 90 soldável 25 mm	23	pç
Tê sold c/ bucha latão 50 mm	1	pç
PVC soldável azul c/ bucha latão		
Joelho 90° soldável com bucha de latão 25 mm - 3/4"	16	pç
Joelho de redução 90° soldável com bucha de latão 25 mm- 1/2"	13	pç
Tê red 90 sold c/ bucha latão B central 25 mm -1/2"	1	pç
Tê sold c/ bucha latão bolsa central 25 mm-3/4"	2	pç

LEGENDA DE CONDUTOS - TÉRREO	
Água fria	
Alimentação	
Tubulação enterrada	

ALTURA DOS PONTOS DE ÁGUA		
SIGLA	ITEM	ALTURA
BE	BEBEDOURO	130 CM
PIA	PIA DE COZINHA	110 CM
TLR	TANQUE	110 CM
MLR	MÁQUINA DE LAVAR ROUPA	60 CM
LV	LAVATÓRIO	60 CM
VS	VASO SANITÁRIO	15 CM
TJ	TORNEIRA DE JARDIM	60 CM
RG	REGISTRO DE GAVETA ALTO	180 CM
RP	REGISTRO DE PRESSÃO	125 CM
---	RAMAL DE ÁGUA FRIA	80 CM

LEGENDA DETALHADA - TÉRREO	
Registro bruto gaveta Industrial c/PVC soldável	
Metais	
Registro bruto de gaveta industrial 3/4"	1pç
PVC rígido soldável	
Adapt sold curto c/bolsa-rosca p registro 25 mm - 3/4"	2pç
Registro de Pressão com PVC soldável	
Metais	
Registro de pressão c/ canopla cromada 3/4"	1pç
PVC misto soldável	
Luva soldável c/ rosca 25 mm -3/4"	1pç
PVC rígido soldável	
Adapt sold curto c/bolsa-rosca p registro 25 mm - 3/4"	1pç
Registro de gaveta c/canopla cromada c/PVC soldável	
Metais	
Registro de gaveta c/ canopla cromada 3/4"	1pç
PVC rígido soldável	
Adapt sold curto c/bolsa-rosca p registro 25 mm - 3/4"	2pç
Registro esfera VS compacto soldável	
Metais	
Registro esfera VS compacto soldável PVC 50 mm	1pç

NOTAS:

- TODOS OS TUBOS E CONEXÕES DA REDE DE ÁGUA FRIA SERÃO EM PVC RÍGIDO SOLDÁVEL CLASSE 15;
- PARA FAZER A TRANSIÇÃO ENTRE AS TUBULAÇÕES PLÁSTICAS E AS PEÇAS METÁLICAS DEVE SER UTILIZADO CONEXÕES COM BUCHA DE LATÃO;
- AS TUBULAÇÕES DE ÁGUA FRIA DEVERÃO SER INSTALADAS COM LIGEIRA DECLIVIDADE, PARA SE EVITAR A INDESEJÁVEL PRESENÇA DE AR APRISIONADO NA REDE;
- AS TUBULAÇÕES EMBUTIDAS EM ALVENARIA SERÃO FIXADAS PELO ENCHIMENTO DO VAZIO RESTANTE NOS RASGOS COM ARGAMASSA DE CIMENTO E AREIA. DEVERÁ SER ELIMINADO QUALQUER AGENTE QUE MANTENHA OU PROVOQUE TENSÕES NOS TUBOS E CONEXÕES;
- EM CASO DE ENCONTRO DA TUBULAÇÃO COM ELEMENTOS ESTRUTURAIS DEVERÁ SER REALIZADO DESVIO, NÃO INTERFERINDO NA ESTRUTURA EXISTENTE.
- O PONTO DE CONEXÃO DA ÁGUA FRIA NO RESERVATÓRIO DEVERÁ SER FEITO A 3,15 m DA BASE DO RESERVATÓRIO, GARANTINDO ASSIM QUE FIQUEM ARMAZENADOS 12000 LITROS PARA RESERVA DE INCÊNDIO.

REV. 00	08/06/22	EMISSÃO INICIAL	DAC
REVISÃO:	DATA :	DESCRIÇÃO:	RESP.:
			
PROJETO		GERÊNCIA DE PROJETOS PEDRO HENRIQUE JUSTINIANO ENG. CIVIL	
		COORDENAÇÃO DE PROJETOS ALOISIO CAETANO FERREIRA CREA: MG-97.132/D	
Rua Miguel Vianna, n.º 81, Sala 12 Bairro Morro Chic CEP: 37500-080 – Itajubá / MG Tel: (35) 3623-5720 www.dacengenharia.com.br		RESPONSÁVEL TÉCNICO ALOISIO CAETANO FERREIRA CREA: MG-97.132/D	
PROJETO		PROJETO ENG.º CIVIL FLÁVIA C. BARBOSA CREA: MG-187.842/D	
FASE 1		FASE DO PROJETO EXECUTIVO	
PROJETO DE INSTALAÇÕES HIDRÁULICAS PLANTA BAIXA TÉRREO, LISTA DE MATERIAIS E LEGENDA		FOLHA N.º 02/04	
DATA INICIAL 08/08/2022	ESCALA INDICADA	REVISÃO R00	ARQUIVO DAC-PMSRS-JRC-FSI-PE-AGF-R00.DWG