




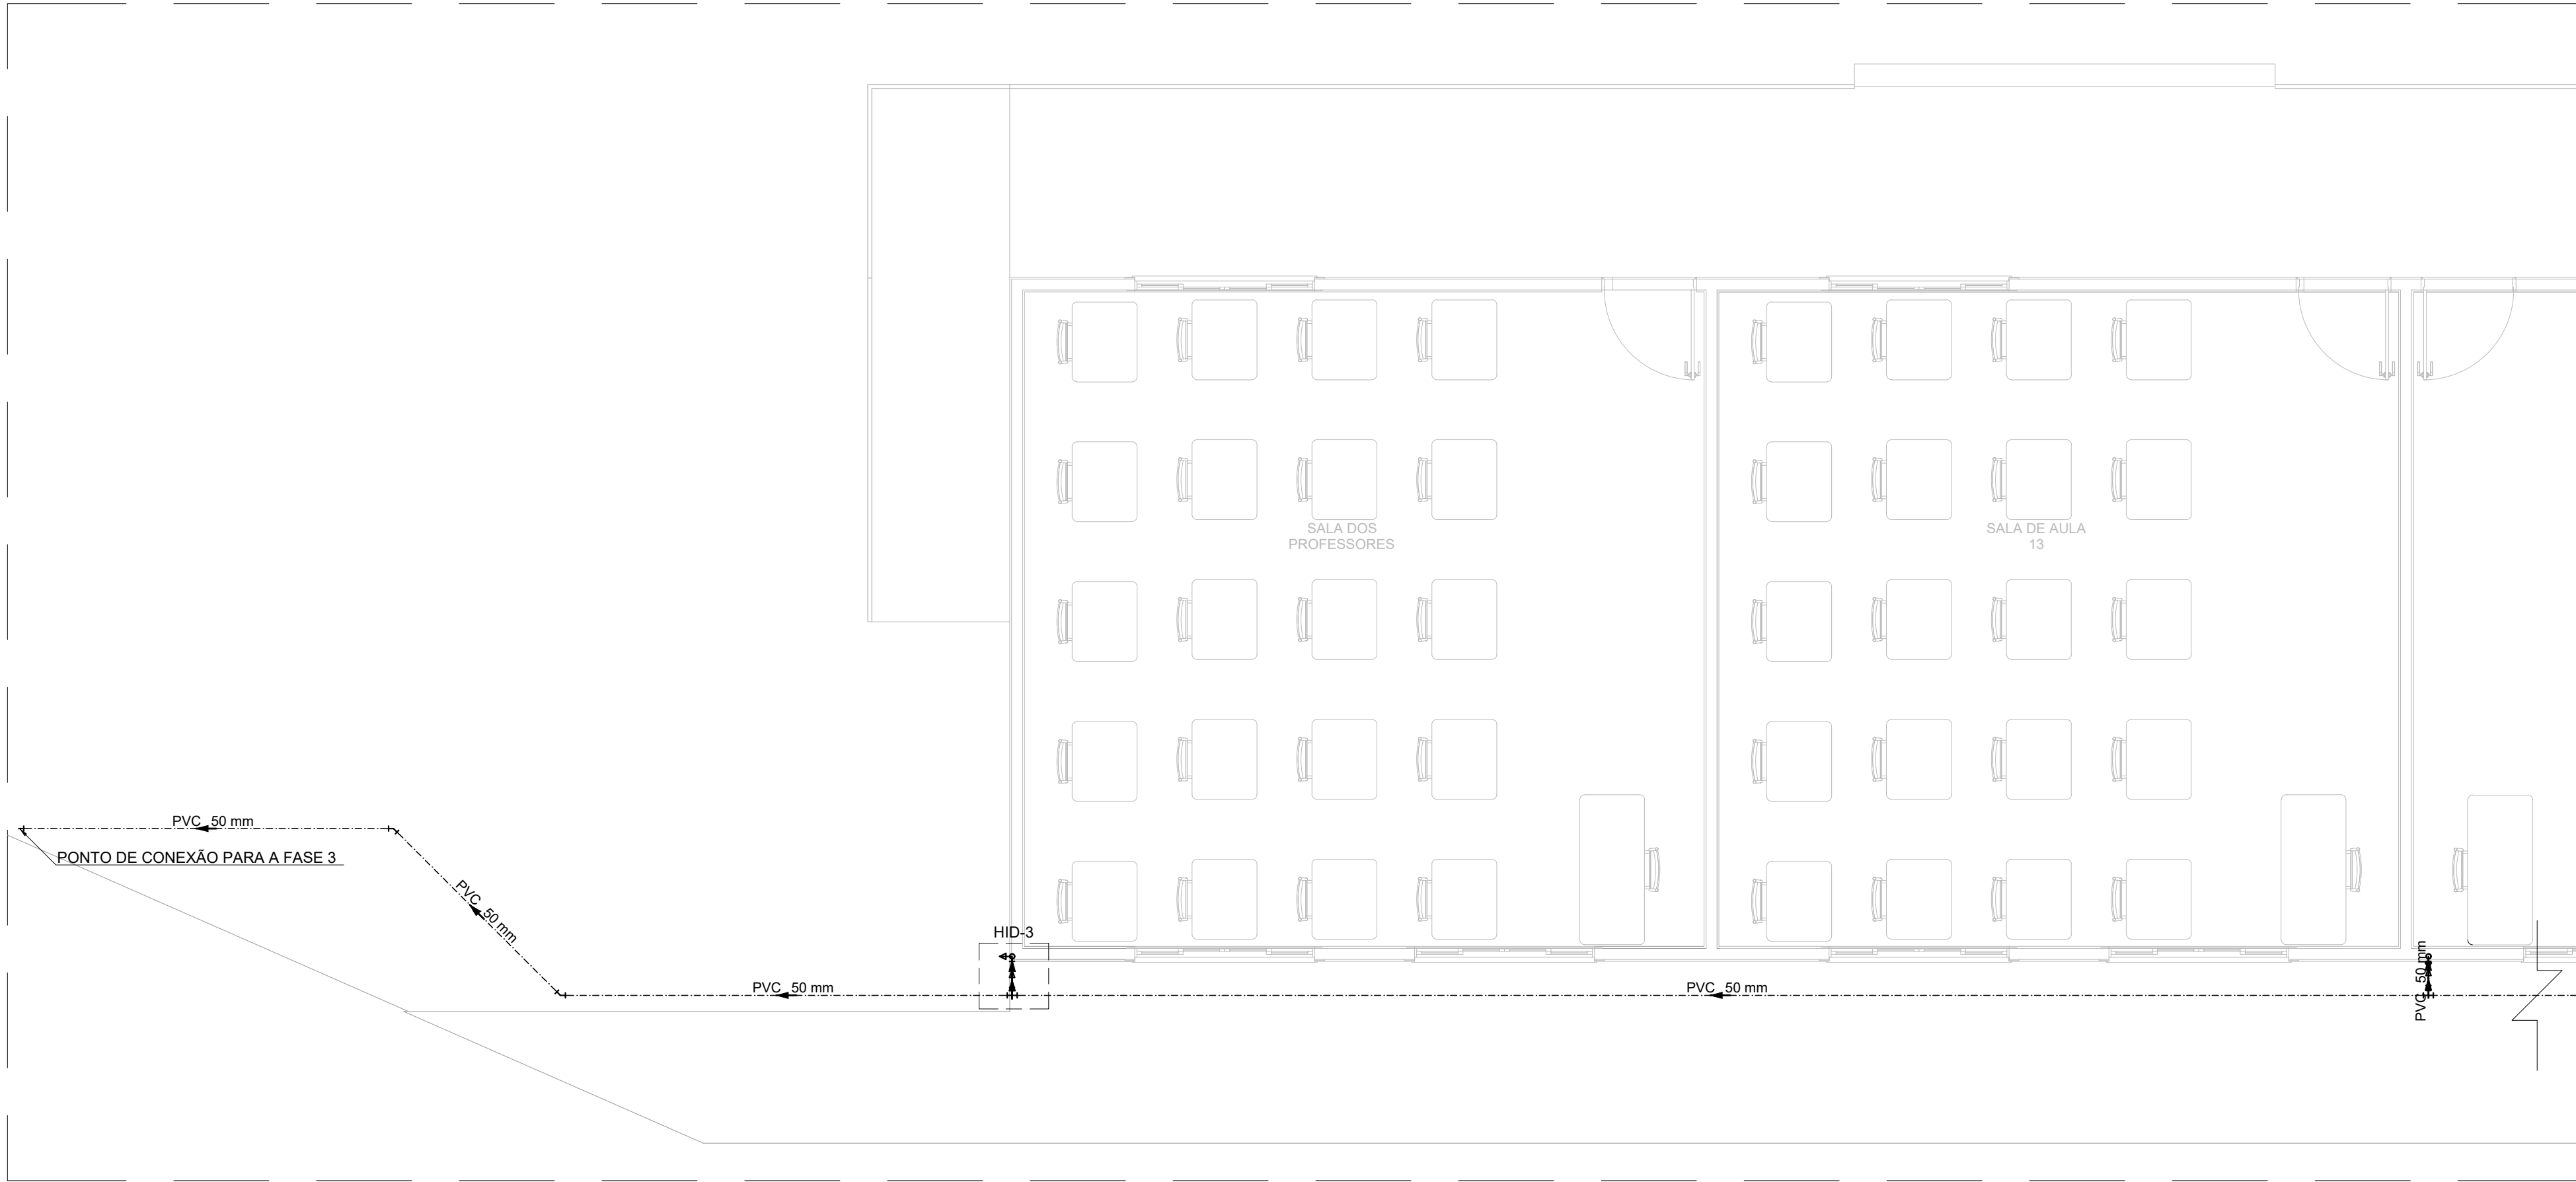


PLANTA BAIXA - TÉRREO - PARTE 1
ESCALA 1:50

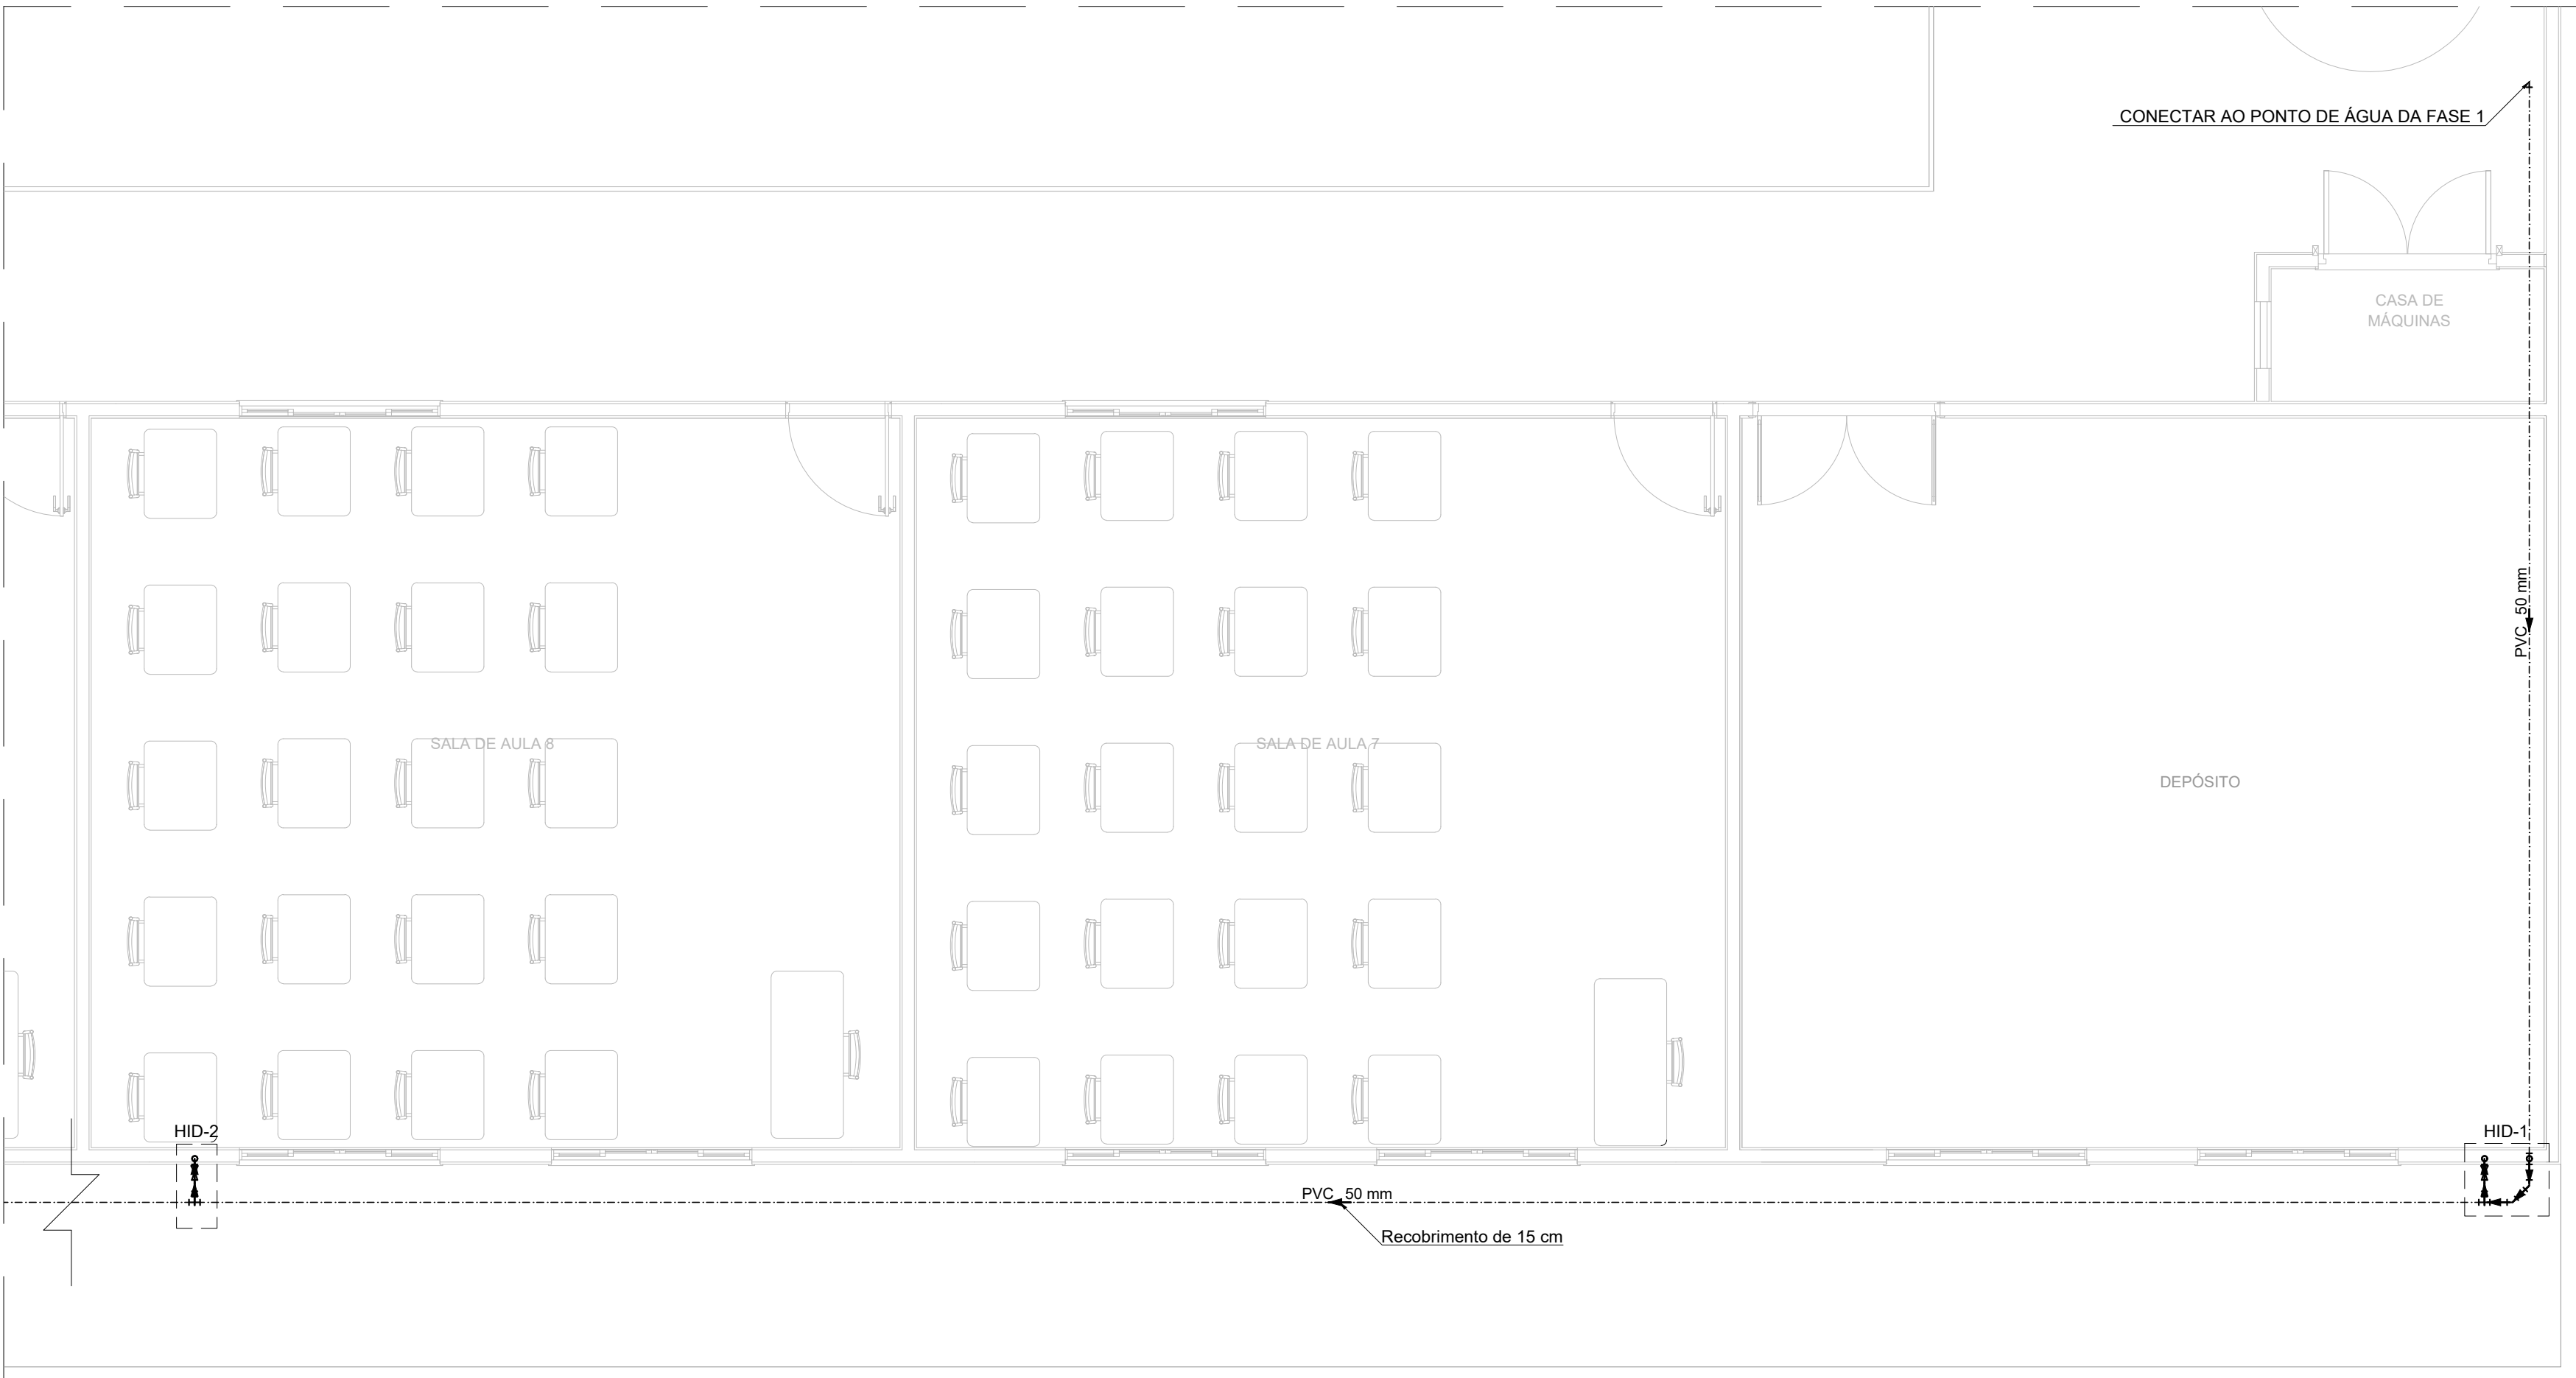


PLANTA BAIXA - TÉRREO - PARTE 2
ESCALA 1:50

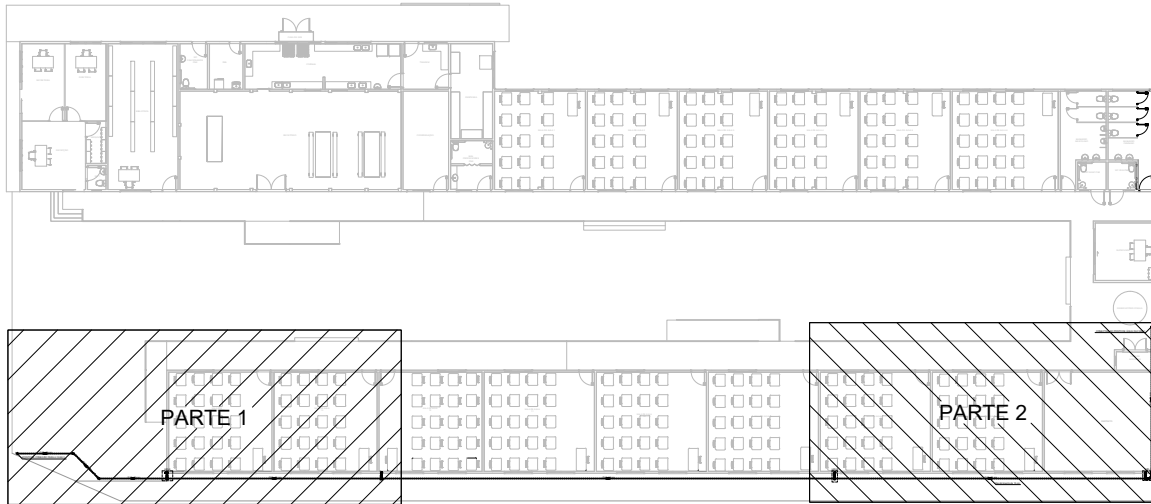


PLANTA DE REFERÊNCIA
SEM ESCALA

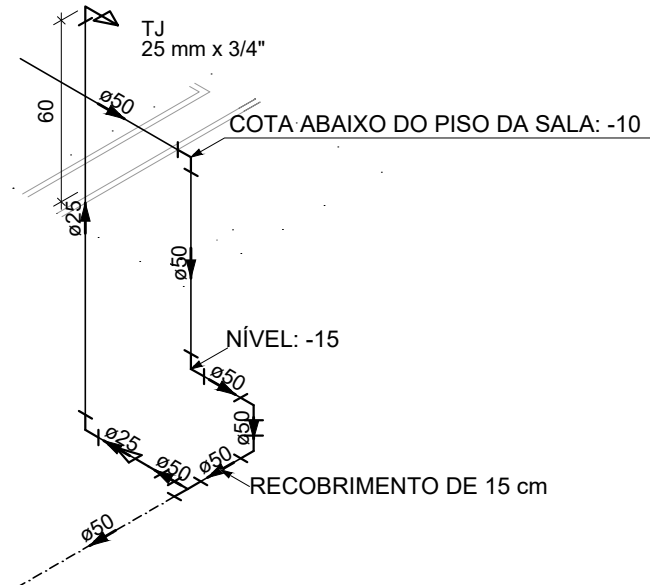

DETALHE HID-1
ESCALA 1:25

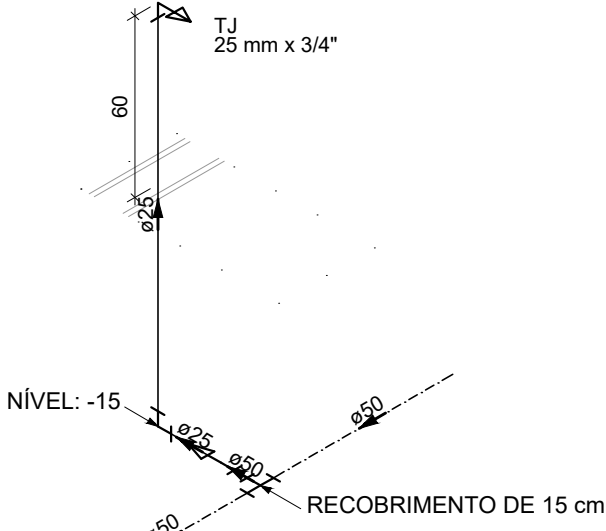

DETALHE HID-2
ESCALA 1:25

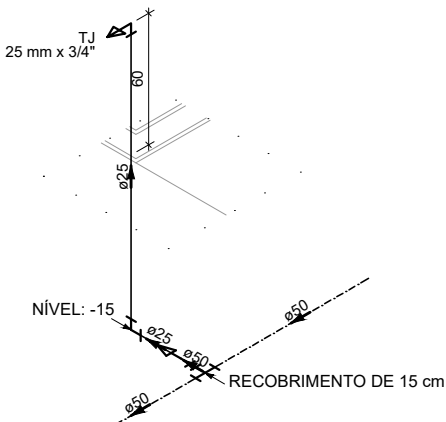

DETALHE HID-3
ESCALA 1:25

Legenda de condutos - Térreo		
Água fria		
Tubulações enterradas		

ALTURA DOS PONTOS DE ÁGUA		
SIGLA	ITEM	ALTURA
TJ	TORNEIRA DE JARDIM	80

Lista de materiais - Térreo	
Água fria	
Aparelho	
Torneira de Jardim	4 pç
PVC rígido soldável	
Bucha de redução sold. longa	4 pç
50 mm - 25 mm	1 pç
Cap soldável	4 pç
50 mm	2 pç
Joelho 45 soldável	4 pç
50 mm	4 pç
Joelho 90° soldável	4 pç
25 mm	6.41 m
50 mm	96.32 m
Tê 90 soldável	4 pç
50 mm	4 pç
PVC soldável azul c/ bucha latão	
Joelho 90° soldável com bucha de latão	4 pç
25 mm - 3/4"	4 pç

NOTAS:

- TODOS OS TUBOS E CONEXÕES DA REDE DE ÁGUA FRIA SERÃO EM PVC RÍGIDO SOLDÁVEL CLASSE 15;
- PARA FAZER A TRANSIÇÃO ENTRE AS TUBULAÇÕES PLÁSTICAS E AS PEÇAS METÁLICAS DEVE SER UTILIZADO CONEXÕES COM BUCHA DE LATÃO;
- AS TUBULAÇÕES DE ÁGUA FRIA DEVERÃO SER INSTALADAS COM LIGEIRA DECLIVIDADE, PARA SE EVITAR A INDESEJÁVEL PRESENÇA DE AR APRISIONADO NA REDE;
- AS TUBULAÇÕES EMBUTIDAS EM ALVENARIA SERÃO FIXADAS PELO ENCHIMENTO DO VAZIO RESTANTE NOS RASGOS COM ARGAMASSA DE CIMENTO E AREIA. DEVERÁ SER ELIMINADO QUALQUER AGENTE QUE MANTENHA OU PROVOQUE TENSÕES NOS TUBOS E CONEXÕES;
- EM CASO DE ENCONTRO DA TUBULAÇÃO COM ELEMENTOS ESTRUTURAIS DEVERÁ SER REALIZADO DESVIO, NÃO INTERFERINDO NA ESTRUTURA EXISTENTE.

REV. 00	08/08/22	EMIÇÃO INICIAL	DAC
REVISÃO:	DATA :	DESCRIÇÃO:	RESP.:
			
PROJETO		GERÊNCIA DE PROJETOS	
		PEDRO HENRIQUE JUSTINIANO	ENG. CIVIL
Rua Miguel Vianna, nº 81, Sala 12 Bairro Morro Chic CEP: 37500-080 - Itajubá / MG Tel: (35) 3623-5720 www.dacengenharia.com.br		COORDENAÇÃO DE PROJETOS	CREA: MG-97.132/D
PROJETO		RESPONSÁVEL TÉCNICO	CREA: MG-187.842/D
ENGR. CIVIL FLÁVIA C. BARBOSA		PROJETO	ENGR. CIVIL CAMILA DA SILVA ANDRADE
DESENHO		ENGR. CIVIL CAMILA DA SILVA ANDRADE	
EMPREENHIMENTO			
REFORMA E AMPLIAÇÃO DA E.M. DR. JOSÉ RIBEIRO DE CARVALHO			
ENDEREÇO		DISCIPLINA	
RUA DAS HORTÊNCIAS – B. CONJ. H. R. DAS MARGARIDAS		ÁGUA FRIA	
SANTA RITA DO SAPUCAÍ – MINAS GERAIS		FASE DO PROJETO	
ASSUNTO		EXECUTIVO	
FASE 2		FOLHA Nº.	
PROJETO DE INSTALAÇÕES HIDRÁULICAS		ÚNICA	
PLANTA BAIXA TÉRREO, DETALHES, LISTA DE MATERIAIS E LEGENDA			
DATA INICIAL	ESCALA	REVISÃO	ARQUIVO
08/08/2022	INDICADA	R00	DAC-PMSRS-JRC-FSII-PE-AGF-R00.DWG