




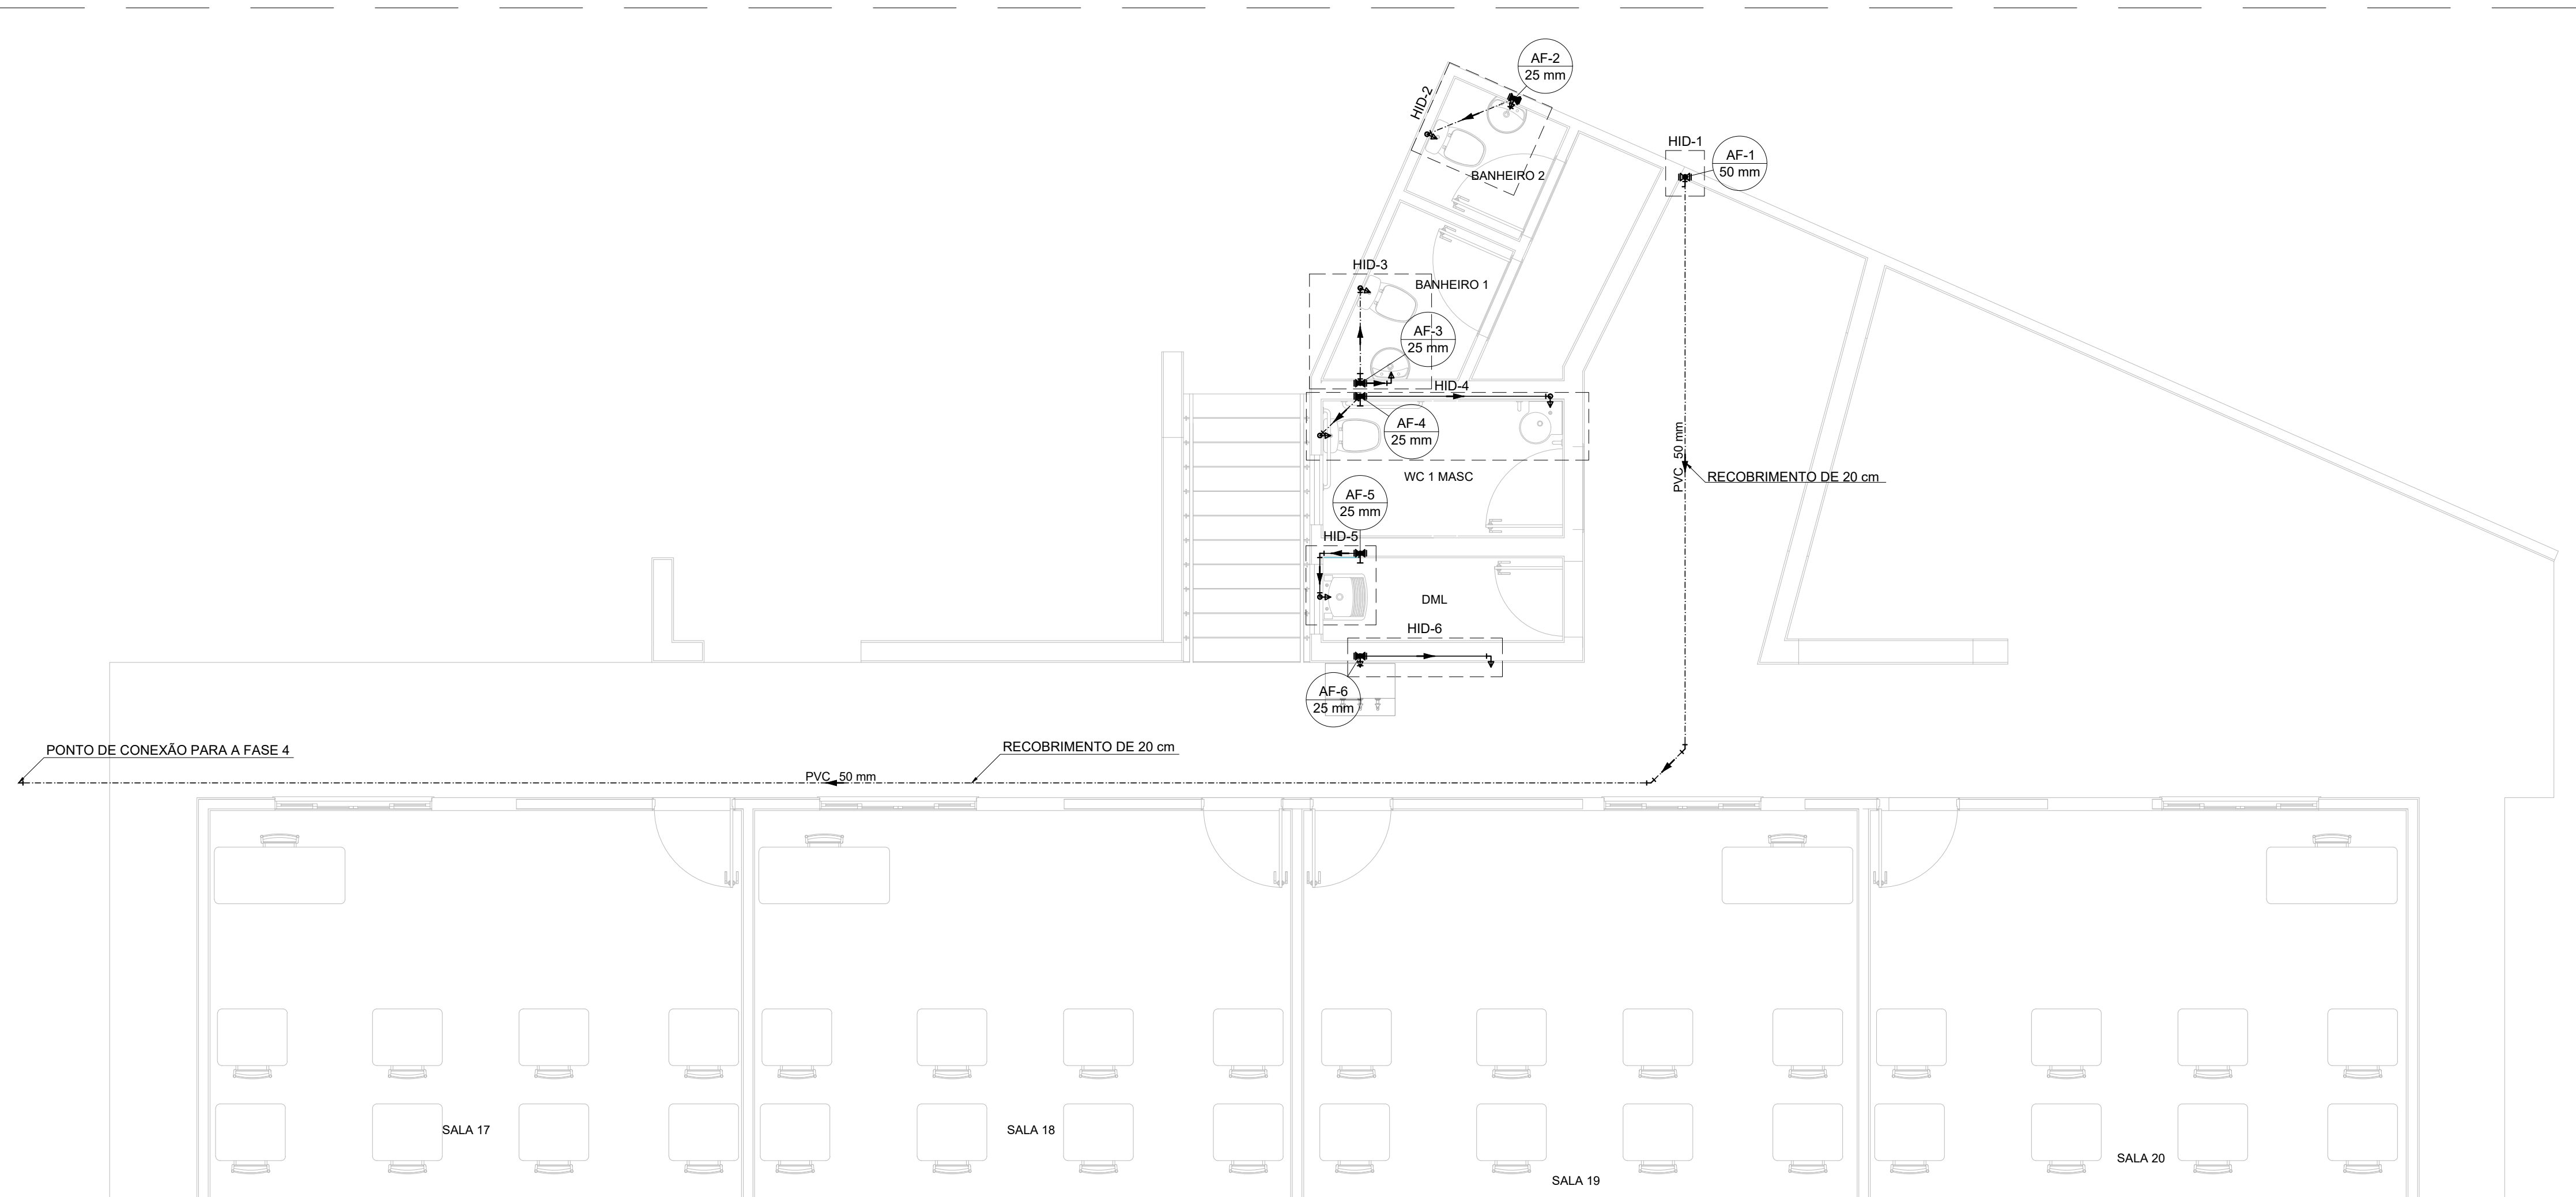


PLANTA BAIXA - TÉRREO
ESCALA 1:50

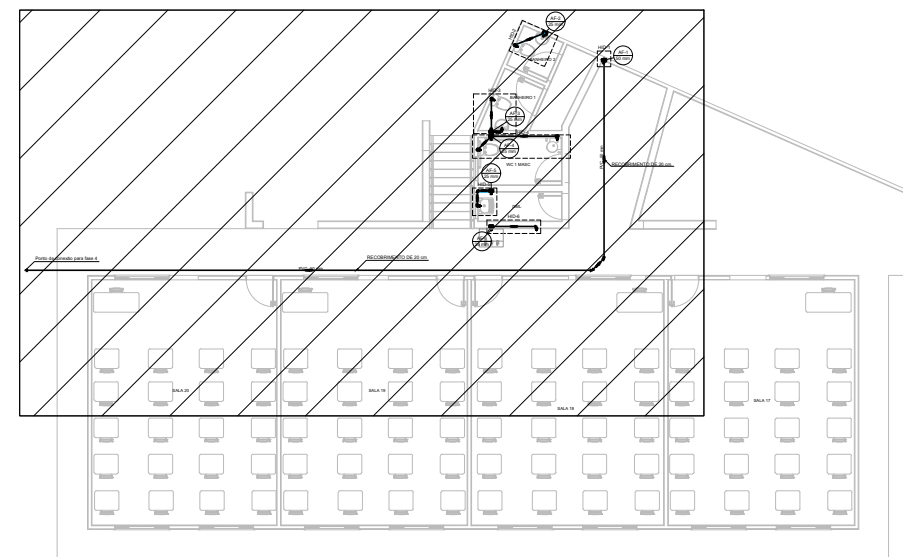


PLANTA DE REFERÊNCIA
SEM ESCALA

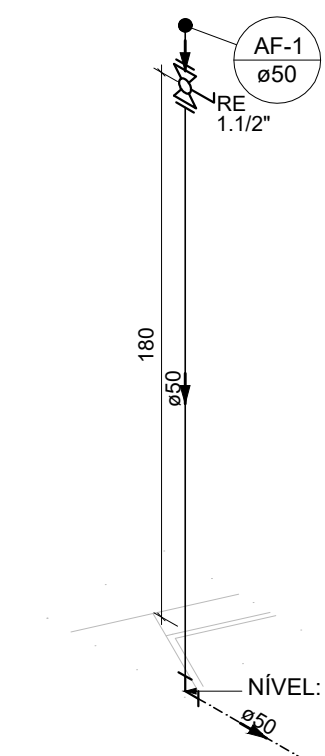


DETALHE HID-1
ESCALA 1:25

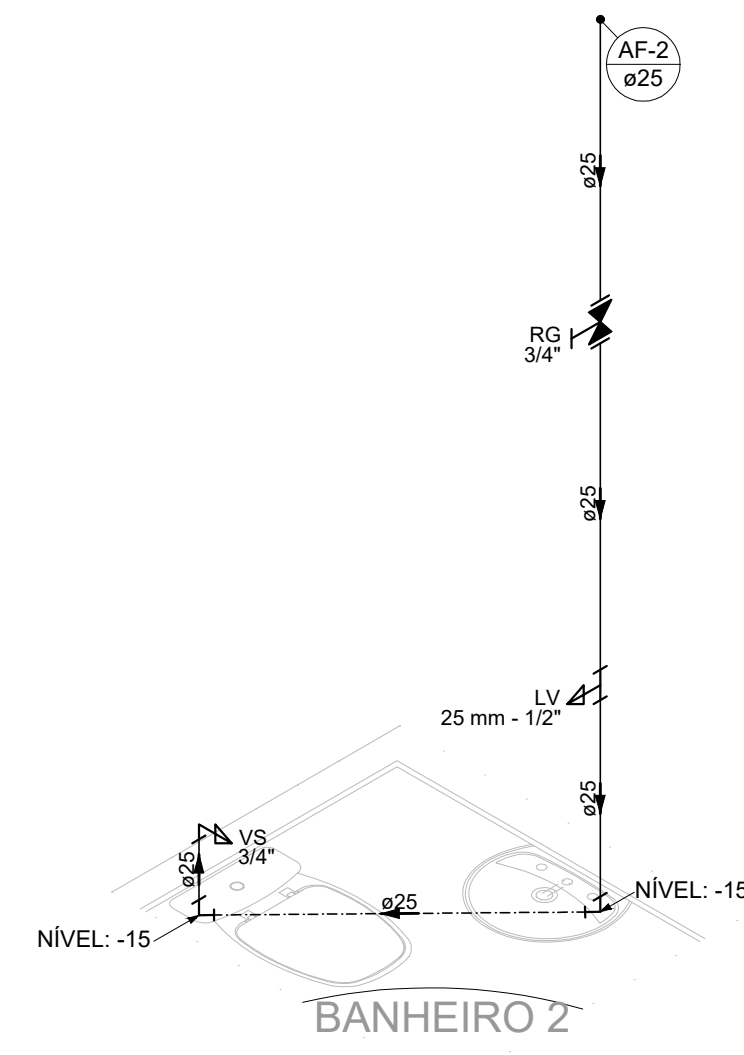


DETALHE HID-2
ESCALA 1:25

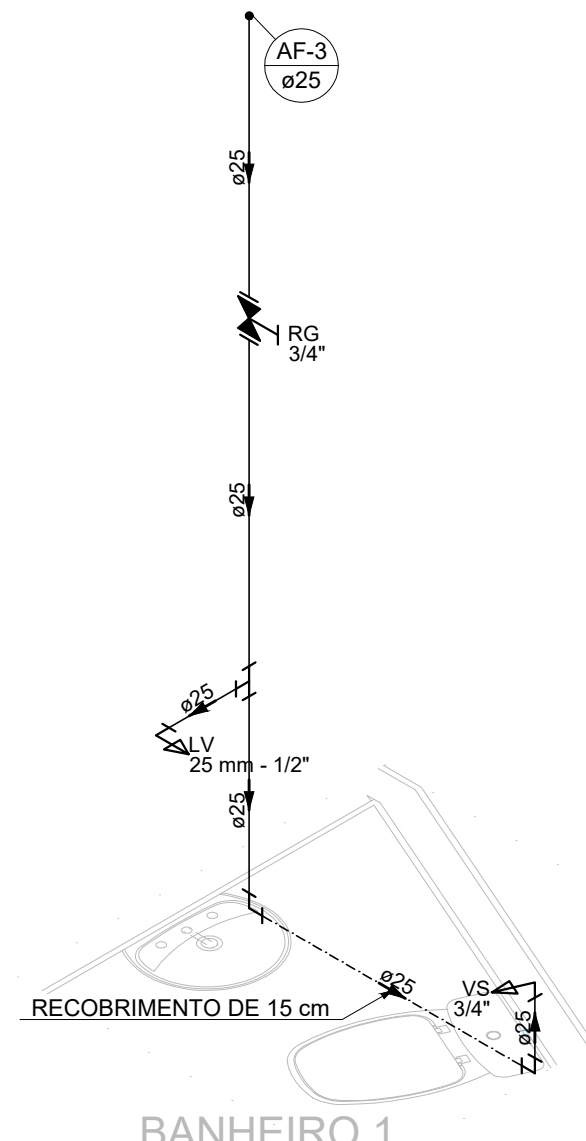


DETALHE HID-3
ESCALA 1:25

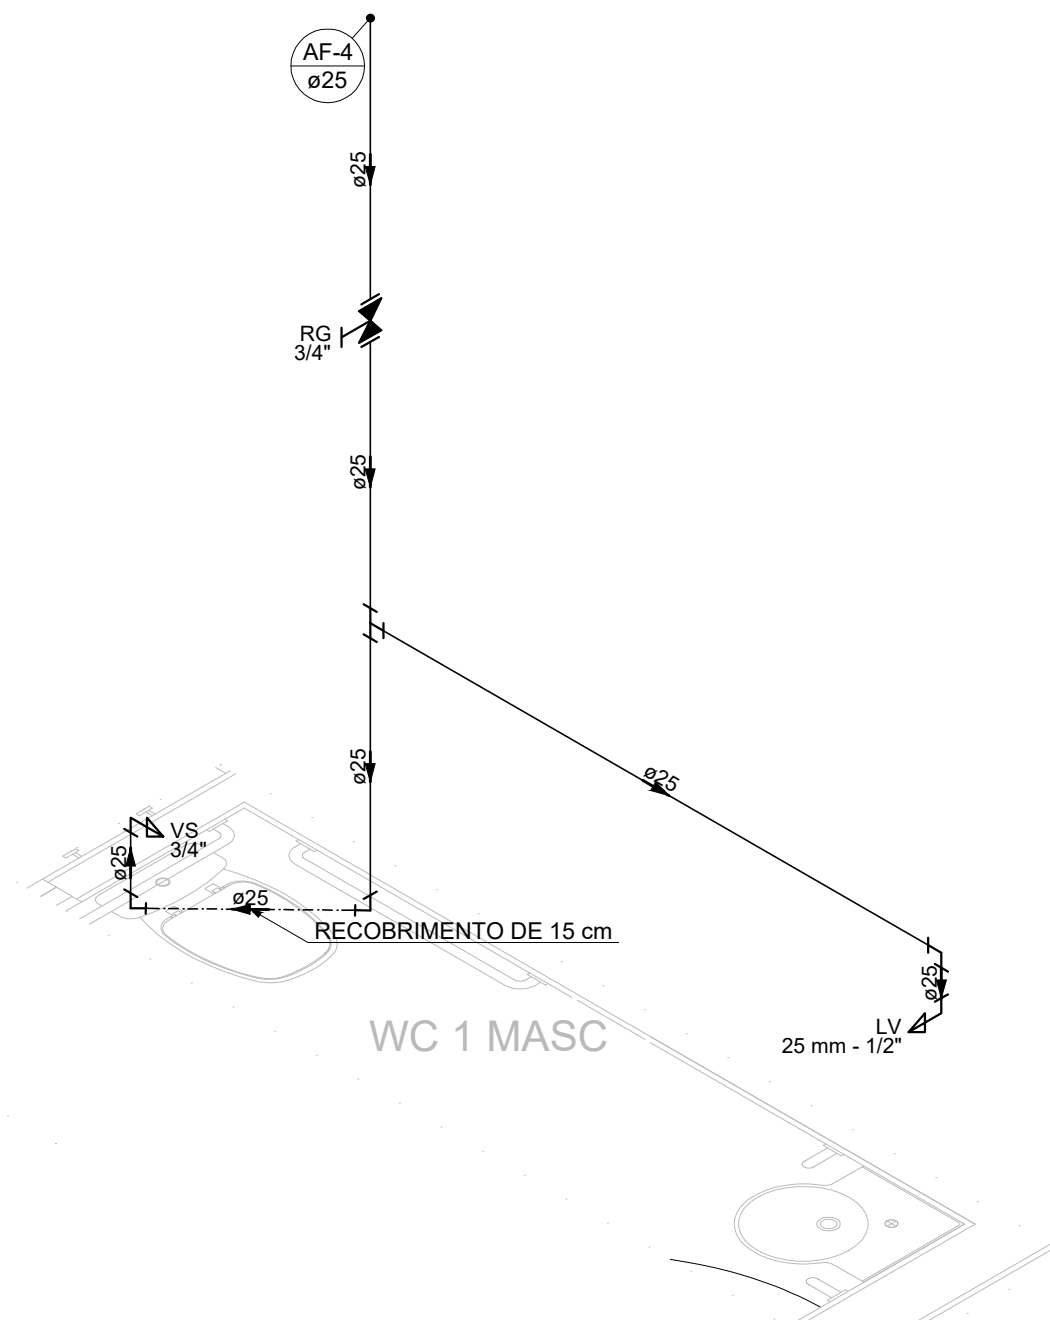

DETALHE HID-4
ESCALA 1:25

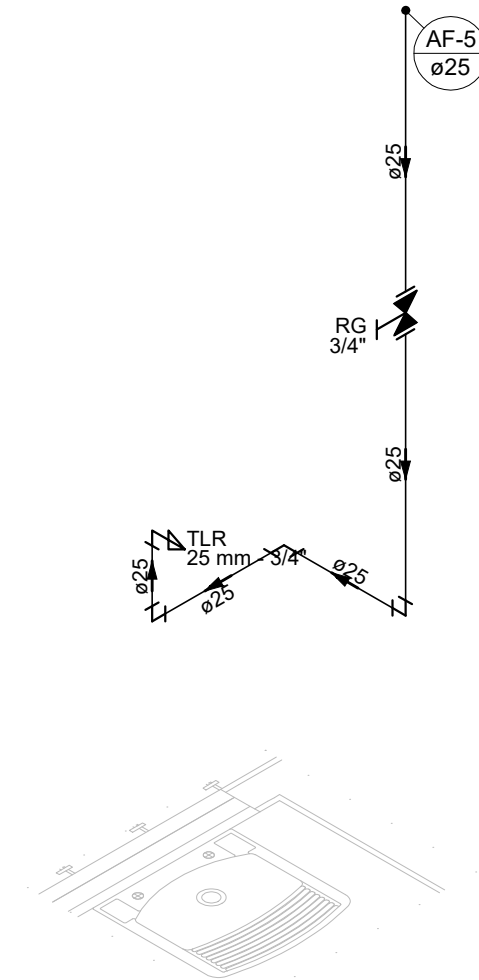

DETALHE HID-5
ESCALA 1:25

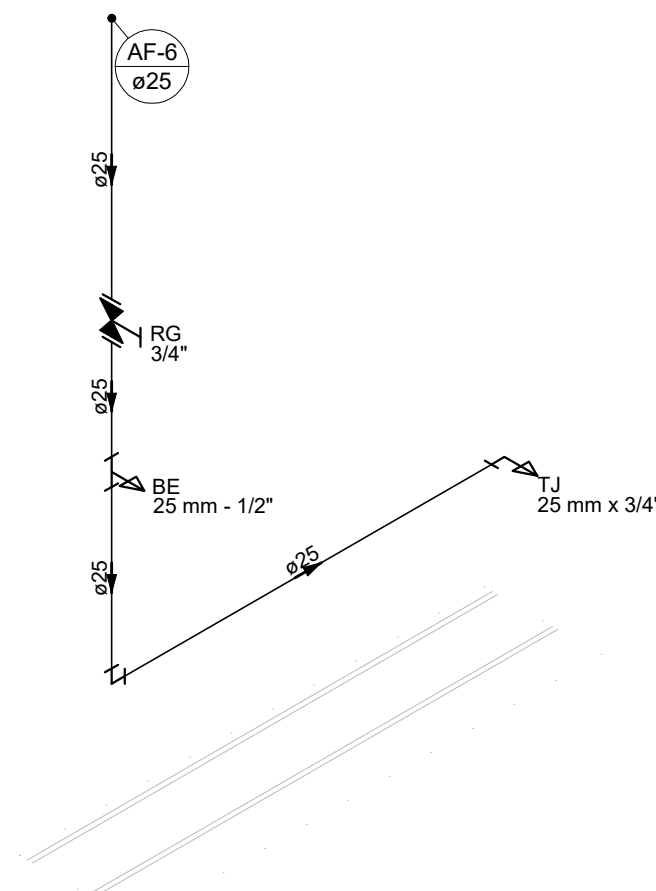

DETALHE HID-6
ESCALA 1:25

Legenda de condutos - Térreo	
Água fria	
Tubulação enterrada	

ALTURA DOS PONTOS DE ÁGUA		
SIGLA	ITEM	ALTURA
BE	BEBEDOURO	130 CM
TLR	TANQUE	110 CM
LV	LAVATÓRIO	60 CM
VS	VASO SANITÁRIO	15 CM
RG	REGISTRO DE GAVETA ALTO	180 CM
TJ	TORNEIRA DE JARDIM	60 CM
---	RAMAL DE ÁGUA FRIA	80 CM

Legenda detalhada - Térreo	
Registro de gaveta c/canopla cromada c/PVC soldável	
Metais	
Registro de gaveta c/ canopla cromada	1pc
PVC rígido soldável	
Adapt sold curto c/bolsa-rosca p registro	2pc
Registro esfera VS compacto soldável	
Metais	
Registro esfera VS compacto soldável PVC	1pc

Lista de materiais - Térreo		
Água fria		
Aparelho		
Bebedouro		
25mmx 1/2"	1 pc	
Torneira de Jardim		
25 mm x 3/4"	1 pc	
Torneira de Tanque de Lavar		
25mmx 3/4"	1 pc	
Torneira de lavatório		
25 mm - 1/2"	3 pc	
Vaso Sanitário c/ cx. acoplada		
1/2"	3 pc	
Metais		
Registro de gaveta c/ canopla cromada		
3/4"	5 pc	
Registro esfera VS compacto soldável PVC		
	1 pc	
PVC Acessórios		
Engate flexível cobre cromado com canopla		
1/2 - 30cm	3 pc	
Engate flexível plástico		
1/2 - 30cm	4 pc	
PVC misto soldável		
Joelho de redução soldável c/ rosca		
25 mm - 1/2"	3 pc	
PVC rígido soldável		
Adapt sold curto c/bolsa-rosca p registro		
25 mm - 3/4"	10 pc	
Cap soldável		
50 mm	1 pc	
Joelho 45 soldável		
50 mm	2 pc	
Joelho 90° soldável		
25 mm	11 pc	
50 mm	1 pc	
Luva soldável		
25 mm	5 pc	
50 mm	1 pc	
Tubos		
25 mm	21,32 m	
50 mm	27,88 m	
Tê 90 soldável		
25 mm	2 pc	
PVC soldável azul c/ bucha latão		
Joelho 90° soldável com bucha de latão		
25 mm - 3/4"	2 pc	
Joelho de redução 90° soldável com bucha de latão		
25 mm - 1/2"	2 pc	
Tê red.90 sold c/ bucha latão B central		
25 mm - 1/2"	2 pc	

NOTAS:

- TODOS OS TUBOS E CONEXÕES DA REDE DE ÁGUA FRIA SERÃO EM PVC RÍGIDO SOLDÁVEL CLASSE 15;
- PARA FAZER A TRANSIÇÃO ENTRE AS TUBULAÇÕES PLÁSTICAS E AS PEÇAS METÁLICAS DEVE SER UTILIZADO CONEXÕES COM BUCHA DE LATÃO;
- AS TUBULAÇÕES DE ÁGUA FRIA DEVERÃO SER INSTALADAS COM LIGEIRA DECLIVIDADE, PARA SE EVITAR A INDESEJÁVEL PRESENÇA DE AR APRISIONADO NA REDE;
- AS TUBULAÇÕES EMBUTIDAS EM ALVENARIA SERÃO FIXADAS PELO ENCHIMENTO DO VAZIO RESTANTE NOS RASGOS COM ARGAMASSA DE CIMENTO E AREIA. DEVERÁ SER ELIMINADO QUALQUER AGENTE QUE MANTENHA OU PROVOQUE TENSÕES NOS TUBOS E CONEXÕES;
- EM CASO DE ENCONTRO DA TUBULAÇÃO COM ELEMENTOS ESTRUTURAIS DEVERÁ SER REALIZADO DESVIO, NÃO INTERFERINDO NA ESTRUTURA EXISTENTE.

REV. 00	08/08/22	EMISSÃO INICIAL			DAC
REVISÃO:		DATA :			DESCRIÇÃO:
 PREFEITURA SANTA RITA DO SAPUCAÍ - MG					
PROJETO			GERÊNCIA DE PROJETOS		
 Rua Miguel Vianna, nº 81, Sala 12 Bairro Morro Chic CEP: 37500-080 – Itajubé / MG Tel: (35) 3623-5720 www.dacengenharia.com.br			PEDRO HENRIQUE JUSTINIANO ENG. CIVIL		
			COORDENAÇÃO DE PROJETOS		
			ALOISIO CAETANO FERREIRA CREA: MG-97.132/D		
			RESPONSÁVEL TÉCNICO		
			ENG. CIVIL FLÁVIA C. BARBOSA CREA: MG-187.842/D		
PROJETO			ENG. CIVIL CAMILA DA SILVA ANDRADE		
DESENHO			ENG. CIVIL CAMILA DA SILVA ANDRADE		
EMPREENDIMENTO					
REFORMA E AMPLIAÇÃO DA E.M. DR. JOSÉ RIBEIRO DE CARVALHO					
ENDEREÇO			DISCIPLINA		
RUA DAS HORTÊNCIAS – B. CONJ. H. R. DAS MARGARIDAS SANTA RITA DO SAPUCAÍ – MINAS GERAIS			ÁGUA FRIA		
ASSUNTO			FASE DO PROJETO		
FASE 3			EXECUTIVO		
PROJETO DE INSTALAÇÕES HIDRÁULICAS PLANTA BAIXA TERREO, DETALHES, LISTA DE MATERIAIS E LEGENDA			FOLHA N.º		
			01/03		
DATA INICIAL	ESCALA	REVISÃO	ARQUIVO		
08/08/2022	INDICADA	R00	DAC-PMSRS-JRC-FSIII-PE-AGF-R00.DWG		