




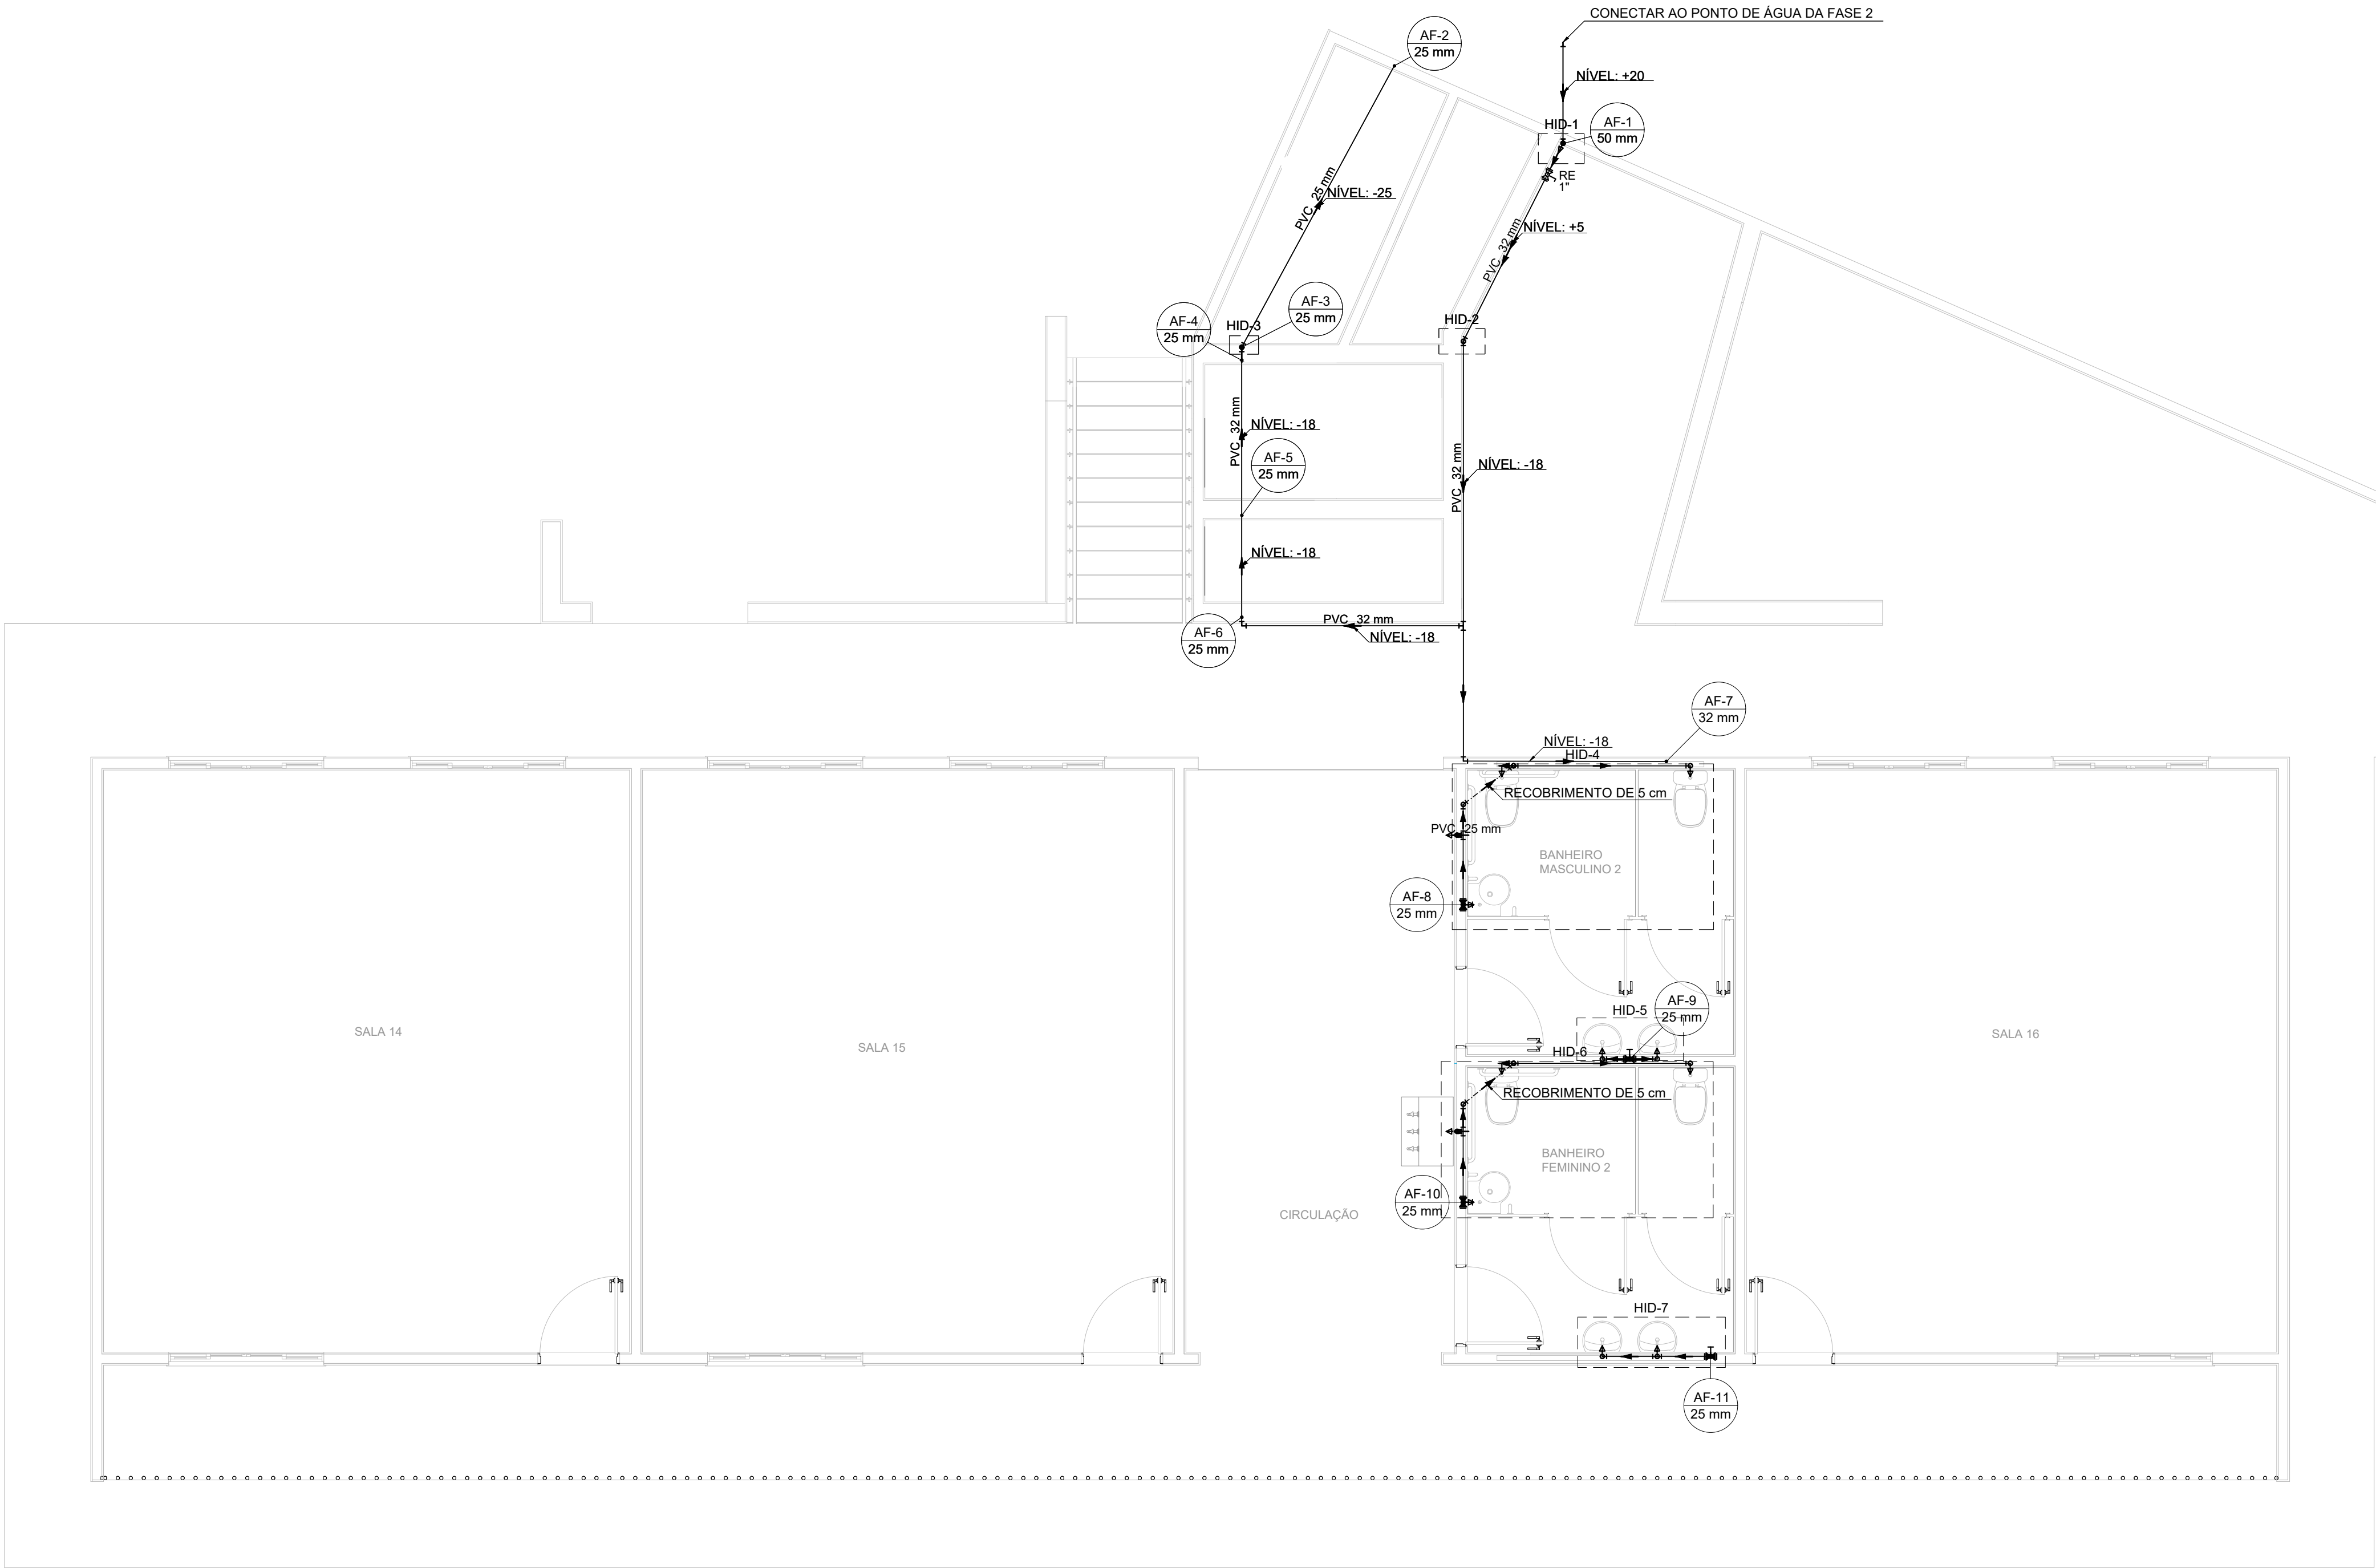


PLANTA BAIXA - PAVIMENTO 1
ESCALA 1:50

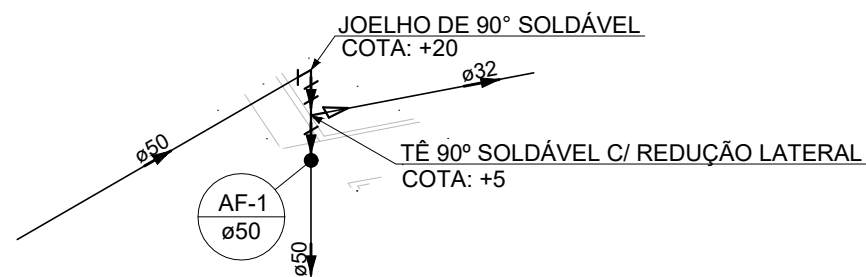


DETALHE HID-1
ESCALA 1:25

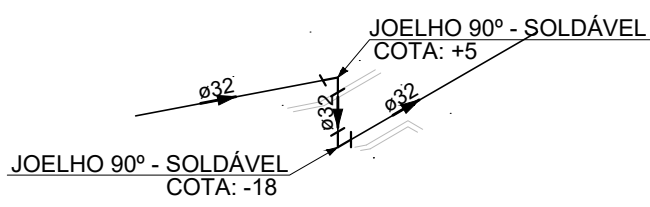


DETALHE HID-2
ESCALA 1:25

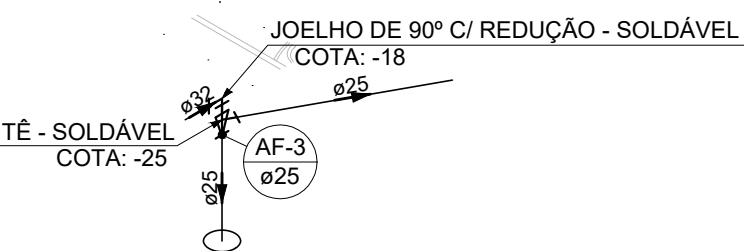


DETALHE HID-3
ESCALA 1:25

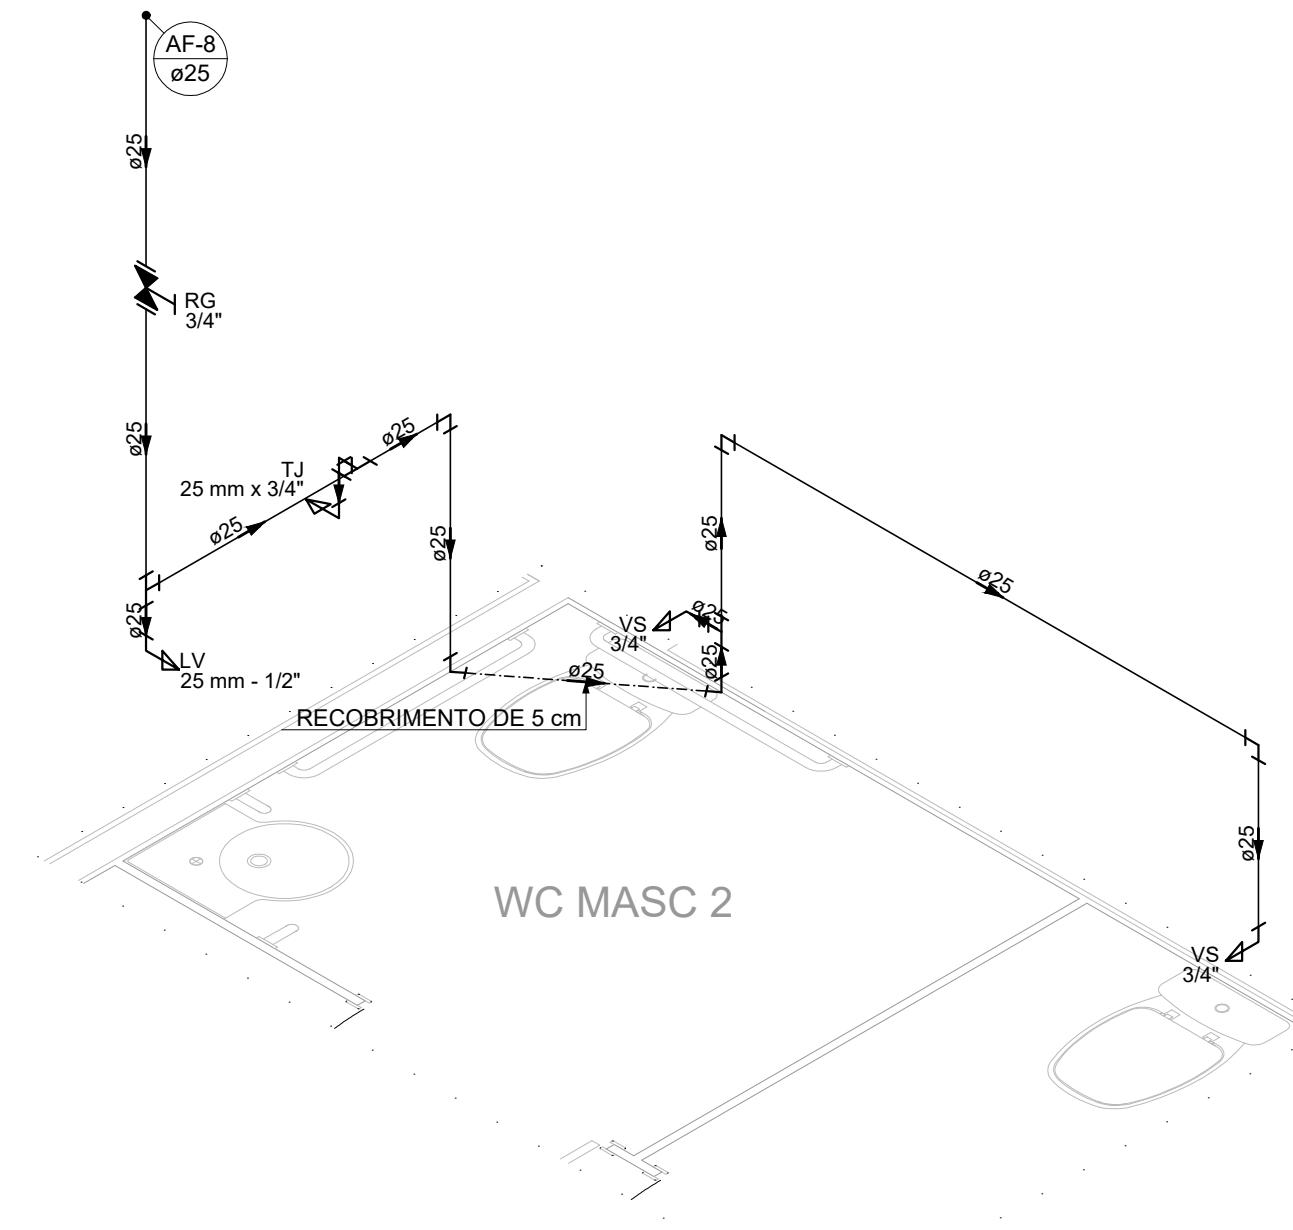

DETALHE HID-4
ESCALA 1:25

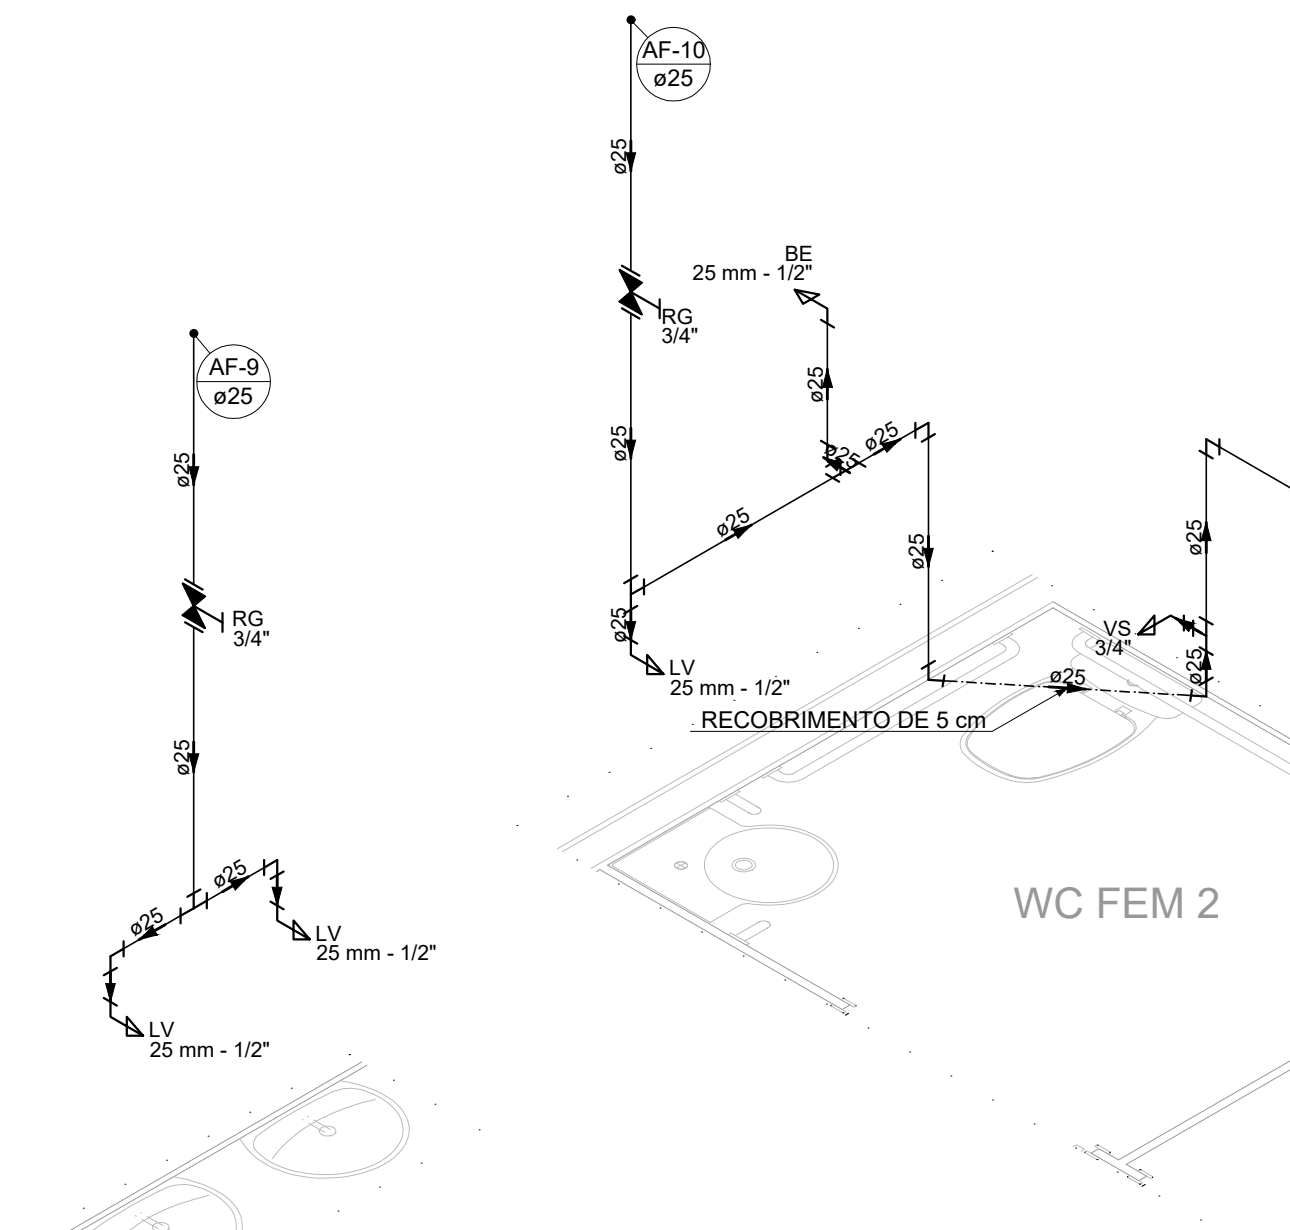

DETALHE HID-5
ESCALA 1:25

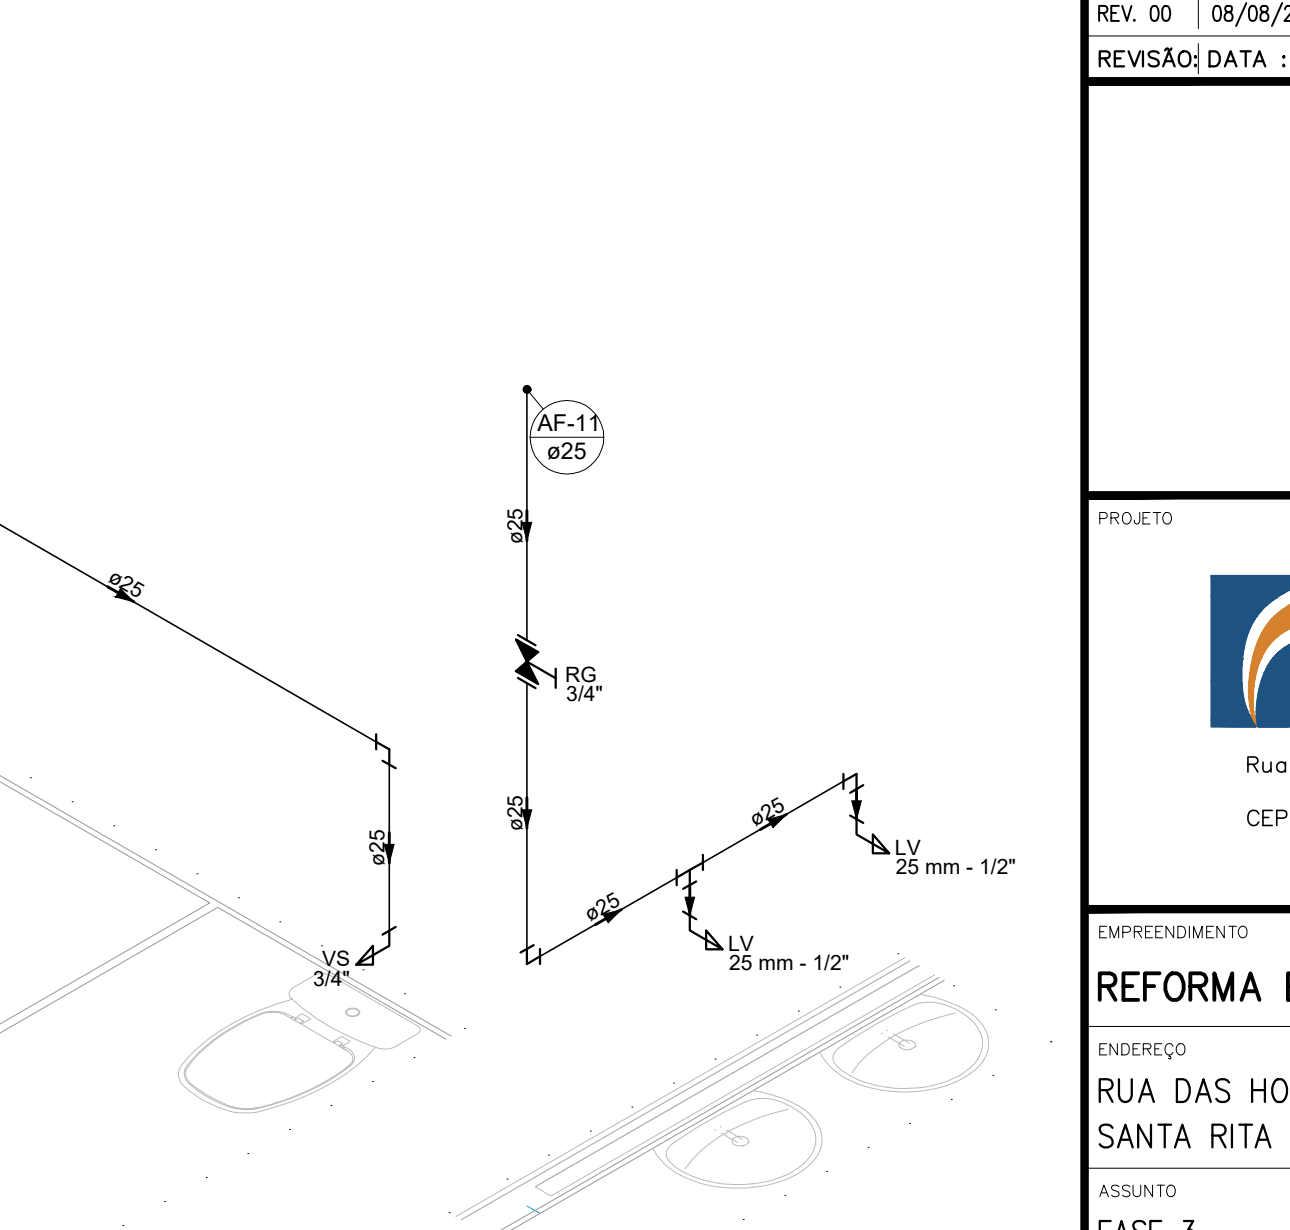

DETALHE HID-6
ESCALA 1:25



DETALHE HID-7
ESCALA 1:25

Legenda de condutos - Pavimento 1			Lista de materiais - Pavimento 1	
Água fria			Água fria	
Tubulação enterrada			Aparelho	
			Bebedouro	
			25mmx 1/2"	
			Torneira de Jardim	
			25 mm x 3/4"	
			Torneira de lavatório	
			25 mm - 1/2"	
			Vaso Sanitário c/ cx. acoplada	
			1/2"	
			Metais	
			Registro de gaveta c/ canopla cromada	
			3/4"	
			Registro esfera VS compacto soldável PVC	
			32 mm	
			PVC Acessórios	
			Engate flexível cobre cromado com canopla	
			1/2 - 30cm	
			Engate flexível plástico	
			1/2 - 30cm	
			PVC misto soldável	
			Joelho de redução soldável c/ rosca	
			25 mm - 1/2"	
			PVC rígido soldável	
			Adapt sold.curto c/bolsa-rosca p registro	
			25 mm - 3/4"	
			Registro esfera VS compacto soldável	
			Metais	
			Registro esfera VS compacto soldável PVC	
			32 mm	

- NOTAS:
1. TODOS OS TUBOS E CONEXÕES DA REDE DE ÁGUA FRIA SERÃO EM PVC RÍGIDO SOLDÁVEL CLASSE 15;
 2. PARA FAZER A TRANSIÇÃO ENTRE AS TUBULAÇÕES PLÁSTICAS E AS PEÇAS METÁLICAS DEVE SER UTILIZADO CONEXÕES COM BUCHA DE LATÃO;
 3. AS TUBULAÇÕES DE ÁGUA FRIA DEVERÃO SER INSTALADAS COM LIGEIRA DECLIVIDADE, PARA SE EVITAR A INDESEJÁVEL PRESENÇA DE AR APRISIONADO NA REDE;
 4. AS TUBULAÇÕES EMBUTIDAS EM ALVENARIA SERÃO FIXADAS PELO ENCHIMENTO DO VAZIO RESTANTE NOS RASGOS COM ARGAMASSA DE CIMENTO E AREIA. DEVERÁ SER ELIMINADO QUALQUER AGENTE QUE MANTENHA OU PROVOQUE TENSÕES NOS TUBOS E CONEXÕES;
 5. EM CASO DE ENCONTRO DA TUBULAÇÃO COM ELEMENTOS ESTRUTURAIS DEVERÁ SER REALIZADO DESVIO, NÃO INTERFERINDO NA ESTRUTURA EXISTENTE.

REV. 00	08/08/22	EMISSÃO INICIAL	DAC
REVISÃO:	DATA :	DESCRIÇÃO:	RESP.:

		
PROJETO		
		
Rua Miguel Vianna, nº 81, Sala 12 Bairro Morro Chic CEP: 37500-080 - Itajubá / MG Tel: (35) 3623-5720 www.dacengenharia.com.br		
GERÊNCIA DE PROJETOS		
PEDRO HENRIQUE JUSTINIANO ENG. CIVIL		
COORDENAÇÃO DE PROJETOS		
ALOSIO CAETANO FERREIRA CREA: MG-97.132/D		
RESPONSÁVEL TÉCNICO		
ENG. CIVIL FLÁVIA C. BARBOSA CREA: MG-187.842/D		
PROJETO		
ENG. CIVIL CAMILA DA SILVA ANDRADE		
DESENHO		
ENG. CIVIL CAMILA DA SILVA ANDRADE		
EMPREENHIMENTO		
REFORMA E AMPLIAÇÃO DA E.M. DR. JOSÉ RIBEIRO DE CARVALHO		
ENDEREÇO		DISCIPLINA
RUA DAS HORTÊNCIAS - B. CONJ. H. R. DAS MARGARIDAS		ÁGUA FRIA
SANTA RITA DO SAPUCAÍ - MINAS GERAIS		FASE DO PROJETO
ASSUNTO		EXECUTIVO
FASE 3		FOLHA N.º
PROJETO DE INSTALAÇÕES HIDRÁULICAS		02/03
PLANTA PAVIMENTO 1, DETALHES, LISTA DE MATERIAIS E LEGENDA		
DATA INICIAL	ESCALA	REVISÃO
08/08/2022	INDICADA	ROO
ARQUIVO		
DAC-PMSRS-JRC-FSIII-PE-AGF-R00.DWG		