


PLANTA BAIXA - COBERTURA
ESCALA 1:50



Legenda de condutos - Cobertura	
Água fria	
Tubulação enterrada	

Lista de materiais - Cobertura	
Água fria	
Metais	
Registro esfera VS compacto soldável PVC 32 mm	1 pç
PVC rígido soldável	
Joelho 90° soldável 32 mm	1 pç
Joelho de redução 90 soldável 32 mm - 25 mm	2 pç
Tubos 25 mm	0.53 m
32 mm	25.75 m
Tê 90 soldável 32 mm	1 pç
Tê de redução 90 soldável 32 mm - 25 mm	1 pç


PLANTA DE REFERÊNCIA
SEM ESCALA

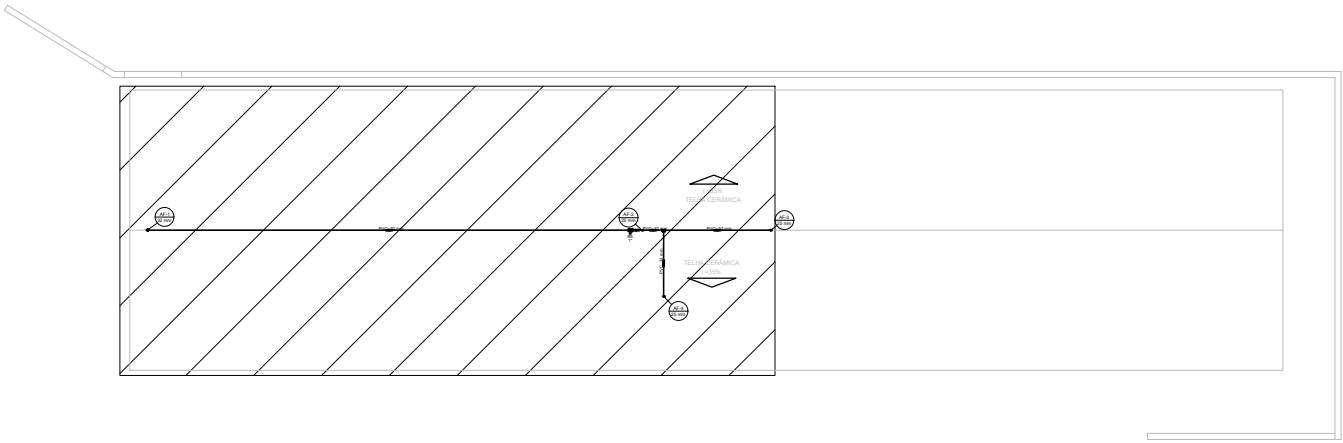


NOTAS:

- TODOS OS TUBOS E CONEXÕES DA REDE DE ÁGUA FRIA SERÃO EM PVC RÍGIDO SOLDÁVEL CLASSE 15;
- PARA FAZER A TRANSIÇÃO ENTRE AS TUBULAÇÕES PLÁSTICAS E AS PEÇAS METÁLICAS DEVE SER UTILIZADO CONEXÕES COM BUCHA DE LATÃO;
- AS TUBULAÇÕES DE ÁGUA FRIA DEVERÃO SER INSTALADAS COM LIGEIRA DECLIVIDADE, PARA SE EVITAR A INDESEJÁVEL PRESENÇA DE AR APRISIONADO NA REDE;
- AS TUBULAÇÕES EMBUTIDAS EM ALVENARIA SERÃO FIXADAS PELO ENCHIMENTO DO VAZIO RESTANTE NOS RASGOS COM ARGAMASSA DE CIMENTO E AREIA. DEVERÁ SER ELIMINADO QUALQUER AGENTE QUE MANTENHA OU PROVOQUE TENSÕES NOS TUBOS E CONEXÕES;
- EM CASO DE ENCONTRO DA TUBULAÇÃO COM ELEMENTOS ESTRUTURAIS DEVERÁ SER REALIZADO DESVIO, NÃO INTERFERINDO NA ESTRUTURA EXISTENTE.

DETALHE HID-3
ESCALA 1:25

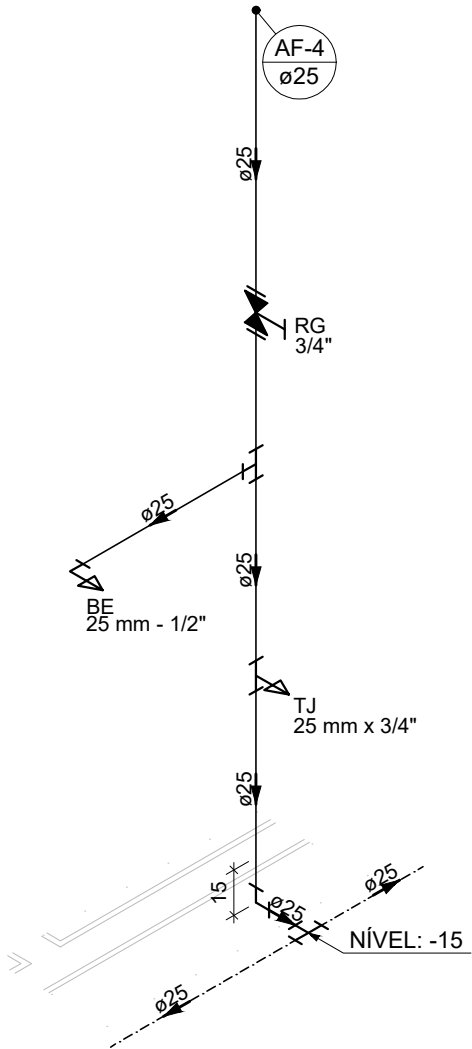

DETALHE HID-4
ESCALA 1:25

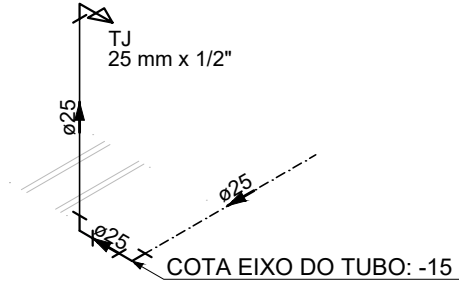

REV. 00	08/08/22	EMIÇÃO INICIAL	DAC
REVISÃO:	DATA :	DESCRIÇÃO:	RESP.:



	GERÊNCIA DE PROJETOS	
	PEDRO HENRIQUE JUSTINIANO	ENG. CIVIL
	COORDENAÇÃO DE PROJETOS	
	ALOISIO CAETANO FERREIRA	CREA: MG-97.132/D
	RESPONSÁVEL TÉCNICO	
PROJETO	ENGº. CIVIL FLÁVIA C. BARBOSA	CREA: MG-187.842/D
	PROJETO	
	ENGº. CIVIL CAMILA DA SILVA ANDRADE	
DESENHO	ENGº. CIVIL CAMILA DA SILVA ANDRADE	

EMPREENDIMENTO			
REFORMA E AMPLIAÇÃO DA E.M. DR. JOSÉ RIBEIRO DE CARVALHO			
ENDEREÇO		DISCIPLINA	
RUA DAS HORTÊNCIAS – B. CONJ. H. R. DAS MARGARIDAS		ÁGUA FRIA	
SANTA RITA DO SAPUCAÍ – MINAS GERAIS		FASE DO PROJETO	
ASSUNTO		EXECUTIVO	
FASE 4		FOLHA Nº:	
PROJETO DE INSTALAÇÕES HIDRÁULICAS		02/02	
PLANTA BAIXA TÉRREO, DETALHES, LISTA DE MATERIAIS E LEGENDA			
DATA INICIAL	ESCALA	REVISÃO	ARQUIVO
08/08/2022	INDICADA	R00	DAC–PMSRS–JRC–FSIV–PE–AGF–R00.DWG