


PROJETO DE DRENAGEM PLUVIAL DA REFORMA E AMPLIAÇÃO DA E.M. DR. JOSÉ RIBEIRO DE CARVALHO
ESCALA INDICADA

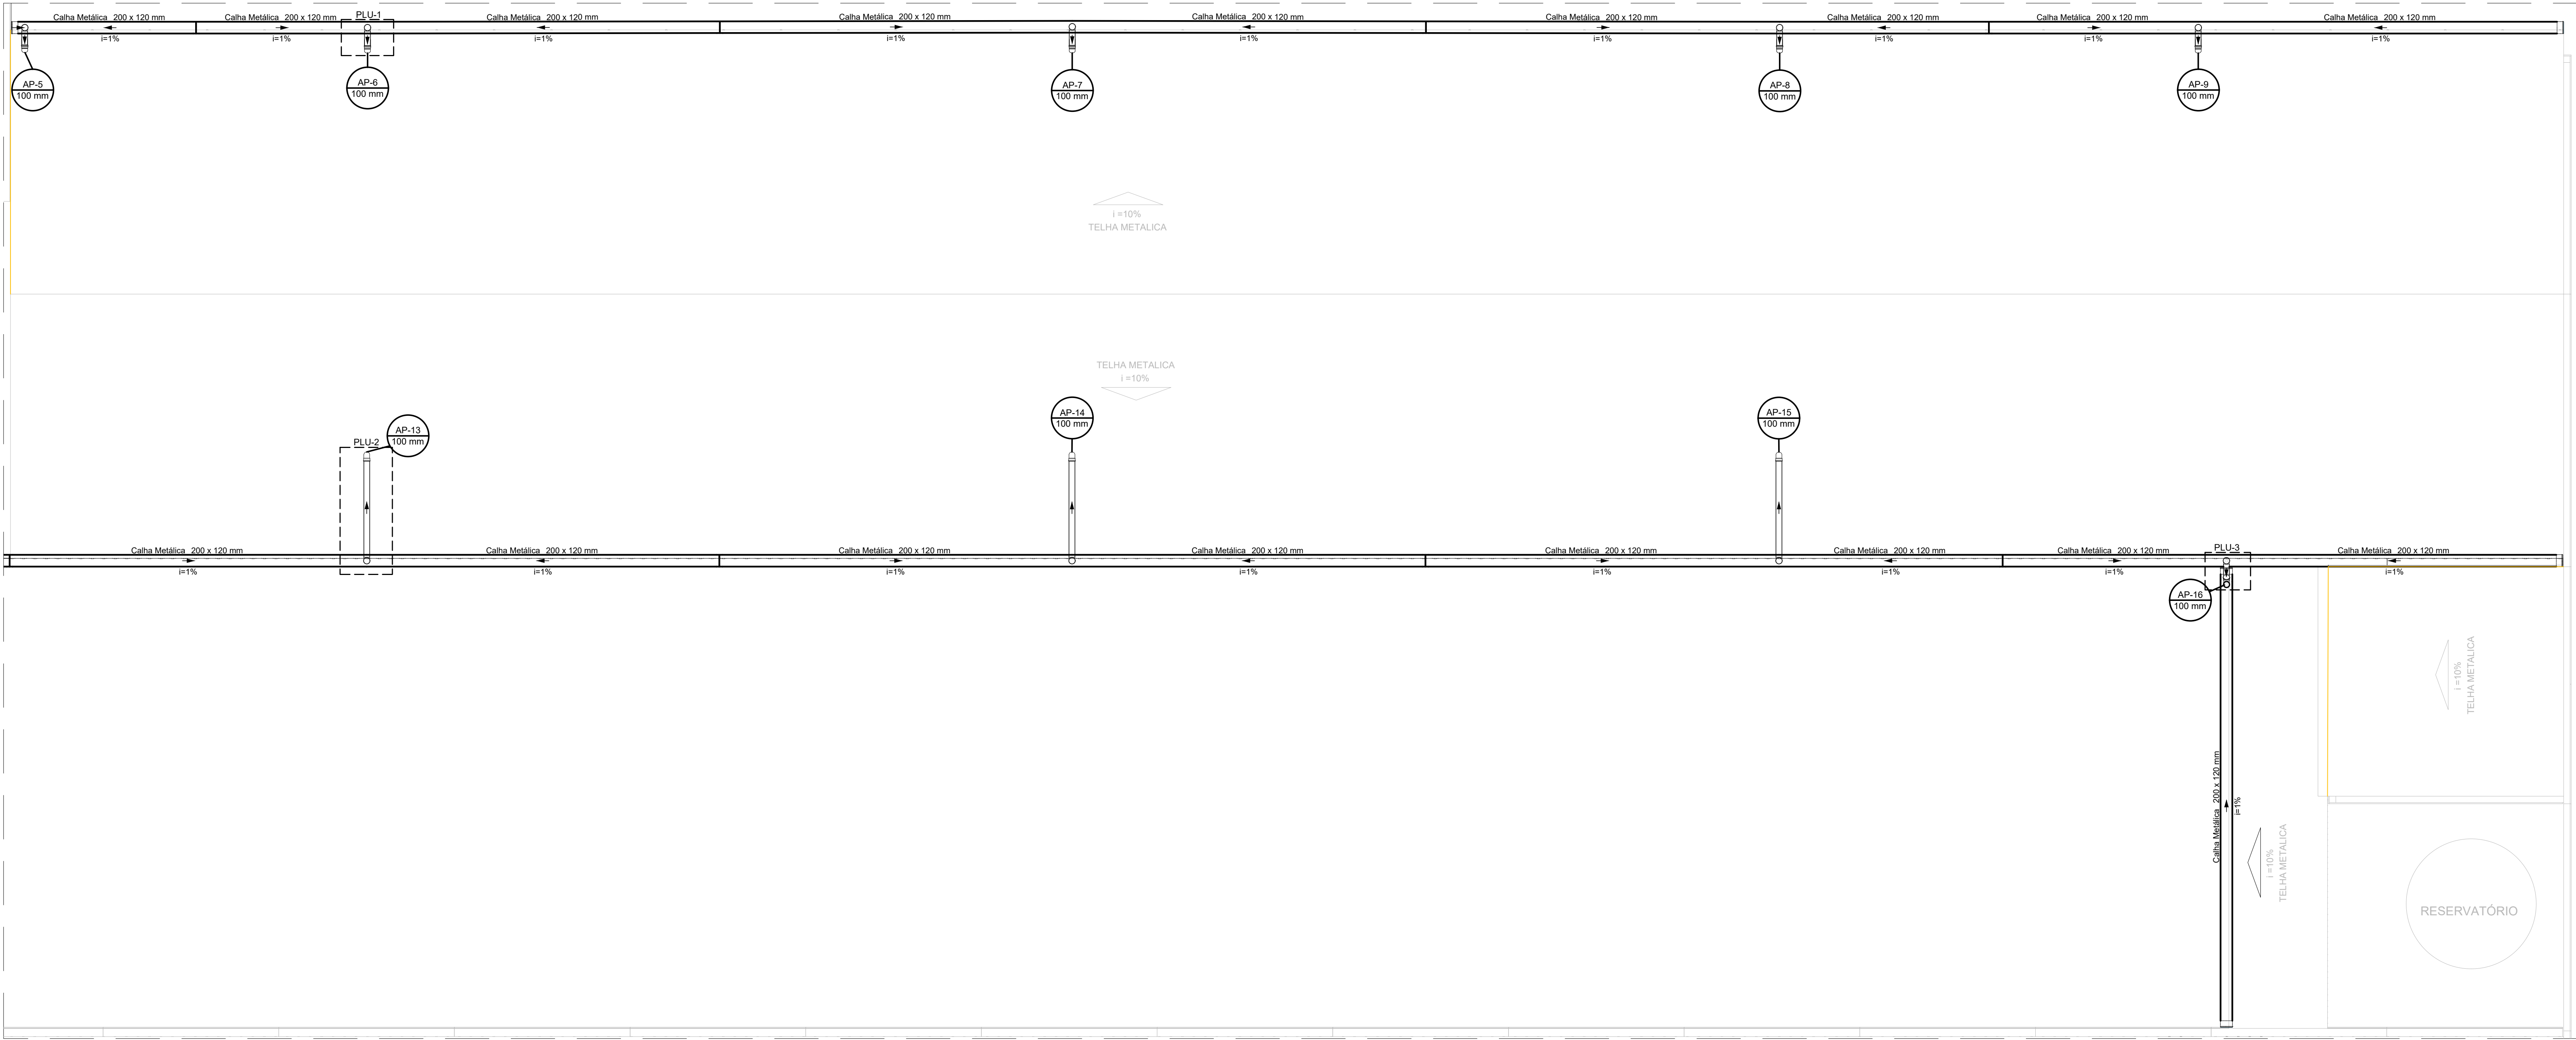


PLANTA BAIXA - COBERTURA - PARTE 1
ESCALA 1:50

Lista de materiais - Cobertura		
Pluvial		
Caixa metálica		
Cabeceira retangular		
200 x 120 mm	8	pç
Caixa retangular		
200 x 120 mm	157,51	m
PVC série R		
Joelho 45° Série R		
100 mm	19	pç
Joelho 90° Série R		
100 mm	12	pç
Junção simples Série R		
100 mm - 100 mm	1	pç
Tubo PVC Rígido Série R ponta lisa		
100 mm	58,04	m
Rufa - Chapa de Aço Galv.		
Desenvolvimento 33 cm	24,61	m


LEGENDA DE INDICAÇÕES:

- Rufa
- Calhas
- Condutores Horizontais
- Indicação de Sentido
- Indicação de Coluna D'Água


Legenda detalhada - Cobertura		
Cabeceira semi-circular		
Caixa metálica		
Cabeceira retangular		
200 x 120 mm	157	m
Joelho 90° Série R coluna		
PVC série R		
Joelho 90° Série R	100	mm
Joelho 90° Série R desce		
PVC série R		
Joelho 90° Série R	100	mm
Junção simples Série R		
PVC série R		
Junção simples Série R	100	mm - 100 mm

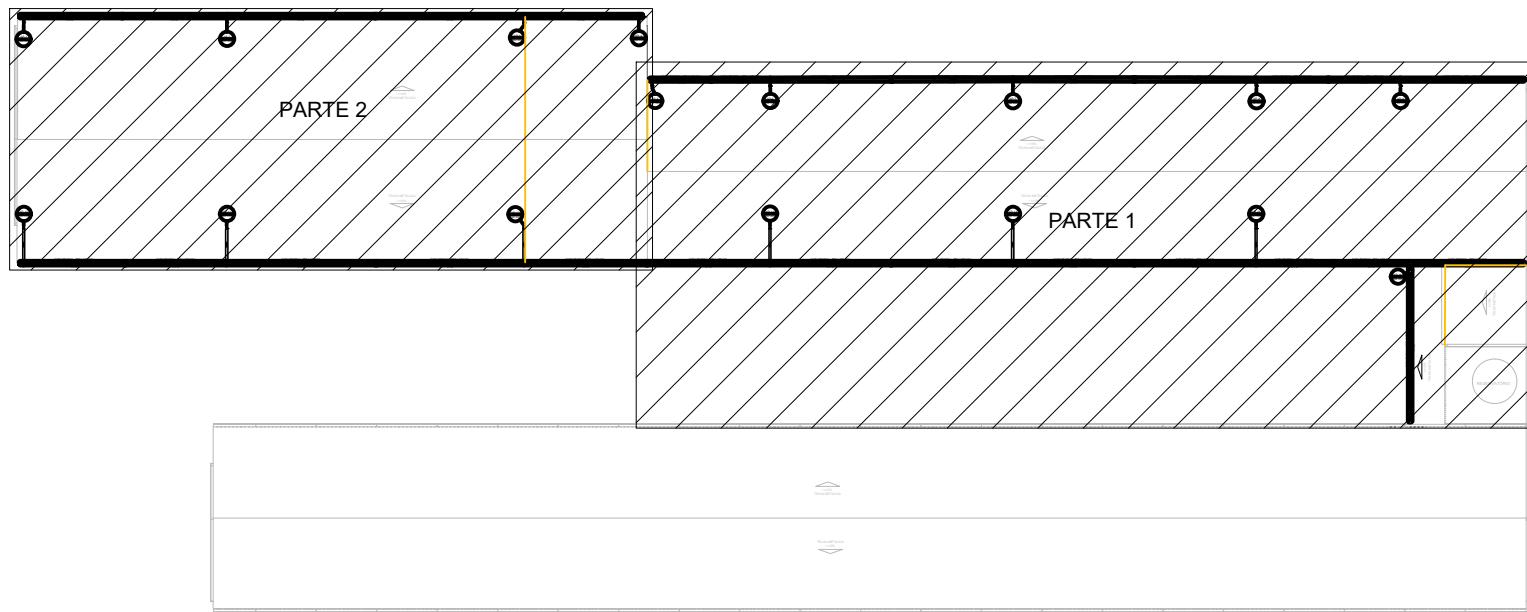


PLANTA DE REFERÊNCIA
SEM ESCALA

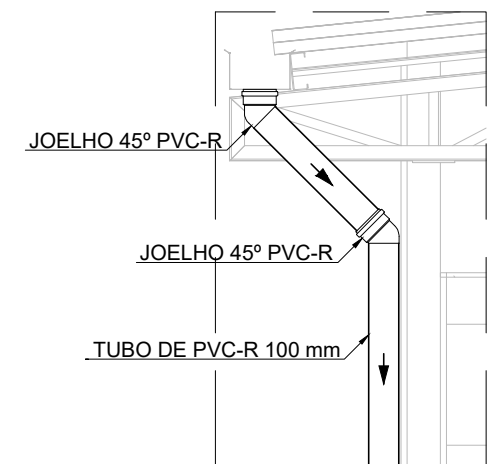

DETALHE DA DESCIDA PLUVIAL - 1
ESCALA 1:25

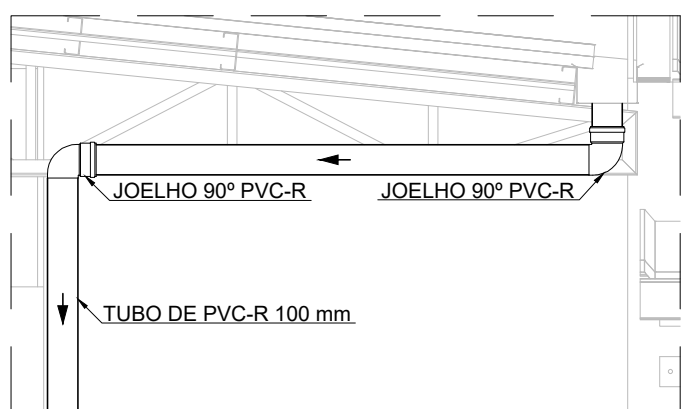


DETALHE DA DESCIDA PLUVIAL - 2
ESCALA 1:25

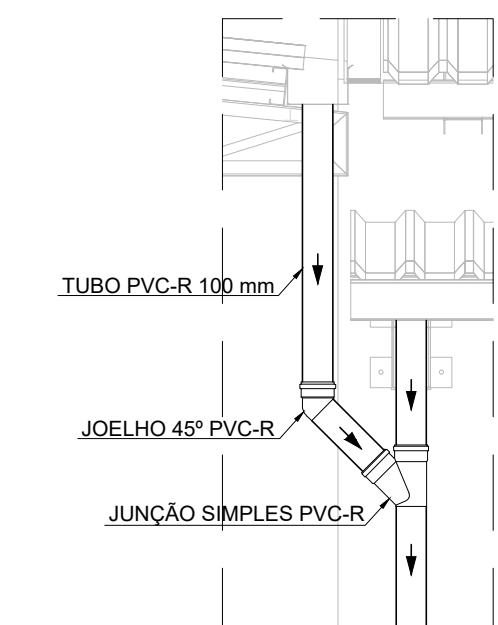

DETALHE DA DESCIDA PLUVIAL - 3
ESCALA 1:25

NOTAS:

- O ENCONTRO DOS NOVAS TELHADOS COM A ALVENARIA DEVERÃO SER PROTEGIDOS POR RUFOS, CONFORME POSICIONAMENTO EM PLANTA.
- A CALHA DEVERÁ SER EM CHAPA DE AÇO GALVANIZADO NÚMERO 24.
- A UNIÃO DAS PEÇAS EM AÇO GALVANIZADO DEVERÃO SER FEITAS MEDIANTE FIXAÇÃO COM REBITES DE REPUNO E SOLDAGEM COM FILETE CONTÍNUO, APÓS CONVENIENTE LIMPEZA / APLICAÇÃO DE FLUXO NAS CHAPAS A SEREM UNIDAS.
- OS CONDUTORES PLUVIAIS DE DESCIDA DEVERÃO SER DE PVC SÉRIE REFORÇADA COM DIÂMETRO NOMINAL DE 100 MM.
- COLOCAR CORDÃO SELANTE EM TODO O ENCONTRO DO RUFO COM A ALVENARIA.

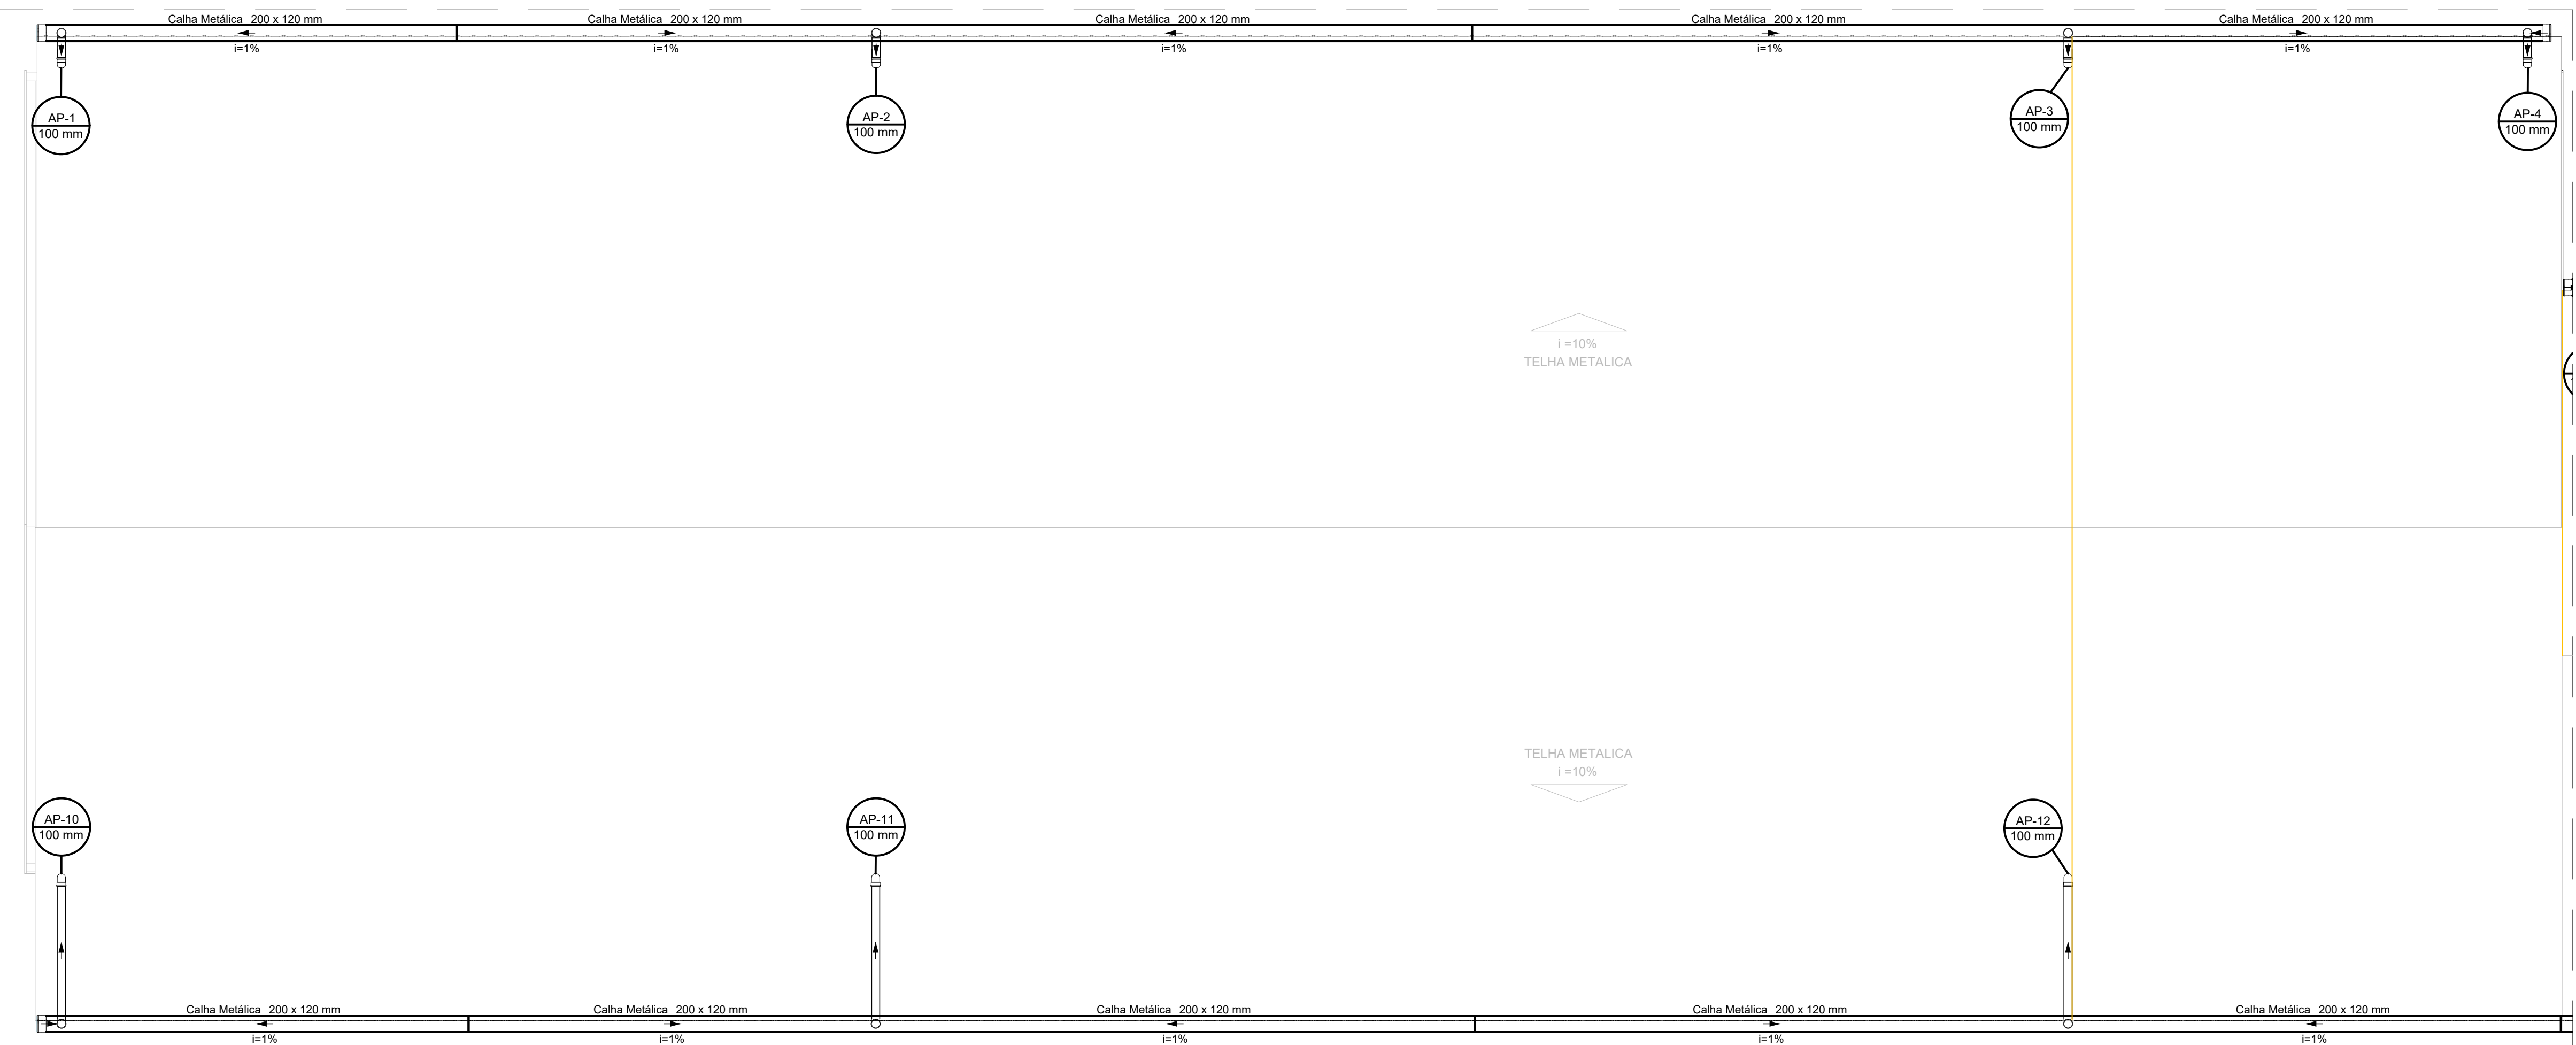

PLANTA BAIXA - COBERTURA - PARTE 2
ESCALA 1:50

REV. 00	06/08/22	EMISSÃO INICIAL			DAC		
REVISÃO	DATA :	DESCRIÇÃO:			RESP.:		
 PREFEITURA SANTA RITA DO SAPUCAÍ-MG							
PROJETO			SÉRIE DE PROJETOS				
 Rua Miguel Vianna, nº 81, Sala 12 Bairro Morro Chic CEP: 37500-000 Tel: (35) 3623-5720 www.dsengenharos.com.br			PEDRO HONORÉ ASTRANDINO			ENR. CIVIL	
			COORDENAÇÃO DE PROJETOS				
			ALOYSIO CAETANO FERREIRA			OREA	WG-97.132/0
			RESPONSÁVEL TÉCNICO:				
			ENR. CIVIL FLÁVIA C. BARBOSA			OREA	WG-187.842/0
			PROJETO				
			ENR. CIVIL CAMILA DA SILVA ANDRADE				
			DESENHO				
			ENR. CIVIL CAMILA DA SILVA ANDRADE				
			EMPENHAMENTO				
REFORMA E AMPLIAÇÃO DA E.M. DR. JOSÉ RIBEIRO DE CARVALHO							
ENDEREÇO			DISCIPLINA				
RUA DAS HORTÊNCIAS - B. CONJ. H. R. DAS MARGARIDAS			PLUVIAL				
SANTA RITA DO SAPUCAÍ - MINAS GERAIS			FASE DO PROJETO				
ASSUNTO			EXECUTIVO				
FASE 1			FOLHA Nº				
PROJETO DE DRENAGEM PLUVIAL			01/03				
PLANTA DE COBERTURA, DETALHES, LISTA DE MATERIAIS E LEGENDA							
DATA INICIAL	ESCALA	REVISÃO	APROVADO				
06/08/2022	INDICADA	ROD	DAC-PMSRS-JRC-FSI-PE-PLU-ROD.DWG				