


PROJETO DE DRENAGEM PLUVIAL DA REFORMA E AMPLIAÇÃO DA E.M. DR. JOSÉ RIBEIRO DE CARVALHO
ESCALA INDICADA

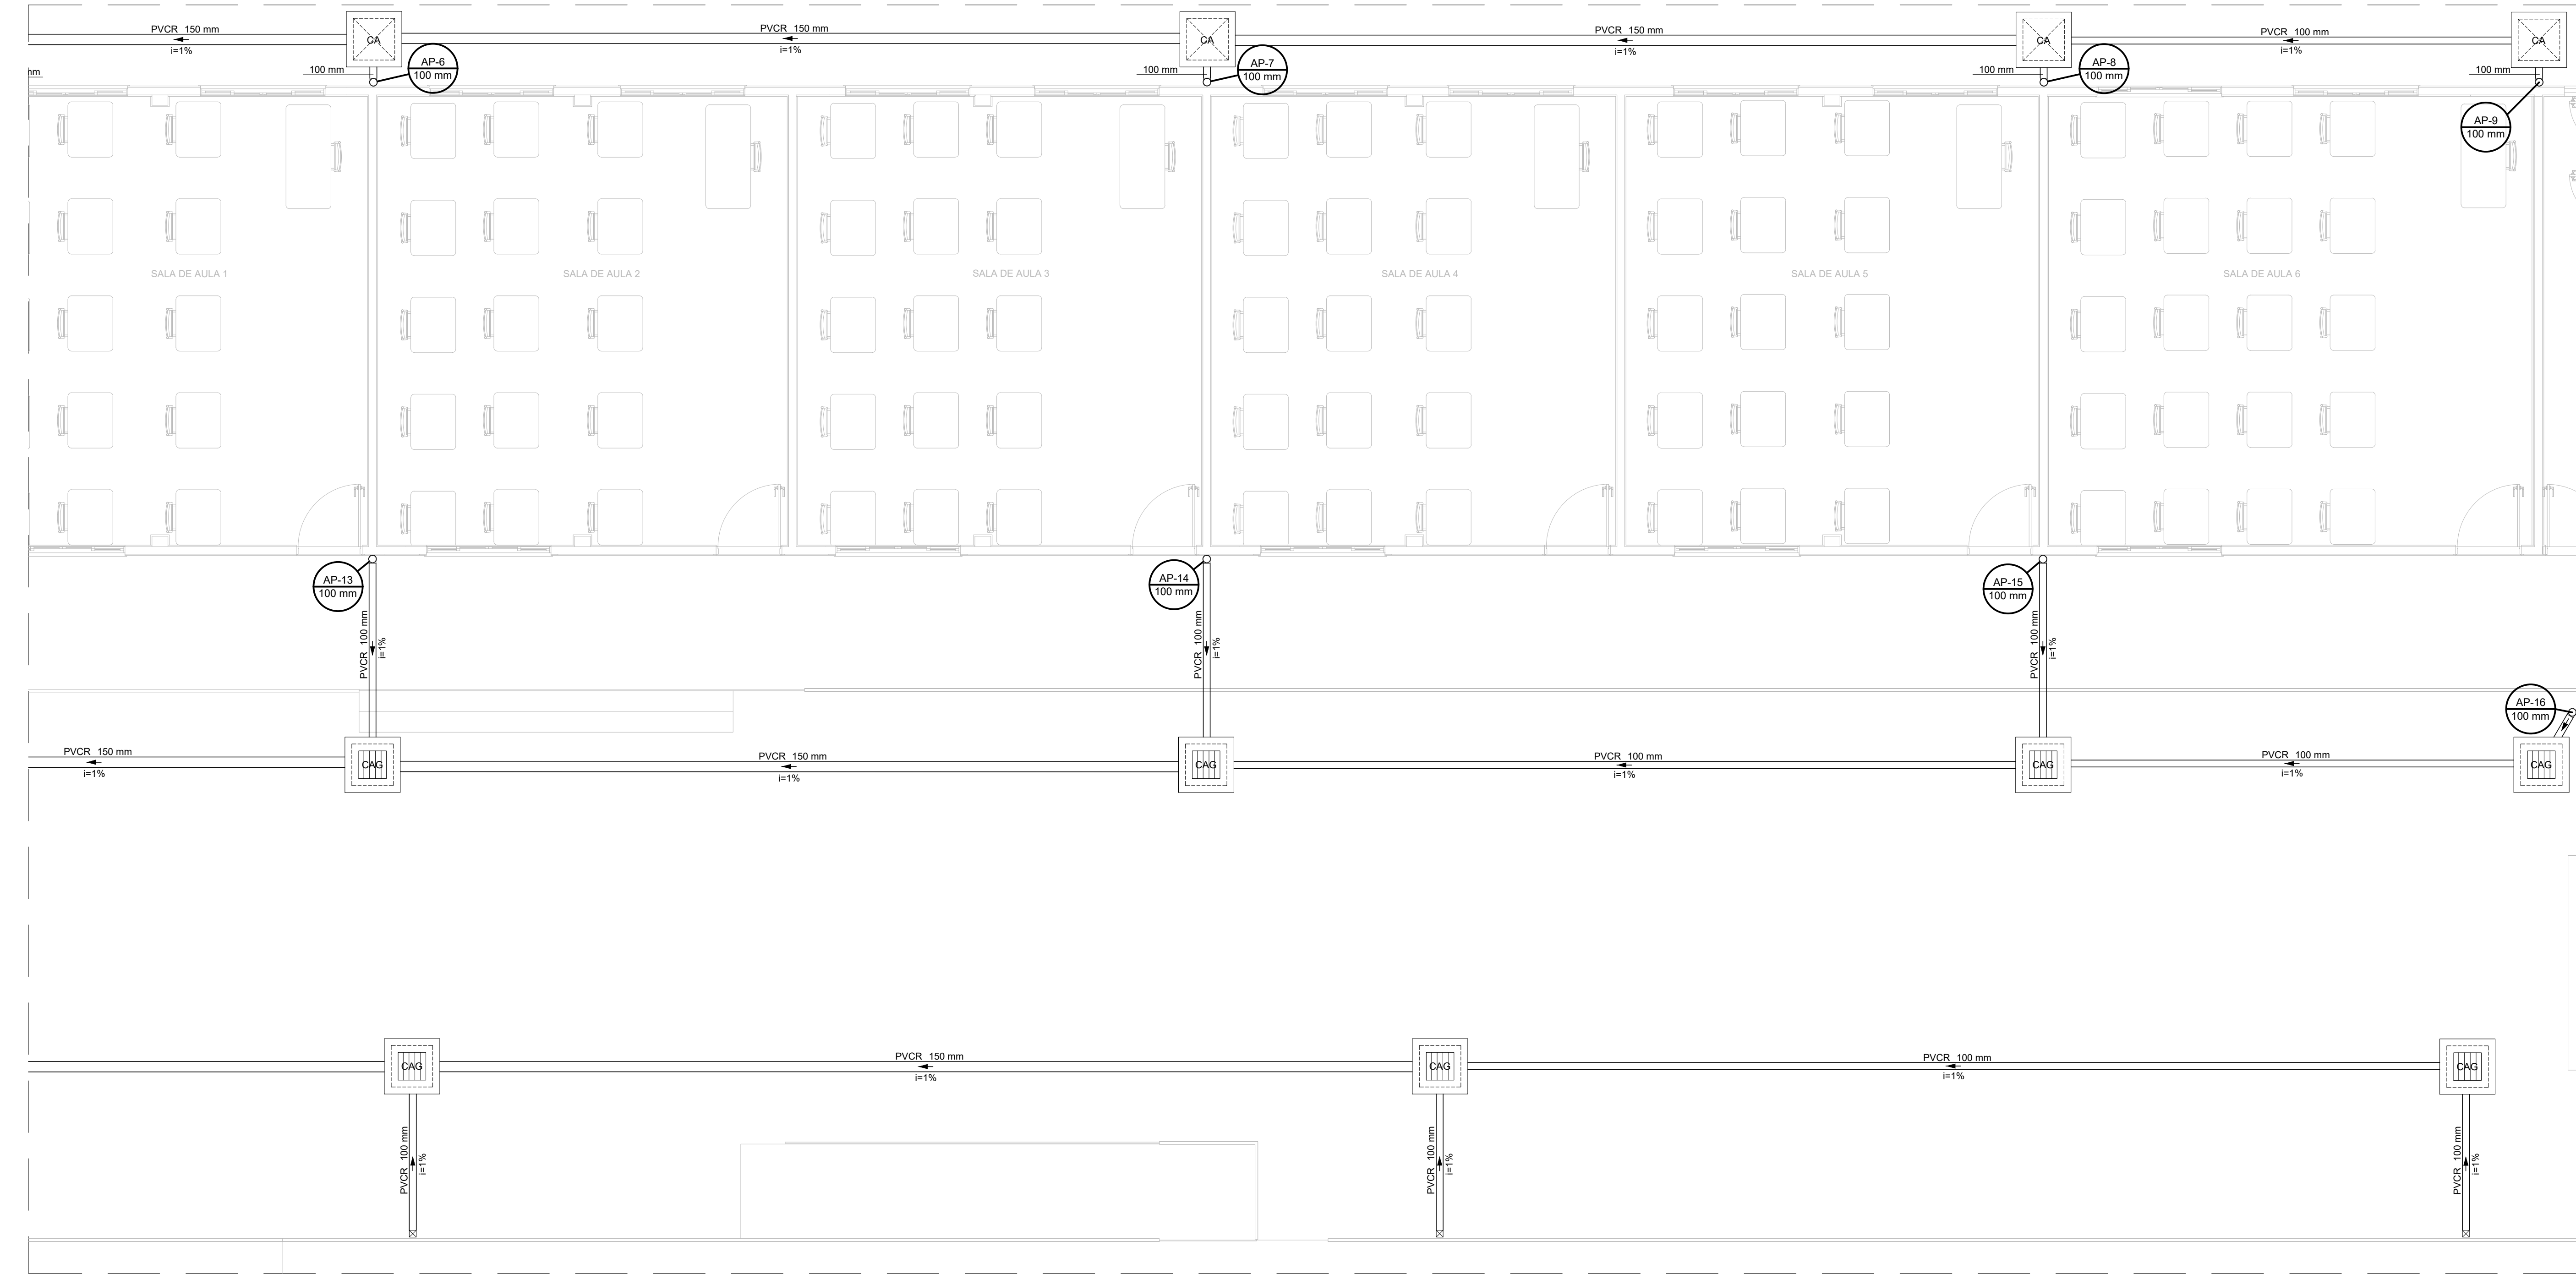


PLANTA BAIXA - TÉRREO - PARTE 1
ESCALA 1:50

LEGENDA DE INDICAÇÕES:

Condutores Horizontais

Indicação de Sentido

Indicação de Coluna D'Água

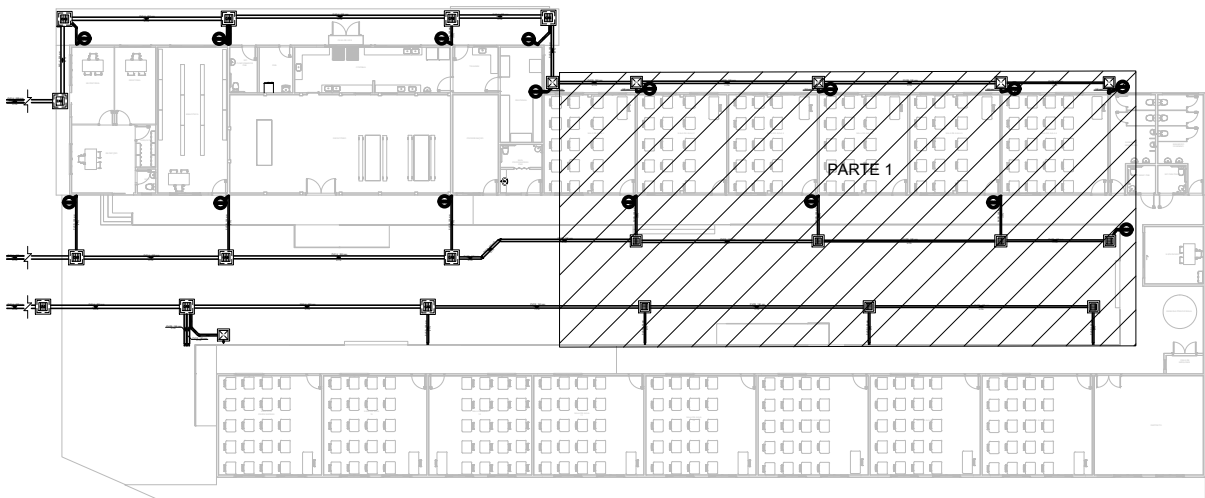

PLANTA DE REFERÊNCIA
SEM ESCALA

Legenda detalhada - Pavimento	
	Caixa de areia pluvial simples
	Caixas de Passagem
	Caixa de areia pluvial sem grelha CA- 60x60cm
	Caixa de areia pluvial c/grelha Caixas de Passagem CAG- 60x60cm
	Curva 45° PVC Vinilfort Curva 45° 200 mm
	Joelho 45° Série R PVC série R Joelho 45° Série R 150 mm
	Joelho 90° Série R coluna PVC série R Joelho 90° Série R 100 mm
	Ponto de conexão para a próxima fase

Lista de materiais - Pavimento	
Pluvial	
Caixas de Passagem	
Caixa de areia pluvial com grelha CAG- 60x60cm	7 pç
CAG- 60x60cm	11 pç
Caixa de areia pluvial sem grelha CA- 60x60cm	6 pç
PVC Vinilfort	
Tubo 200 mm	117,23 m
PVC série R	
Joelho 45° Série R 100 mm	4 pç
Joelho 45° Série R 150 mm	2 pç
Joelho 90° Série R 100 mm	16 pç
Tubo PVC rígido Série R ponta lisa 100 mm	80,84 m
150 mm	84,77 m

NOTAS:

- O ENCONTRO DOS NOVOS TELHADOS COM A ALVENARIA DEVERÃO SER PROTEGIDOS POR RUFOS, CONFORME POSICIONAMENTO EM PLANTA;
- A CALHA DEVERÁ SER EM CHAPA DE AÇO GALVANIZADO NÚMERO 24;
- A UNIÃO DAS PEÇAS EM AÇO GALVANIZADO DEVERÃO SER FEITAS MEDIANTE FIXAÇÃO COM REBITES DE REPUXO E SOLDAGEM COM FILETE CONTÍNUO, APÓS CONVENIENTE LIMPEZA / APLICAÇÃO DE FLUXO NAS CHAPAS A SEREM UNIDAS;
- OS CONDUTORES PLUVIAIS DE DESCIDA DEVERÃO SER DE PVC SÉRIE REFORÇADA COM DIÂMETRO NOMINAL DE 100 MM;
- COLOCAR CORDÃO SELANTE EM TODO O ENCONTRO DO RUFO COM A ALVENARIA.

REV. 00	08/08/22	EMISSÃO INICIAL	DAC
REVISÃO:	DATA :	DESCRIÇÃO:	RESP.:



 Rua Miguel Vianna, n° 81, Sala 12 Bairro Morro Chic CEP: 37500-080 - Itajubá / MG Tel: (35) 3623-5720 www.dacengenharia.com.br	GERÊNCIA DE PROJETOS	
	PEDRO HENRIQUE JUSTINIANO	ENG. CIVIL
	COORDENAÇÃO DE PROJETOS	
	ALOSIO CAETANO FERREIRA	CREA: MG-97.132/D
PROJETO	RESPONSÁVEL TÉCNICO	
	ENGº CIVIL FLÁVIA C. BARBOSA	CREA: MG-187.842/D
	PROJETO	
	ENGº CIVIL CAMILA DA SILVA ANDRADE	
DESENHO	ENGº CIVIL CAMILA DA SILVA ANDRADE	

EMPREENDIMENTO	
REFORMA E AMPLIAÇÃO DA E.M. DR. JOSÉ RIBEIRO DE CARVALHO	
ENDEREÇO	DISCIPLINA
RUA DAS HORTÊNCIAS – B. CONJ. H. R. DAS MARGARIDAS SANTA RITA DO SAPUCAÍ – MINAS GERAIS	PLUVIAL
ASSUNTO	FASE DO PROJETO
FASE 1 PROJETO DE DRENAGEM PLUVIAL PLANTA DE TÉRREO – PARTE 1, LEGENDA E LISTA DE MATERIAIS	EXECUTIVO
DATA INICIAL	FOLHA Nº.
08/08/2022	02/03
ESCALA	REVISÃO
INDICADA	ROO
ARQUIVO	DAC-PMSRS-JRC-FSI-PE-PLU-ROO.DWG