


PROJETO DE DRENAGEM PLUVIAL DA REFORMA E AMPLIAÇÃO DA E.M. DR. JOSÉ RIBEIRO DE CARVALHO
ESCALA INDICADA

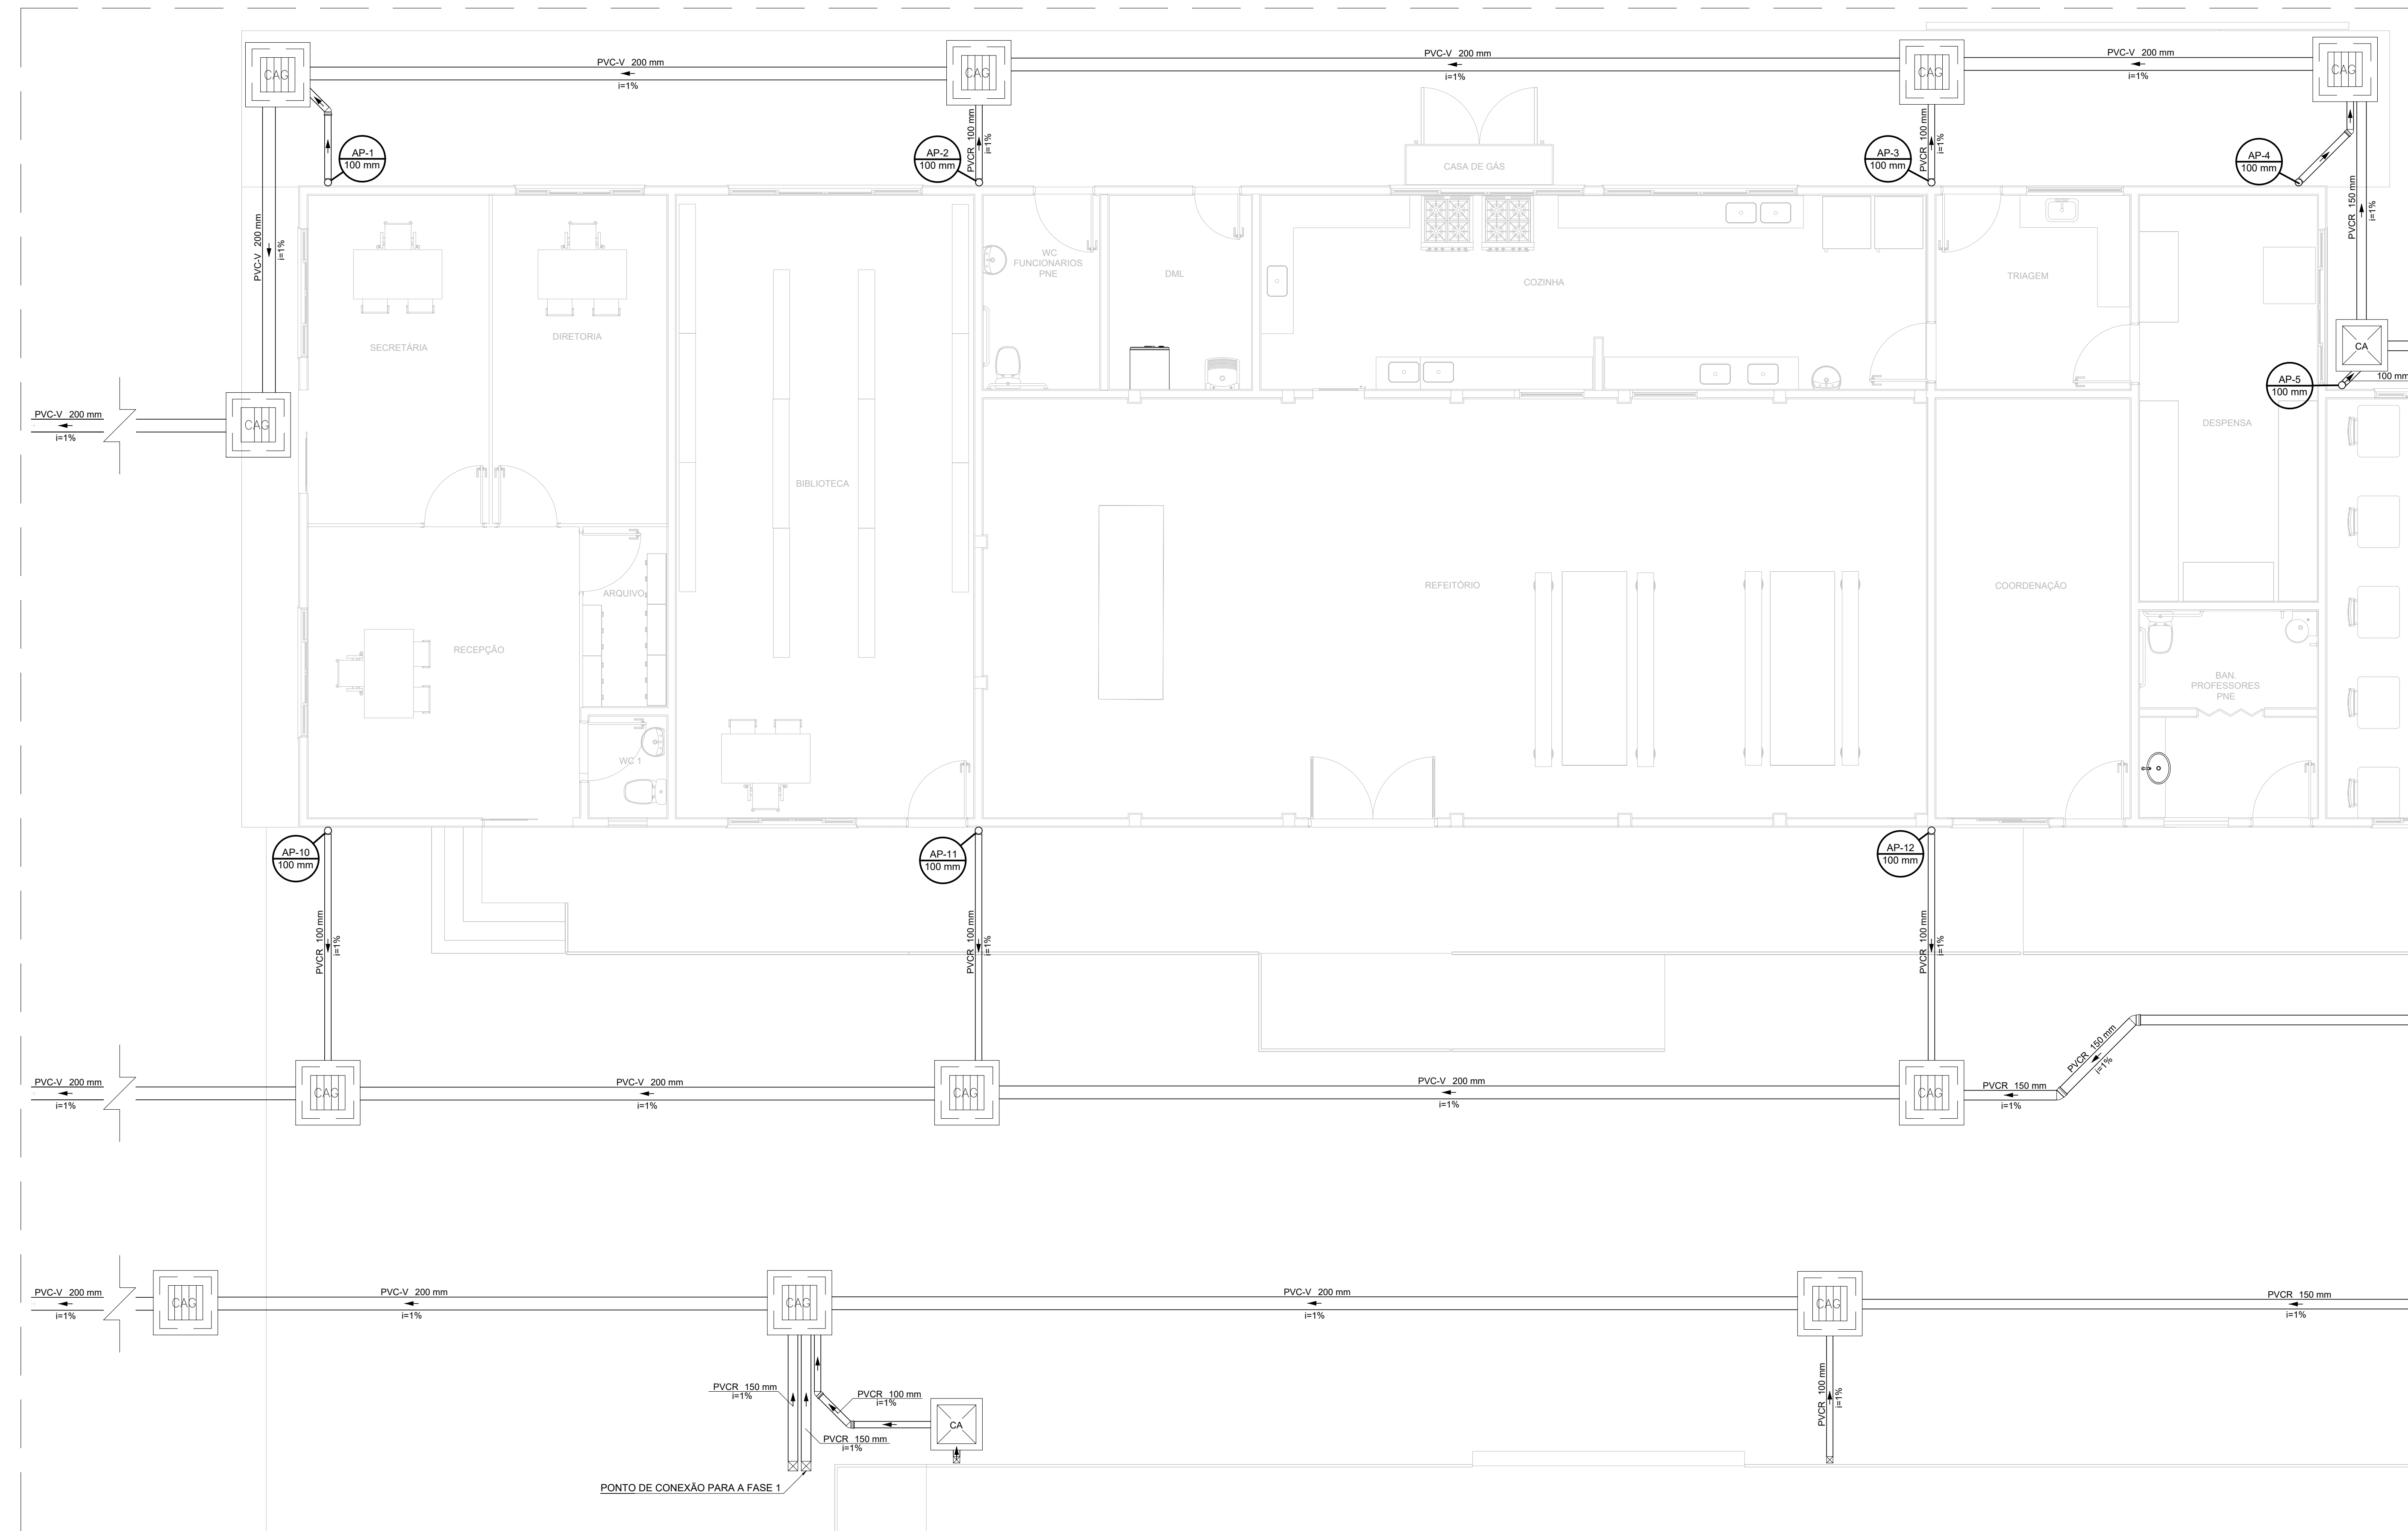


PLANTA BAIXA - TÉRREO - PARTE 2
ESCALA 1:50

LEGENDA DE INDICAÇÕES:

==== Condutores Horizontais

← Indicação de Sentido

 Indicação de Coluna D'Água

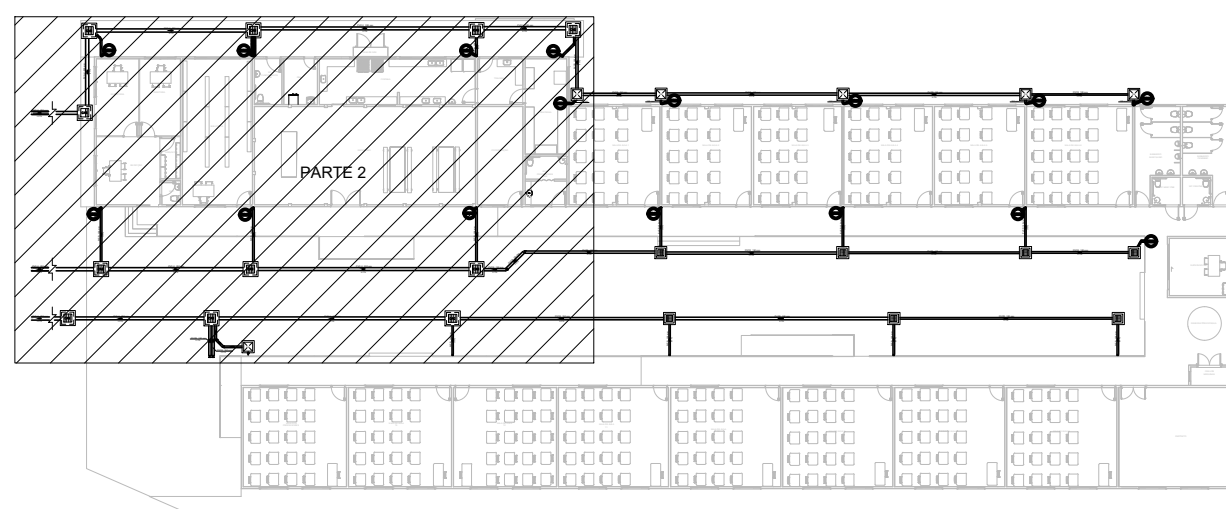

PLANTA DE REFERÊNCIA
SEM ESCALA

Legenda detalhada - Pavimento					
	Caixa de areia pluvial simples Caixas de Passagem Caixa de areia pluvial sem greiha CA- 60x60cm	1pc			
	Caixa de areia pluvial c/greilha Caixas de Passagem Caixa de areia pluvial com greinha CAG- 60x60cm	1pc			
	Curva 45° PVC Vinílfloor Curva 45° 200 mm	1pc			
	Jóelho 45° Série R PVC s�rie R J�elho 45� S�rie R 150 mm J�elho 90� S�rie R coluna PVC s�rie R J�elho 90� S�rie R 100 mm	1pc			
	Ponto de conex�o para a pr�xima fase	1pc			
			Lista de materiais - Pavimento		
			Pluvial		
			Caixas de Passagens		
			Caixa de areia pluvial com greisha CAG- 60x60cm	7 pc	
			Caixa- 80x80cm	11 pc	
			Caixa de areia pluvial sem greisha CA- 60x60cm	6 pc	
			PVC Vin�floor		
			Tubo 200 mm	117,23 m	
			PVC s�rie R		
			J�elho 45� S�rie R		
			100 mm	4 pc	
			150 mm	2 pc	
			J�elho 90� S�rie R	16 pc	
			Tubo PVC r�gido S�rie R ponta lisa	150 m	
			100 mm	80,84 m	
			150 mm	84,77 m	

NOTAS:

1. O ENCONTRO DOS NOVOS TELHADOS COM A ALVENARIA DEVERÃO SER PROTEGIDOS POR RUFOUS, CONFORME POSICIONAMENTO EM PLANTA;
2. A CALHA DEVERÁ SER EM CHAPA DE AÇO GALVANIZADO NÚMERO 24;
3. A UNIÃO DAS PEÇAS EM AÇO GALVANIZADO DEVERÃO SER FEITAS MEDIANTE FIXAÇÃO COM REBITES DE REPUXO E SOLDAGEM COM FILET CONTÍNUO, APÓS CONVENIENTE LIMPEZA / APLICAÇÃO DE FLUXO NAS CHAPAS . SEREM UNIDAS;
4. OS CONDUTORES PLUVIAIS DE DESCIDA DEVERÃO SER DE PVC SÉRIE REFORÇADA COM DIÂMETRO NOMINAL DE 100 MM;
5. COLOCAR CORDÃO SELANTE EM TODO O ENCONTRO DO RUFO COM A ALVENARIA.

REV. 00	08/06/22	EMISSÃO INICIAL		DAC
REVISÃO:	DATA :	DESCRIÇÃO:		RESP.:



PROJETO  DAC engenharia Rua Miguel Vianna, nº 81, Sala 12 Bairro Morro Chica CEP: 37500-080 - Itajubá / MG Tel: (35) 3623-5720 www.dacengenharia.com.br	GERÊNCIA DE PROJETOS PEDRO HENRIQUE JUSTINIANO ENG. CIVIL	
	COORDENAÇÃO DE PROJETOS ALOISIO CAETANO FERREIRA CREA: MG-97.132/D	
	RESPONSÁVEL TÉCNICO ENG. CIVIL FLAVIA C. BARBOSA CREA: MG-187.842/D	
	PROJETO ENG. CIVIL CAMILA DA SILVA ANDRADE	
	DESENHO ENG. CIVIL CAMILA DA SILVA ANDRADE	

EMPREENDIMENTO

REFORMA E AMPLIAÇÃO DA E.M. DR. JOSÉ RIBEIRO DE CARVALHO

ENDEREÇO			DISCIPLINA	
RUA DAS HORTÊNCIAS – B. CONJ. H. R. DAS MARGARIDAS SANTA RITA DO SAPUCAÍ – MINAS GERAIS			PLUVIAL	
ASSUNTO			FASE DO PROJETO	
FASE 1			EXECUTIVO	
PROJETO DE DRENAGEM PLUVIAL			FOLHA Nº:	
PLANTA TERREO – PARTE 2, LEGENDA E LISTA DE MATERIAIS			03/03	
DATA INICIAL	ESCALA	REVISÃO	ARQUIVO	
08/08/2022	INDICADA	ROO	DAC-PMRSR-JRC-FSI-PE-PLU-ROO.DWG	