



PROJETO DE DRENAGEM PLUVIAL DA REFORMA E AMPLIAÇÃO DA E.M. DR. JOSÉ RIBEIRO DE CARVALHO

ESCALA INDICADA

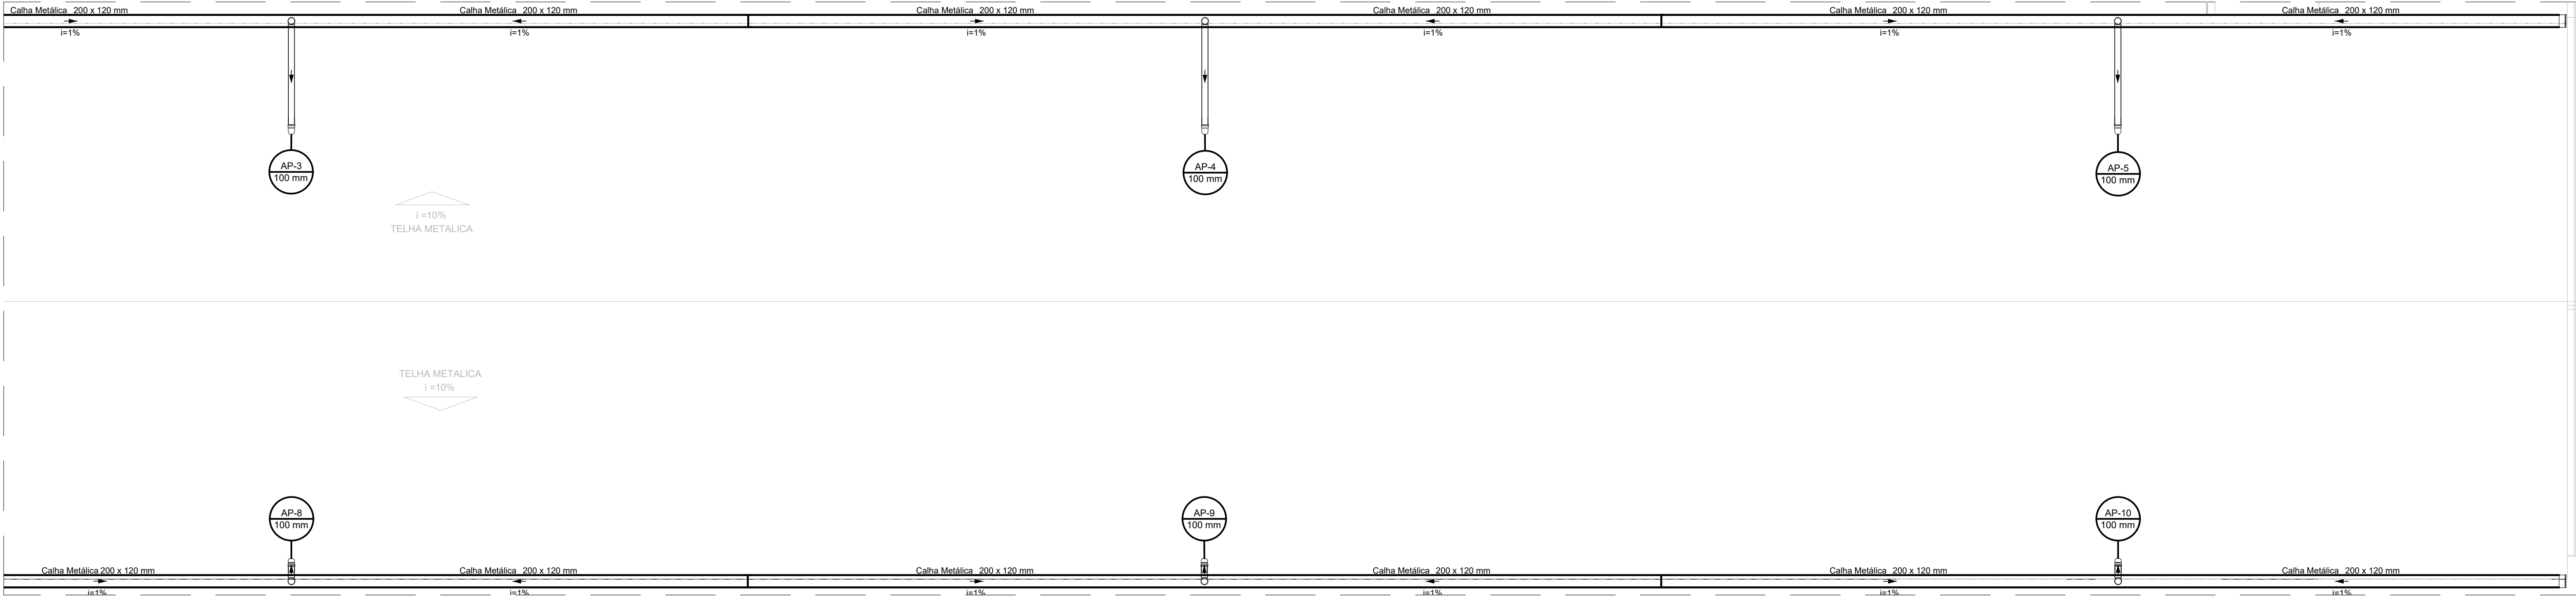

PLANTA BAIXA - COBERTURA - PARTE 1

ESCALA 1:50

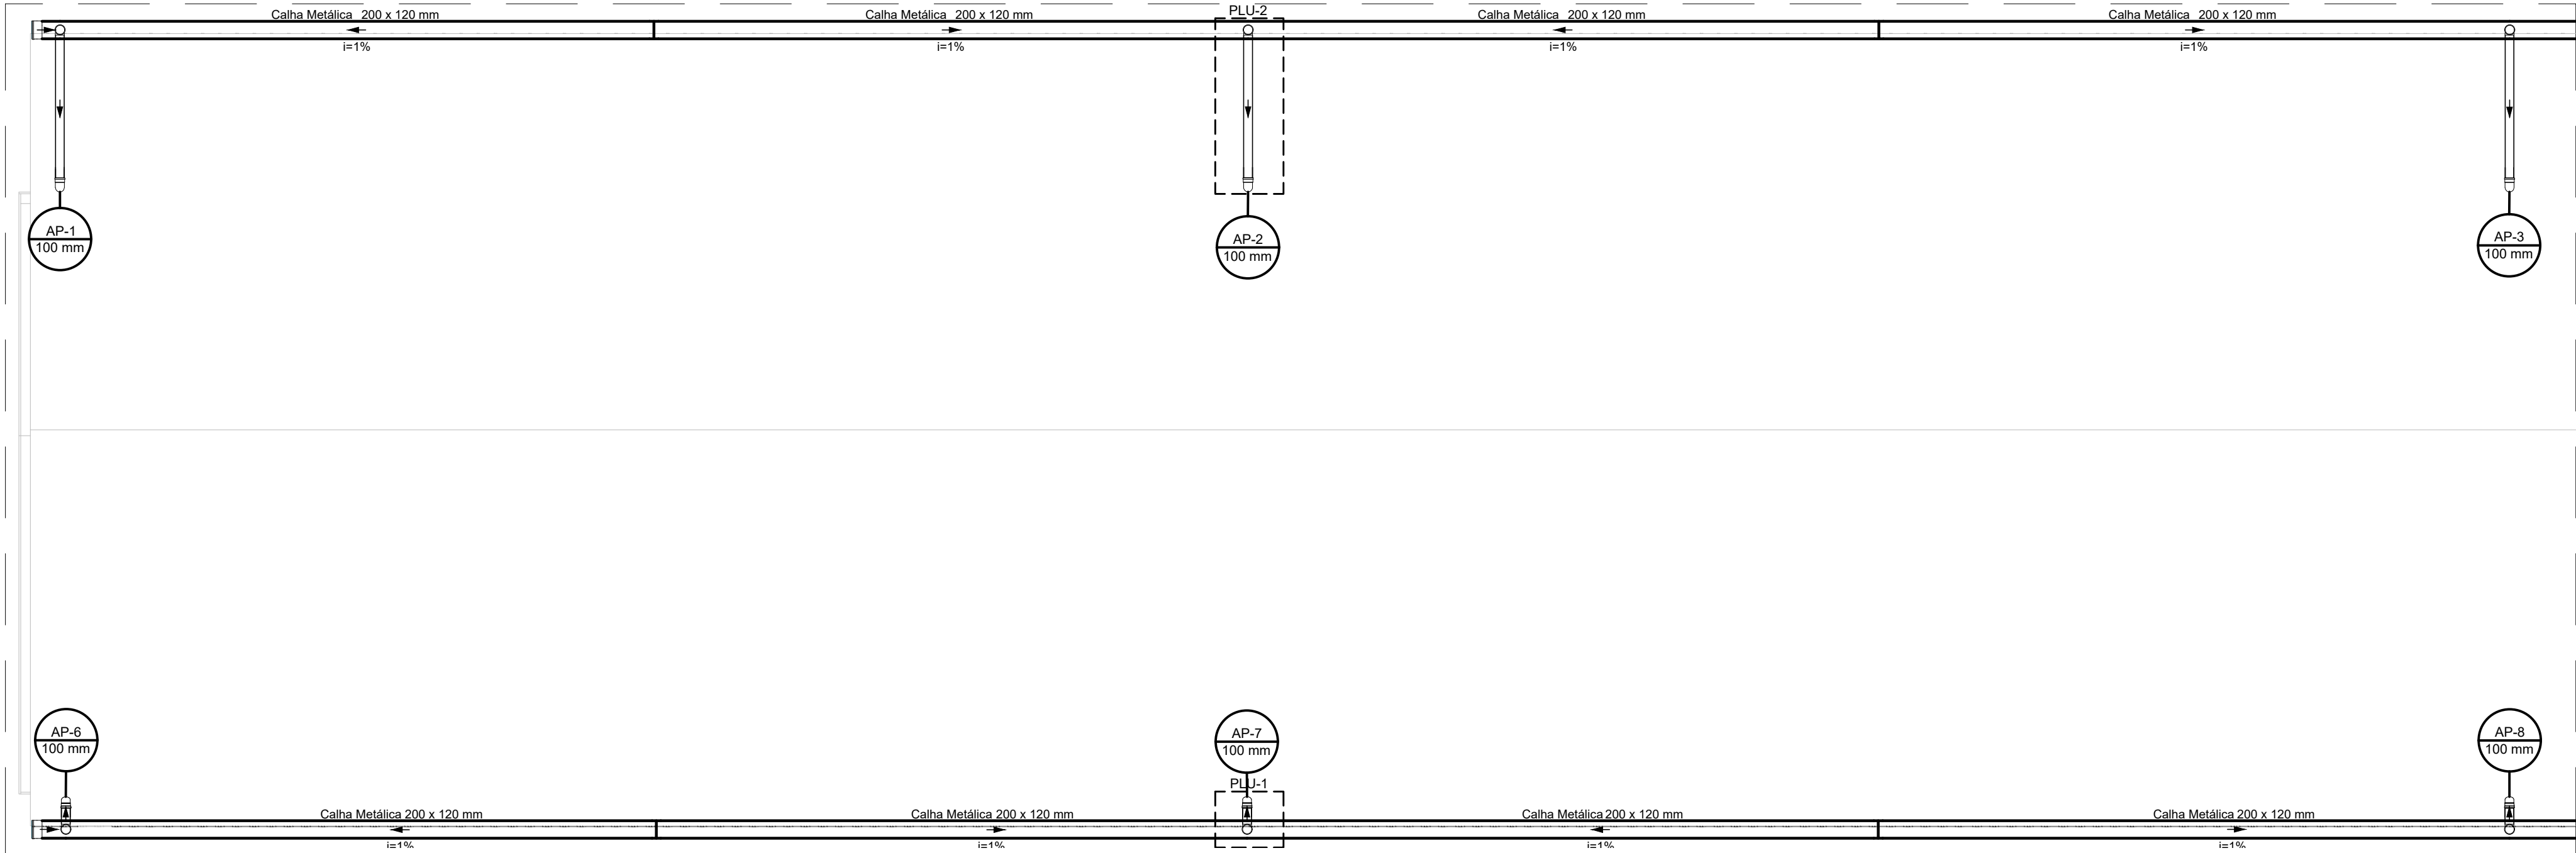

PLANTA BAIXA - COBERTURA - PARTE 2

ESCALA 1:50

LEGENDA DE INDICAÇÕES:

- Calhas
- Condutores Horizontais
- Indicação de Sentido
- Indicação de Coluna D'Água

Legenda detalhada - Cobertura	
Joelho 45° Série R desce	
PVC série R	
Joelho 45° Série R	100 mm
100 mm	1ps
Joelho 90° Série R coluna	
PVC série R	
Joelho 90° Série R	100 mm
100 mm	1ps
Joelho 90° Série R desce	
PVC série R	
Joelho 90° Série R	100 mm
100 mm	1ps

Lista de materiais - Cobertura	
Pluvial	
Calha metálica	
Calha retangular	200 x 120 mm
130.22 m	
PVC série R	
Joelho 90° Série R	100 mm
10 ps	
Joelho 45° Série R	100 mm
10 ps	
Tubo PVC rígido Série R ponta lisa	100 mm
37.67 m	

NOTAS:


- A CALHA DEVERÁ SER EM CHAPA DE AÇO GALVANIZADO NÚMERO 24;
- A UNIÃO DAS PEÇAS EM AÇO GALVANIZADO DEVERÃO SER FEITAS MEDIANTE FIXAÇÃO COM REBITES DE REPUXO E SOLDAGEM COM FILETE CONTÍNUO, APÓS CONVENIENTE LIMPEZA / APLICAÇÃO DE FLUXO NAS CHAPAS A SEREM UNIDAS;
- OS CONDUCTORES PLUVIAIS DE DESCIDA DEVERÃO SER DE PVC SÉRIE REFORÇADA COM DIÂMETRO NOMINAL DE 100 MM;



Rua Miguel Vianna, nº 81, Sala 12
Bairro Morro Chic
CEP: 37500-080 - Itajubá / MG
Tel: (35) 3623-5720
www.dacengenharia.com.br


GERÊNCIA DE PROJETOS	ENG. CIVIL
COORDENAÇÃO DE PROJETOS	ALOSIO CAETANO FERRERA
CREA: MG-97.132/D	
RESPONSÁVEL TÉCNICO	ENG. CIVIL FLÁVIA C. BARBOSA
CREA: MG-187.842/D	
PROJETO	ENG. CIVIL CAMILA DA SILVA ANDRADE
DESENHO	ENG. CIVIL CAMILA DA SILVA ANDRADE

EMPREENDIMENTO	
REFORMA E AMPLIAÇÃO DA E.M. DR. JOSÉ RIBEIRO DE CARVALHO	
ENDEREÇO	DISCIPLINA
RUA DAS HORTÊNCIAS – B. CONJ. H. R. DAS MARGARIDAS	PLUVIAL
SANTA RITA DO SAPUCAÍ – MINAS GERAIS	FASE DO PROJETO
FASE 2	EXECUTIVO
PROJETO DE DRENAGEM PLUVIAL	FOLHA N.º
PLANTA DE COBERTURA, DETALHES, LISTA DE MATERIAIS E LEGENDA	01/02
DATA INICIAL	ESCALA
08/08/2022	INDICADA
REVISÃO	ARQUIVO
R00	DAC-PMSRS-JRC-FSI-PE-PLU-R00.DWG

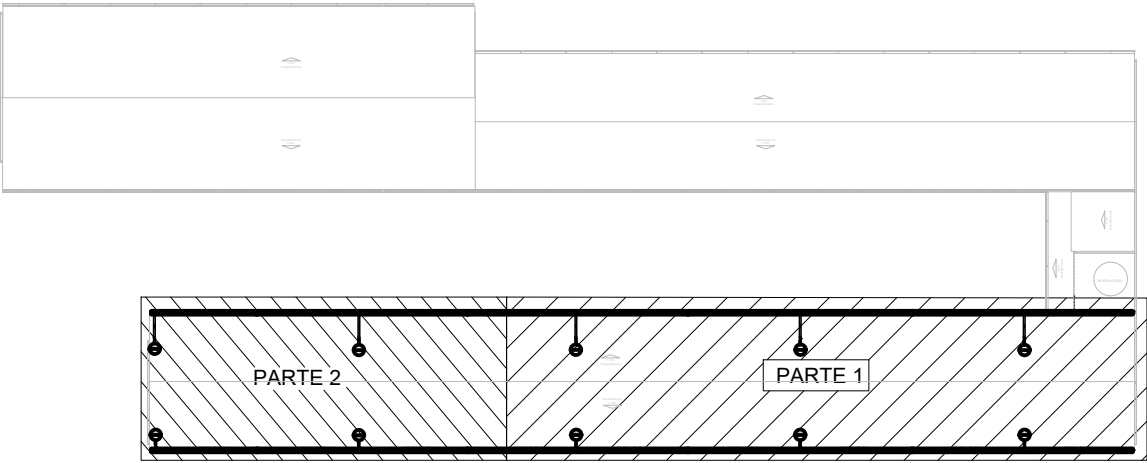


PLANTA DE REFERÊNCIA

SEM ESCALA

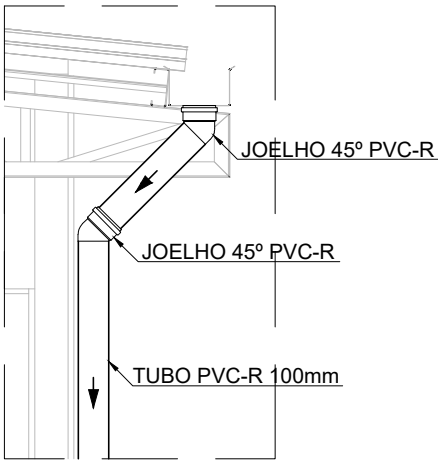

DETALHE DA DESCIDA PLUVIAL - 1

ESCALA 1:25

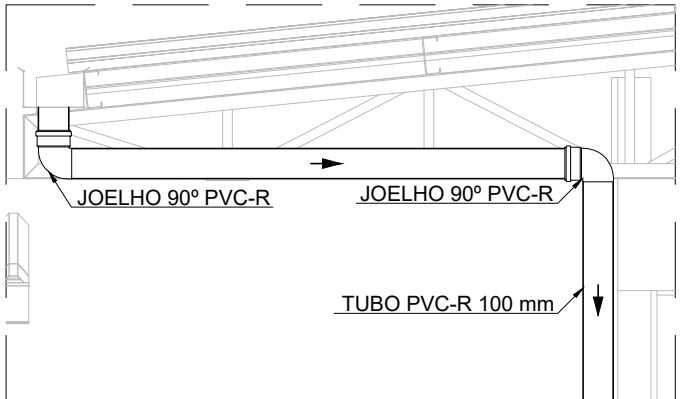

DETALHE DA DESCIDA PLUVIAL - 2

ESCALA 1:25