



PROJETO DE DRENAGEM PLUVIAL DA REFORMA E AMPLIAÇÃO DA E.M. DR. JOSÉ RIBEIRO DE CARVALHO

ESCALA INDICADA

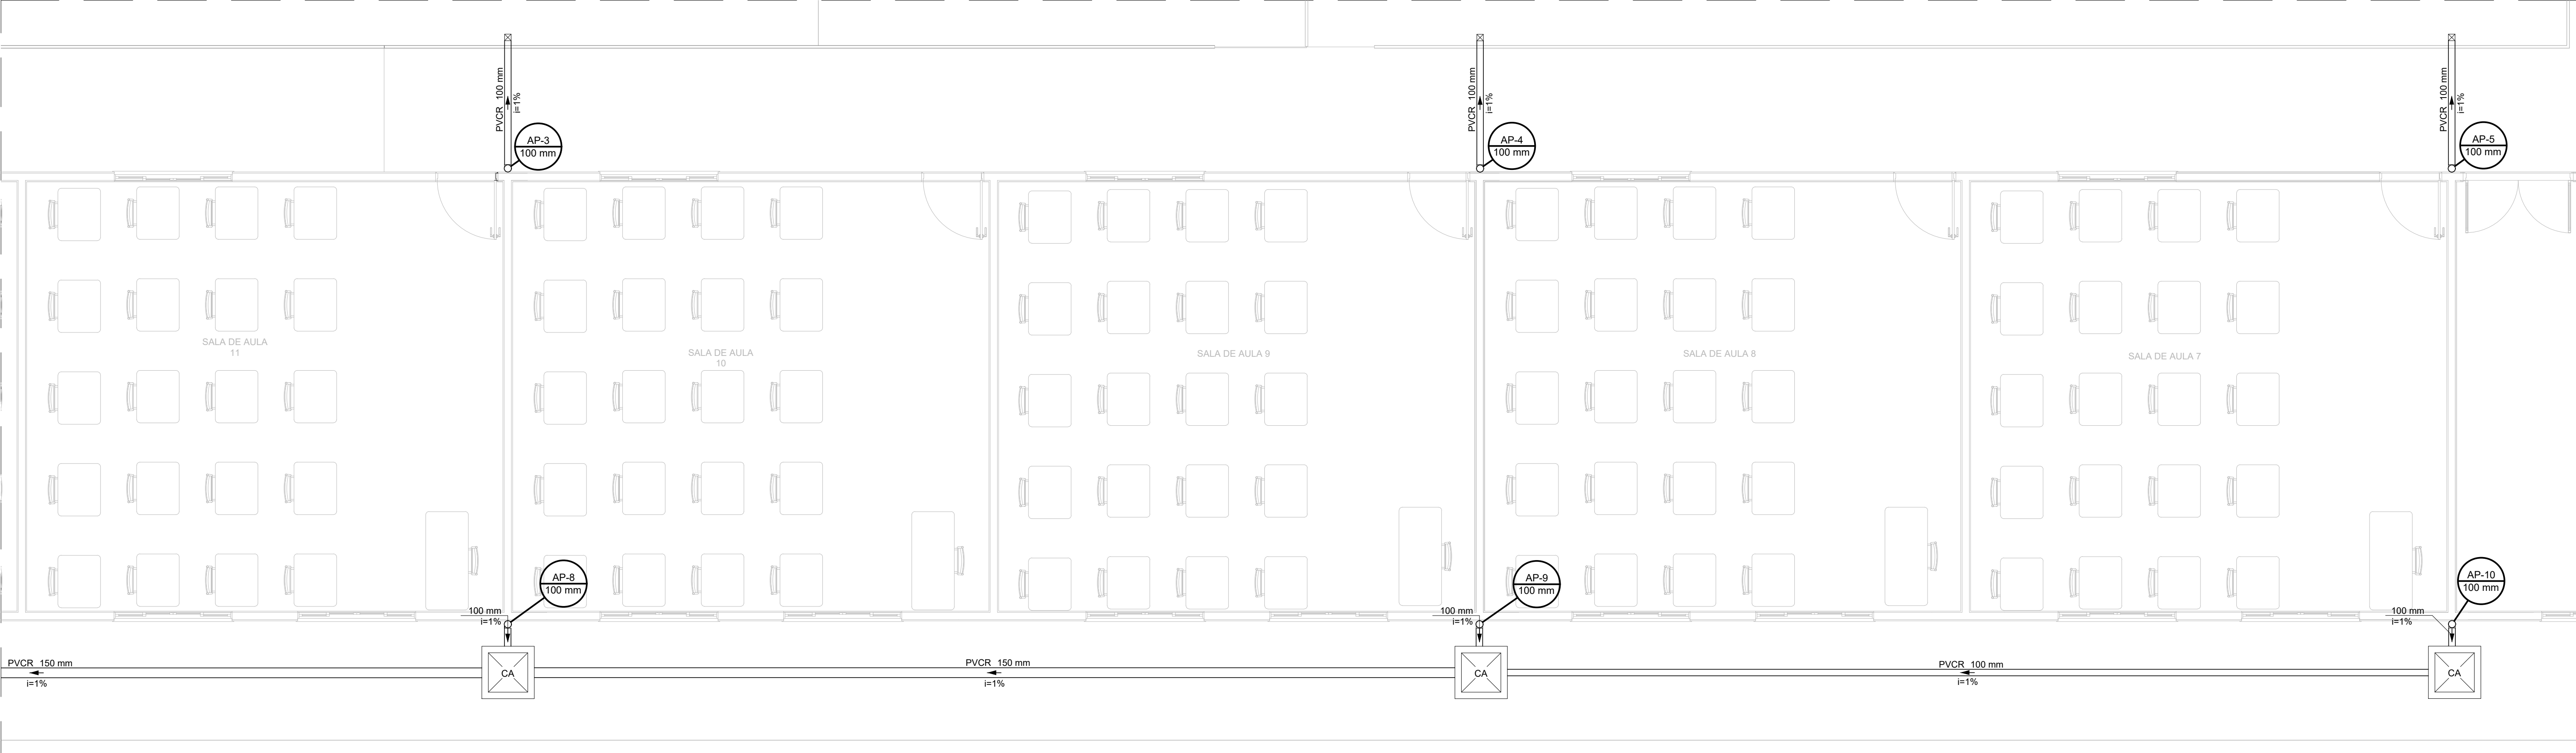

PLANTA BAIXA - TÉRREO - PARTE 1


ESCALA 1:50

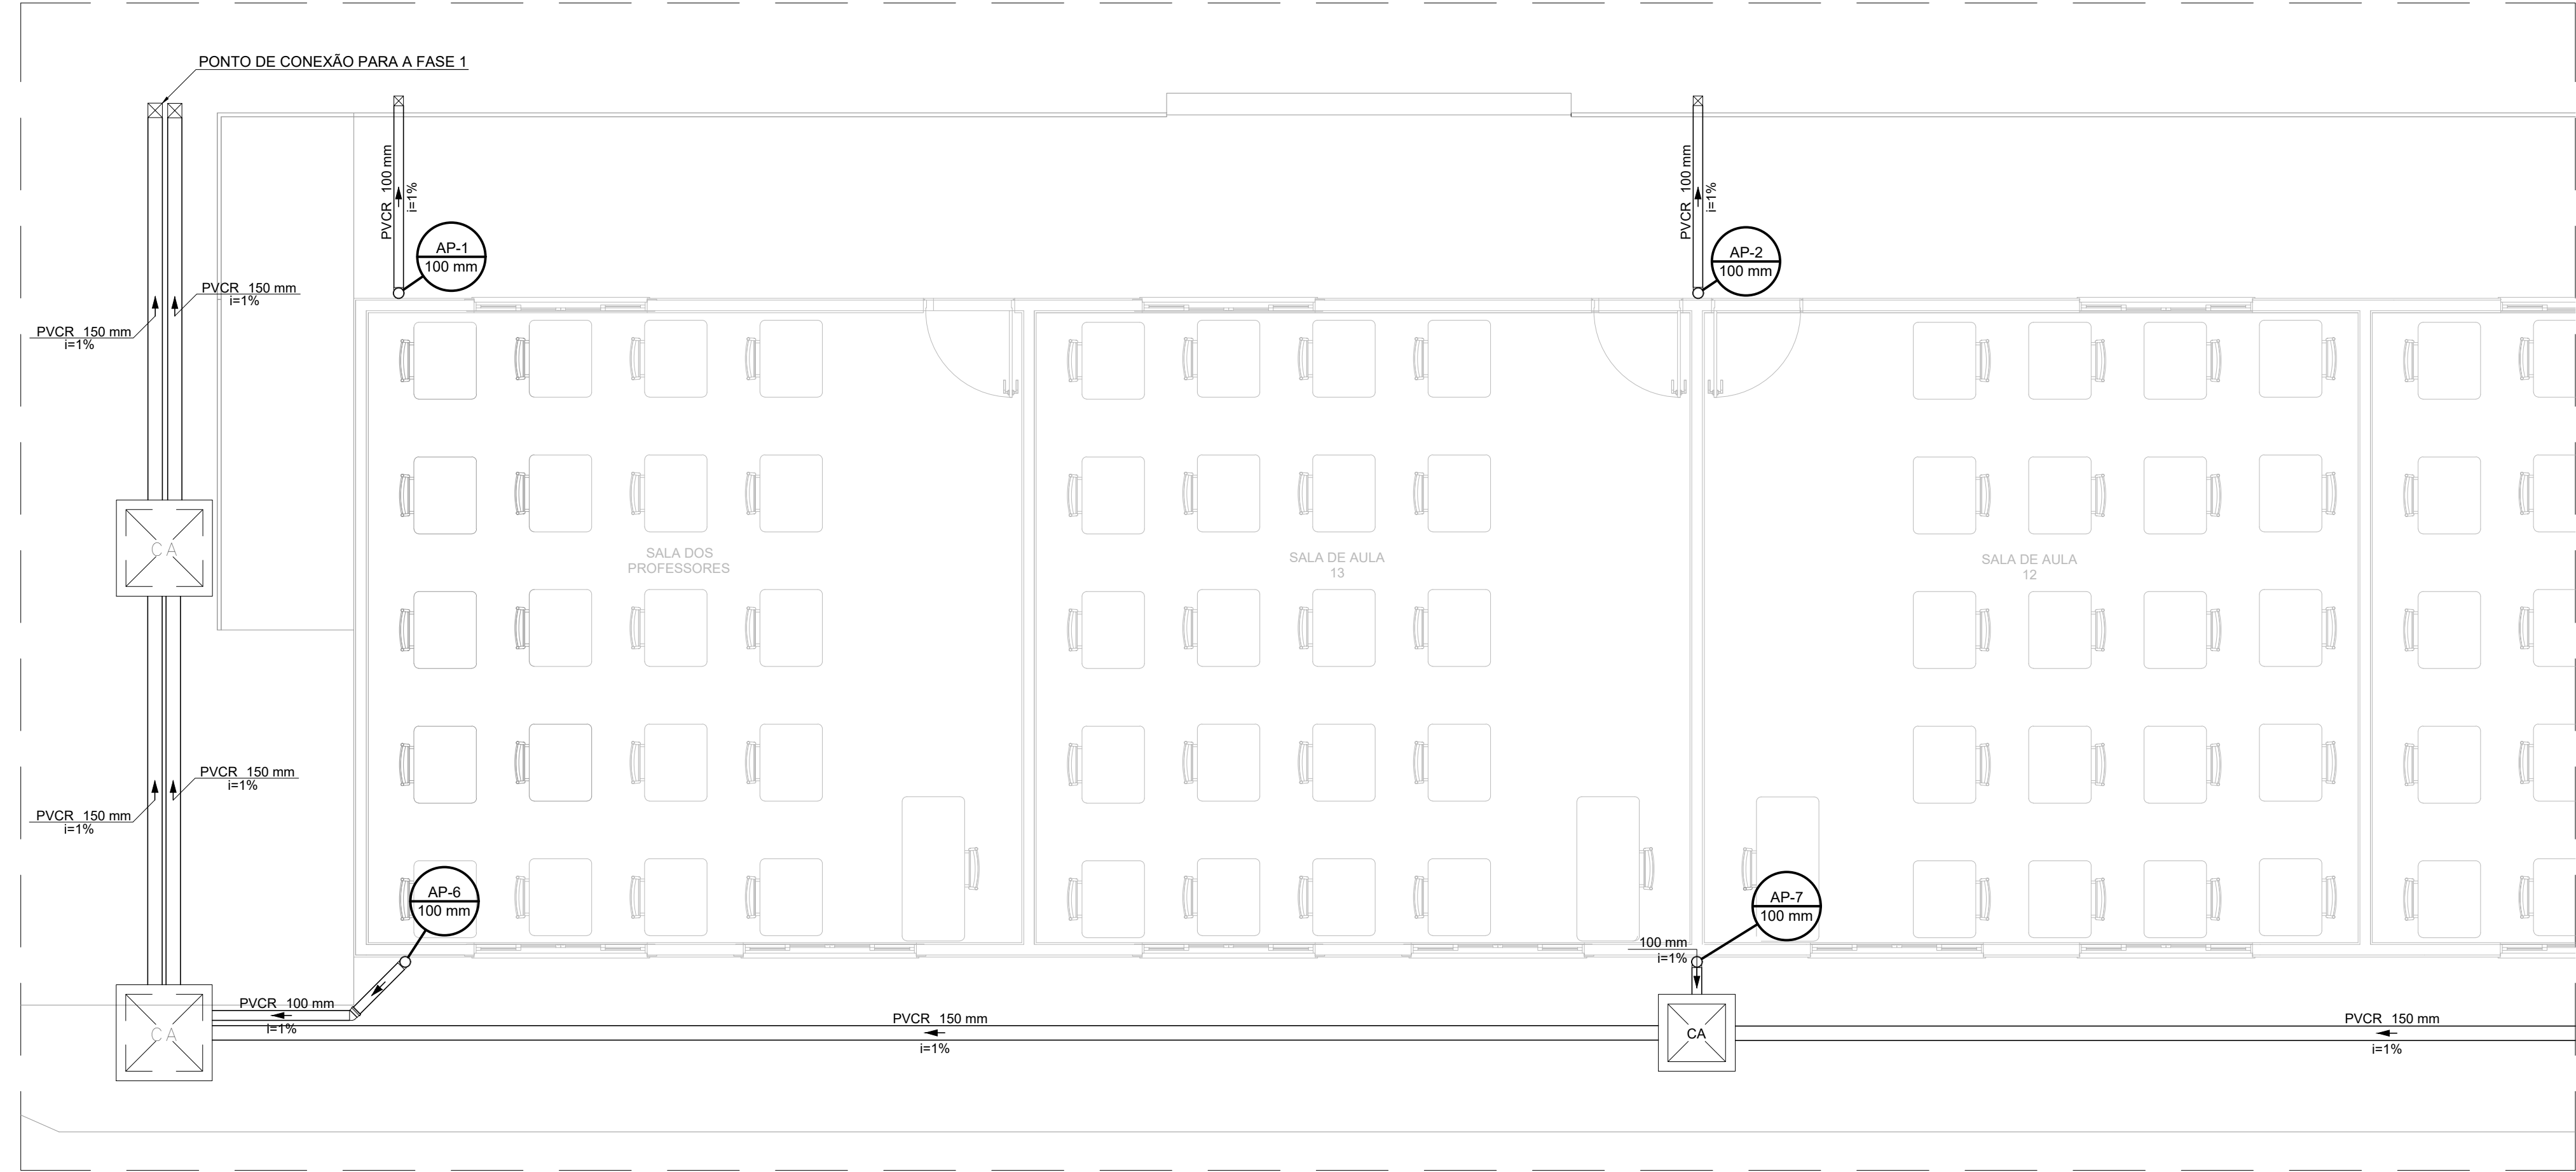

PLANTA BAIXA - TÉRREO - PARTE 2

ESCALA 1:50

- NOTAS:
- A CALHA DEVERÁ SER EM CHAPA DE AÇO GALVANIZADO NÚMERO 24;
 - A UNIÃO DAS PEÇAS EM AÇO GALVANIZADO DEVERÃO SER FEITAS MEDIANTE FIXAÇÃO COM REBITES DE REPUXO E SOLDAGEM COM FILETE CONTÍNUO, APÓS CONVENIENTE LIMPEZA / APLICAÇÃO DE FLUXO NAS CHAPAS A SEREM UNIDAS;
 - OS CONDUTORES PLUVIAIS DE DESCIDA DEVERÃO SER DE PVC SÉRIE REFORÇADA COM DIÂMETRO NOMINAL DE 100 MM;

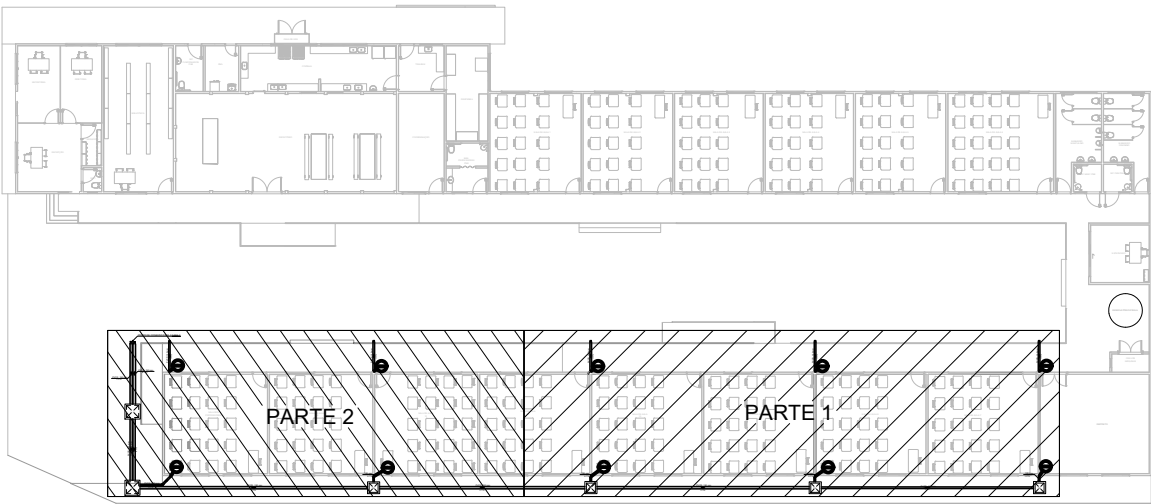

PLANTA DE REFERÊNCIA

SEM ESCALA

- LEGENDA DE INDICAÇÕES:
- Condutores Horizontais
 - Indicação de Sentido
 - Indicação de Coluna D'Água

Legenda detalhada - Térreo	
CA	Caixa de areia pluvial simples
	Caixas de Passagem
CA	Caixa de areia pluvial sem grelha
	CA- 60x60cm 1pc
Joelho 45° Série R	PVC série R
	Joelho 45° Série R 100 mm 1pc
Joelho 90° Série R	PVC série R
	Joelho 90° Série R 100 mm 1pc
Ponto de conexão para a fase anterior	

Lista de materiais - Térreo	
Pluvial	
Caixas de Passagem	
Caixa de areia pluvial sem grelha	4 pc
CA- 60x60cm	2 pc
CA- 80x80 cm	
PVC série R	
Joelho 45° Série R	1 pc
100 mm	
Joelho 90° Série R	10 pc
100 mm	
Tubo PVC rígido Série R ponta lisa	24.55 m
100 mm	
150 mm	58.78 m



PROJETO	GERÊNCIA DE PROJETOS	
	PEDRO HENRIQUE JUSTINIANO	ENG. CIVIL
COORDENAÇÃO DE PROJETOS	ALOISIO CAETANO FERREIRA	CREA: MG-97.132/D
	RESPONSÁVEL TÉCNICO	
PROJETO	ENGº. CIVIL FLÁVIA C. BARBOSA	CREA: MG-187.842/D
	ENGº. CIVIL CAMILA DA SILVA ANDRADE	
DESENHO		
ENGº. CIVIL CAMILA DA SILVA ANDRADE		

EMPREENDIMENTO			
REFORMA E AMPLIAÇÃO DA E.M. DR. JOSÉ RIBEIRO DE CARVALHO			
ENDEREÇO	RUA DAS HORTÊNCIAS – B. CONJ. H. R. DAS MARGARIDAS SANTA RITA DO SAPUCAÍ – MINAS GERAIS		DISCIPLINA PLUVIAL
ASSUNTO	FASE 2 PROJETO DE DRENAGEM PLUVIAL PLANTA TÉRREO, LISTA DE MATERIAIS E LEGENDA		FASE DO PROJETO EXECUTIVO
			FOLHA Nº. 02/02
DATA INICIAL	ESCALA	REVISÃO	ARQUIVO
08/08/2022	INDICADA	R00	DAC-PMSRS-JRC-FSII-PE-PLU-R00.DWG