



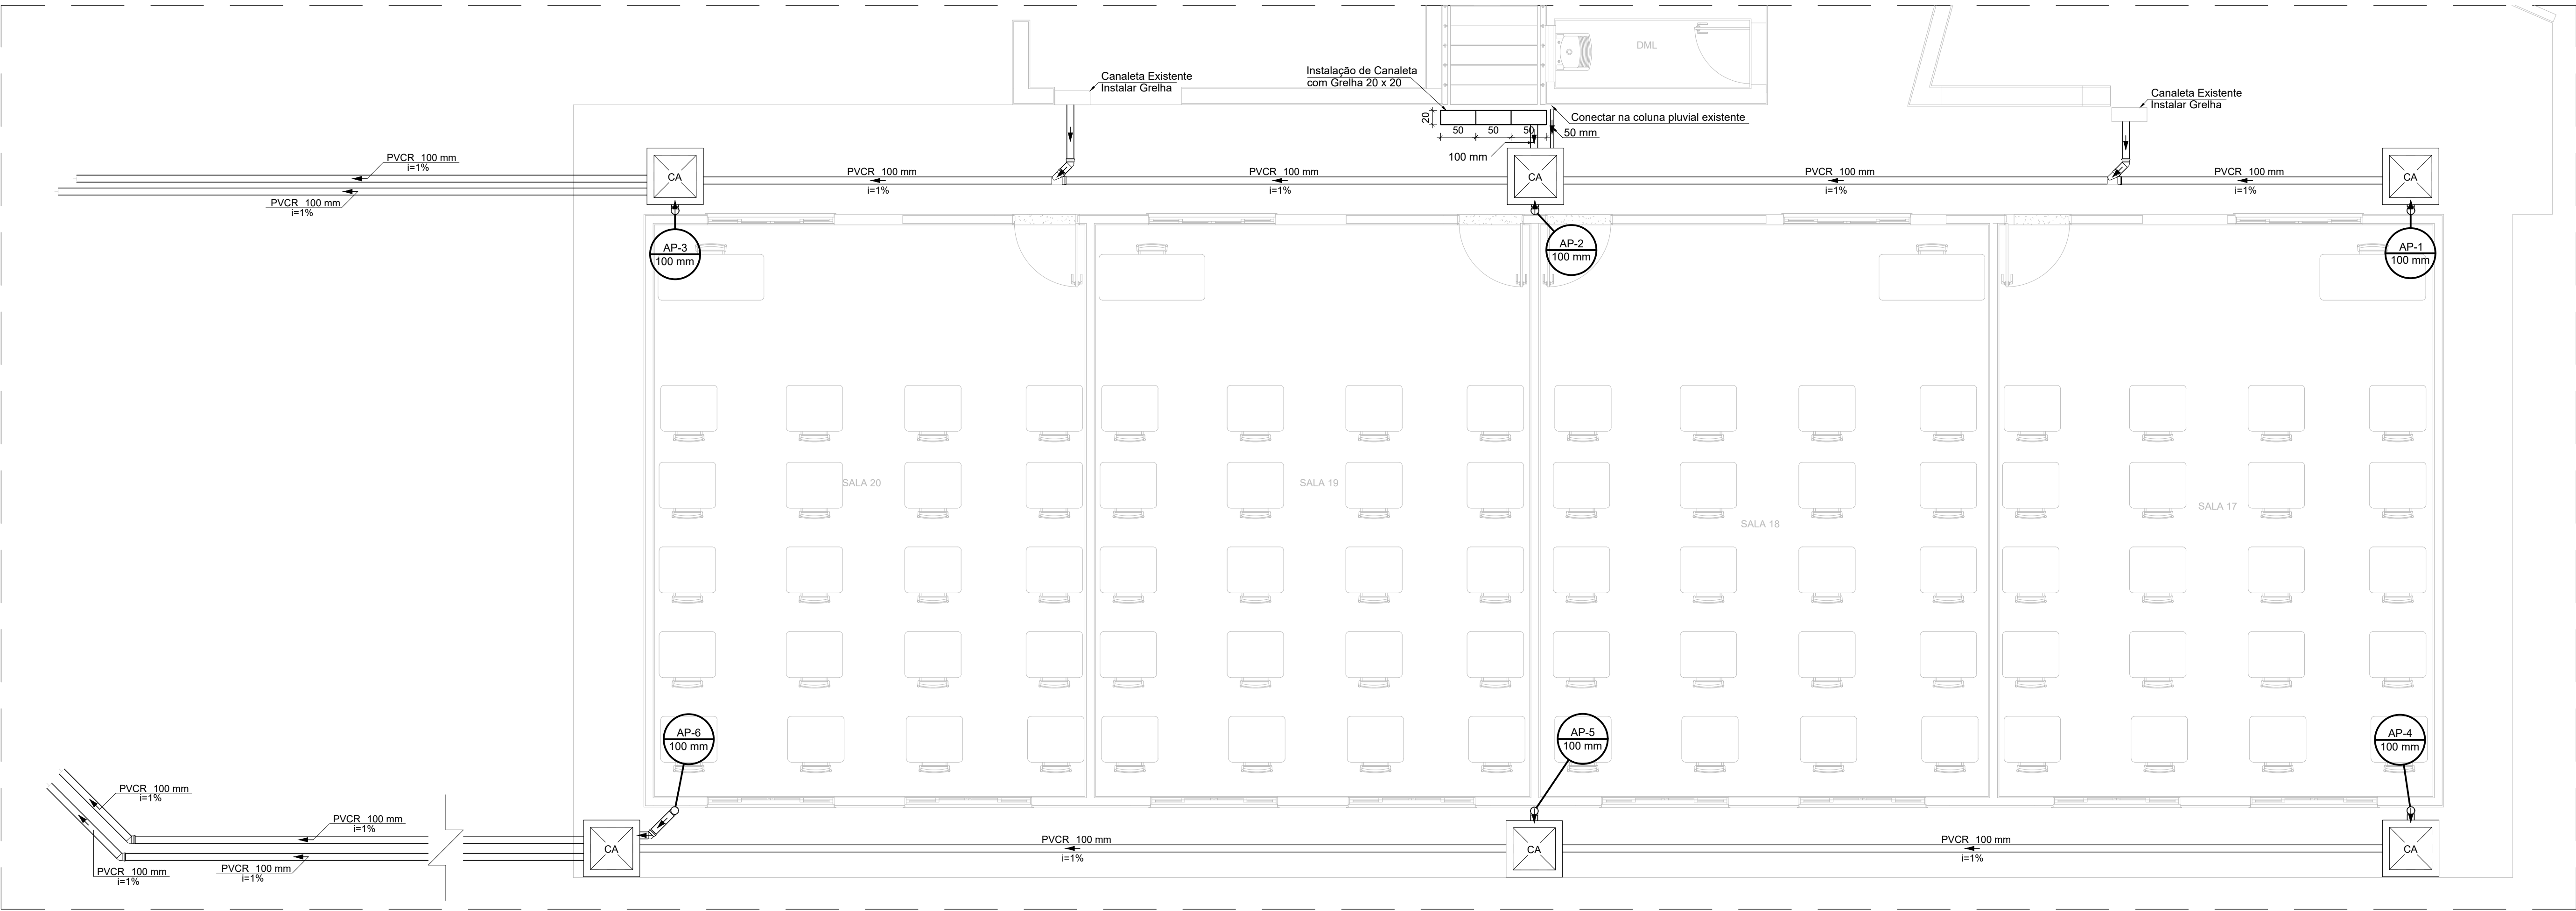

PLANTA BAIXA - TÉRREO
ESCALA 1:50

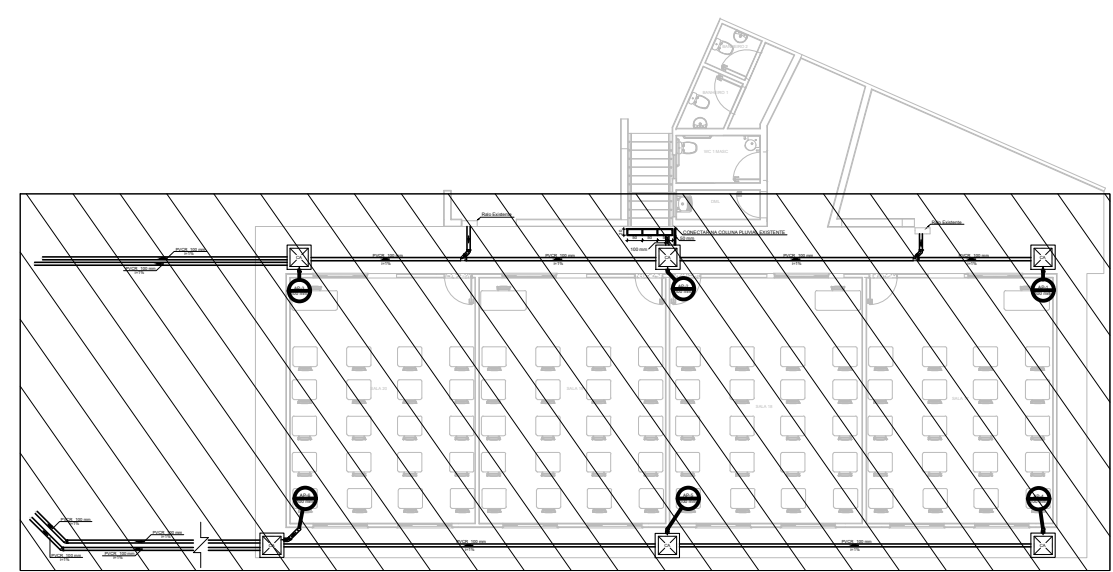

PLANTA DE REFERÊNCIA
SEM ESCALA

Legenda detalhada - Térreo		
	Caixa de areia pluvial simples	
	Caixas de Passagem	
	Caixa de areia pluvial sem grelha	
	CA- 60x60cm	1pc
	Joelho 45° Série R	
	Joelho 45° Série R	
	100 mm	1pc
	Joelho 90° Série R coluna	
	Joelho 90° Série R	
	100 mm	1pc
	Junção simples Série R	
	PVC série R	
	Junção simples Série R	
	100 mm - 100 mm	1pc

Lista de materiais - Térreo		
Pluvial		
	Caixas de Passagem	
	Caixa de areia pluvial sem grelha	
	CA- 60x60cm	6 pc
	PVC série R	
	Joelho 45° Série R	
	100 mm	5 pc
	Joelho 90° Série R	
	100 mm	6 pc
	Junção simples Série R	
	100 mm - 100 mm	2 pc
	Tubo PVC rígido Série R ponta lisa	
	100 mm	99.18 m
	50 mm	0.6 m

- LEGENDA DE INDICAÇÕES:
- Condutores Horizontais
 - Indicação de Sentido
 - Indicação de Coluna D'Água

- NOTAS:
- A CALHA DEVERÁ SER EM CHAPA DE AÇO GALVANIZADO NÚMERO 24;
 - A UNIÃO DAS PEÇAS EM AÇO GALVANIZADO DEVERÃO SER FEITAS MEDIANTE FIXAÇÃO COM REBITES DE REPUXO E SOLDAGEM COM FILETE CONTÍNUO, APÓS CONVENIENTE LIMPEZA / APLICAÇÃO DE FLUXO NAS CHAPAS A SEREM UNIDAS;
 - OS CONDUTORES PLUVIAIS DE DESCIDA DEVERÃO SER DE PVC SÉRIE REFORÇADA COM DIÂMETRO NOMINAL DE 100 MM;

REV. 00	08/08/22	EMISSIONAL	DAC
REVISÃO:	DATA :	DESCRIÇÃO:	RESP.:
		GERÊNCIA DE PROJETOS PEDRO HENRIQUE JUSTINIANO ENG. CIVIL	
COORDENAÇÃO DE PROJETOS ALOISIO CAETANO FERRERA CREA: MG-97.132/D		RESPONSÁVEL TÉCNICO ENGR. CIVIL FLÁVIA C. BARBOSA CREA: MG-187.842/D	
PROJETO ENGR. CIVIL CAMILA DA SILVA ANDRADE		DESENHO ENGR. CIVIL CAMILA DA SILVA ANDRADE	
EMPREENHAMENTO REFORMA E AMPLIAÇÃO DA E.M. DR. JOSÉ RIBEIRO DE CARVALHO			
ENDEREÇO RUA DAS HORTÊNCIAS – B. CONJ. H. R. DAS MARGARIDAS SANTA RITA DO SAPUCAÍ – MINAS GERAIS		DISCIPLINA PLUVIAL	
ASSUNTO FASE 3 PROJETO DE DRENAGEM PLUVIAL PLANTA BAIXA TÉRREO, LISTA DE MATERIAIS E LEGENDA		FASE DO PROJETO EXECUTIVO	
DATA INICIAL 08/08/2022		FOLHA N.º 02/02	
ESCALA INDICADA	REVISÃO R00	ARQUIVO DAC-PMSRS-JRC-FSIII-PE-PLU-R00.DWG	