




PLANTA BAIXA
ESCALA 1:100

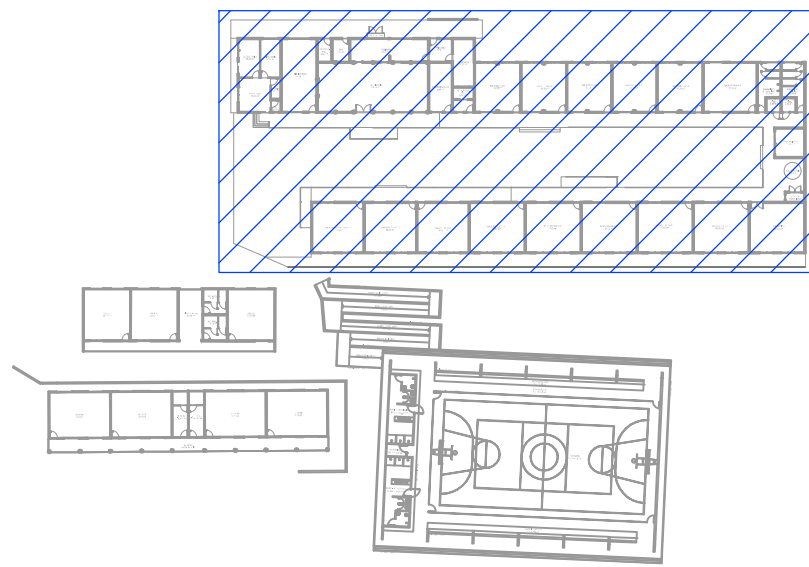

CROQUI DE LOCALIZAÇÃO
SEM ESCALA

D1

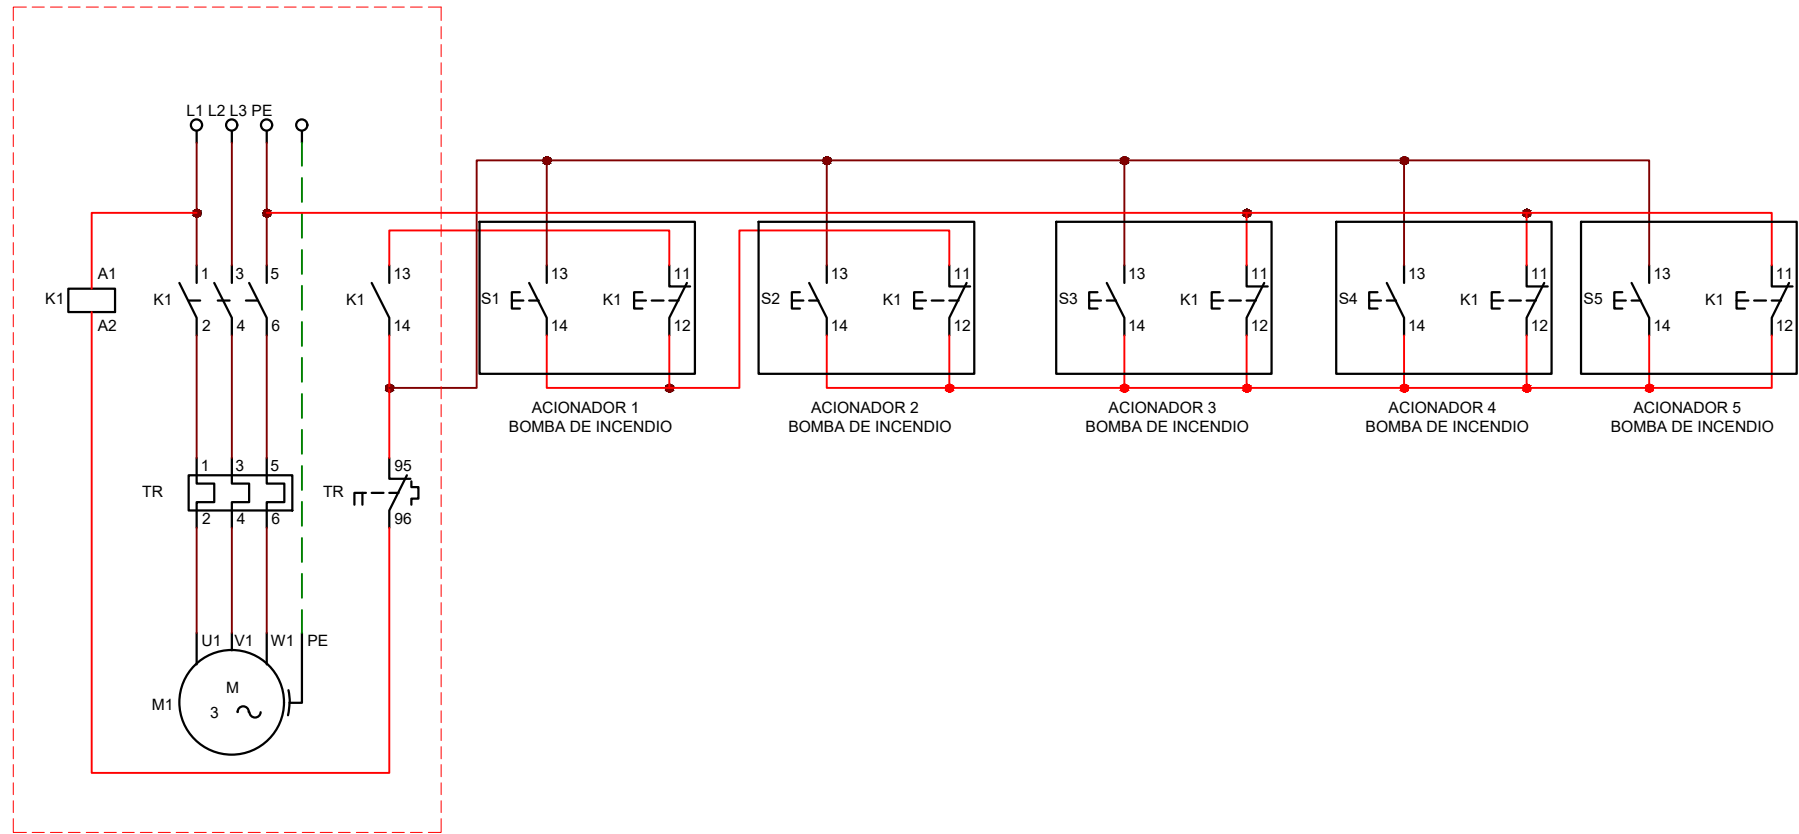


DIAGRAMA DE COMANDO E FORÇA BOMBA DE INCENDIO
SEM ESCALA

Lista de materiais	
Acessórios p/ eletrodutos	
Condulete PVC 5 entradas 1"	5 pc
Luva apo galvan. leve 1"	25 pc
Cabo Unipolar (cobre)	
Comunicação botoeira alarme	229.7 m
Cabo blindado 3 vias	129.15 m
Comunicação botoeira acionador bomba	
Cabo blindado 3 vias	
Caixa de passagem - embutir	
Apo pintada (ref Lukbox) 200x200x100 mm	4 pc
Caixa de passagem - sobrepor	
Apo pintada (ref Lukbox) 152x152x82 mm	2 pc
Dispositivo Elétrico - sobrepor	
Tampa oco	5 pc
Eletroduto PVC flexível	
Eletroduto pesado 1.1/4"	41.8 m
Eletroduto metálico rígido leve	
Braçadeira galvan. tipo cunha 1"	112 pc
Eletroduto galvanizado, vara 3.0m 1"	102.75 m

Legenda - Pavimento	
↔	Caixa de passagem 152x152x82 alta
↔	Caixa de passagem 200x200x100 no piso
—	Condulete de PVC 5 entradas
□	Quadro de comando incendio

Legenda de condutos - Pavimento	
Elétrica	
—	Direta
—	Teto
—	Alta
—	Média
---	Piso

NOTAS
-OS ELETRODUTOS SEM INDICAÇÃO SERÃO DE 1".
-TODO SISTEMA DE COMUNICAÇÃO DOS ACIONADORES DE INCENDIO DA FASE I E II SERÃO EXECUTADOS NA FASE I;
-SIMBOLOGIAS NÃO APRESENTADAS EM LEGENDA ESTÃO NA PRANCHA DO PROJETO DE INCENDIO;

REV. 00 08/08/22 EMISSÃO INICIAL		DAC
REVISÃO: DATA : DESCRIÇÃO:		
PROJETO		GERÊNCIA PEDRO HENRIQUE JUSTINIANO COORDENAÇÃO DE PROJETOS ALOSIO CAETANO FERREIRA RESPONSÁVEL TÉCNICO ENGº. ELETR. ADRIANO CAMPOS PROJETO LEANDRO HENRIQUE DOS SANTOS DESENHO LEANDRO HENRIQUE DOS SANTOS
EMPREENHIMENTO		DISCIPLINA ELÉTRICA FASE DO PROJETO EXECUTIVO FOLHA Nº. 08/08
REFORMA E AMPLIAÇÃO DA E.M. DR. JOSÉ RIBEIRO DE CARVALHO		
RUA DAS HORTÊNCIAS – B. CONJ. H. R.DAS MARGARIDAS SANTA RITA DO SAPUCAÍ – MINAS GERAIS		
PROJETO DE INTALAÇÕES ELÉTRICAS FASE I E FASE II PLANTA BAIXA, DIAGRAMA DE COMANDO INCENDIO CROQUI DE LOCALIZAÇÃO		
DATA INICIAL 08/08/2022	ESCALA INDICADA	REVISÃO ROO
ARQUIVO DAC–PMSRS–JRC–FSI–PE–ELE–R00.DWG		