



FASE 3

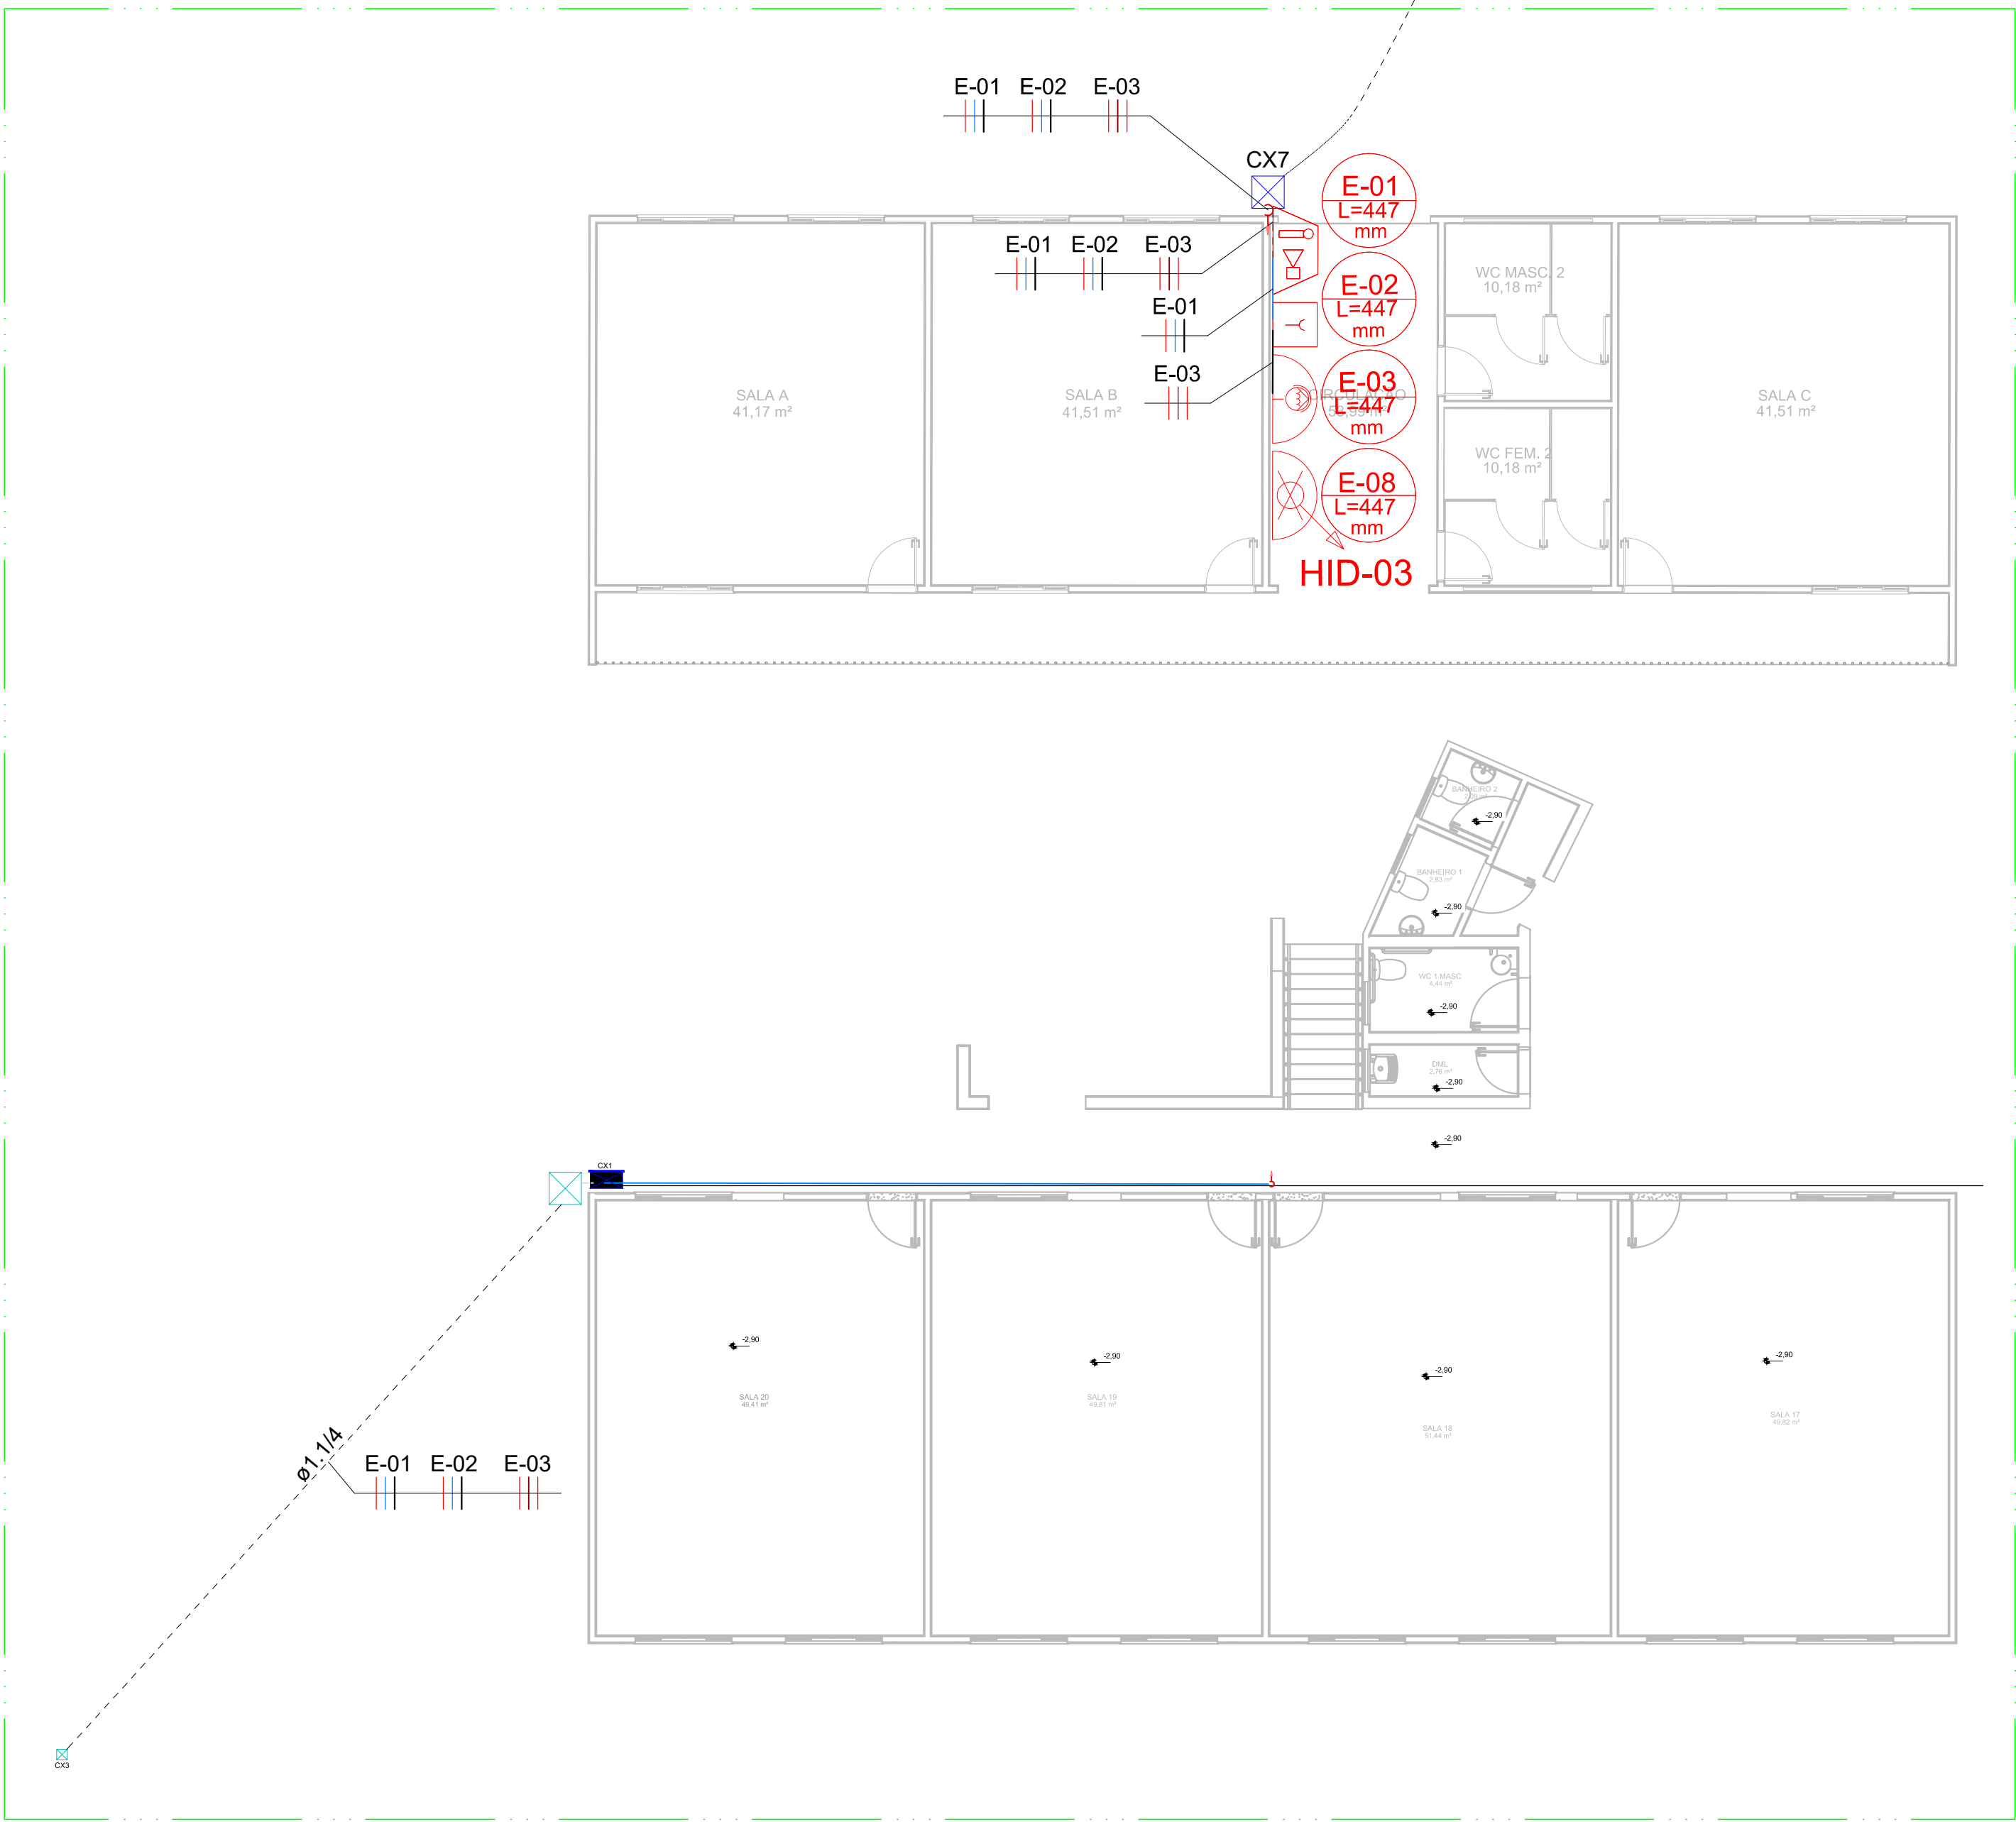

PLANTA BAIXA
ESCALA 1:100

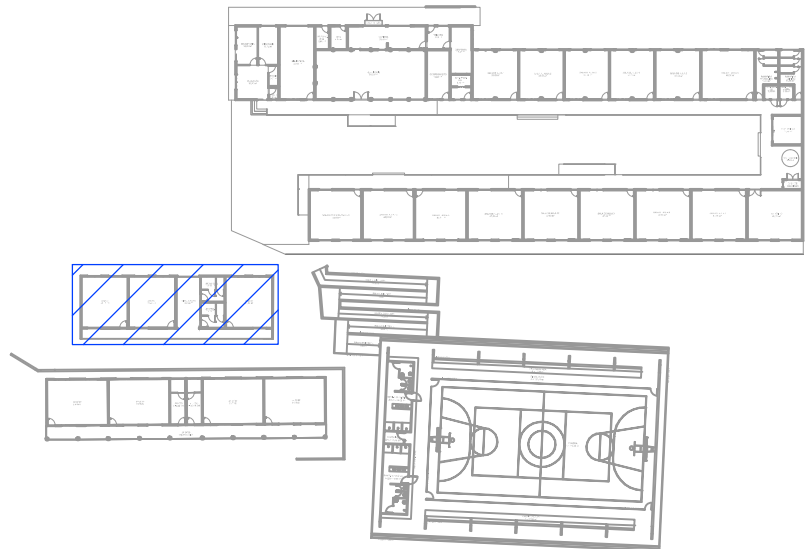

CROQUI DE LOCALIZAÇÃO
SEM ESCALA

Lista de materiais	
Acessórios p/ eletrodutos	
Luva aço galvan. leve 1"	6 pz
Cabo Unipolar (cobre)	
Comunicação botoeira alarme	
Cabo blindado 3 vias	193,4 m
Comunicação botoeira acionador bomba	
Cabo blindado 3 vias	93,3 m
Caixa de passagem - embutir	
Aço pintada (ref Lukbox) 200x200x100 mm	3 pz
Caixa de passagem - sobrepor	
Aço pintada (ref Lukbox) 152x152x82 mm	1 pz
Dispositivo Elétrico - sobrepor	
Tampa PVC p/ condutele	5 pz
Tampa cega	
Eletroduto PVC flexível	
Eletroduto pesado 1.1/4"	19,8 m
Eletroduto metálico rígido leve	
Brasadeira galvan. tipo cunha 1"	17 pz
Eletroduto galvanizado, vara 3,0m 1"	15,75 m

Legenda - Pavimento	
➡	Caixa de passagem 200x200x100 alta
⊠	Caixa de passagem 200x200x100 no piso
≡	Condutele de PVC 5 entradas
□	Quadro de comando de incendio

Legenda de condutos - Pavimento	
Elétrica	
—	Direta
—	Teto
—	Alta
—	Média
---	Piso

NOTAS

- OS ELETRODUTOS SEM INDICAÇÃO SERÃO DE 1".
- TODO SISTEMA DE COMUNICAÇÃO DOS ACIONADORES DE INCENDIO DA FASE 1,2 E 3 SERÃO EXECUTADOS NA FASE I;
- SIMBOLOGIAS NÃO APRESENTADAS EM LEGENDA ESTÃO NA PRANCHA DO PROJETO DE INCENDIO;
- TODOS OS CABOS SÃO BLINDADOS 3 VIAS DE 1,0MM;
- TODOS OS ELETRODUTOS E CAIXAS SÃO ANTI-CHAMA;

PROJETO			
	SENZINHA PEDRO HENRIQUE JUSTINIANO ENGº. CIVIL COORDENAÇÃO DE PROJETOS ALOSIO CAETANO FERRERA CREA: MG-97.132/D RESPONSÁVEL TÉCNICO ENGº. ELETR. ADRIANO CAMPOS CREA: MG-147.362/D PROJETO LEANDRO HENRIQUE DOS SANTOS DESENHO LEANDRO HENRIQUE DOS SANTOS		
EMPREENDIMENTO			
REFORMA E AMPLIAÇÃO DA E.M. DR. JOSÉ RIBEIRO DE CARVALHO			
ENDEREÇO RUA DAS HORTÊNCIAS – B. CONJ. H. R.DAS MARGARIDAS SANTA RITA DO SAPUCAÍ – MINAS GERAIS	DISCIPLINA ELÉTRICA		
ASSUNTO PROJETO DE INTALAÇÕES ELÉTRICAS FASE III PLANTA BAIXA CROQUI DE LOCALIZAÇÃO	FASE DO PROJETO EXECUTIVO		
FOLHA Nº: 04/04			
DATA INICIAL 08/08/2022	ESCALA INDICADA	REVISÃO R00	ARQUIVO ELÉTRICO - INCENDIO.DWG