


PROJETO DE SPDA DA E.M. DR. JOSÉ RIBEIRO DE CARVALHO
ESCALA INDICADA

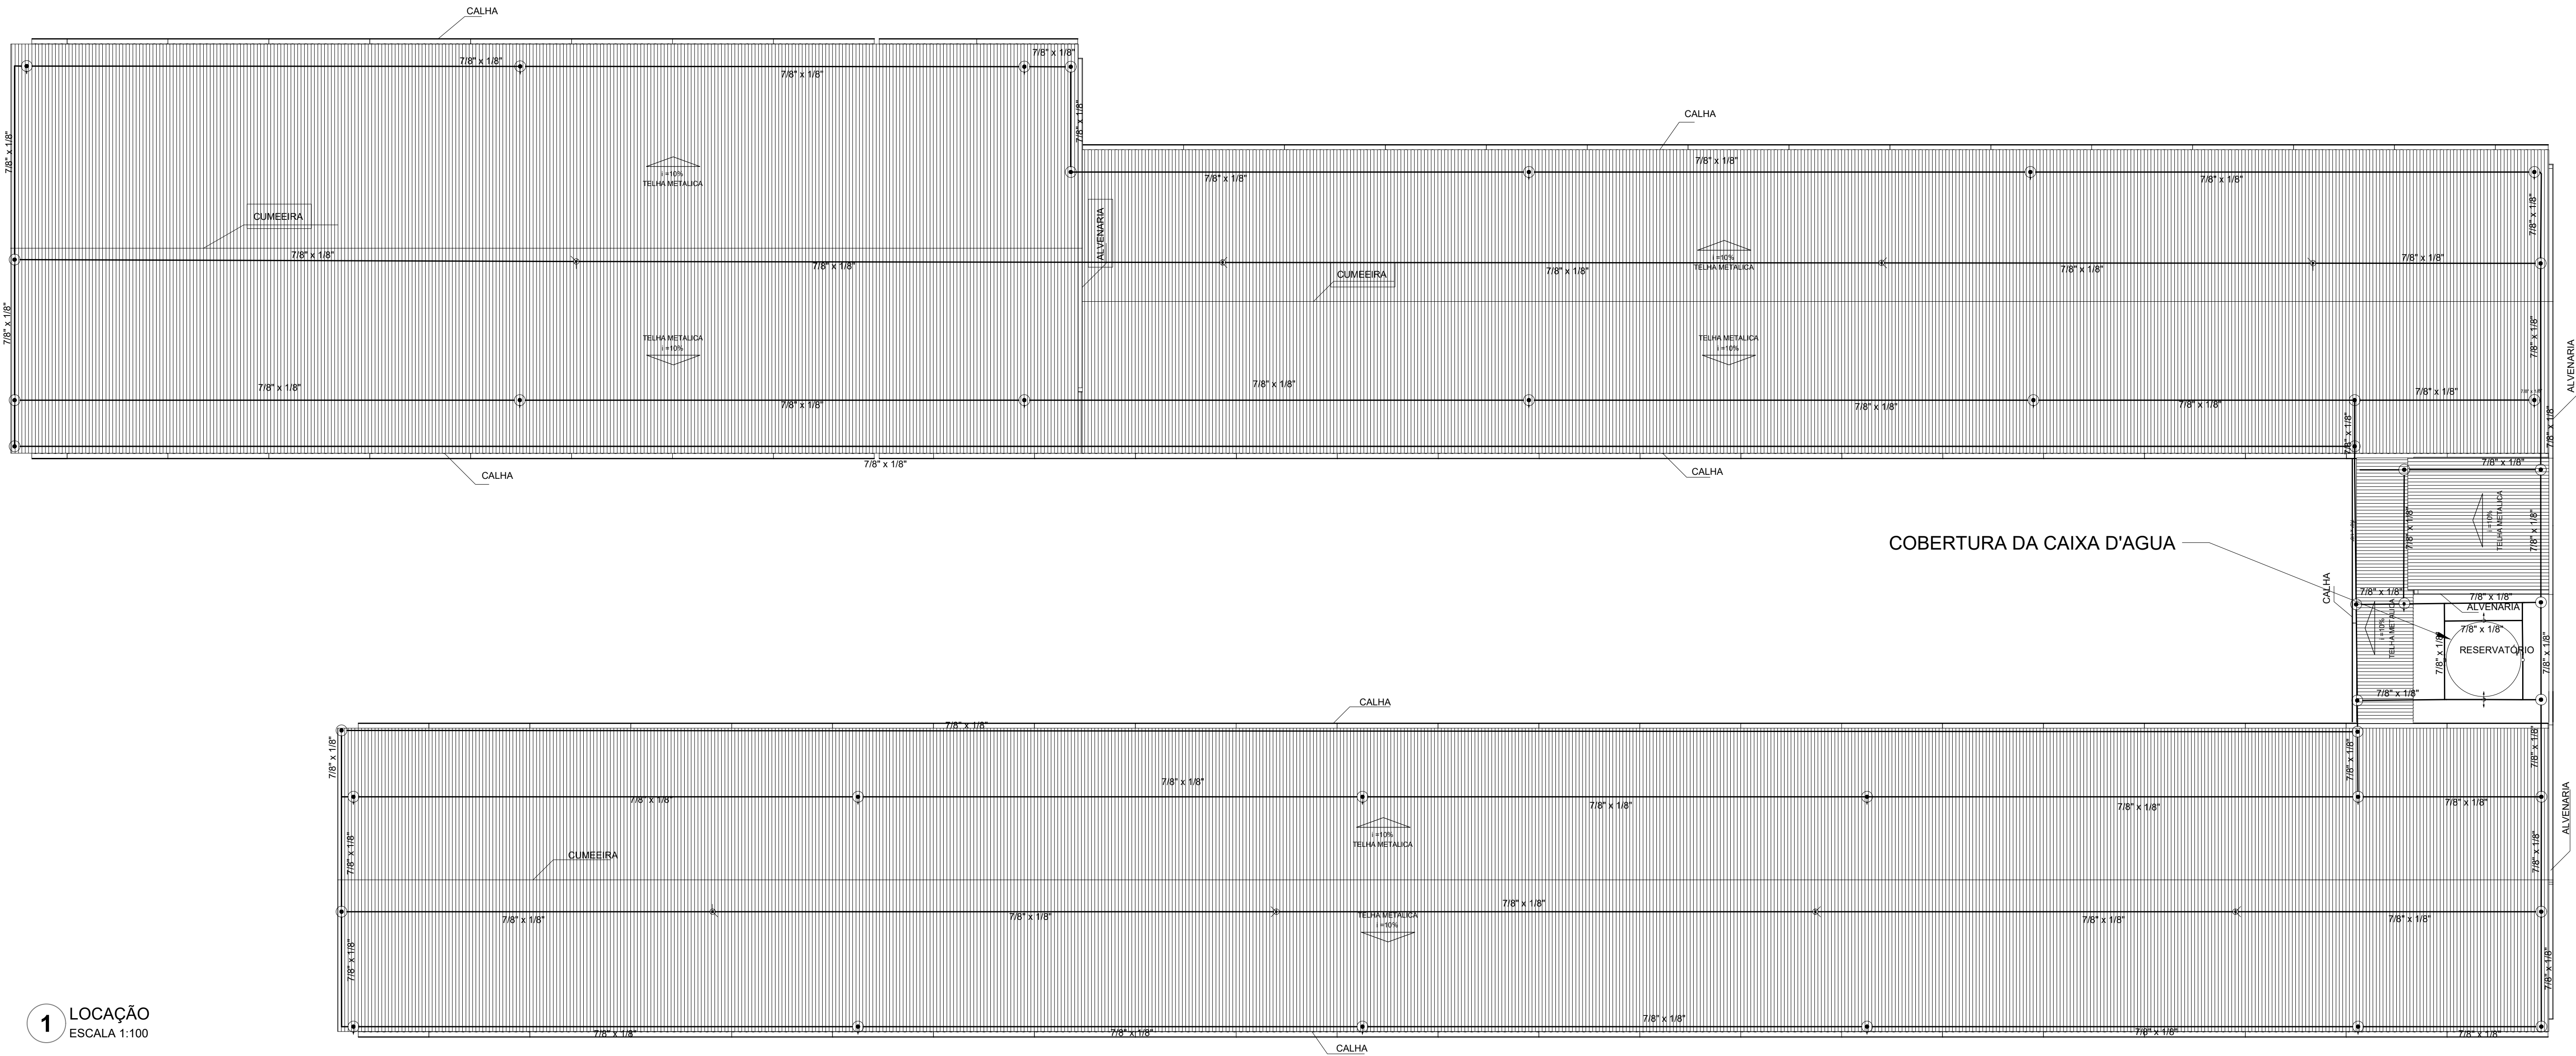


1 LOCAÇÃO
ESCALA 1:100

Lista de materiais - Nova Cobertura Bloco 1		
SPDA		
Captores		
Captor Franklin		
H=250mm - 01 descida	9	pç
Mastro simples		
2m x ø1.1/2"	9	pç
Terminal Aéreo		
300 mm - Fixação horizontal	41	pç
Condutores de proteção (SPDA)		
Barra chata em alumínio - com furos		
7/8" x 1/8"	765	m


Lista de materiais - COB. CAIXA D'ÁGUA		
SPDA		
Captores		
Captor Franklin		
H=350mm - 01 descida	1	pç
Mastro simples		
2m x ø1.1/2"	1	pç
Condutores de proteção (SPDA)		
Barra chata em alumínio - com furos		
7/8" x 1/8"	34.78	m

Legenda - Nova Cobertura Bloco 1	
	Captor Franklin - H=250mm - 1 descida
	Terminal Aéreo - 300 mm - Fixação horizontal


Legenda de condutos - COB. CAIXA D'ÁGUA	
SPDA	

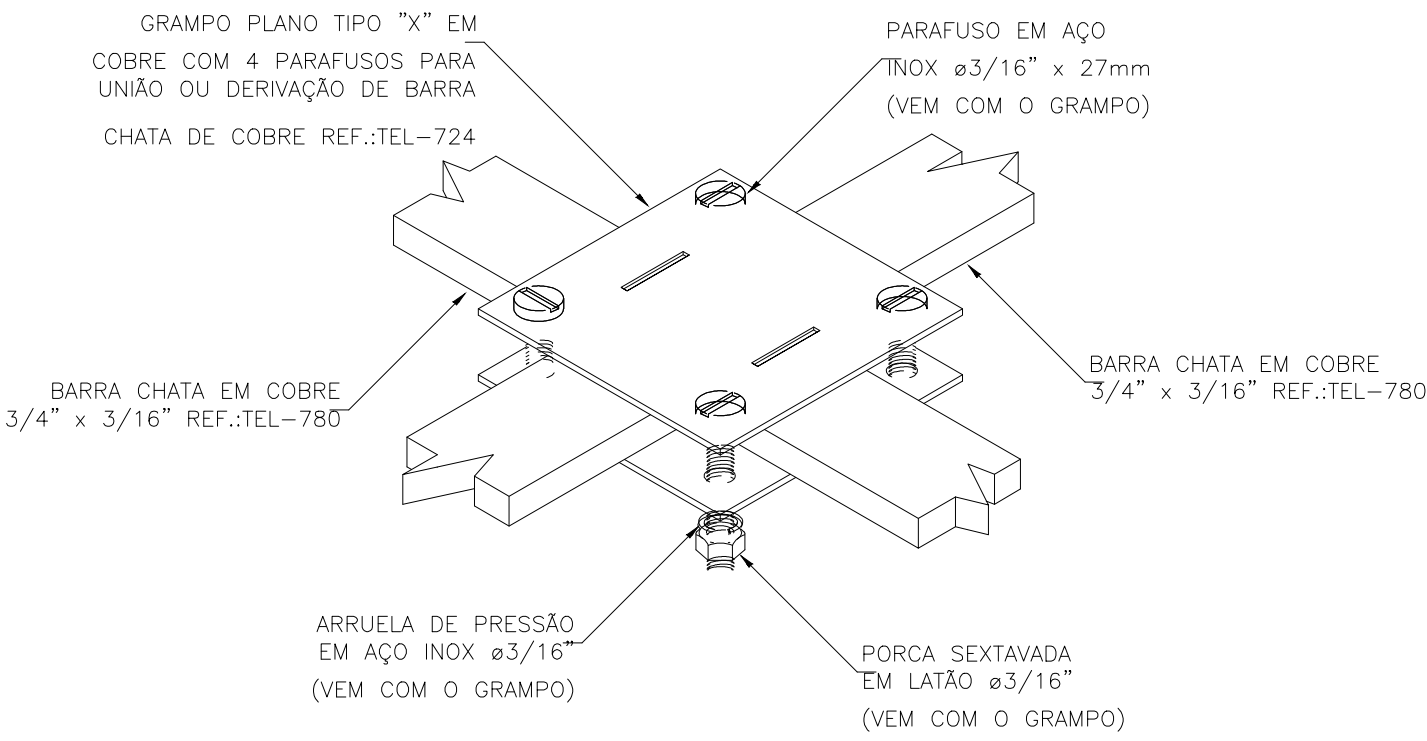

DETALHE DE CONEXÃO EM "X"
ENTRE BARRA CHATA EM COBRE
DETALHE 1
SEM — ESCALA

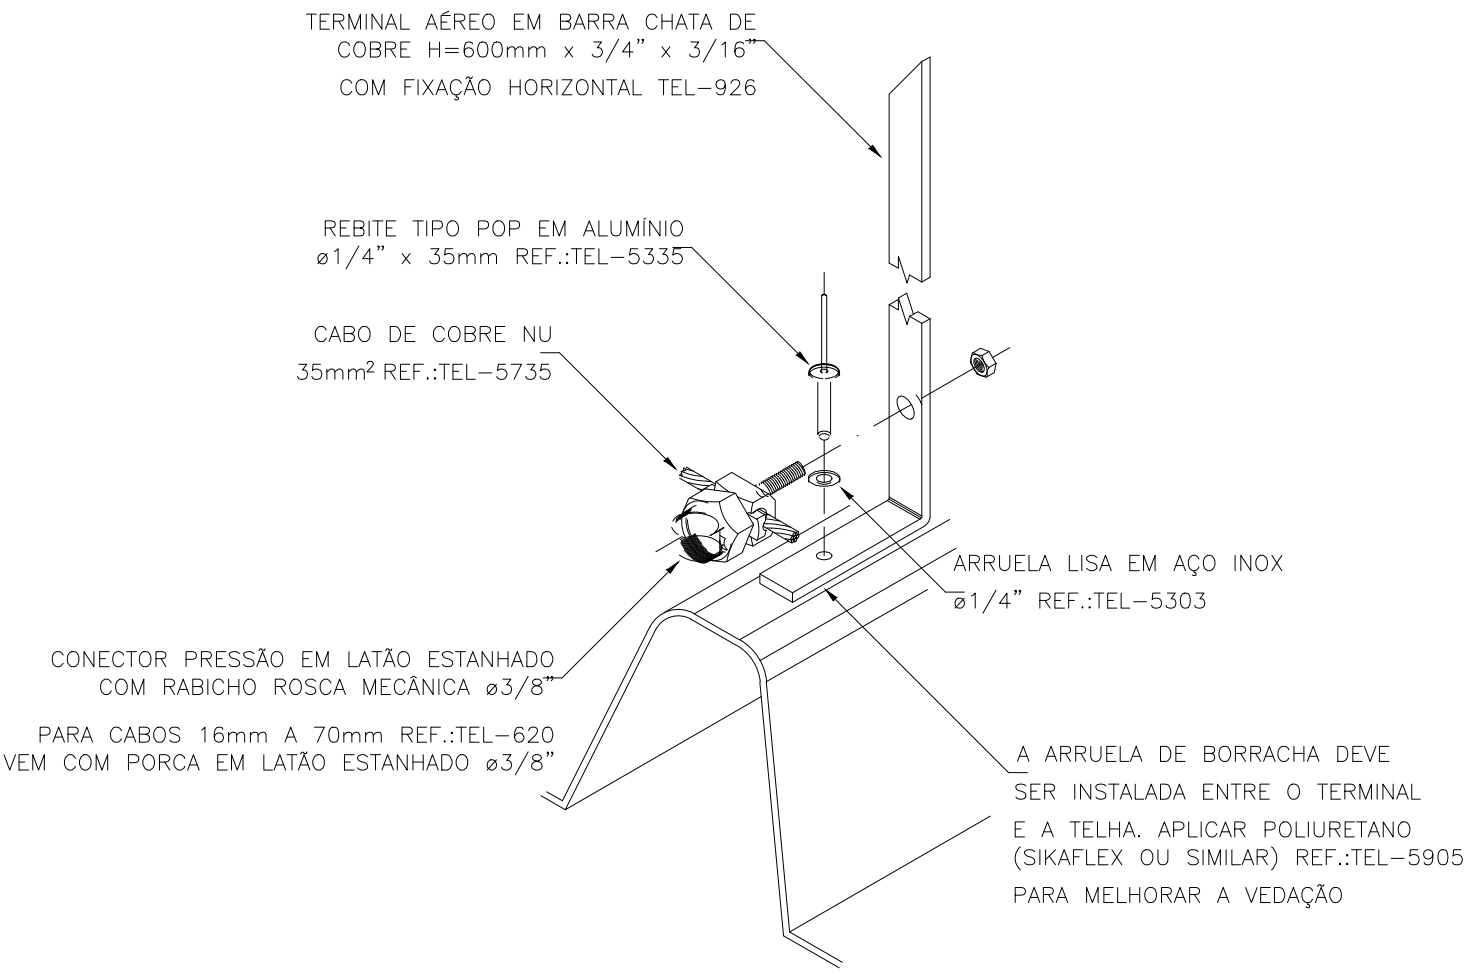

FIXAÇÃO DE TERMINAL AÉREO DE BARRA
CHATA EM COBRE EM TELHA METÁLICA
DETALHE 2
SEM — ESCALA

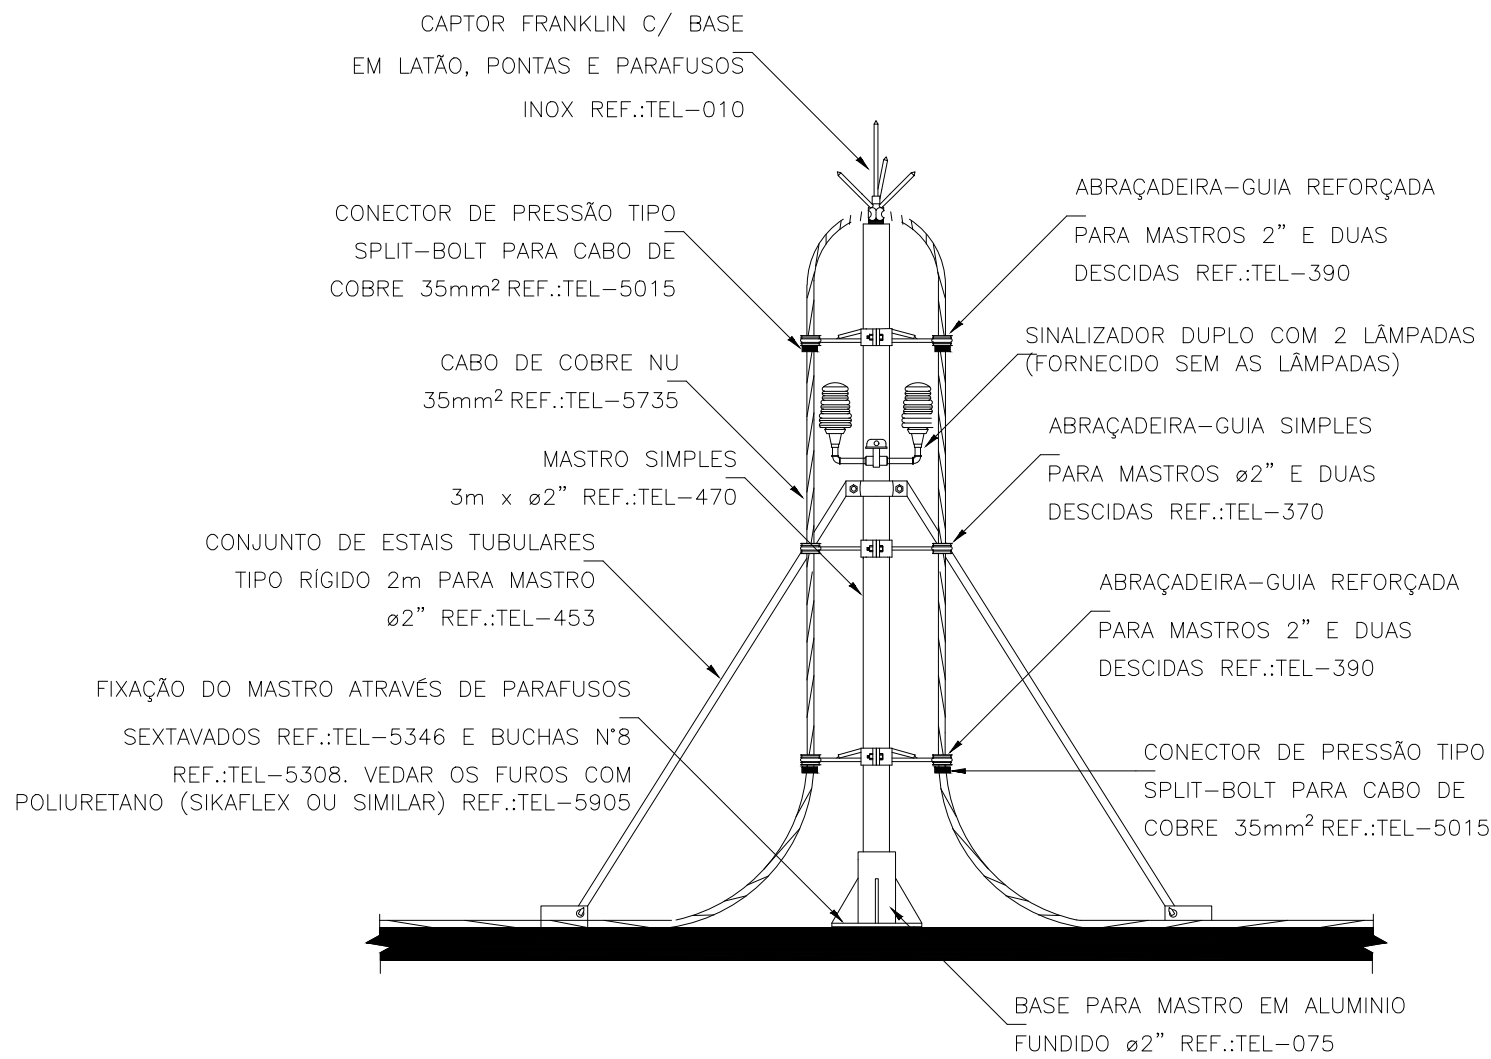

DETALHE DE CAPTOR TIPO FRANKLIN
EM MASTRO 3 METROS SIMPLES
DETALHE 3
SEM — ESCALA

REV. 00	08/08/22	EMIÇÃO INICIAL	DAC
REVISÃO:	DATA :	DESCRIÇÃO:	RESP.:
PROJETO		GERÊNCIA DE PROJETOS	
 Rua Miguel Vianna, n.º 81, Sala 12 Bairro Morro Chic CEP: 37500-080 – Itajubá / MG Tel: (35) 3623-5720 www.dacengenharia.com.br		PEDRO HENRIQUE JUSTINIANO	ENG. CIVIL
		COORDENAÇÃO DE PROJETOS	
		ALOISIO CAETANO FERREIRA	CREA: MG-97.132/D
PROJETO		RESPONSÁVEL TÉCNICO	
ENGR. ELET. ADRIANO CAMPOS		CREA: MG-147.362/D	
DESENHO		CAROLINE FERNANDA ALVES	
EMPENHAMENTO		CAROLINE FERNANDA ALVES	
REFORMA E AMPLIAÇÃO DA E.M. DR. JOSÉ RIBEIRO DE CARVALHO			
ENDEREÇO		DISCIPLINA	
RUA DAS HORTÊNCIAS – B. CONJ. H. R. DAS MARGARIDAS		SPDA	
SANTA RITA DO SAPUCAÍ – MINAS GERAIS		FASE DO PROJETO	
ASSUNTO		EXECUTIVO	
FASE II		FOLHA Nº.	
PLANTA BAIXA COBERTURA BLOCO 1		ÚNICA	
DETALHES			
DATA INICIAL	ESCALA	REVISÃO	ARQUIVO
08/08/2022	INDICADA	R00	DAC-PMSRS-JRC-FSII-PE-SPDA-R00.DWG