





PROJETO DE PREVENÇÃO E COMBATE A INCÊNDIO - REFORMA E AMPLIAÇÃO DA E.M. DR. JOSÉ RIBEIRO DE CARVALHO

ESCALA INDICADA



PLANTA BAIXA - COBERTURA BLOCO 01

Escala: 1:100

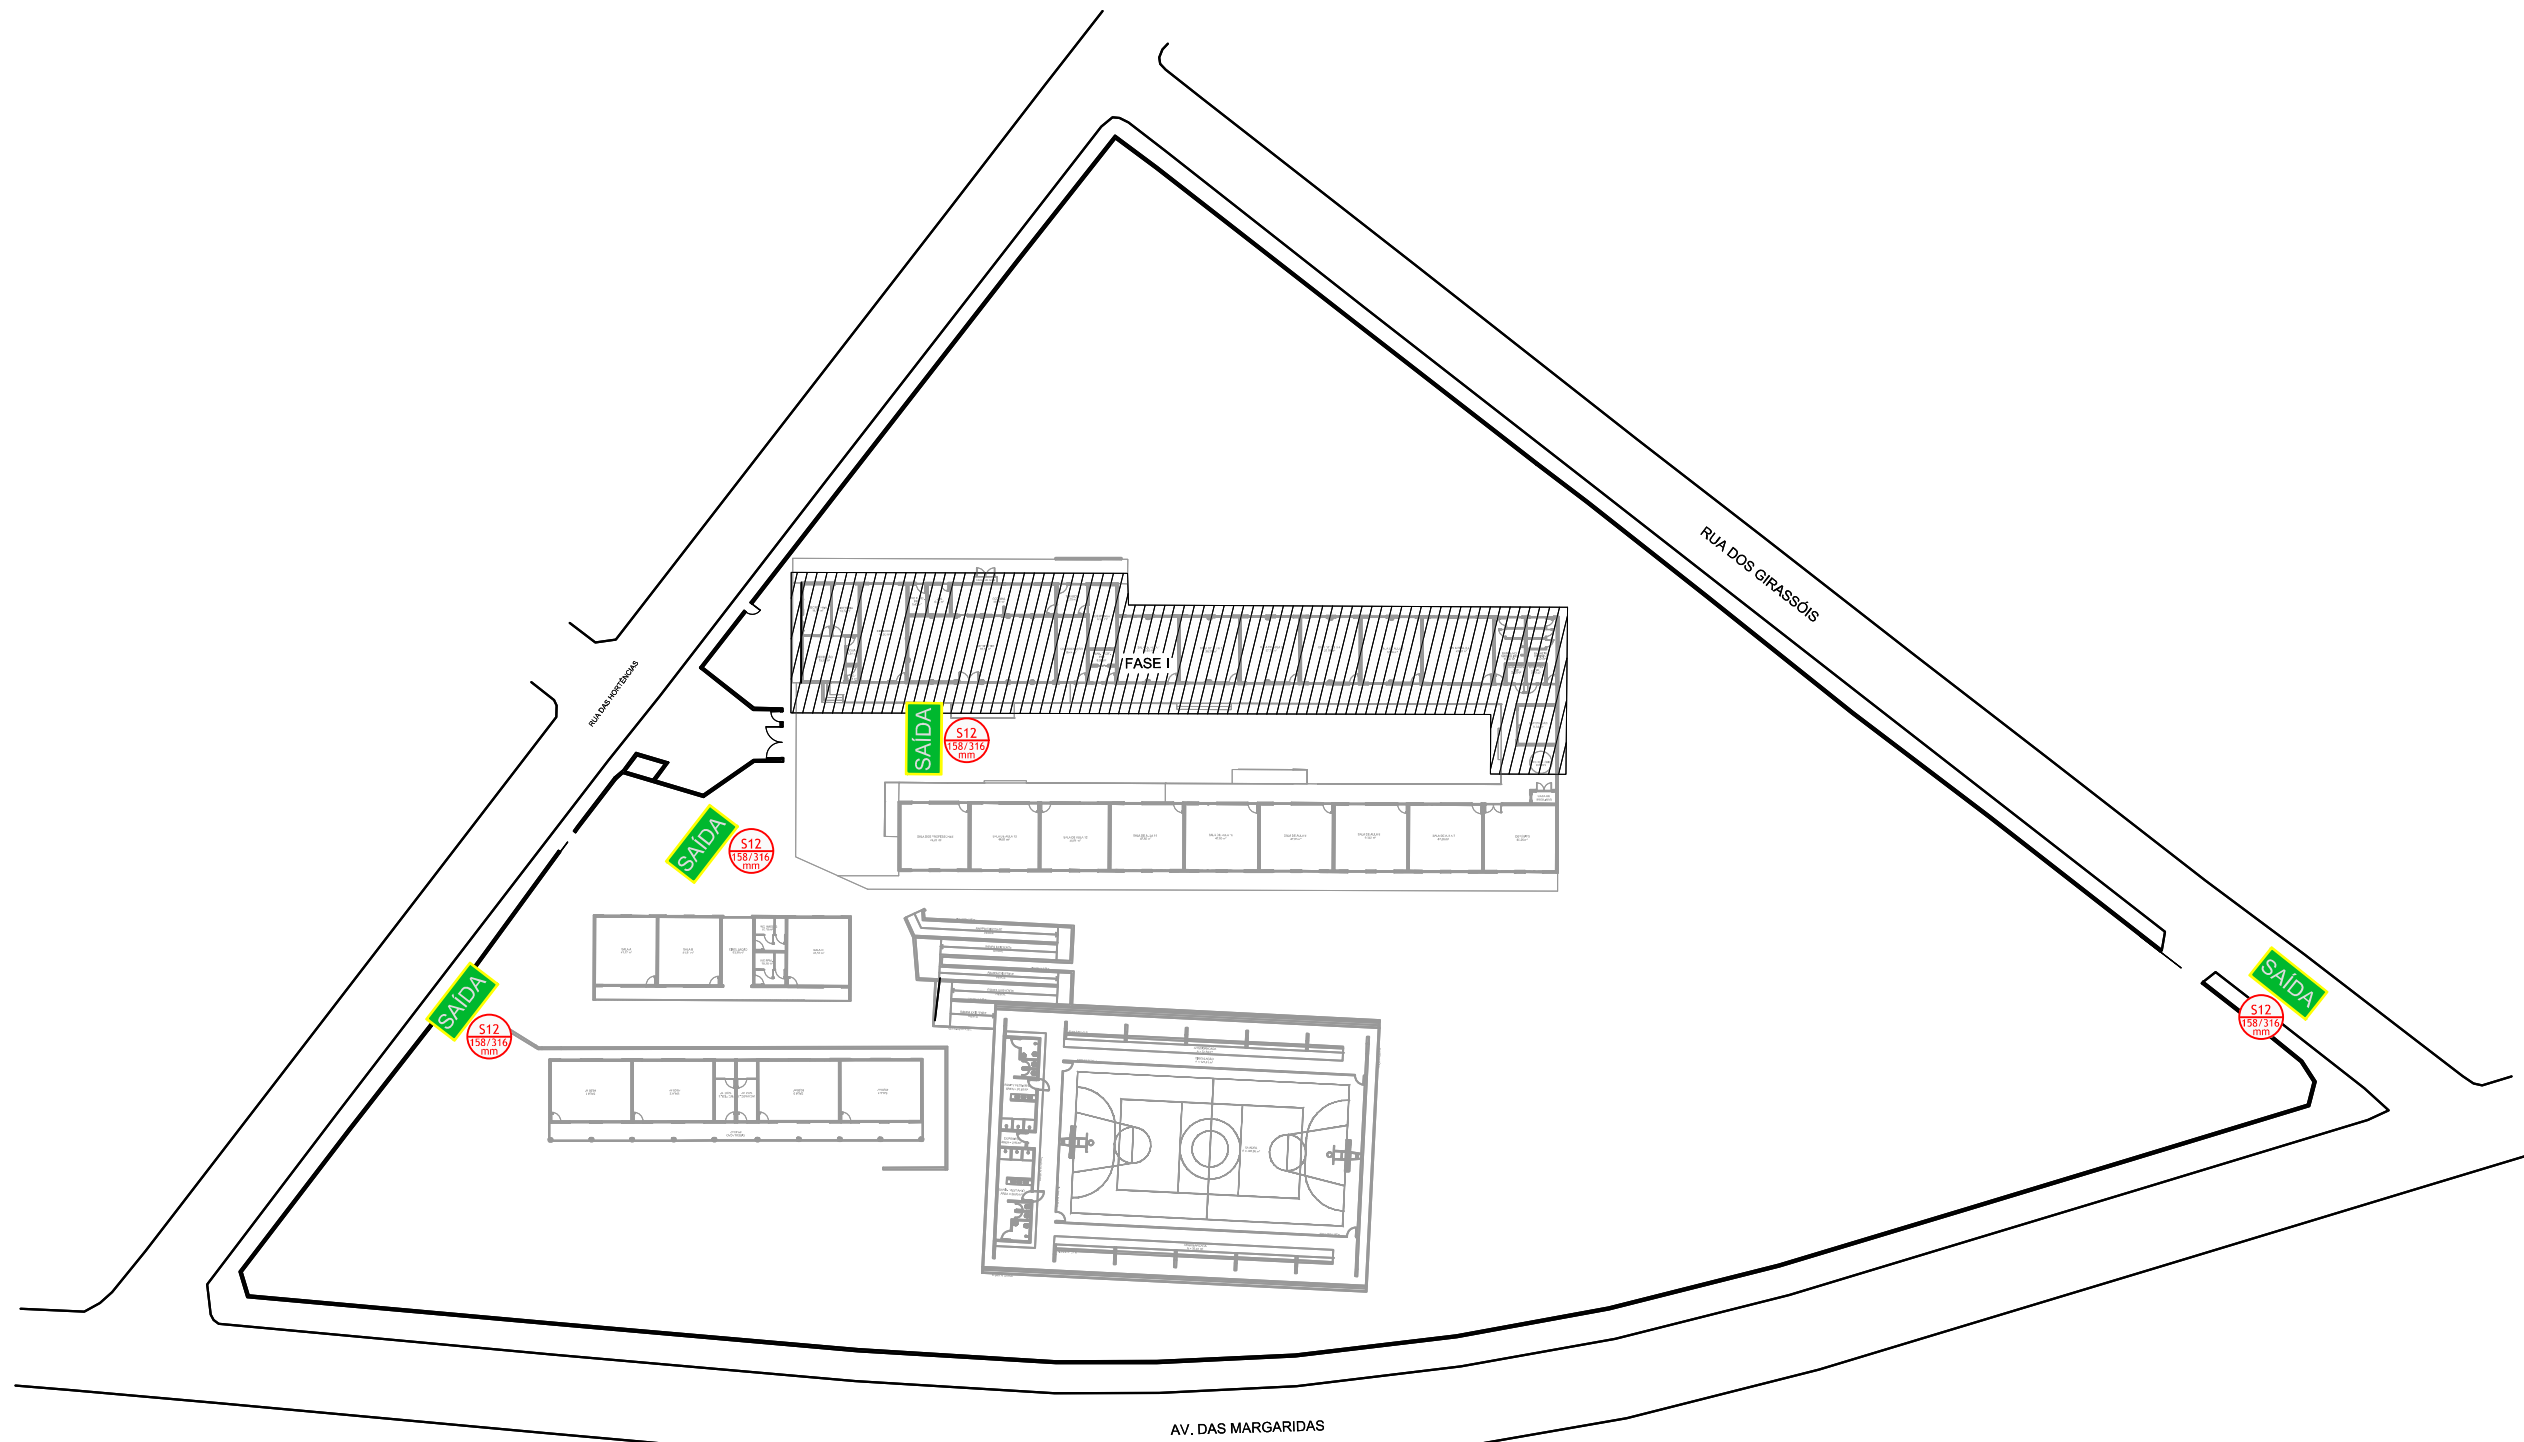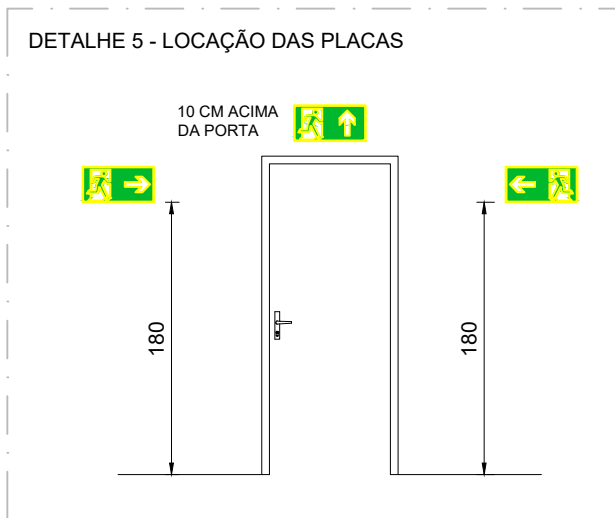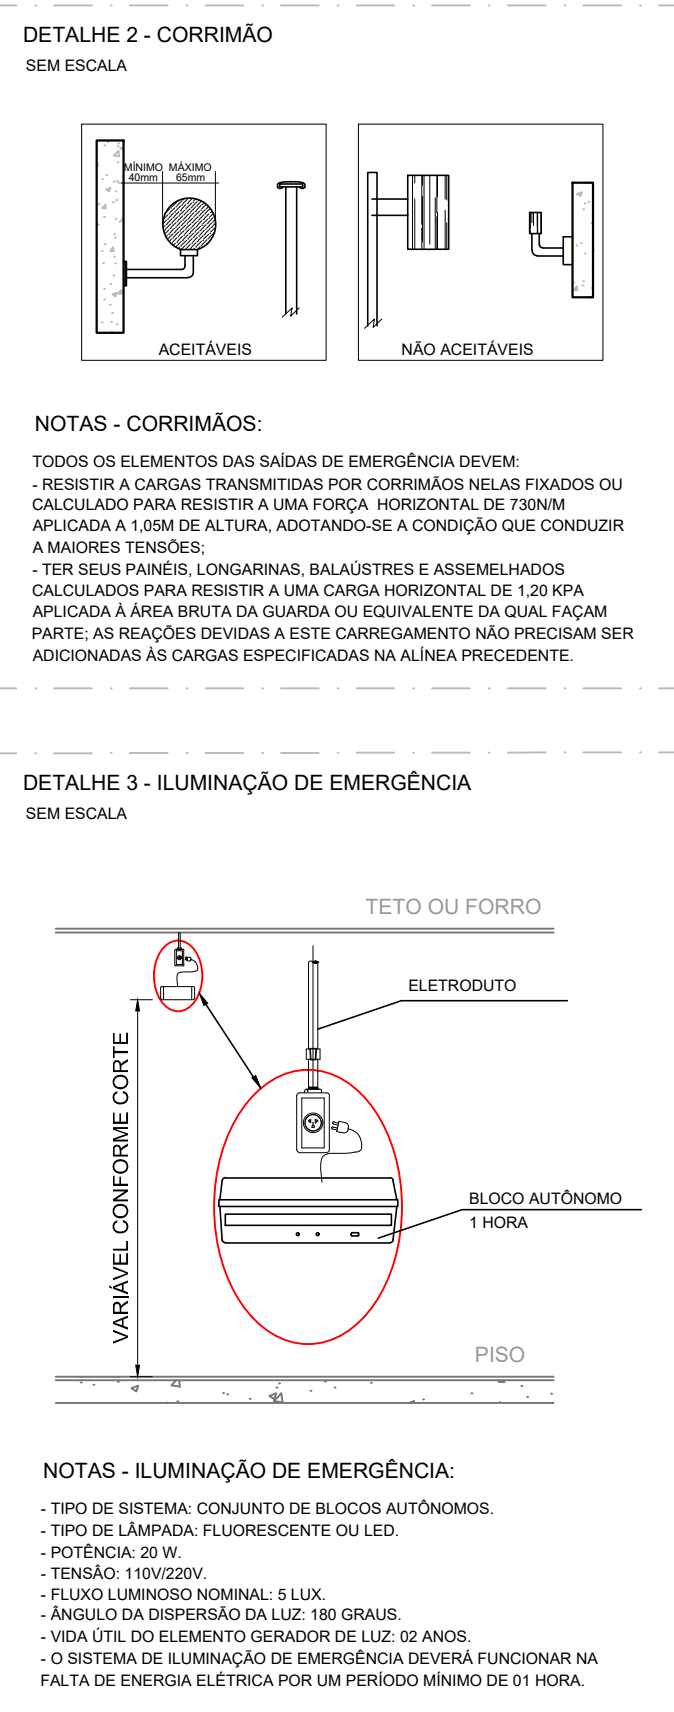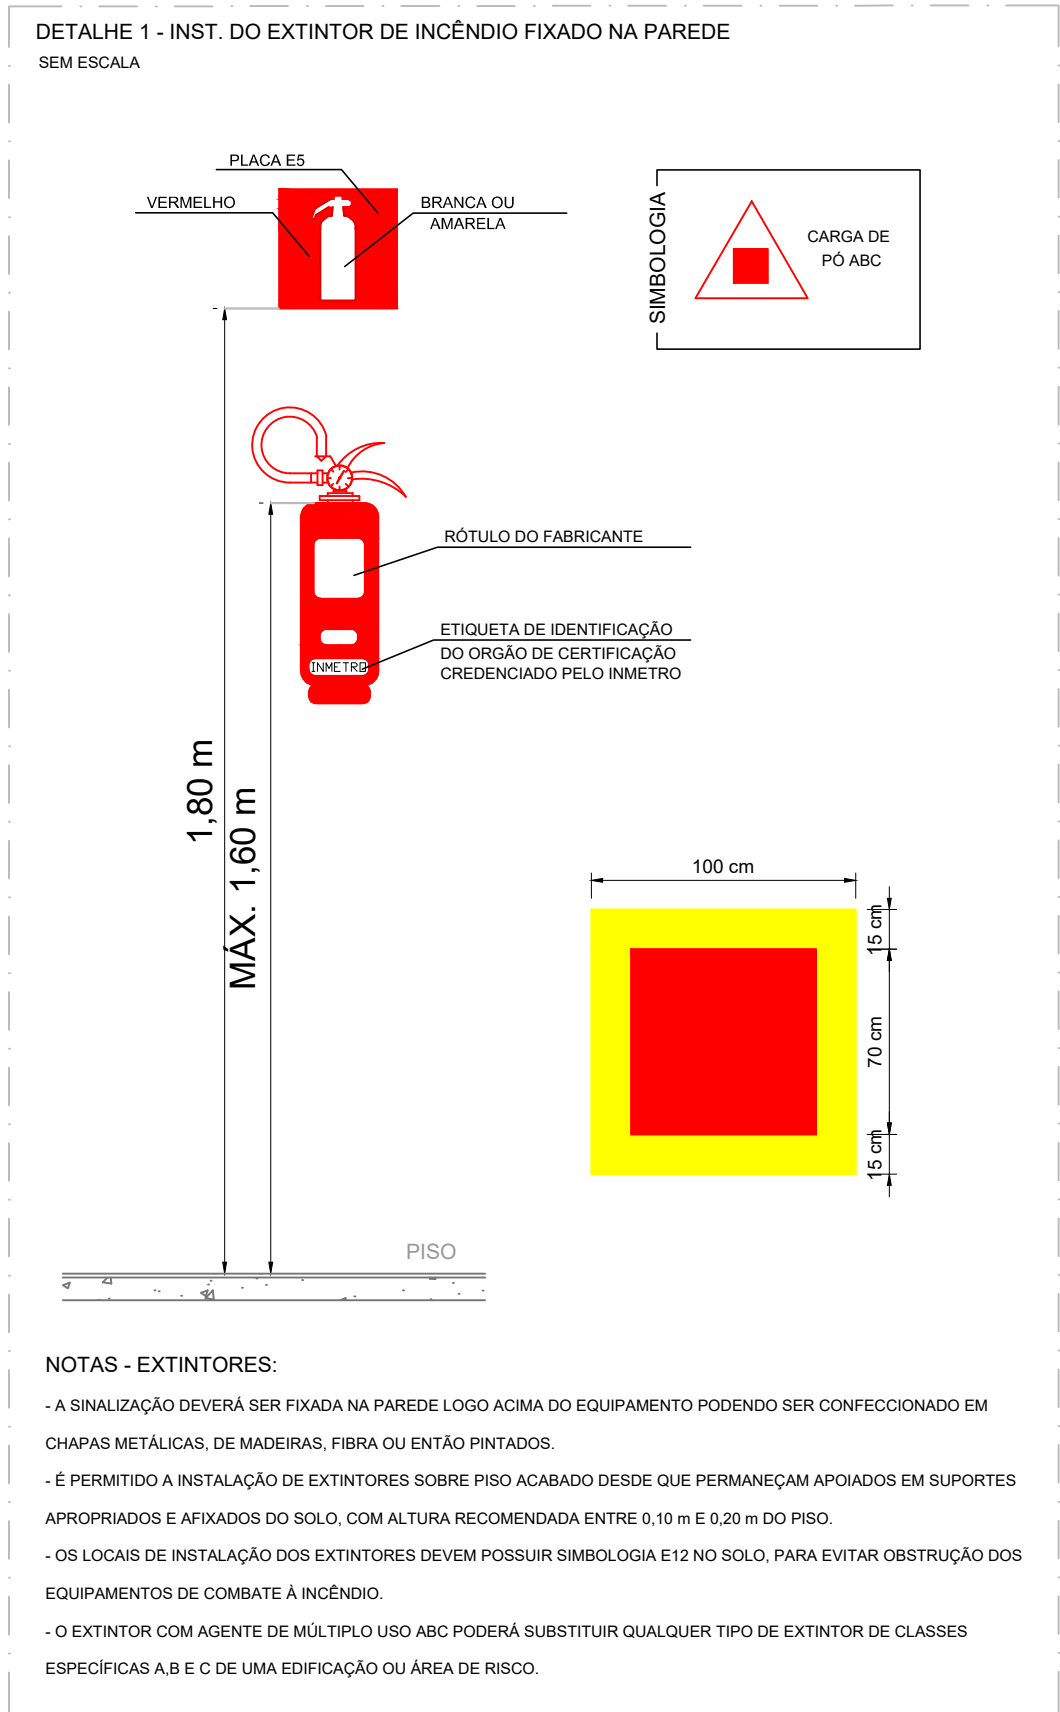

CROQUI

| SÍMBOLOGIA PARA A SINALIZAÇÃO DE EMERGÊNCIA       |            |          |         |                                                             |                                                                                                           |
|---------------------------------------------------|------------|----------|---------|-------------------------------------------------------------|-----------------------------------------------------------------------------------------------------------|
| SINALIZAÇÃO DE ORIENTAÇÃO E SALVAMENTO            |            |          |         |                                                             |                                                                                                           |
| CÓDIGO                                            | INSTALADOS | IDENTIF. | SÍMBOLO | SIGNIFICADO                                                 | FORMA E COR                                                                                               |
| S2                                                | 14         | (S2)     | (S2)    | SAÍDA DE EMERGÊNCIA                                         | PLACA COM SÍMBOLOGIA RETANGULAR, FUNDO VERDE E PICTOGRAMA FOTOLUMINESCENTE ADESIVO COM SÍMBOLOGIA         |
| S3                                                | 18         | (S3)     | (S3)    | SAÍDA DE EMERGÊNCIA                                         | PLACA COM SÍMBOLOGIA RETANGULAR, FUNDO VERDE E PICTOGRAMA FOTOLUMINESCENTE ADESIVO COM SÍMBOLOGIA         |
| S12                                               | 02         | (S12)    | (S12)   | SAÍDA DE EMERGÊNCIA                                         | SÍMBOLO RETANGULAR FUNDO VERDE MENSAGEM: SAÍDA                                                            |
| M1                                                | 01         | (M1)     | (M1)    | VER DETALHE SINALIZAÇÃO CONTRA INCÊNDIO NA EDIFICAÇÃO       | SÍMBOLO QUADRADA OU RETANGULAR FUNDO VERDE MENSAGEM: INDICANDO NÚMERO DO PAVIMENTO                        |
| SINALIZAÇÃO DE EQUIPAMENTOS DE COMBATE A INCÊNDIO |            |          |         |                                                             |                                                                                                           |
| CÓDIGO                                            | INSTALADOS | IDENTIF. | SÍMBOLO | SIGNIFICADO                                                 | FORMA E COR                                                                                               |
| E5                                                | 04         | (E5)     | (E5)    | EXTINTOR DE INCÊNDIO                                        | SÍMBOLO QUADRADA FUNDO: VERMELHA PICTOGRAMA: FOTO-LUMINESCENTE                                            |
| E12                                               | 04         | (E12)    | (E12)   | SINALIZAÇÃO DE SOLO PARA EQUIPAMENTOS DE COMBATE A INCÊNDIO | SÍMBOLO QUADRADA (1,00M x 1,00M) FUNDO: VERMELHA (0,70M x 0,70M) PICTOGRAMA: BORDA AMARELA (LARGURA:10CM) |
| E1                                                | 02         | (E1)     | (E1)    | ALARME SONORO                                               | SÍMBOLO QUADRADA FUNDO: VERMELHA PICTOGRAMA: FOTO-LUMINESCENTE                                            |
| E2                                                | 03         | (E2)     | (E2)    | COMANDO MANUAL DE ALARME                                    | SÍMBOLO QUADRADA FUNDO: VERMELHA PICTOGRAMA: FOTO-LUMINESCENTE                                            |
| E3                                                | 03         | (E3)     | (E3)    | COMANDO MANUAL DE BOMBA                                     | SÍMBOLO QUADRADA FUNDO: VERMELHA PICTOGRAMA: FOTO-LUMINESCENTE                                            |
| E8                                                | 02         | (E8)     | (E8)    | ABRIGO DE MANGUEIRA E HIDRANTE                              | SÍMBOLO QUADRADA FUNDO: VERMELHA PICTOGRAMA: FOTO-LUMINESCENTE                                            |
| E9                                                | 02         | (E9)     | (E9)    | HIDRANTE DE INCÊNDIO                                        | SÍMBOLO QUADRADA FUNDO: VERMELHA PICTOGRAMA: FOTO-LUMINESCENTE                                            |

| LEGENDA SÍMBOLOS GRÁFICOS EQUIPAMENTOS INSTALADOS |            |         |
|---------------------------------------------------|------------|---------|
| ITEM                                              | INSTALADOS | SÍMBOLO |
| CARGA DE PÓ ABC                                   | 04         | (S2)    |
| ILUMINAÇÃO DE EMERGÊNCIA                          | 32         | (E5)    |
| DIREÇÃO ROTA DE FUGA SAÍDA ROTA DE FUGA           | 11         | (S12)   |
| REGISTRO DE RECALQUE SEM VÁVULA DE RETENÇÃO       | 01         | (M1)    |
| BOMBA DE INCÊNDIO                                 | 01         | (E3)    |
| HIDRANTE SIMPLES                                  | 02         | (E9)    |
| ACIONADOR DE BOMBA DE INCÊNDIO                    | 03         | (E2)    |
| CENTRAL DE ALARME                                 | 01         | (E1)    |
| BATERIAS DO SISTEMA DE ALARME                     | 02         | (E2)    |
| ACIONADOR MANUAL DO SISTEMA DE ALARME             | 03         | (E2)    |
| AVISADOR SONORO E VISUAL                          | 02         | (E1)    |
| CHAVE ELÉTRICA SECUNDÁRIA                         | 01         | (E1)    |
| CHAVE ELÉTRICA PRINCIPAL                          | 01         | (E1)    |
| QUADRO DE DISTRIBUIÇÃO DE LUZ (QDL)               | 01         | (E1)    |

- NOTAS
- MEDIDAS E NÍVEIS EM METROS;
  - VERIFICAR DETALHES PARA INSTALAÇÃO DOS ELEMENTOS DE SEGURANÇA;
  - ALTERAÇÕES NESTE PROJETO SOMENTE COM AUTORIZAÇÃO EXPRESSA DA EMPRESA PROJETISTA;
- REFERÊNCIAS:
- PLANILHA DE QUANTITATIVOS;
  - MEMORIAL DESCRITIVO E ESPECIFICAÇÕES TÉCNICAS.

|                                                          |          |                                                 |                                  |
|----------------------------------------------------------|----------|-------------------------------------------------|----------------------------------|
| REV. 00                                                  | 08/08/22 | EMIÇÃO INICIAL                                  | DAC                              |
| REVISÃO                                                  | DATA     | DESCRIÇÃO                                       | RESP.:                           |
|                                                          |          |                                                 |                                  |
| PROJETO                                                  |          | GERÊNCIA DE PROJETOS                            |                                  |
|                                                          |          | PEDRO HENRIQUE JUSTINIANO ENG. CIVIL            |                                  |
| Rua Miguel Vianna, n.º 81, Sala 12                       |          | COORDENAÇÃO DE PROJETOS                         |                                  |
| Bairro Morro Chic                                        |          | ALOSIO CAETANO FERREIRA CREA: MG-97.132/D       |                                  |
| CEP: 37500-080 - Itajubá / MG                            |          | RESPONSÁVEL TÉCNICO                             |                                  |
| Tel: (35) 3623-5720                                      |          | ENG. CIVIL FLÁVIA C. BARBOSA CREA: MG-187.842/D |                                  |
| www.dacengenharia.com.br                                 |          | PROJETO                                         |                                  |
|                                                          |          | ENG. CIVIL SARA GONÇALVES VILAS BOAS DOS SANTOS |                                  |
|                                                          |          | DESENHO                                         |                                  |
|                                                          |          | ENG. CIVIL SARA GONÇALVES VILAS BOAS DOS SANTOS |                                  |
| EMPREENHIMENTO                                           |          |                                                 |                                  |
| REFORMA E AMPLIAÇÃO DA E.M. DR. JOSÉ RIBEIRO DE CARVALHO |          |                                                 |                                  |
| ENDEREÇO                                                 |          | DISCIPLINA                                      |                                  |
| RUA DAS HORTÊNCIAS - B. CONJ. H. R.DAS MARGARIDAS        |          | INCÊNDIO                                        |                                  |
| SANTA RITA DO SAPUCAÍ - MINAS GERAIS                     |          | FASE DO PROJETO                                 |                                  |
| ASSUNTO                                                  |          | EXECUTIVO                                       |                                  |
| FASE I - PLANTA BAIXA COBERTURA - BLOCO 01               |          | FOLHA Nº                                        |                                  |
| TABELAS E DETALHES                                       |          | 02/03                                           |                                  |
| CROQUI                                                   |          |                                                 |                                  |
| DATA INICIAL                                             | ESCALA   | REVISÃO                                         | ARQUIVO                          |
| 08/08/2022                                               | INDICADA | ROO                                             | DAC-PMSRS-JRC-FSI-PE-INC-ROO.DWG |