


PROJETO DE PREVENÇÃO E COMBATE A INCÊNDIO - REFORMA E AMPLIAÇÃO DA E.M. DR. JOSÉ RIBEIRO DE CARVALHO

ESCALA INDICADA

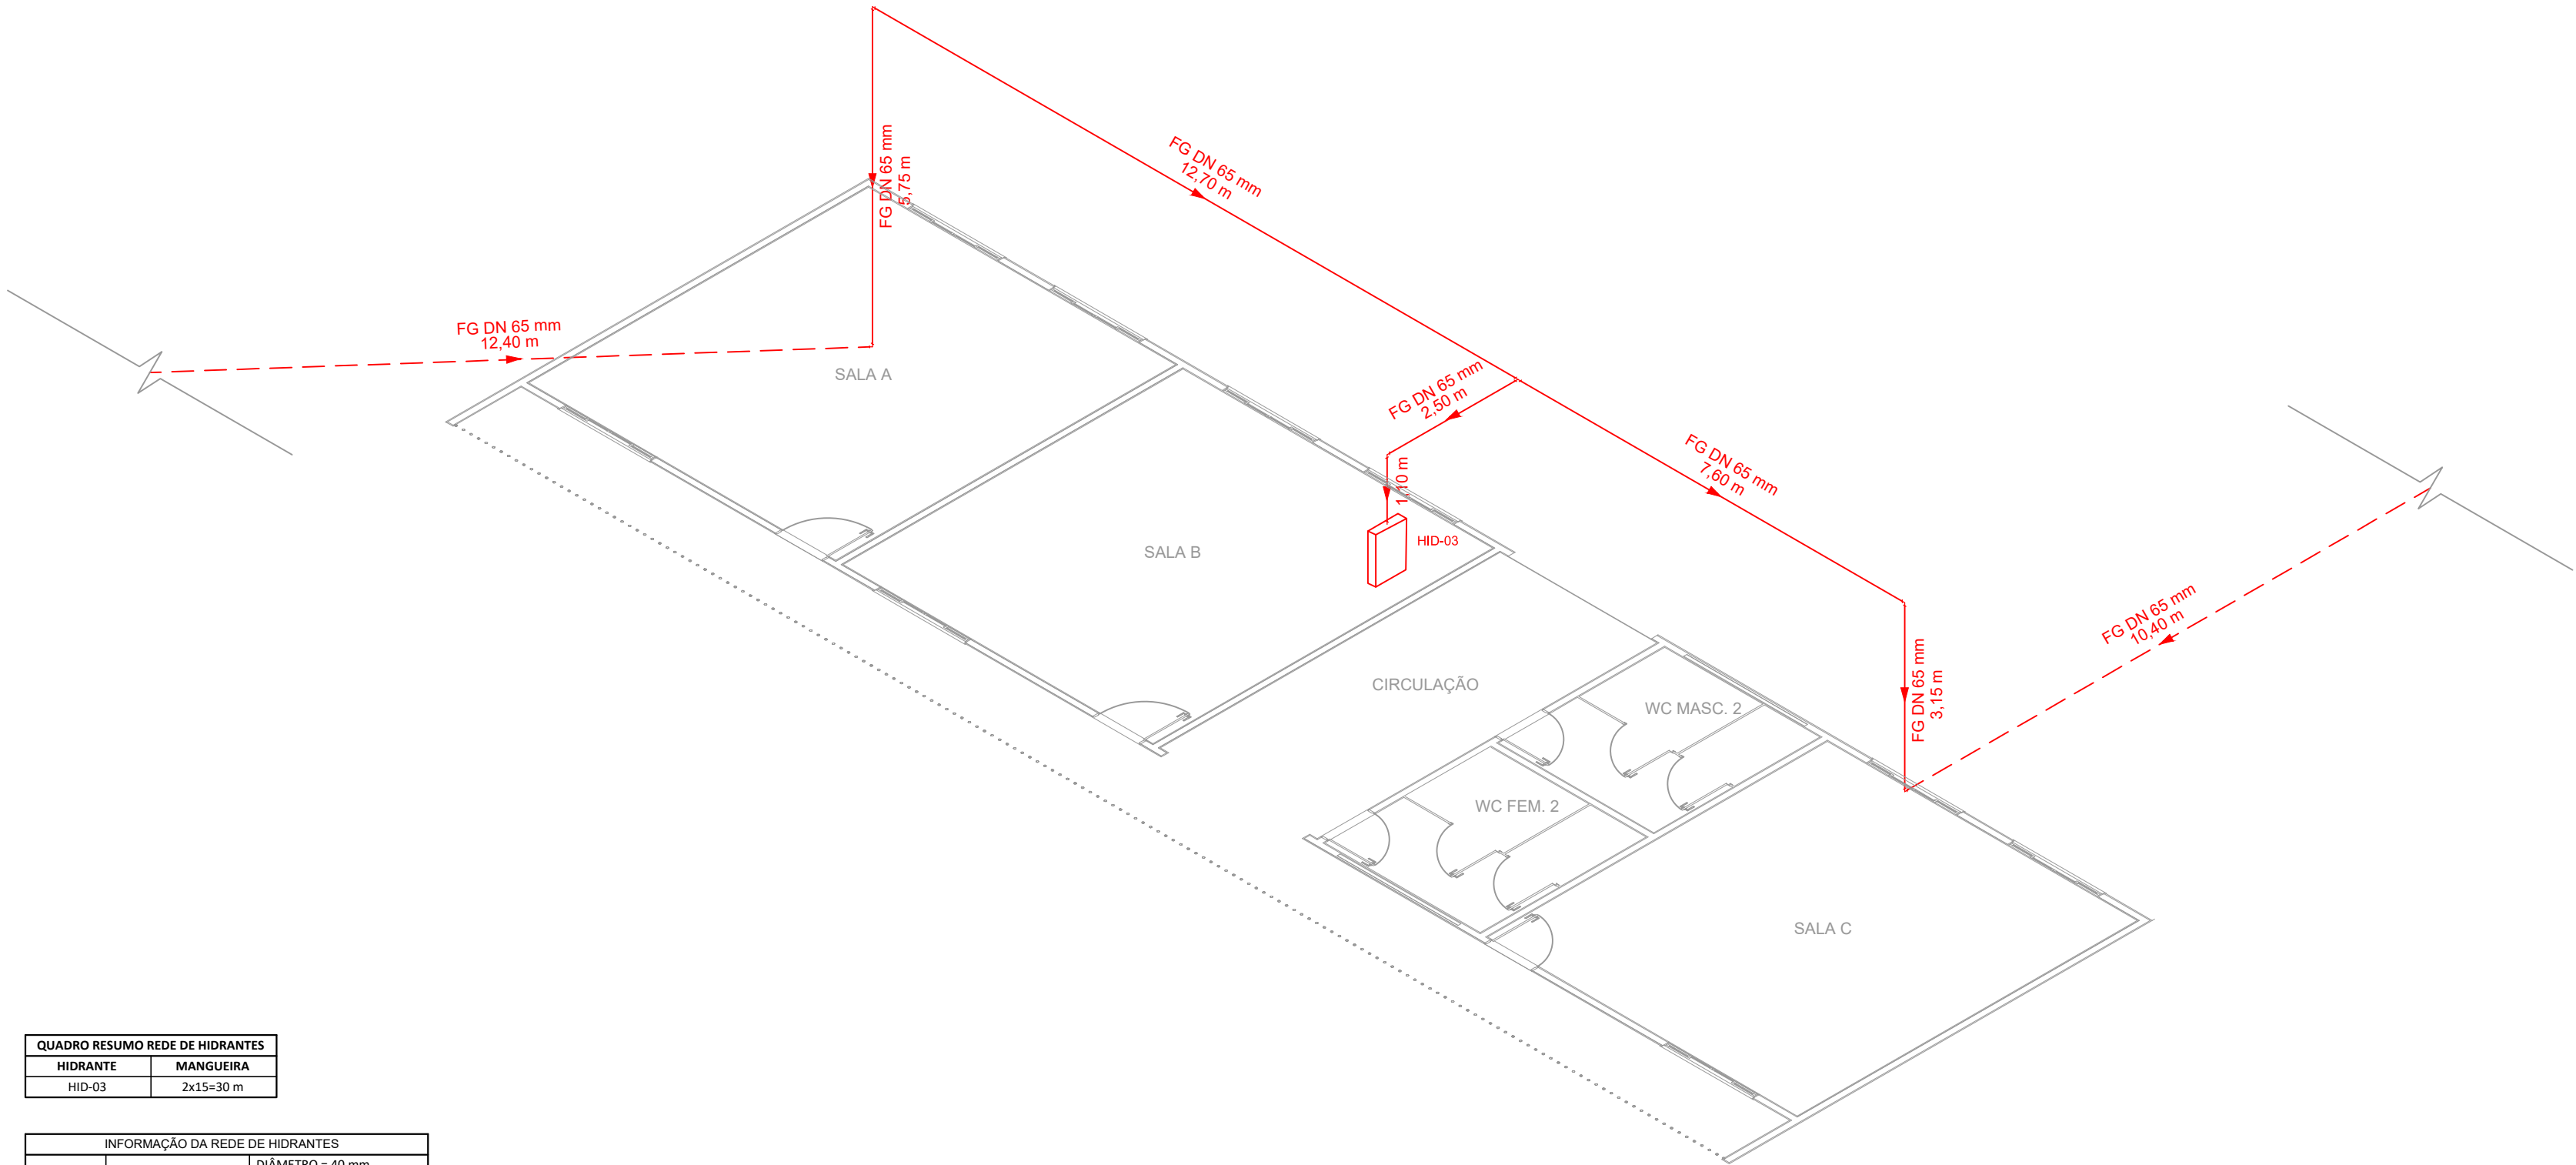

QUADRO RESUMO REDE DE HIDRANTES	
HIDRANTE	MANGUEIRA
HID-03	2x15=30 m

INFORMAÇÃO DA REDE DE HIDRANTES		
HIDRANTES	MANGUEIRAS	DIÂMETRO = 40 mm COMPRIMENTO = 2x15=30 m
	ESGUICHO REGULÁVEL	DIÂMETRO = 40 mm
	TUBULAÇÃO	DIÂMETRO = 65 mm
	RESERVA DE INCÊNDIO	Ri = 12 m³
	BOMBA	PRINCIPAL = 4 cv

ISOMÉTRICO

Escala: 1:100

- NOTAS
- MEDIDAS E NÍVEIS EM METROS;
 - VERIFICAR DETALHES PARA INSTALAÇÃO DOS ELEMENTOS DE SEGURANÇA;
 - ALTERAÇÕES NESTE PROJETO SOMENTE COM AUTORIZAÇÃO EXPRESSA DA EMPRESA PROJETISTA;
- REFERÊNCIAS:
- PLANILHA DE QUANTITATIVOS;
 - MEMORIAL DESCRITIVO E ESPECIFICAÇÕES TÉCNICAS.

REV. 00	08/08/22	EMIÇÃO INICIAL	DAC
REVISÃO:	DATA :	DESCRIÇÃO:	RESP.:



 Rua Miguel Vianna, n° 81, Sala 12 Bairro Morro Chic CEP: 37500-080 – Itajubá / MG Tel: (35) 3623-5720 www.dacengenharia.com.br	GERÊNCIA DE PROJETOS	
	PEDRO HENRIQUE JUSTINIANO	ENG°. CIVIL
	COORDENAÇÃO DE PROJETOS	
	ALOISIO CAETANO FERREIRA	CREA: MG-97.132/D
	RESPONSÁVEL TÉCNICO	
PROJETO	ENG°. CIVIL FLÁVIA C. BARBOSA	CREA: MG-187.842/D
	PROJETO	
	ENG°. CIVIL SARA GONÇALVES VILAS BÔAS DOS SANTOS	
DESENHO		
	ENG°. CIVIL SARA GONÇALVES VILAS BÔAS DOS SANTOS	

EMPREENDIMENTO		
REFORMA E AMPLIAÇÃO DA E.M. DR. JOSÉ RIBEIRO DE CARVALHO		
ENDEREÇO		DISCIPLINA
RUA DAS HORTÊNCIAS – B. CONJ. H. R.DAS MARGARIDAS		INCÊNDIO
SANTA RITA DO SAPUCAÍ – MINAS GERAIS		FASE DO PROJETO
ASSUNTO		EXECUTIVO
FASE III – PLANTA BAIXA ISOMÉTRICO		FOLHA N°.
TABELAS		02/02

DATA INICIAL	ESCALA	REVISÃO	ARQUIVO
08/08/2022	INDICADA	R00	DAC-PMSRS-JRC-FSIII-PE-INC-R00.DWG