



PROJETO DE PREVENÇÃO E COMBATE A INCÊNDIO - REFORMA E AMPLIAÇÃO DA E.M. DR. JOSÉ RIBEIRO DE CARVALHO

ESCALA INDICADA

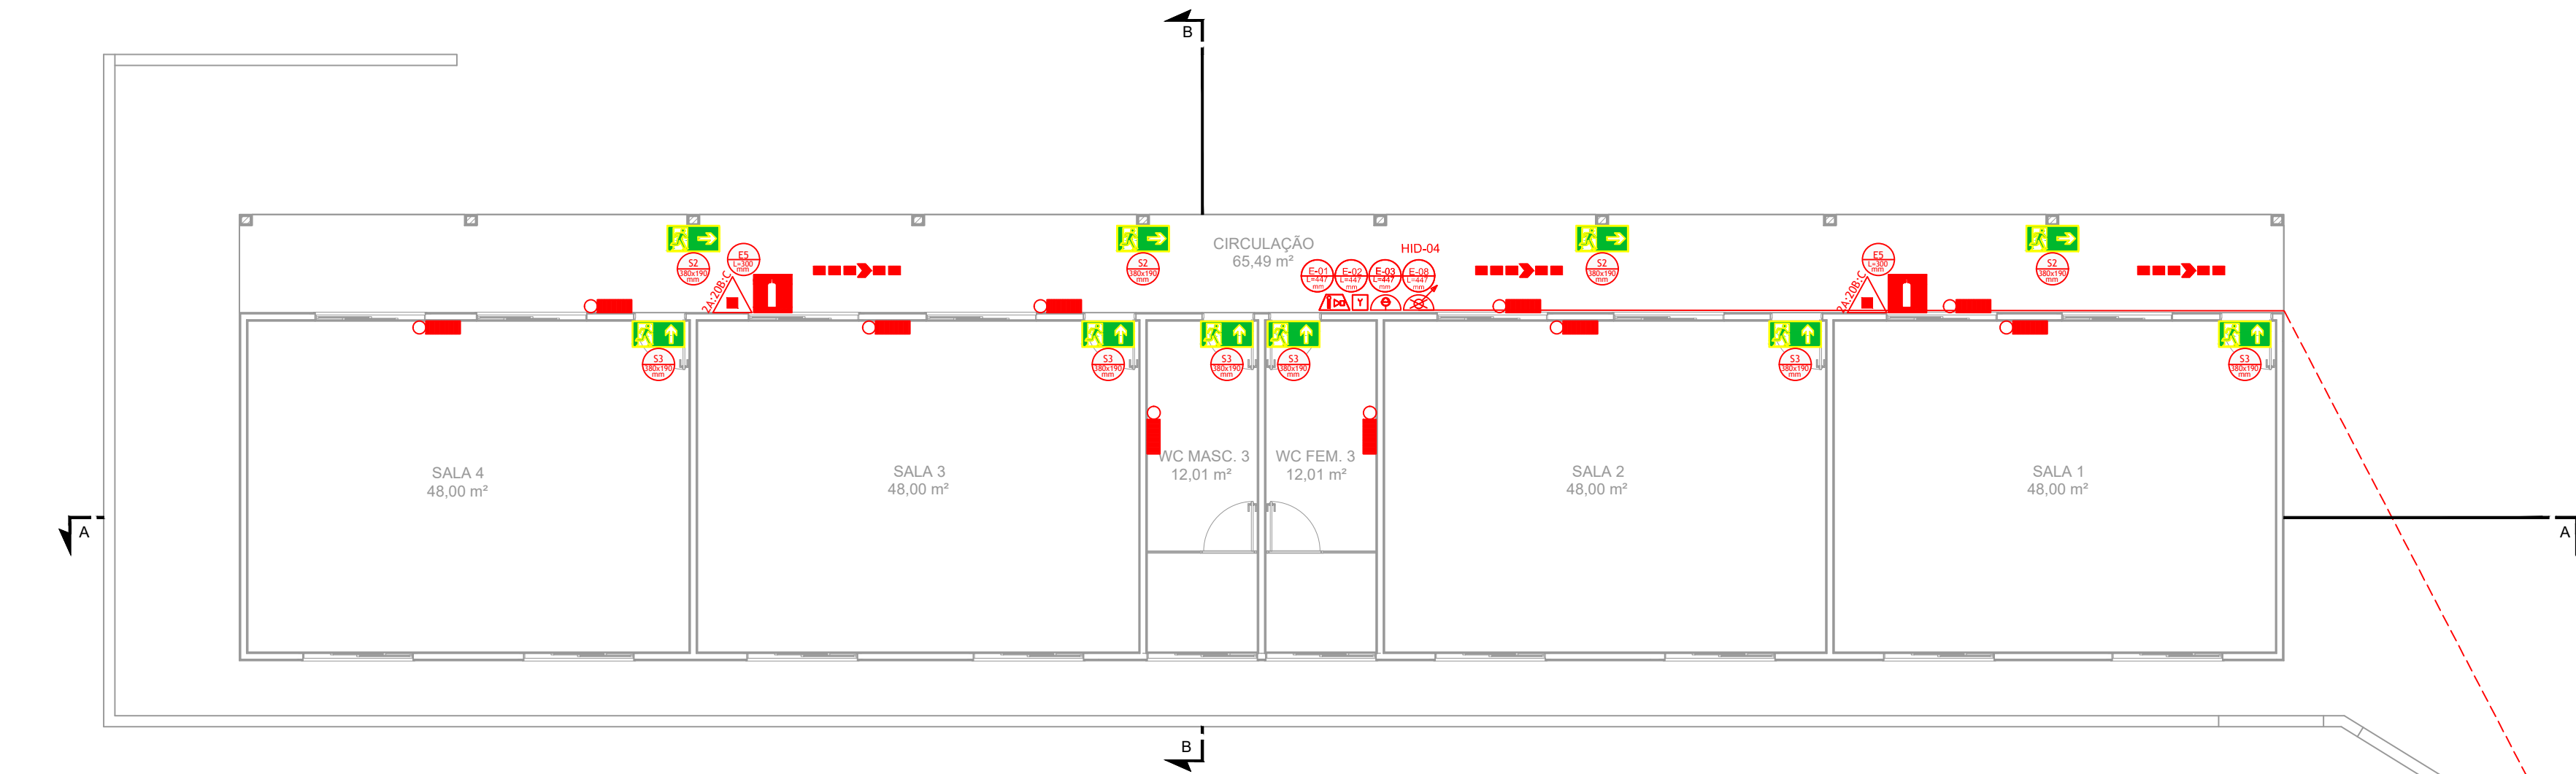


PLANTA BAIXA - BLOCO 03

Escala: 1:100

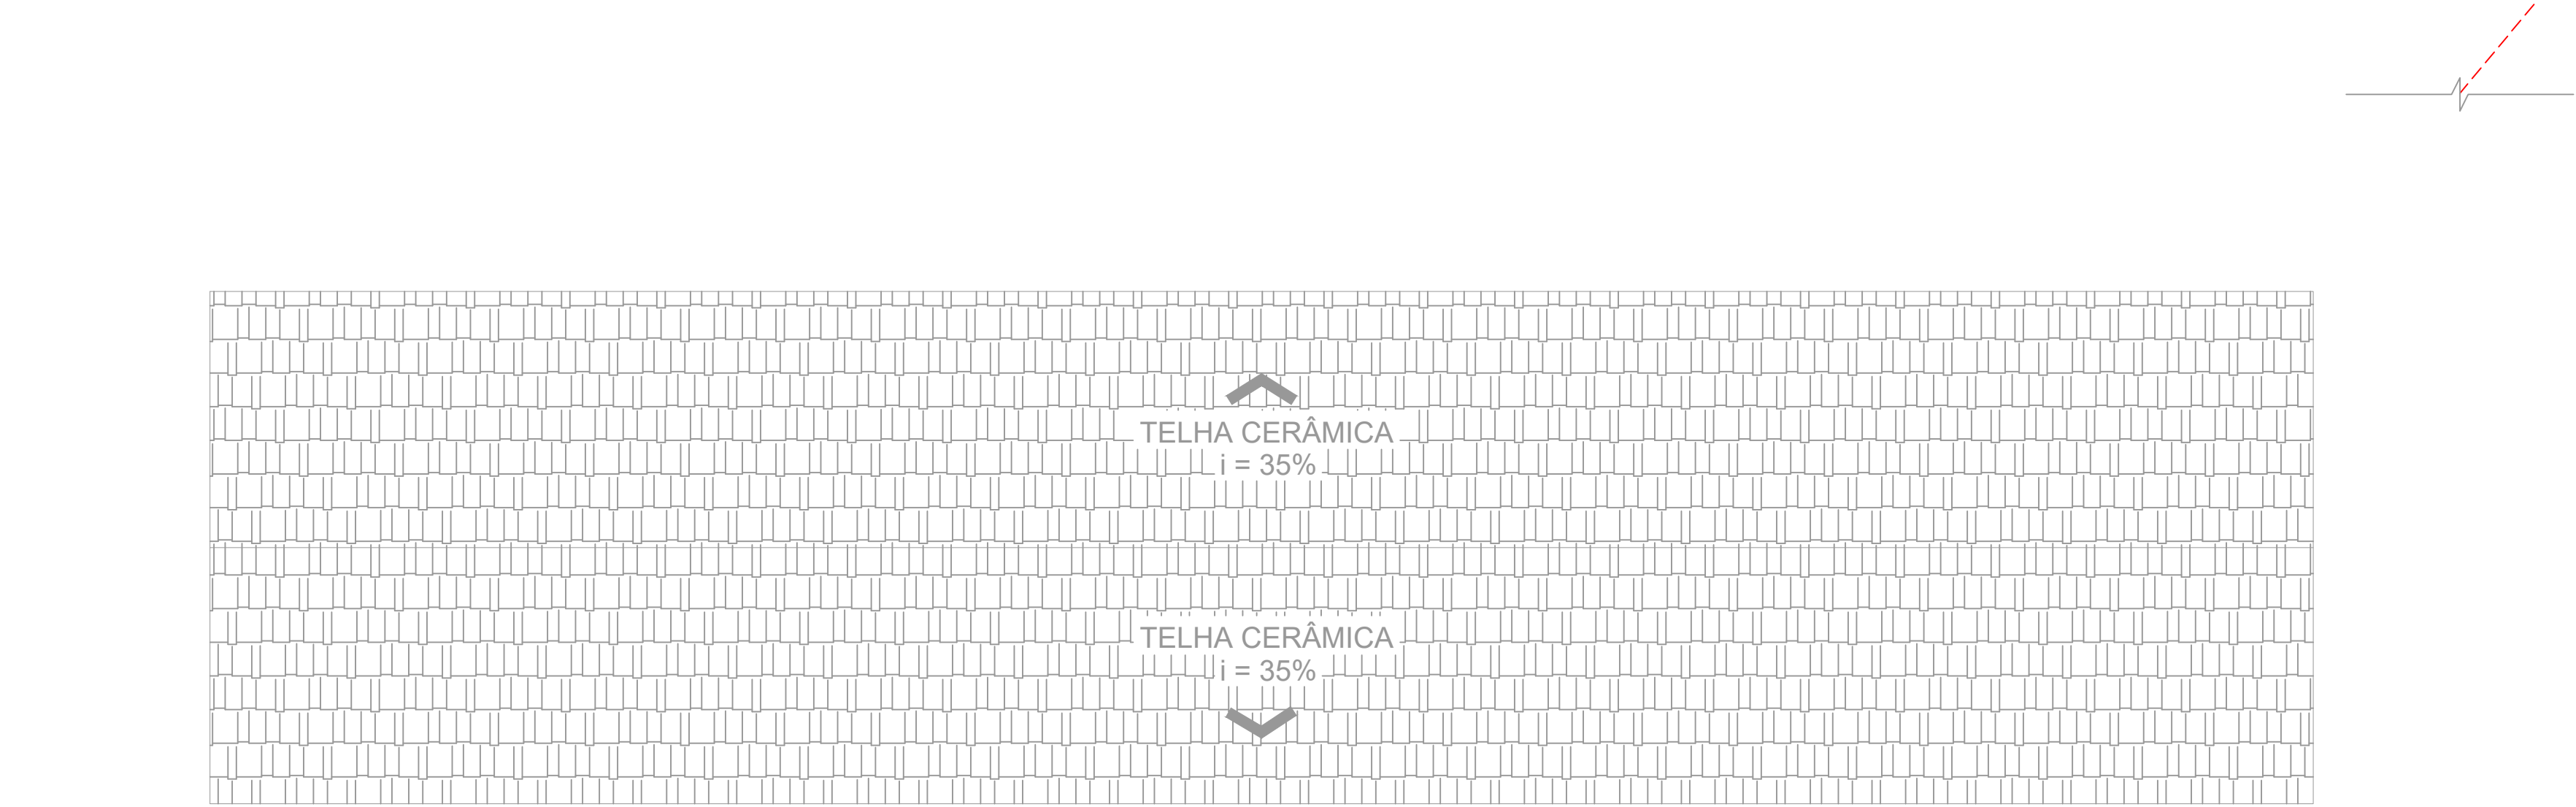


PLANTA BAIXA COBERTURA - BLOCO 03

Escala: 1:100

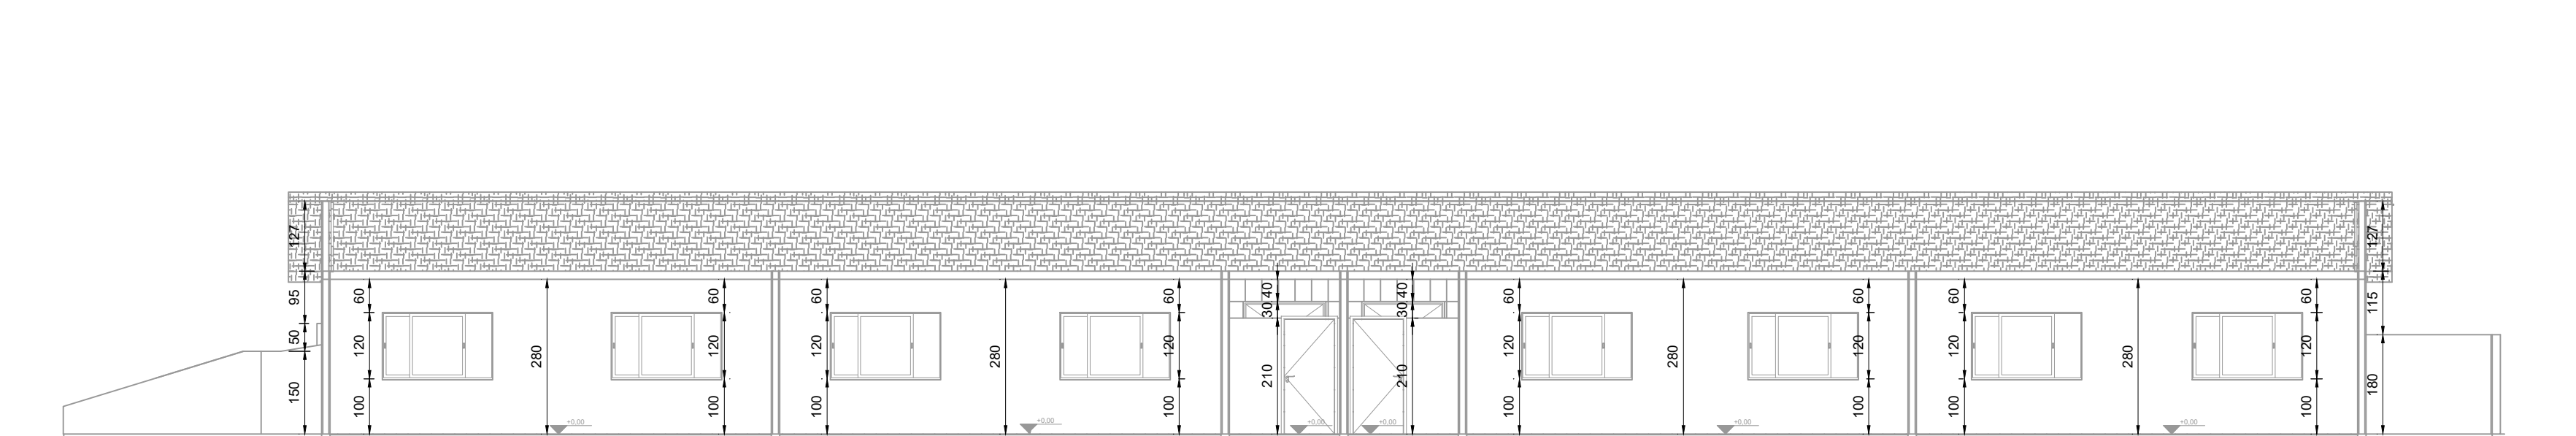




CORTE AA - BLOCO 03

Escala: 1:100

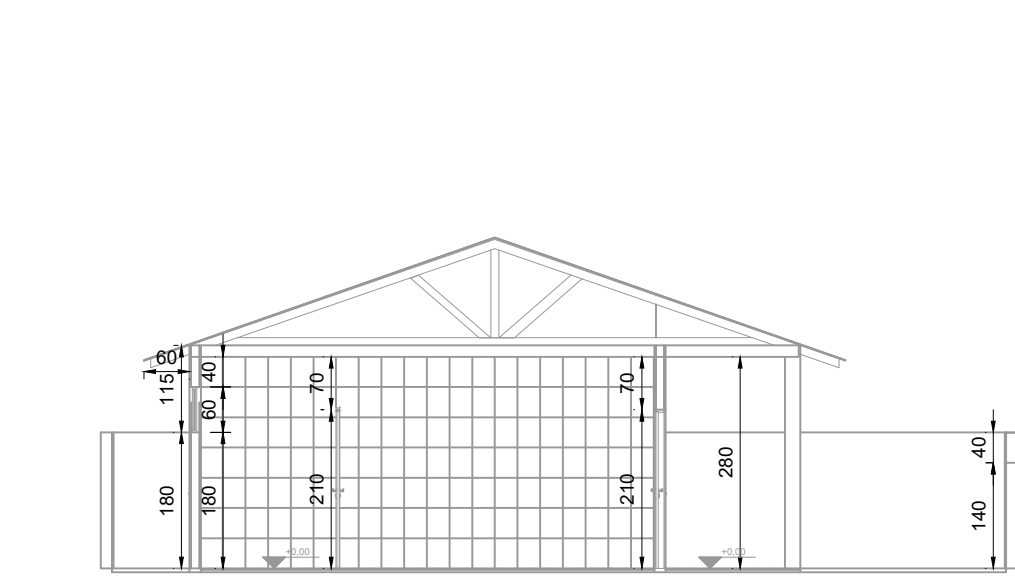

CORTE BB - BLOCO 03

Escala: 1:100

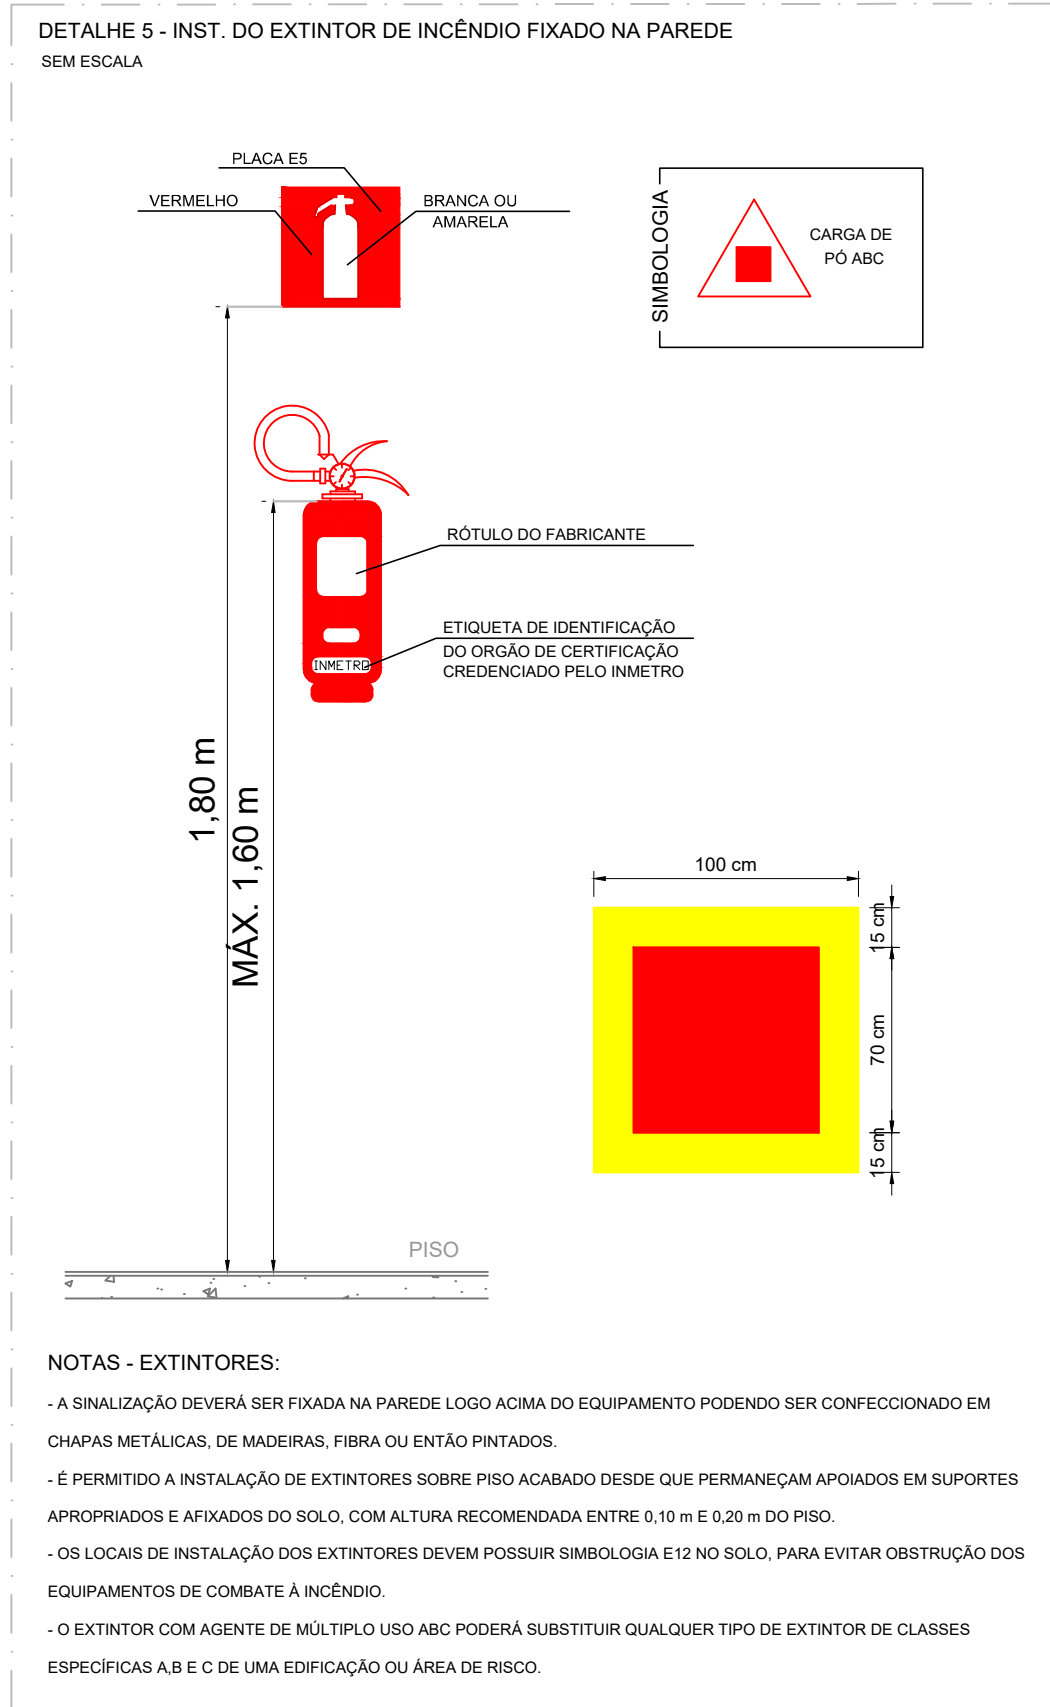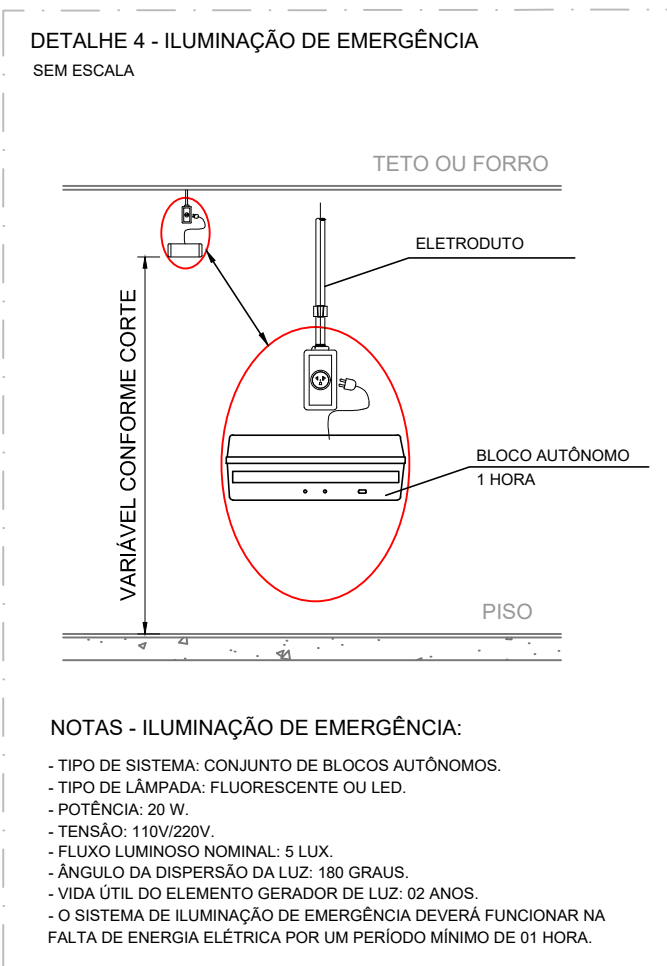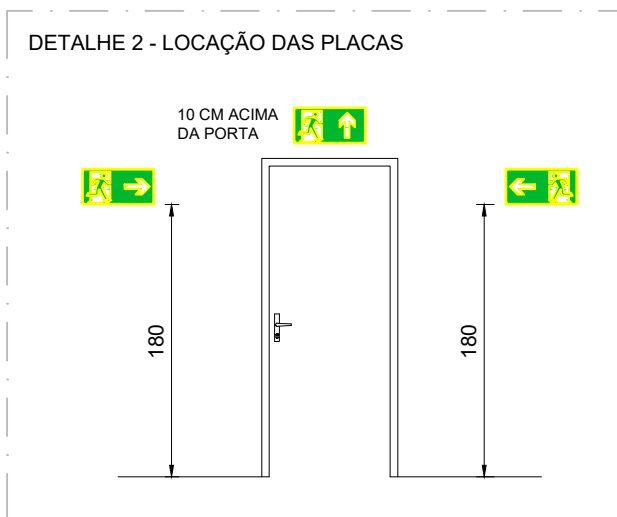

NOTAS - EXTINTORES:

- A SINALIZAÇÃO DEVERÁ SER FIXADA NA PAREDE LOGO ACIMA DO EQUIPAMENTO PODENDO SER CONFECCIONADO EM CHAPAS METÁLICAS, DE MADEIRAS, FIBRA OU ENTÃO PINTADOS.
- É PERMITIDO A INSTALAÇÃO DE EXTINTORES SOBRE PISO ACABADO DESDE QUE PERMANEÇAM APOIADOS EM SUPORTES APROPRIADOS E AFIXADOS DO SOLO, COM ALTURA RECOMENDADA ENTRE 0,10 m E 0,20 m DO PISO.
- OS LOCAS DE INSTALAÇÃO DOS EXTINTORES DEVEM POSSUIR SIMBOLOGIA E12 NO SOLO, PARA EVITAR OBSTRUÇÃO DOS EQUIPAMENTOS DE COMBATE A INCÊNDIO.
- O EXTINTOR COM AGENTE DE MÚLTIPLO USO ABC PODERÁ SUBSTITUIR QUALQUER TIPO DE EXTINTOR DE CLASSES ESPECÍFICAS A,B E C DE UMA EDIFICAÇÃO OU ÁREA DE RISCO.

DIMENSIONAMENTO DAS SAÍDAS DE EMERGÊNCIA			
BLOCO 01	CÁLCULO DE SAÍDAS PARA ACESSOS, DESCARGAS E PORTAS		
N = 550/100 = 5,50 - Logo, 06 unidades de passagem			
Logo, 06 x 0,55 = 3,30 metros			
Segundo a IT-08 a largura mínima de saída a ser adotada é de 02 unidades de passagem de 0,55 metros, logo 1,10 metros			
BLOCO 02	CÁLCULO DE SAÍDAS PARA ACESSOS, DESCARGAS E PORTAS		
N = 271/100 = 2,71 - Logo, 03 unidades de passagem			
Logo, 03 x 0,55 = 1,65 metros			
Segundo a IT-08 a largura mínima de saída a ser adotada é de 02 unidades de passagem de 0,55 metros, logo 1,10 metros			
BLOCO 03	CÁLCULO DE SAÍDAS PARA ACESSOS, DESCARGAS E PORTAS		
N = 128/100 = 1,28 - Logo, 02 unidades de passagem			
Logo, 02 x 0,55 = 1,10 metros			
Segundo a IT-08 a largura mínima de saída a ser adotada é de 02 unidades de passagem de 0,55 metros, logo 1,10 metros			
QUADRA	CÁLCULO DE SAÍDAS PARA ACESSOS, DESCARGAS E PORTAS		
N = 339/100 = 3,39 - Logo, 04 unidades de passagem			
Logo, 04 x 0,55 = 2,20 metros			
Segundo a IT-08 a largura mínima de saída a ser adotada é de 02 unidades de passagem de 0,55 metros, logo 1,10 metros			

QUADRO DE ÁREAS		
ÁREA TERRENO	1.10.115,99 m²	
ÁREA A REFORMAR	1.293,44 m²	
ÁREA TOTAL	1.293,44 m²	

LEGENDA SÍMBOLOS GRÁFICOS		
ITEM	INSTALADOS	SÍMBOLO
CARGA DE PO ABC	06	
ILUMINAÇÃO DE EMERGÊNCIA	17	
DIREÇÃO ROTA DE FUGA SAÍDA ROTA DE FUGA	15	
HIDRANTE SIMPLES	02	
ACIONADOR DE BOMBA DE INCÊNDIO	02	
ACIONADOR MANUAL DO SISTEMA DE ALARME	02	
AVISADOR SONORO E VISUAL	02	

NOTAS

- MEDIDAS E NÍVEIS EM METROS;
- VERIFICAR DETALHES PARA INSTALAÇÃO DOS ELEMENTOS DE SEGURANÇA;
- ALTERAÇÕES NESTE PROJETO SOMENTE COM AUTORIZAÇÃO EXPRESSA DA EMPRESA PROJETISTA;

REFERÊNCIAS:

- PLANILHA DE QUANTITATIVOS;
- MEMORIAL DESCRITIVO E ESPECIFICAÇÕES TÉCNICAS.

REV. 00 08/08/22 EMISSÃO INICIAL		DAC
REVISÃO: DATA : DESCRIÇÃO:		RESP.:
PROJETO	GERÊNCIA DE PROJETOS	ENGº. CIVIL
	PEDRO HENRIQUE JUSTINIANO	
	COORDENAÇÃO DE PROJETOS	
	ALOSIO CAETANO FERREIRA	CREA: MG-97.132/D
	RESPONSÁVEL TÉCNICO	
	ENGº. CIVIL FLÁVIA C. BARBOSA	CREA: MG-187.842/D
	PROJETO	
	ENGº. CIVIL SARA GONÇALVES VILAS BOAS DOS SANTOS	
	DESENHO	
	ENGº. CIVIL SARA GONÇALVES VILAS BOAS DOS SANTOS	
EMPREENHIMENTO	REFORMA E AMPLIAÇÃO DA E.M. DR. JOSÉ RIBEIRO DE CARVALHO	
ENDEREÇO	RUA DAS HORTÊNCIAS - B. CONJ. H. R.DAS MARGARIDAS	DISCIPLINA
	SANTA RITA DO SAPUCAÍ - MINAS GERAIS	INCÊNDIO
ASSUNTO	FASE IV - PLANTA BAIXA E COBERTURA BLOCO 03	FASE DO PROJETO
	CORTES	EXECUTIVO
	TABELAS E DETALHES	FOLHA Nº
		01/03
DATA INICIAL	ESCALA	REVISÃO
08/08/2022	INDICADA	ROO
		ARQUIVO
		DAC-PMSRS-JRC-FSV-PE-INC-ROO.DWG