



PROJETO DE DRENAGEM PLUVIAL - CONSTRUÇÃO DO TERMINAL RODoviÁRIO DE SANTA RITA DO SAPUCAÍ
ESCALA INDICADA

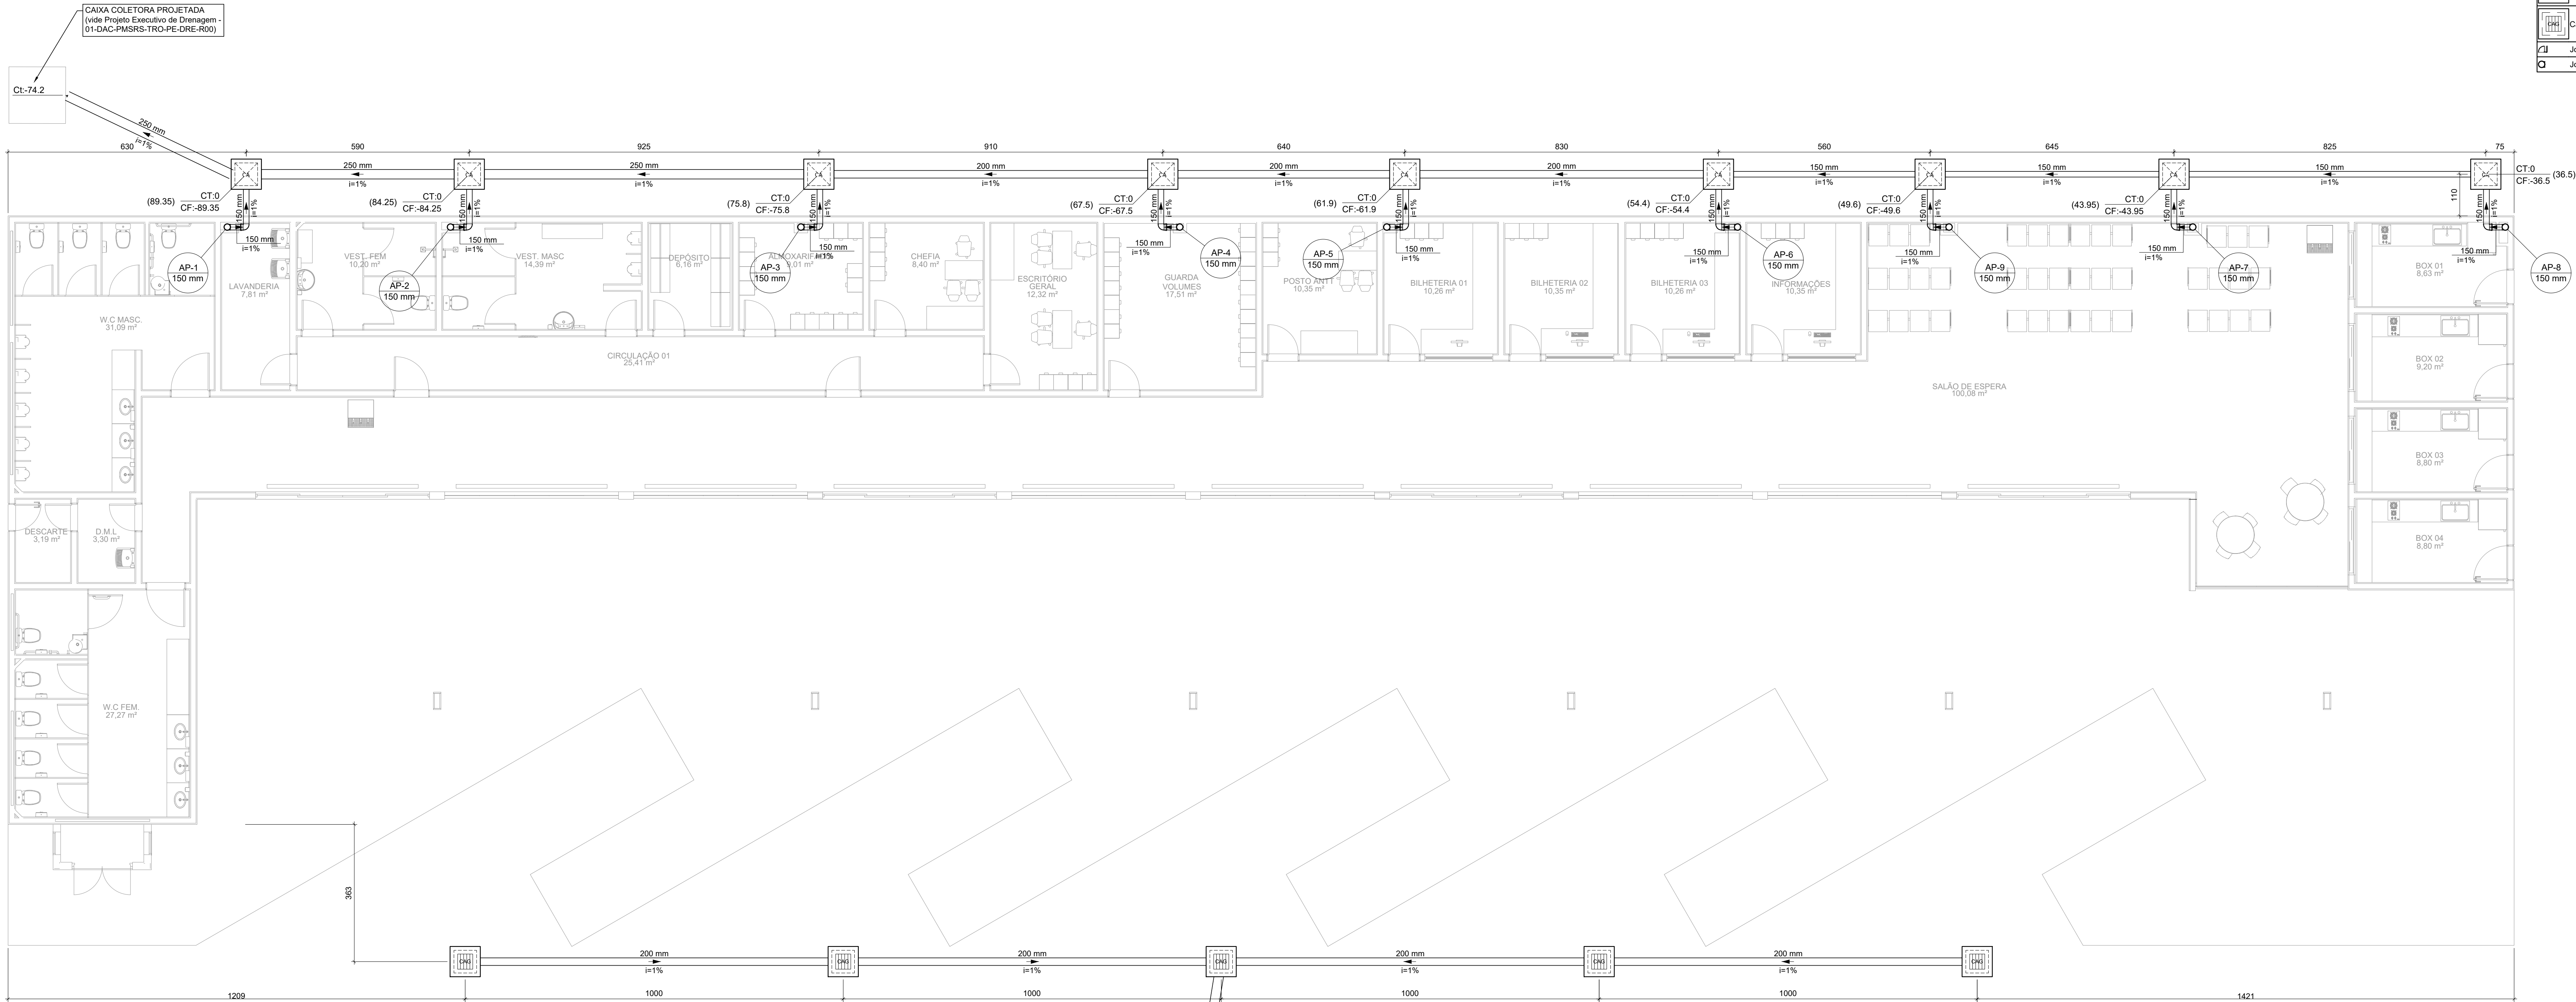

PLANTA BAIXA TÉRREO
Escala 1:75

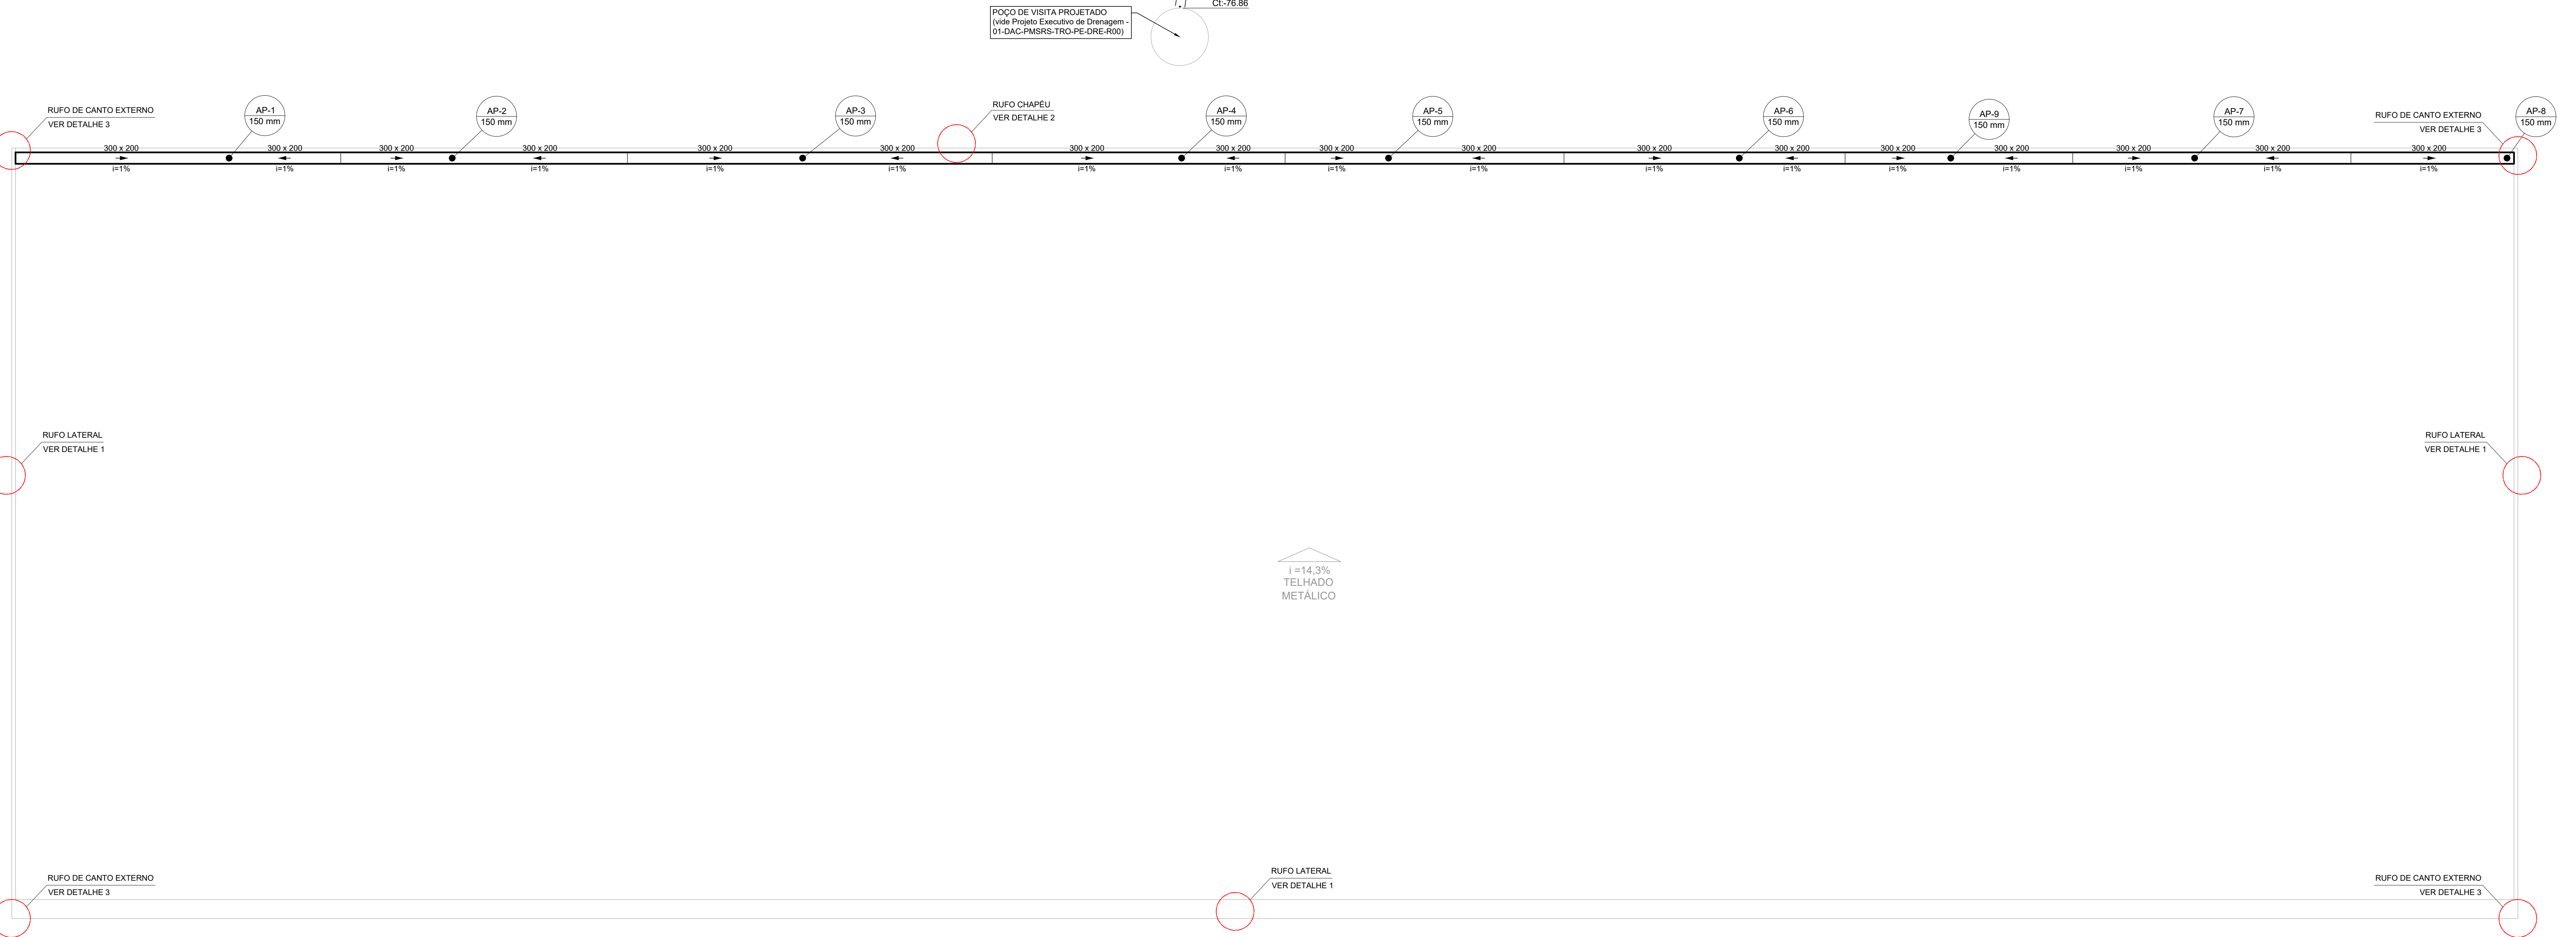


PLANTA BAIXA COBERTURA
Escala 1:75

Legenda	
	Caixa de area pluvial simples
	Caixa de area pluvial c/ grelha
	Joelho 90° Serie R
	Joelho 90° Serie R coluna


Lista de materiais - TERREO	
Caixas de Passagem	
Caixa de area pluvial sem grelha	
CA - 60x60cm	9 pc
PVC serie R	
Joelho 90° Serie R	
150 mm	18 pc
Tubo PVC rígido Serie R ponta lisa	
150 mm	26.82 m
PVC rígido J.EI	
Tubo	
200 mm	61.40 m
250 mm	26.82 m

Lista de materiais - COBERTURA	
Calha metálica	
Calha retangular	
300 mm x 200 mm	66.10 m
PVC serie R	
Joelho 90° Serie R	
150 mm	18 pc
Tubo PVC rígido Serie R ponta lisa	
150 mm	46.74 m
Acessórios	
Ruífo em chapa Aço Galv.	
Corte 33 cm	178.55 m

DETALHE CAIXAS DE AREA SIMPLES
Sem Escala

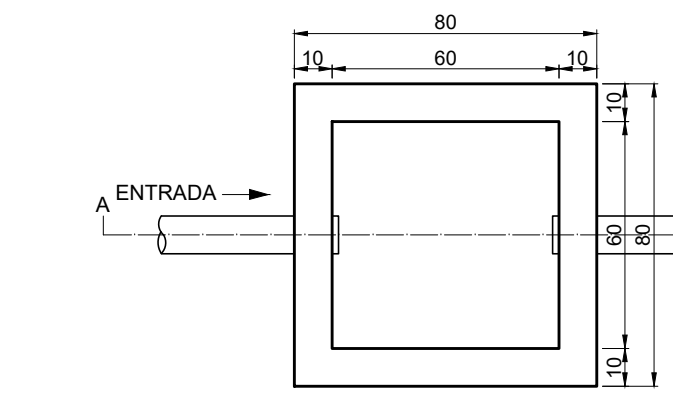


PLANTA BAIXA

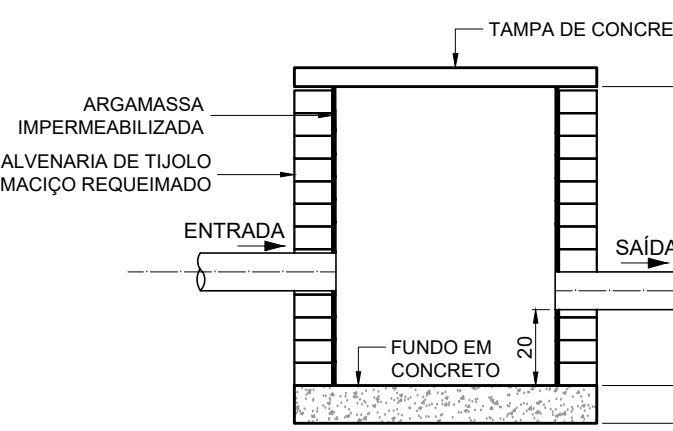


CORTE A - B


DETALHE 1 - RUFO LATERAL
Sem Escala

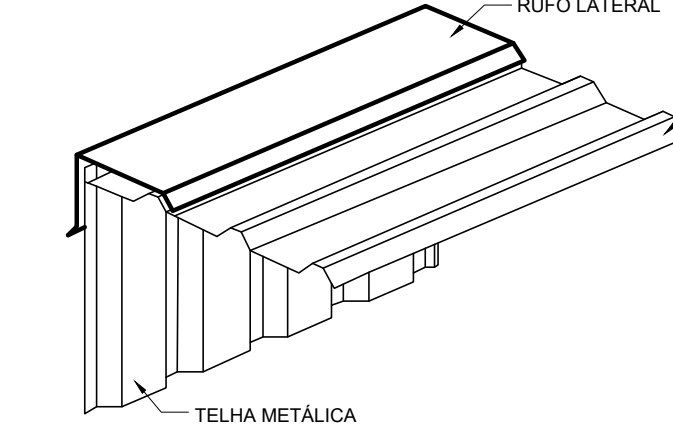

DETALHE 2 - RUFO CHAPÉU
Sem Escala

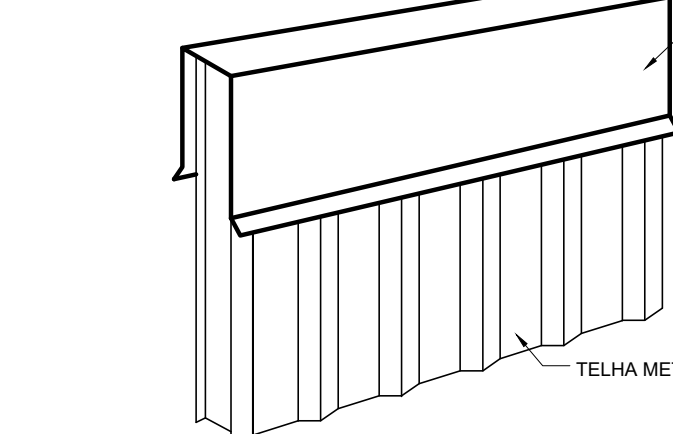

DETALHE 3 - RUFO CANTO EXTERNO
Sem Escala

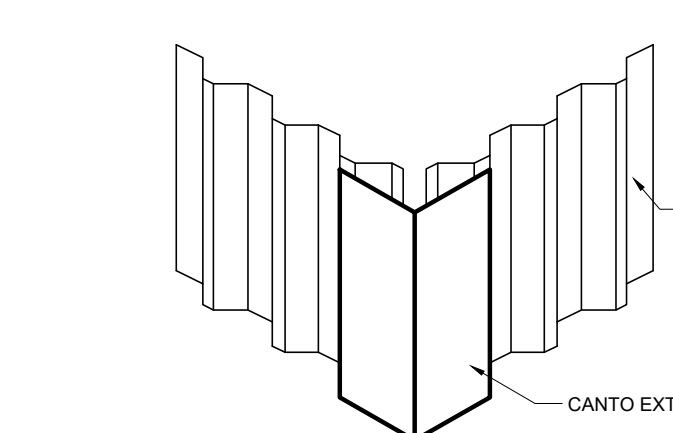

NOTAS:

- A CALHA DEVERÁ SER EM CHAPA DE AÇO GALVANIZADO NÚMERO 24;
- PARA DETALHAMENTO DA CALHA VER PROJETO DE ESTRUTURA METÁLICA;
- A UNIÃO DAS PEÇAS EM AÇO GALVANIZADO DEVERÃO SER FEITAS MEDIANTE FIXAÇÃO COM REBITES DE REFLUXO E SOLDAGEM COM FILETE CONTÍNUO, APÓS CONVENIENTE LIMPEZA / APLICAÇÃO DE FLUXO, NAS CHAPAS A SEREM UNIDAS;
- OS CONDUTORES PLUVIAIS E DESCIDA DEVERÃO SER DE PVC SÉRIE REFORÇADA COM DIÂMETRO NOMINAL DE 150 MM;
- AS CAIXAS DE DRENAGEM COM GRELHA (CX-01, CX-02, CX-03, CX-04 E CX-05) DEVERÃO SER EXECUTADAS CONFORME PROJETO ESTRUTURAL - DAC-PMRS-TRO-EST-PE-R00-07;
- AS COTAS DOS GREIDES NAS CAIXAS SÃO MÍNIMAS, PODENDO AUMENTAR EM RAZÃO DAS DECLIVIDADES NATURAIS DO TERRENO;
- EXECUTAR ESSE PROJETO JUNTAMENTE COM O PROJETO ESTRUTURAL;
- ANTES DA CONCRETAGEM PREVER PASSAGEM PARA TUBULAÇÕES DENTRO DOS LIMITES ESTABELECIDOS PELA NBR 6118:2014.

REV. 00 14/05/2024 EMISSÃO INICIAL		DAC
REVISÃO DATA DESCRIÇÃO		RESP.:
CLIENTE		
PROJETO		COORDENAÇÃO
		ALCIBIO CAETANO FERREIRA
Rua Cal. Joaquim Francisco, nº 341, Bairro Virgínia CEP: 37101-402 - Itabira / MG Tel: (35) 98414-3841 www.dacengenharia.com.br		RESPONSÁVEL TÉCNICO E AUTOR
		ENG. CIVIL FLÁVIA BARBOSA CREA-MG-187.842/D
SAPRECHAMENTO		
CONSTRUÇÃO DO TERMINAL RODoviÁRIO DE SANTA RITA DO SAPUCAÍ		
ENDEREÇO		DISTRITO
RUA PROJETADA, S/N - BAIRRO FAMÍLIA ANDRADE		PLUVIAL
SANTA RITA DO SAPUCAÍ - MINAS GERAIS		FASE DO PROJETO
EXECUTIVO		PLANTA BAIXA
TABELAS E LISTA DE MATERIAIS		FOLHA Nº
		ÚNICA
DATA INICIAL	ESCALA	REVISÃO
14/05/2024	INDICADA	R00
ARQUIVO		DAC-PMRS-TRO-PE-PLU-R00.DWG